



位置図 S-1: 2500 (A1)

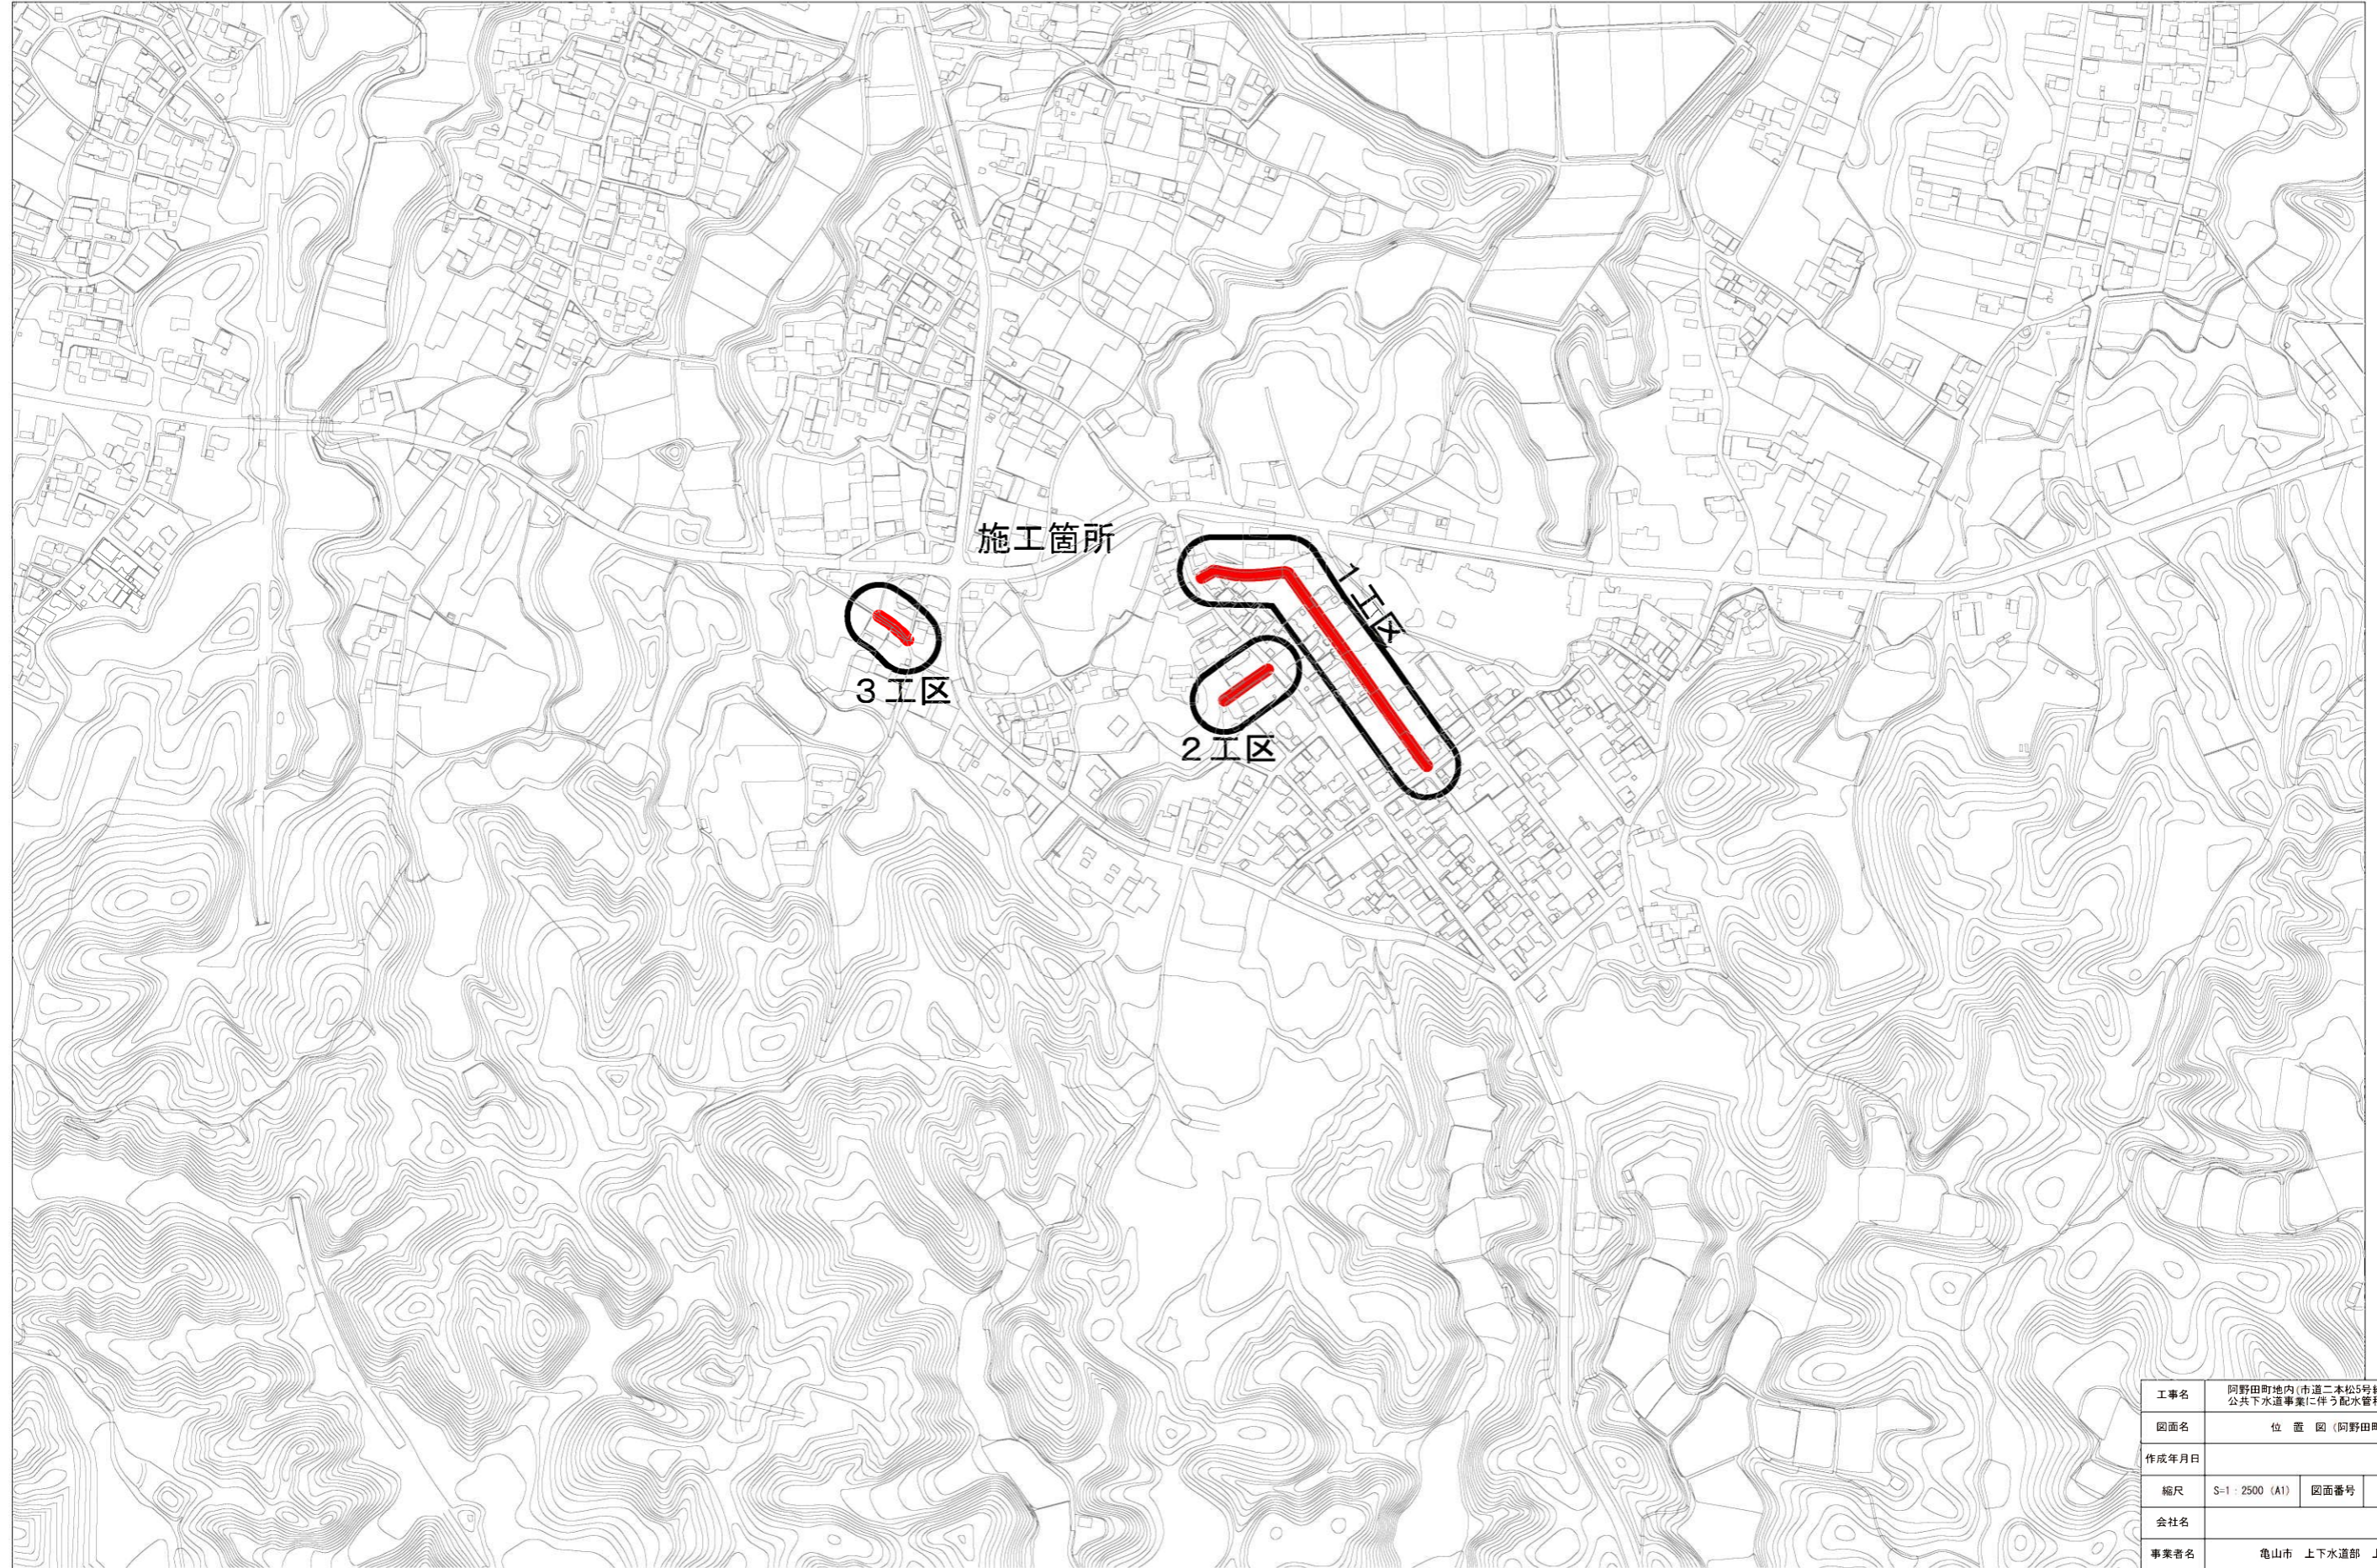


工事名	阿野田町地内(市道二本松5号線ほか) 公共下水道事業に伴う配水管移設工事		
図面名	位置図(阿野田町)		
作成年月日			
縮尺	S-1: 2500 (A1)	図面番号	1 / 12
会社名			
事業者名	亀山市 上下水道部 上水道課		

平面図 S=1:500 (A1)

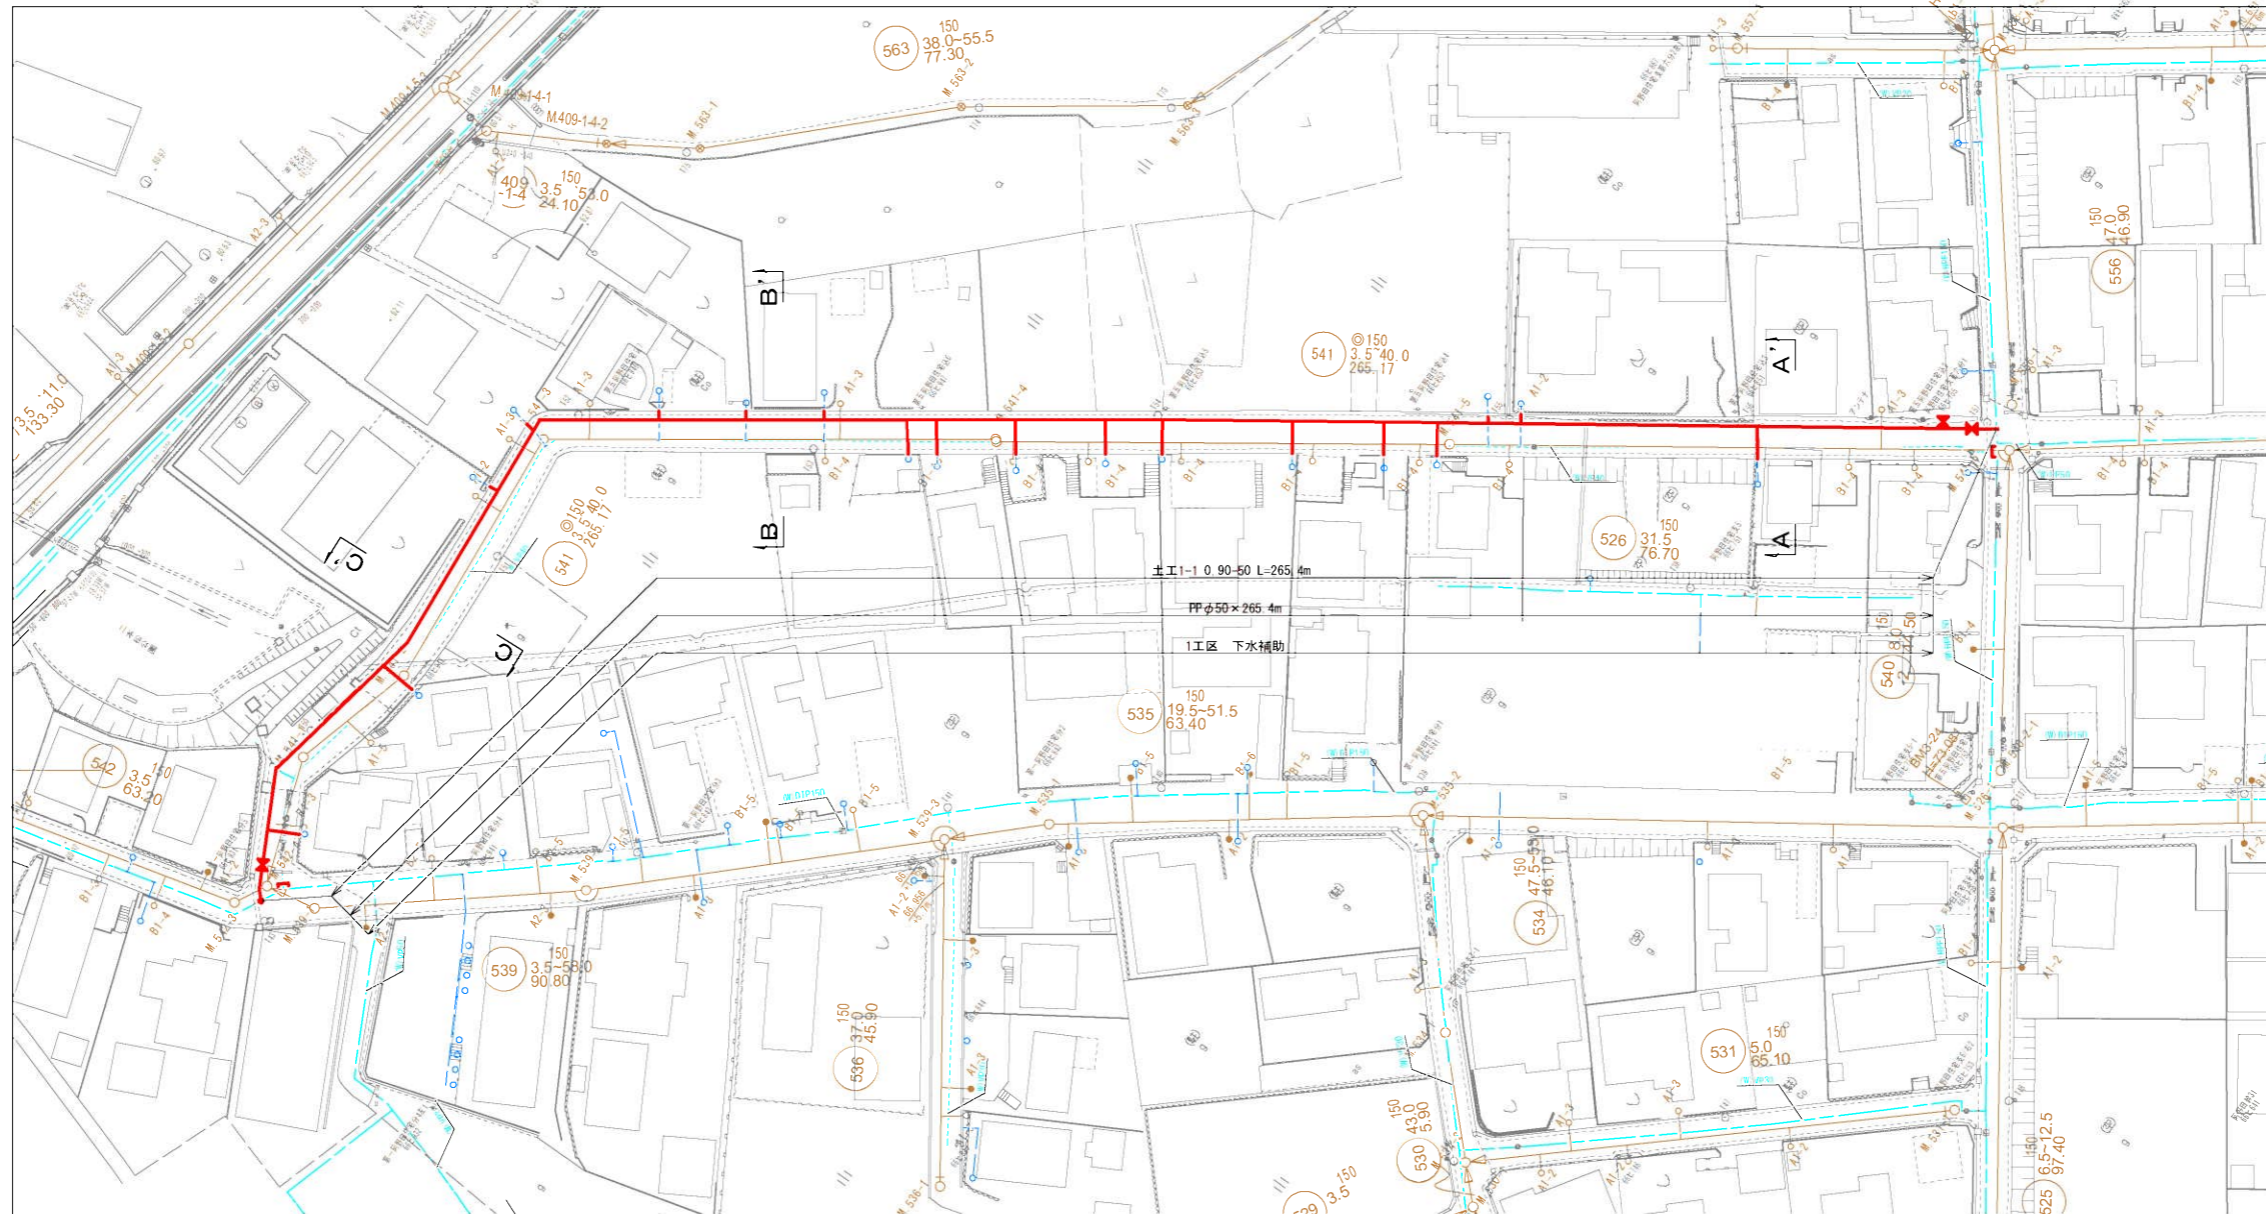

横断図 S=1:100 (A1)


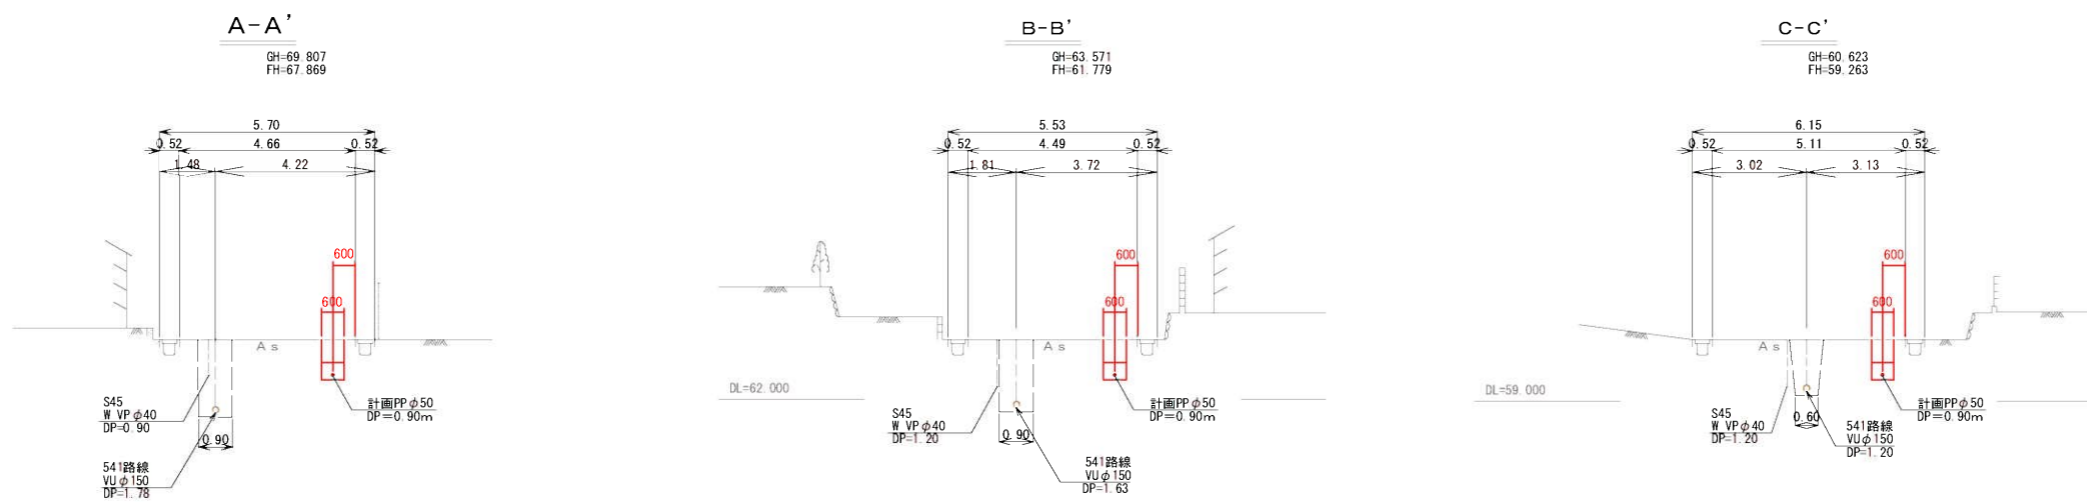


- 上水計画管
- - - 既設水道管
- 計画下水道


工事名	阿野田町地内(市道二本松5号線ほか)公共下水道事業に伴う配水管移設工事		
図面名	1工区 平面図・横断図		
作成年月日			
縮尺	図示	図面番号	2 / 12
会社名			
事業者名	亀山市 上下水道部 上水道課		

配管詳細図

S-Free

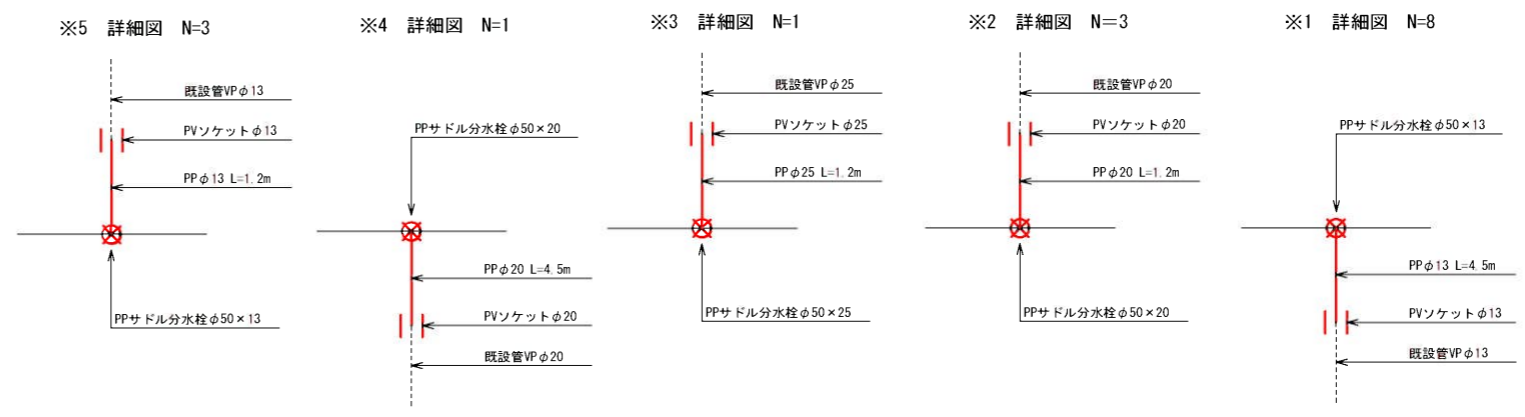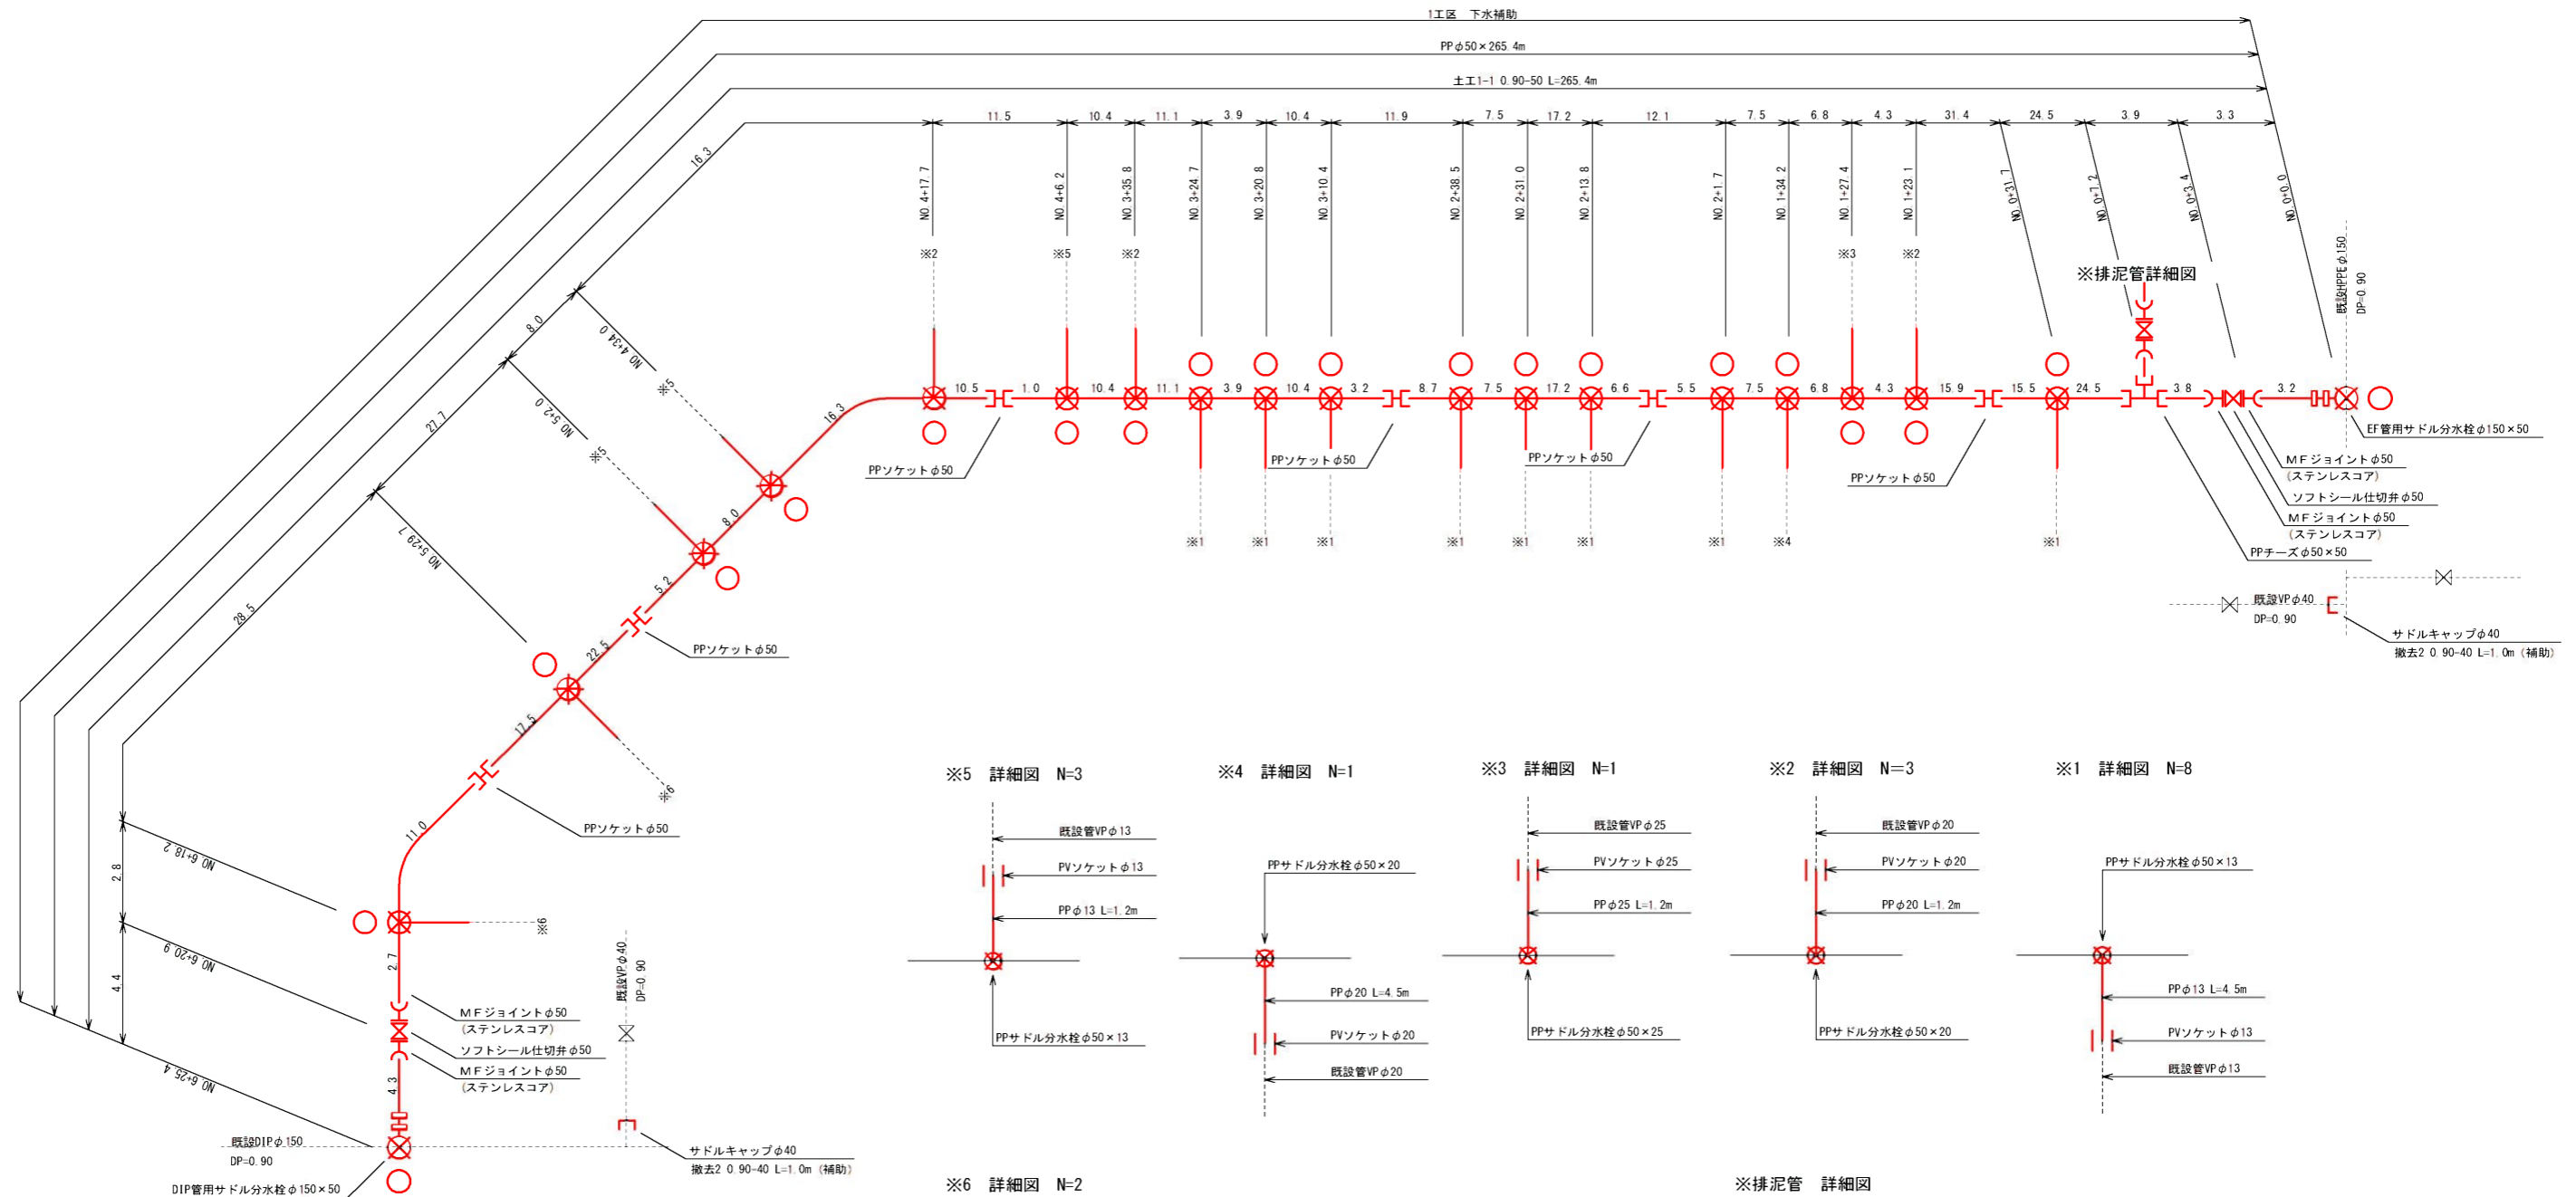

※排泥管 詳細図

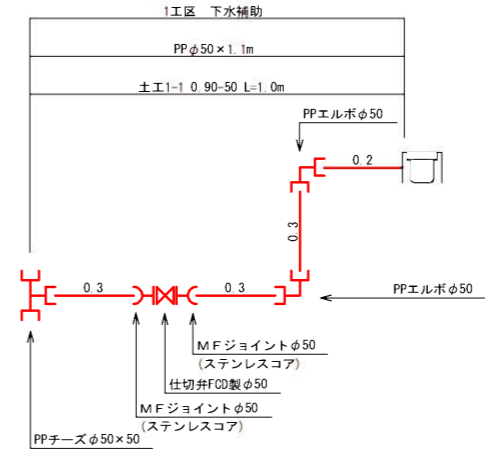


○ : マーカー杭
 ※PP管については、1種を使用
 PP継手については、耐震型とする。
 サドル分水栓については、PPユニオンソケット、
 メタルパッキン含む。

工事名	阿野田町地内(市道二本松5号線ほか)公共下水道事業に伴う配水管移設工事		
図面名	1区 配管詳細図		
作成年月日			
縮尺	Free	図面番号	3 / 12
会社名			
事業者名	亀山市 上下水道部 上水道課		


平面図

S=1:500 (A1)

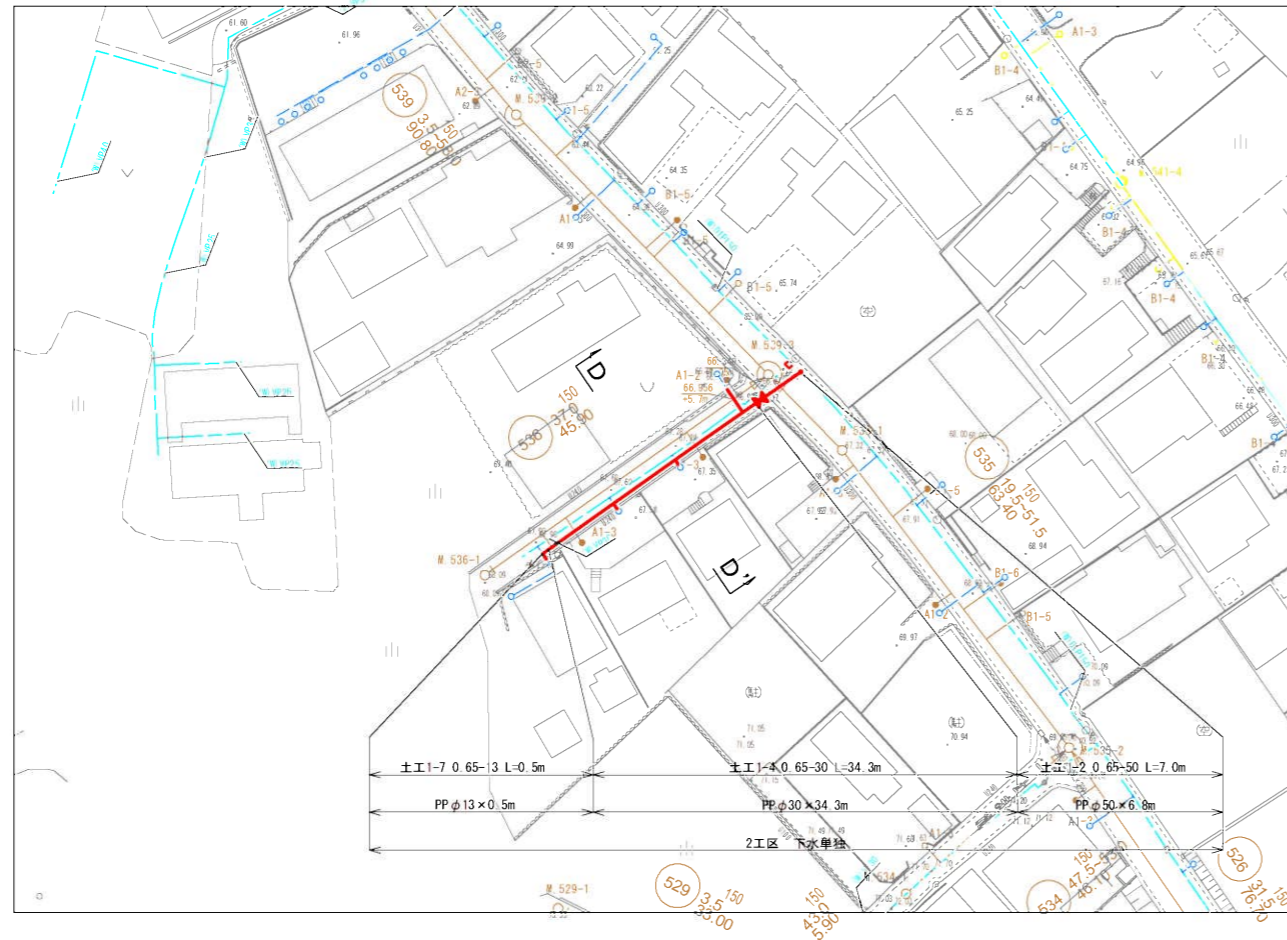


横断図

S=1:100 (A1)

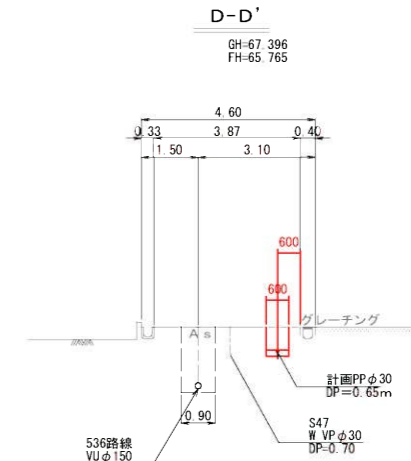


配管詳細図


S=Free

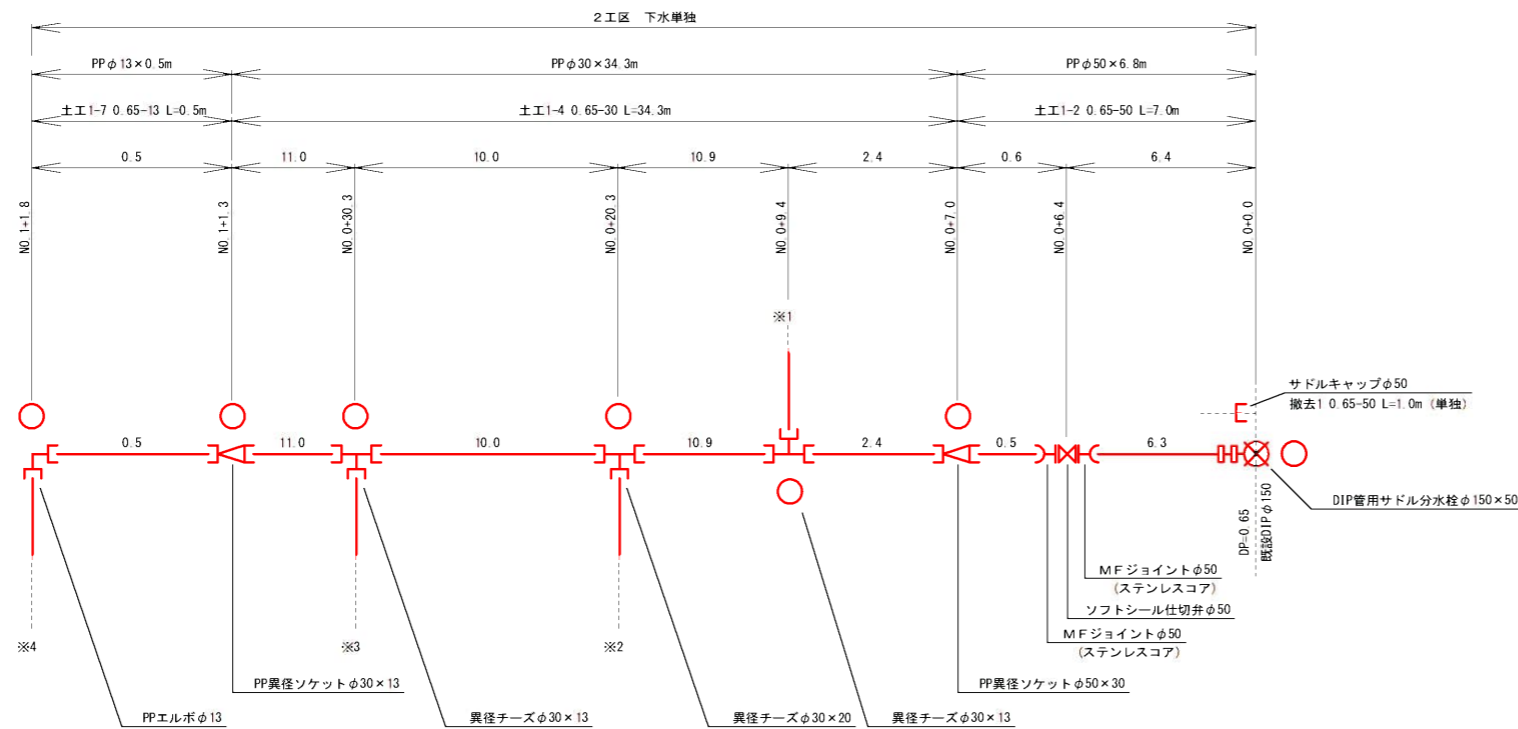


※1 詳細図

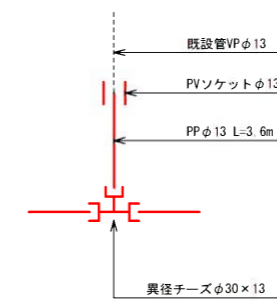


※2 詳細図

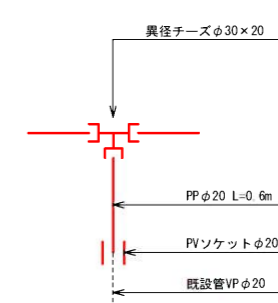

※3 詳細図

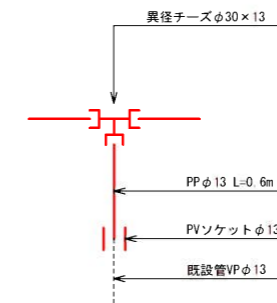

※4 詳細図

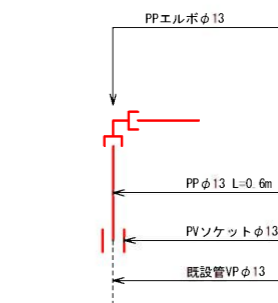

○ : マーカー杭


※PP管については、1種を使用
PP継手については、耐震型とする。
サドル分水栓については、PPユニオンソケット、
メタルパッキン含む。

— 上水計画管
- - - 既設水道管
— 計画下水管

工事名	阿野田町地内(市道二本松5号線ほか) 公共下水道事業に伴う配水管移設工事		
図面名	2工区 平面図・横断図・配管詳細図		
作成年月日			
縮尺	図示	図面番号	4 / 12
会社名			
事業者名	亀山市 上下水道部 上水道課		


平面図

S=1:500 (A1)

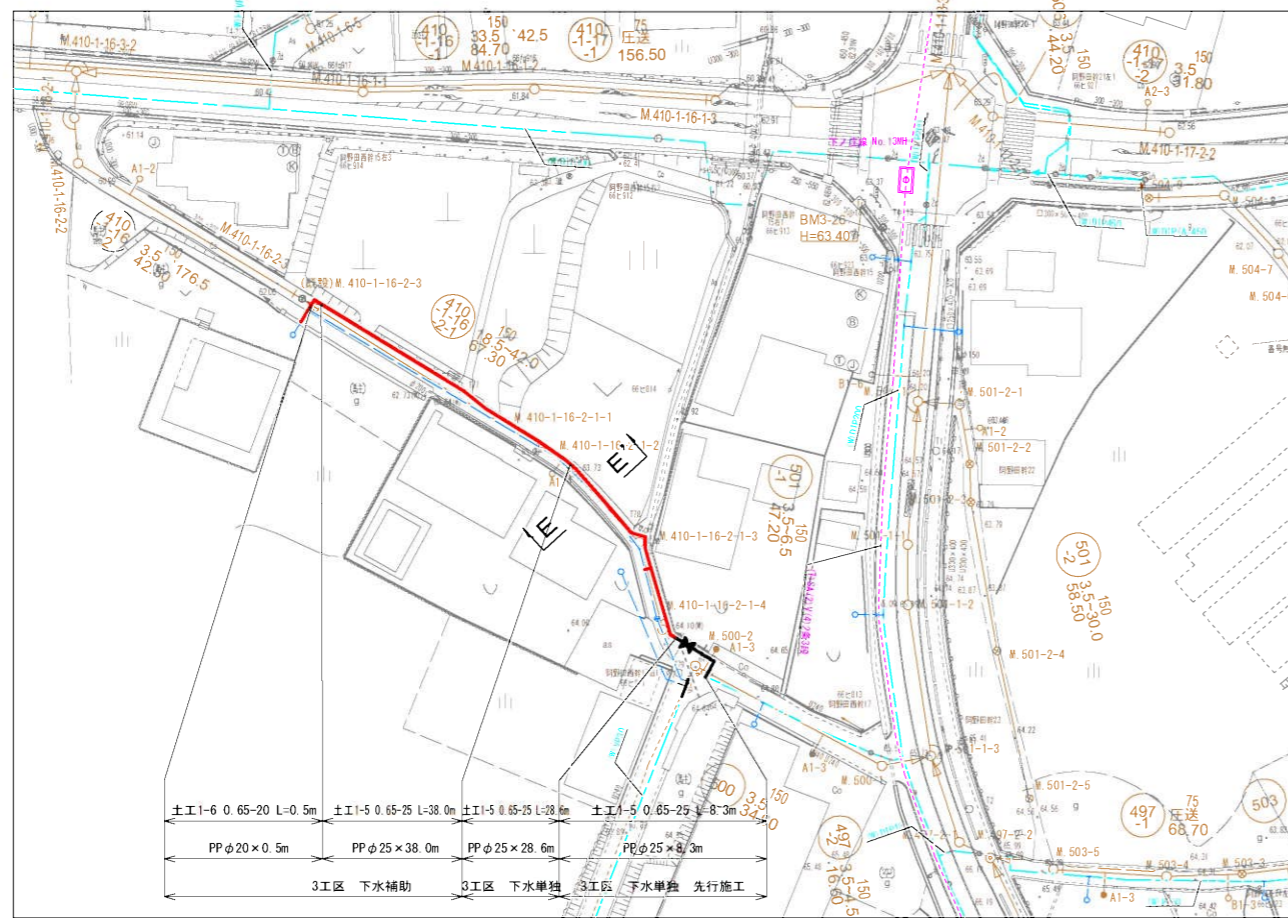


横断図

S=1:100 (A1)

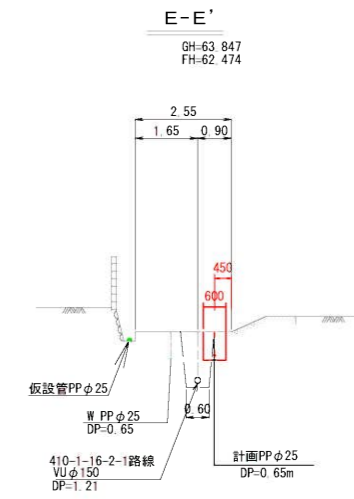


配管詳細図


S=Free

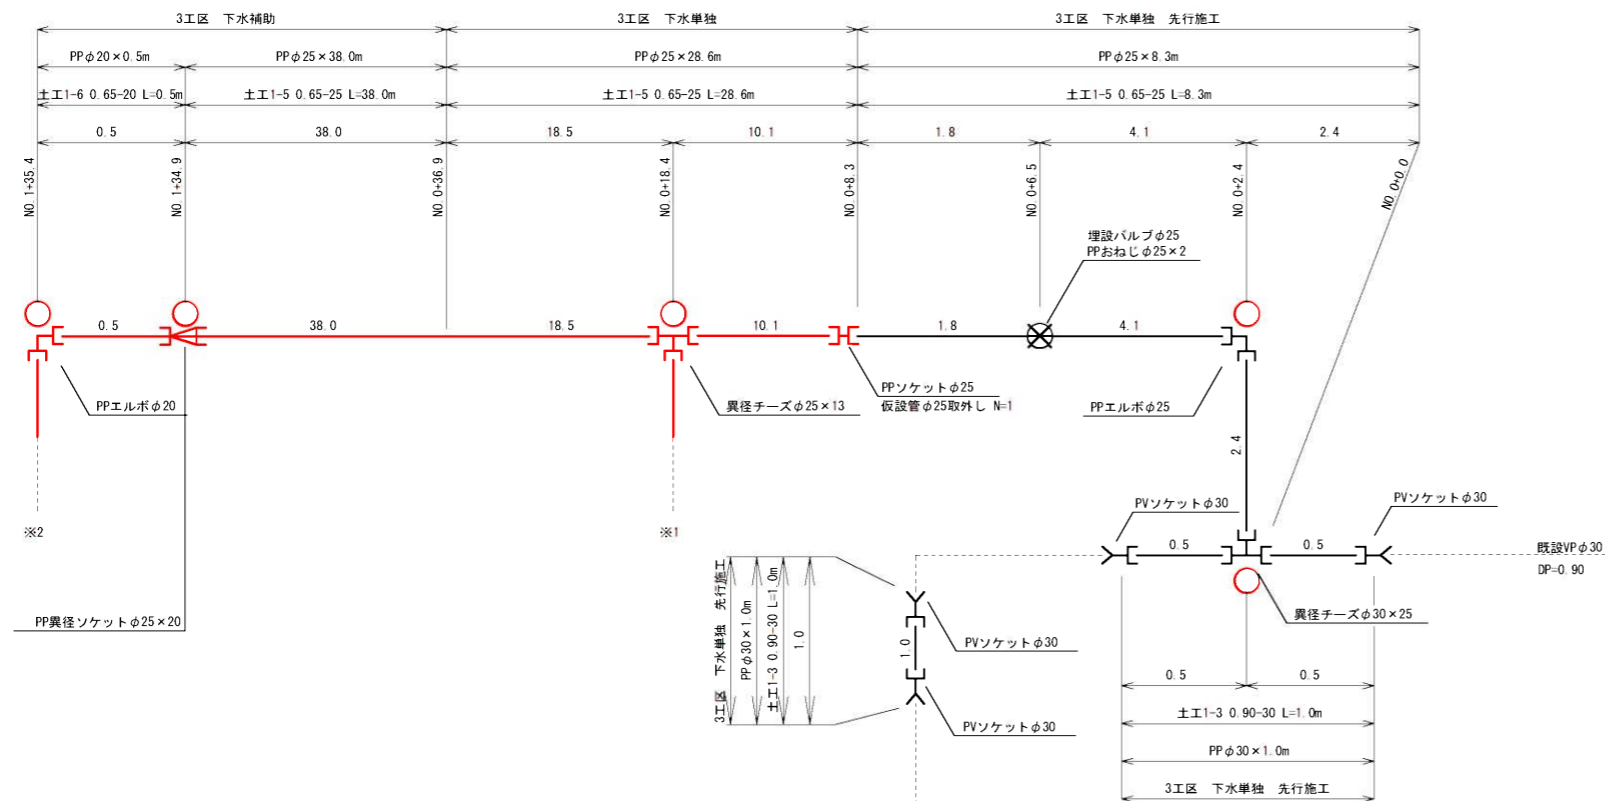

※1 詳細図

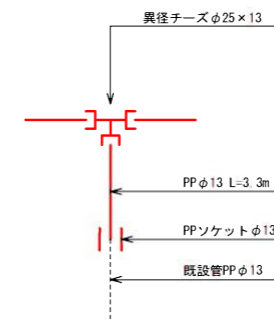

※2 詳細図

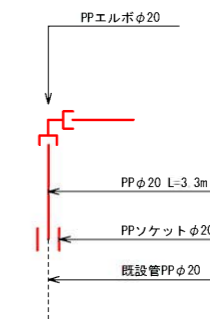


○ : マーカー杭
 ※PP管については、1種を使用
 PP継手については、耐震型とする。
 サドル分水栓については、PPユニオンソケット、
 メタルパッキン含む。

- 上水計画管
- 既設水道管
- 計画下水道
- 既設NTT

工事名	岡野田町地内(市道二本松5号線ほか)公共下水道事業に伴う配水管移設工事		
図面名	3工区 平面図・横断図・配管詳細図		
作成年月日			
縮尺	図示	図面番号	5 / 12
会社名			
事業者名	亀山市 上下水道部 上水道課		


仮設平面図

S=1 : 500 (A1)

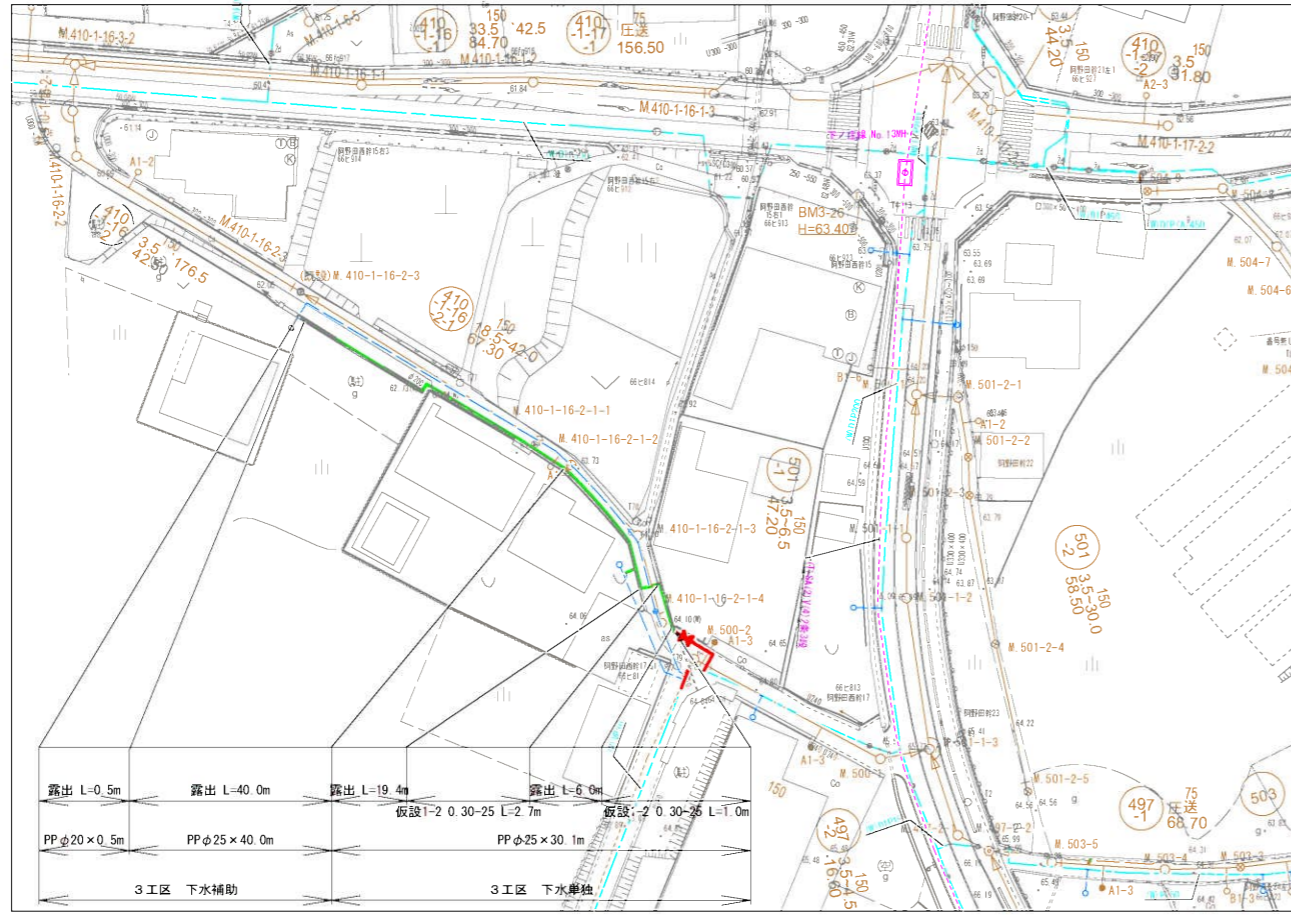


仮設配管詳細図


S=Free

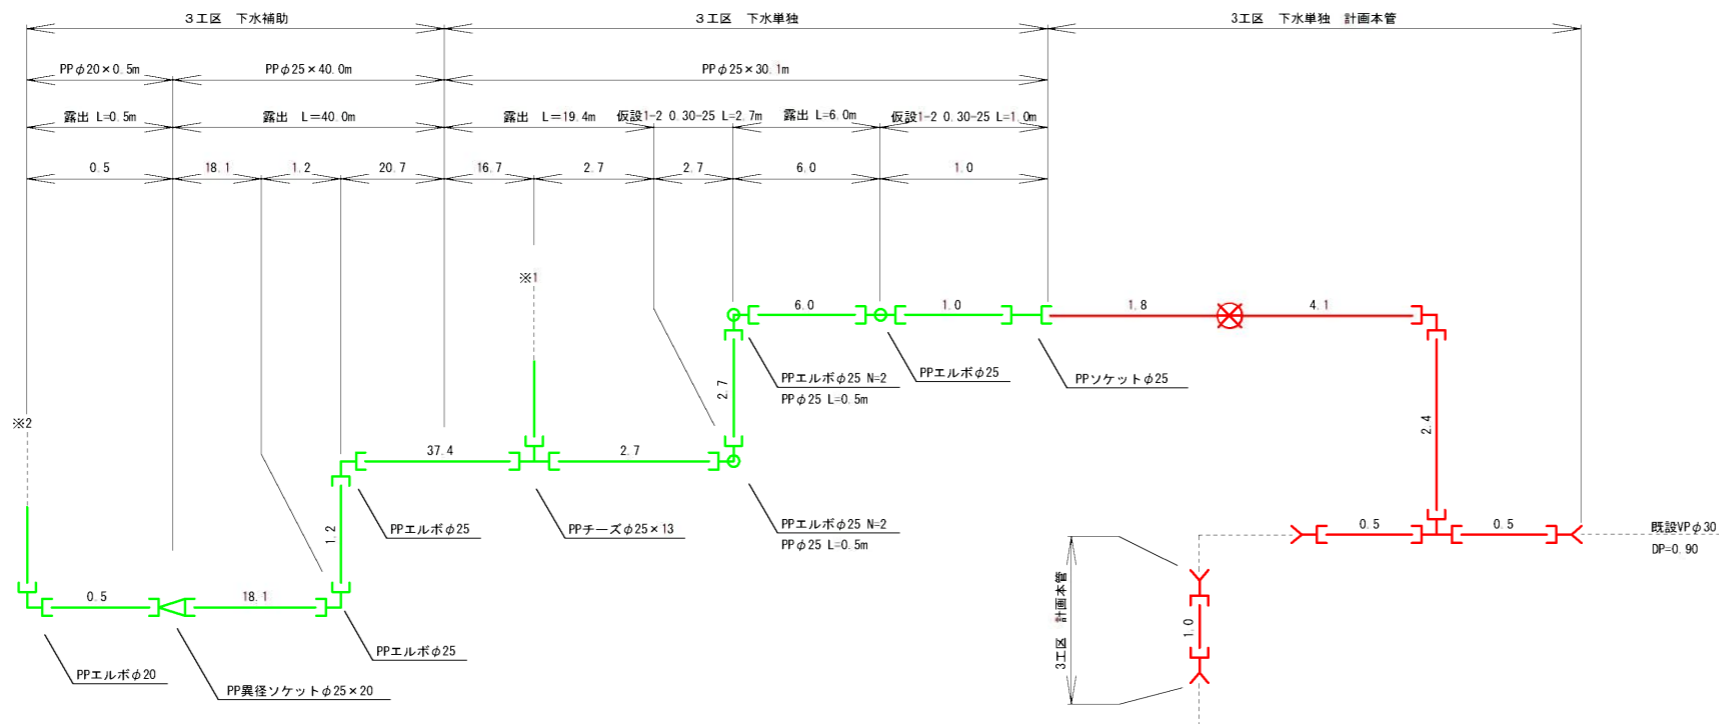

※1 仮設給水工詳細図
土工1-2 0.3-13 L=0.5m

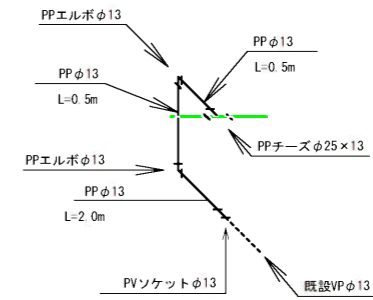


※2 仮設給水工詳細図

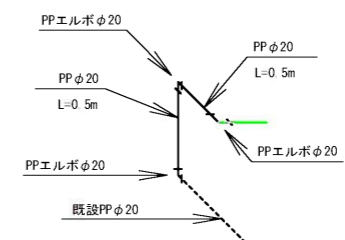

- 上水計画管
- 仮設管
- 既設水道管
- 計画下水道
- - - 既設NTT

工事名	阿野田町地内(市道二本松5号線ほか)公共下水道事業に伴う配水管移設工事		
図面名	3工区 仮設平面図・仮設詳細図		
作成年月日			
縮尺	図示	図面番号	6 / 12
会社名			
事業者名	亀山市 上下水道部 上水道課		



位置図 S-1 : 2500 (A1)

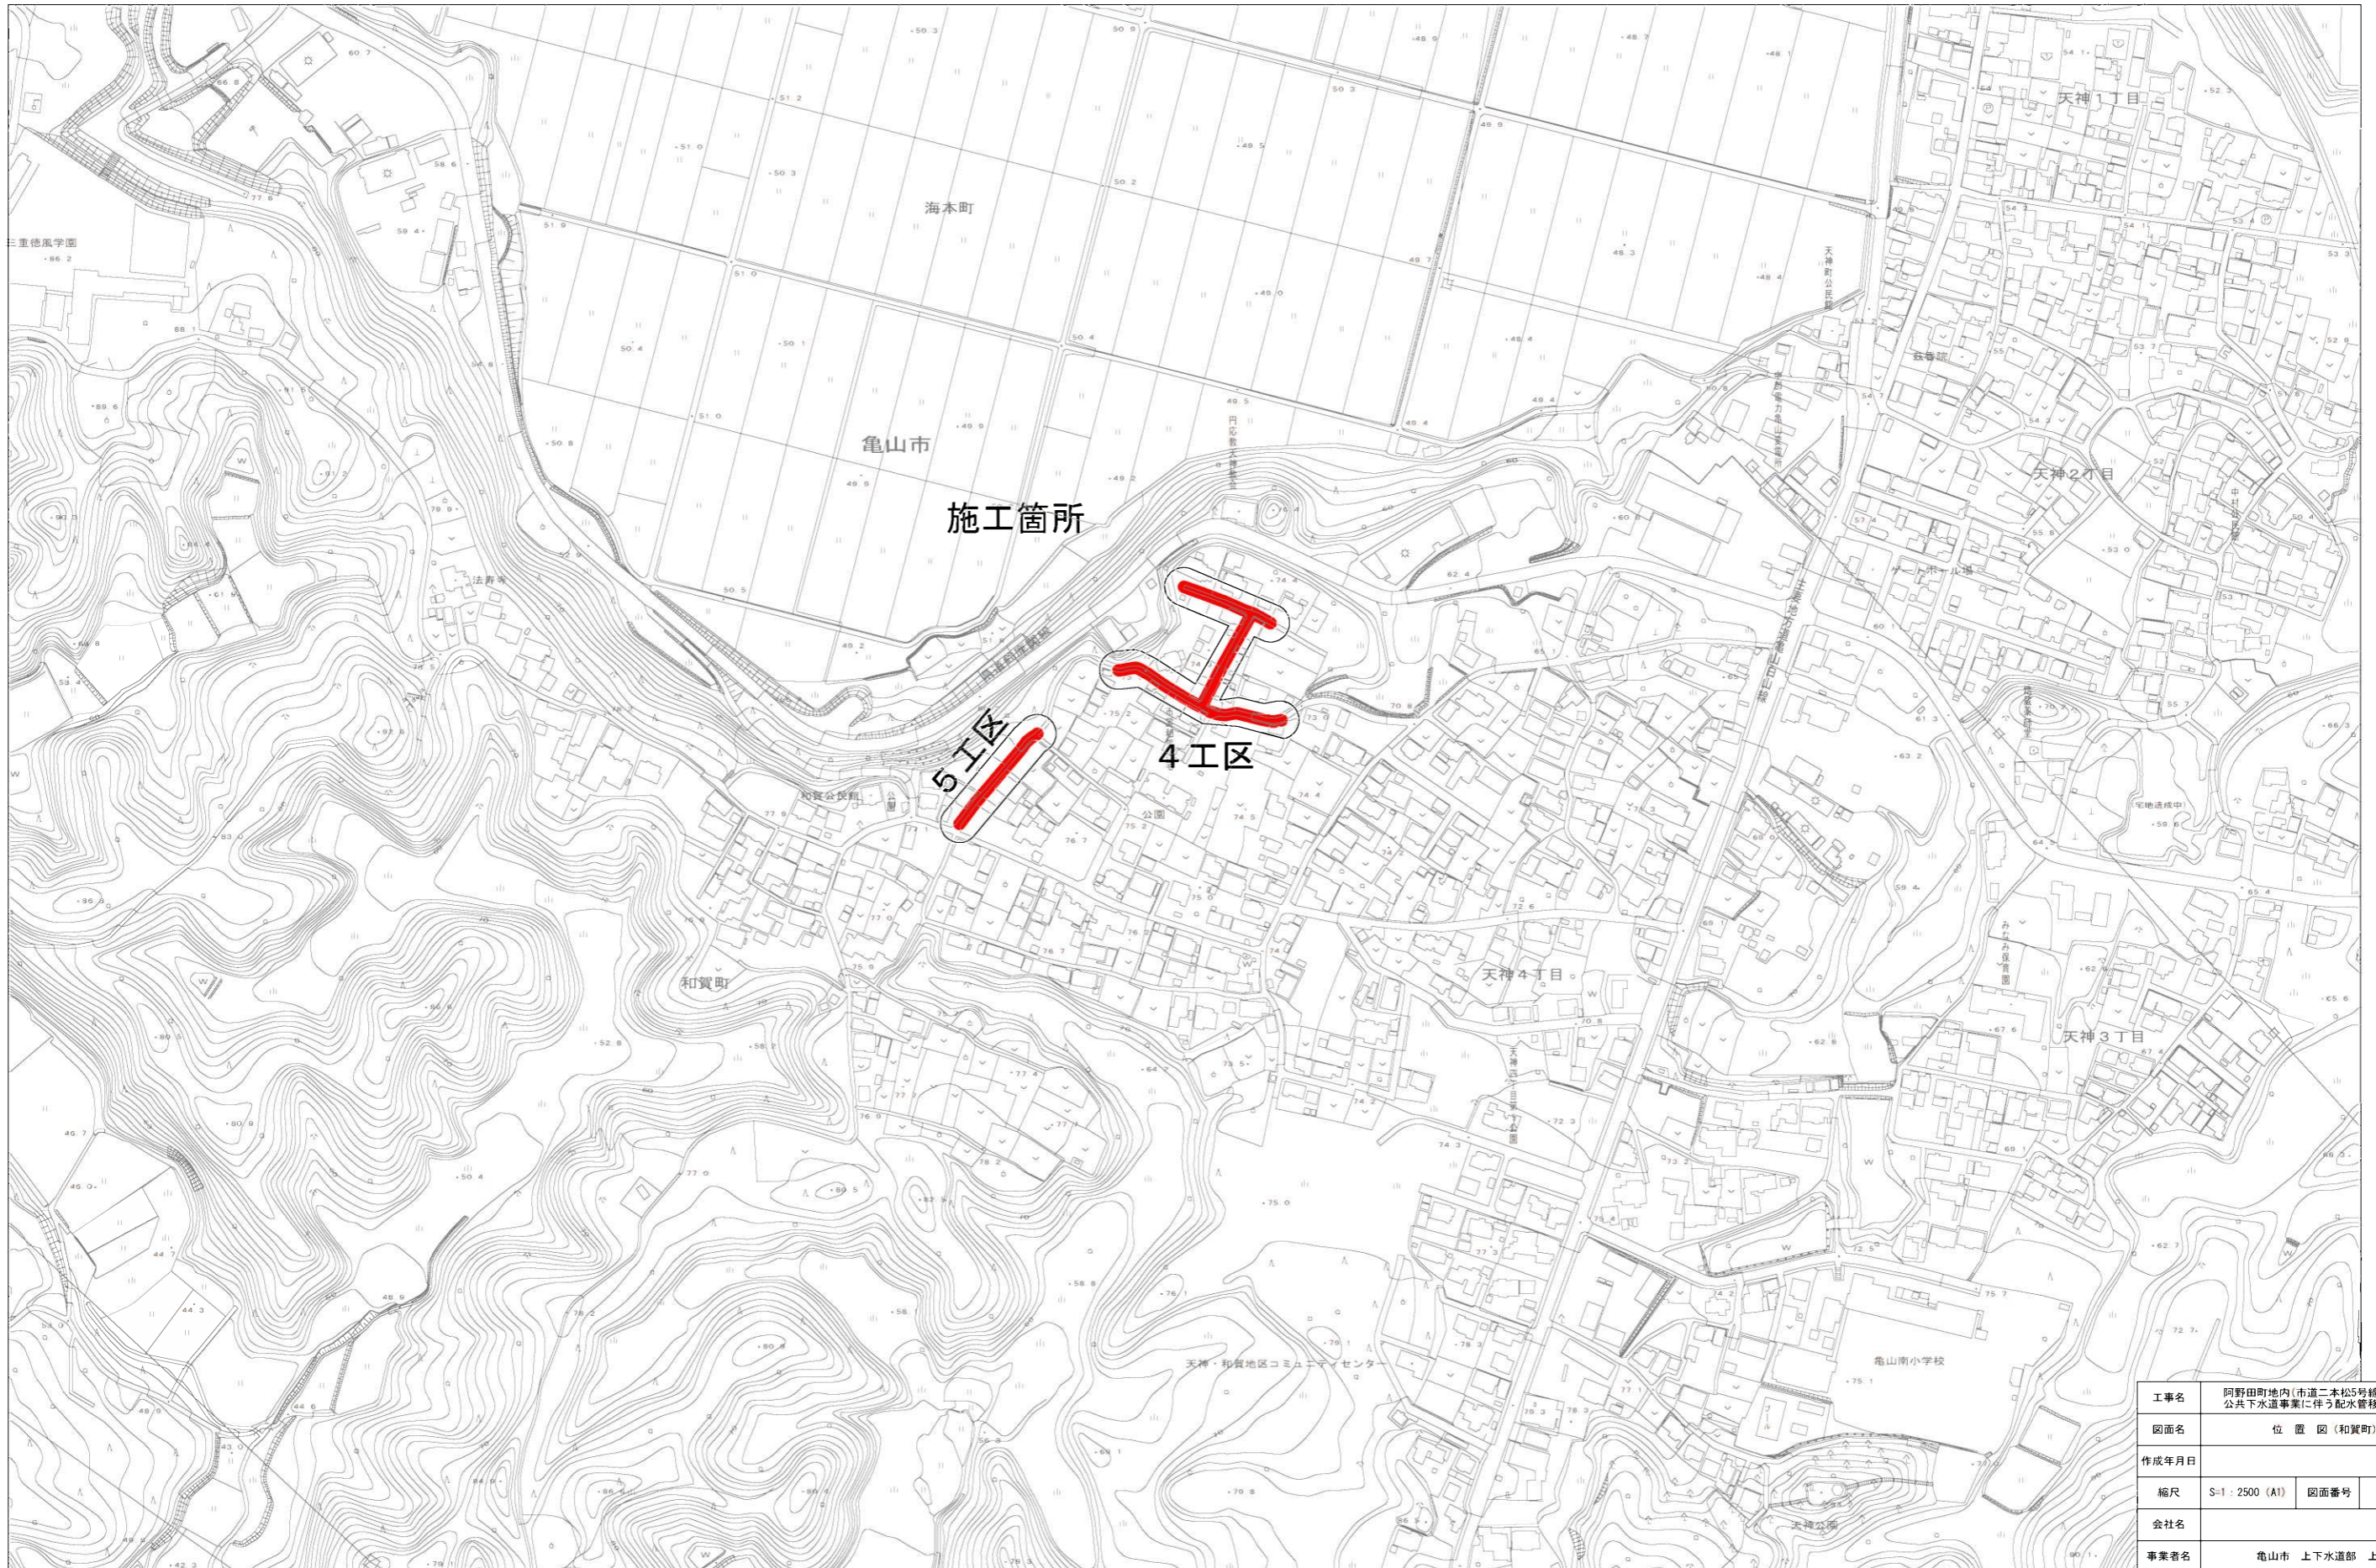

工事名	阿野田町地内(市道二本松5号線ほか) 公共下水道事業に伴う配水管移設工事		
図面名	位置図(和賀町)		
作成年月日			
縮尺	S-1 : 2500 (A1)	図面番号	7 / 12
会社名			
事業者名	亀山市 上下水道部 上水道課		

仮設平面図 S=1:500 (A1)


横断図 S=1:100 (A1)

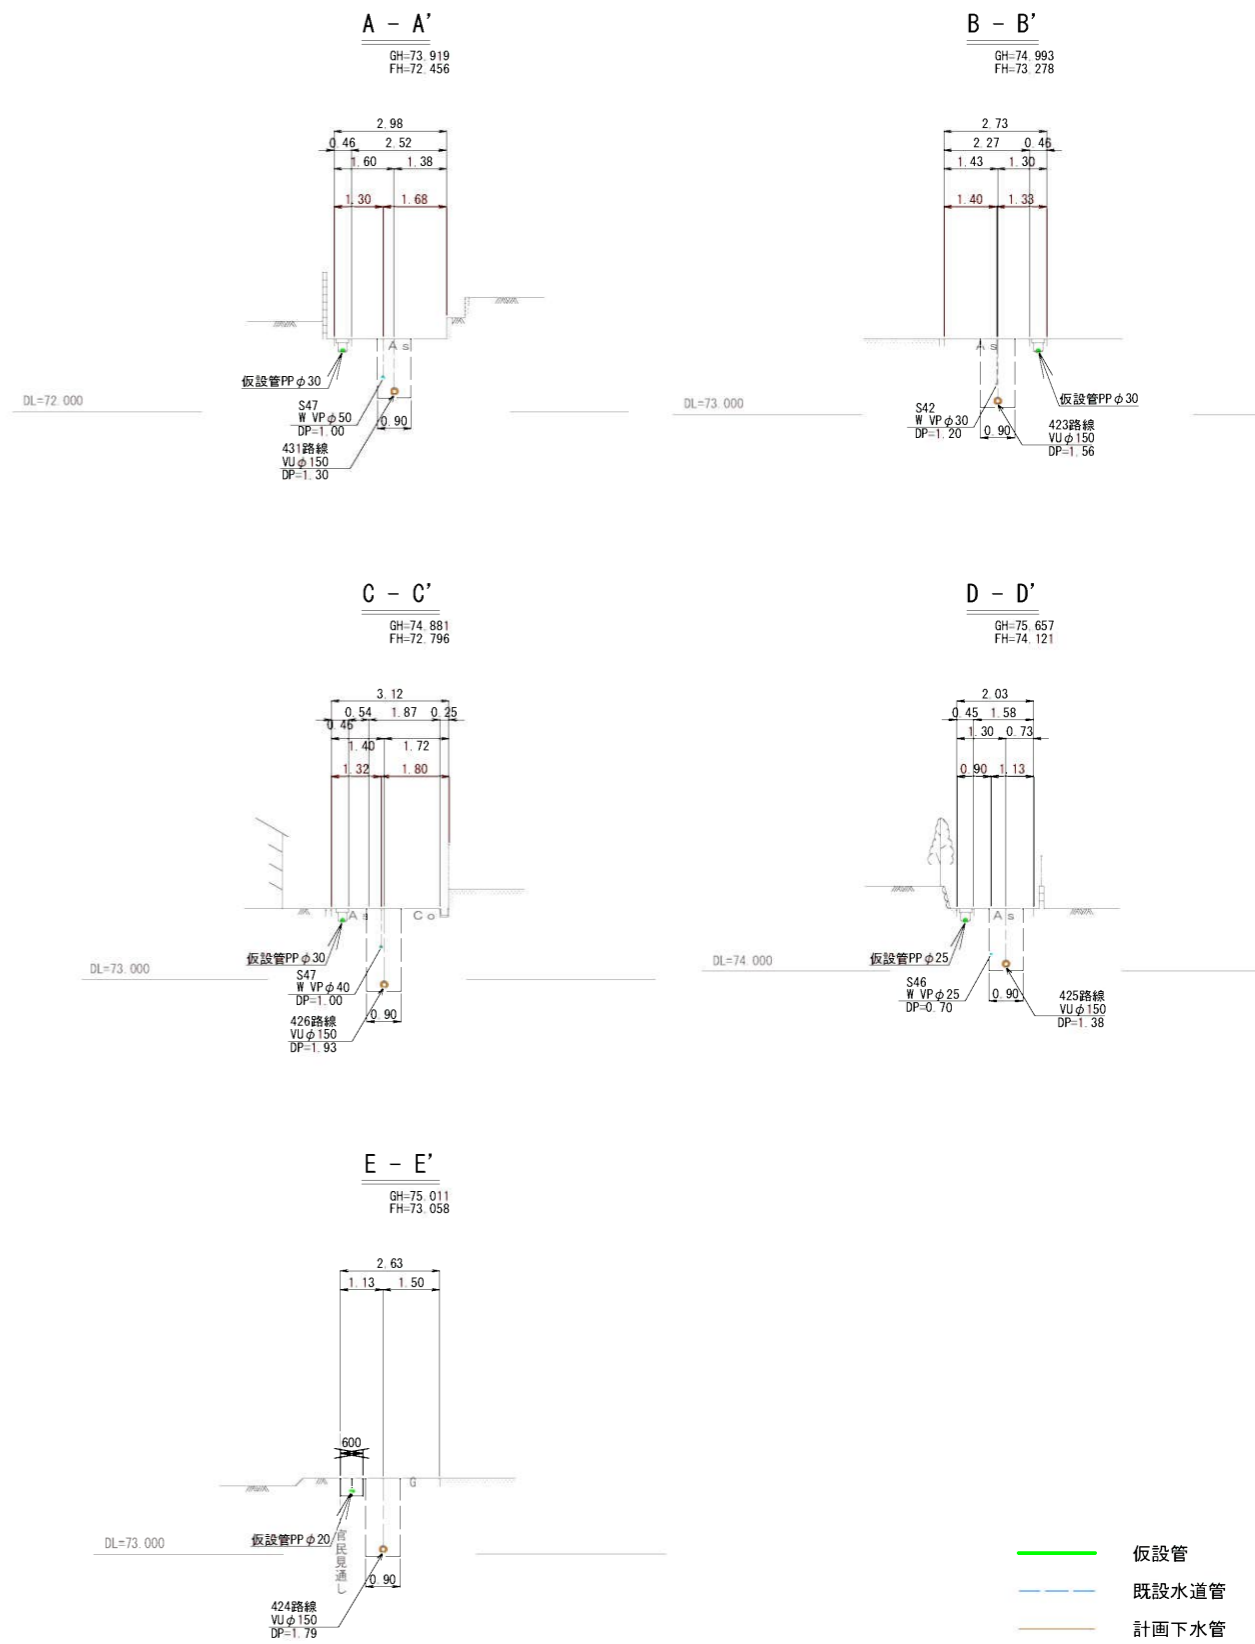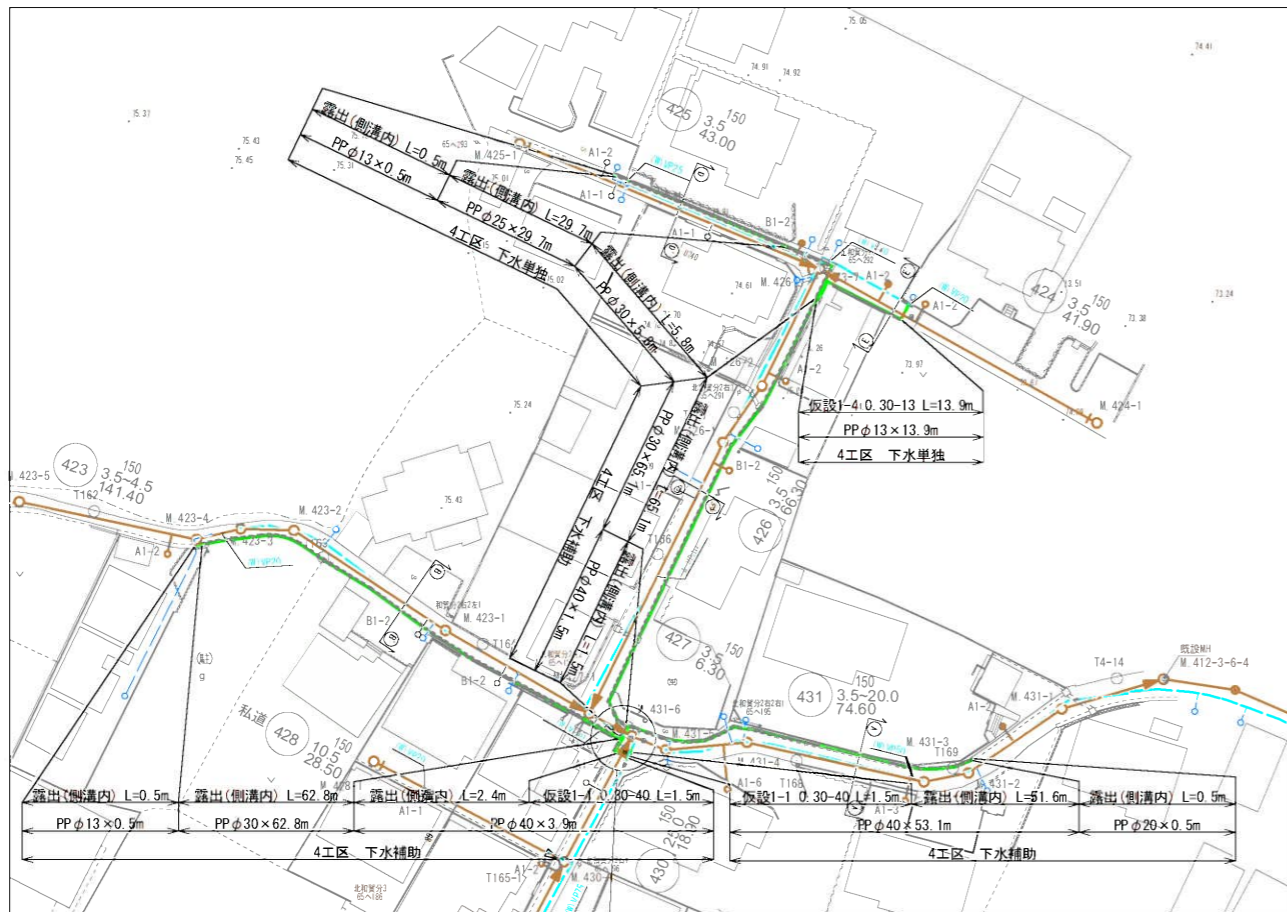

工事名	阿野田町地内(市道二本松5号線ほか) 公共下水道事業に伴う配水管移設工事		
図面名	4工区 仮設平面図・横断図		
作成年月日			
縮尺	図示	図面番号	8 / 12
会社名			
事業者名	亀山市 上下水道部 上水道課		

仮設配管詳細図


S=Free

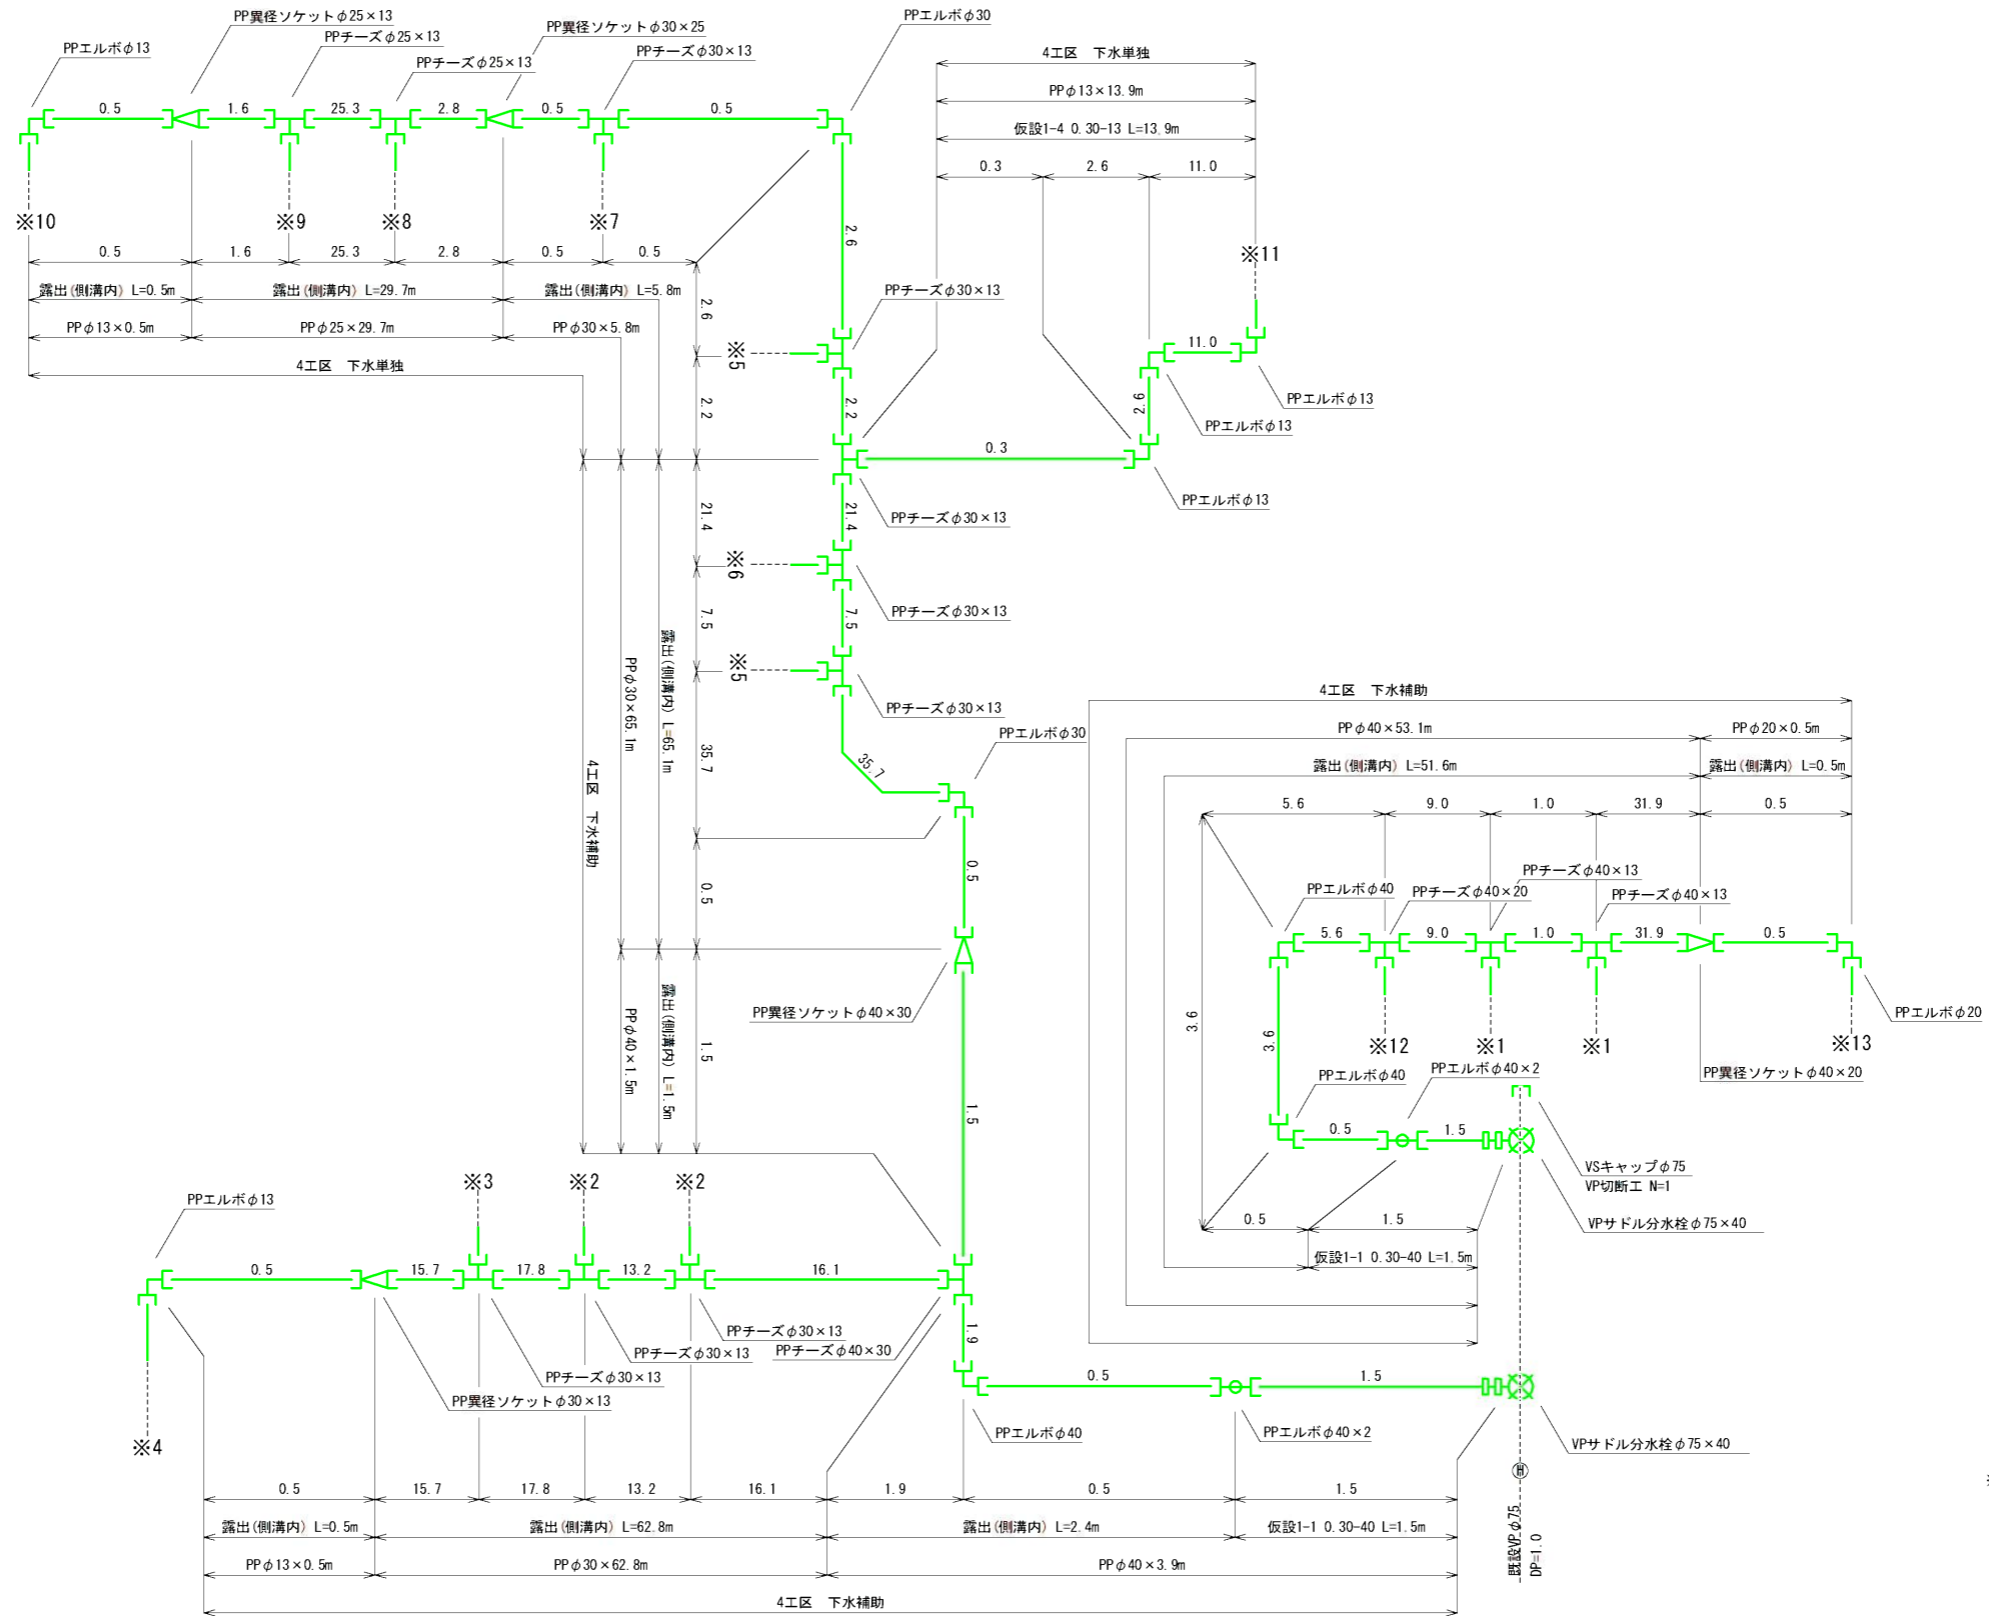


工事名	阿野田町地内(市道二本松5号線ほか)公共下水道事業に伴う配水管移設工事		
図面名	4工区 配管詳細図		
作成年月日			
縮尺	Free	図面番号	9 / 12
会社名			
事業者名	亀山市 上下水道部 上水道課		

仮設給水詳細図 S=Free


※1 仮設給水工詳細図 N=2

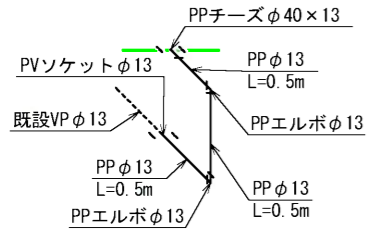


※4 仮設給水工詳細図 N=1

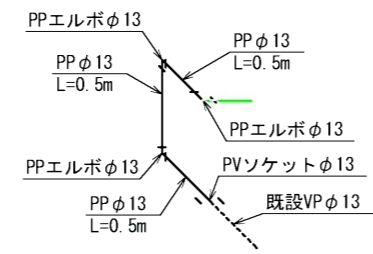


※7 仮設給水工詳細図 N=1

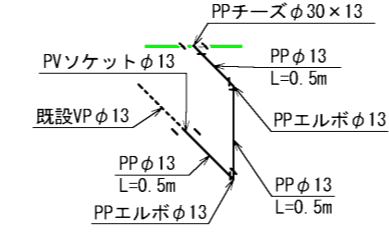


※10 仮設給水工詳細図 N=1

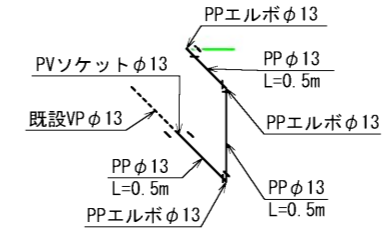


※12 仮設給水工詳細図 N=1

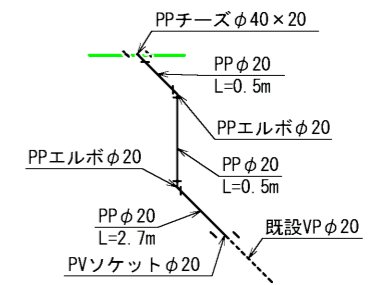


※2 仮設給水工詳細図 N=2

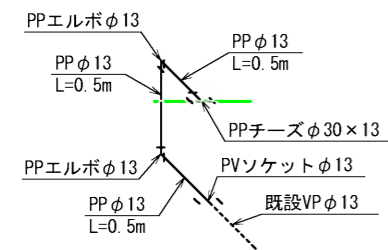


※5 仮設給水工詳細図 N=2

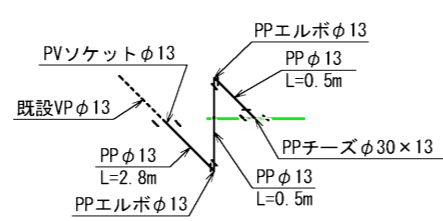


※8 仮設給水工詳細図 N=1

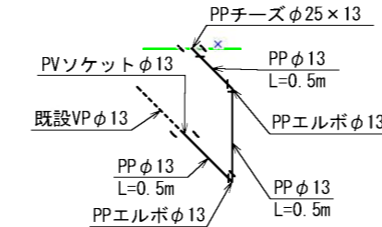


※11 仮設給水工詳細図 N=1

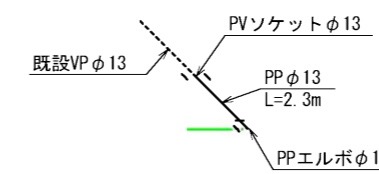


※13 仮設給水工詳細図 N=1

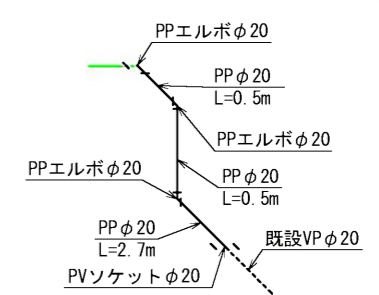


※3 仮設給水工詳細図 N=1

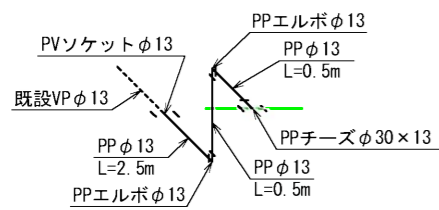

※6 仮設給水工詳細図 N=1

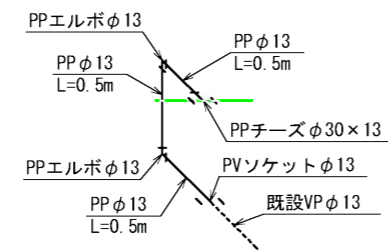


※9 仮設給水工詳細図 N=1

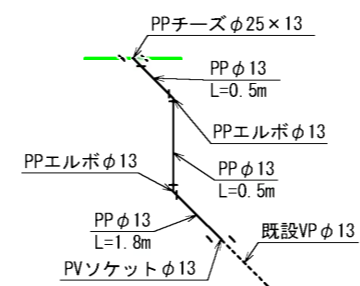


※PP管については、1種を使用
 PP継手については、耐震型とする。
 サドル分水栓については、PPユニオンソケット、
 メタルパッキン含む。

工事名	阿野田町地内(市道二本松5号線ほか)公共下水道事業に伴う配水管移設工事		
図面名	4工区 給水詳細図		
作成年月日			
縮尺	Free	図面番号	10 / 12
会社名			
事業者名	亀山市 上下水道部 上水道課		


仮設平面図 S=1:500 (A1)

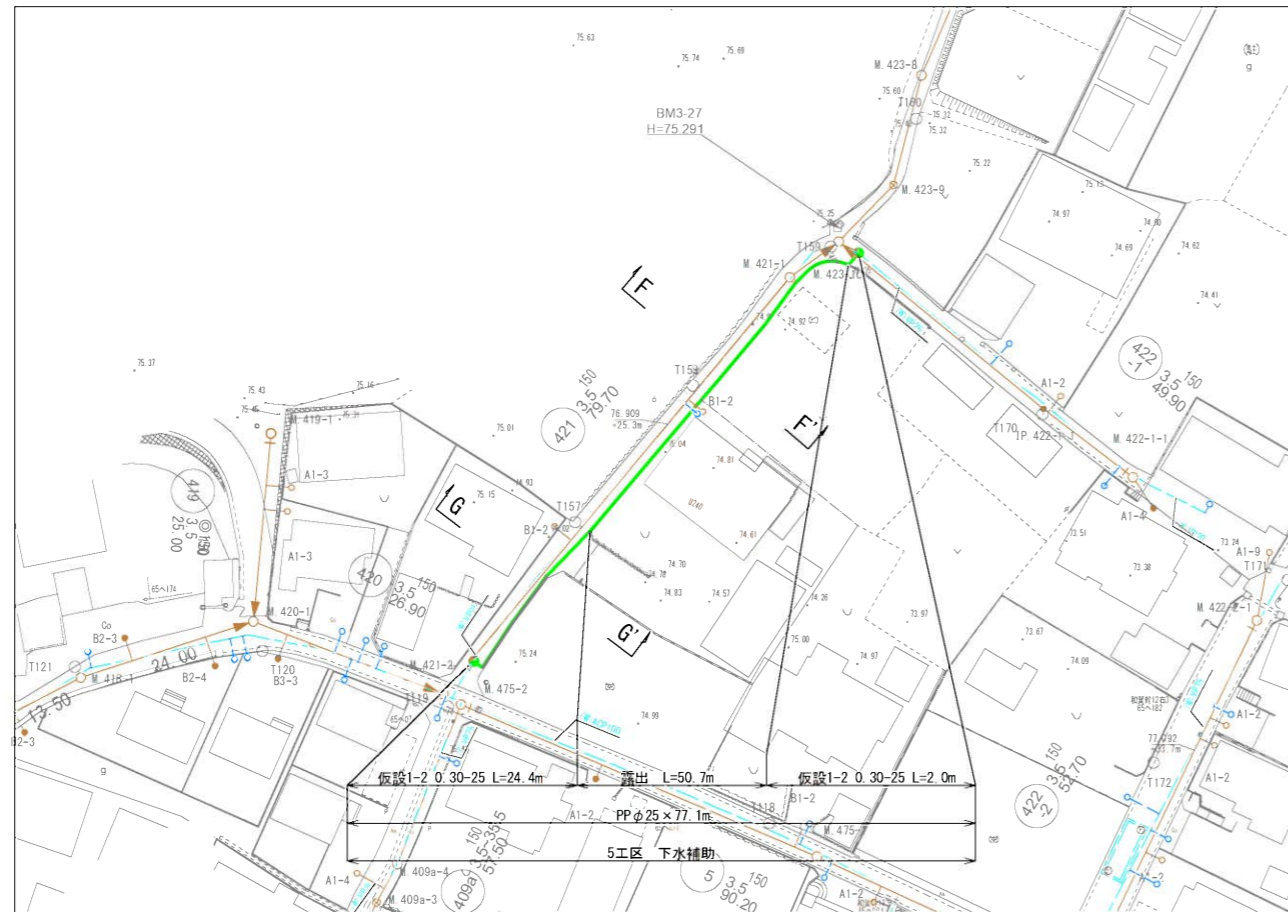


横断図 S=1:100 (A1)

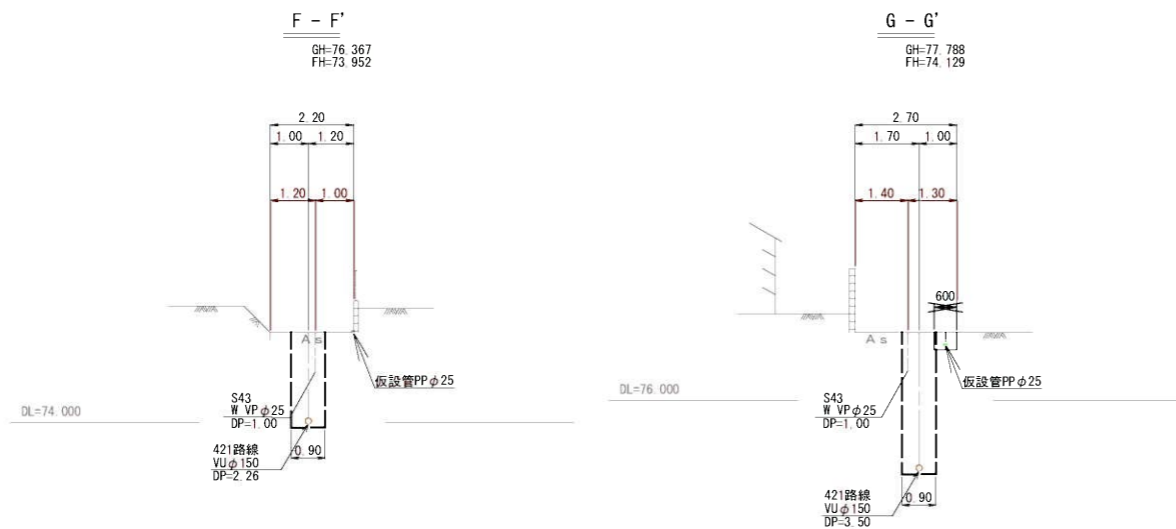

仮設配管詳細図 S=FREE

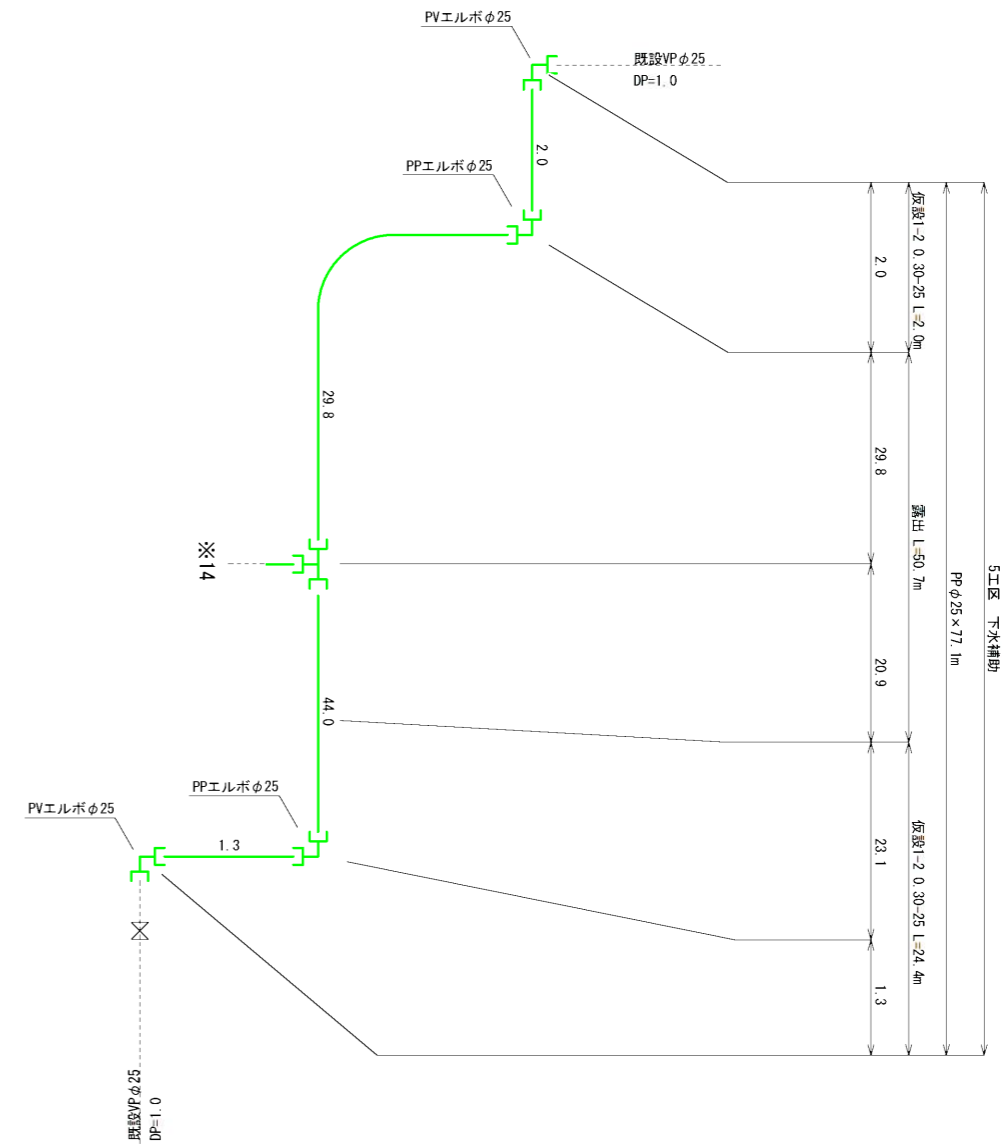

※14 仮設給水工詳細図

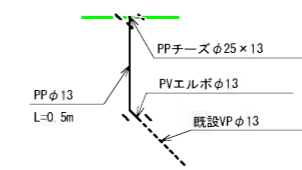


※PP管については、1種を使用
PP継手については、耐震型とする。
サドル分水栓については、PPユニオンソケット、
メタルパッキン含む。

— 仮設管
— 既設水道管
— 下水管

工事名	阿野田町地内(市道二本松5号線ほか)公共下水道事業に伴う配水管移設工事		
図面名	5工区 仮設平面・横断・仮設配管詳細図		
作成年月日			
縮尺	図示	図面番号	11 / 12
会社名			
事業者名	亀山市 上下水道部 上水道課		

土工標準図 S=Free

1. 市道 (As)

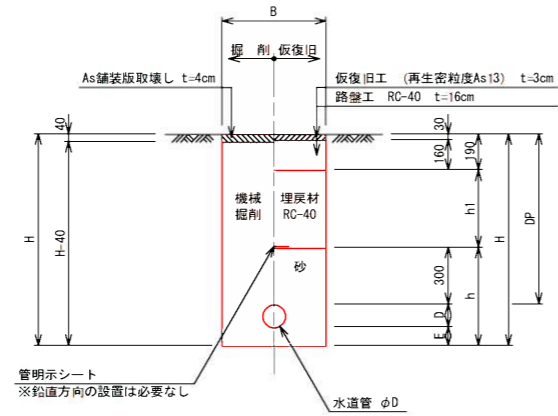


寸法表

掘削断面	口径	DP	B	D	E	h	h1	H	備考
1-1	φ50	900	600	60	100	460	410	1060	
1-2	φ50	650	600	60	100	460	160	810	
1-3	φ30	900	600	42	100	442	410	1042	
1-4	φ30	650	600	42	100	442	160	792	
1-5	φ25	650	600	34	100	434	160	784	本管・給水管
1-6	φ20	650	600	27	100	427	160	777	本管・給水管
1-7	φ13	650	600	22	100	422	160	772	本管・給水管
撤去1	φ50	650	600	60	0	0	520	710	撤去
撤去2	φ40	900	600	48	0	0	770	948	撤去

仮設土工標準図 S=Free

1. 市道 (As)

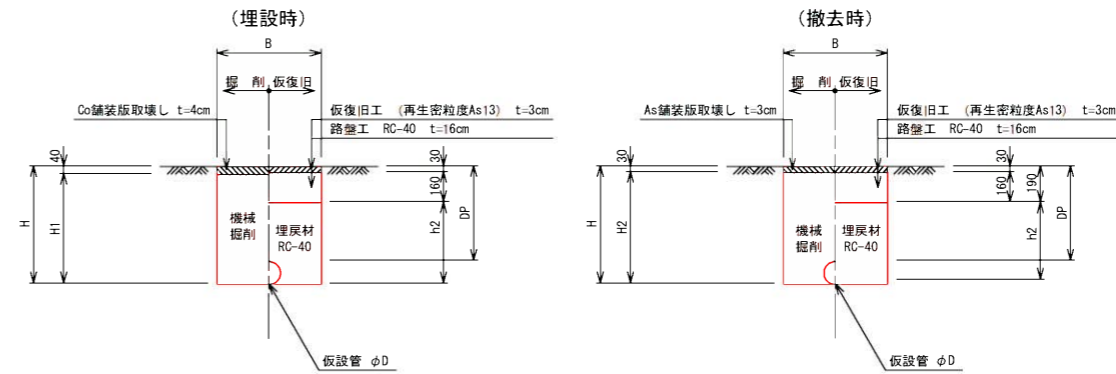


掘削断面	口径	DP	B	D	h1	h2	H	H1	H2	備考
仮設1-1	φ40	300	600	48	318	158	348	308	318	
仮設1-2	φ25	300	600	34	304	144	334	294	304	
仮設1-3	φ20	300	600	27	297	137	327	287	297	給水管
仮設1-4	φ13	300	600	22	292	132	322	282	292	本管・給水管


仕切弁ボックス標準図 S=Free

S=Free

円形 1号 (H=600)

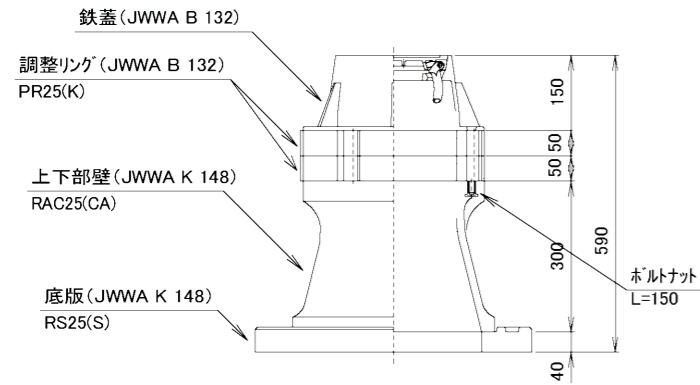


円形 1号 (H=900)

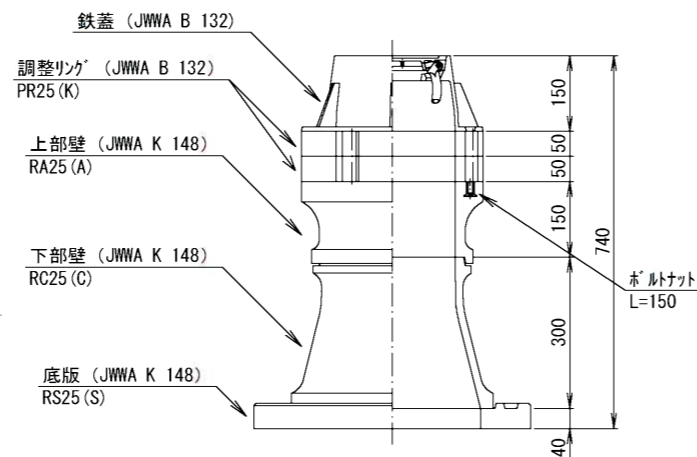

仕切弁筐 (鉄蓋) 参考図 S=Free

S=Free

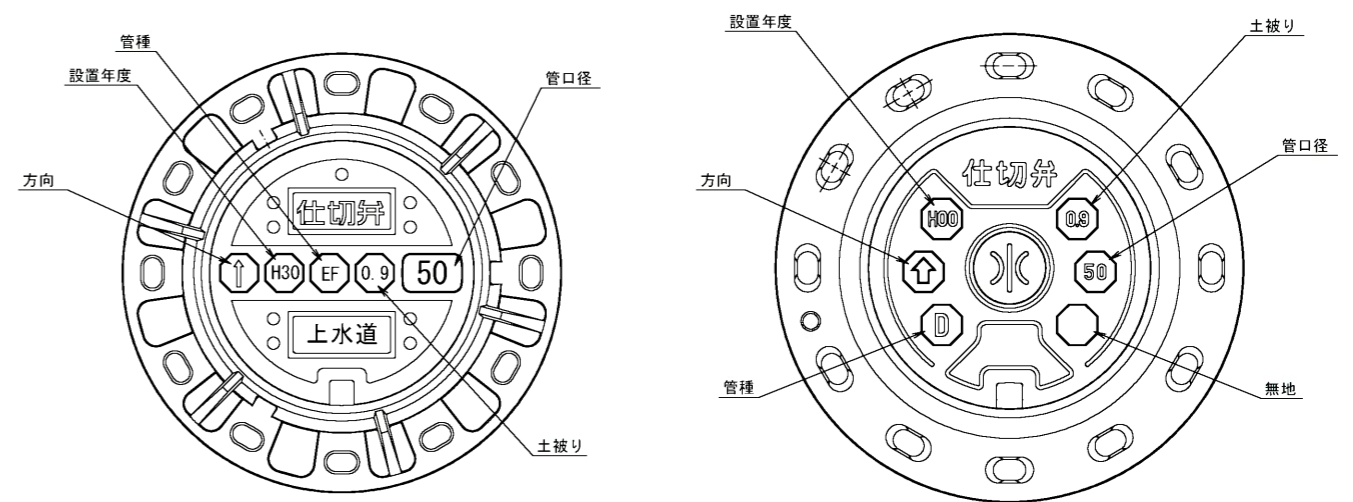

※情報項目の数は5項目以上明示できるものとする。

工事名	阿野田町地内(市道二本松5号線ほか)公共下水道事業に伴う配水管移設工事		
図面名	土工標準図・仮設土工標準図		
作成年月日			
縮尺	Free	図面番号	12 / 12
会社名			
事業者名	亀山市 上下水道部 上水道課		