

位置図 S=1:1000


 
施工箇所 (1工区~2工区)  
みどり町 HPEφ75, PPφ50



工事名	みどり町地内 (市道みどり20号線ほか) 配水管改良工事		
図面名	位置図		
作成年月日			
縮尺	S=1:1000 (A1)	図面番号	1 / 6
会社名			
発注者	亀山市 上下水道部 上水道課		

平面図

S=1:500

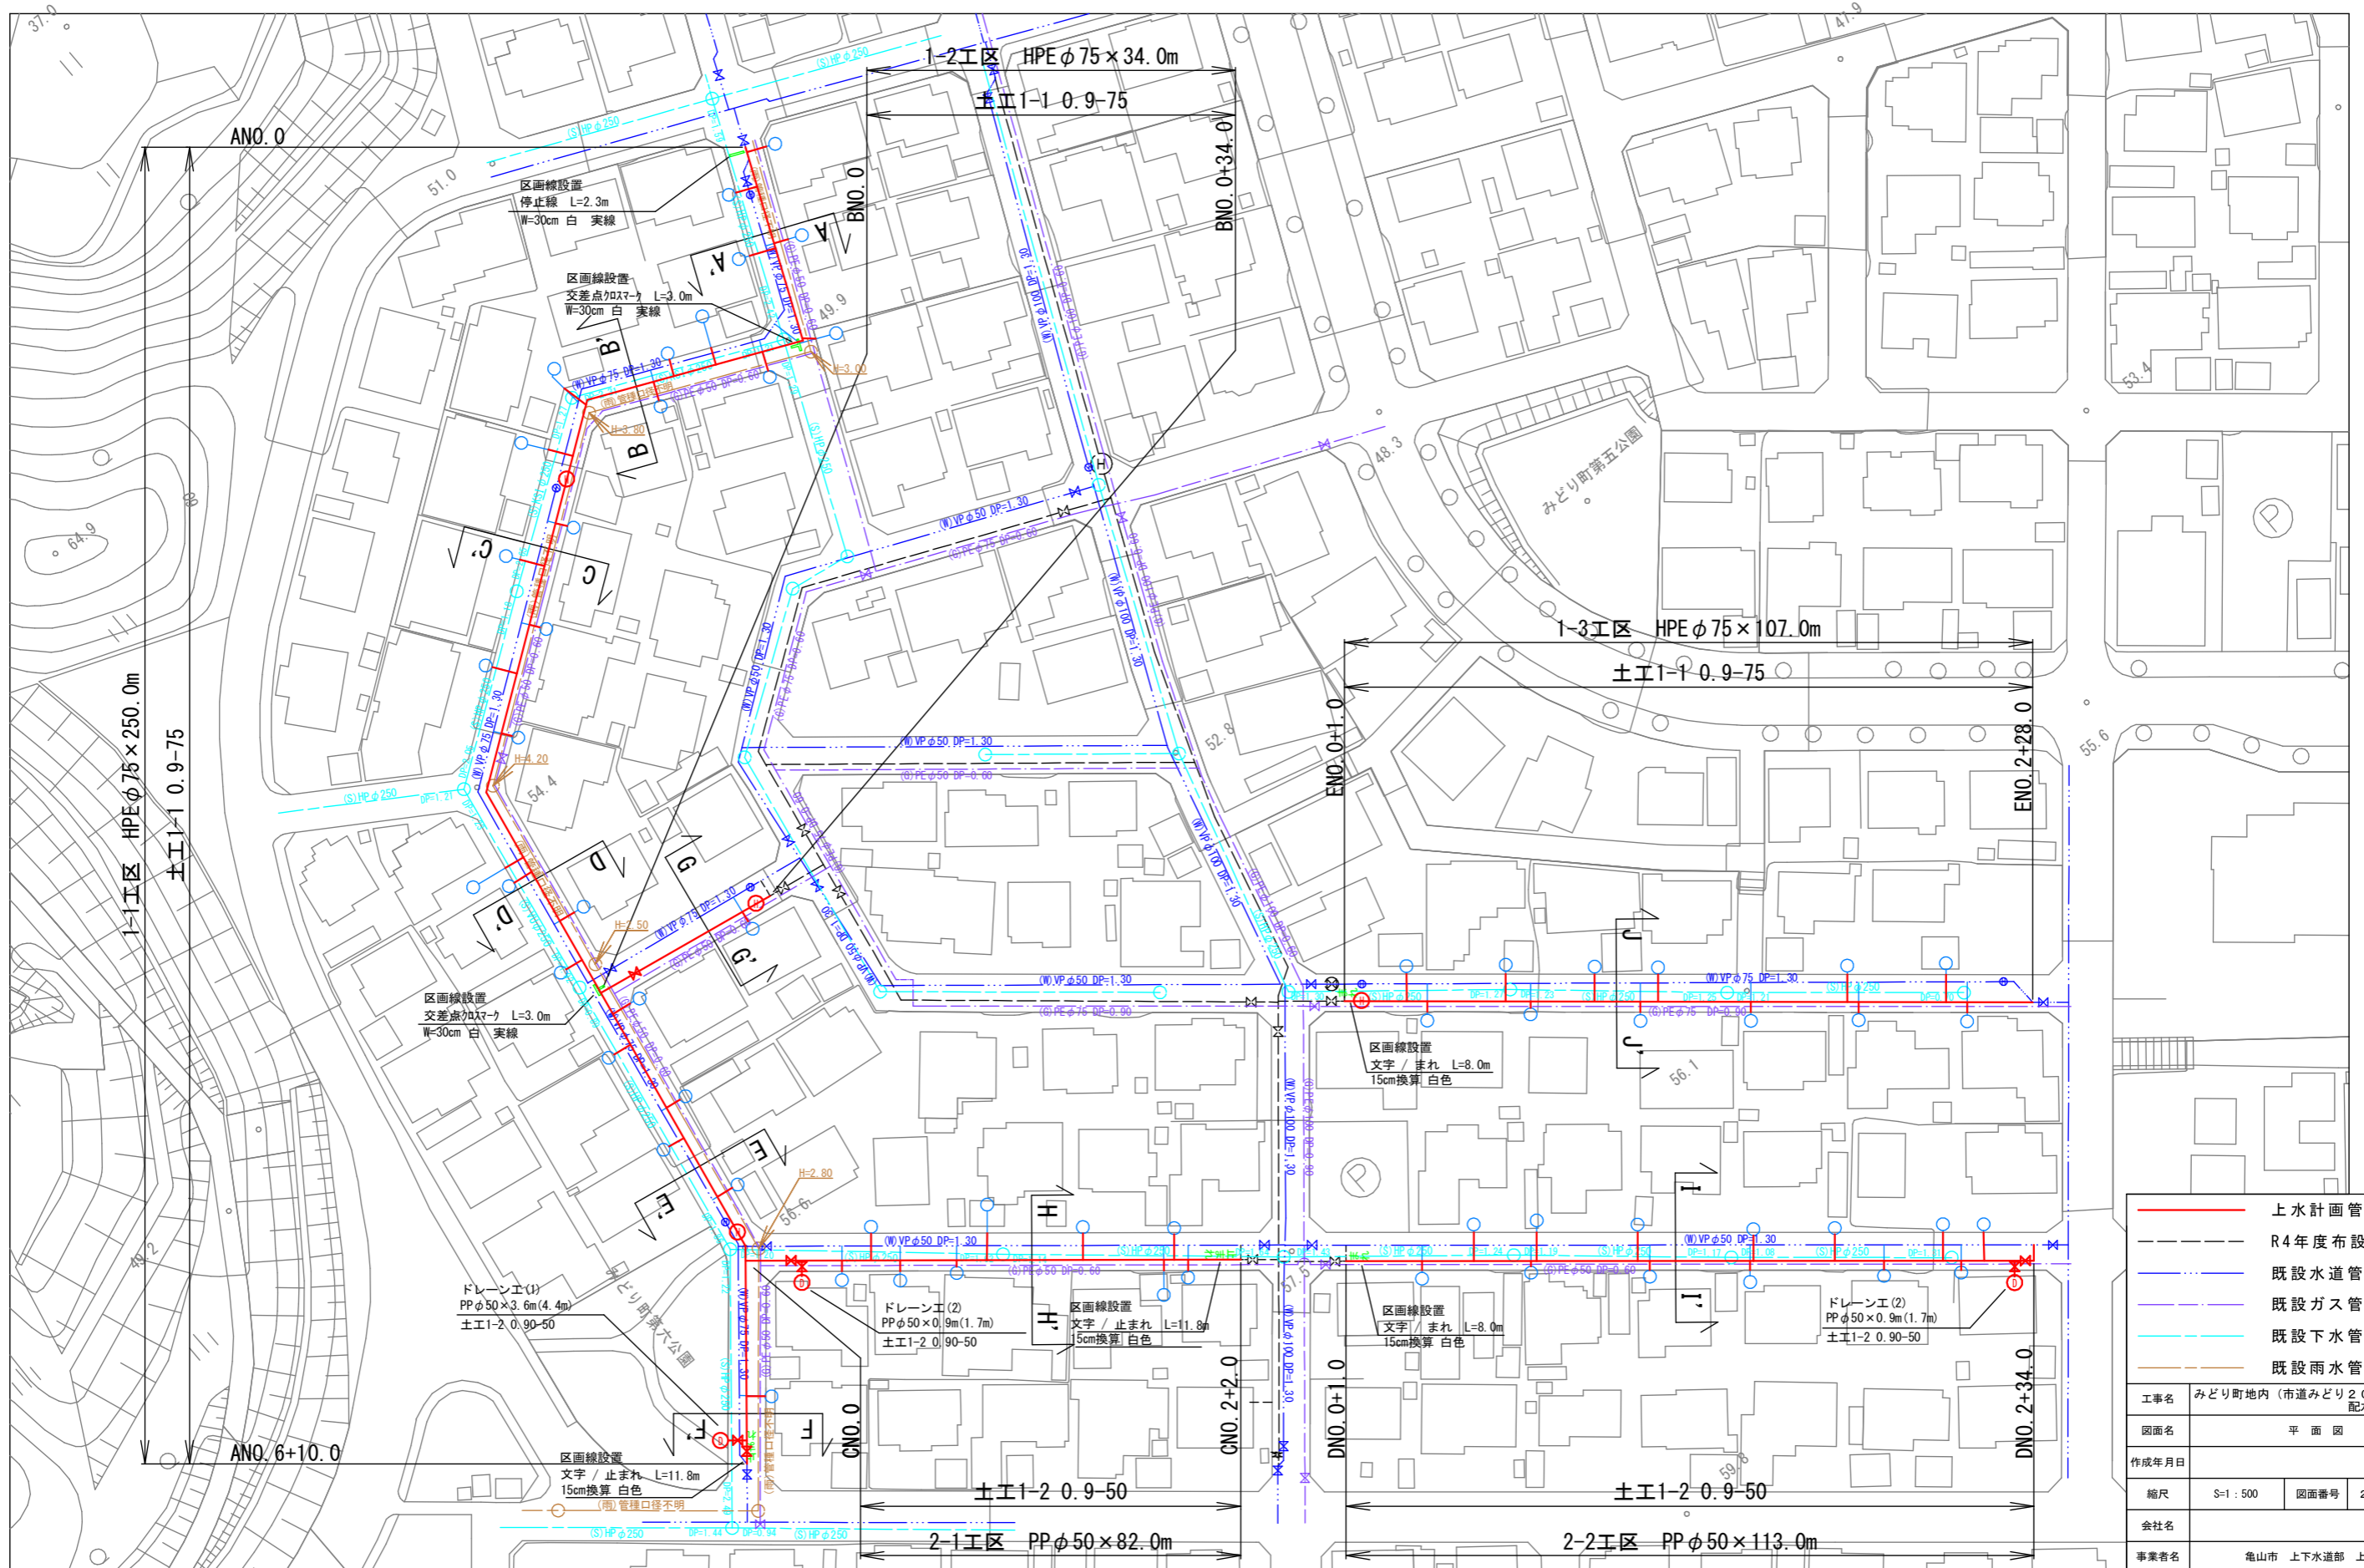


	上水計画管
	R4年度布設水道管
	既設水道管
	既設ガス管
	既設下水管
	既設雨水管
工事名 みどり町地内(市道みどり20号線ほか)配水管改良工事 図面名 平面図 作成年月日 縮尺 S=1:500 図面番号 2 / 6 会社名 事業者名 亀山市 上下水道部 上水道課	


# 横断面図

S=1 : 100


A-A'

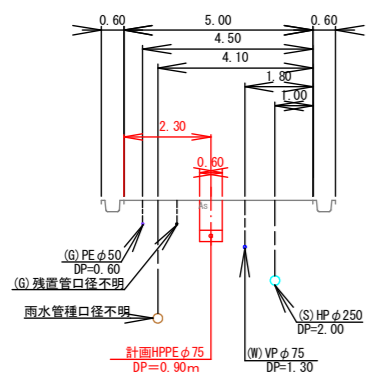


D-D'

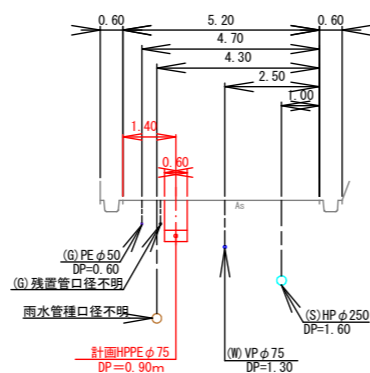


G-G'

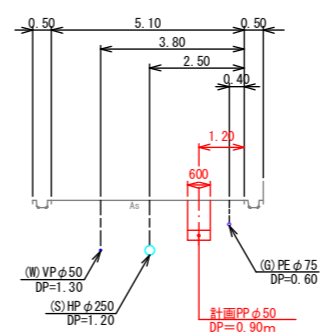


J-J'

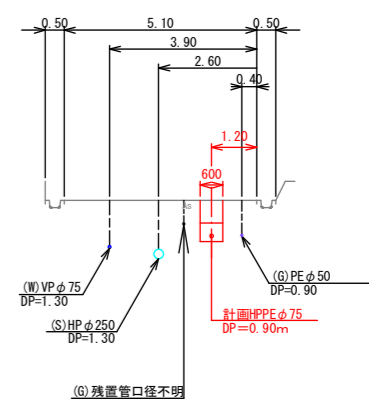


B-B'

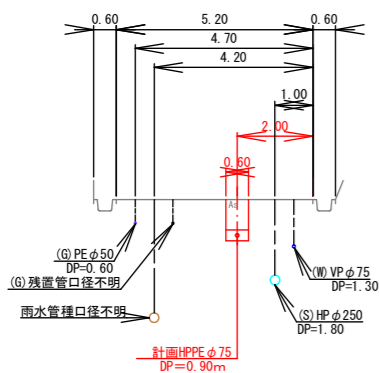


E-E'

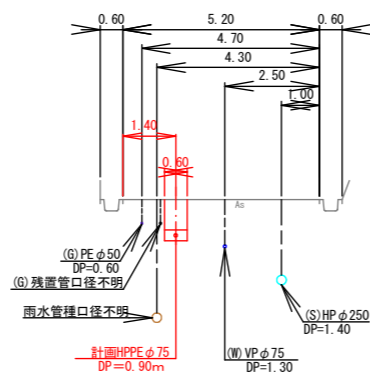


H-H'

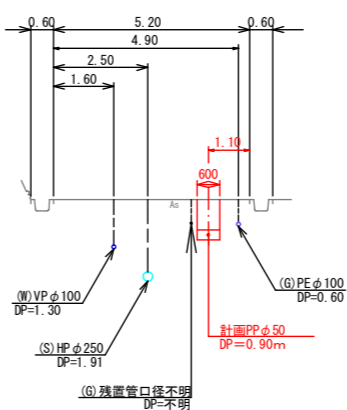


C-C'

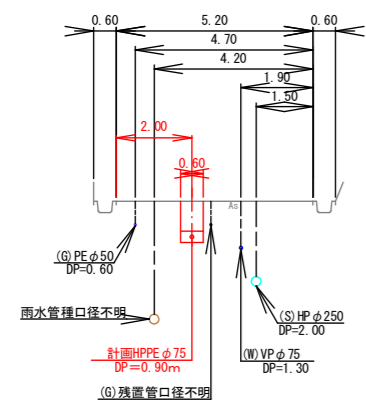

F-F'

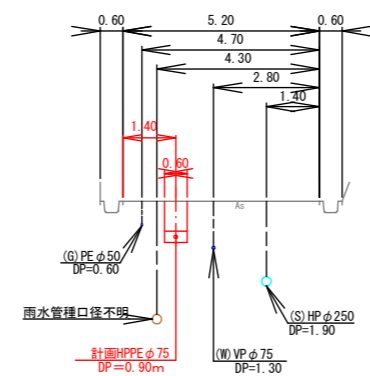

I-I'

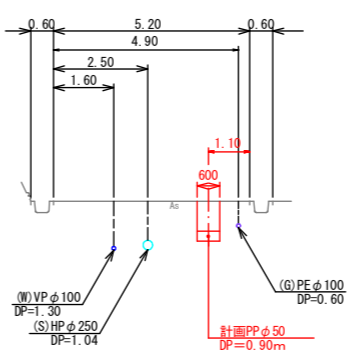


工事名	みどり町地内（市道みどり2号線ほか） 配水管改良工事		
図面名	横断面図		
作成年月日			
縮尺	S=1 : 100	図面番号	3 / 6
会社名			
事業者名	亀山市 上下水道部 上水道課		

# 配管詳細図(1)

S-Free

1-1工区、1-2工区

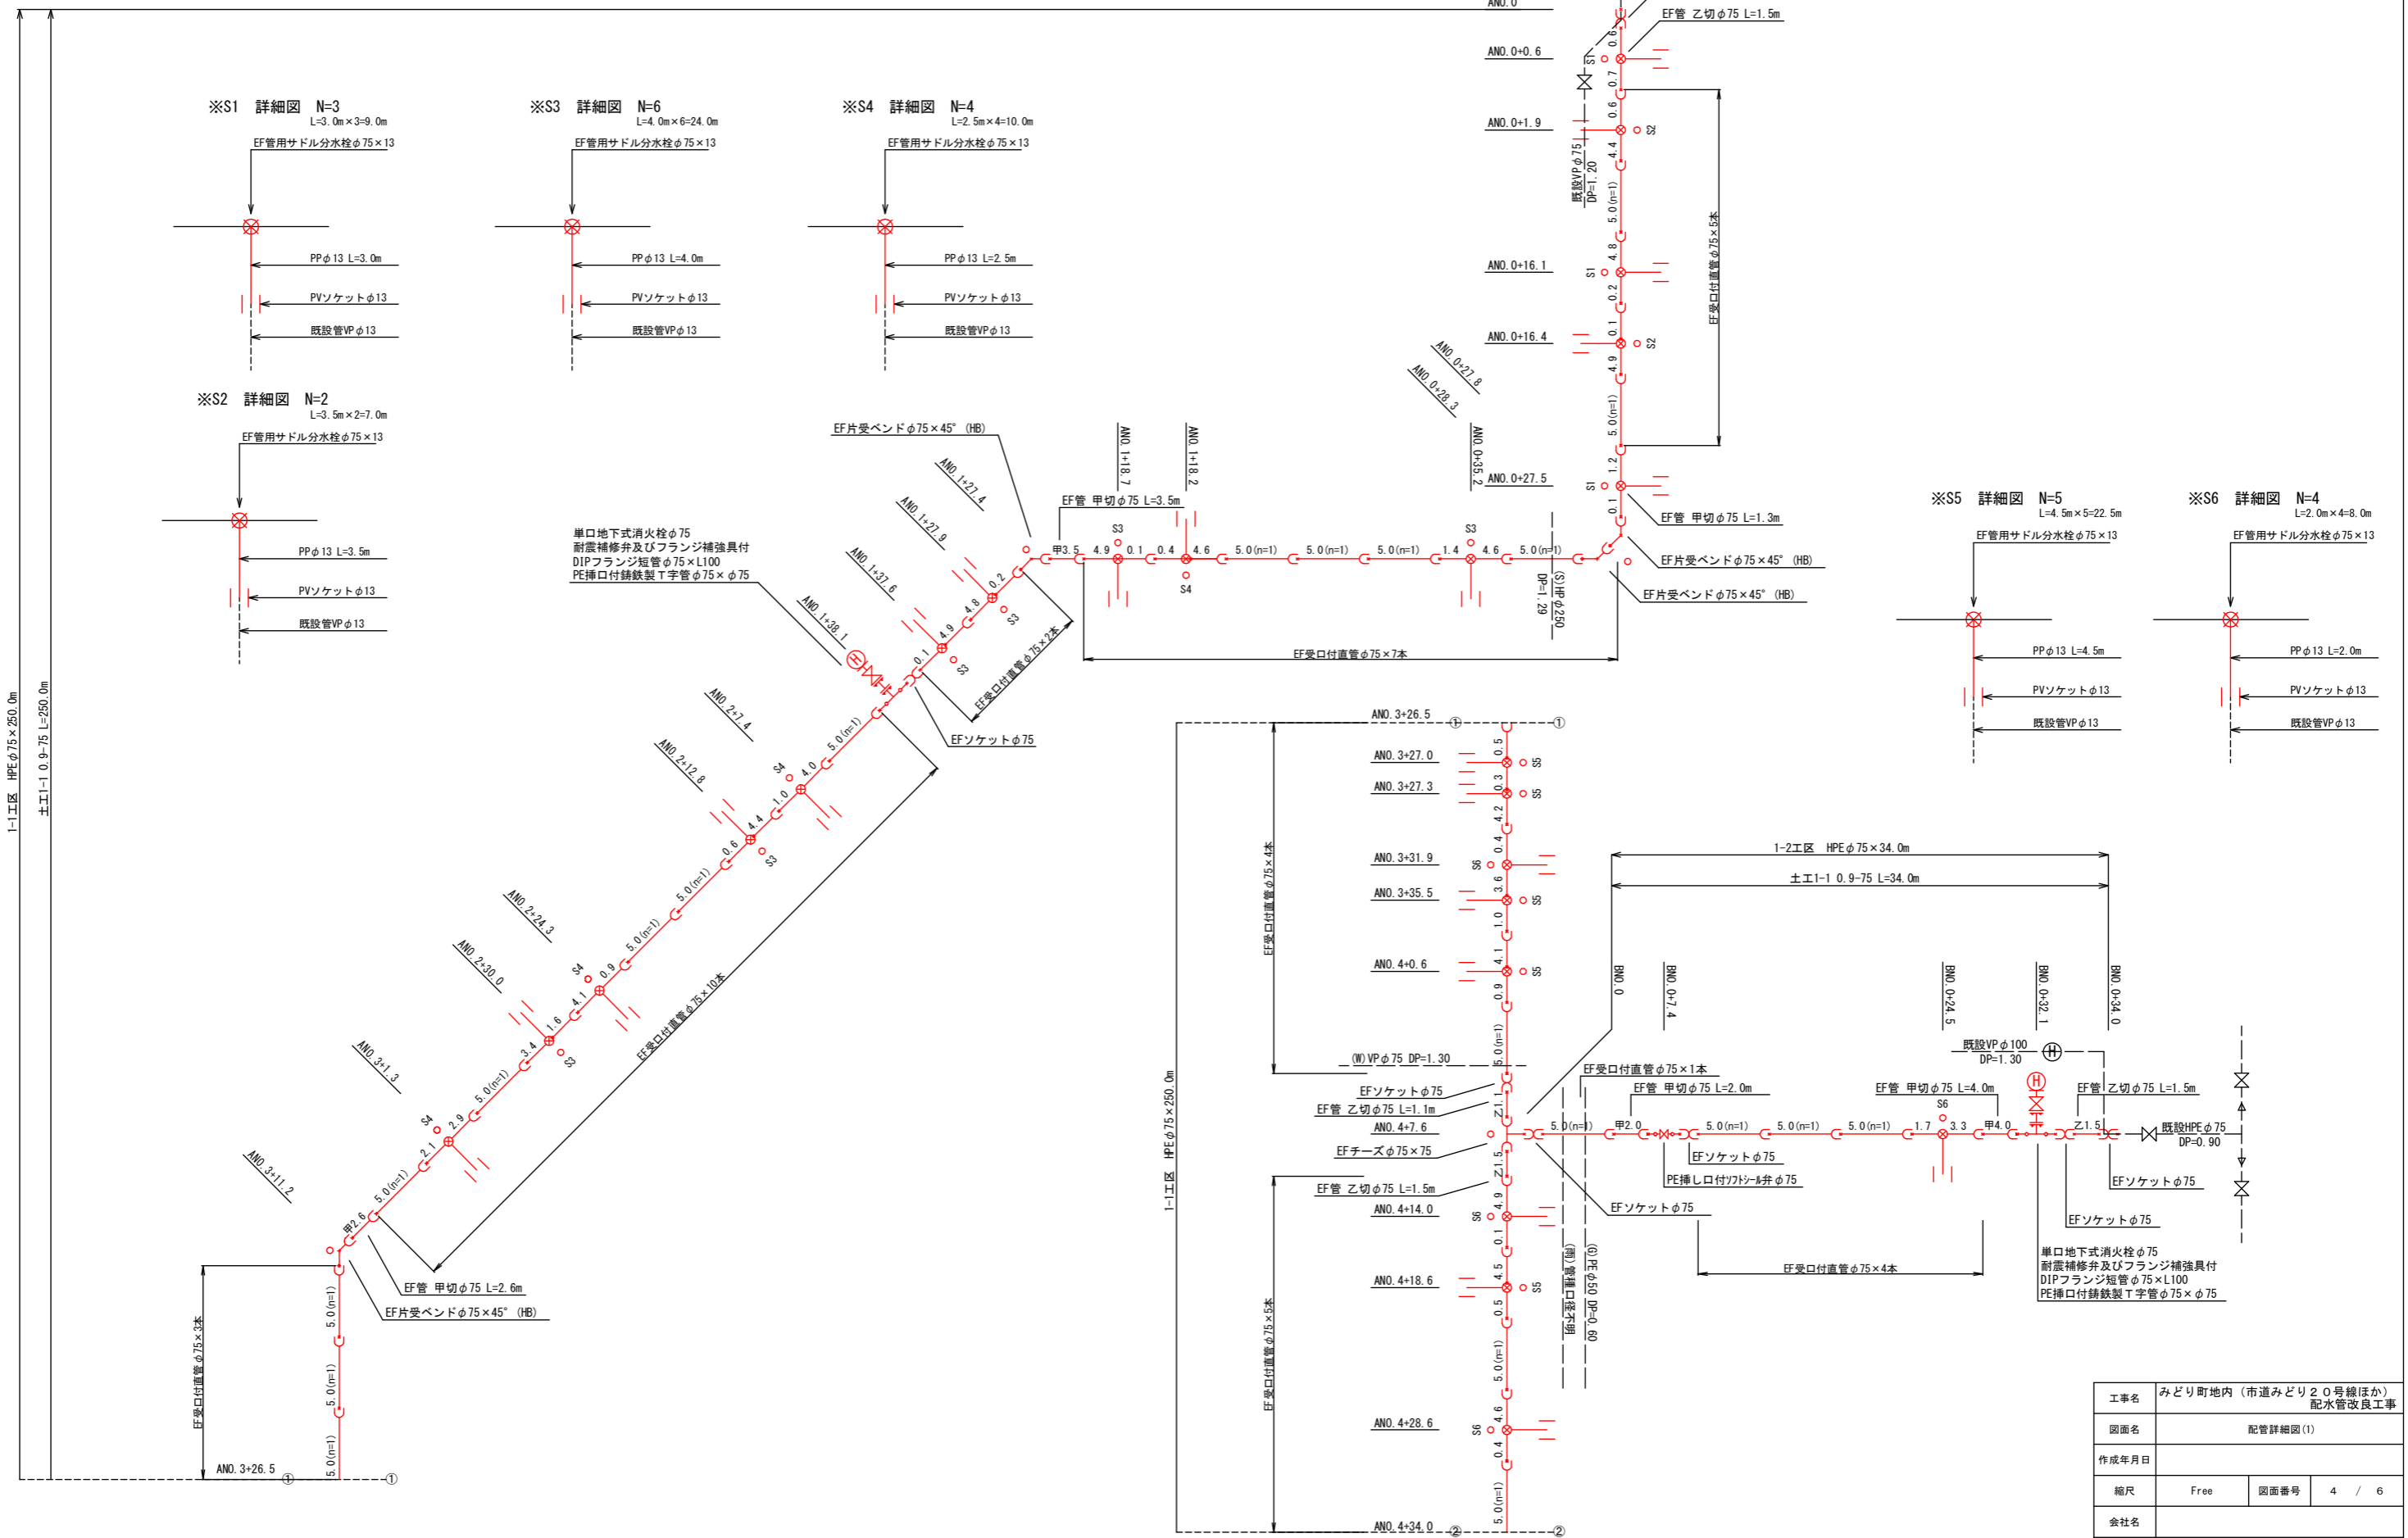


工事名	みどり町地内 (市道みどり20号線ほか) 配水管改良工事		
図面名	配管詳細図(1)		
作成年月日			
縮尺	Free	図面番号	4 / 6
会社名			
事業者名	亀山市 上下水道部 上水道課		


# 配管詳細図(2)

S=Free


## 1-1工区、2工区

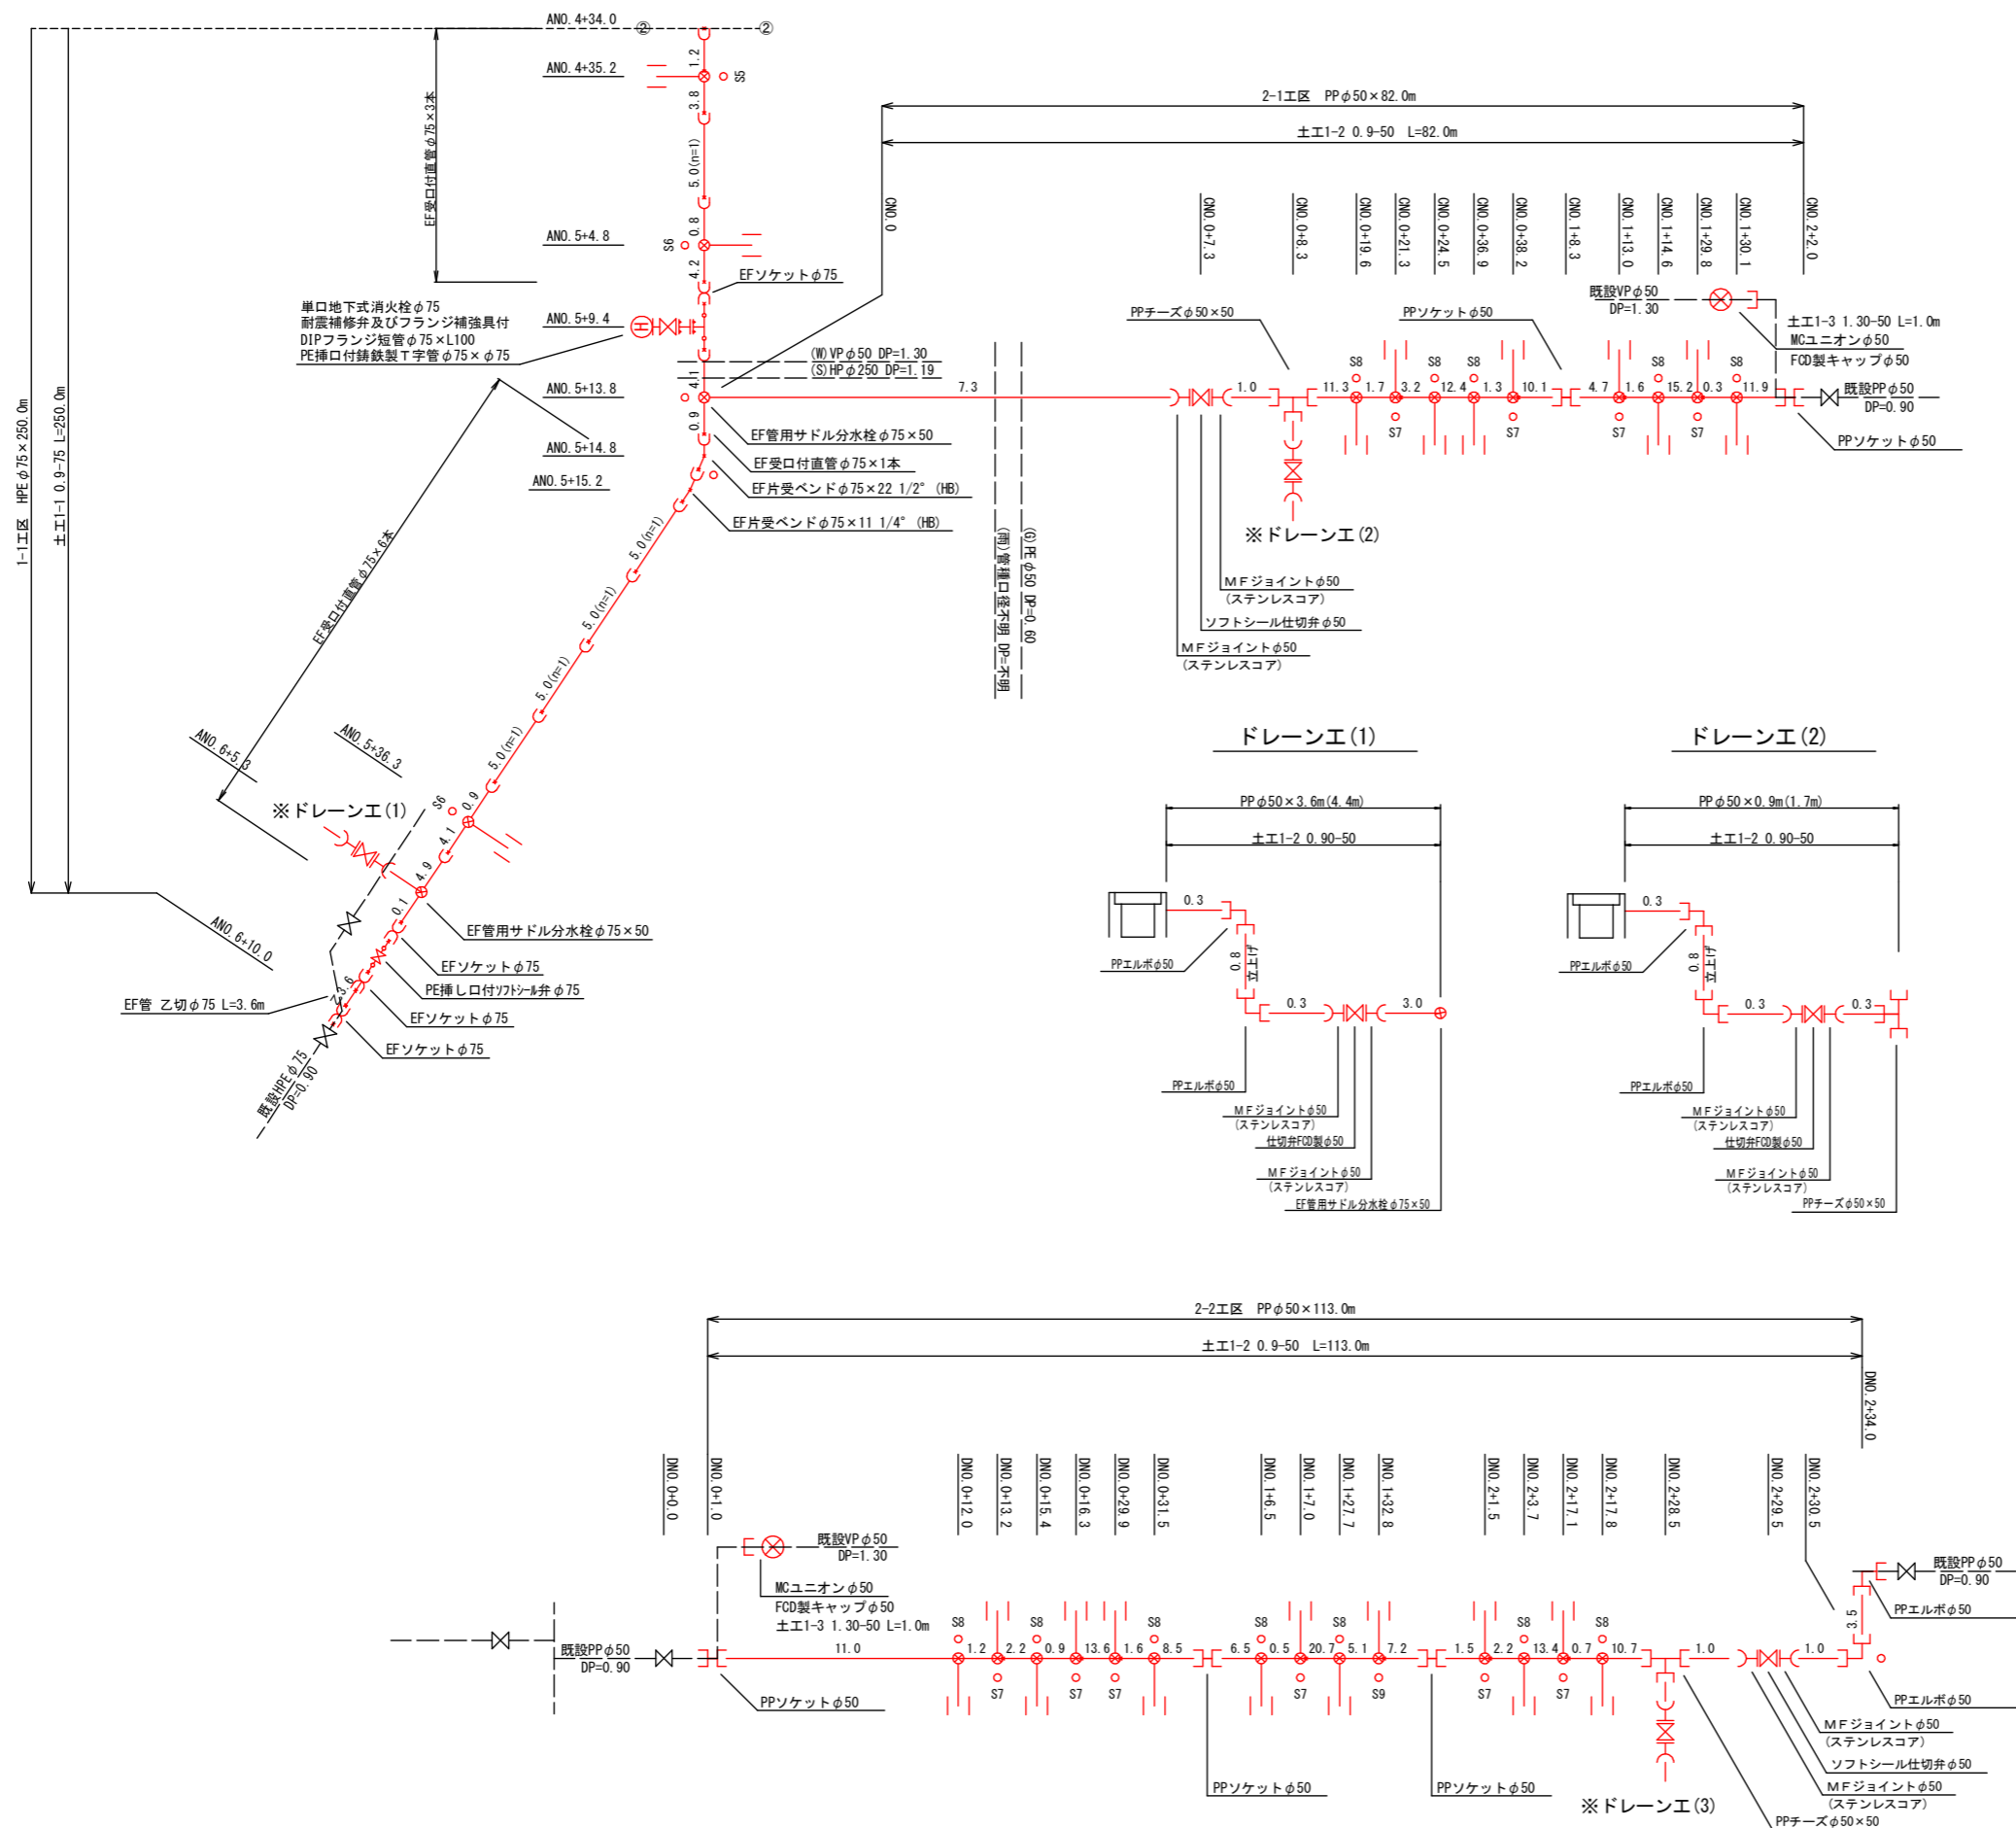


※S5 詳細図 N=1  
L=4.5m×1=4.5m

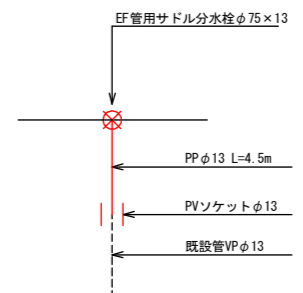


※S6 詳細図 N=2  
L=2.0m×2=4.0m

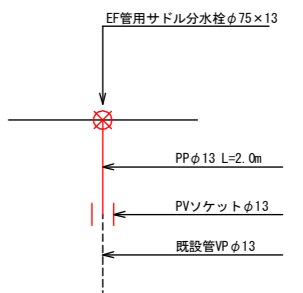


※S7 詳細図 N=4+6=10  
L=4.5m×10=45.0m

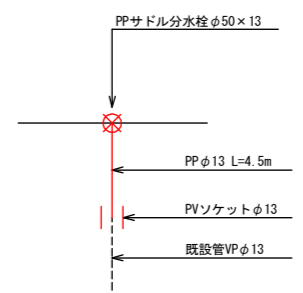

※S8 詳細図 N=5+7=12  
L=2.0m×12=24.0m

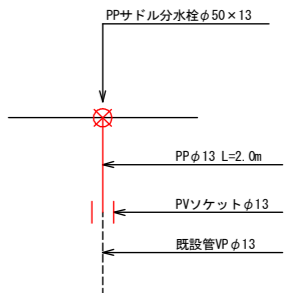


※S9 詳細図 N=1  
L=4.5m×1=4.5m

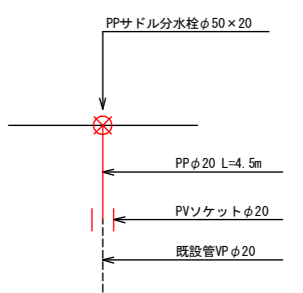


工事名	みどり町地内(市道みどり20号線ほか)配水管改良工事		
図面名	配管詳細図(2)		
作成年月日			
縮尺	Free	図面番号	5 / 6
会社名			
事業者名	亀山市 上下水道部 上水道課		

配管詳細図(3)


S=Free

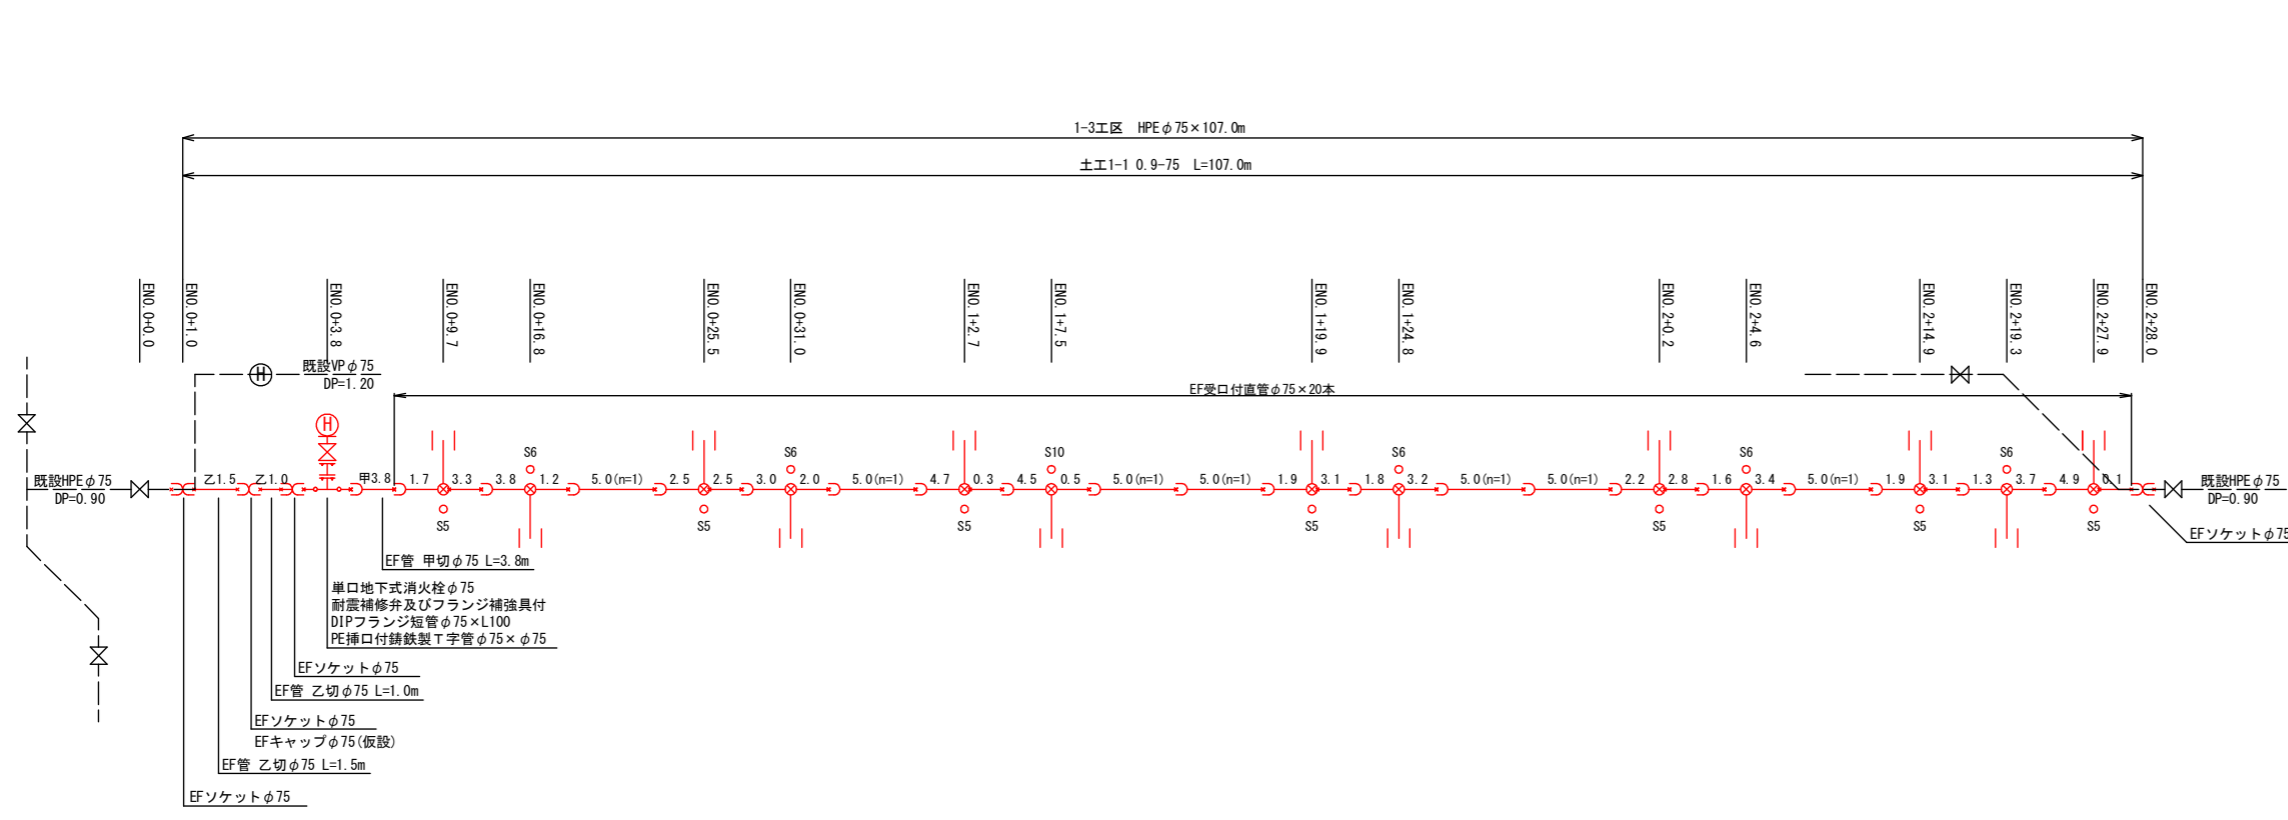


※S5 詳細図 N=7  
L=4.5m×7=31.5m

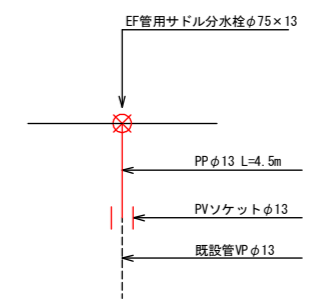

※S6 詳細図 N=5  
L=2.0m×5=10.0m

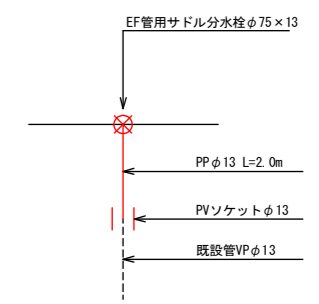


※S10 詳細図 N=1  
L=2.0m×1=2.0m

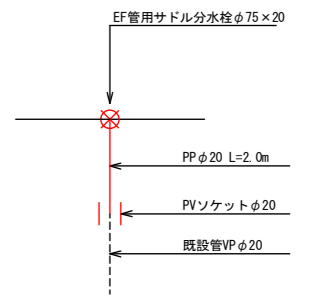

土工標準図

S=Free

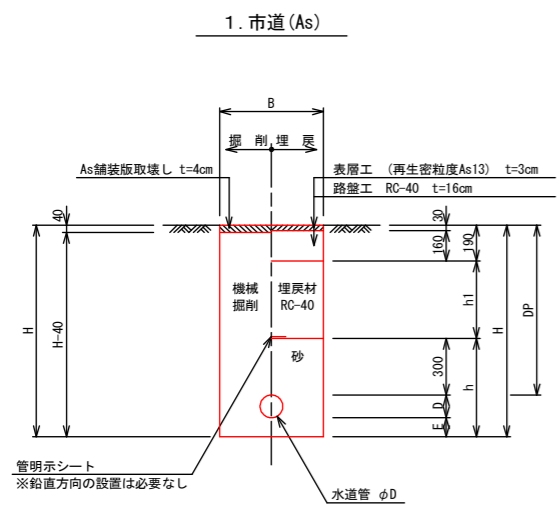


寸法表

掘削断面	口径	DP	B	D	E	h	h1	H	備考
1-1	φ75	900	600	90	100	490	410	1090	
1-2	φ50	900	600	60	100	460	410	1060	
1-3	φ50	1300	600	60	100	460	710	1460	
1-4	φ20	650	600	27	100	427	160	777	給水管
1-5	φ13	650	600	22	100	422	160	772	給水管



仕切弁筐標準図

S=Free

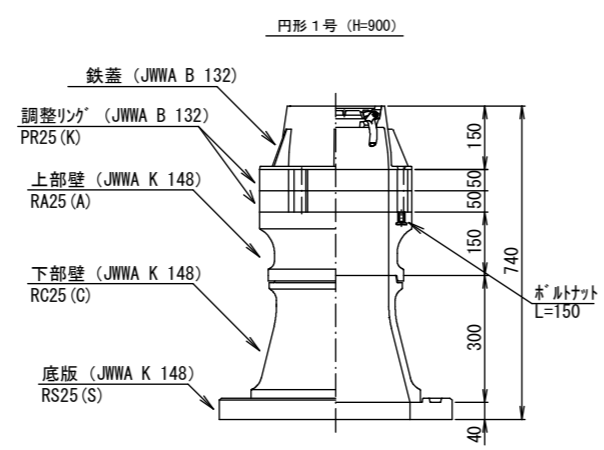

仕切弁(鉄蓋)参考図


S=Free

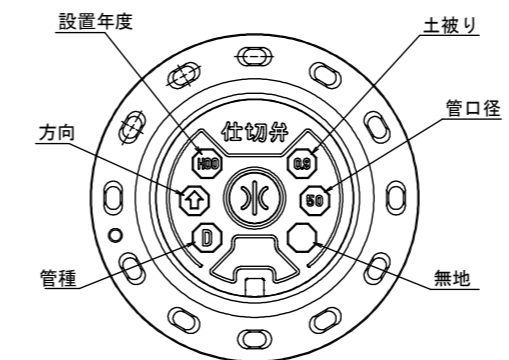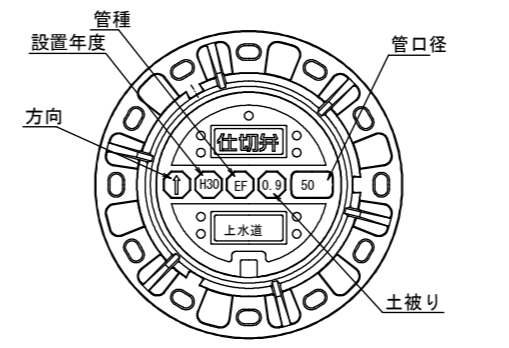


※情報項目の数は5項目以上明示できるものとする。

消火栓ボックス標準図

S=Free

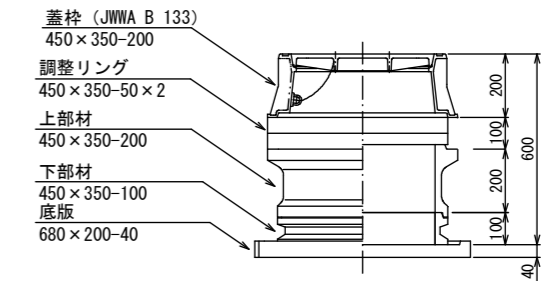

(消火栓工法図)

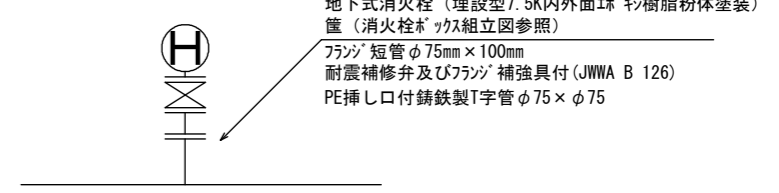

工事名	みどり町地内(市道みどり2号線ほか)配水管改良工事		
図面名	配管詳細図(3)、土工標準図・構造図		
作成年月日			
縮尺	Free	図面番号	6 / 6
会社名			
事業者名	亀山市 上下水道部 上水道課		