


位置図




事業名	加太浄水場 非常用発電装置取替工事
施工箇所	亀山市加太中在家地内
図面の種類	位置図
縮尺	図面番号 1
事業者名	亀山市


平面図

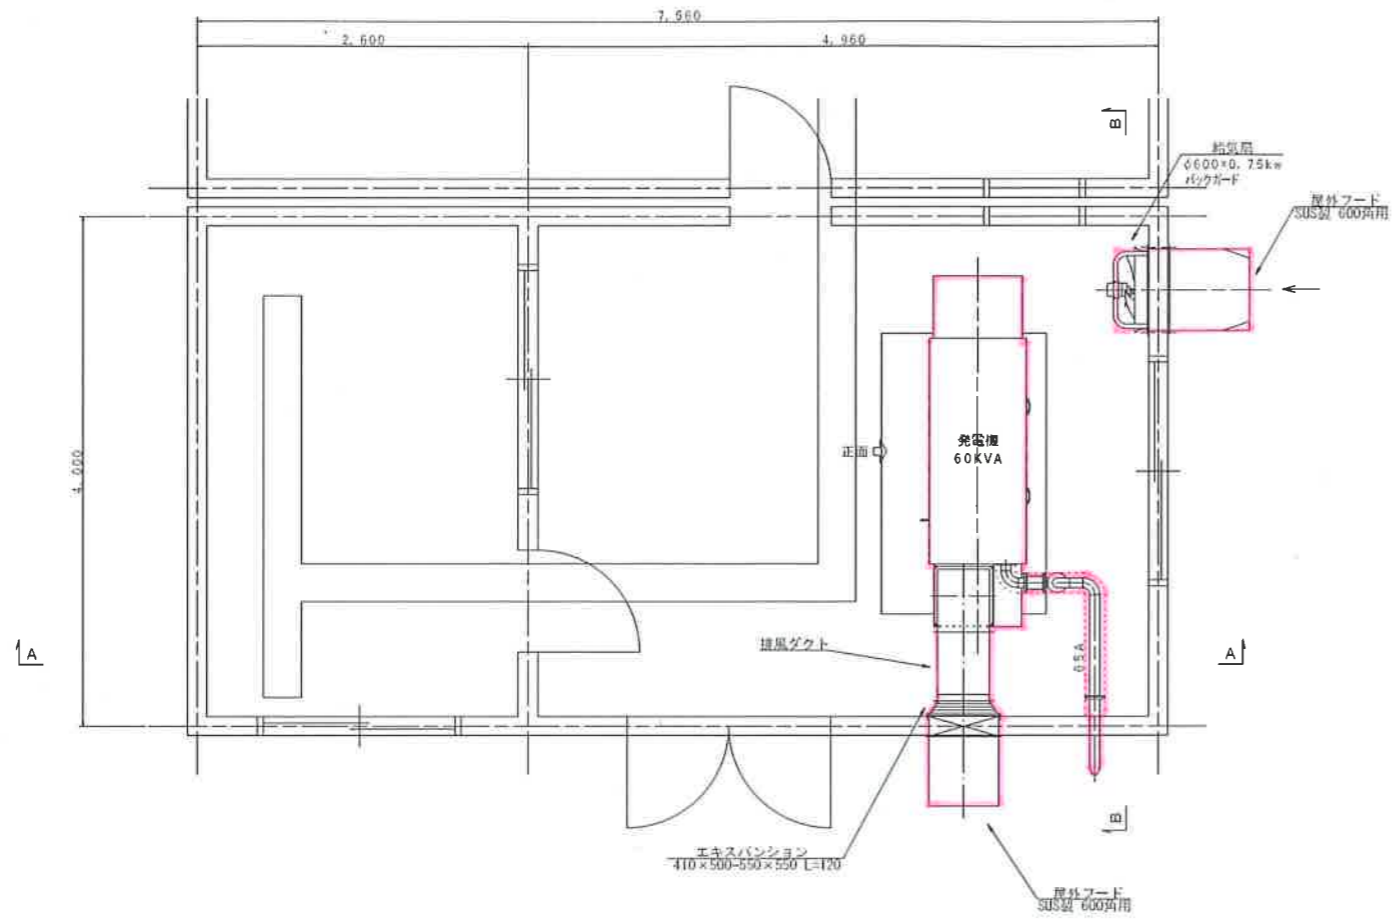


小配管スケルトン
排気管

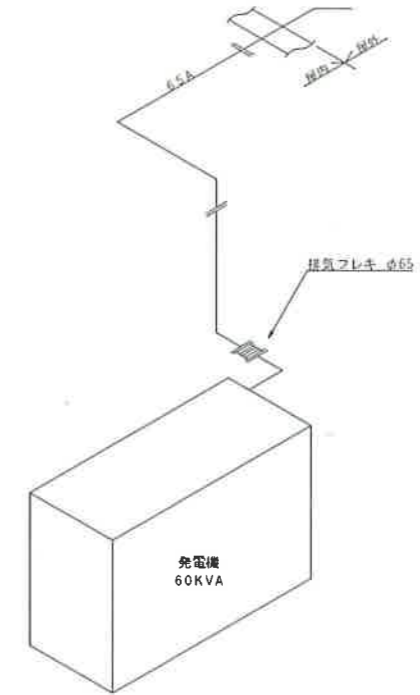

A-A断面図

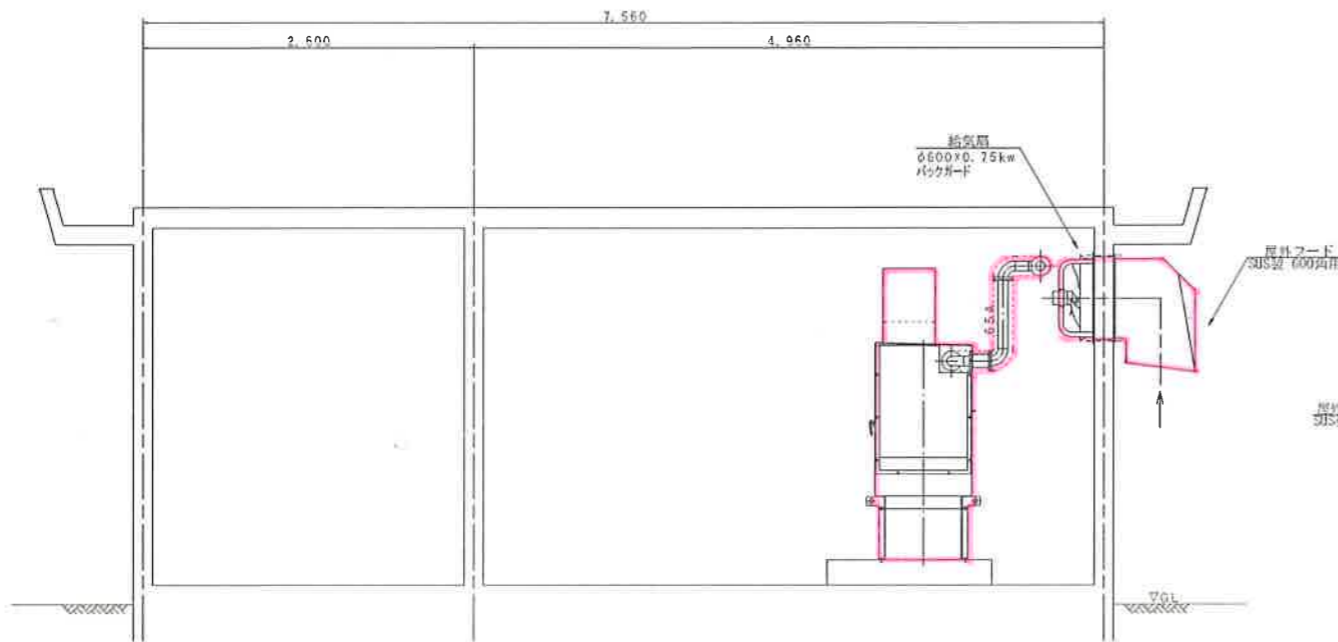


B-B断面図

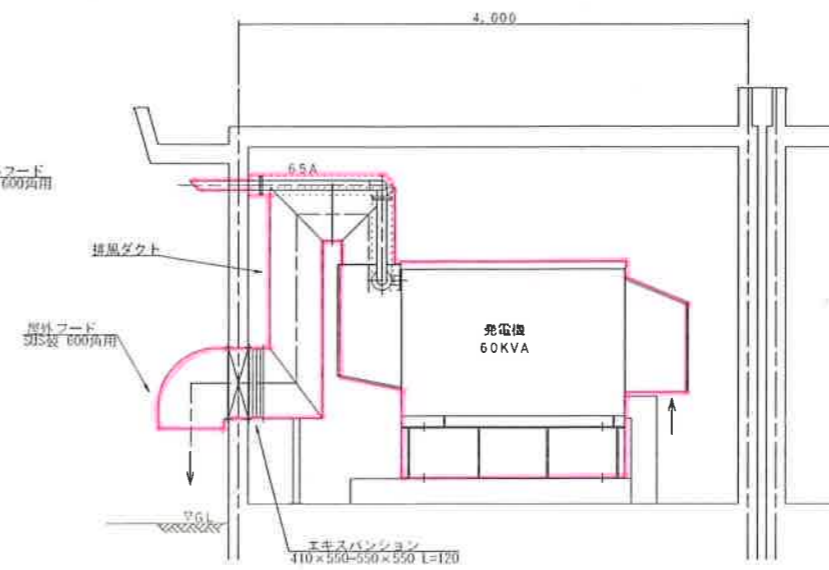


事業名	加太浄水場 非常用発電装置取替工事	
施工箇所	亀山市加太中在家地内	
図面の種類	発電機据付図	
縮尺	図面番号	2
事業者名	亀山市	

平面図

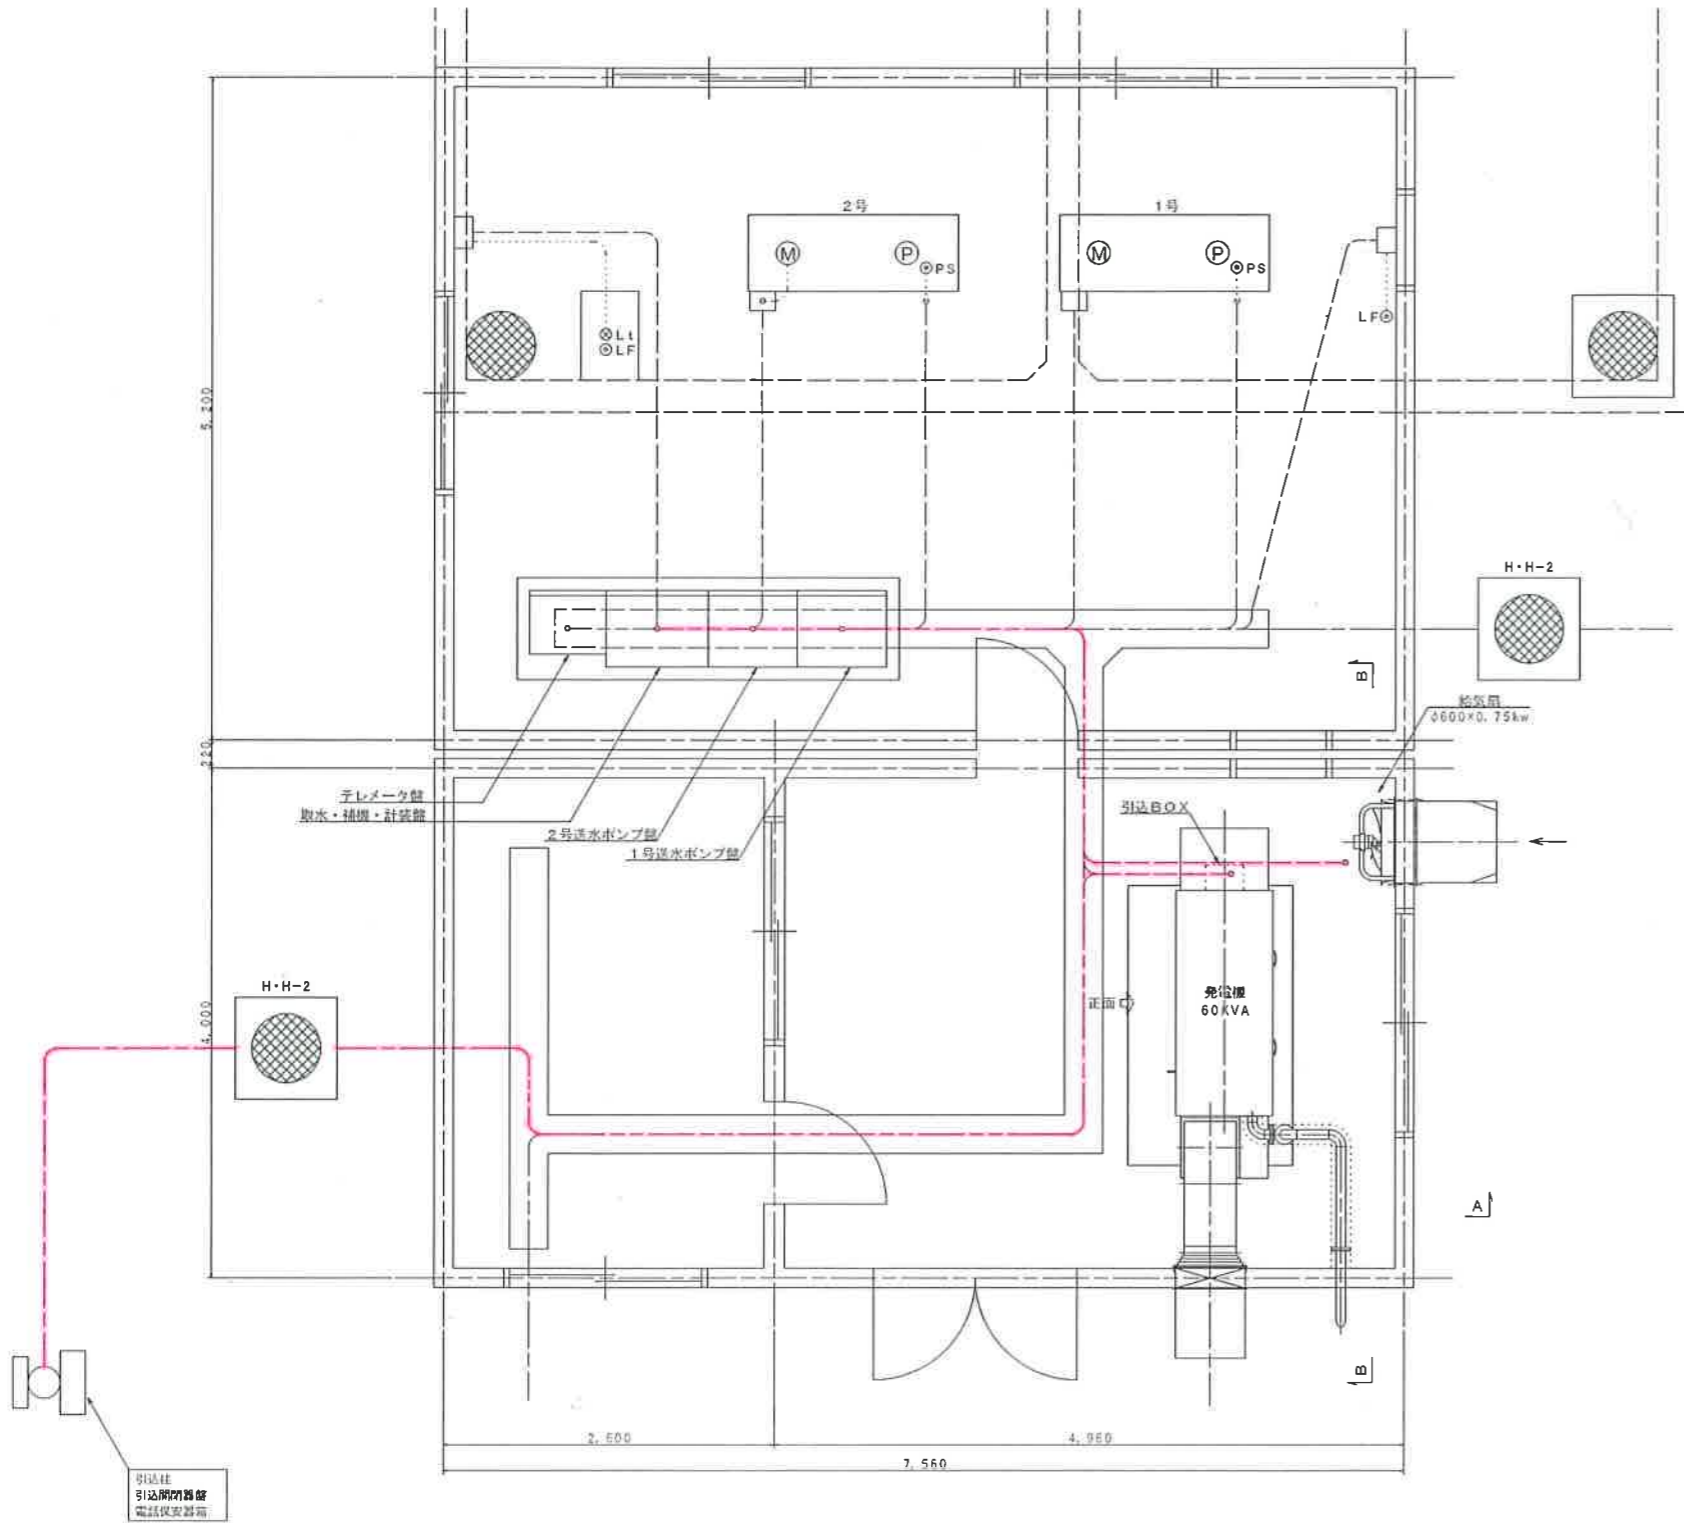

配線系統図

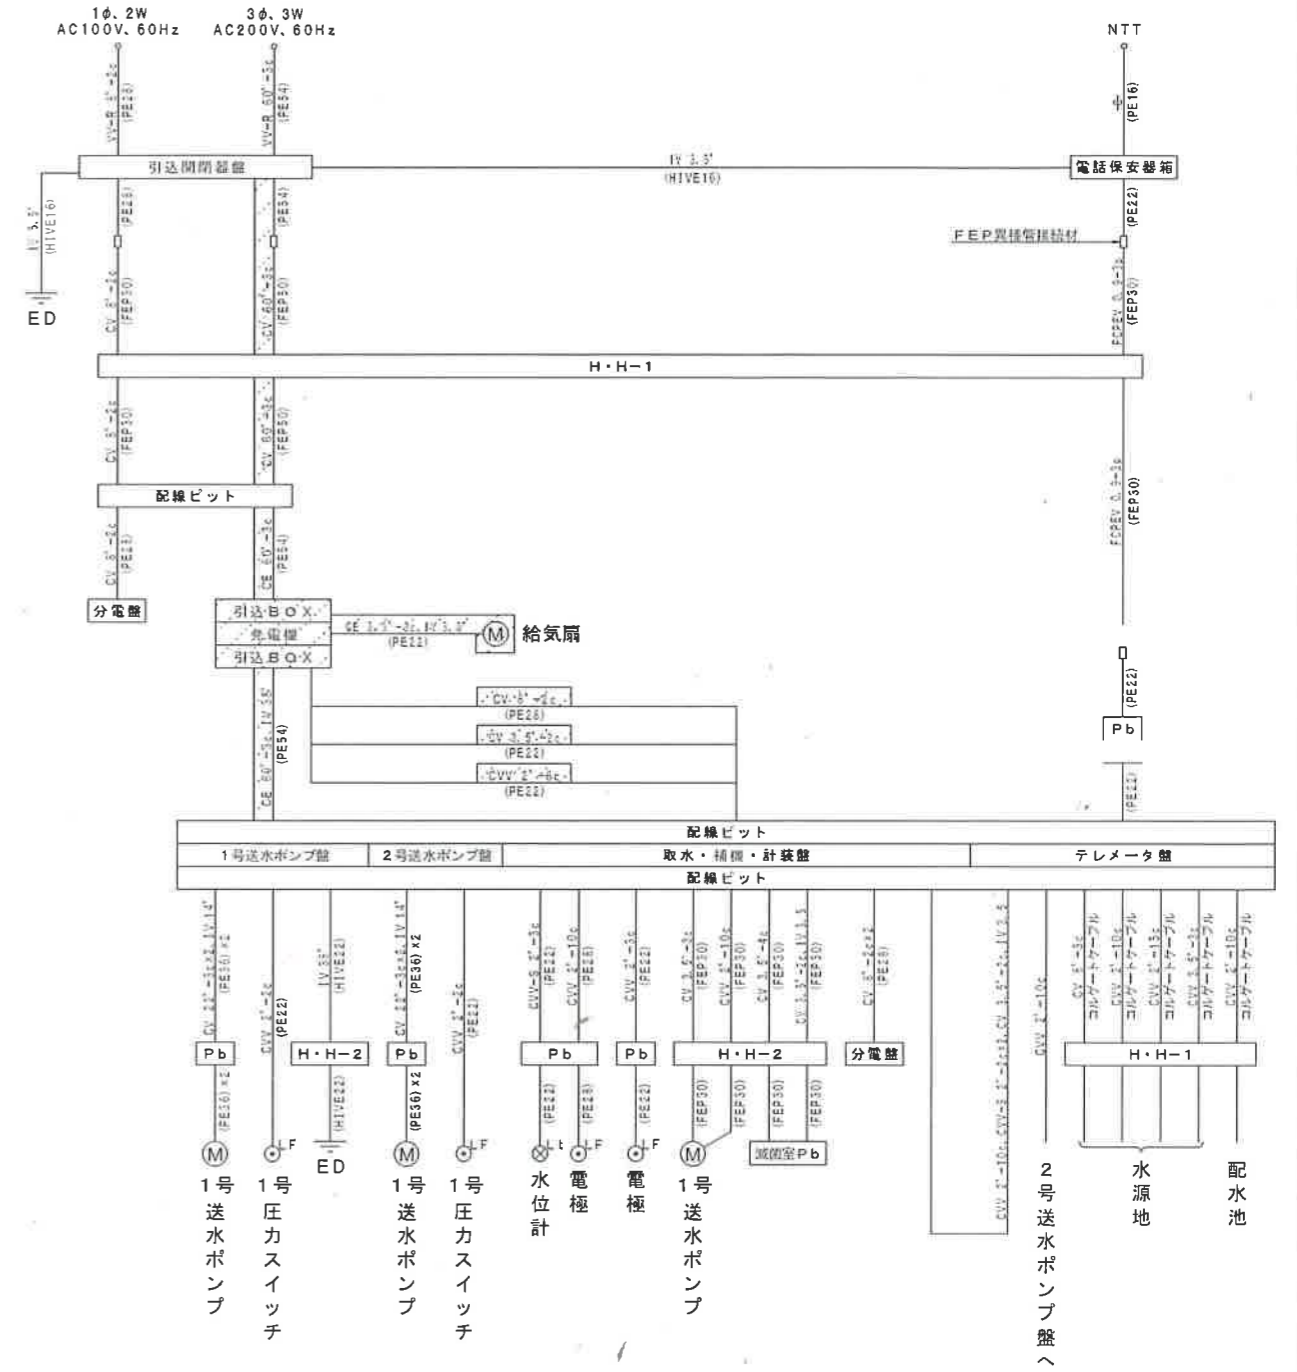

事業名	加太浄水場 非常用発電装置取替工事
施工箇所	亀山市加太中在家地内
図面の種類	電気配線図
縮尺	図面番号 3
事業者名	亀山市