



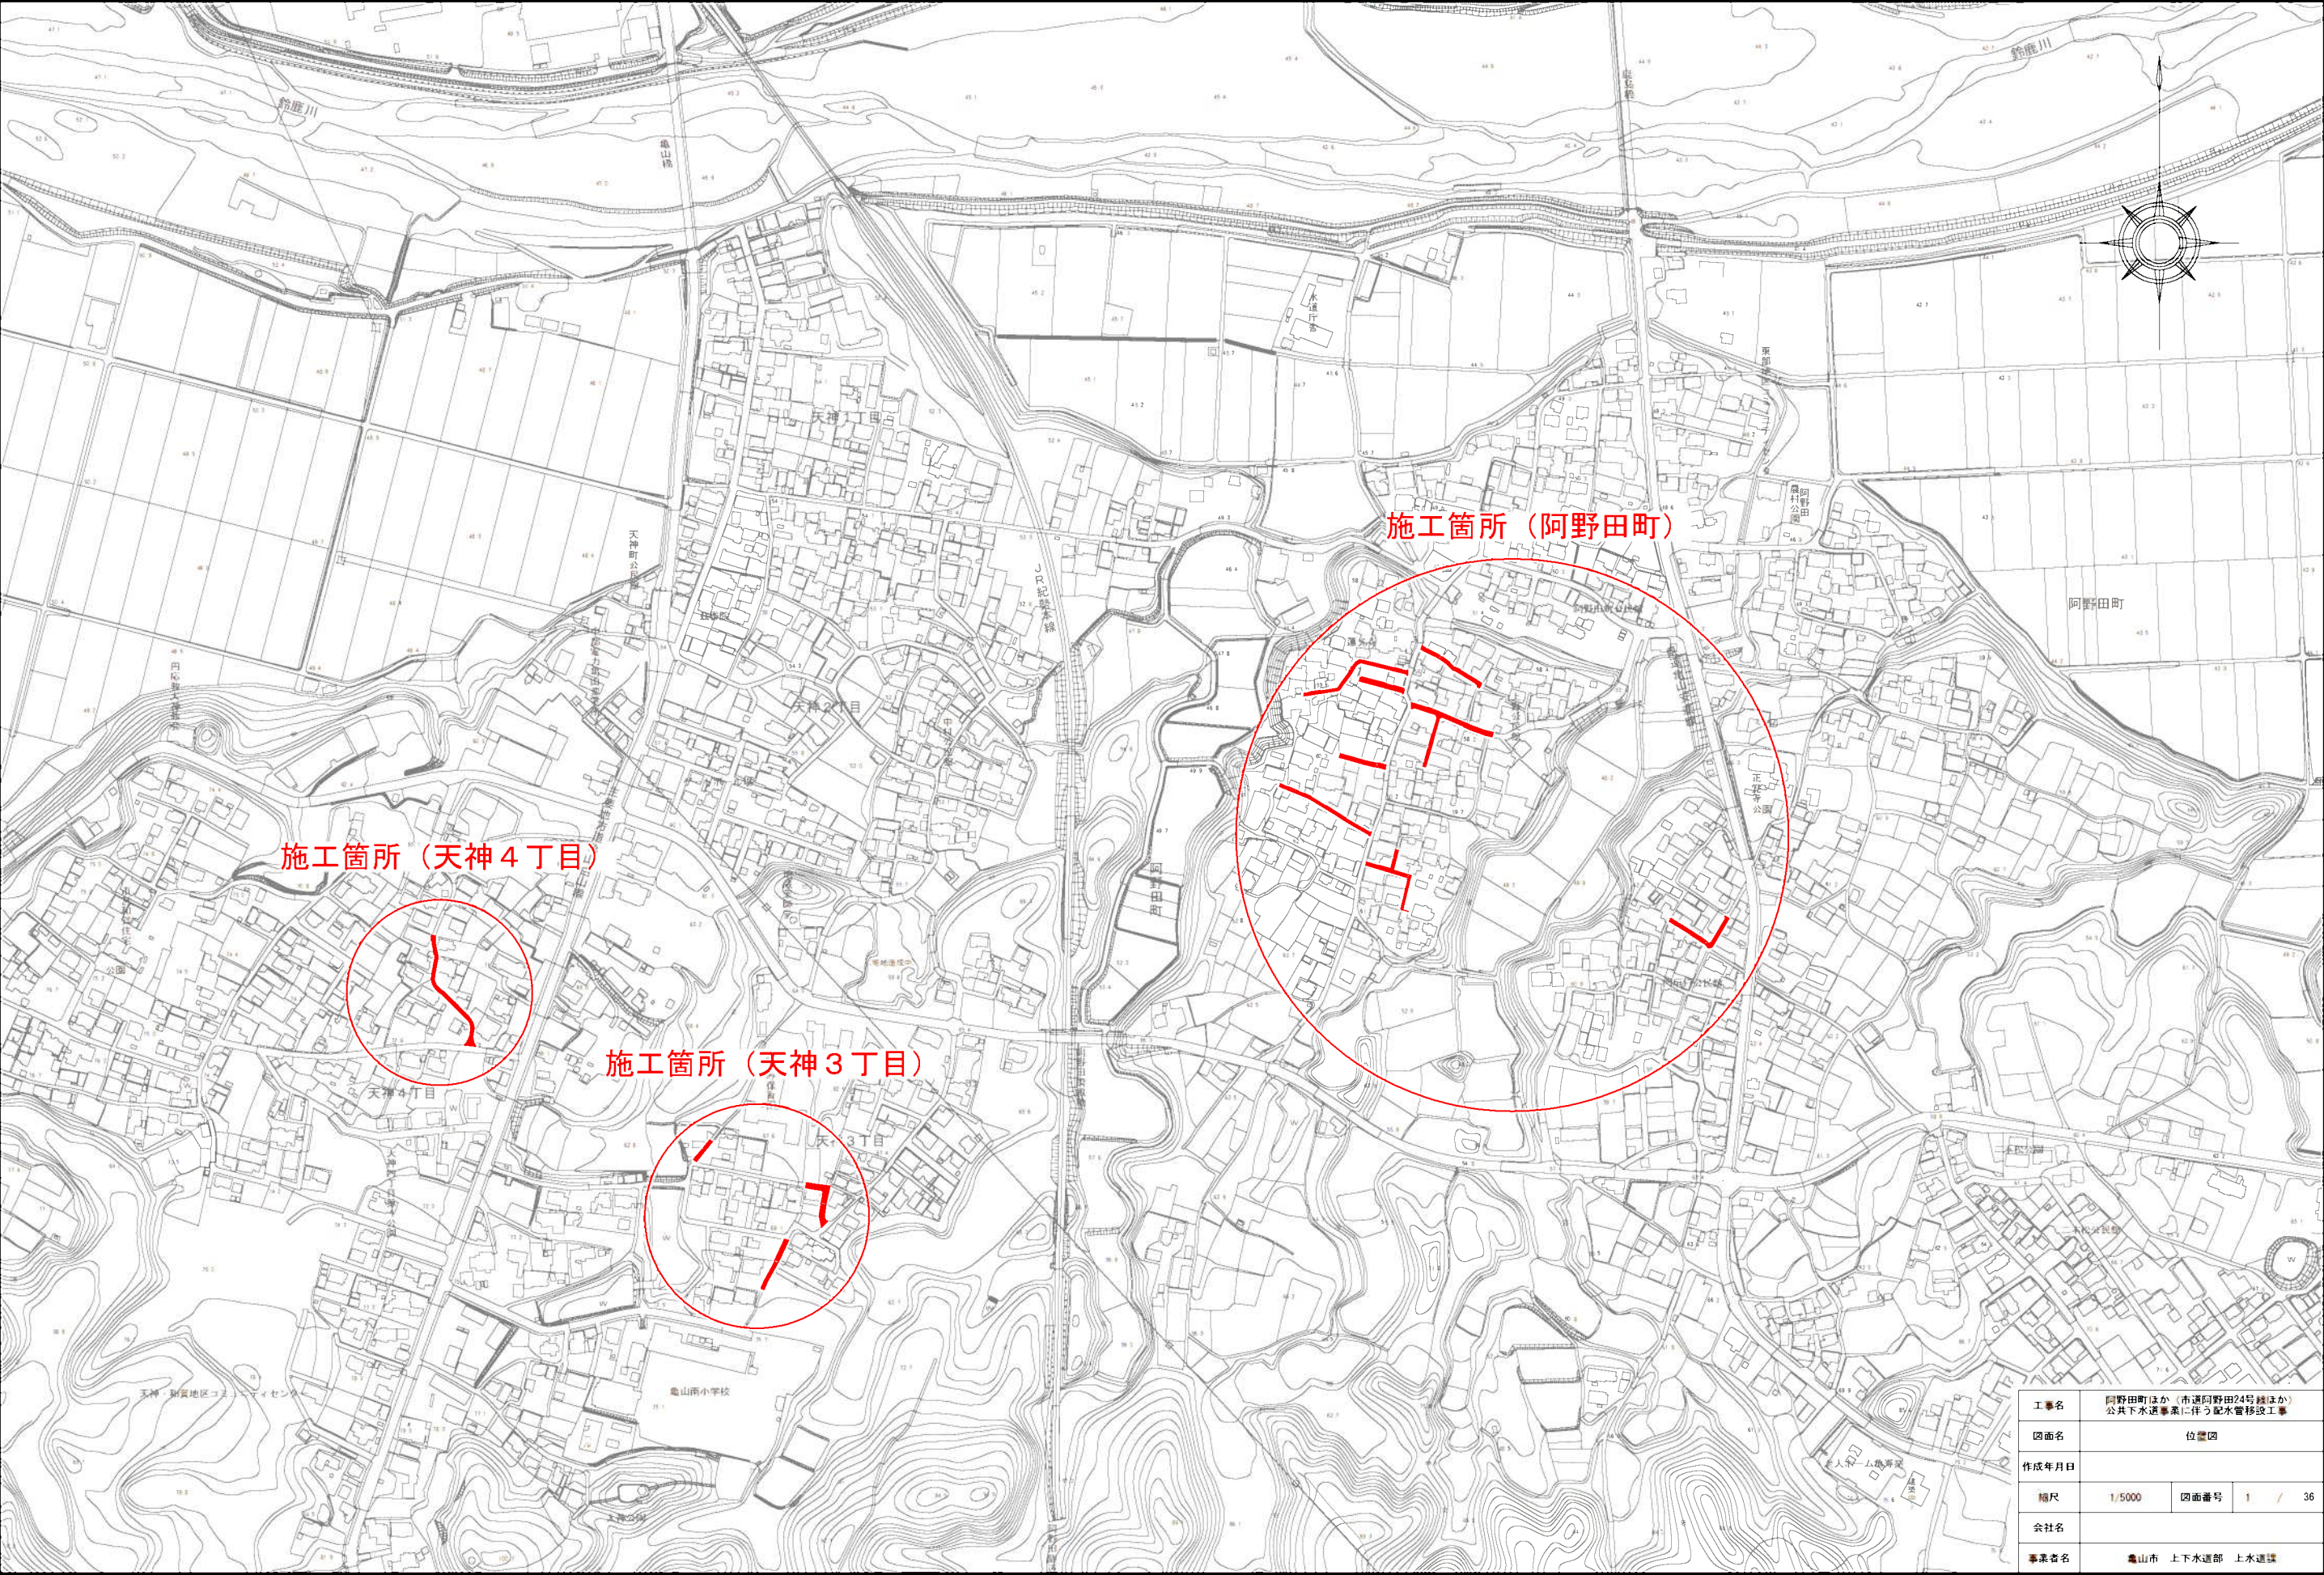

工事名	阿野田町ほか（市道阿野田24号線ほか） 公共下水道事業に伴う配水管移設工事		
図面名	位置図		
作成年月日			
縮尺	1/5000	図面番号	1 / 36
会社名			
事業者名	亀山市 上下水道部 上水道課		

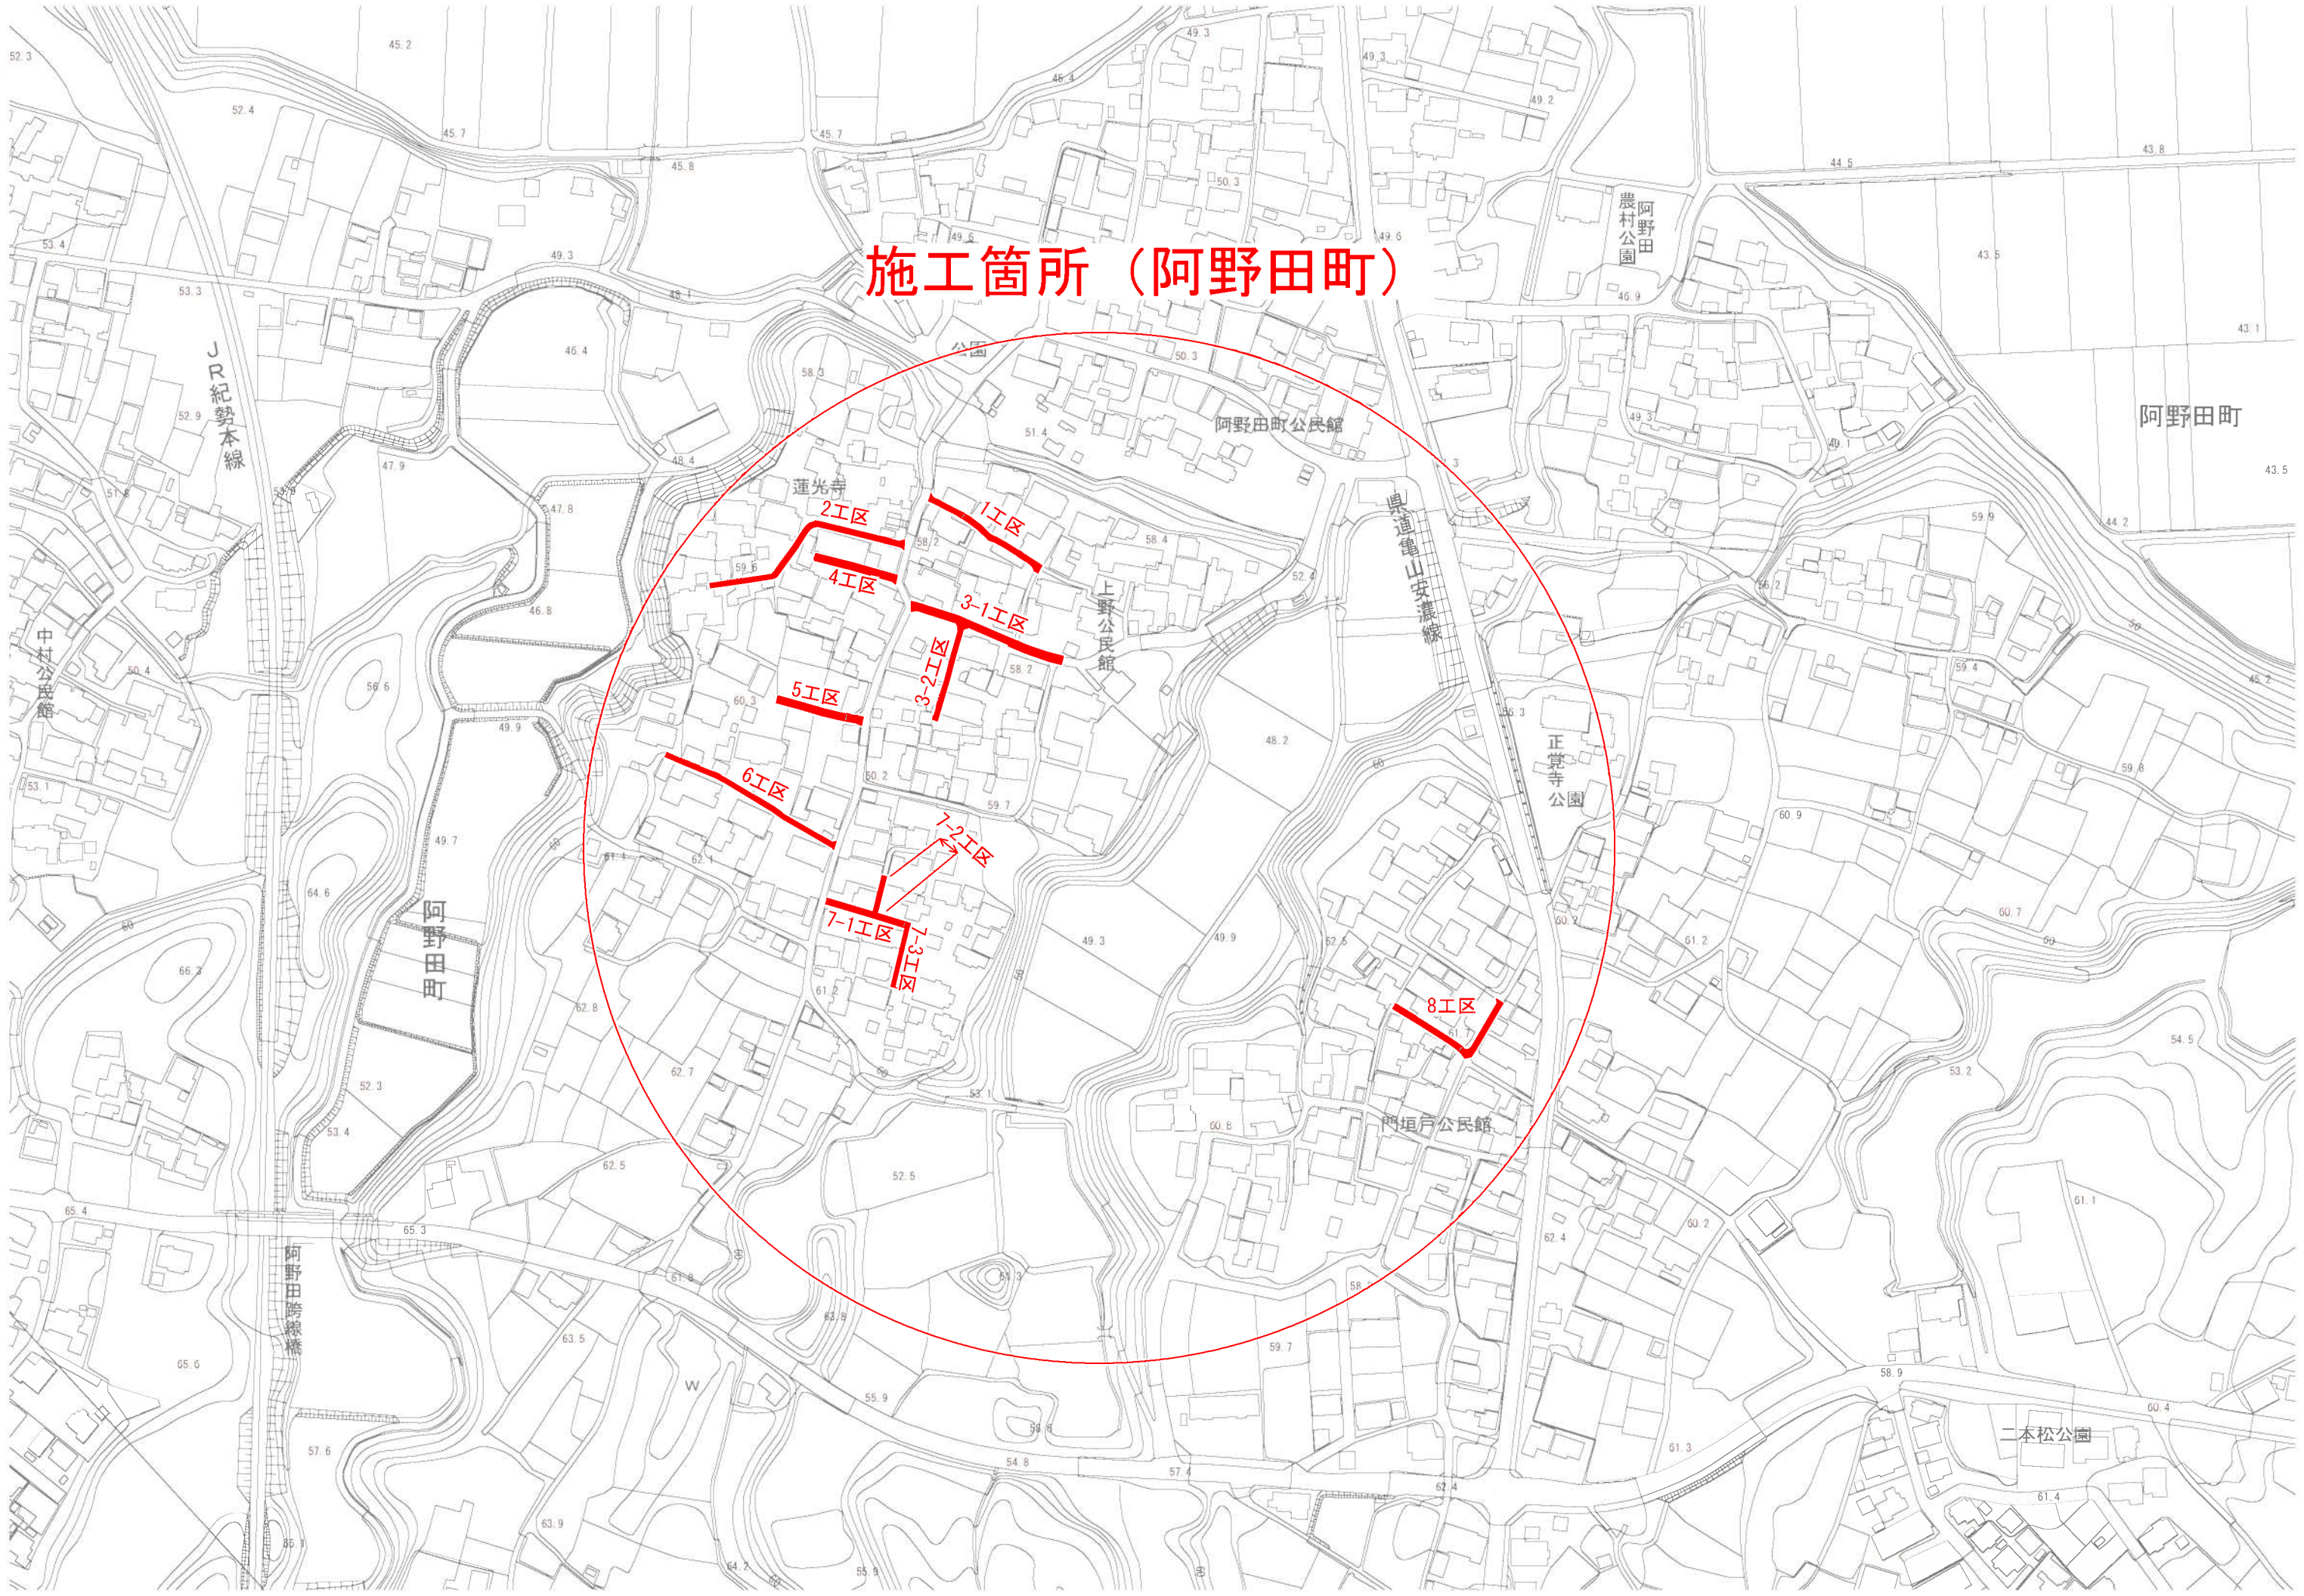



施工箇所（阿野田町）

阿野田町

阿野田町

二本松公園

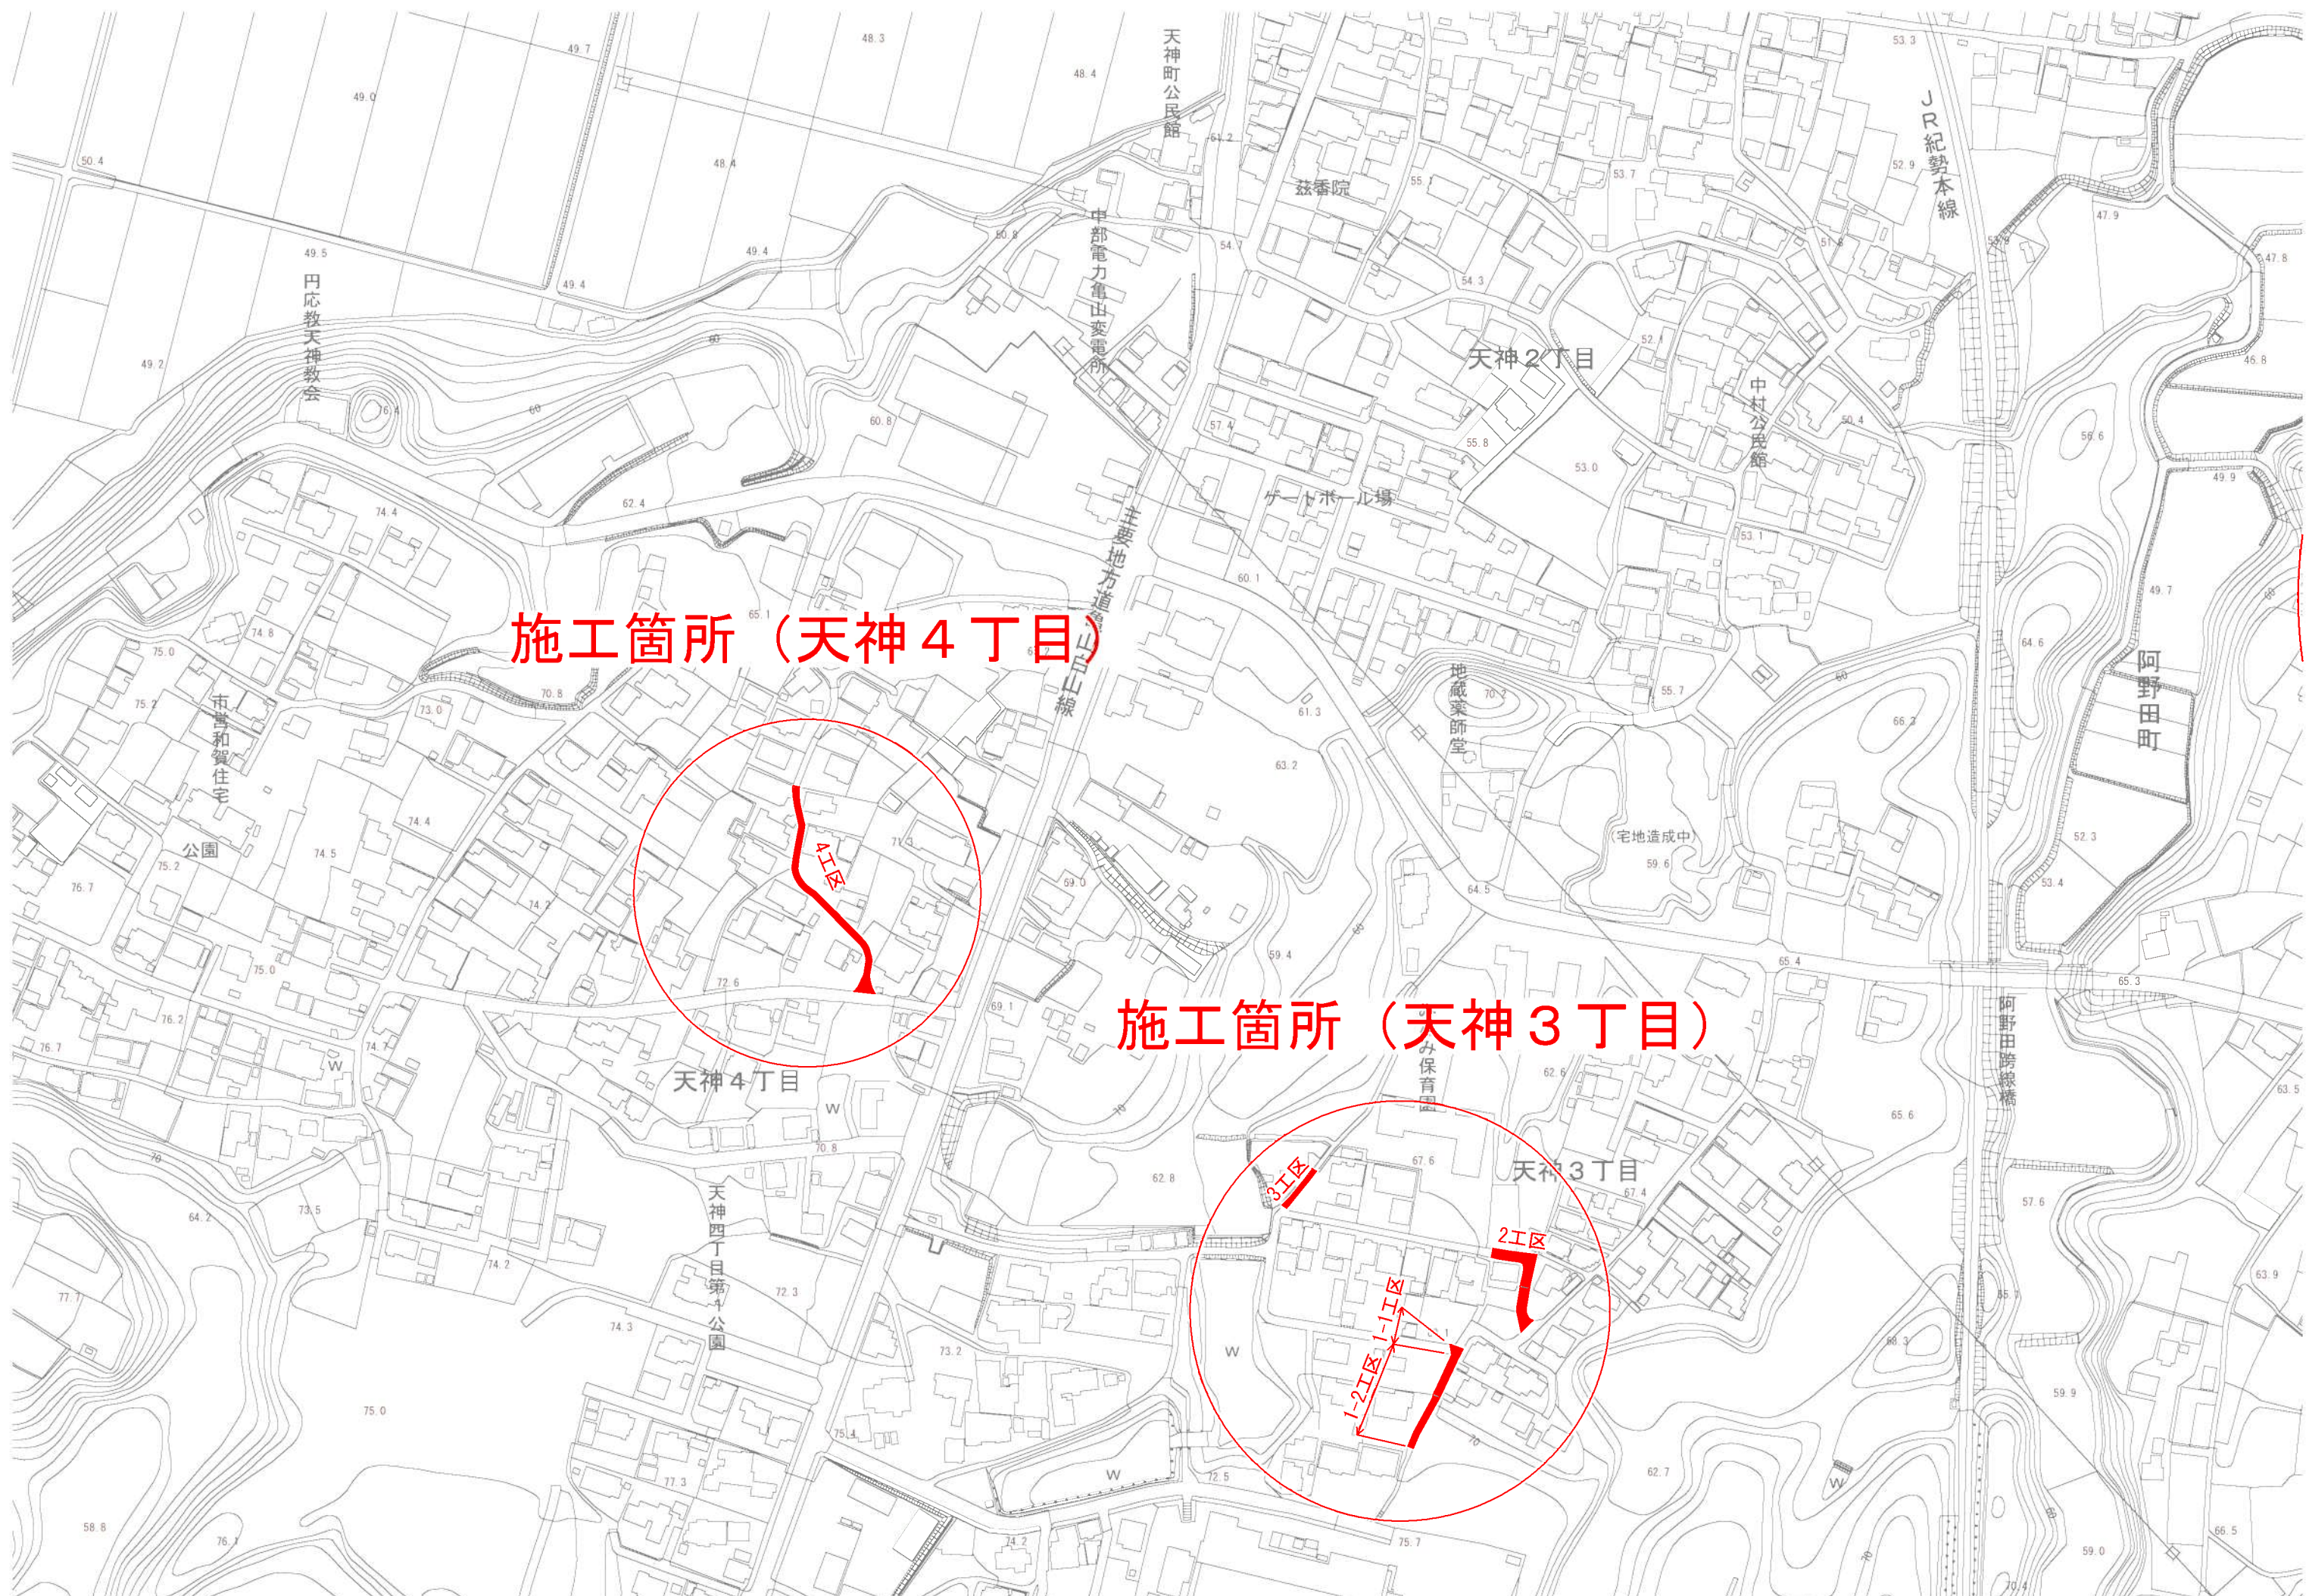


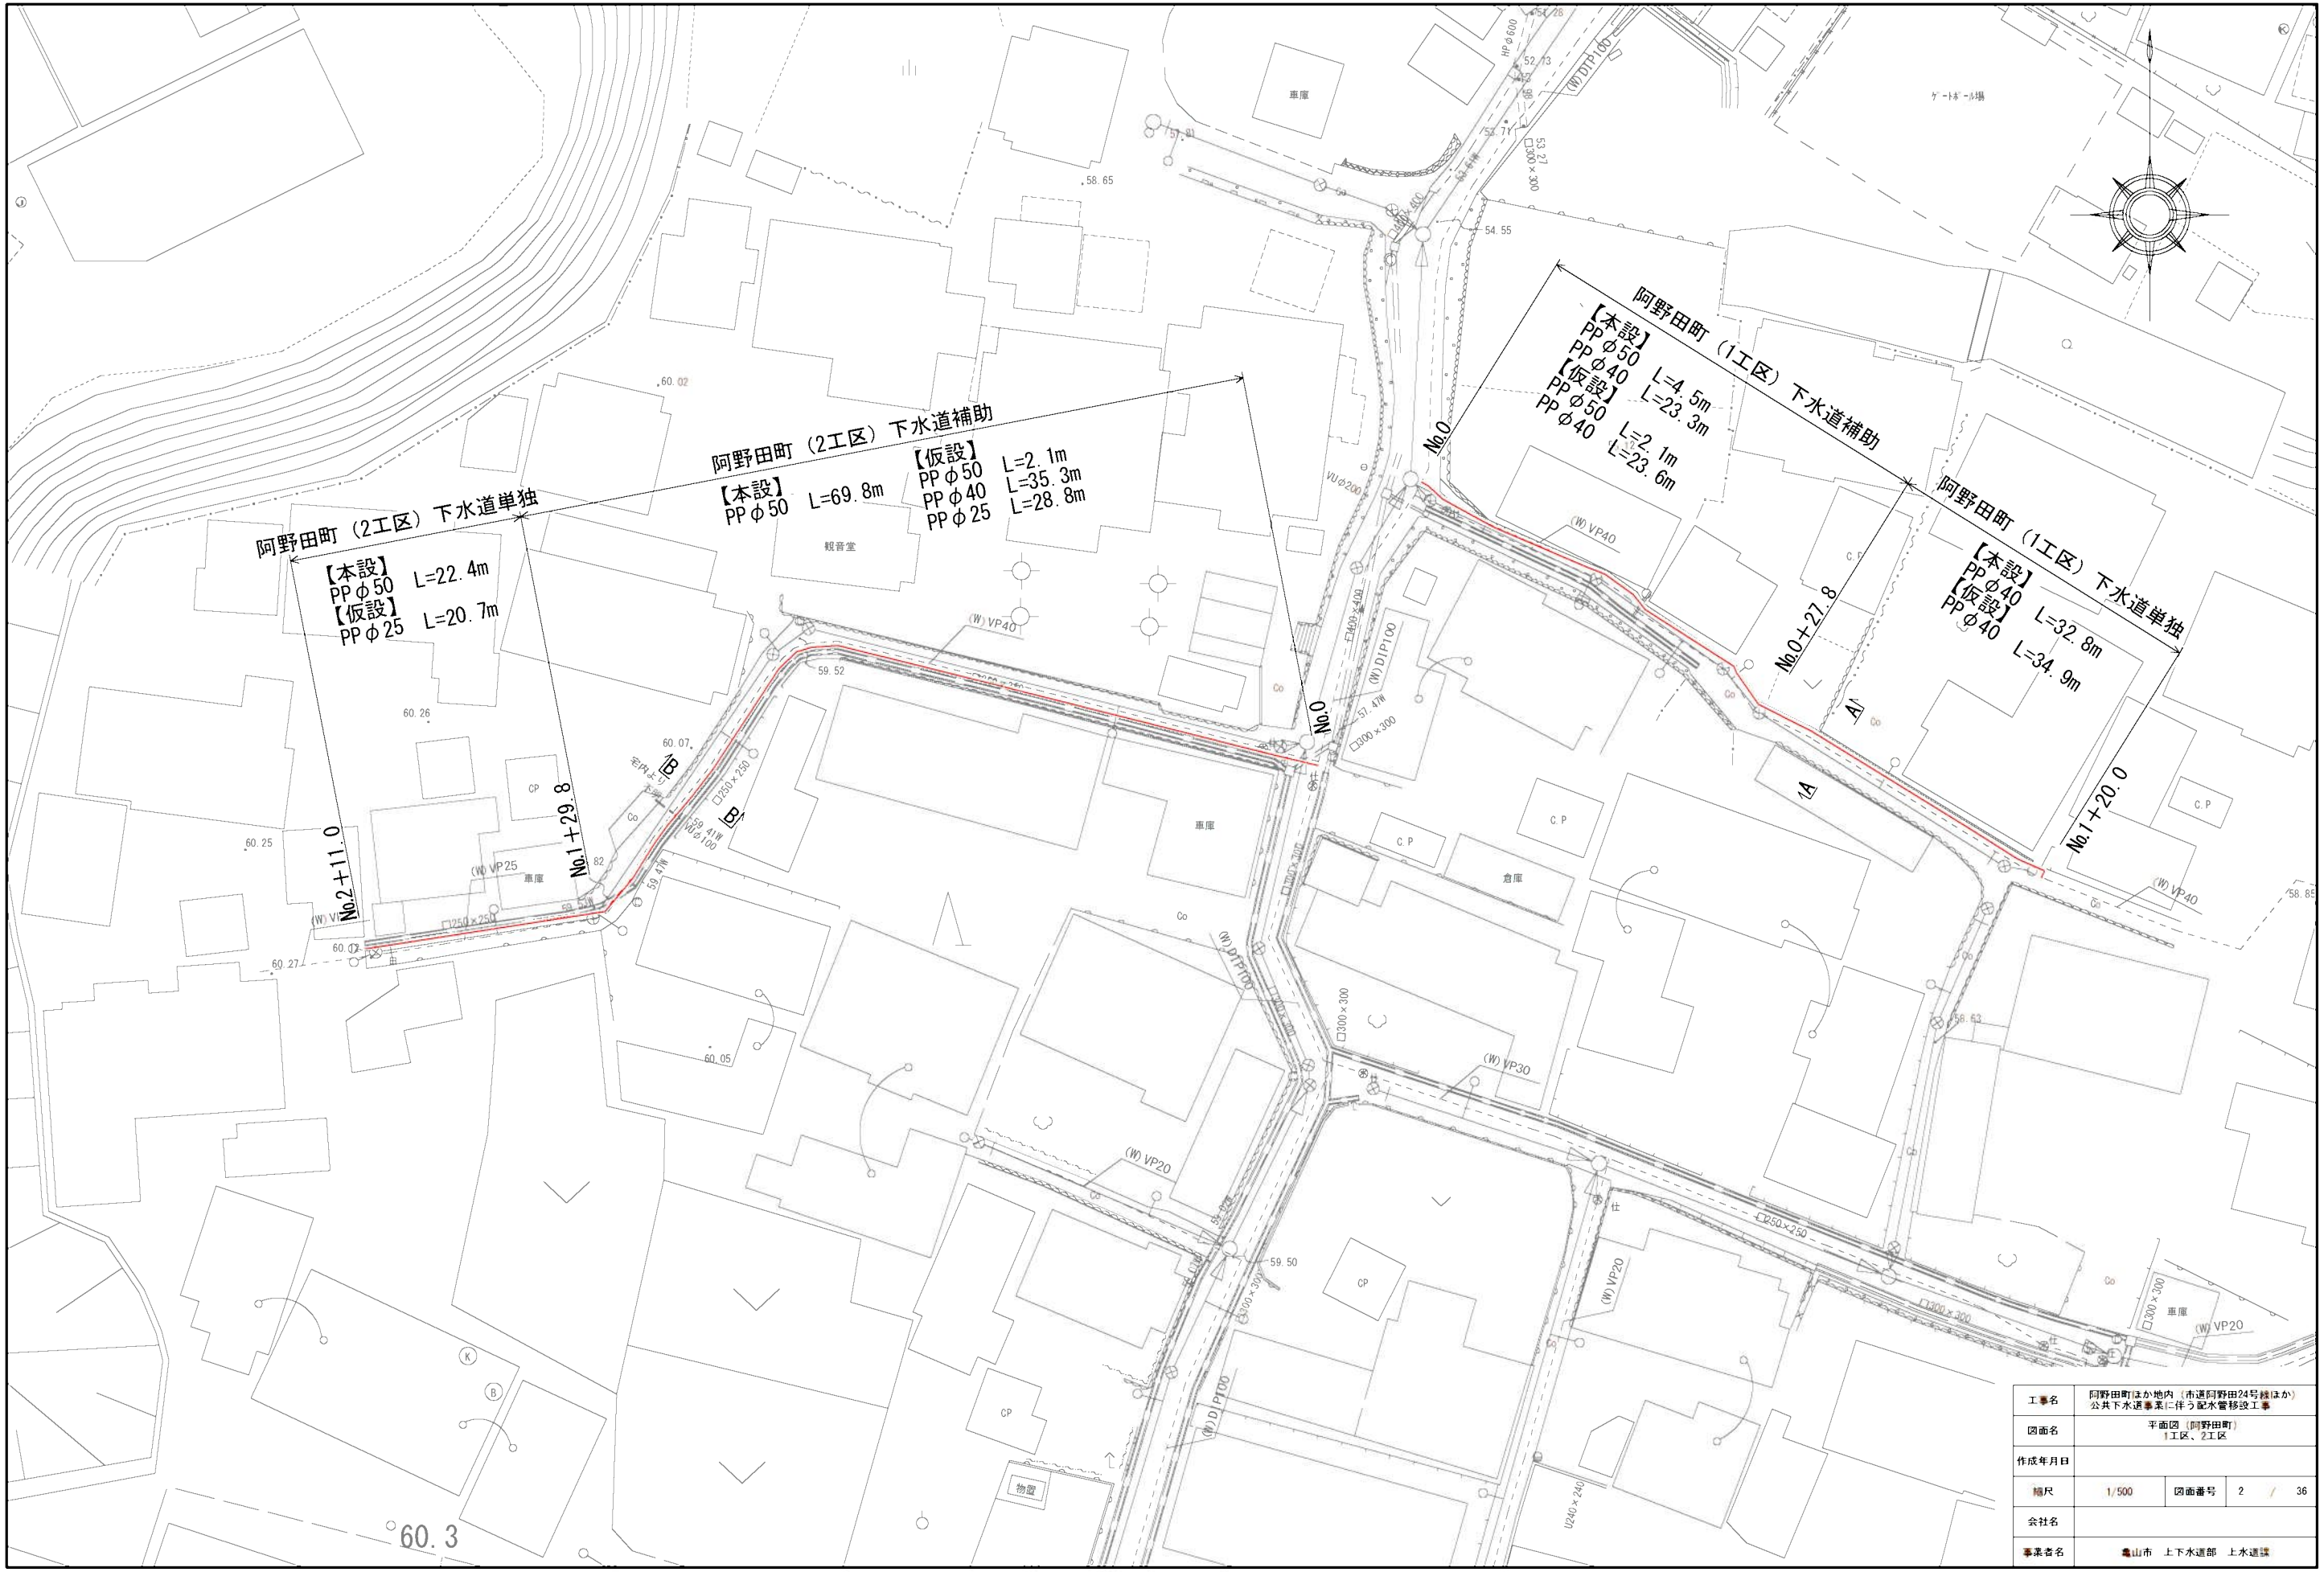


工事名	阿野田町ほか地内（市道阿野田24号線ほか） 公共下水道事業に伴う配水管移設工事		
図面名	平面図（阿野田町） 1工区、2工区		
作成年月日			
縮尺	1/500	図面番号	2 / 36
会社名			
事業者名	龜山市 上下水道部 上水道課		



工事名	阿野田町ほか地内（市道阿野田24号線ほか） 公共下水道事業に伴う配水管移設工事		
図面名	平面図（阿野田町） 8工区		
作成年月日			
縮尺	1/500	図面番号	5 / 36
会社名			
事業者名	亀山市 上下水道部 上水道課		

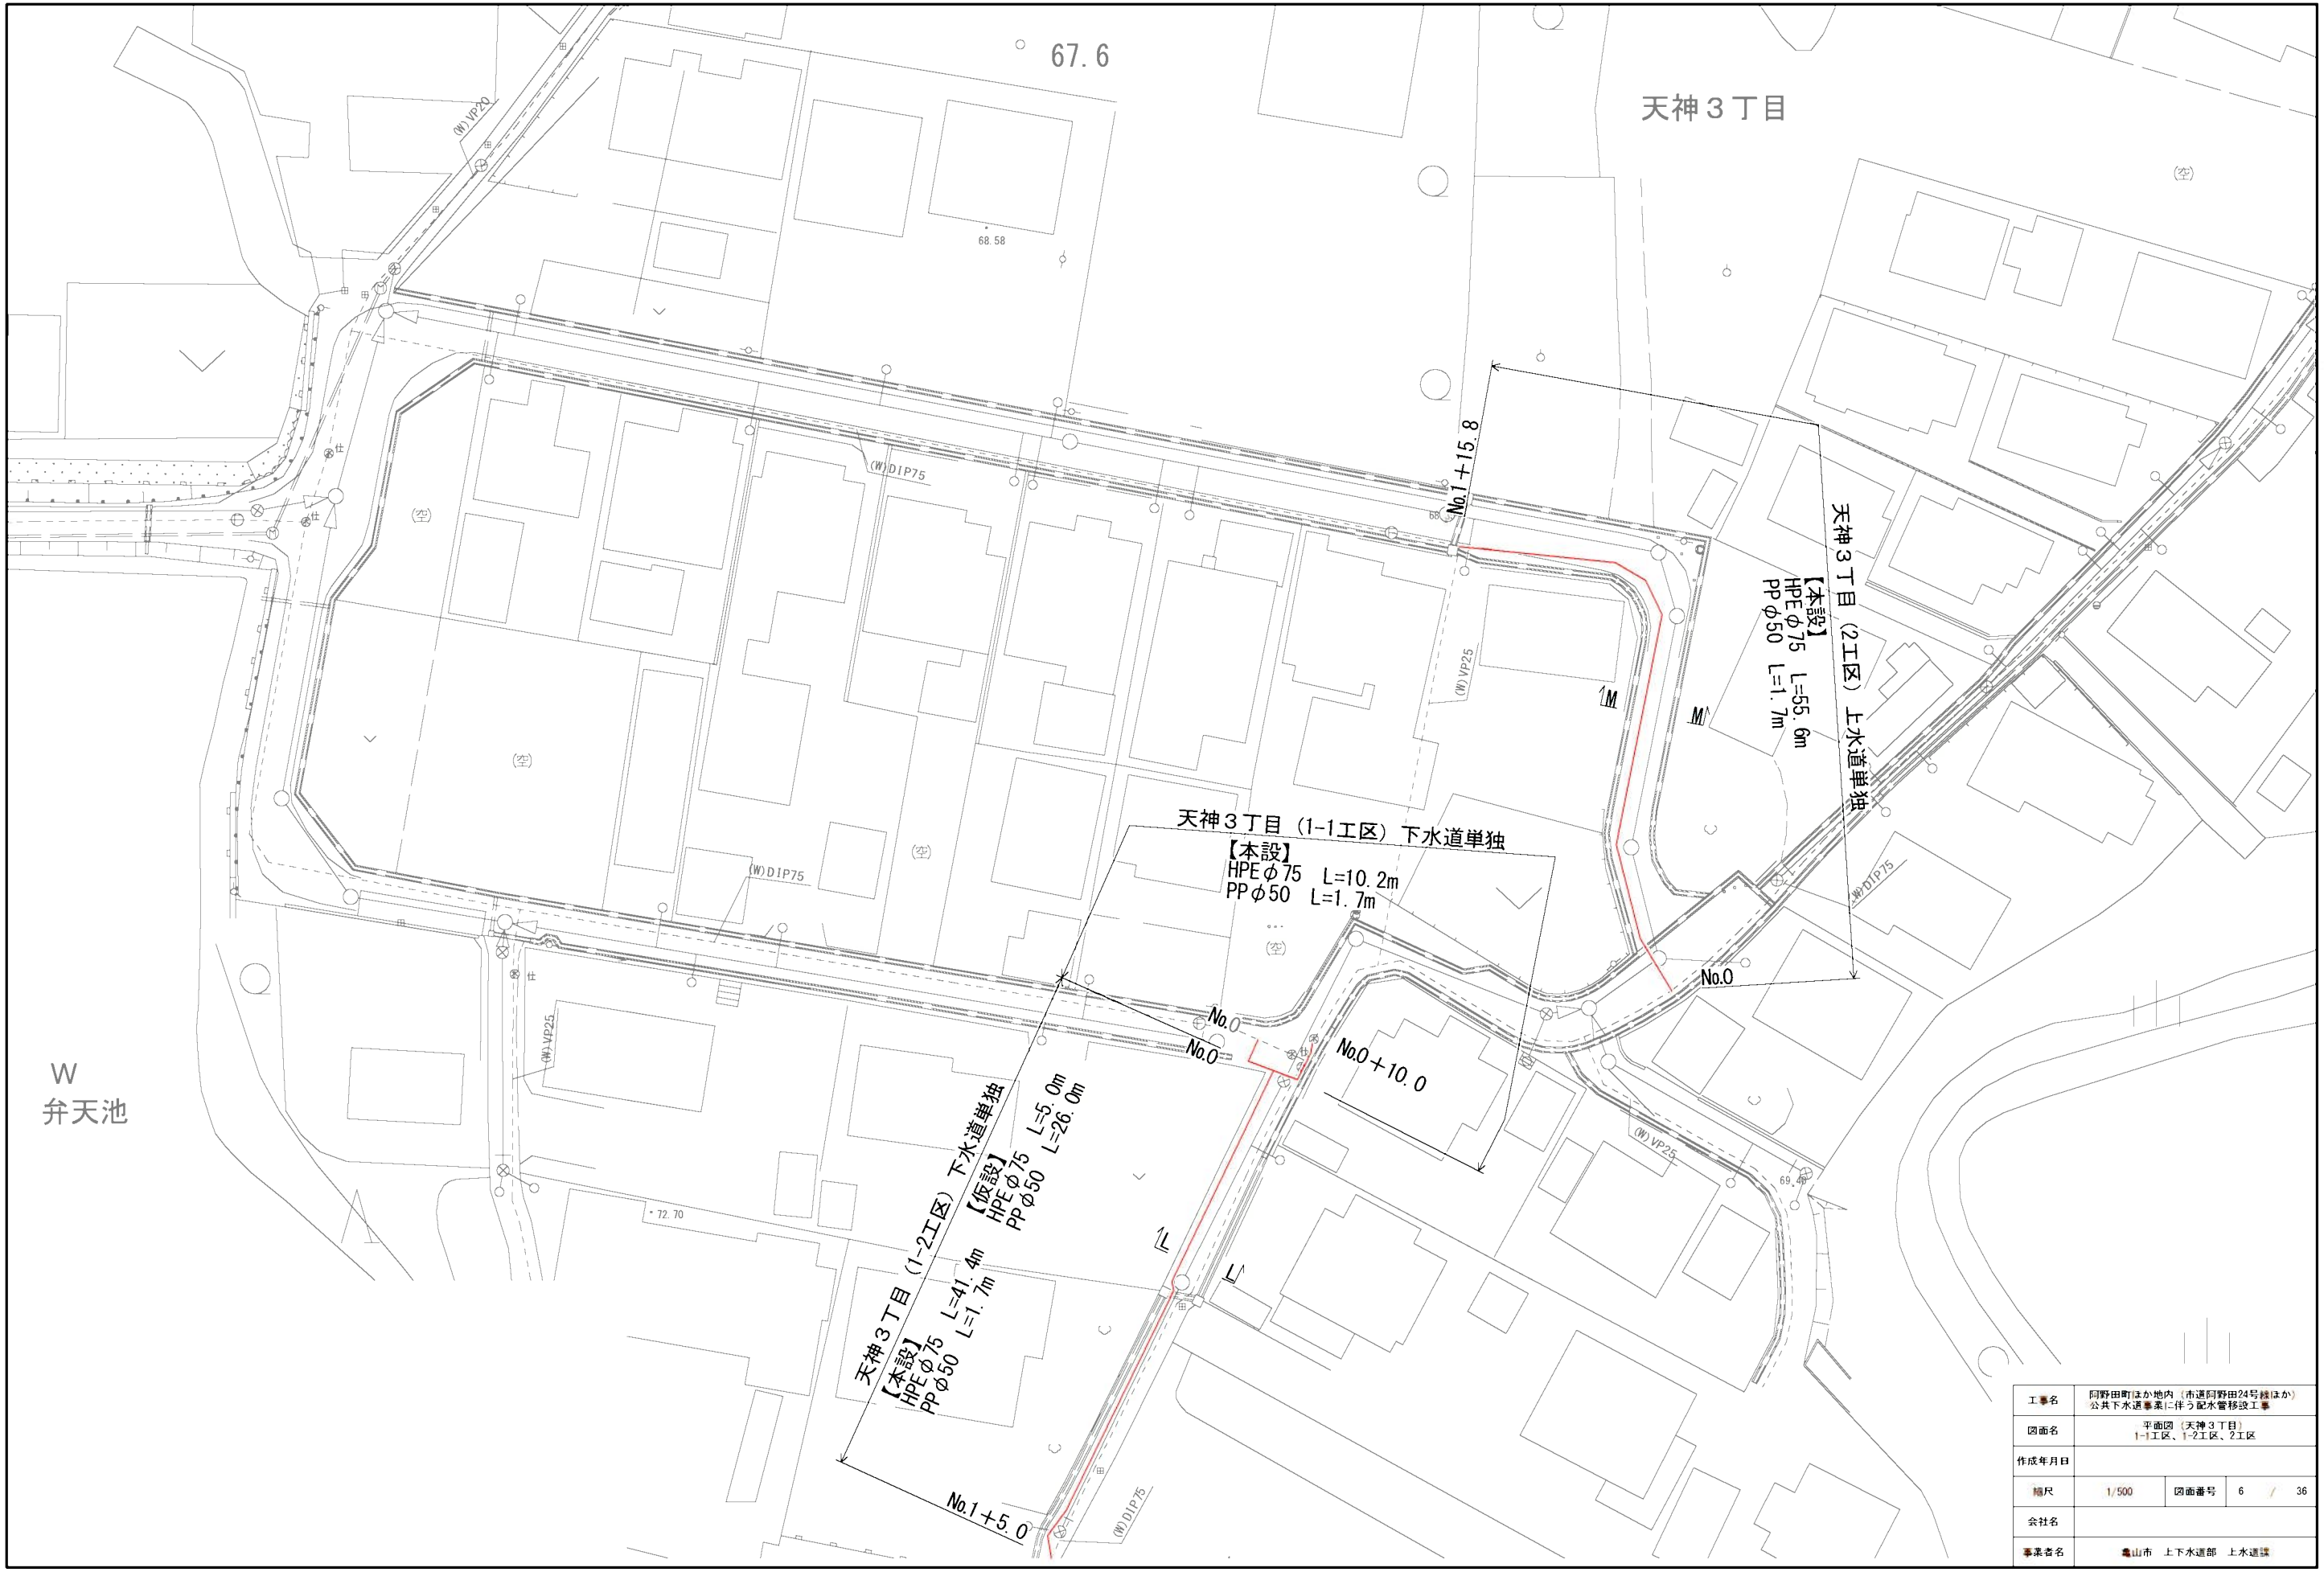


工事名	阿野田町ほか地区内（市道阿野田24号線ほか） 公共下水道事業に伴う配水管移設工事		
図面名	平面図（天神3丁目） 1-1工区、1-2工区、2工区		
作成年月日			
縮尺	1/500	図面番号	6 / 36
会社名			
事業者名	亀山市 上下水道部 上水道課		

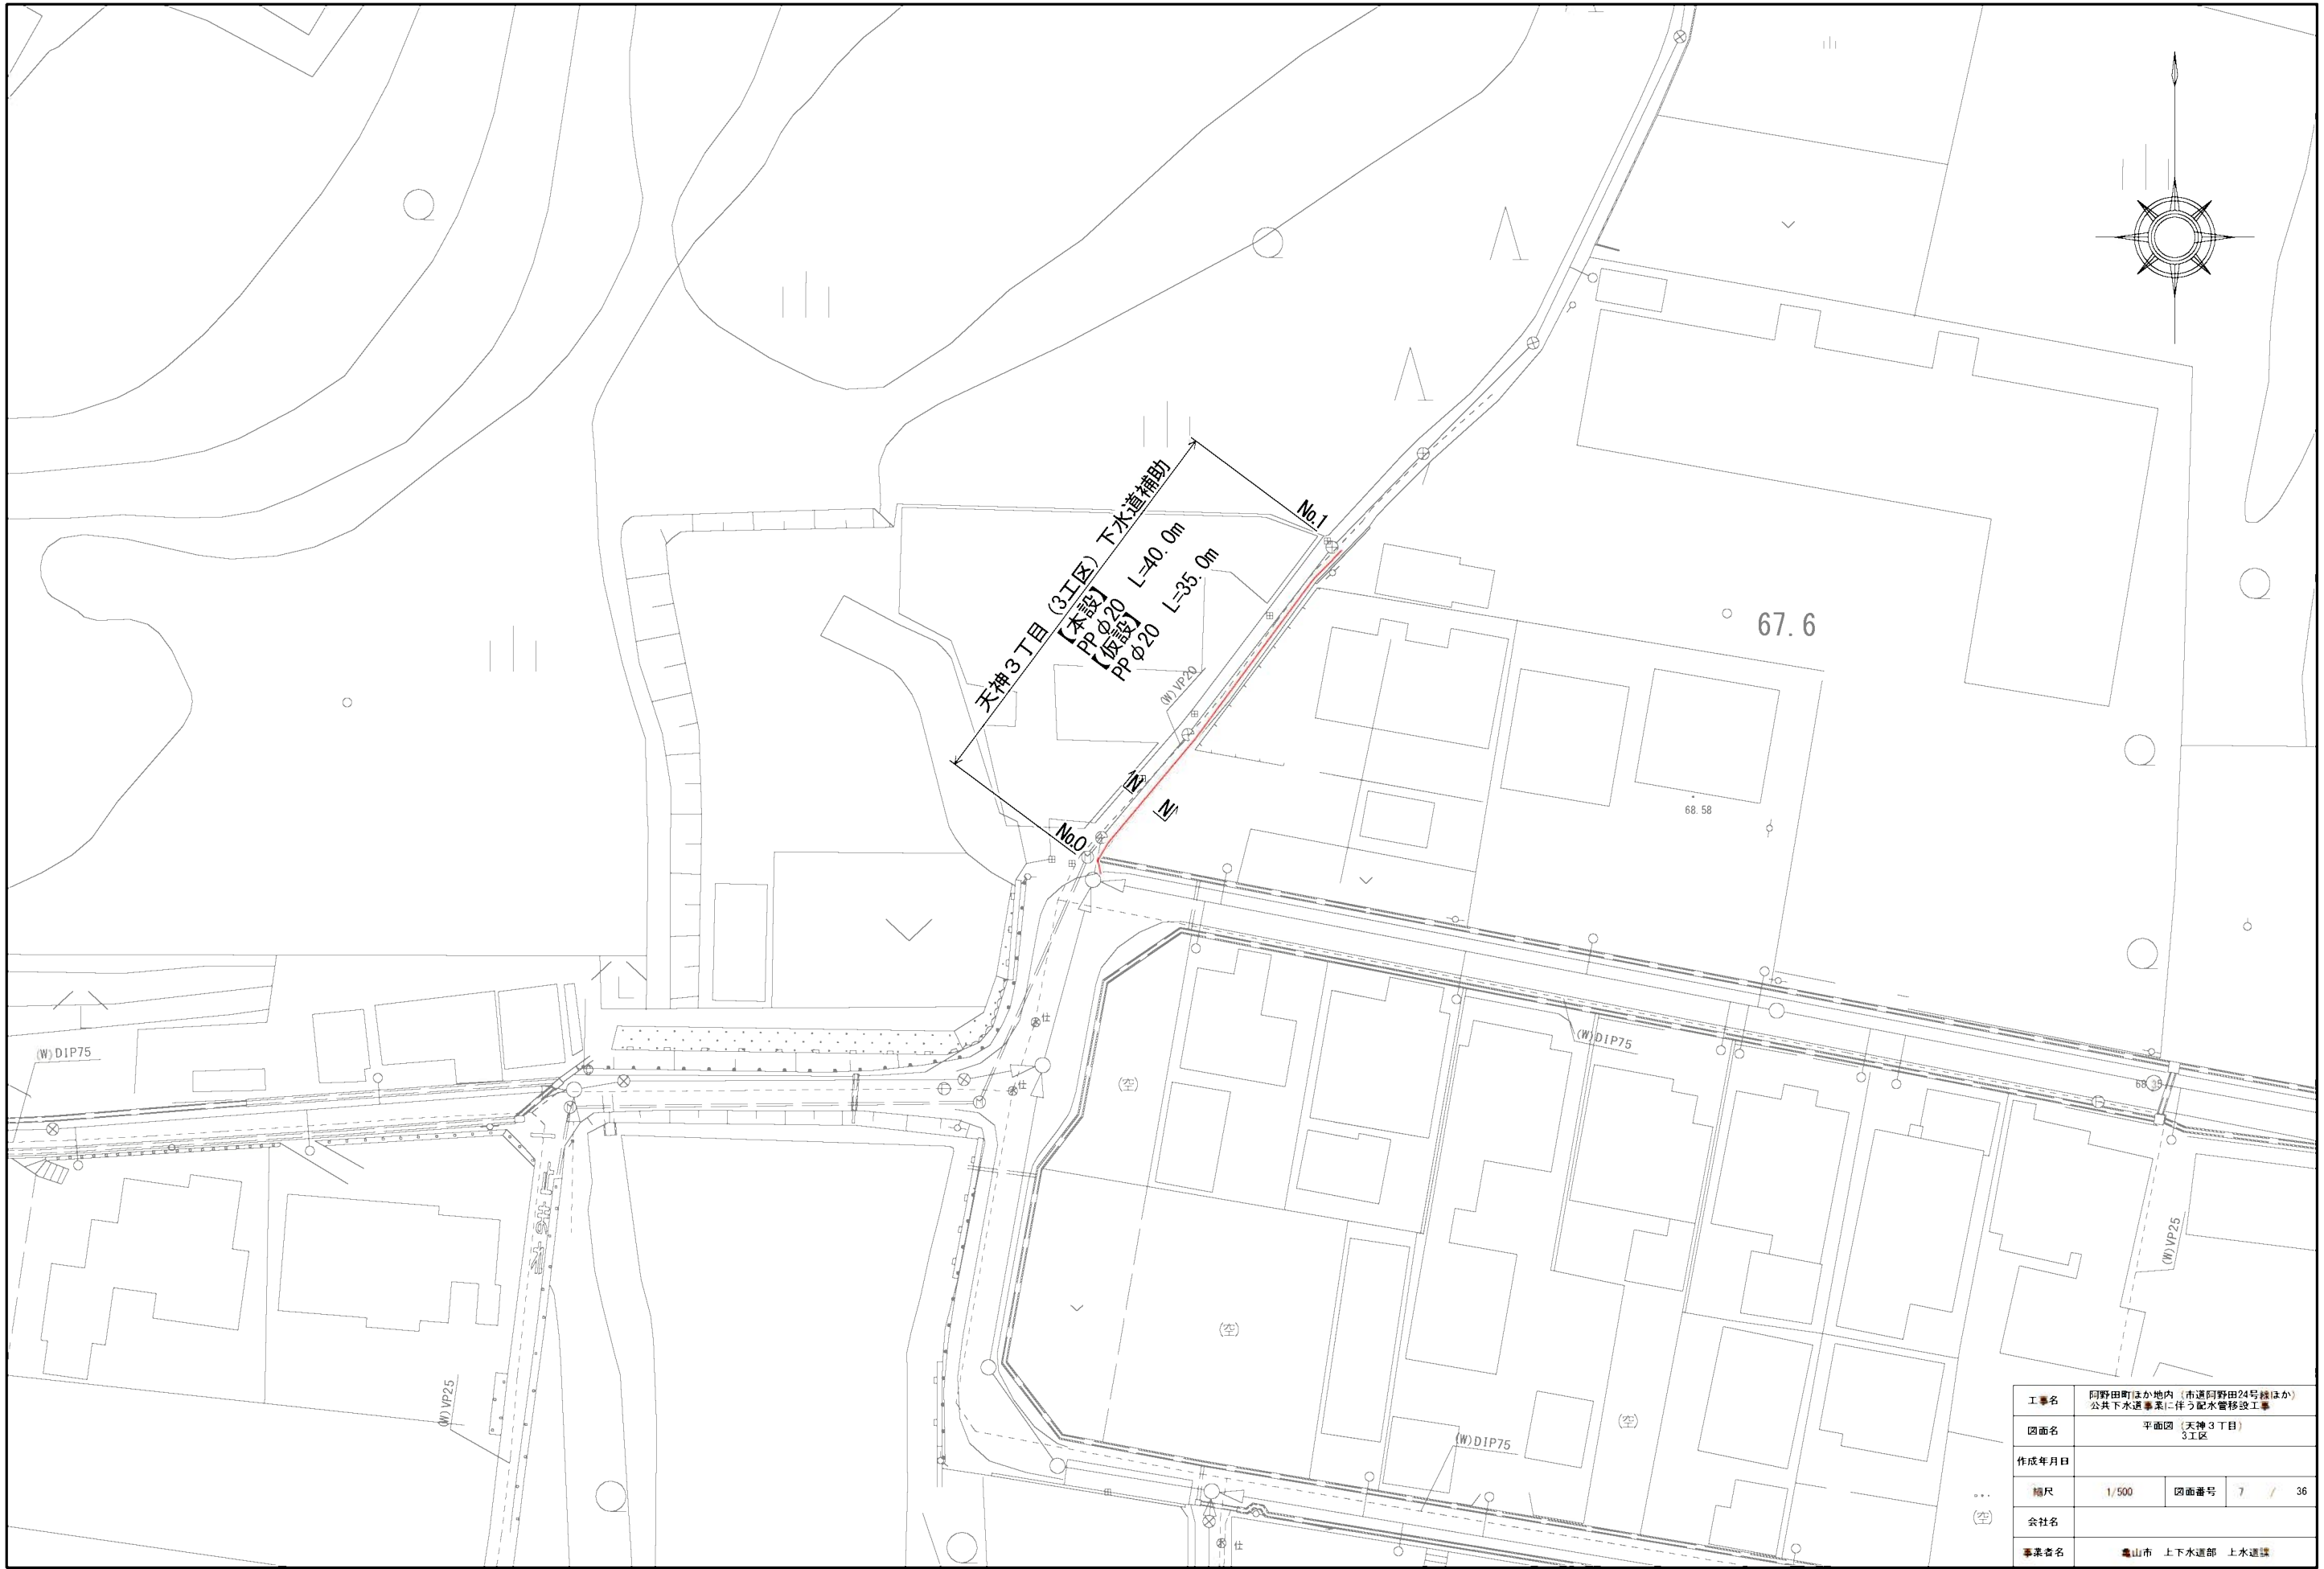


工事名	阿野田町ほか地区内（市道阿野田24号線ほか） 公共下水道事業に伴う配水管移設工事		
図面名	平面図（天神3丁目） 3工区		
作成年月日			
縮尺	1/500	図面番号	7 / 36
会社名			
事業者名	亀山市 上下水道部 上水道課		

阿野田町 1 工区（本設）


埋設深：φ50以上 H=900mm
φ40以下 H=650mm

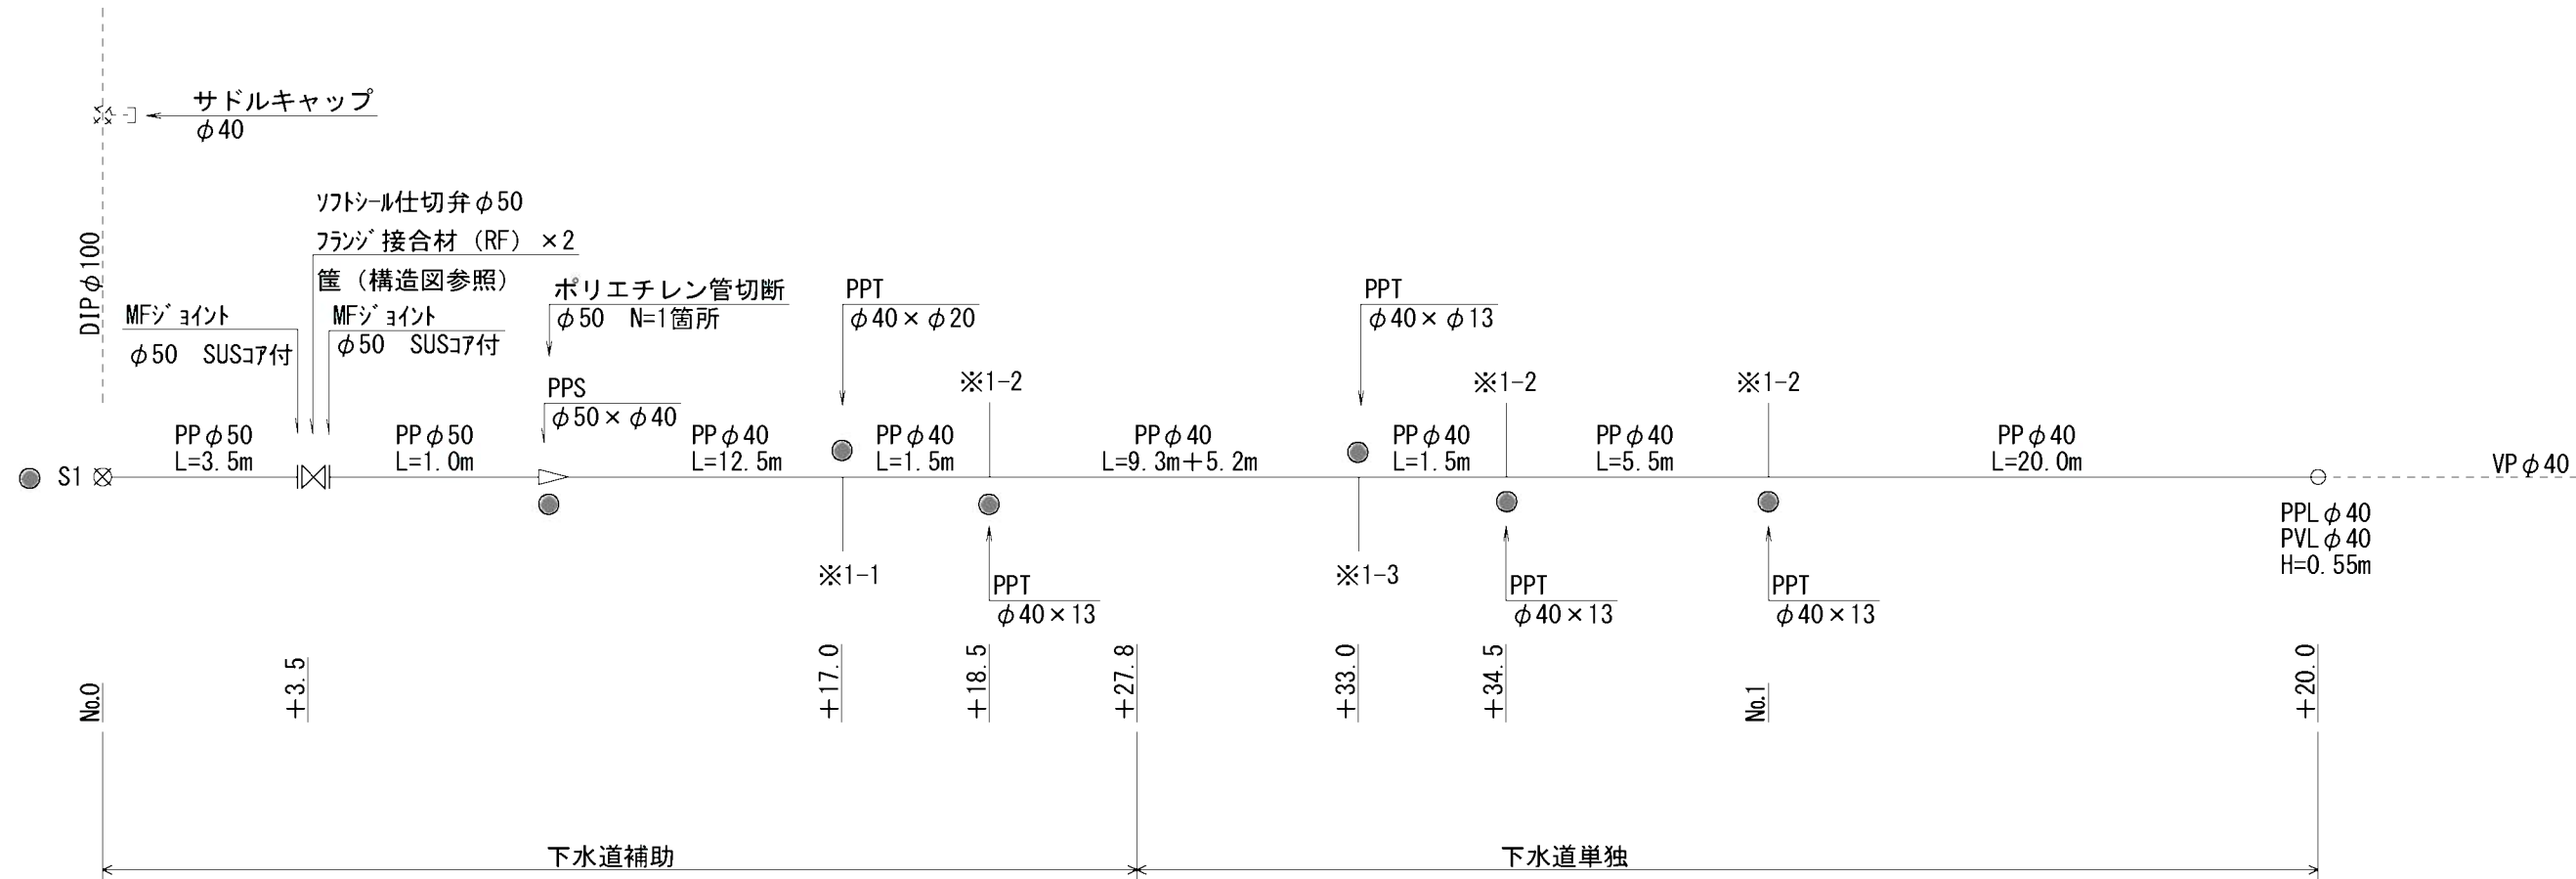


※1-1 給水工詳細図

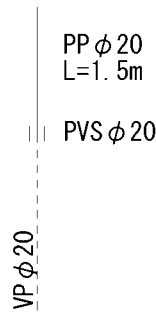

※1-2 給水工詳細図

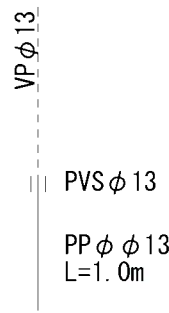

※1-3 給水工詳細図

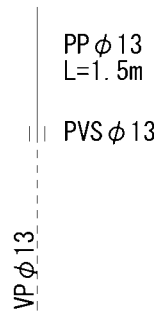

下水道補助
【本設】No.0～No.0+27.8
φ50 L=4.5m
φ40 L=23.3m
φ20 L=1.5m
φ13 L=1.0m

下水道単独
【本設】No.0+27.8～No.1+20.0
φ40 L=32.8m
φ13 L=3.5m




S1：DIP管用サドル分水栓（φ100×φ50）

※PP管については、1種を使用
サドル分水栓については、PP1オンソケット・メタルパッキン含む
PP継手については、耐震型とする。

●：マーカー杭

工事名	阿野田町ほか地内（市道阿野田24号線ほか） 公共下水道事業に伴う配水管移設工事		
図面名	配管図（阿野田町）1工区：本設		
作成年月日			
縮尺	Free	図面番号	9 / 36
会社名			
事業者名	亀山市 上下水道部 上水道課		

埋設深：埋設A H=300mm
埋設B H=900mm

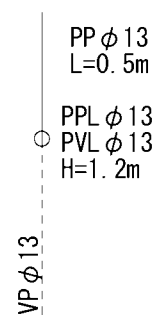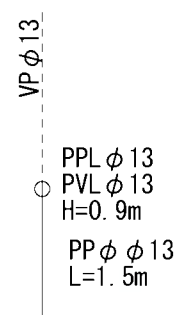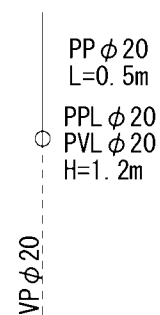

下水道補助
【仮設】No.0+4.5～No.0+27.8
φ50 L=2.1m
φ40 L=23.6m
φ20 L=1.7m
φ13 L=2.4m


下水道単独
【仮設】No.0+27.8～No.1+20.0
φ40 L=34.9m
φ13 L=6.5m

※PP管については、1種を使用
露出部の仮設管は、保温筒にて養生すること。
PP継手については、耐震型とする。


工 事 名	阿野田町ほか地内（市道阿野田24号線ほか） 公共下水道事業に伴う配水管移設工事		
図面名	配管図（阿野田町）1工区：仮設		
作成年月日			
縮尺	free	図面番号	10 / 36
会社名			
事業者名	島山市 上下水道部 上水道課		

阿野田町 2 工区（本設）


埋設深：φ50以上 H=900mm
φ40以下 H=650mm

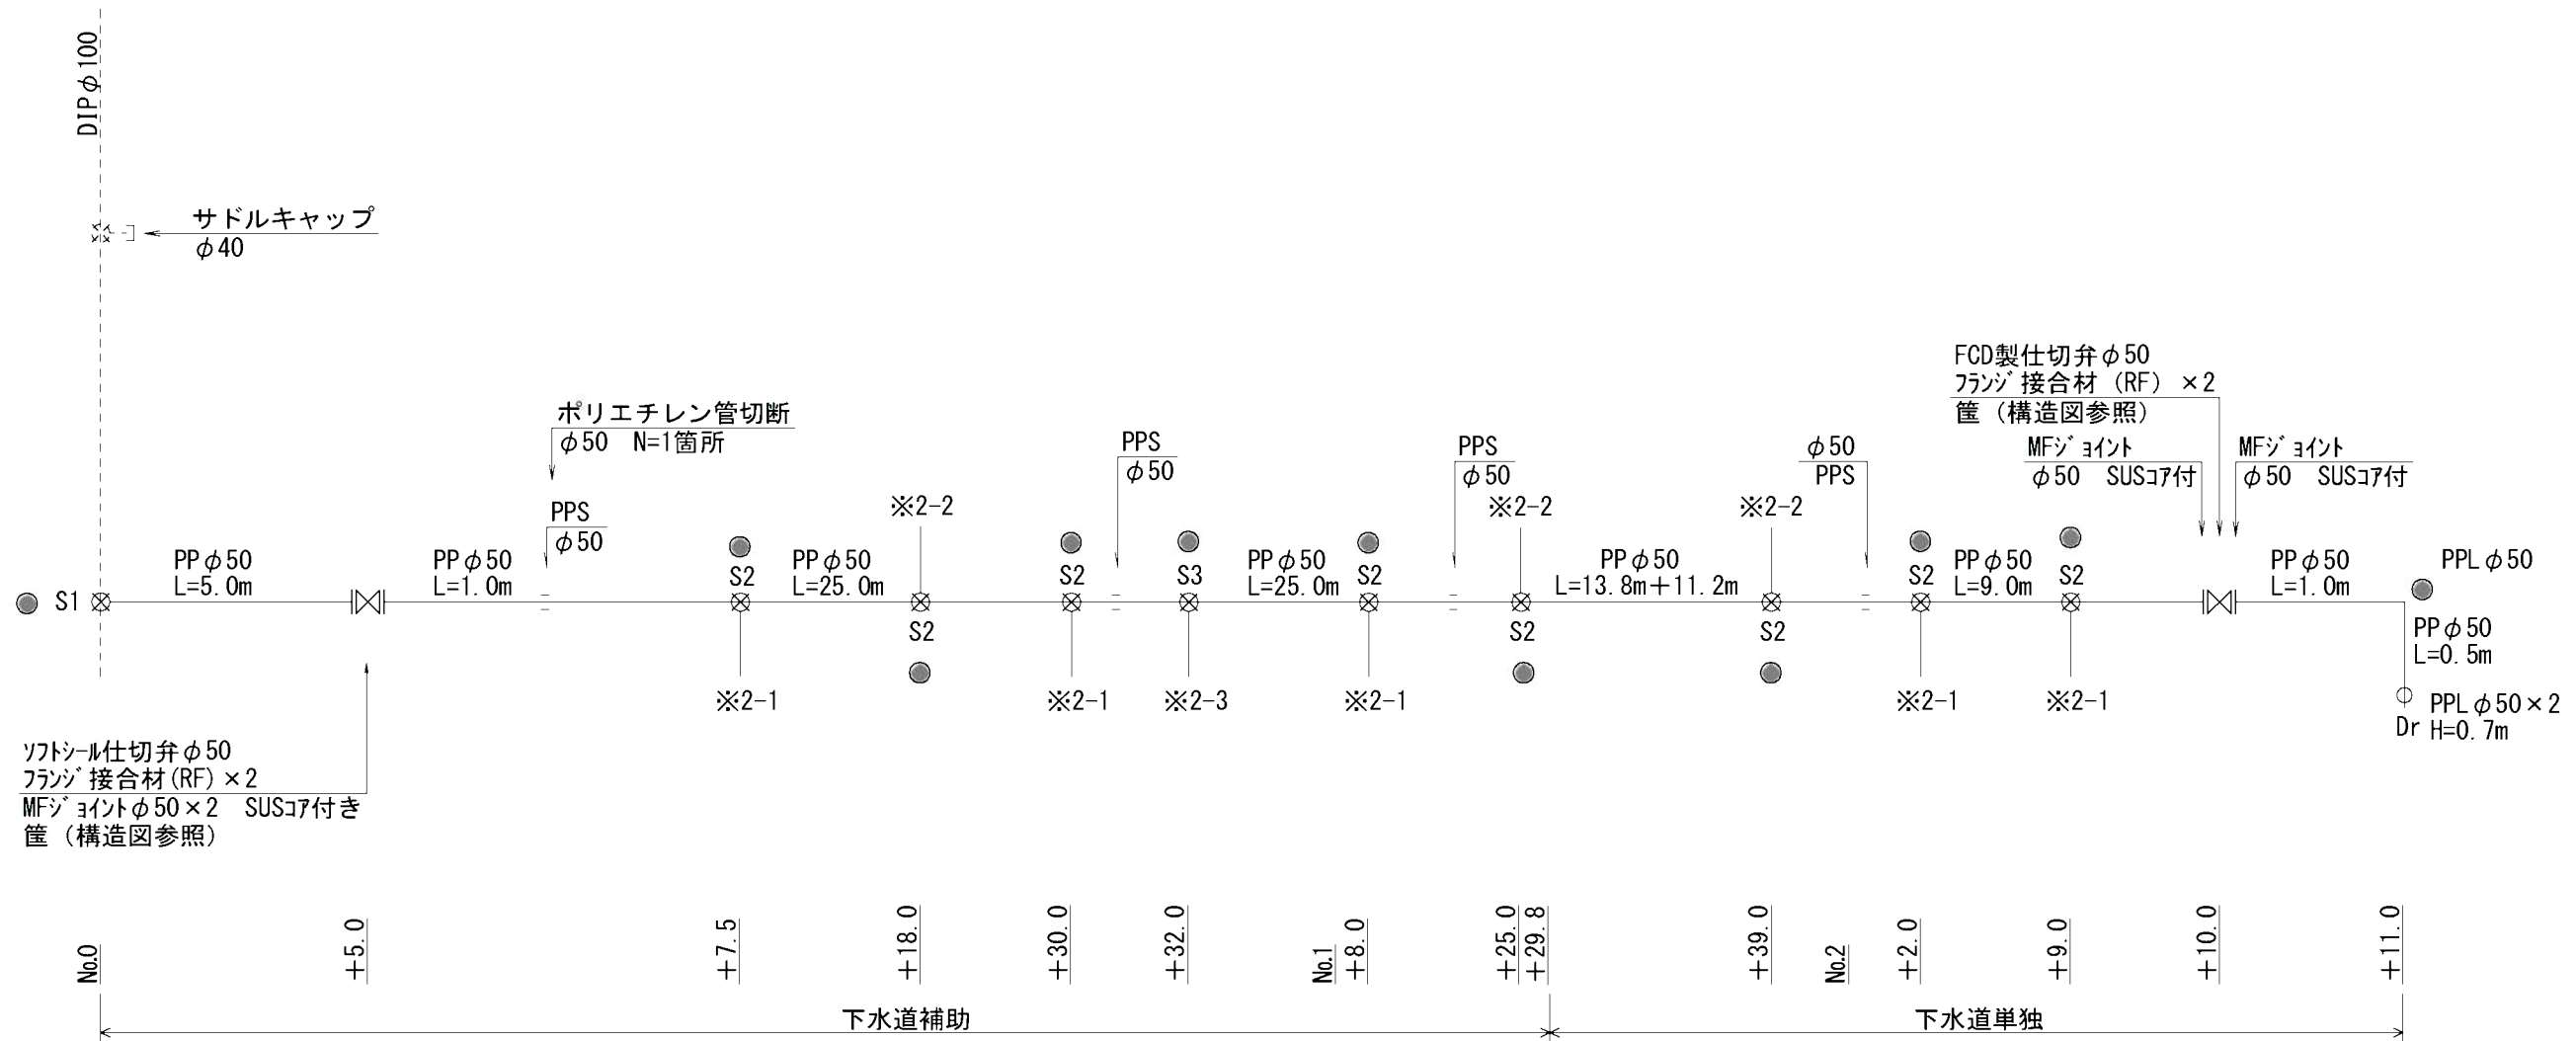


※2-1 給水工詳細図

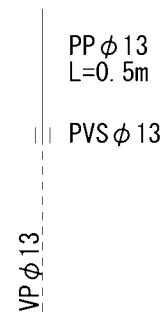

※2-2 給水工詳細図

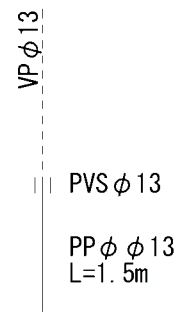

※2-3 給水工詳細図

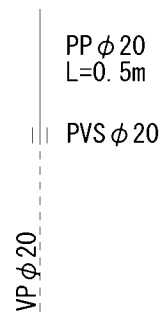

下水道補助
【本設】No.0～No.1+29.8
φ50 L=69.8m
φ20 L=0.5m
φ13 L=4.5m


下水道単独
【本設】No.1+29.8～No.2+11.0
φ50 L=22.4m
φ13 L=2.5m

S1：DIP管用サドル分水栓（φ100×φ50）
S2：PP管用サドル分水栓（φ50×φ13）
S3：PP管用サドル分水栓（φ50×φ20）
※PP管については、1種を使用
サドル分水栓については、PPユニオンソケット・メタルナットを含む
PP継手については、耐震型とする。
●：マーカー杭


工事名	阿野田町ほか地内（市道阿野田24号線ほか） 公共下水道事業に伴う配水管移設工事		
図面名	配管図（阿野田町）2工区 本設		
作成年月日			
縮尺	Free	図面番号	11 / 36
会社名			
事業者名	亀山市 上下水道部 上水道課		

阿野田町 2工区（仮設）


埋設深：埋設A H=300mm
埋設B H=900mm

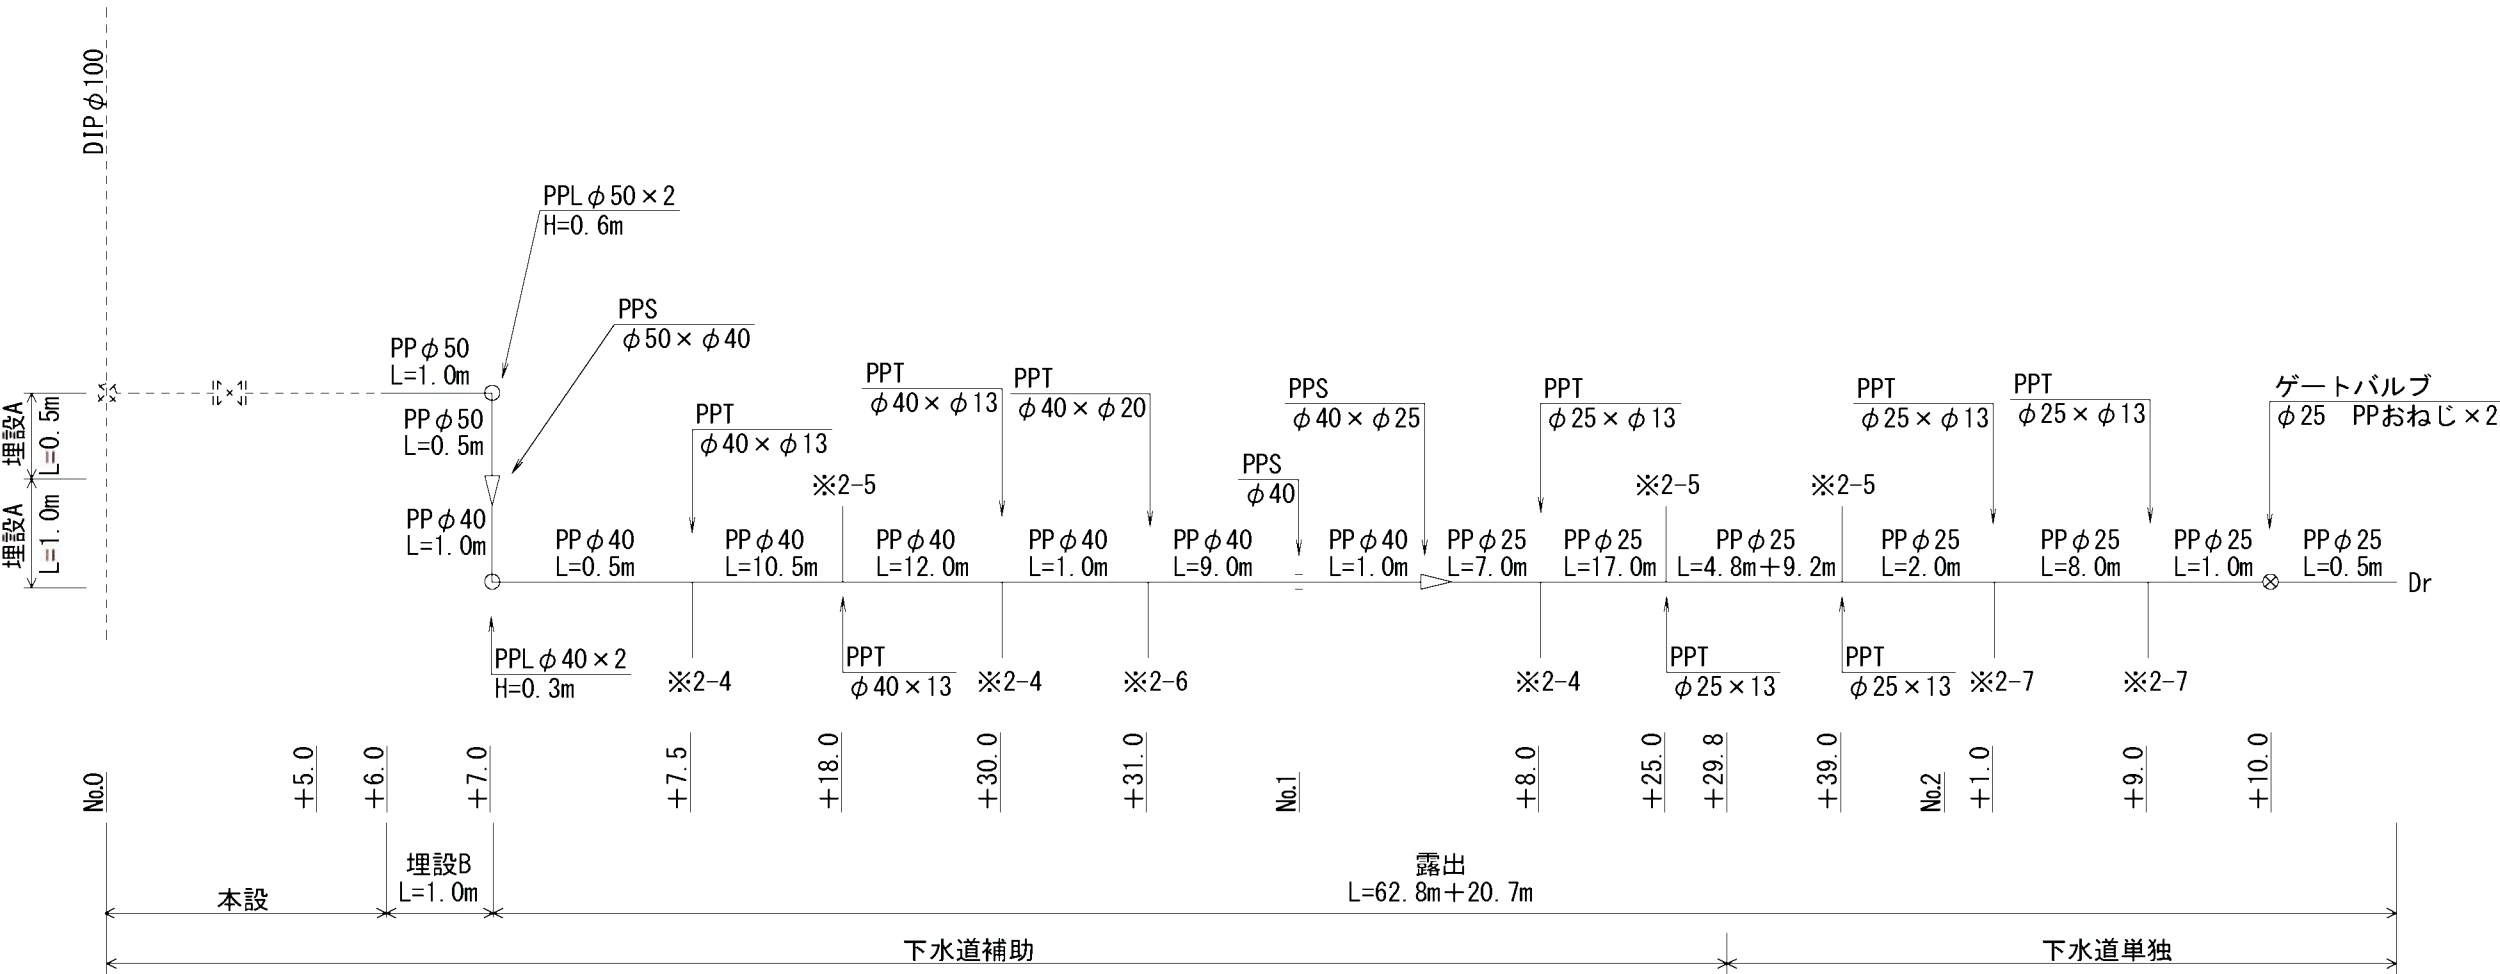


※2-4 給水工詳細図

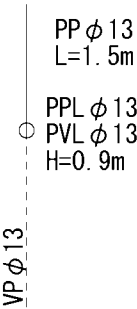


※2-5 給水工詳細図

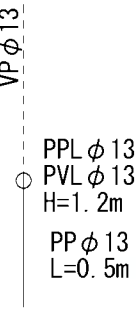

※2-6 給水工詳細図

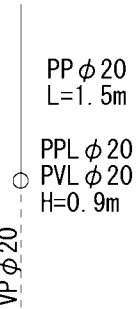

※2-7 給水工詳細図

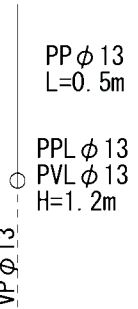

下水道補助

【仮設】No.0+6.0～No.1+29.8
φ50 L=2.1m
φ40 L=35.3m
φ25 L=28.8m
φ20 L=2.4m
φ13 L=8.9m

下水道単独


【仮設】No.1+29.8～No.2+10.0
φ25 L=20.7m
φ13 L=5.1m

※PP管については、1種を使用
露出部の仮設管は、保温筒にて養生すること。
PP継手については、耐震型とする。

工事名	阿野田町ほか地内（市道阿野田24号線ほか） 公共下水道事業に伴う配水管移設工事		
図面名	配管図（阿野田町）2工区（仮設）		
作成年月日			
縮尺	Free	図面番号	12 / 36
会社名			
事業者名	亀山市 上下水道部 上水道課		

阿野田町 3-1工区（本設）下水道補助

埋設深：φ50以上 H=900mm
φ40以下 H=650mm

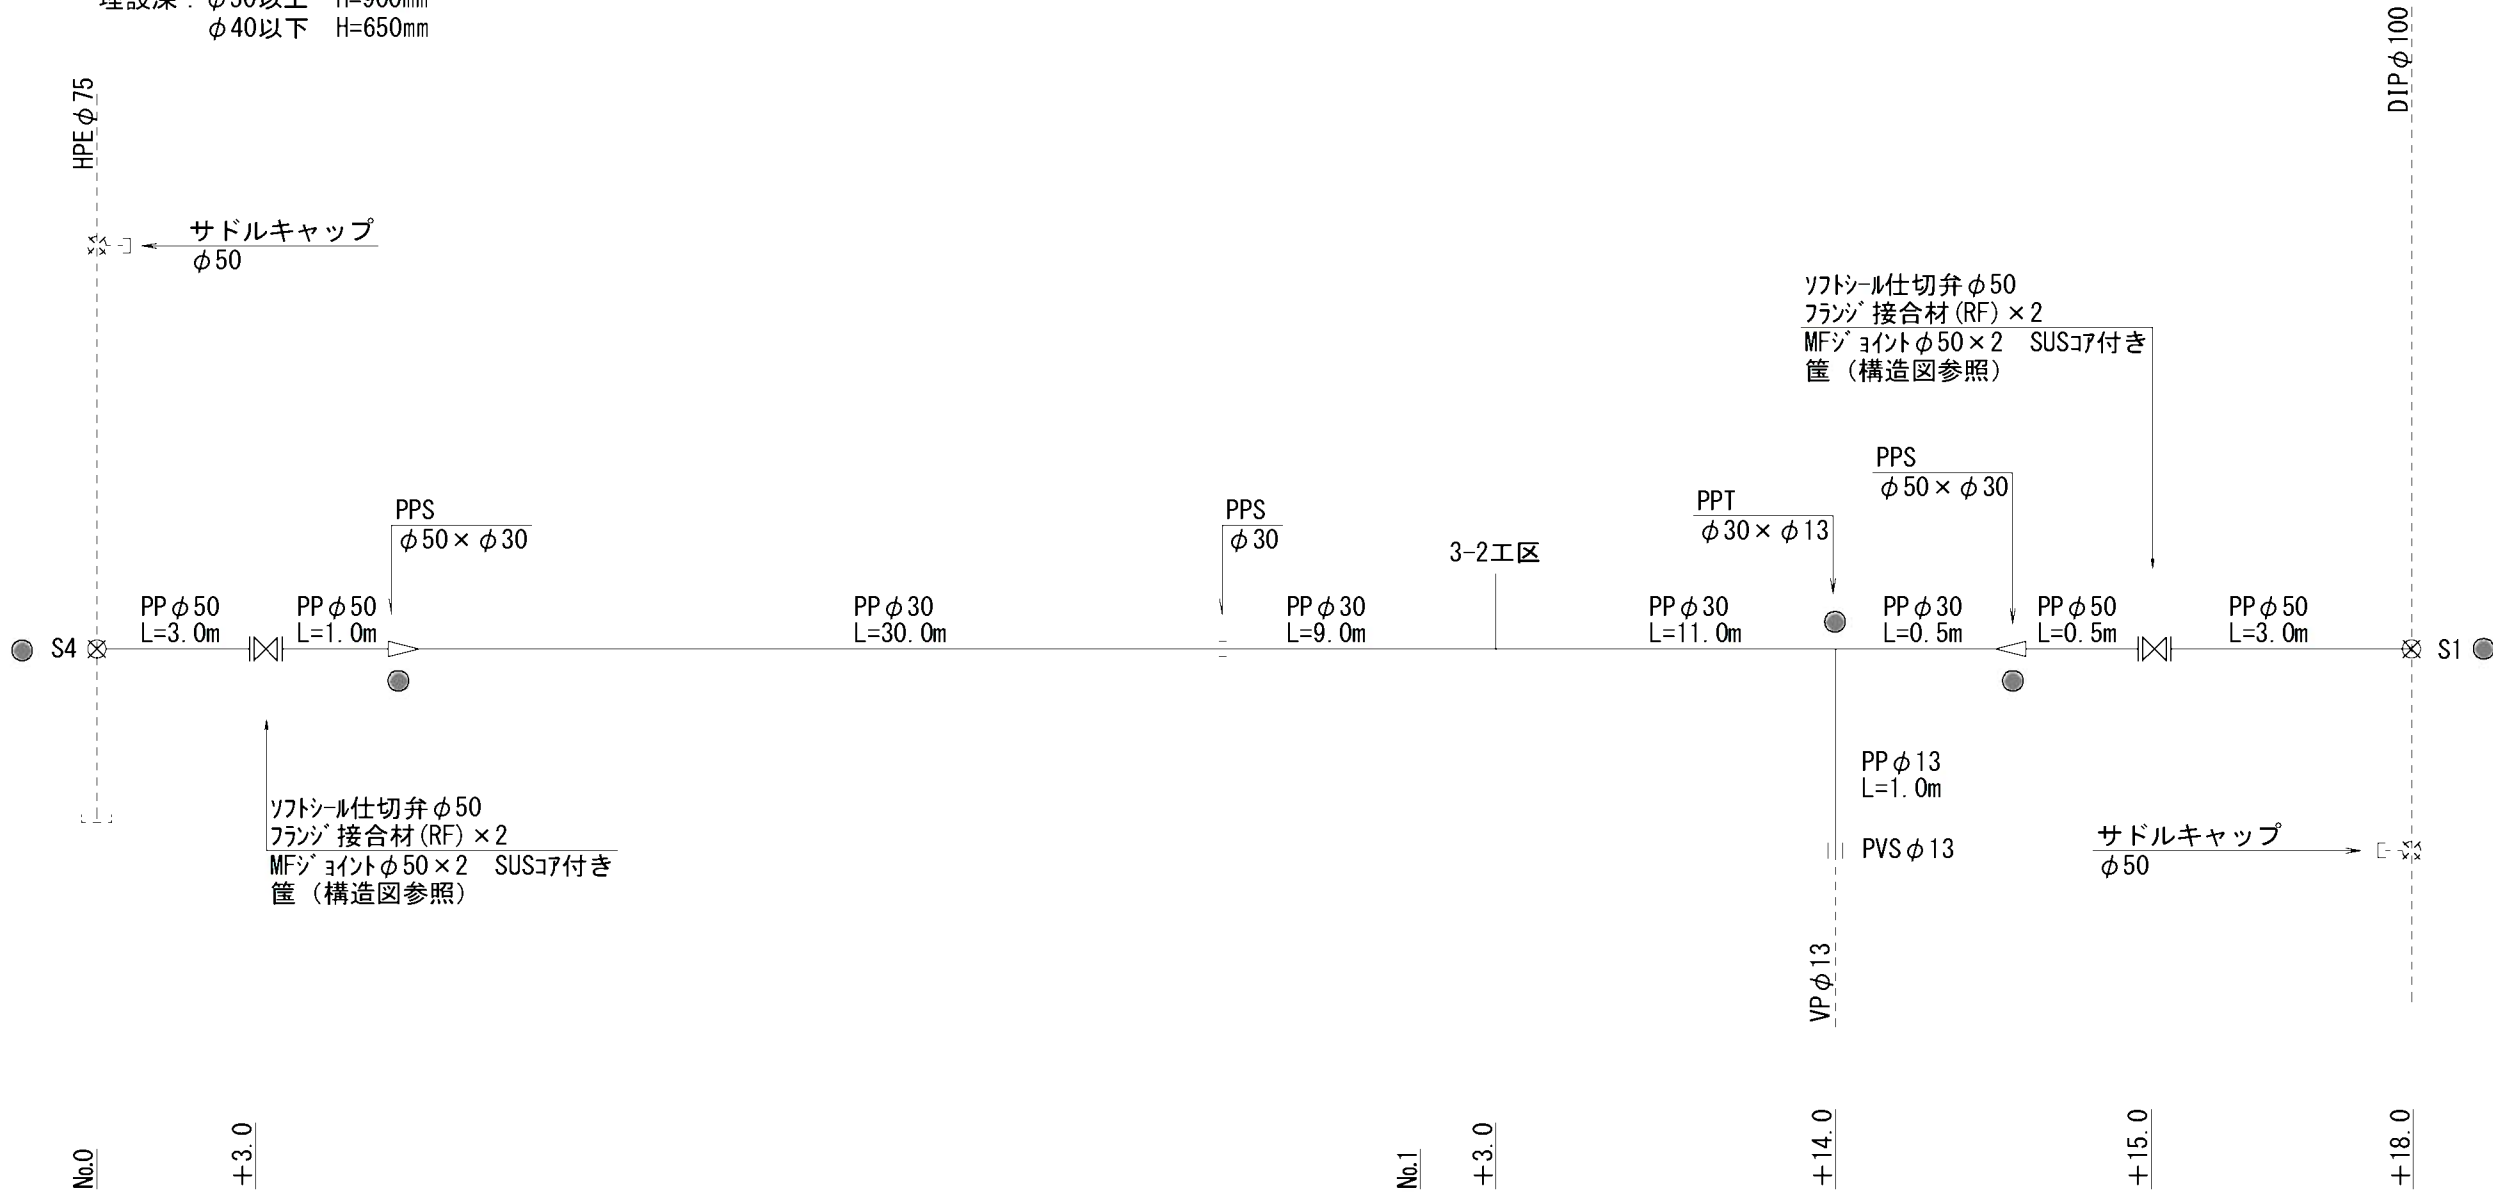


下水道補助
【本設】No.0～No.1+18.0
φ50 L=7.5m
φ30 L=50.5m
φ13 L=1.0m

S1：DIP管用サドル分水栓（φ100×φ50）
S4：HPE管用サドル分水栓（φ75×φ50）
※PP管については、1種を使用
サドル分水栓については、PPユニオンソケット・マルパッキン含む
PP継手については、耐震型とする。
●：マーカー杭

工事名	阿野田町ほか地内（市道阿野田24号線ほか） 公共下水道事業に伴う配水管移設工事		
図面名	配管図（阿野田町）3-1工区（本設）		
作成年月日			
縮尺	Free	図面番号	13 / 36
会社名			
事業者名	亀山市 上下水道部 上水道課		

阿野田町 3-2工区（本設）下水道単独

埋設深：φ50以上 H=900mm
φ40以下 H=650mm

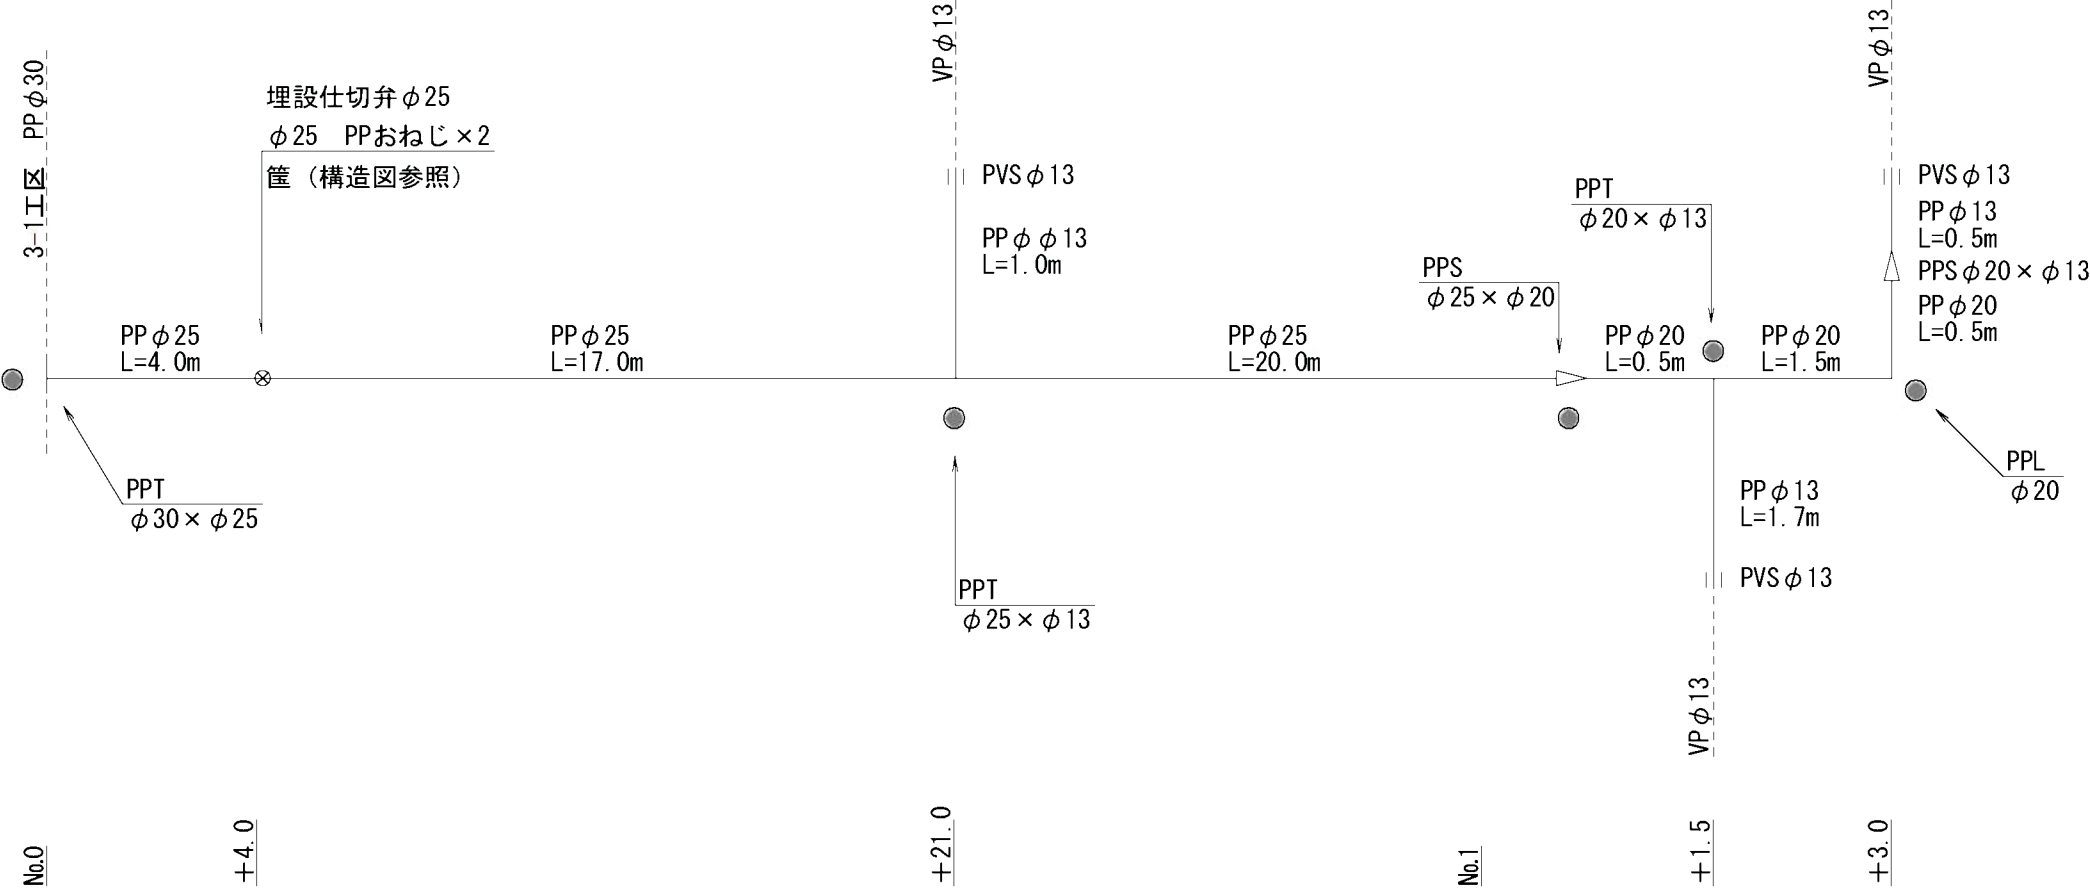


下水道単独
【本設】No.0～No.1+3.0
φ25 L=41.0m
φ20 L=2.5m
φ13 L=3.2m
※PP管については、1種を使用
PP継手については、耐震型とする。
●：マーカー杭

工事名	阿野田町ほか地内（市道阿野田24号線ほか） 公共下水道事業に伴う配水管移設工事		
図面名	配管図（阿野田町）3-2工区：本設		
作成年月日			
縮尺	Free	図面番号	14 / 36
会社名			
事業者名	龜山市 上下水道部 上水道課		

阿野田町 4 工区（本設）下水道単独


埋設深：φ50以上 H=900mm
φ40以下 H=650mm

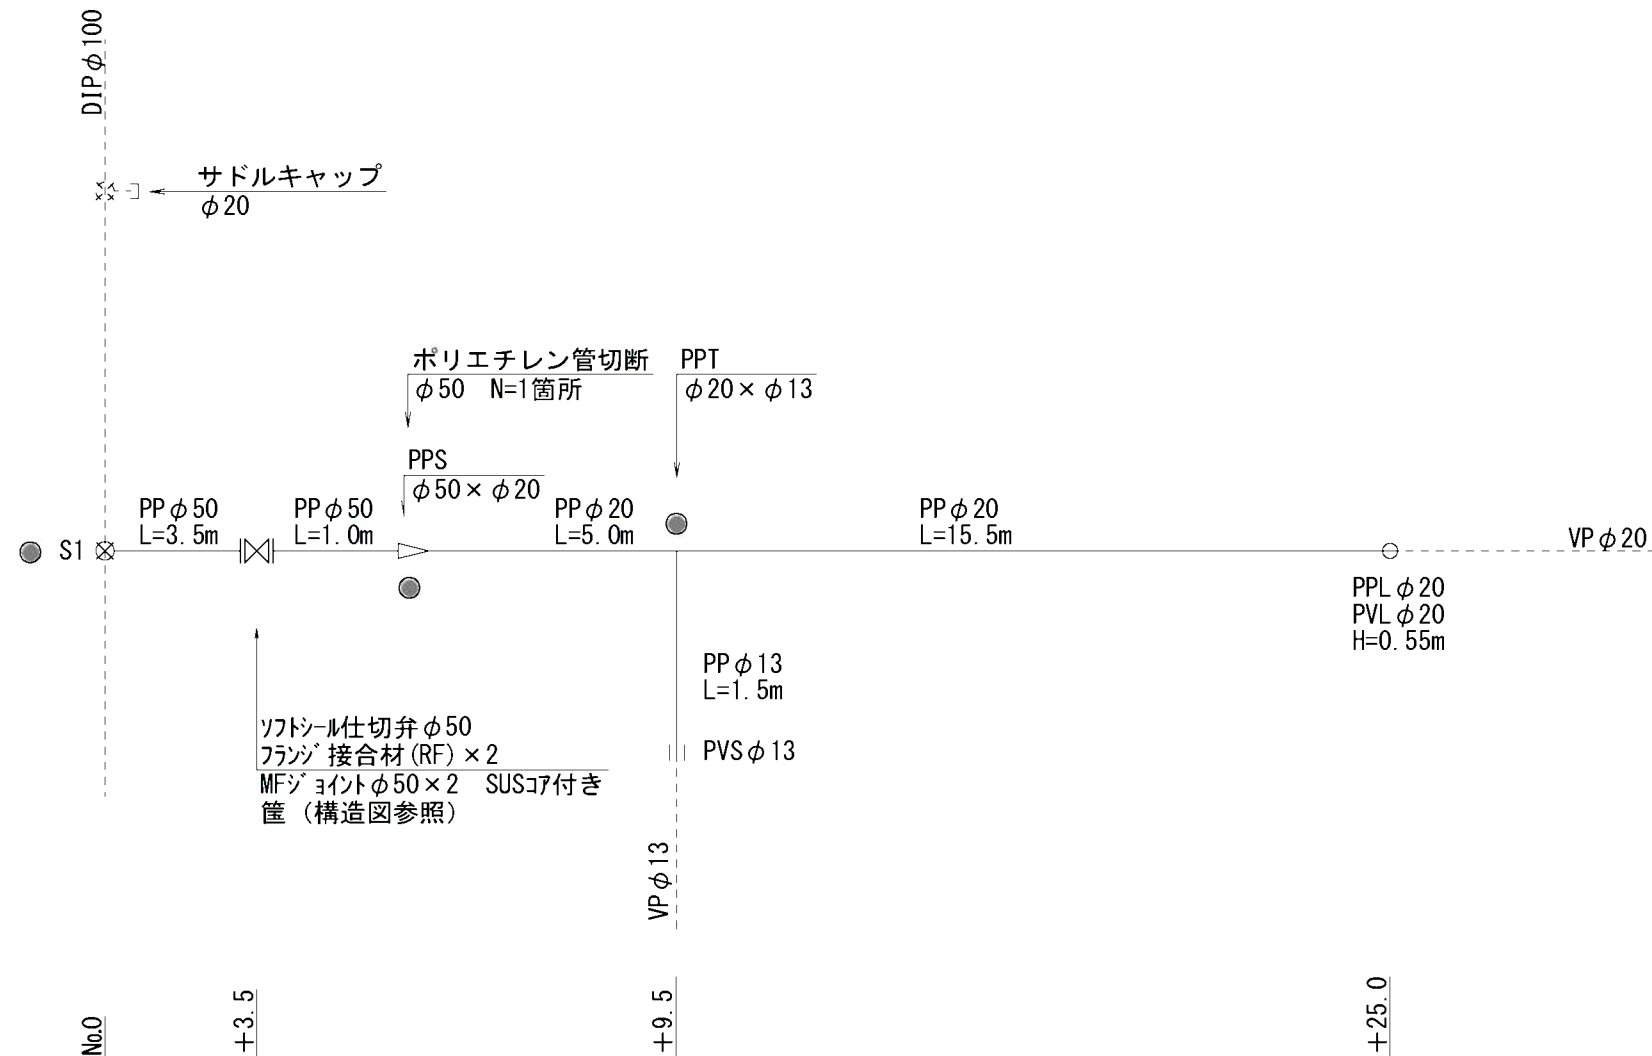

下水道単独
【本設】No.0～No.0+25.0
φ50 L=4.5m
φ20 L=21.1m
φ13 L=1.5m
S1：DIP管用サドル分水栓（φ100×φ50）
※PP管については、1種を使用
サドル分水栓については、PPユニオンソケット・マルパッキン含む
PP継手については、耐震型とする。
●：マーカ杭

工事名	阿野田町ほか地内（市道阿野田24号線ほか） 公共下水道事業に伴う配水管移設工事		
図面名	配管図（阿野田町）4工区（本設）		
作成年月日			
縮尺	Free	図面番号	15 / 36
会社名			
事業者名	龜山市 上下水道部 上下水道課		


埋設深：埋設A H=300mm
埋設B H=900mm

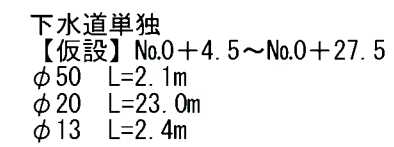

工事名	阿野田町ほか地内（市道阿野田24号線ほか） 公共下水道事業に伴う配水管移設工事		
図面名	配管図（阿野田町）4工区：仮設		
作成年月日			
幅尺	Free	図面番号	16 / 36
会社名			
事業者名	豊山市 上下水道部 上下水道課		

阿野田町 5 工区（本設）下水道単独

埋設深：φ50以上 H=900mm
φ40以下 H=650mm

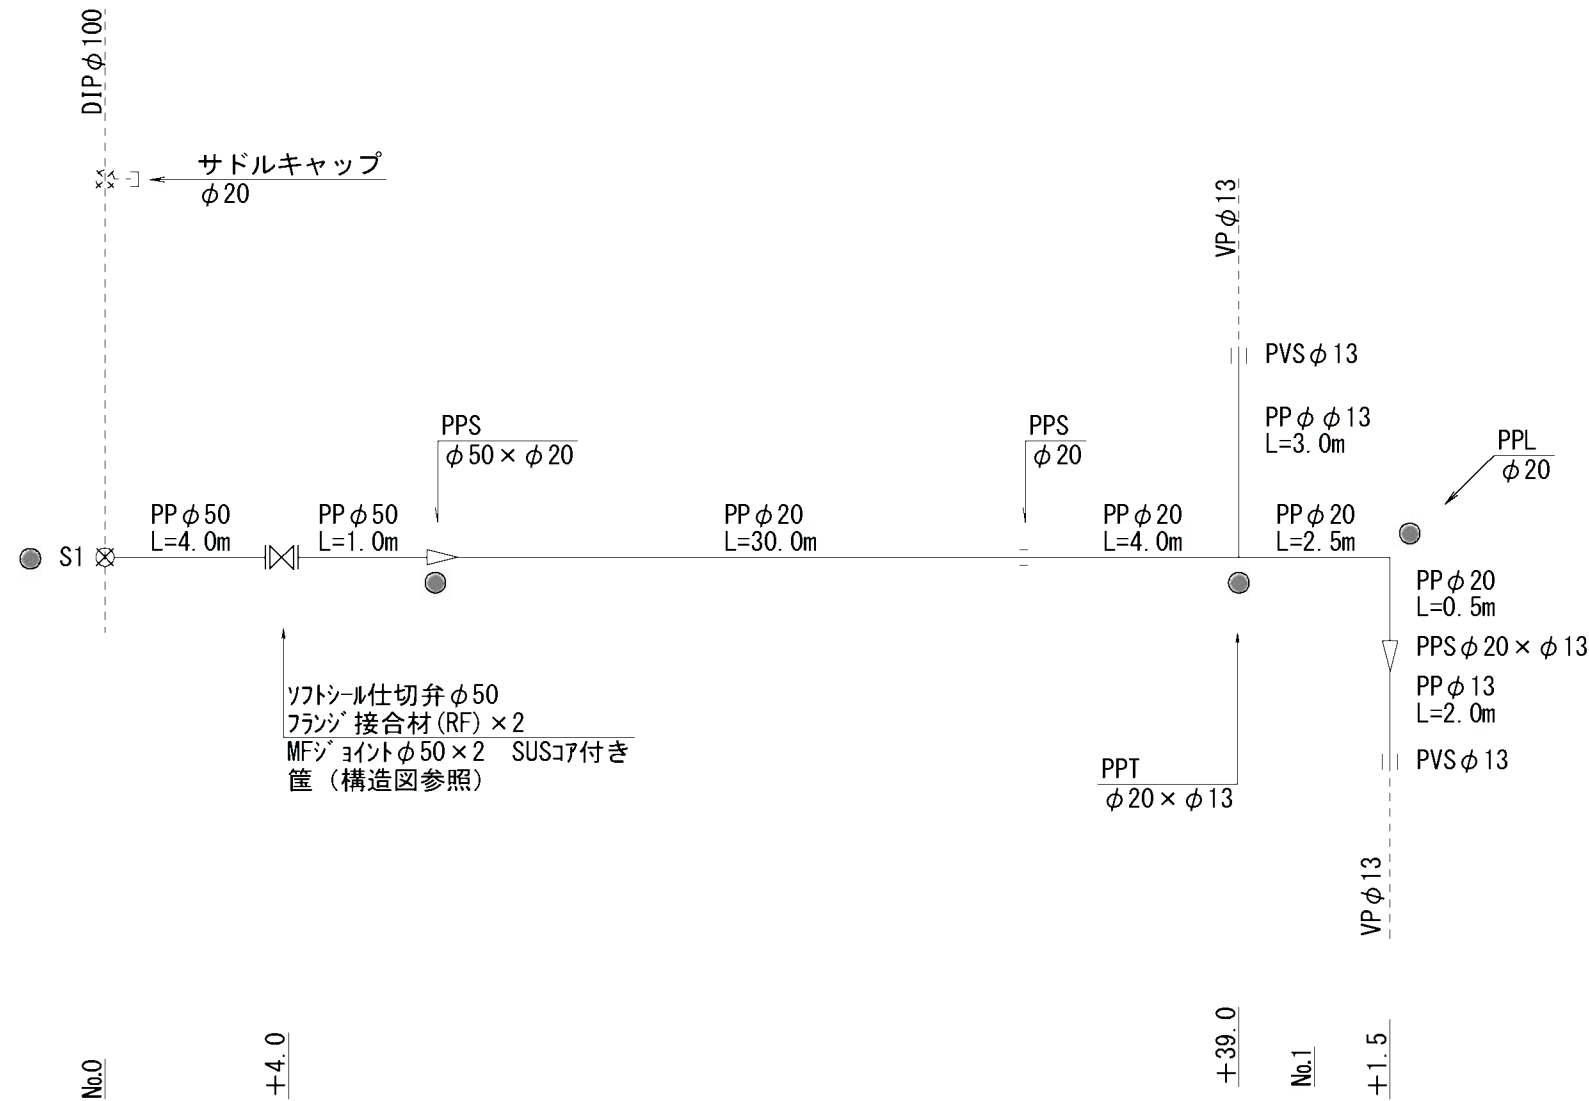


下水道単独
【本設】No.0～No.1+1.5
φ50 L=5.0m
φ20 L=37.0m
φ13 L=5.0m
S1：DIP管用サドル分水栓（φ100×φ50）
※PP管については、1種を使用
サドル分水栓については、PPユニオンソケット・マルパッキン含む
PP継手については、耐震型とする。
●：マーカー杭

工事名	阿野田町ほか地内（市道阿野田24号線ほか） 公共下水道事業に伴う配水管移設工事		
図面名	配管図（阿野田町）5工区：本設		
作成年月日			
縮尺	Free	図面番号	17 / 36
会社名			
事業者名	龜山市 上下水道部 上水道課		

阿野田町 6工区（本設）

埋設深：φ50以上 H=900mm
φ40以下 H=650mm

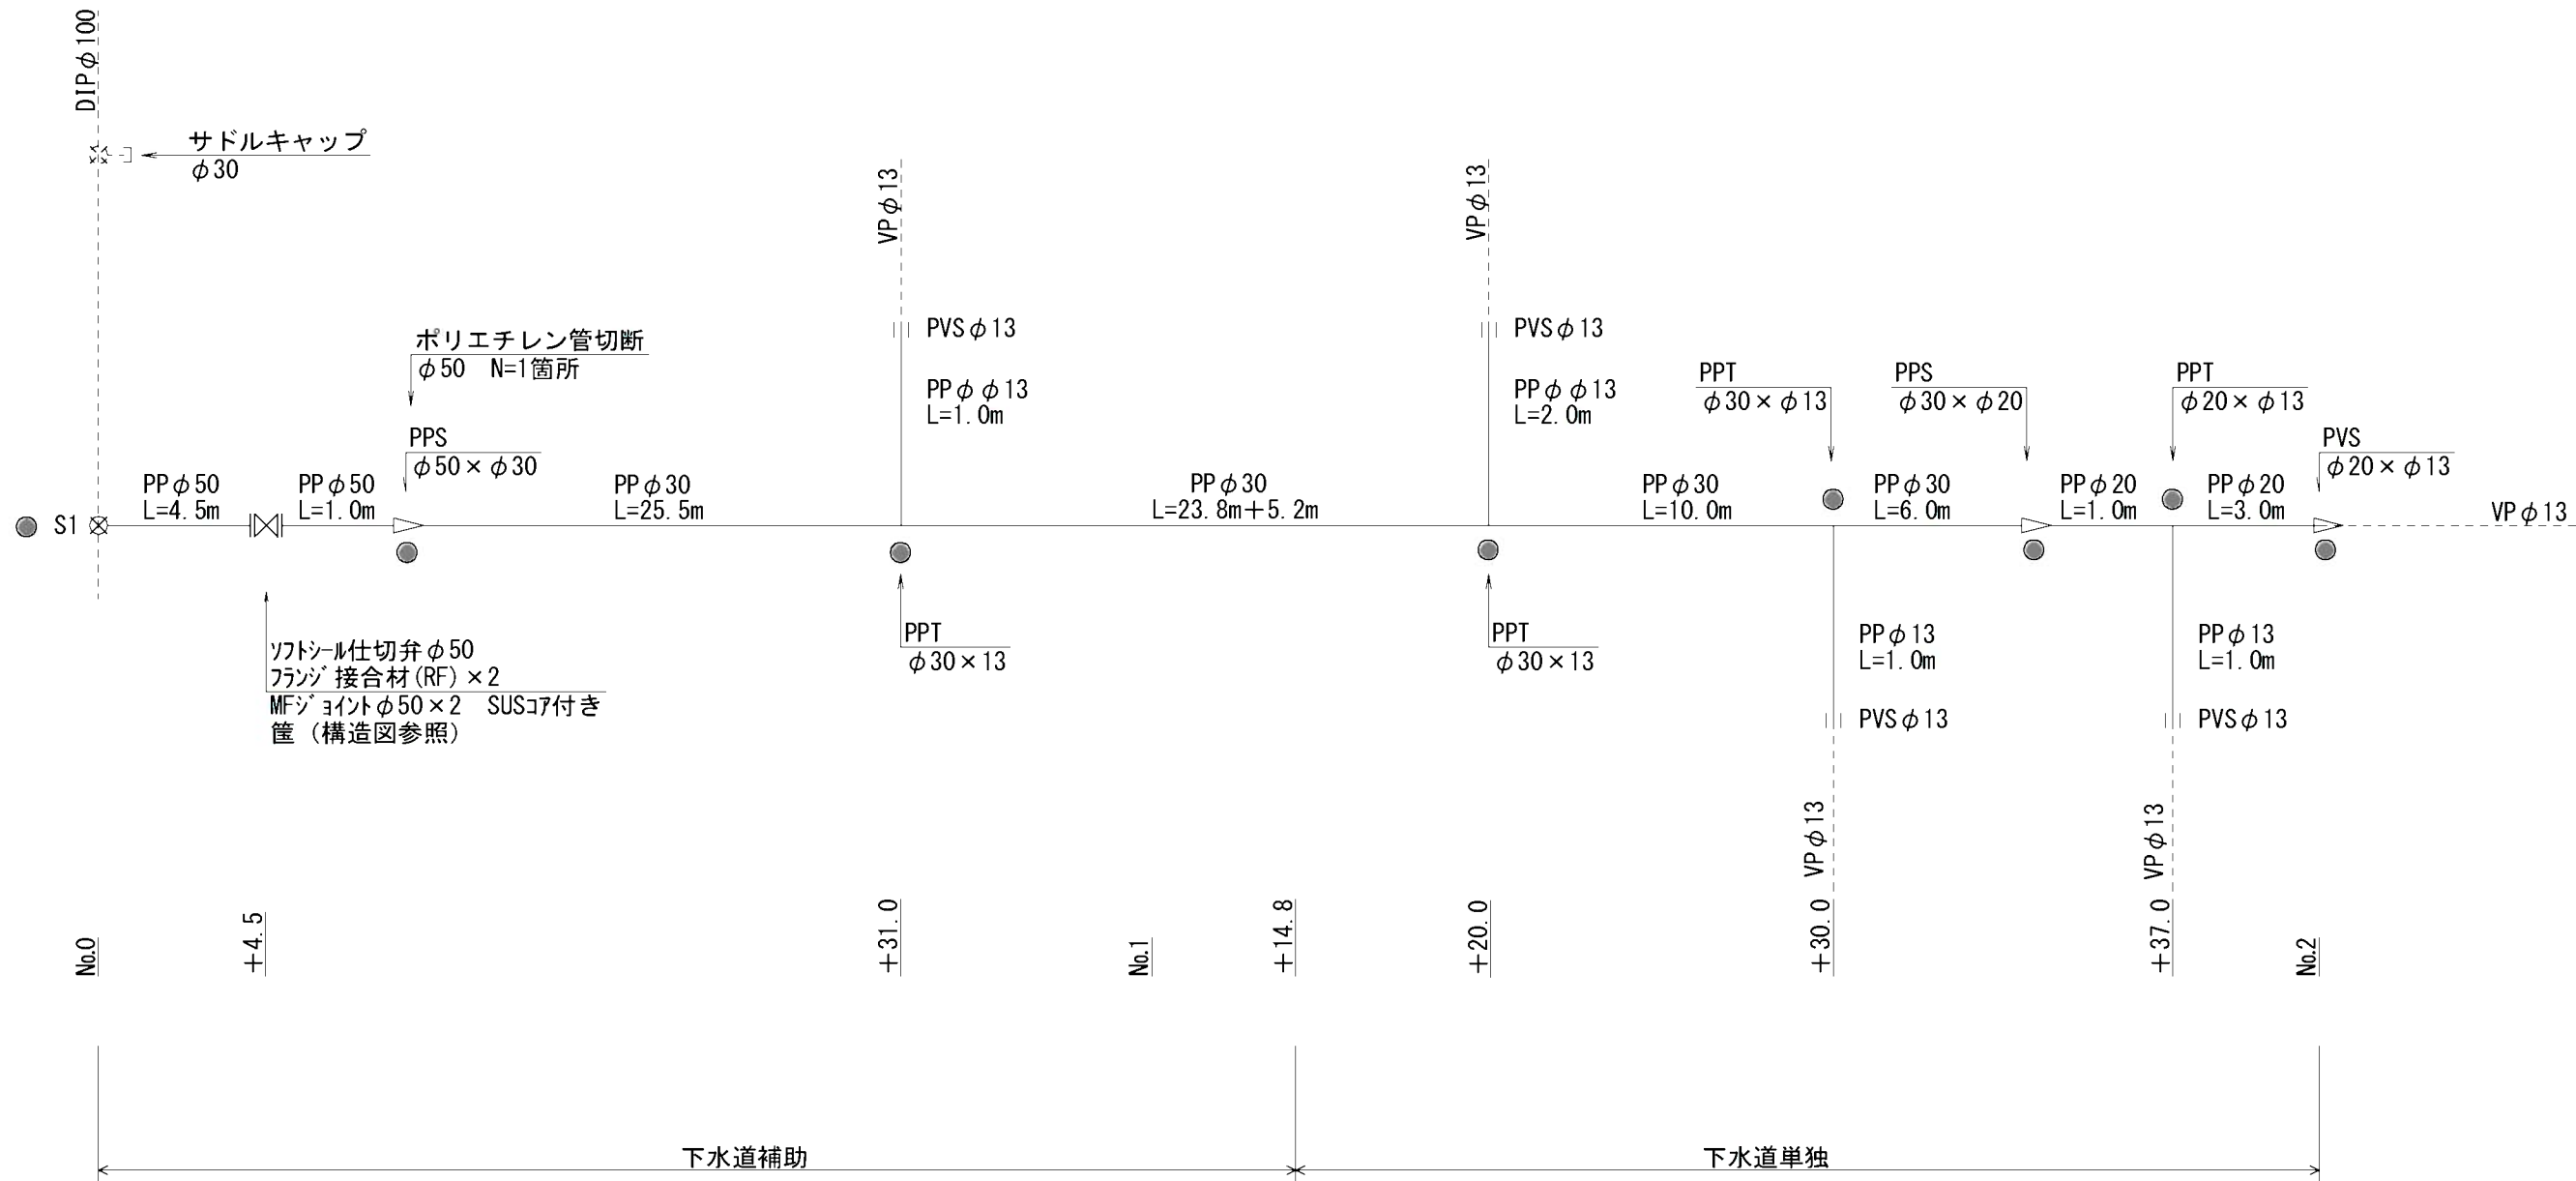


下水道補助
【本設】No.0～No.1+14.8
φ50 L=5.5m
φ30 L=49.3m
φ13 L=1.0m
下水道単独
【本設】No.1+14.8～No.2
φ30 L=21.2m
φ20 L=4.0m
φ13 L=4.0m

S1：DIP管用サドル分水栓（φ100×φ50）
※PP管については、1種を使用
サドル分水栓については、PPユニオン・セット・メタル・リッピンを含む
PP継手については、耐震型とする。
●：マーカー杭

工事名	阿野田町ほか地内（市道阿野田24号線ほか） 公共下水道事業に伴う配水管移設工事		
図面名	配管図（阿野田町）6工区 本設		
作成年月日			
縮尺	Free	図面番号	18 / 36
会社名			
事業者名	亀山市 上下水道部 上水道課		

阿野田町 6工区（仮設）

埋設深：埋設A H=300mm
埋設B H=900mm

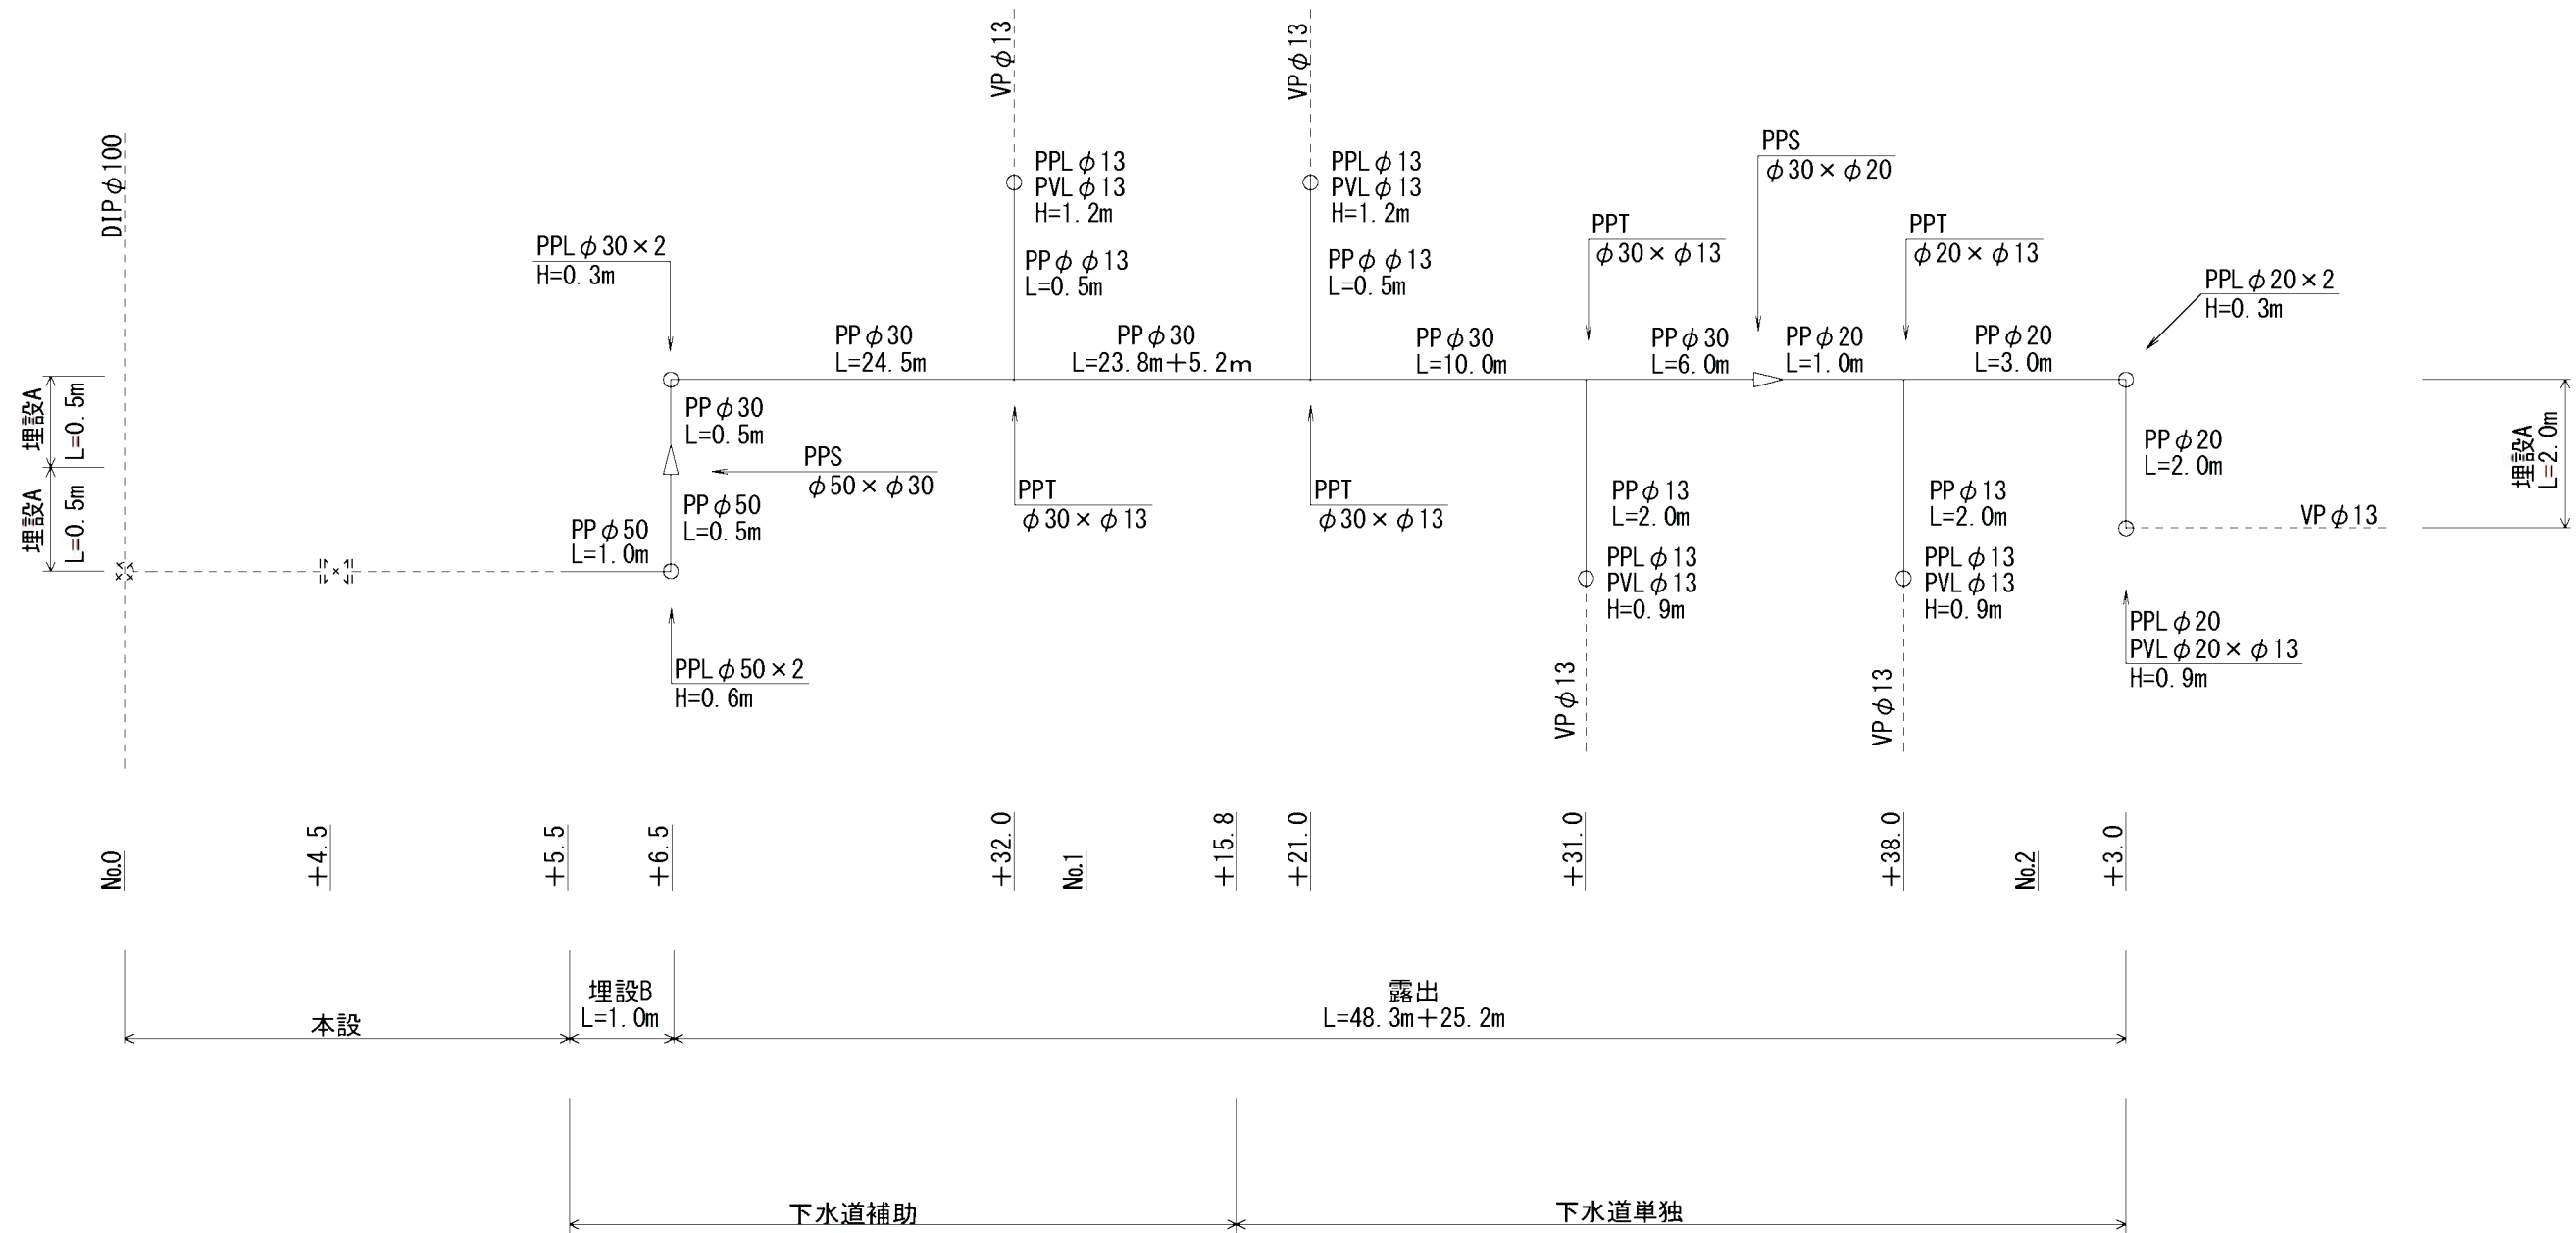

下水道補助
【仮設】No.0+5.5~No.1+15.8
φ50 L=2.1m
φ30 L=49.1m
φ13 L=1.7m

下水道単独
【仮設】No.1+15.8~No.2+3.0
φ30 L=21.2m
φ20 L=7.2m
φ13 L=7.5m

※PP管については、1種を使用
露出部の仮設管は、保温筒にて養生すること。
PP継手については、耐震型とする。


工事名	阿野田町ほか地内（市道阿野田24号線ほか） 公共下水道事業に伴う配水管移設工事		
図面名	配管図（阿野田町）6工区（仮設）		
作成年月日			
縮尺	Free	図面番号	19 / 36
会社名			
事業者名	龜山市 上下水道部 上水道課		

阿野田町 7-1工区（本設）下水道補助

埋設深：φ50以上 H=900mm
φ40以下 H=650mm

下水道補助
【本設】No.0～No.1+1.0
φ50 L=3.0m
φ40 L=38.6m

S1：DIP管用サドル分水栓（φ100×φ50）
※PP管については、1種を使用
サドル分水栓については、PPユニオンソケット・マルチッピン含む
PP継手については、耐震型とする。
●：マーカー杭

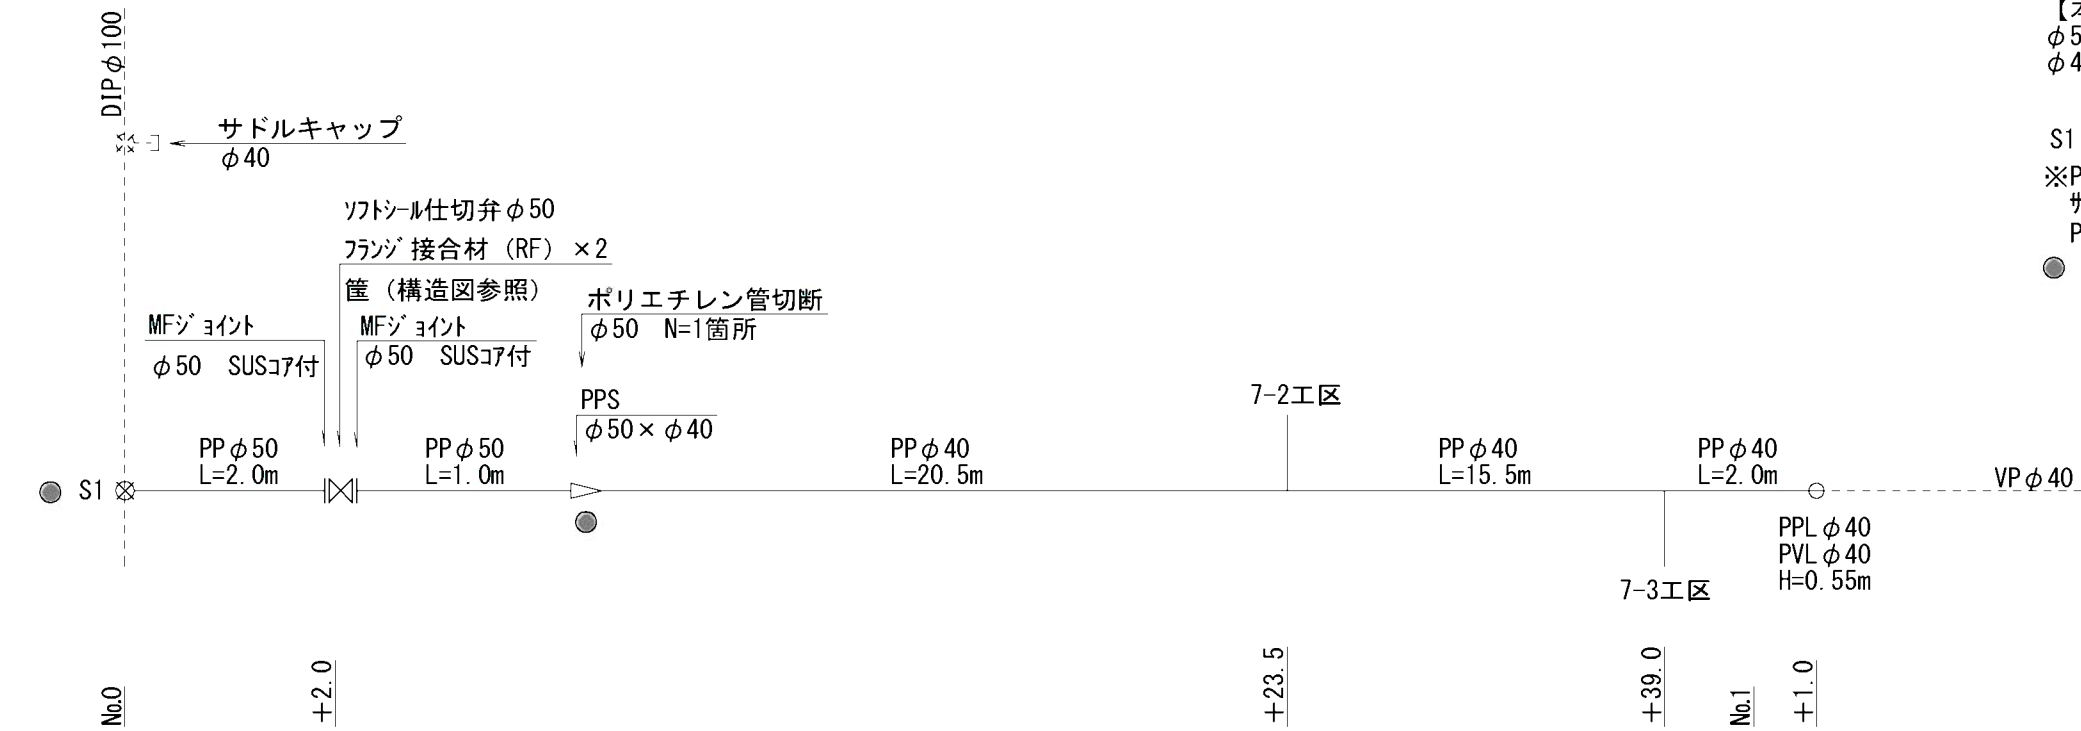


阿野田町 7-1工区（仮設）下水道補助

埋設深：埋設A H=300mm
埋設B H=900mm


下水道補助
【仮設】No.0+3.0～No.1+2.5
φ50 L=2.1m
φ40 L=41.0m

※PP管については、1種を使用
露出部の仮設管は、保温筒にて養生すること。
PP継手については、耐震型とする。

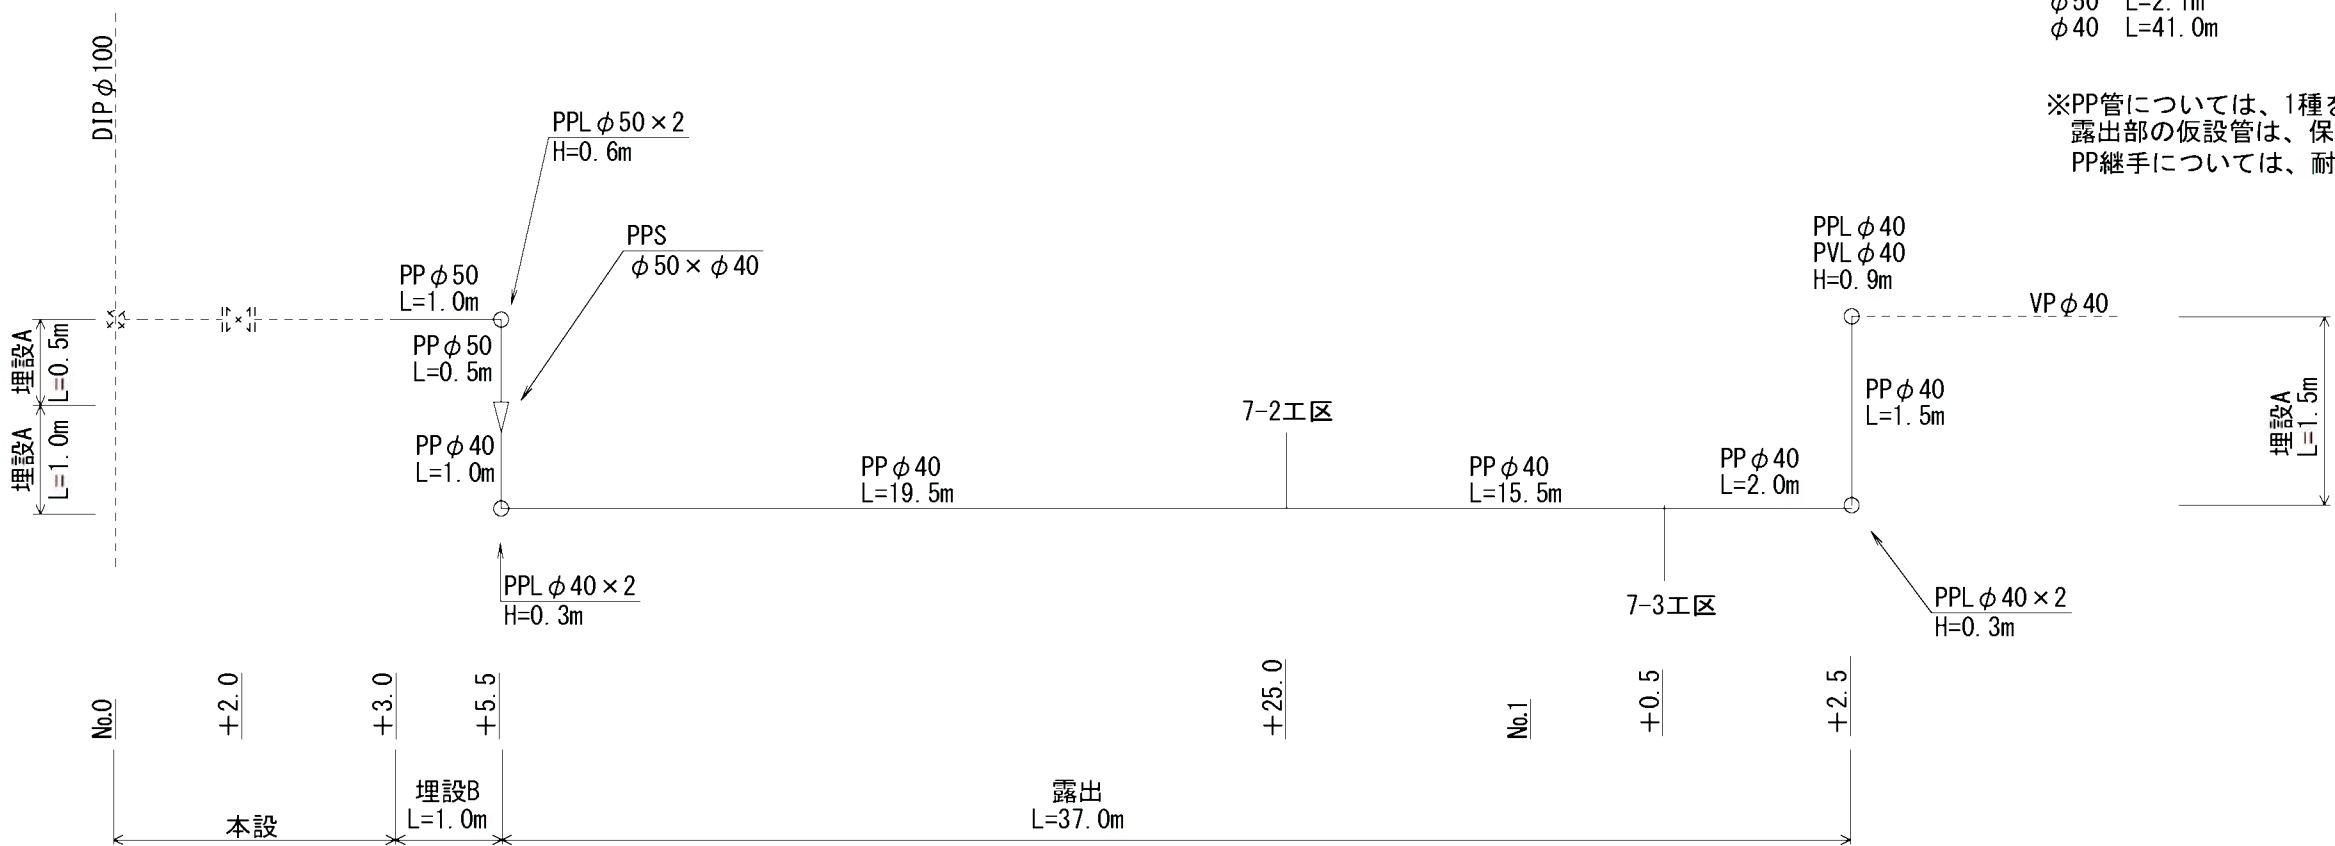


工事名	阿野田町ほか地内（市道阿野田24号線ほか） 公共下水道事業に伴う配水管移設工事		
図面名	配管図（阿野田町）7-1工区：本設、仮設		
作成年月日			
縮尺	Free	図面番号	20 / 36
会社名			
事業者名	亀山市 上下水道部 上水道課		

埋設深： $\phi 50$ 以上 H=900mm
 $\phi 40$ 以下 H=650mm

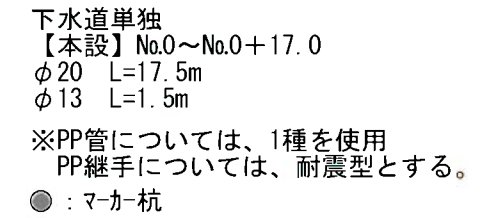


埋設深：埋設A H=300mm

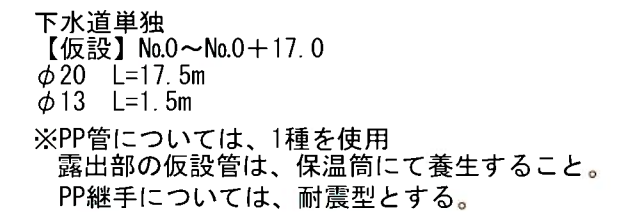

工 事 名	阿野田町ほか地内（市道阿野田24号線ほか） 公共下水道事業に伴う配水管移設工事		
図面名	配管図（阿野田町）7-2工区 本設、仮設		
作成年月日			
縮尺	free	図面番号	21 / 36
会社名			
事業者名	鳥山市 上下水道部 上下水道課		

阿野田町 7-3工区（本設）

埋設深：φ50以上 H=900mm
φ40以下 H=650mm

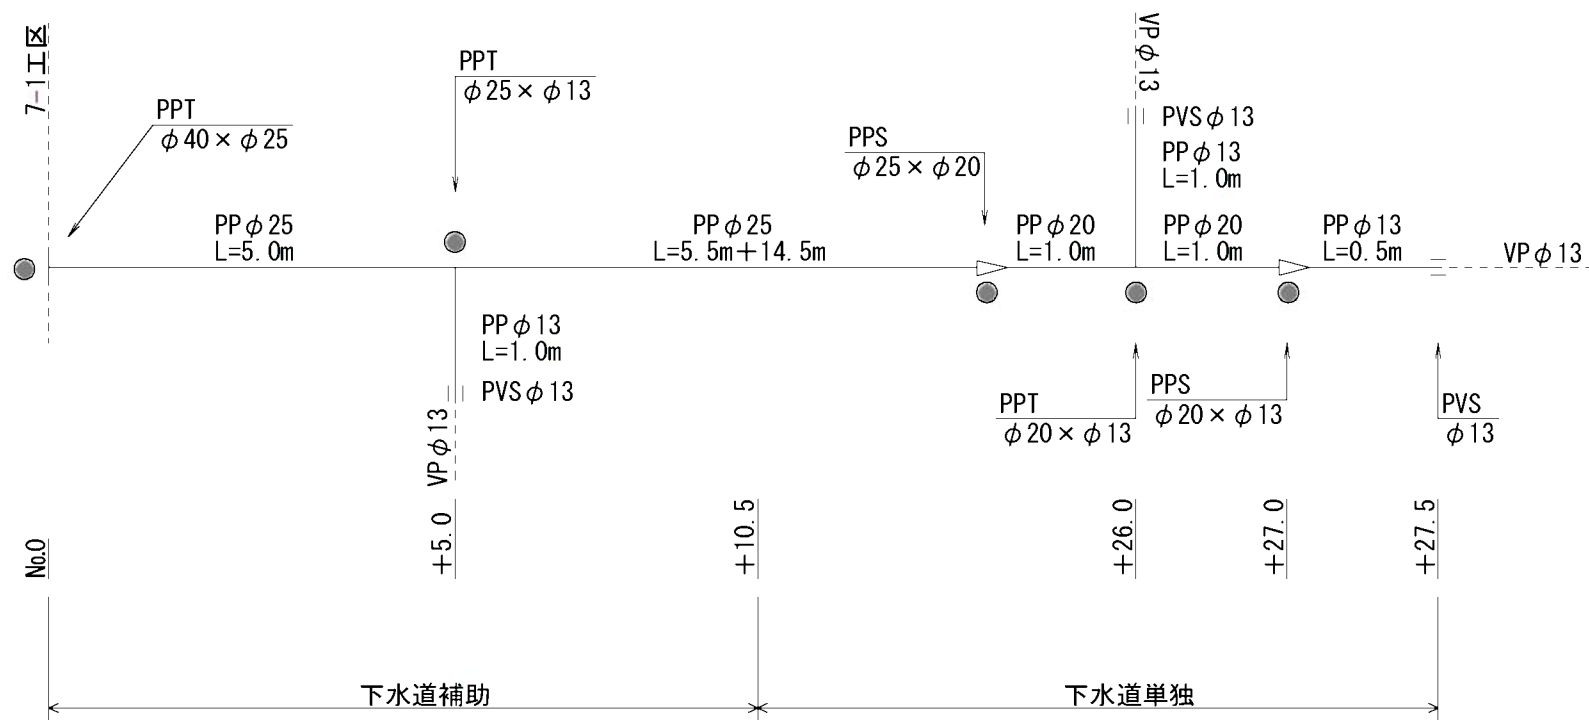


下水道補助
【本設】No.0～No.0+10.5
φ25 L=10.5m
φ13 L=1.0m
※PP管については、1種を使用
PP継手については、耐震型とする。
●：マーカー杭

下水道単独
【本設】No.0+10.5～No.0+27.5
φ25 L=14.5m
φ20 L=2.0m
φ13 L=1.5m
※PP管については、1種を使用
PP継手については、耐震型とする。
●：マーカー杭

阿野田町 7-3工区（仮設）

埋設深：埋設A H=300mm

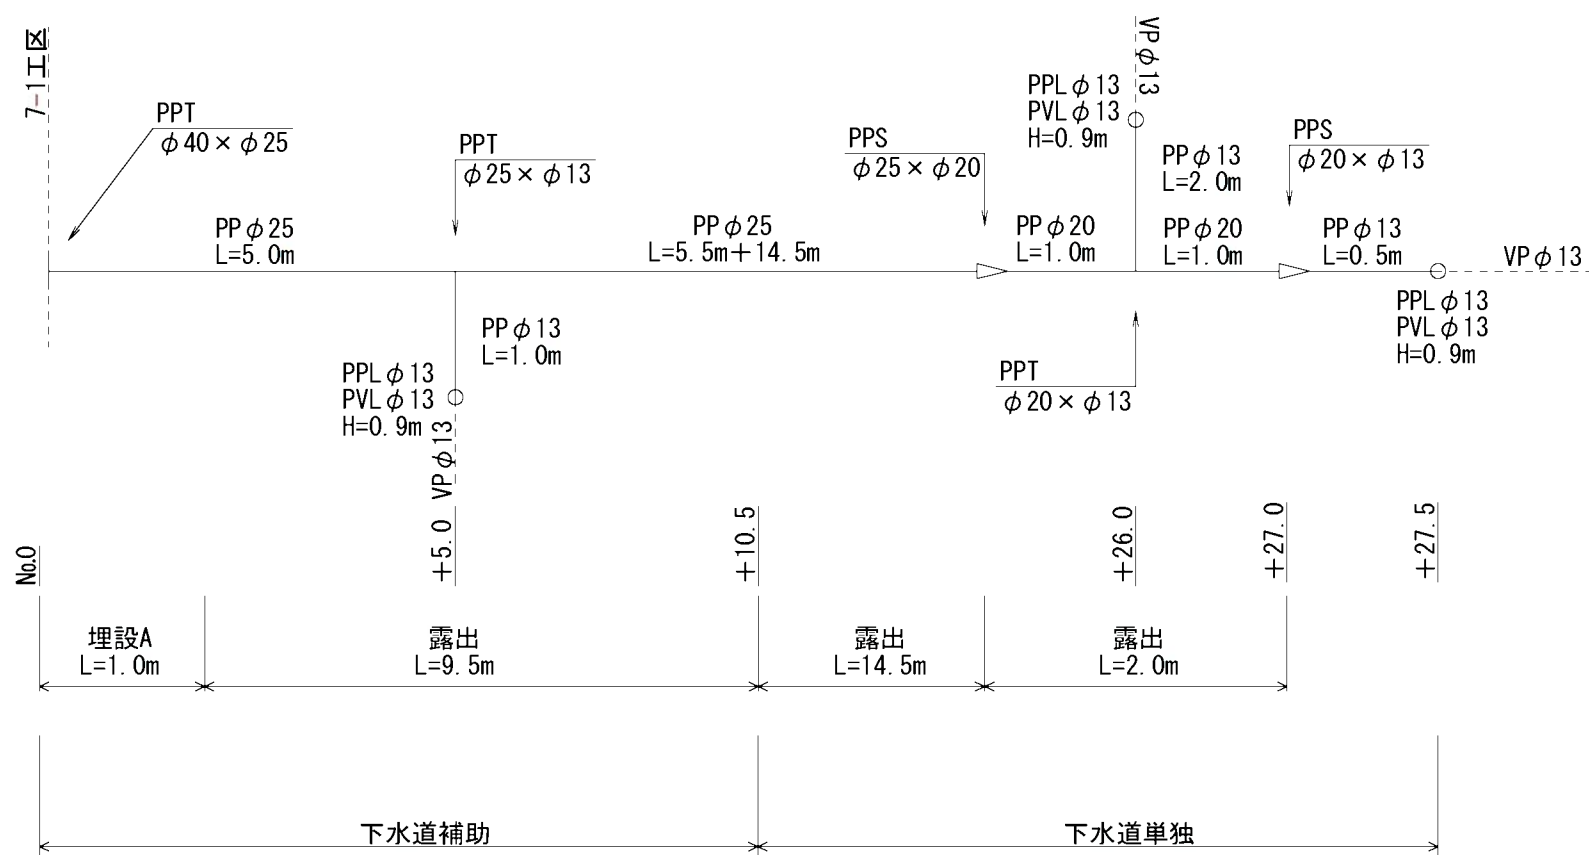


下水道補助
【仮設】No.0～No.0+10.5
φ25 L=10.5m
φ13 L=1.9m
※PP管については、1種を使用
露出部の仮設管は、保温筒にて養生すること。
PP継手については、耐震型とする。

下水道単独
【仮設】No.0+10.5～No.0+27.5
φ25 L=14.5m
φ20 L=2.0m
φ13 L=4.3m
※PP管については、1種を使用
露出部の仮設管は、保温筒にて養生すること。
PP継手については、耐震型とする。

工事名	阿野田町ほか地内（市道阿野田24号線ほか） 公共下水道事業に伴う配水管移設工事		
図面名	配管図（阿野田町）7-3工区：本設、仮設		
作成年月日			
縮尺	Free	図面番号	22 / 36
会社名			
事業者名	龜山市 上下水道部 上水道課		

阿野田町 8 工区（本設）

埋設深：φ50以上 H=900mm
φ40以下 H=650mm

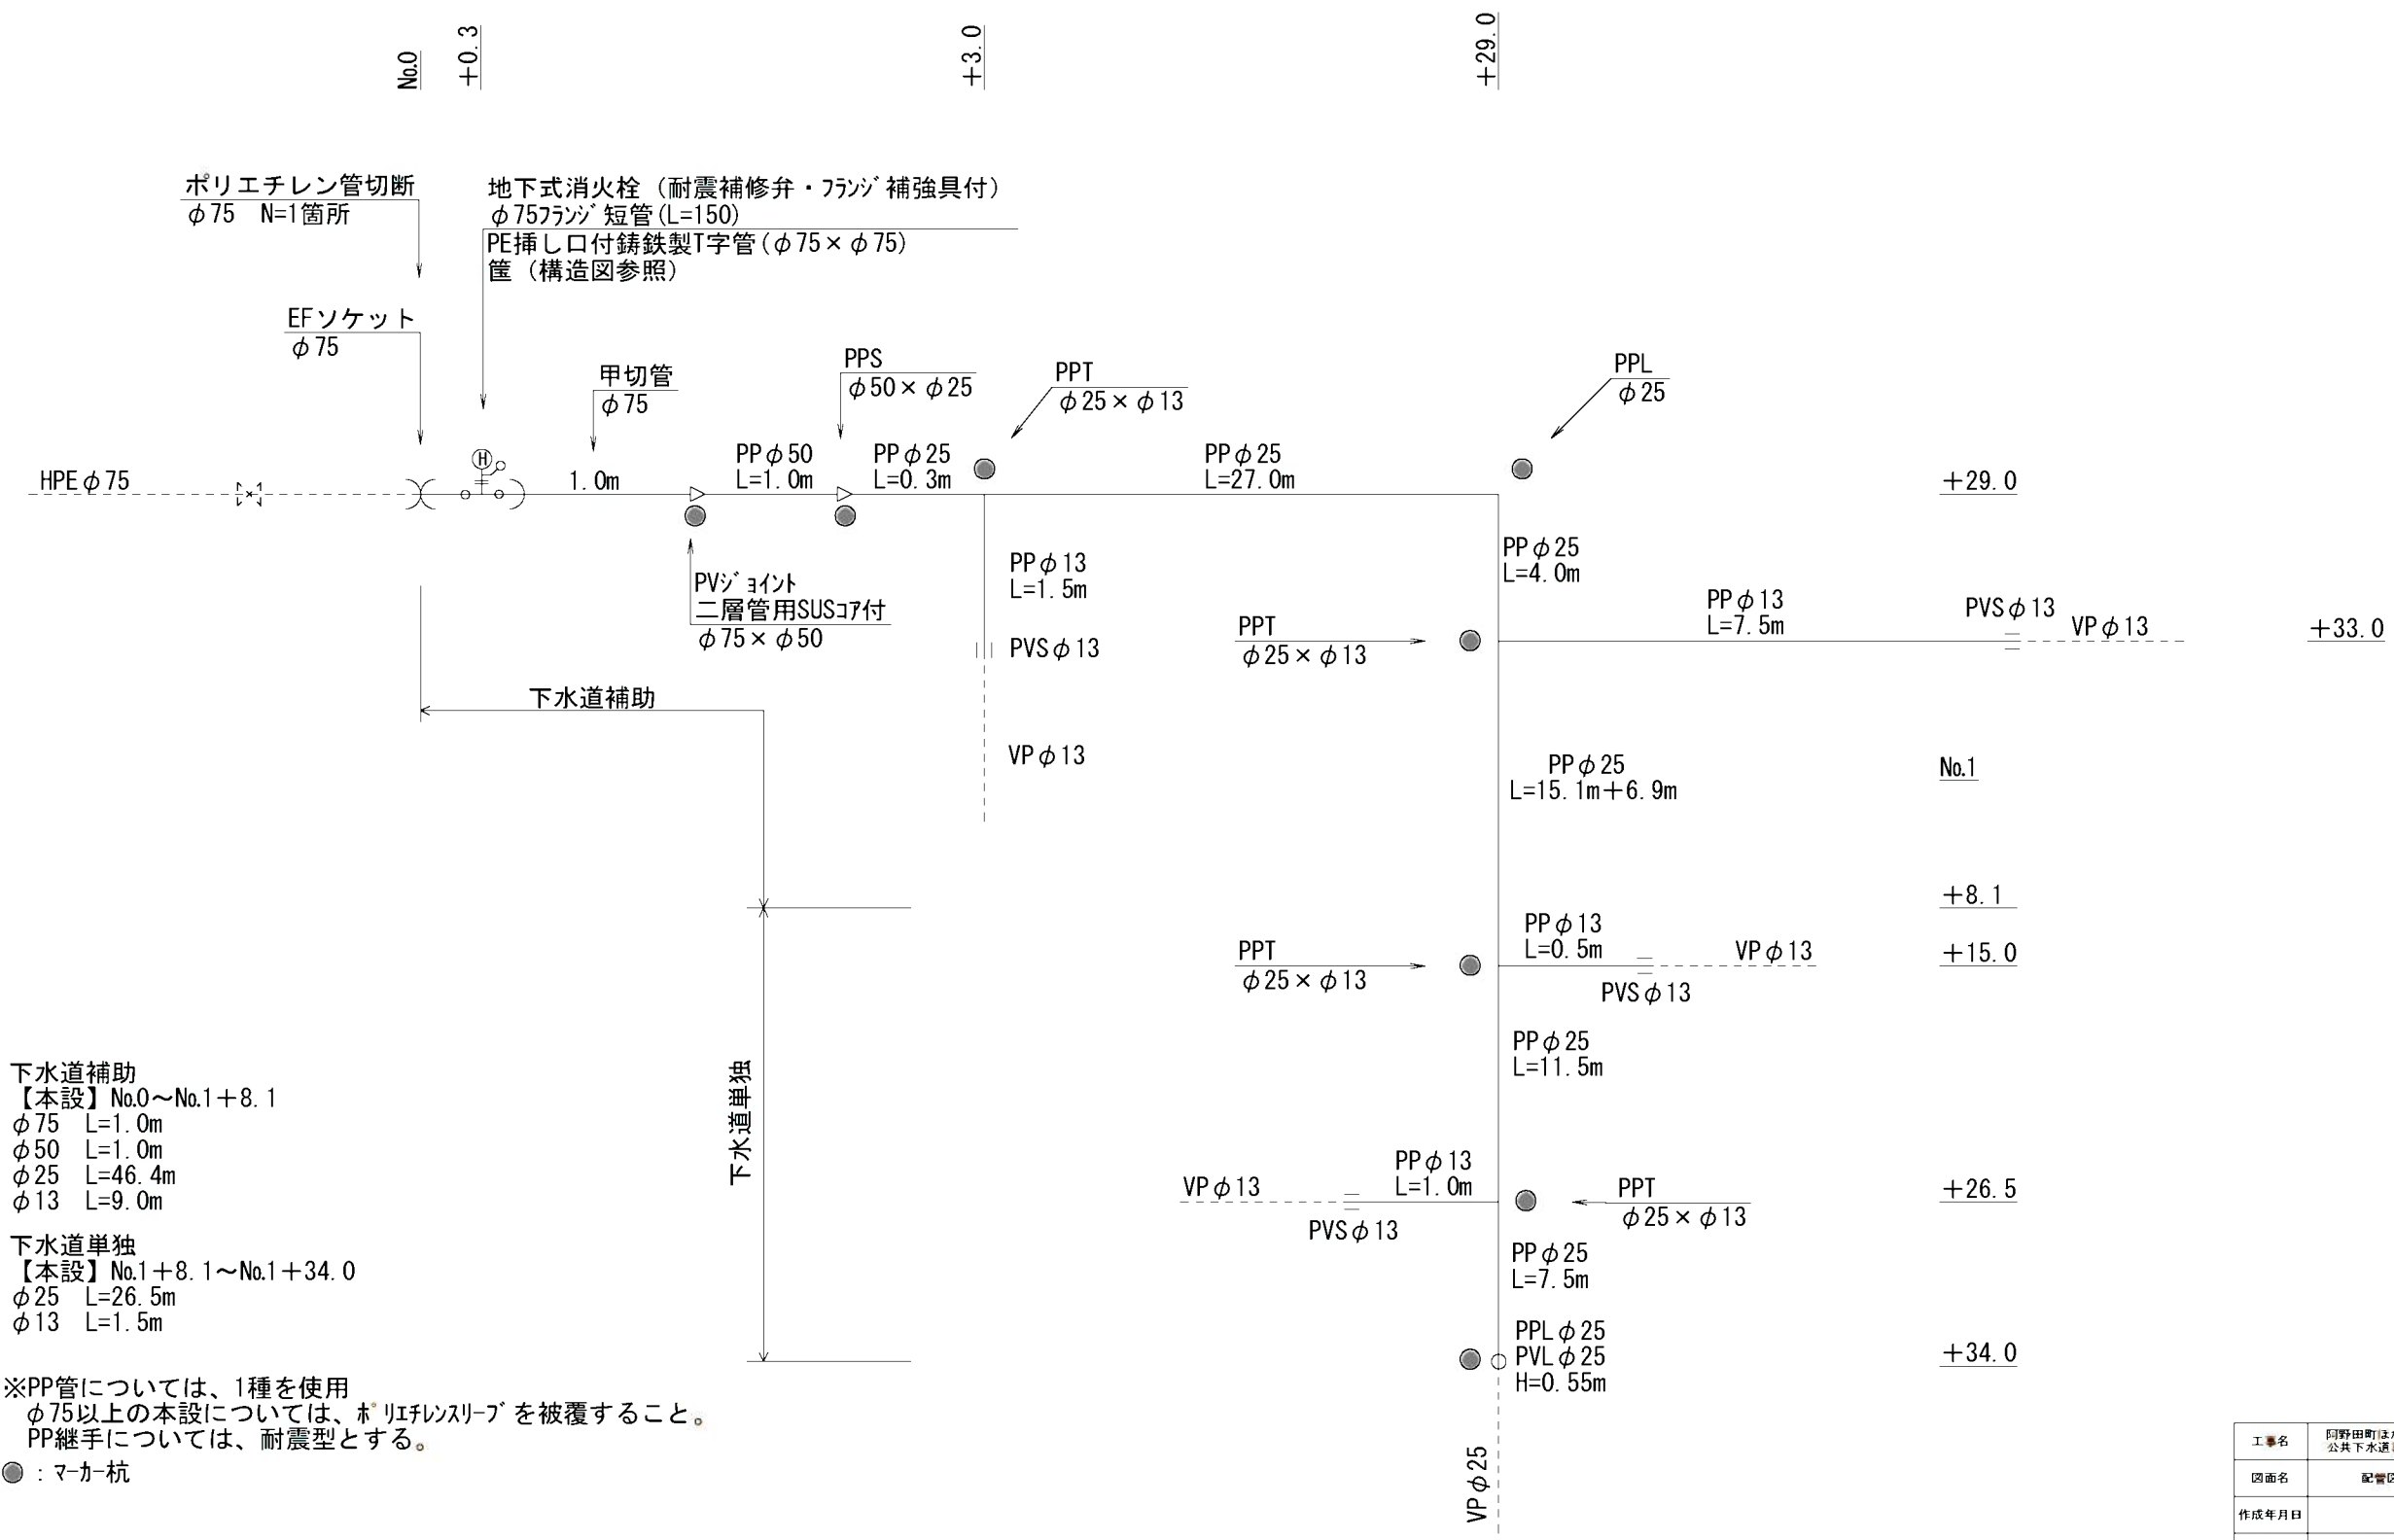

下水道補助
【本設】No.0～No.1+8.1
φ75 L=1.0m
φ50 L=1.0m
φ25 L=46.4m
φ13 L=9.0m

下水道単独
【本設】No.1+8.1～No.1+34.0
φ25 L=26.5m
φ13 L=1.5m


※PP管については、1種を使用
φ75以上の本設については、ポリエチレンスリーブを被覆すること。
PP継手については、耐震型とする。

●：マーカー杭

工事名	阿野田町ほか地内（市道阿野田24号線ほか） 公共下水道事業に伴う配水管移設工事		
図面名	配管図（阿野田町）8工区 本設		
作成年月日			
縮尺	Free	図面番号	23 / 36
会社名			
事業者名	龜山市 上下水道部 上水道課		

阿野田町 8工区（仮設）


埋設深：埋設A H=300mm

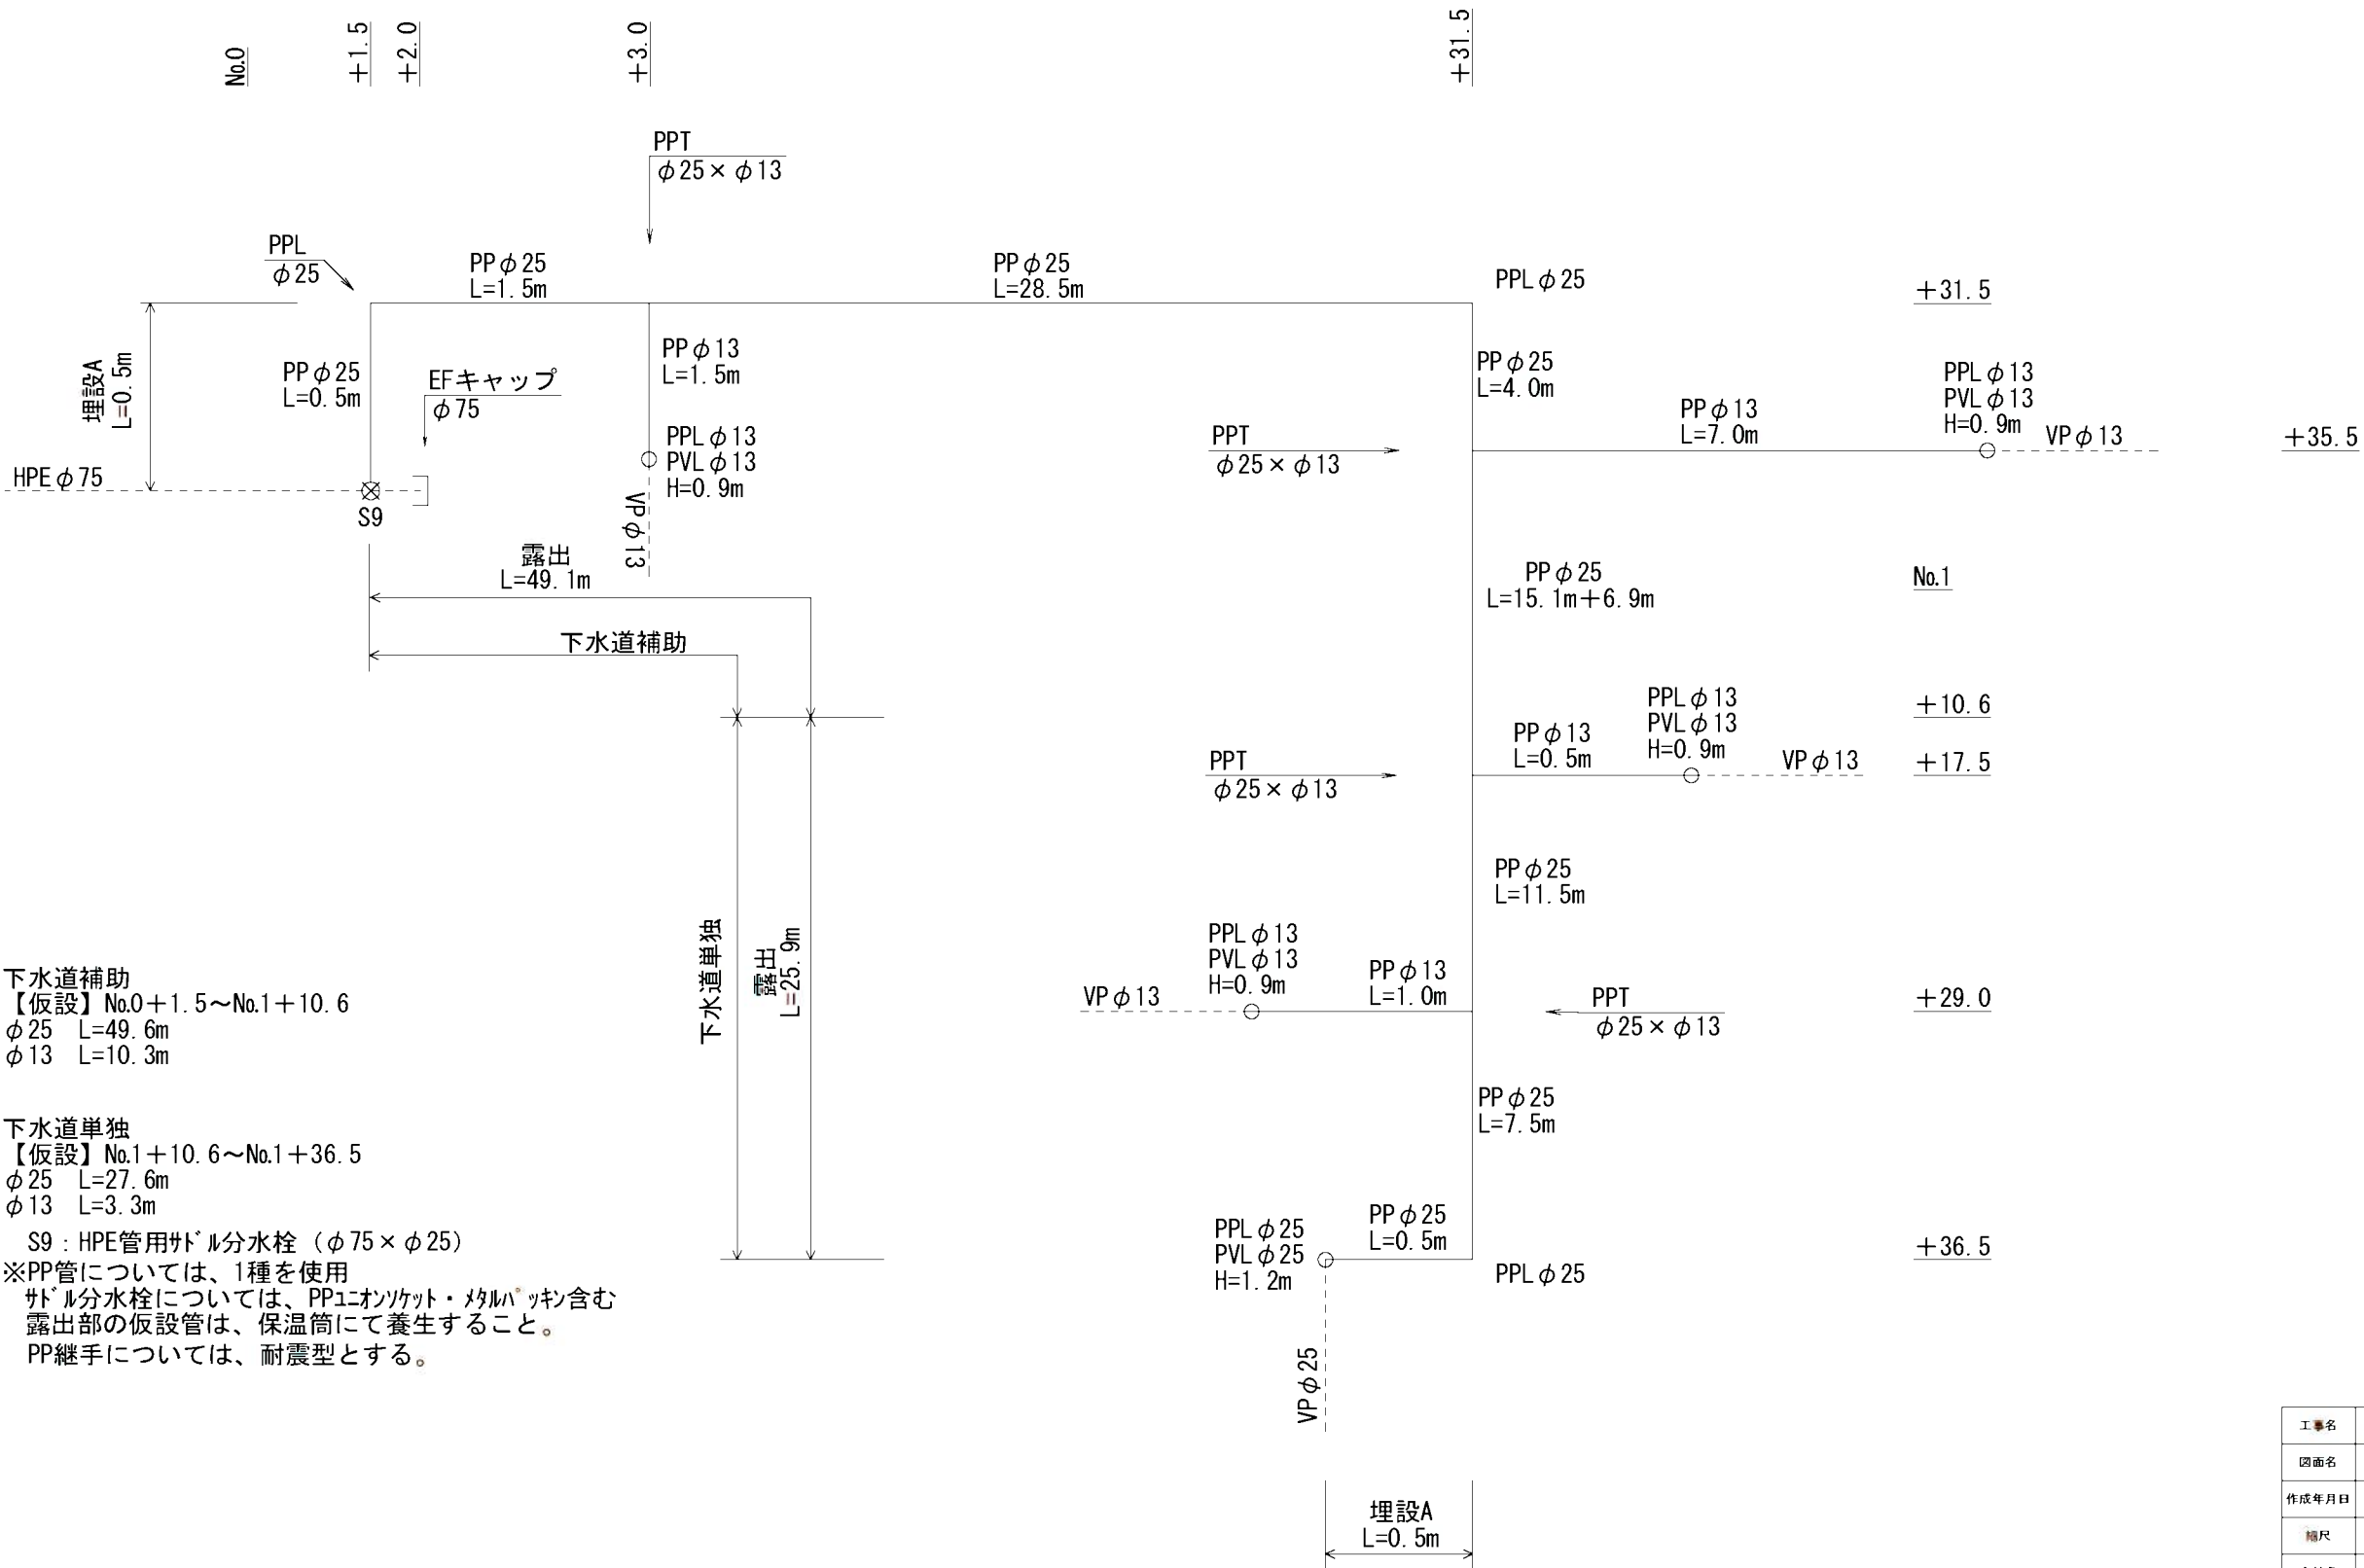

工事名	阿野田町ほか地内（市道阿野田24号線ほか） 公共下水道事業に伴う配水管移設工事		
図面名	配管図（阿野田町）8工区（仮設）		
作成年月日			
縮尺	Free	図面番号	24 / 36
会社名			
事業者名	龜山市 上下水道部 上水道課		

天神3丁目 1-1工区（本設）下水道単独

埋設深：φ50以上 H=900mm
φ40以下 H=650mm

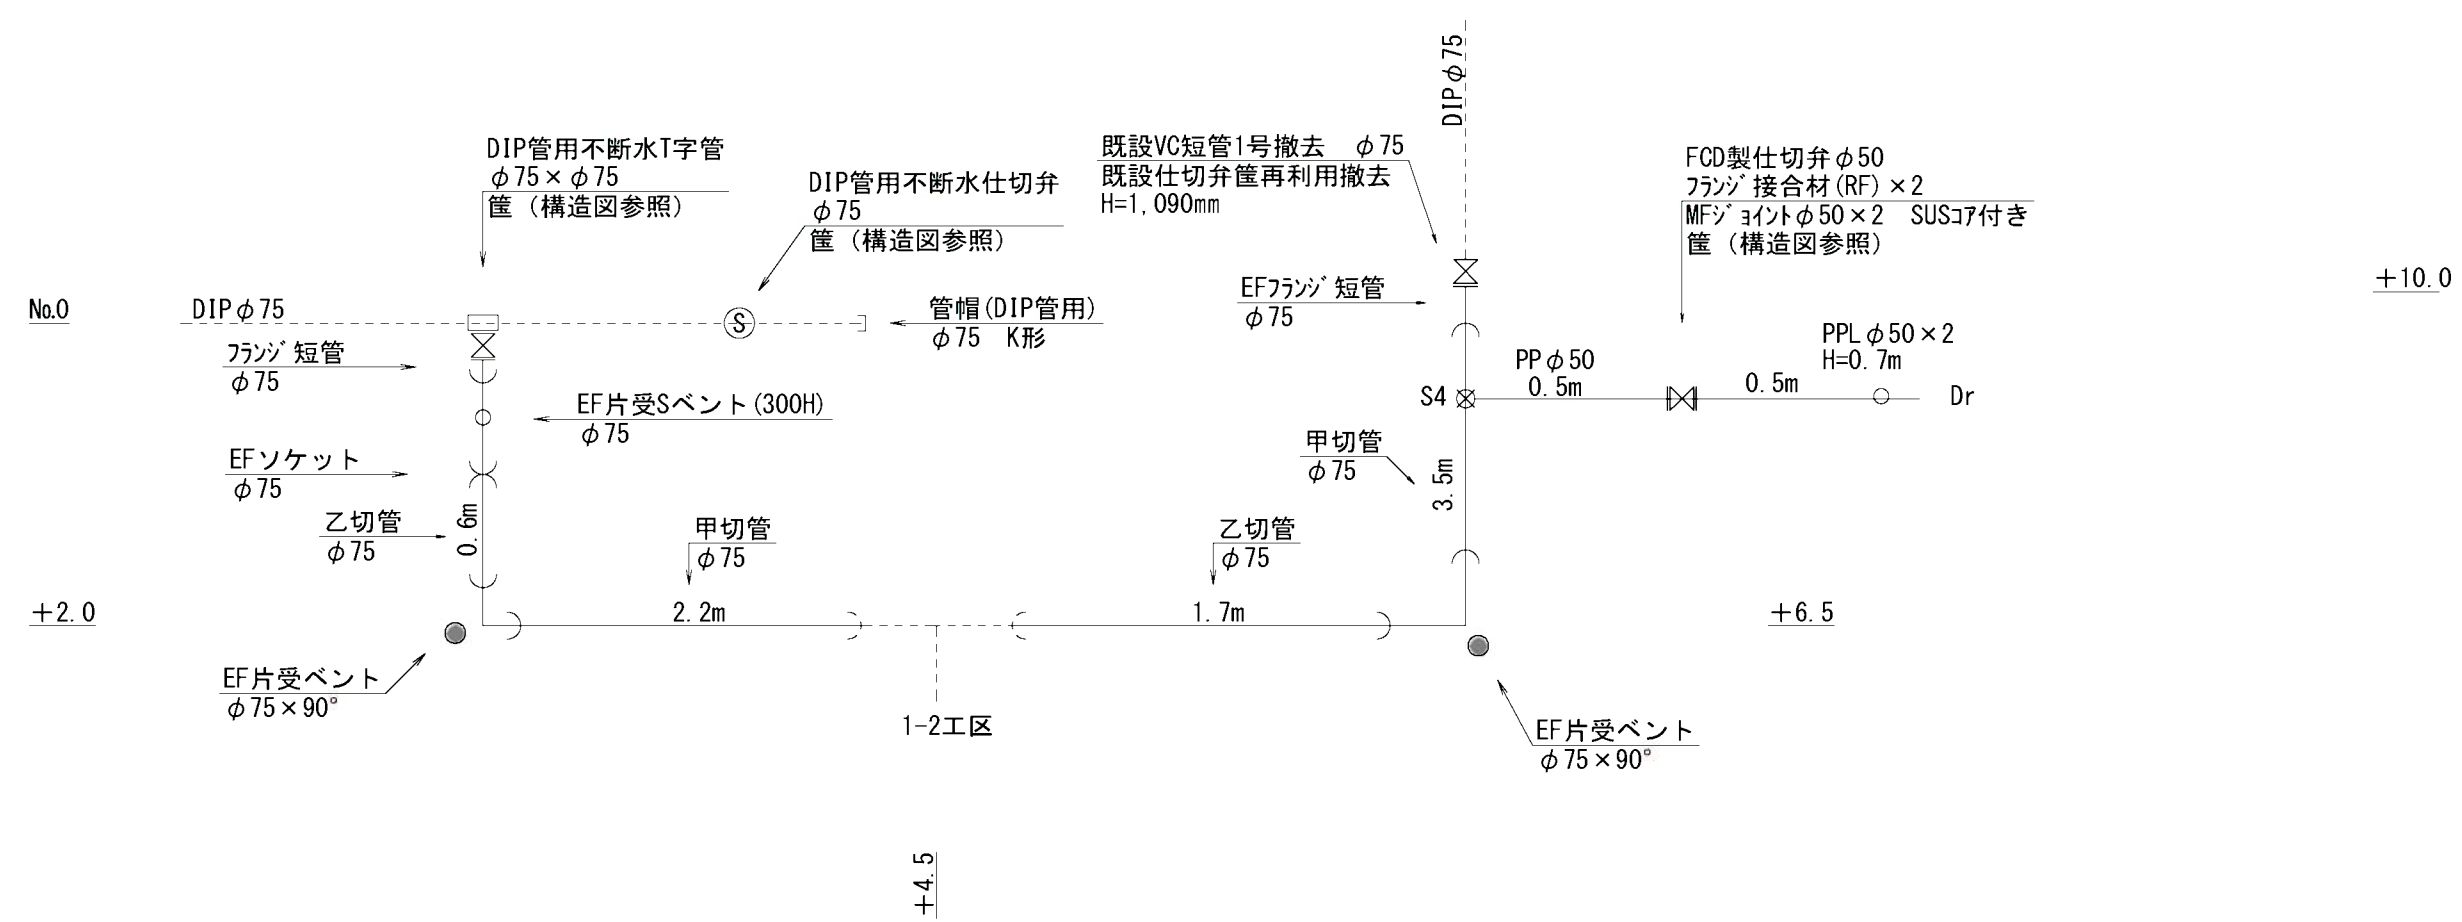


下水道単独
【本設】No.0～No.0+10.0
φ75 L=10.2m
φ50 L=1.7m

S4：HPE管用サドル分水栓（φ75×φ50）
※PP管については、1種を使用
φ75以上の本設については、ホリエイチスリーブを被覆すること。
サドル分水栓については、PPユニオンソケット・マルチパックを含む
PP継手については、耐震型とする。
●：マーカー杭

工事名	阿野田町ほか地内（市道阿野田24号線ほか） 公共下水道事業に伴う配水管移設工事		
図面名	配管図（天神3丁目）1-1工区（本設）		
作成年月日			
縮尺	Free	図面番号	25 / 36
会社名			
事業者名	龜山市 上下水道部 上水道課		

天神3丁目 1-2工区（本設）下水道単独

埋設深：φ50以上 H=900mm
φ40以下 H=650mm

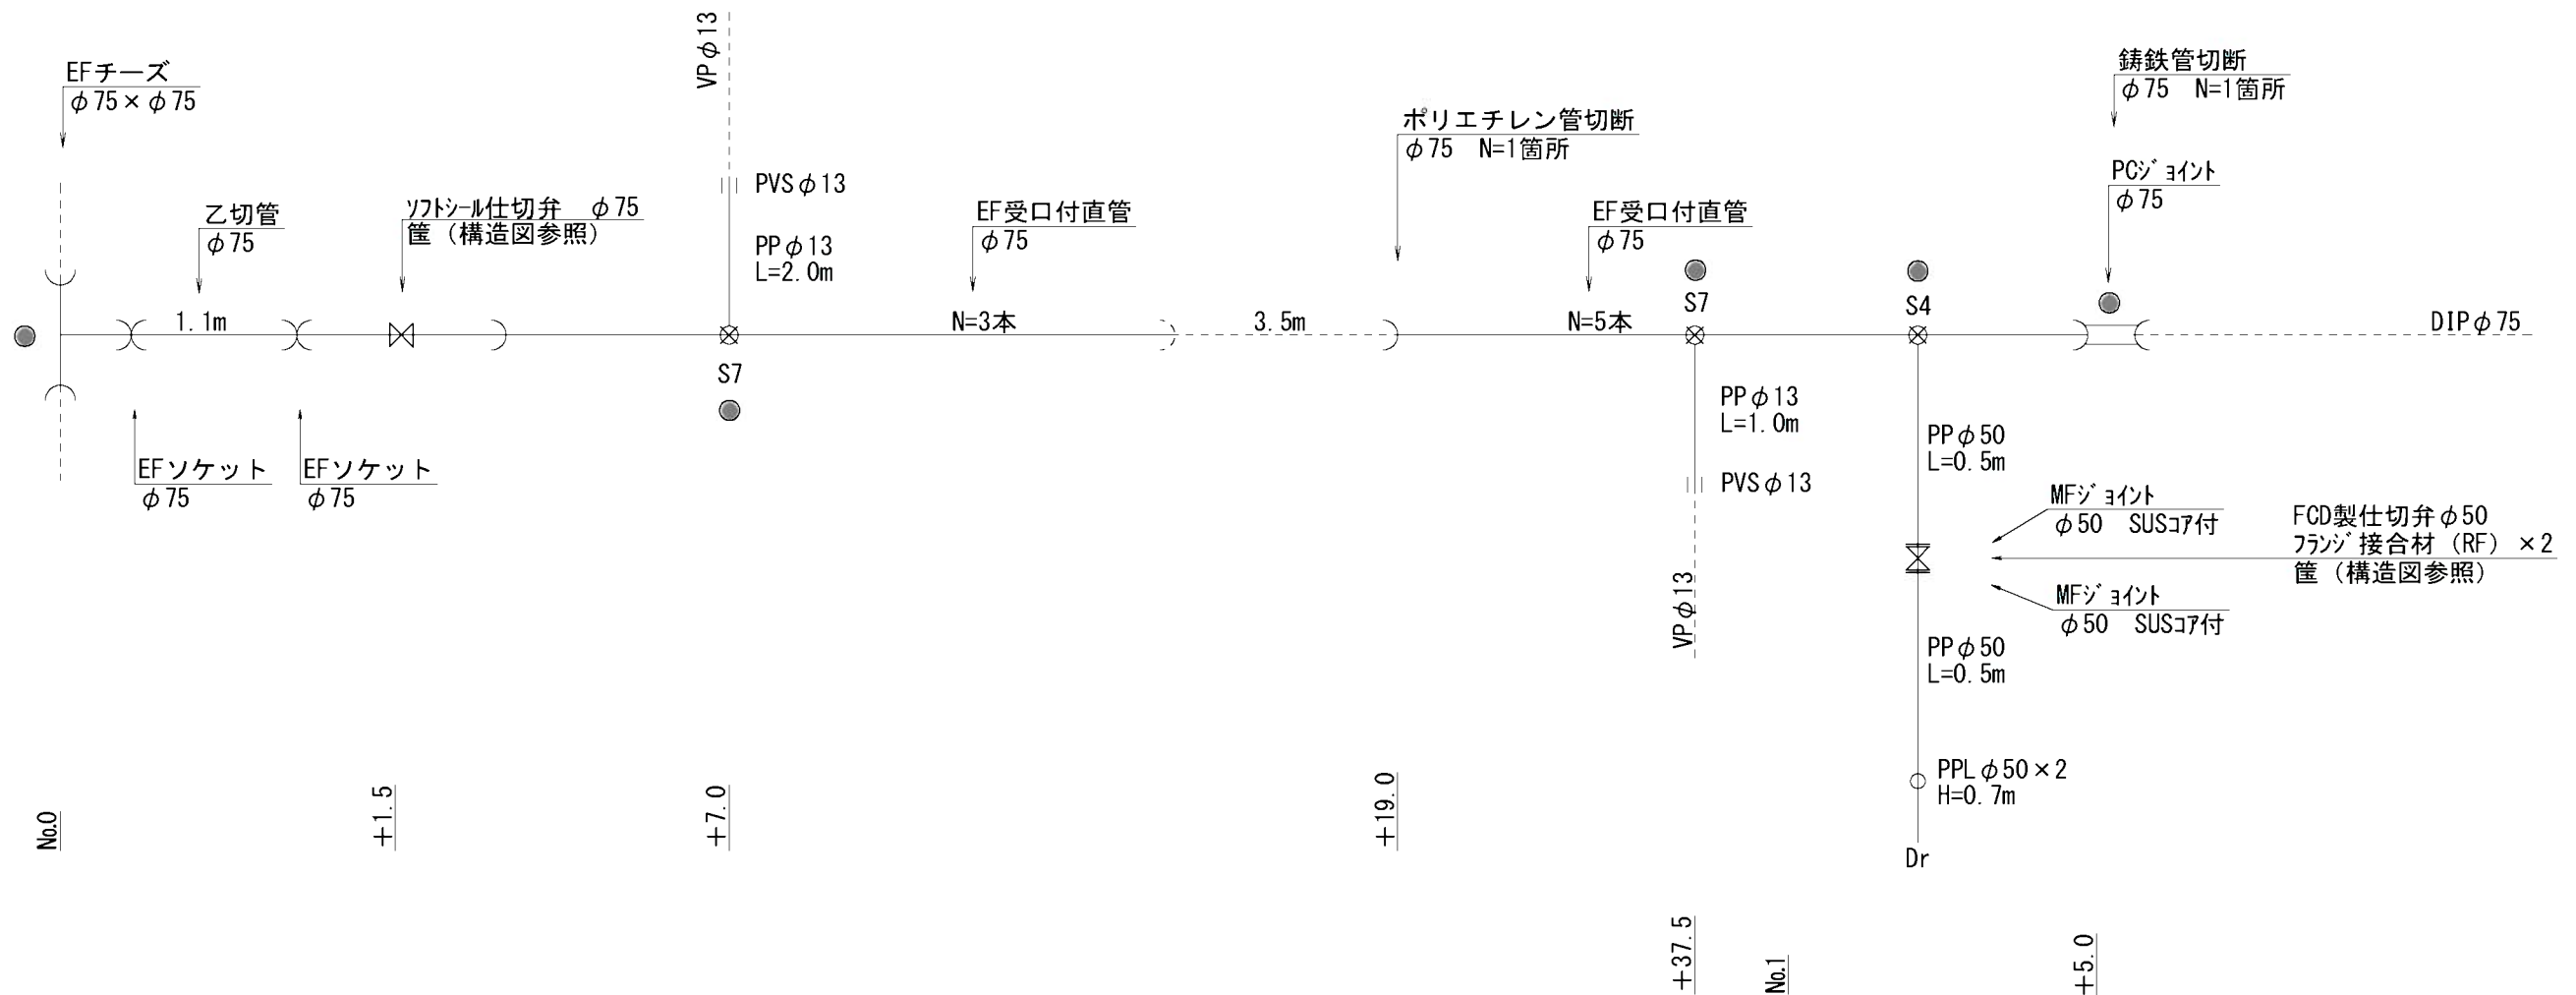


下水道単独
【本設】No.0~No.1+5.0
φ75 L=41.4m
φ50 L=1.7m
φ13 L=3.0m
S4：HPE管用サドル分水栓（φ75×φ50）
S7：HPE管用サドル分水栓（φ75×φ13）
※PP管については、1種を使用
φ75以上の本設については、ホリエイレンスリブを被覆すること。
PP継手については、耐震型とする。
●：マーカー杭

工事名	阿野田町ほか地内（市道阿野田24号線ほか） 公共下水道事業に伴う配水管移設工事		
図面名	配管図（天神3丁目）1-2工区（本設）		
作成年月日			
縮尺	Free	図面番号	26 / 36
会社名			
事業者名	龜山市 上下水道部 上水道課		

天神3丁目 1-2工区（仮設）下水道単独

埋設深：埋設A H=300mm
埋設C H=900mm

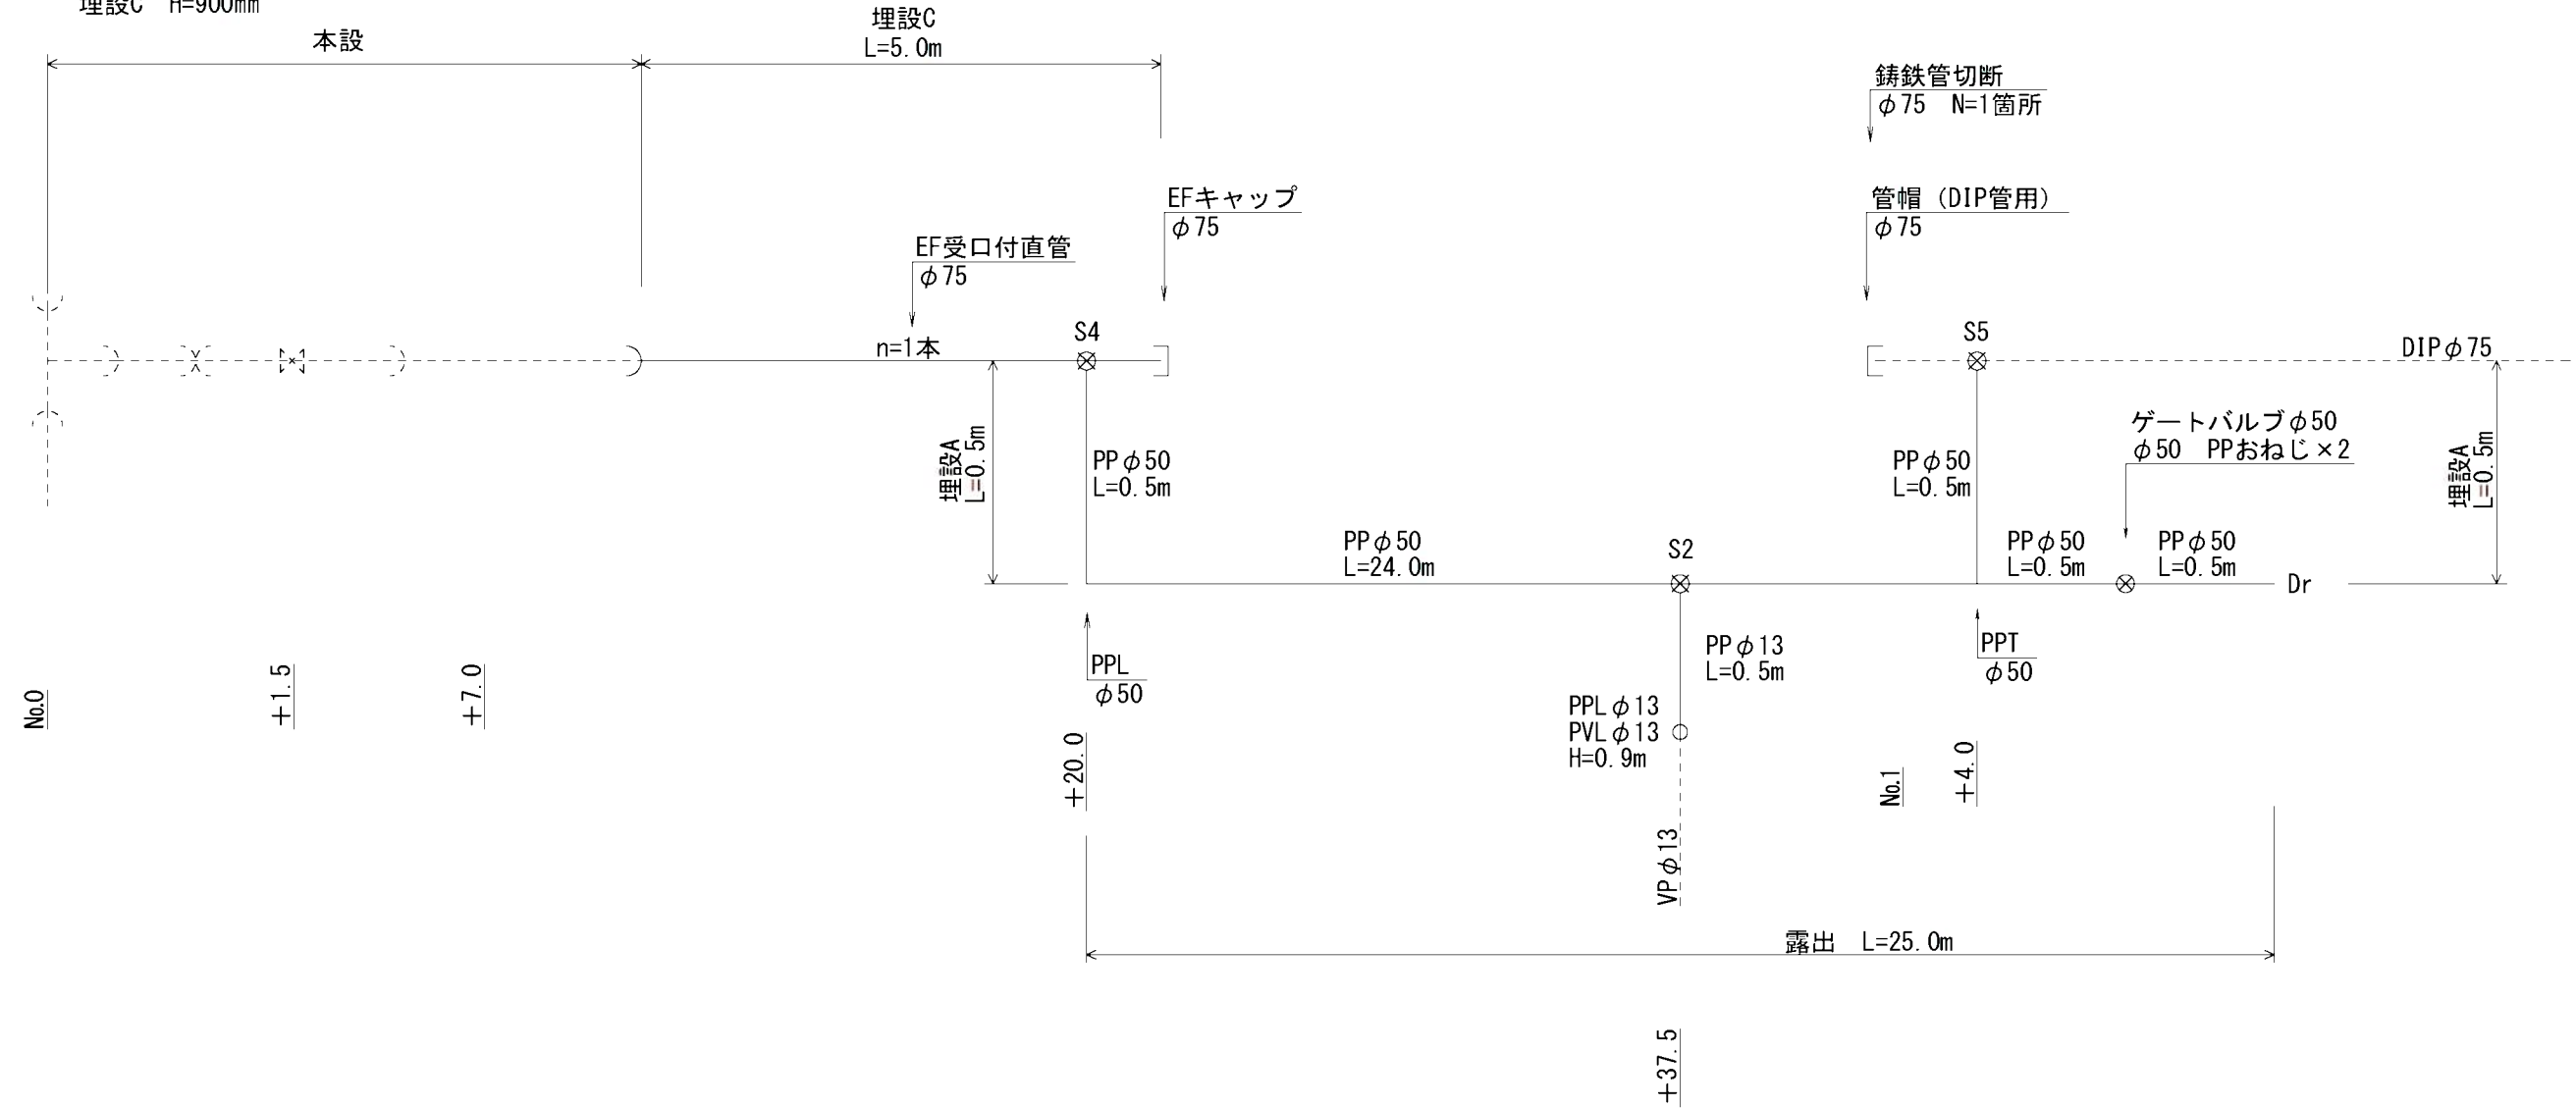

下水道単独
【仮設】No.0～No.1+4.0
φ75 L=5.0m
φ50 L=26.0m
φ13 L=1.4m


S2：PP管用サドル分水栓（φ50×φ13）
S4：HPE管用サドル分水栓（φ75×φ50）
S5：DIP管用サドル分水栓（φ75×φ50）

※PP管については、1種を使用
φ75以上の本設については、ホリェレンスリーブを被覆すること。
PP継手については、耐震型とする。

工事名	阿野田町ほか地内（市道阿野田24号線ほか） 公共下水道事業に伴う配水管移設工事		
図面名	配管図（天神3丁目）1-2工区（仮設）		
作成年月日			
縮尺	Free	図面番号	27 / 36
会社名			
事業者名	龜山市 上下水道部 上水道課		

天神3丁目 2工区（本設）上水道単独

埋設深：φ50以上 H=900mm
φ40以下 H=650mm

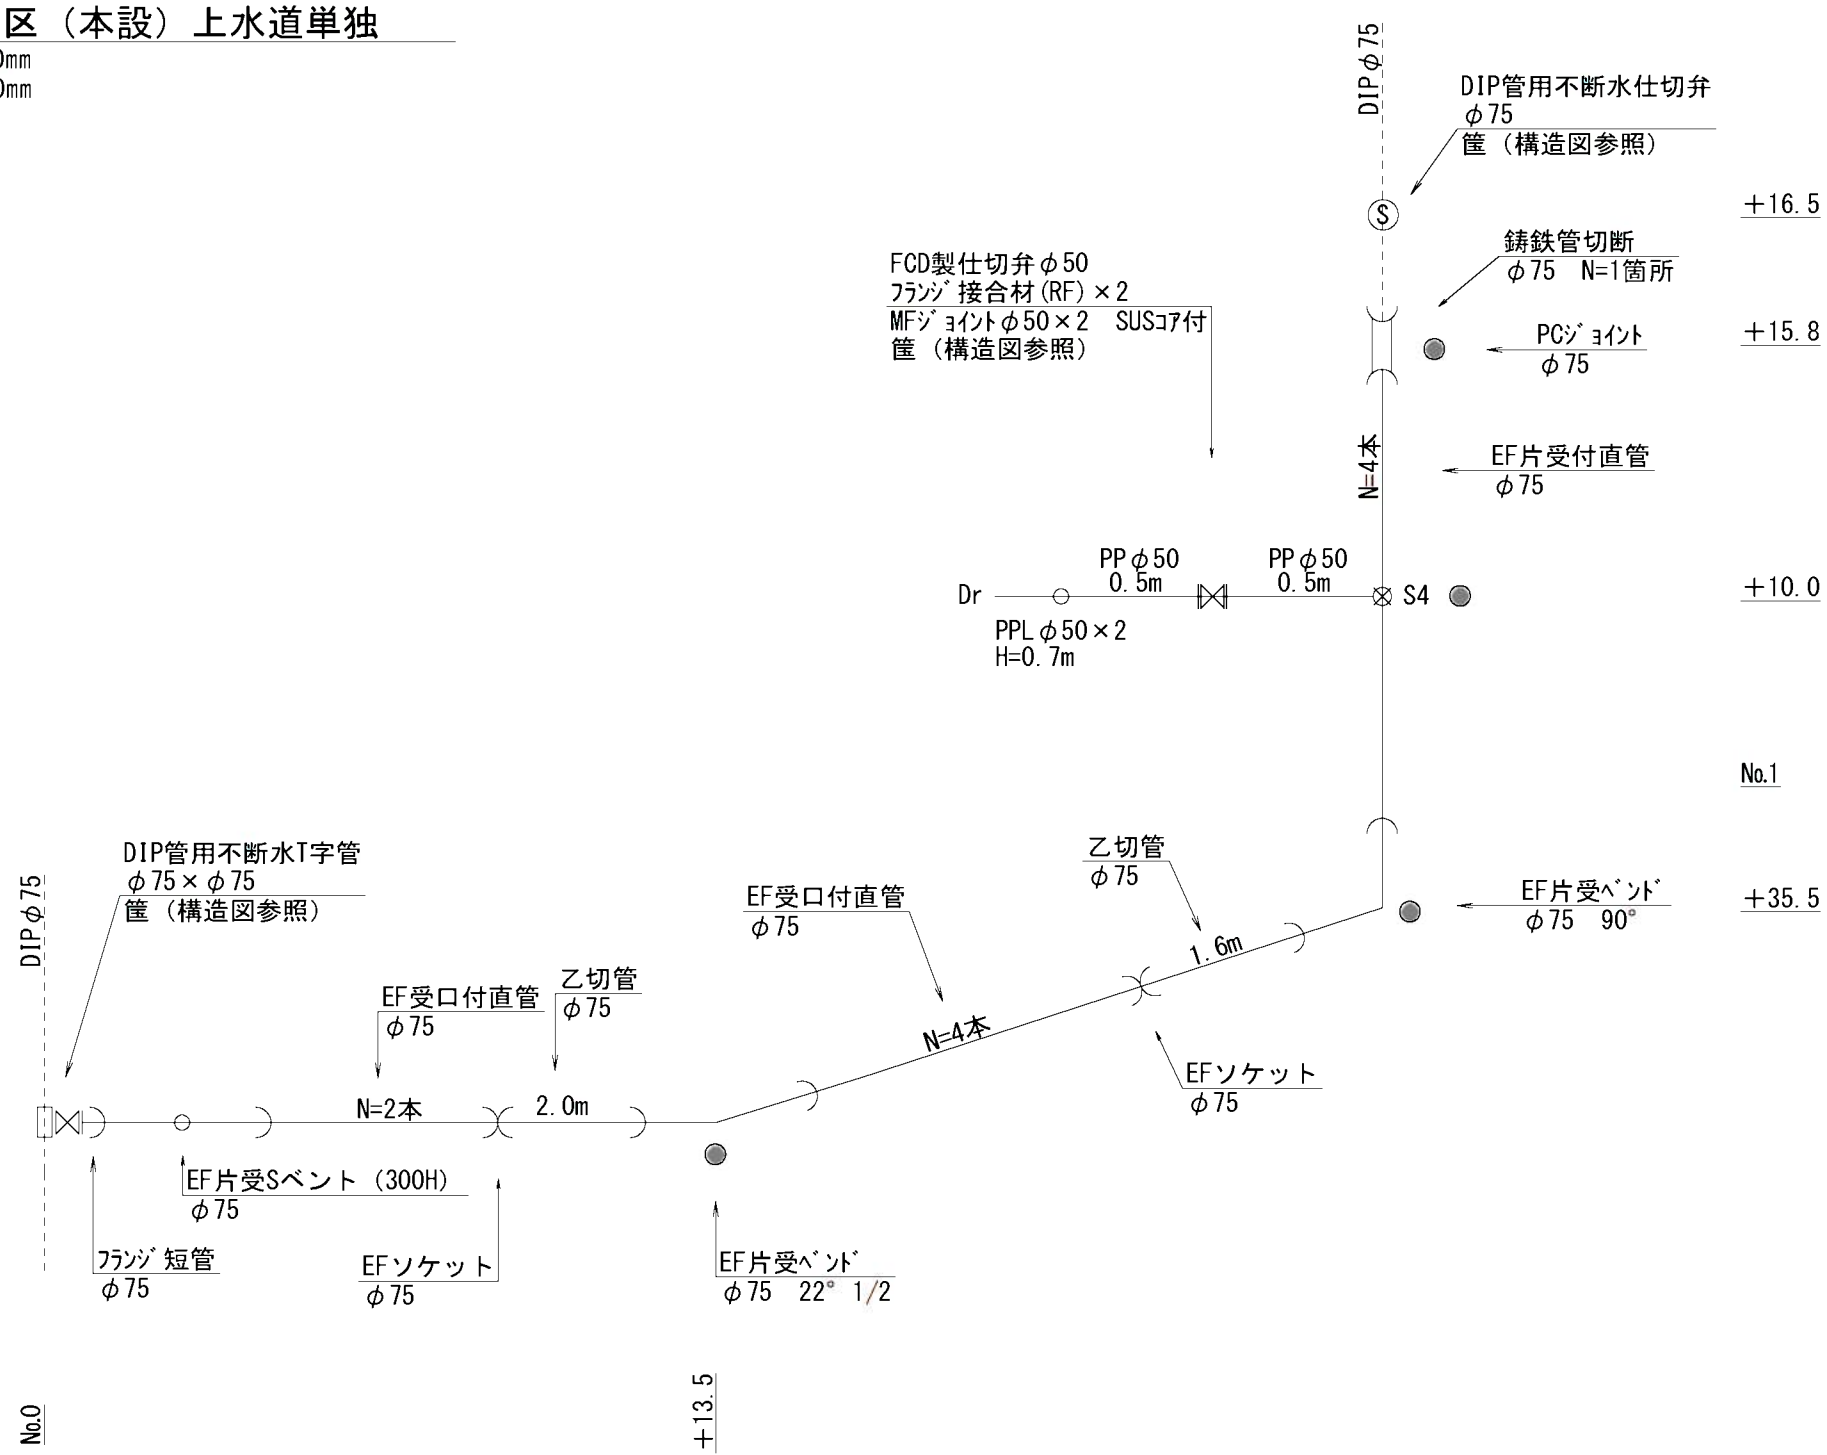


上水道単独
【本設】No.0～No.1+15.8
φ75 L=55.6m
φ50 L=1.7m
S4：HPE管用サドル分水栓（φ75×φ50）
※PP管については、1種を使用
φ75以上の本設については、ホリチレンスリーブを被覆すること。
サドル分水栓については、PPエロソケット・マルパッキン含む
PP継手については、耐震型とする。
●：マーカー杭

工事名	阿野田町ほか地内（市道阿野田24号線ほか） 公共下水道事業に伴う配水管移設工事		
図面名	配管図（天神3丁目）2工区：本設		
作成年月日			
縮尺	Free	図面番号	28 / 36
会社名			
事業者名	亀山市 上下水道部 上水道課		

天神3丁目 3工区（本設）下水道補助

埋設深：φ50以上 H=900mm
φ40以下 H=650mm

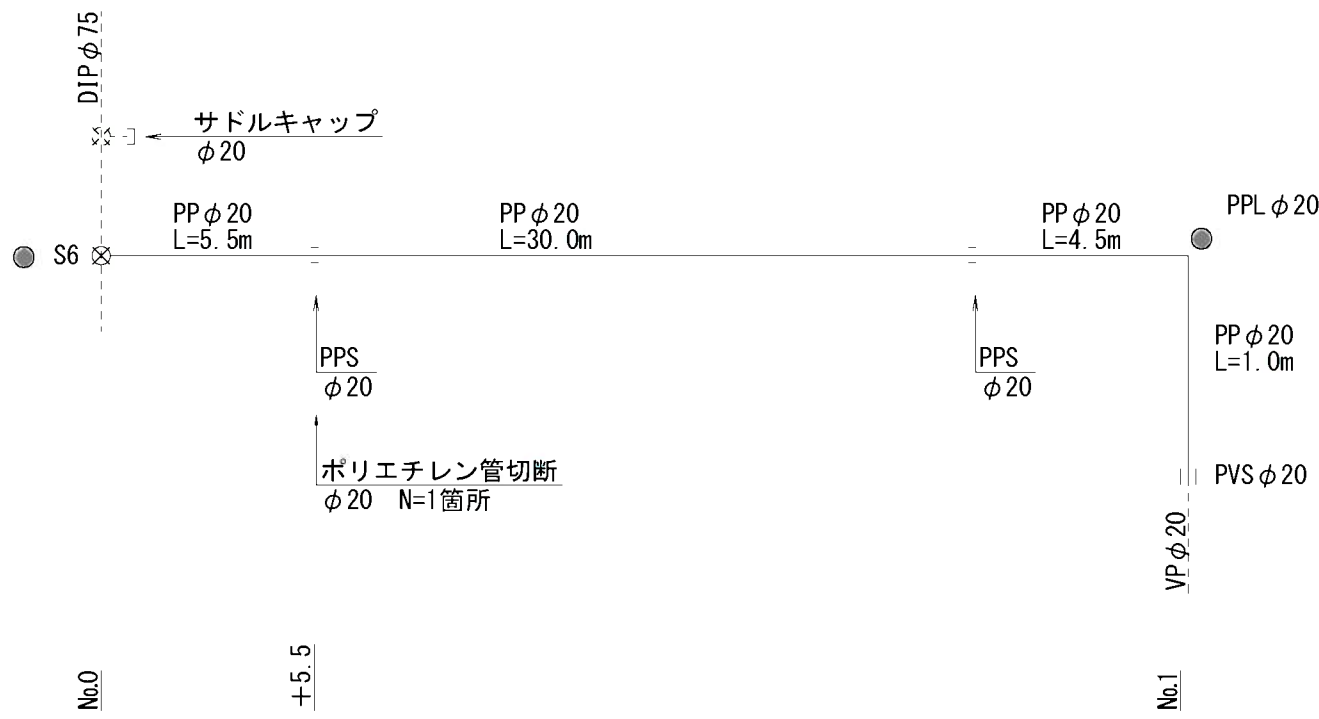

下水道補助
【本設】No.0～No.1
φ20 L=41.0m


S6：DIP管用サドル分水栓（φ75×φ20）

※PP管については、1種を使用
サドル分水栓については、PPユニオンソケット・マールバックを含む
PP継手については、耐震型とする。

●：マーカー杭

天神3丁目 3工区（仮設）下水道補助

埋設深：埋設A H=300mm
埋設D H=650mm




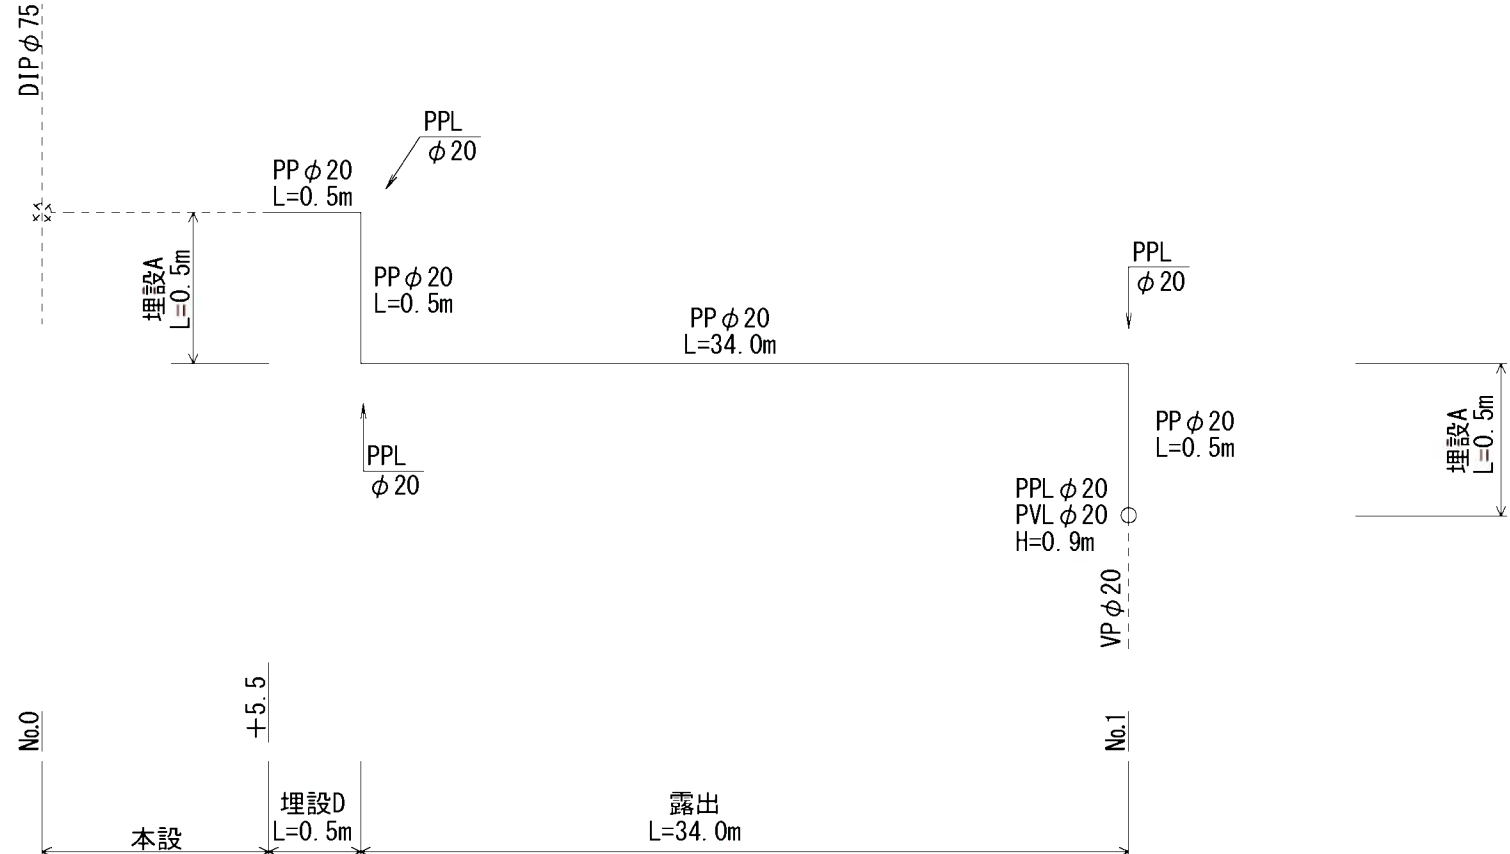


下水道補助
【仮設】No.0～No.1
φ20 L=36.4m

※PP管については、1種を使用
露出部の仮設管は、保温筒にて養生すること。
PP継手については、耐震型とする。

工事名	阿野田町ほか地内（市道阿野田24号線ほか） 公共下水道事業に伴う配水管移設工事		
図面名	配管図（天神3丁目）3工区：本設、仮設		
作成年月日			
縮尺	Free	図面番号	29 / 36
会社名			
事業者名	龜山市 上下水道部 上水道課		

   埋設深：φ50以上 H=900mm
φ40以下 H=650mm

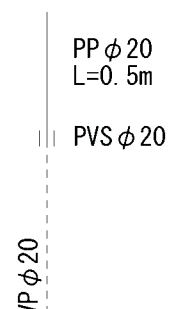


下水道単独
【本設】No.1+28.0~No.2+18.5
φ50 L=30.5m
φ13 L=4.5m

※PP管については、1種を使用
サドル分水栓については、PPユニオンソケット・メタルパッキン含む
PP継手については、耐震型とする。

工事名	阿野田町ほか地区（市道阿野田24号線ほか） 公共下水道事業に伴う配水管移設工事		
図面名	配管図（天神4丁目）4区工：本設		
作成年月日			
幅尺	Free	図面番号	30 / 36
会社名			
事業者名	豊山市 上下水道部 上下水道課		

天神4丁目 4工区（仮設）

埋設深：埋設A H=300mm
埋設B H=900mm

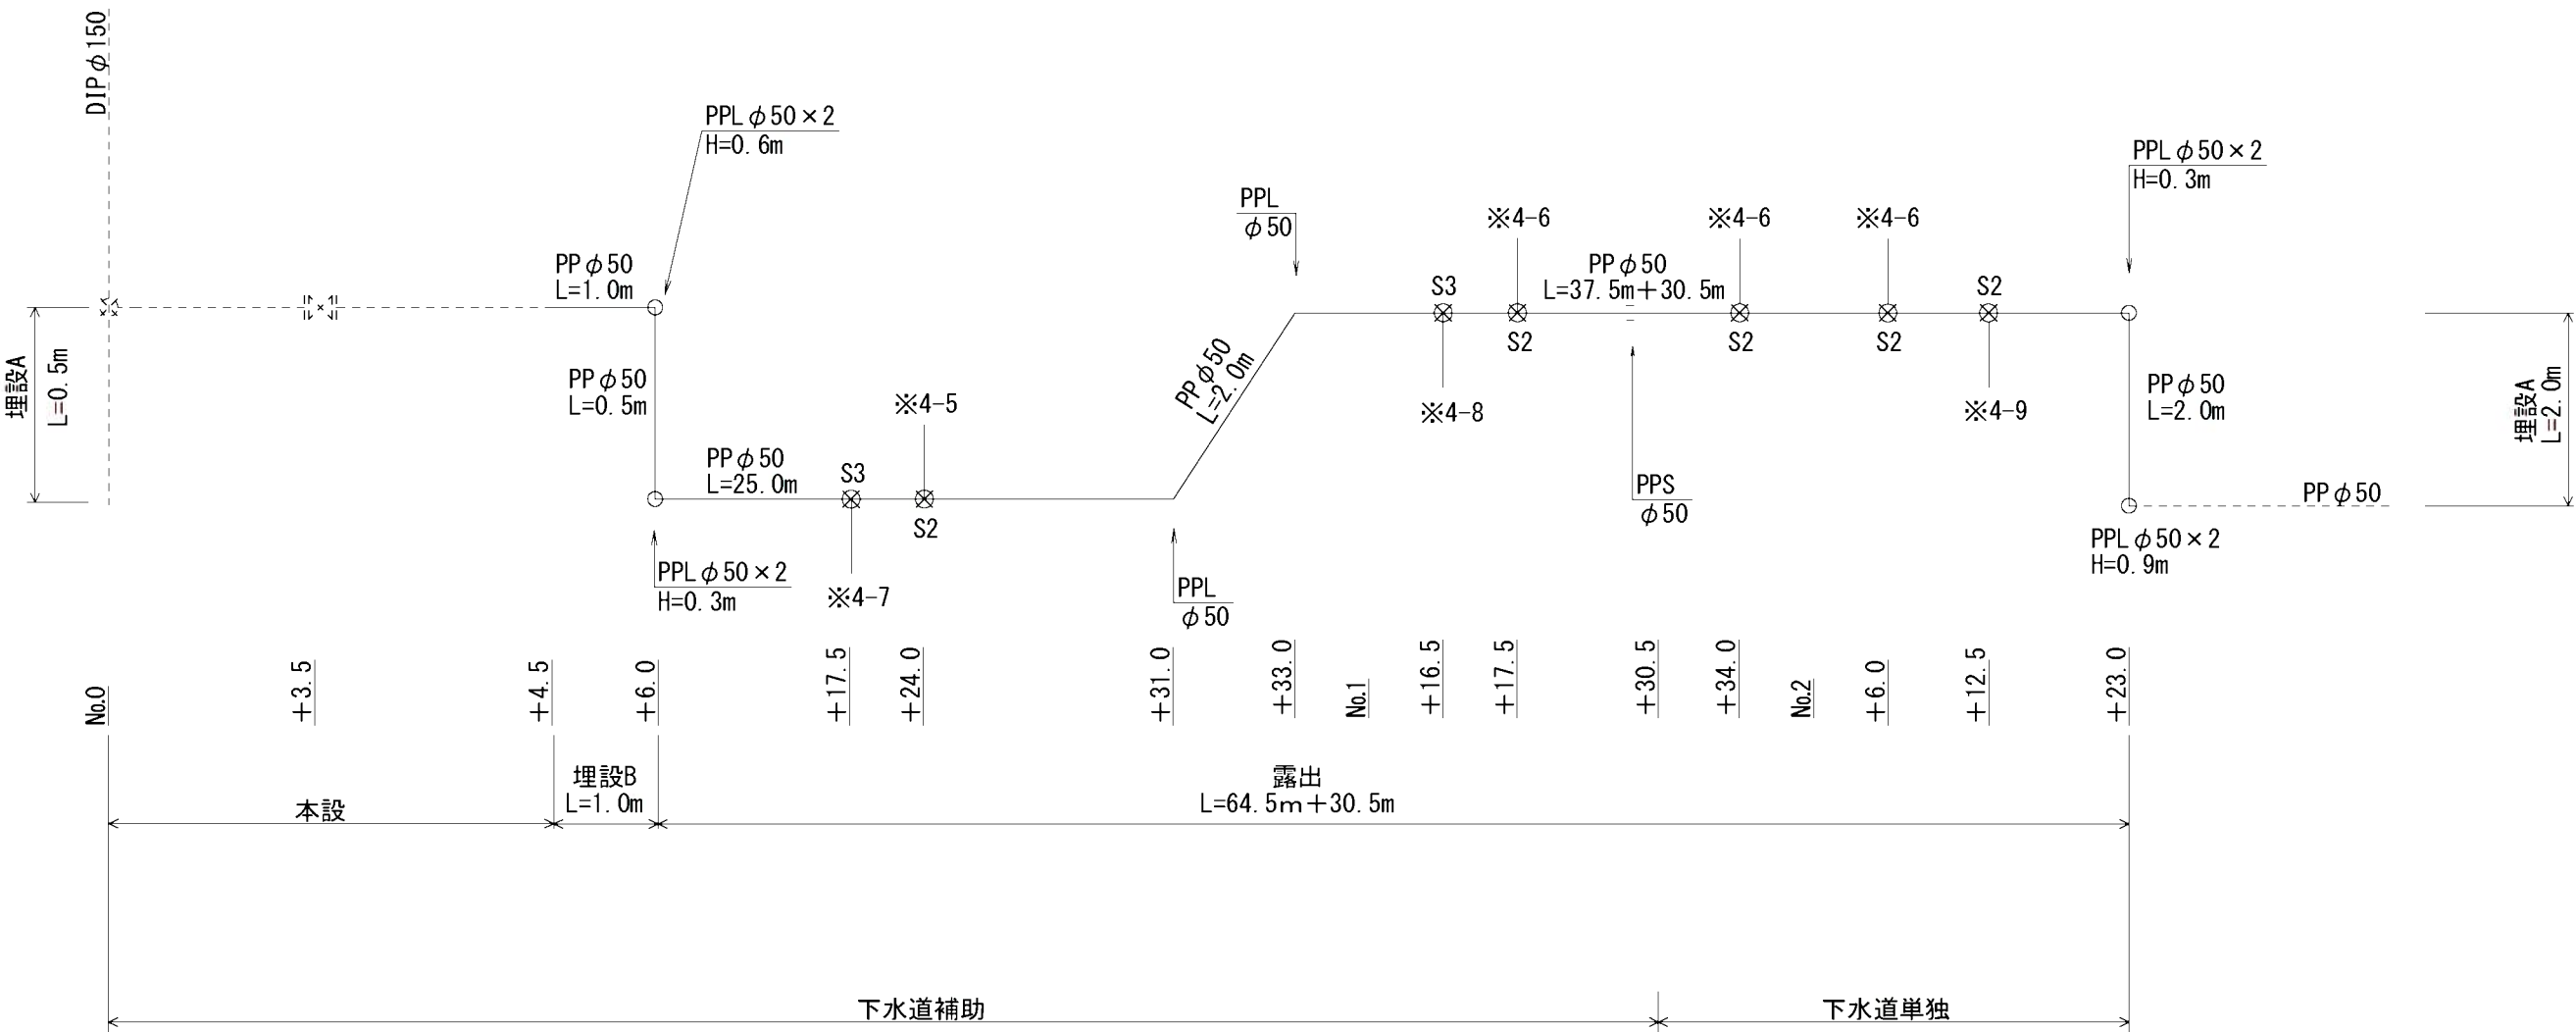






※4-5 給水工詳細図

※4-6 給水工詳細図

※4-7 給水工詳細図

※4-8 給水工詳細図

※4-9 給水工詳細図

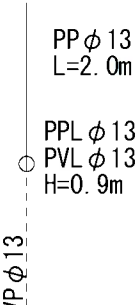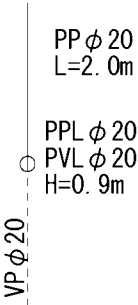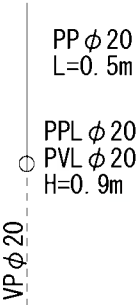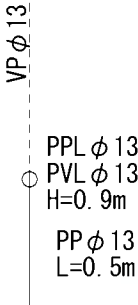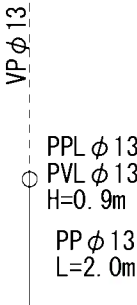


下水道補助
【仮設】No.0～No.1+30.5
φ50 L=66.9m
φ20 L=4.3m
φ13 L=4.3m

下水道単独
【仮設】No.1+30.5～No.2+23.0
φ50 L=33.7m
φ13 L=5.7m


S2：PP管用サドル分水栓（φ50×φ13）
S3：PP管用サドル分水栓（φ50×φ20）
※PP管については、1種を使用
露出部の仮設管は、保温筒にて養生すること。
PP継手については、耐震型とする。

工事名	阿野田町ほか地内（市道阿野田24号線ほか） 公共下水道事業に伴う配水管移設工事		
図面名	配管図（天神4丁目）4工区（仮設）		
作成年月日			
縮尺	Free	図面番号	31 / 36
会社名			
事業者名	龜山市 上下水道部 上水道課		


A — A

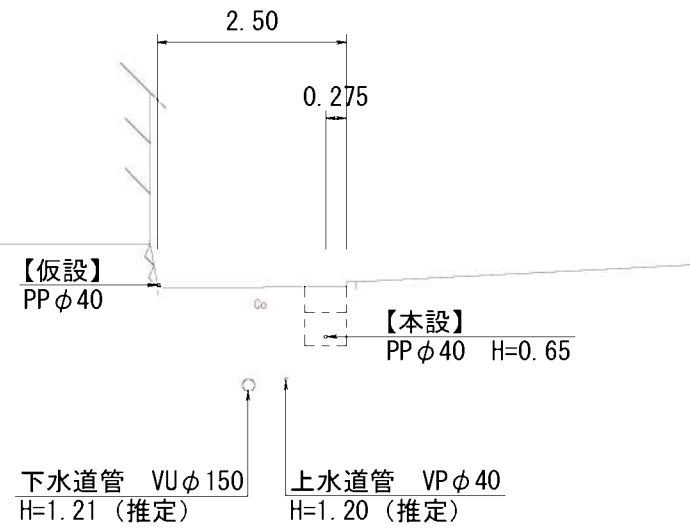


B — B

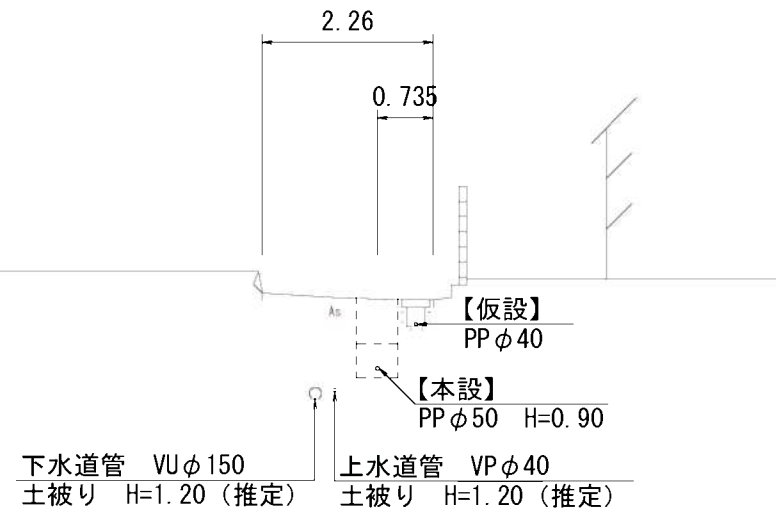


C — C

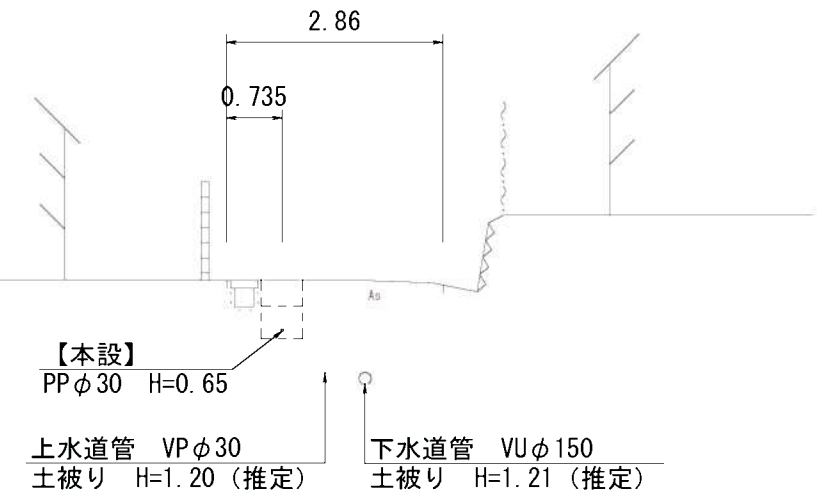


D — D

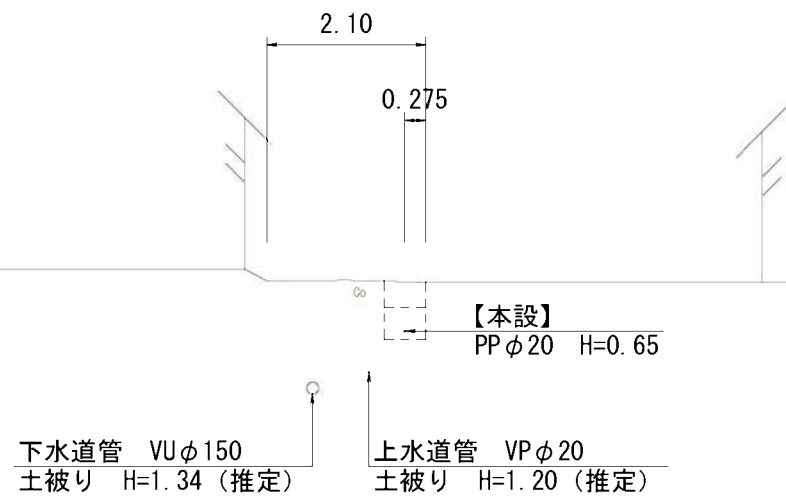

E — E

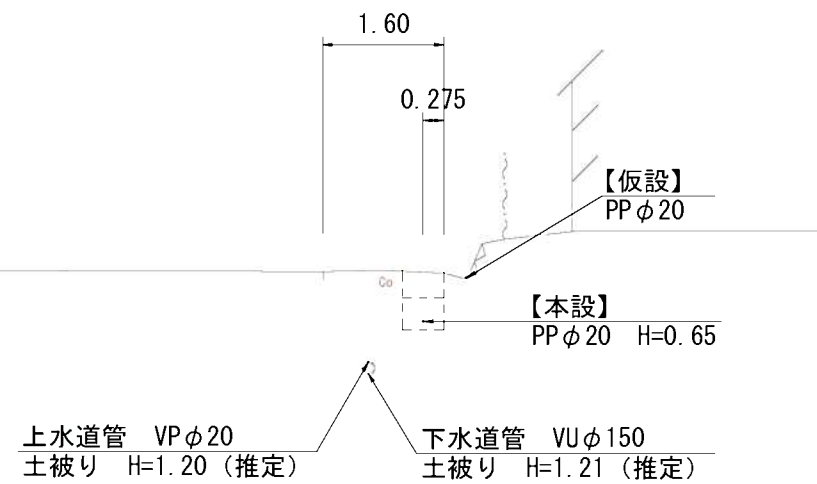

F — F



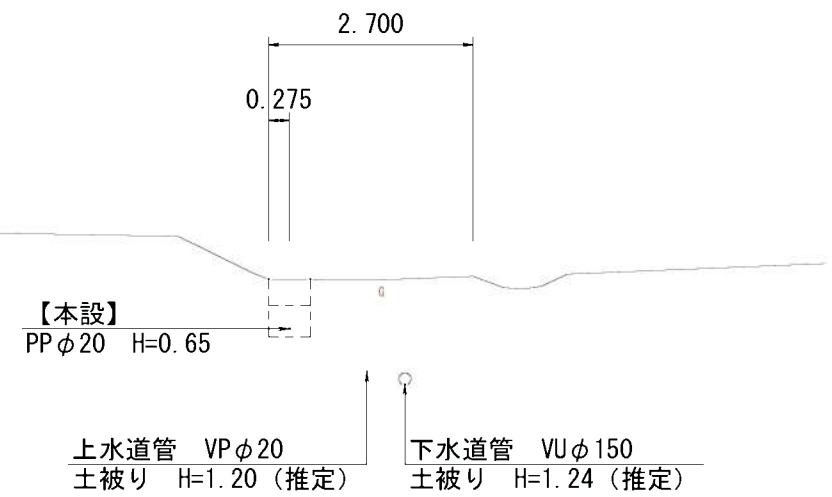


工事名	阿野田町ほか地区（市道阿野田24号線ほか） 公共下水道事業に伴う配水管移設工事		
図面名	標準断面図（1）		
作成年月日			
縮尺	1/200	図面番号	32 / 36
会社名			
事業者名	龜山市 上下水道部 上水道課		

G — G

H — H




I — I

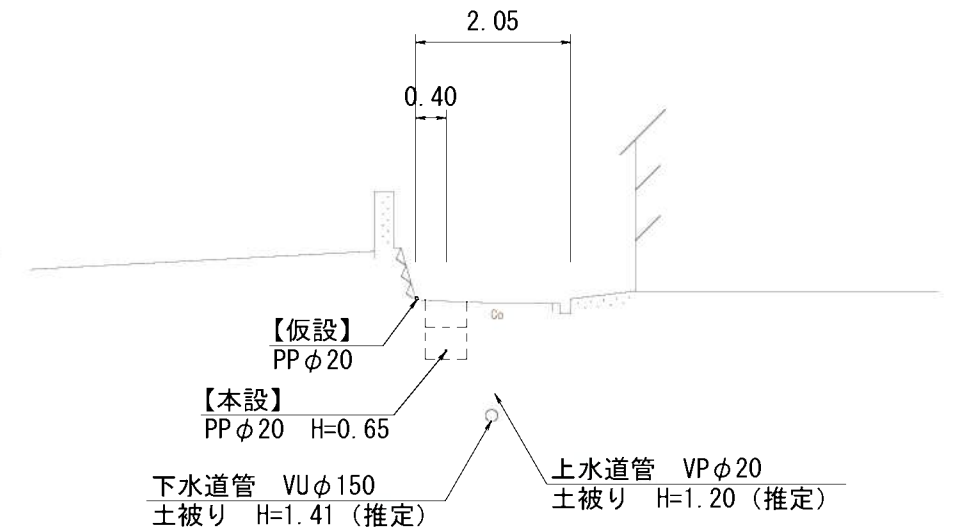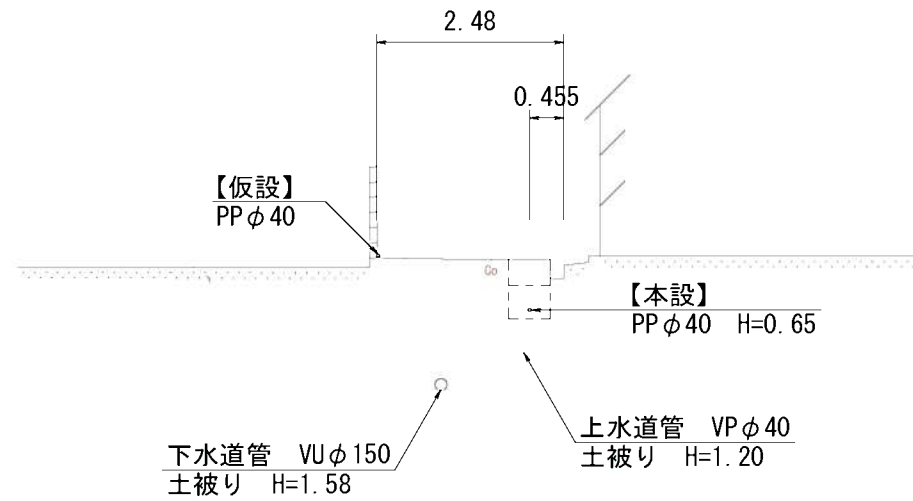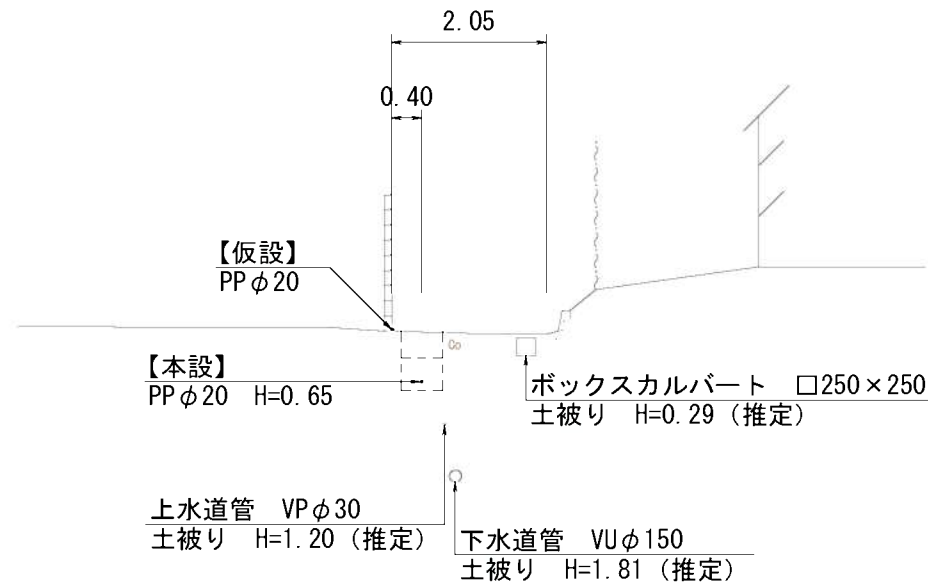


J — J

K — K

L — L

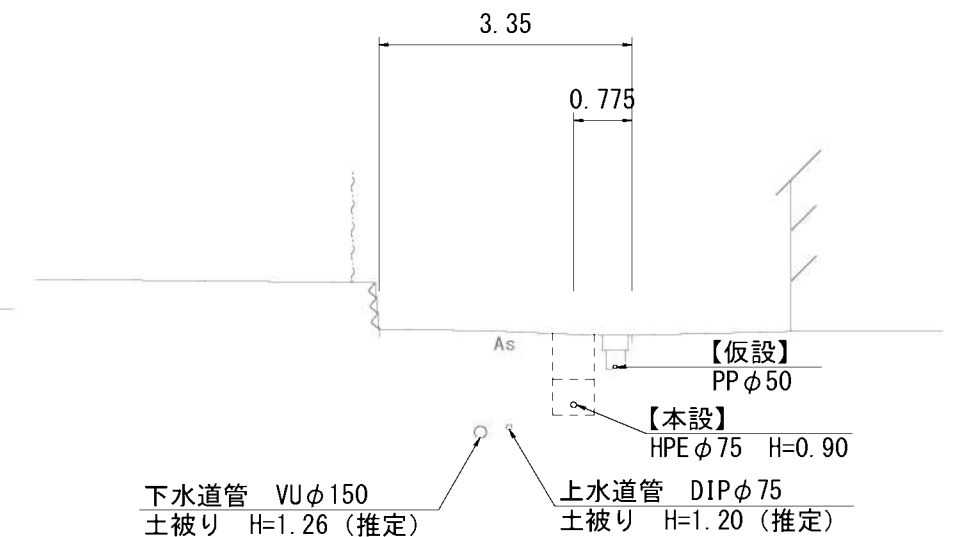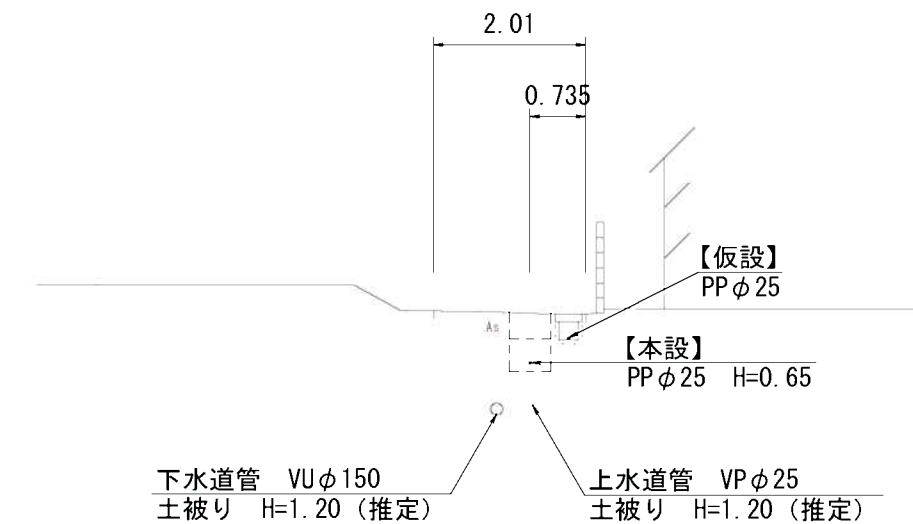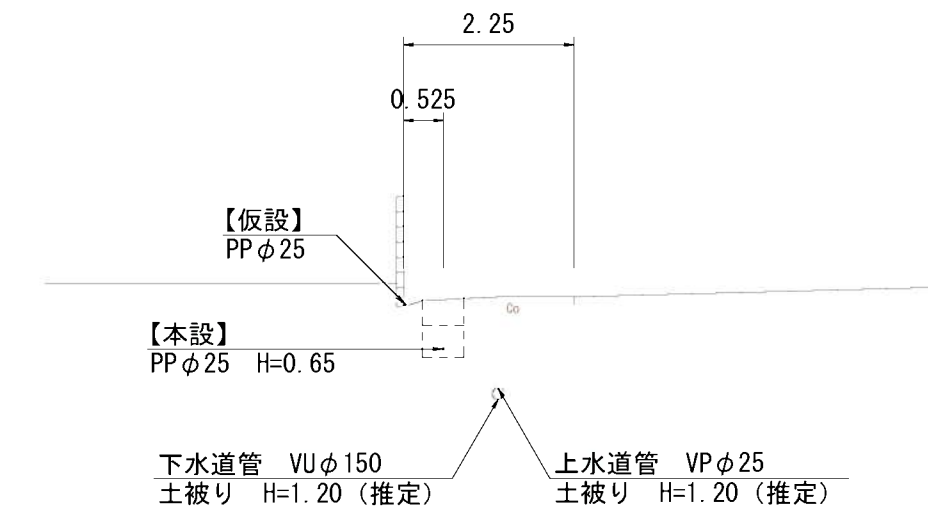


工事名	阿野田町ほか地区内（市道阿野田24号線ほか） 公共下水道事業に伴う配水管移設工事		
図面名	標準断面図 (2)		
作成年月日			
縮尺	1/200	図面番号	33 / 36
会社名			
事業者名	亀山市 上下水道部 上水道課		

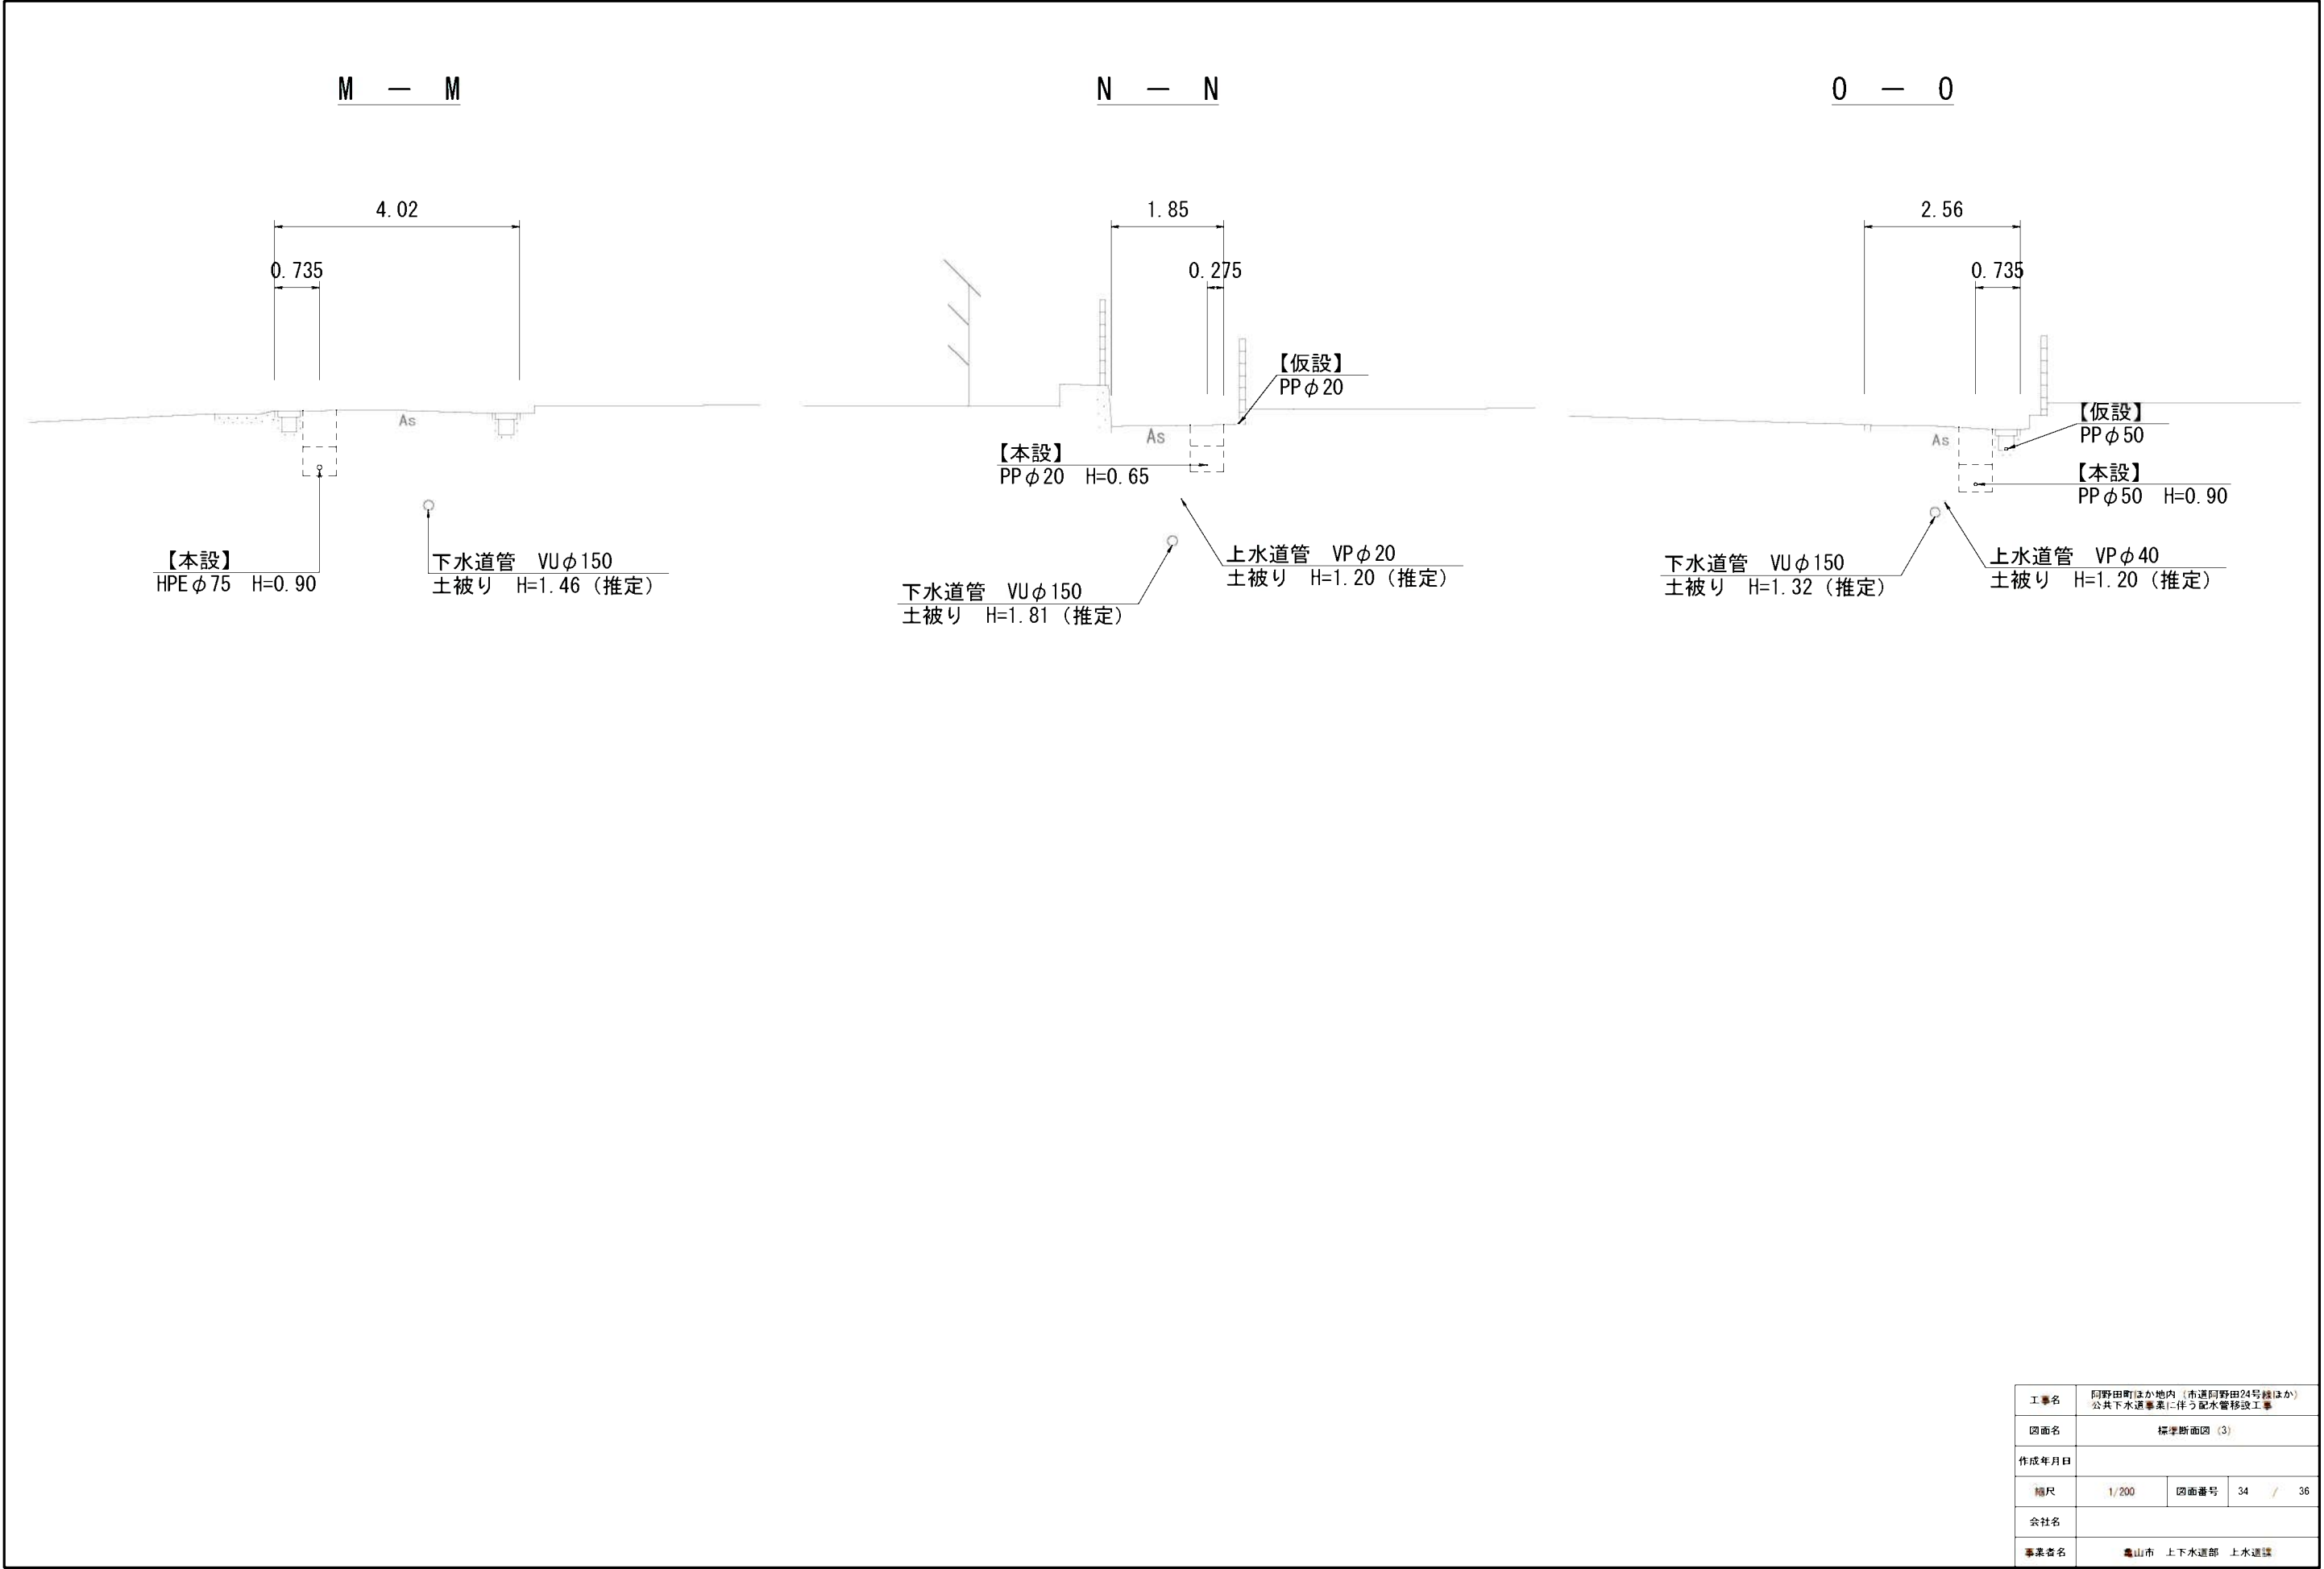

工事名	阿野田町ほか地内（市道阿野田24号線ほか） 公共下水道事業に伴う配水管移設工事		
図面名	標準断面図（3）		
作成年月日			
縮尺	1/200	図面番号	34 / 36
会社名			
事業者名	亀山市 上下水道部 上水道課		


阿野田町（2工区、3-1工区、8工区）
天神3丁目（1-1工区、1-2工区、2工区、3工区）
天神4丁目（4工区）

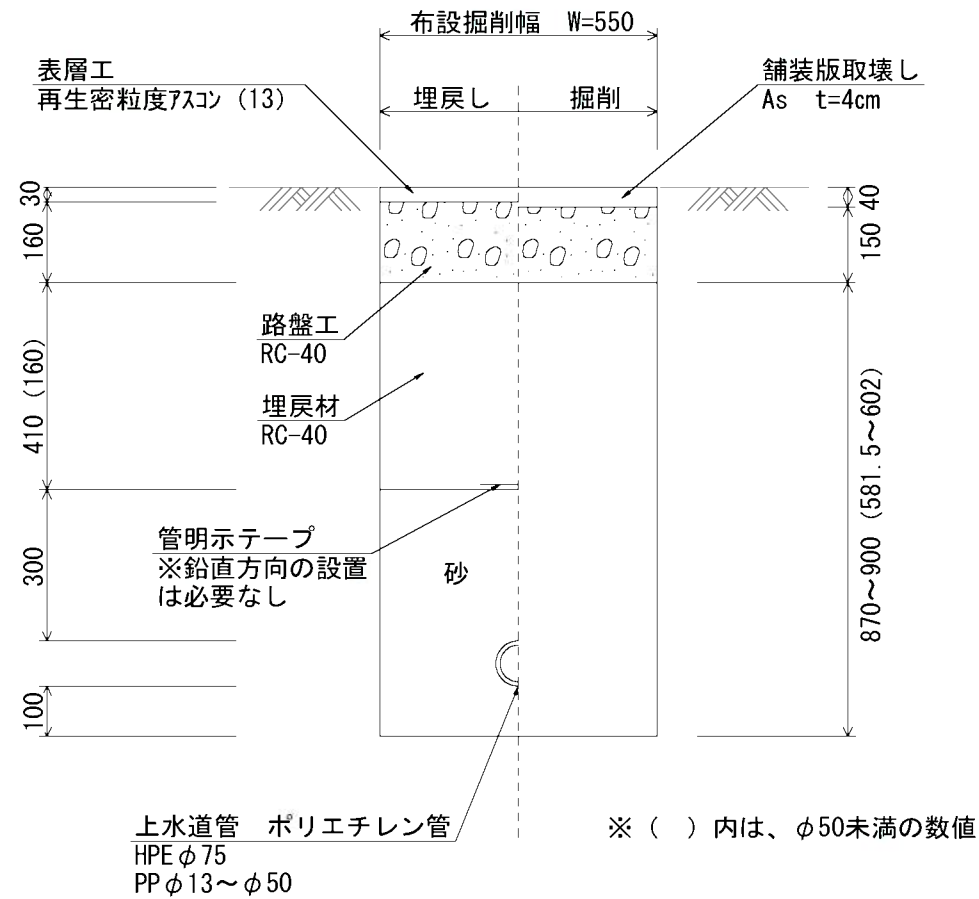

土工延長
【阿野田町（下水道補助）】
2工区：PPφ50 L=69.8m, PPφ20 L=0.5m
PPφ13 L=4.5m
3-1工区：PPφ50 L=7.5m, PPφ30 L=50.5m
PPφ13 L=1.0m
8工区：HPEφ75 L=1.7m, PPφ50 L=1.0m
PPφ25 L=46.4m, PPφ13 L=9.0m
【阿野田町（下水道単独）】
2工区：PPφ50 L=21.7m, PPφ13 L=2.5m
8工区：PPφ25 L=26.5m, PPφ13 L=1.5m
土工延長
【天神3丁目（下水道補助）】
3工区：PPφ20 L=41.0m
【天神4丁目（下水道補助）】
4工区：PPφ50 L=68.0m, PPφ20 L=1.0m
PPφ13 L=4.0m
【天神3丁目（下水道単独）】
1-1工区：HPEφ75 L=10.2m, PPφ50 L=1.0m
1-2工区：HPEφ75 L=41.4m, PPφ13 L=3.0m
【天神4丁目（下水道単独）】
4工区：PPφ50 L=30.5m, PPφ13 L=4.5m


土工延長
【天神3丁目（上水道単独）】
2工区：HPEφ75 L=55.8m, PPφ50 L=1.0m

阿野田町（1工区、3-2工区、4工区、6工区、7-1工区、7-2工区、7-3工区）

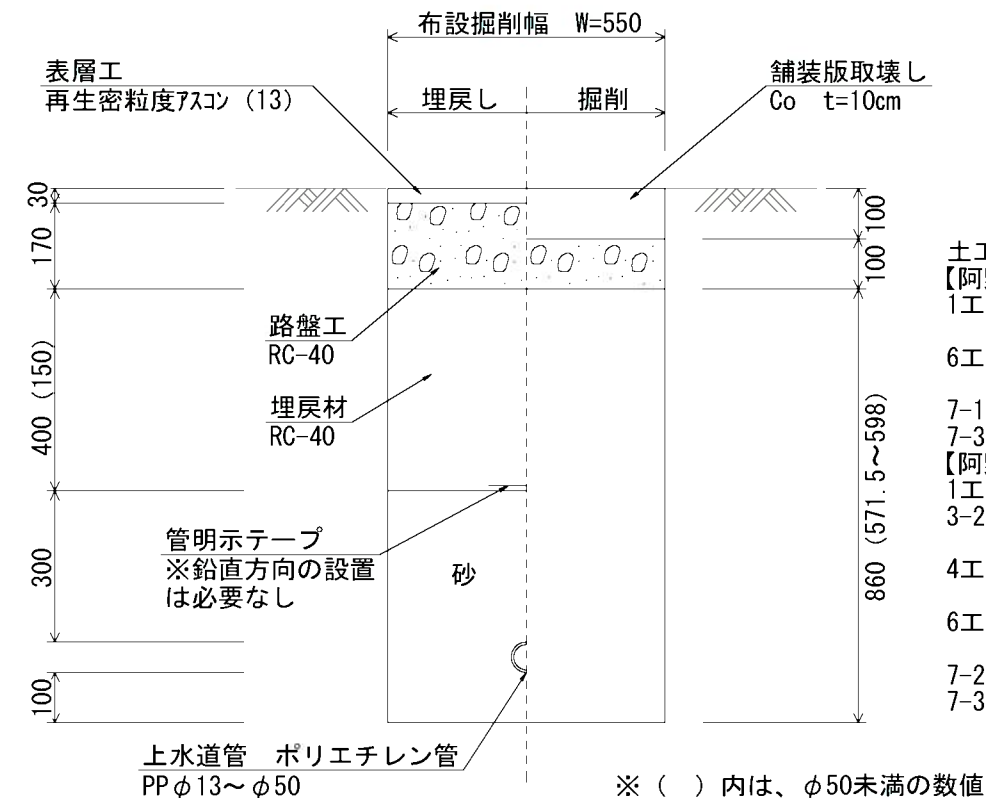

土工延長
【阿野田町（下水道補助）】
1工区：PPφ50 L=4.5m, PPφ40 L=23.3m
PPφ20 L=1.5m, PPφ13 L=1.0m
6工区：PPφ50 L=5.5m, PPφ30 L=49.3m
PPφ13 L=1.0m
7-1工区：PPφ50 L=3.0m, PPφ40 L=38.0m
7-3工区：PPφ25 L=10.5m, PPφ13 L=1.0m
【阿野田町（下水道単独）】
1工区：PPφ40 L=32.2m, PPφ13 L=3.5m
3-2工区：PPφ25 L=41.0m, PPφ20 L=2.5m
PPφ13 L=3.2m
4工区：PPφ50 L=4.5m, PPφ20 L=20.5m
PPφ13 L=1.5m
6工区：PPφ30 L=21.2m, PPφ20 L=4.0m
PPφ13 L=4.0m
7-2工区：PPφ20 L=17.5m, PPφ13 L=1.5m
7-3工区：PPφ25 L=14.5m, PPφ20 L=2.0m
PPφ13 L=1.5m


阿野田町（5工区）

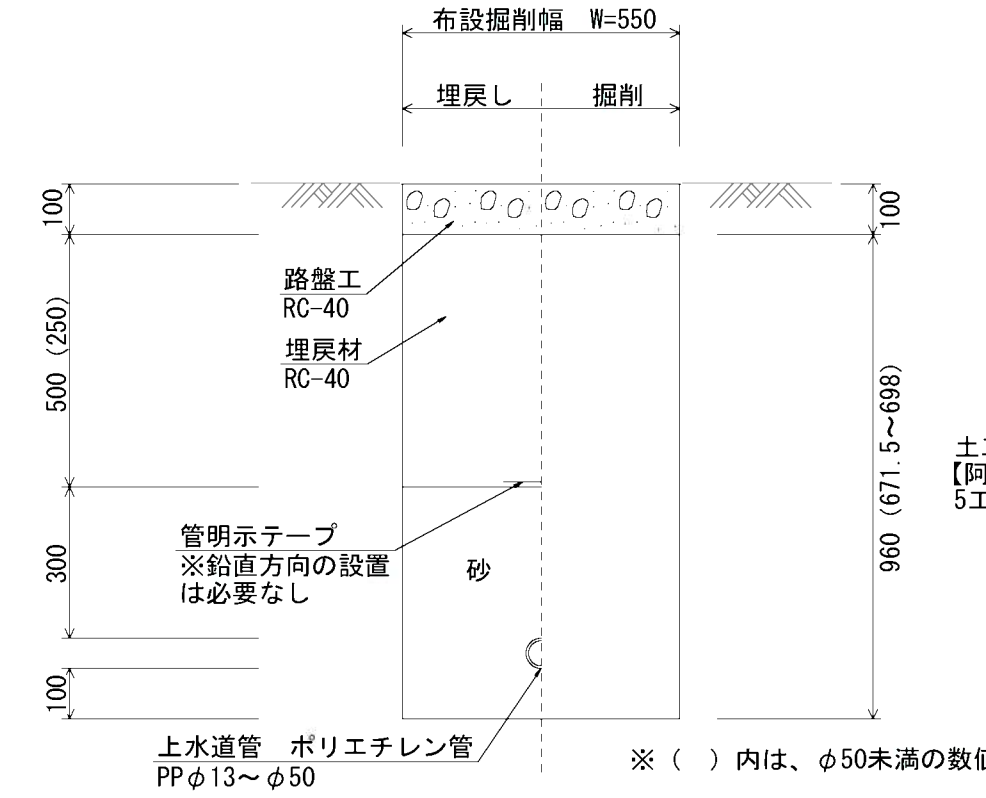


土工延長
【阿野田町（下水道単独）】
5工区：PPφ50 L=5.0m, PPφ20 L=37.0m
PPφ13 L=5.0m

工事名	阿野田町ほか地内（市道阿野田24号線ほか） 公共下水道事業に伴う配水管移設工事		
図面名	土工標準図		
作成年月日			
縮尺	Free	図面番号	35 / 36
会社名			
事業者名	龜山市 上下水道部 上水道課		

S=1:15


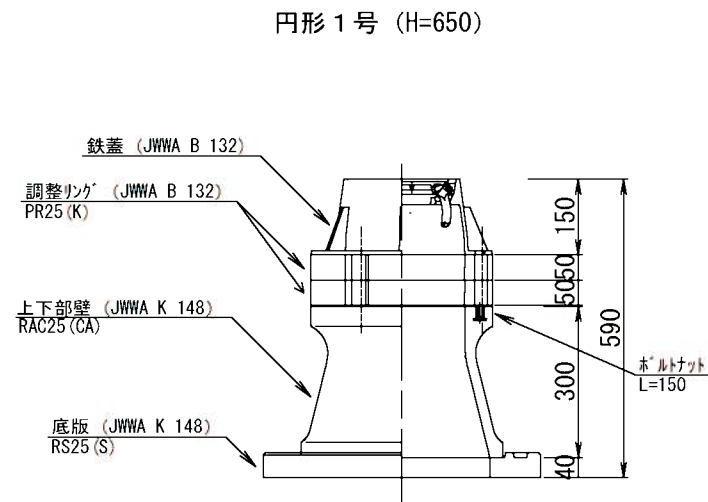


S=Free

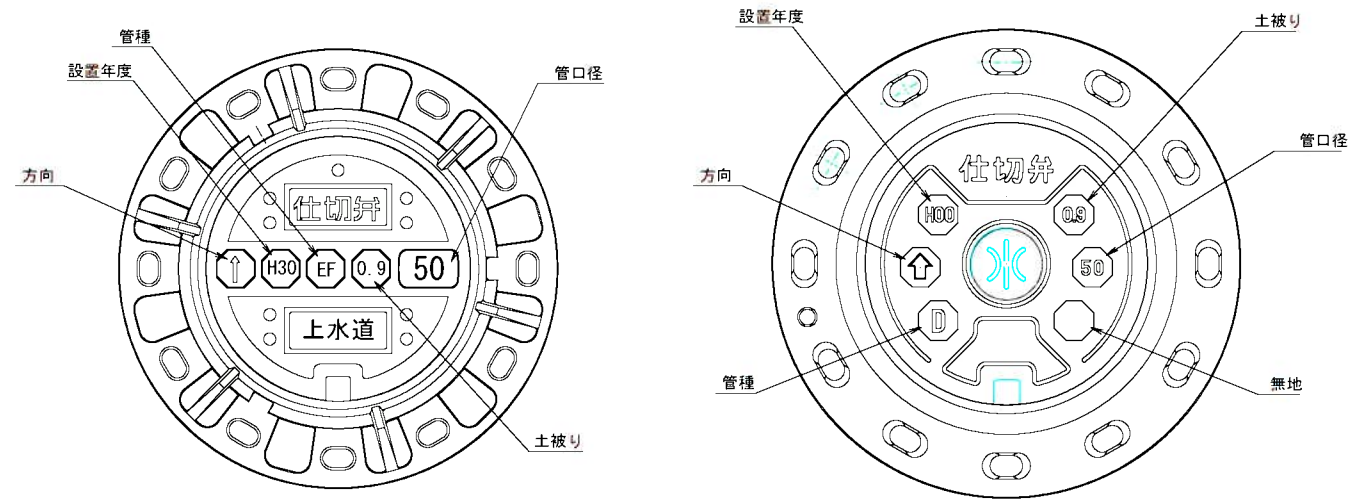


※情報項目の数は5項目以上明示できるものとする。


S=1:15

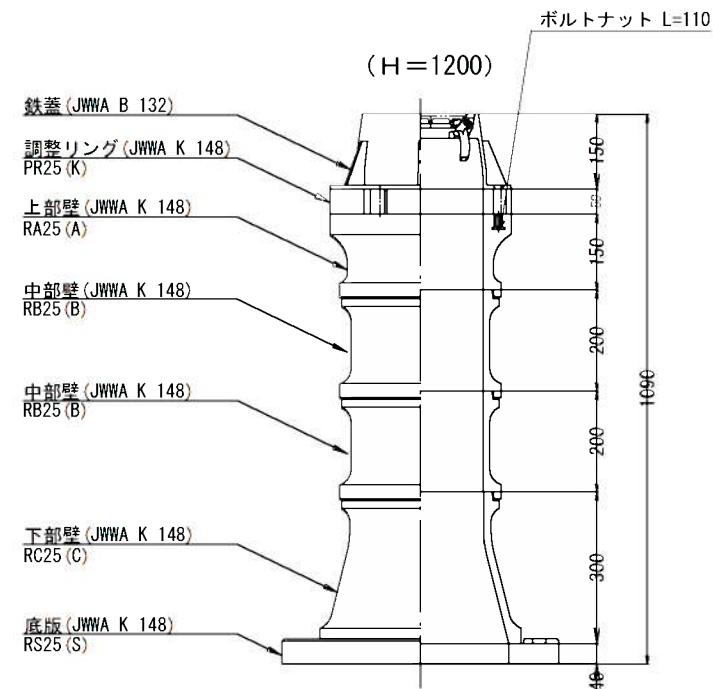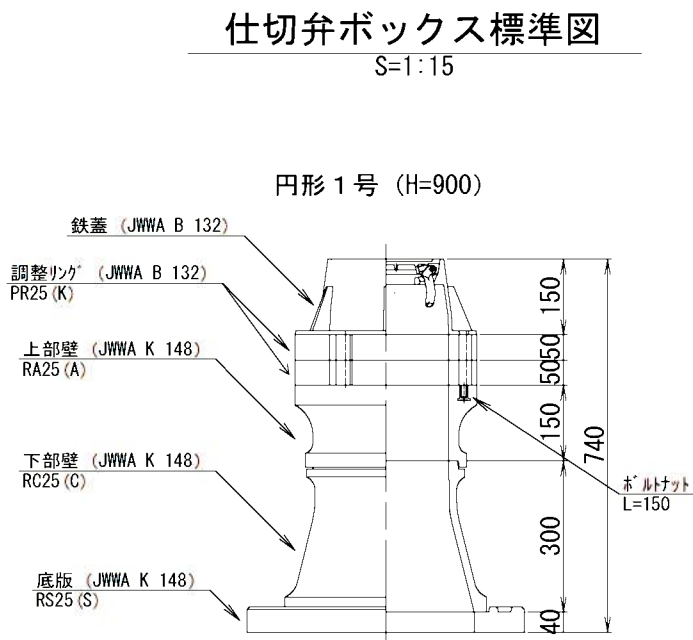

S=1:15

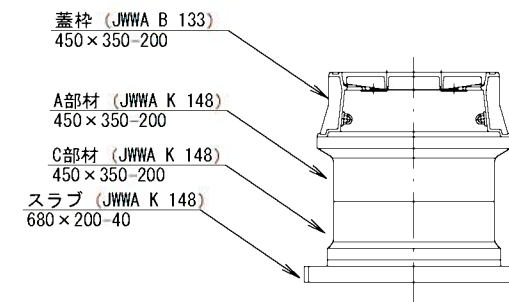

(消火栓工法図)

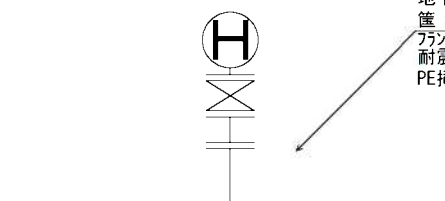

地下式消火栓（埋設型7.5K内外面Eポリ樹脂粉体塗装）
 筐（消火栓ホウカ組立図参照）
 フランジ 短管φ75mm×150mm
 耐震補修弁及びフランジ 補強具付
 PE挿し口付鑄鉄製T字管

工事名	阿野田町ほか地区内（市道阿野田24号線ほか） 公共下水道事業に伴う配水管改設工事		
図面名	構造図		
作成年月日			
縮尺	図示	図面番号	36 / 36
会社名			
事業者名	島山市 上下水道部 上下水道課		