




A1→A3で印刷


工事名	関第2配水池緊急更新弁設置工事		
図面名	位置図		
作成年月日			
縮尺	1/2500	図面番号	1 / 3
会社名			
事業者名	亀山市 上下水道部 上水道課		




平面図 S=1:30  
(既設)

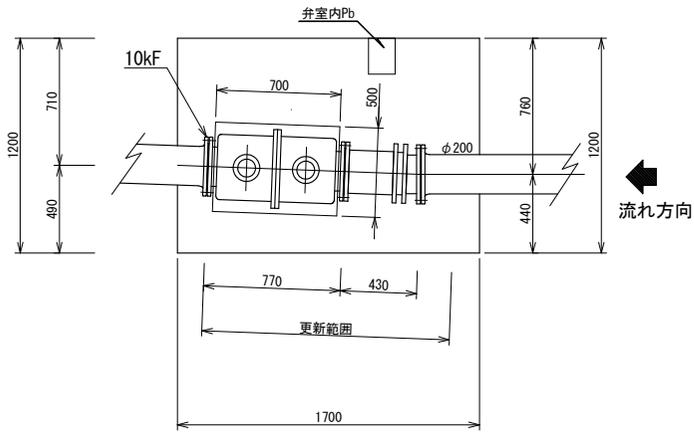


平面図 S=1:30  
(更新)

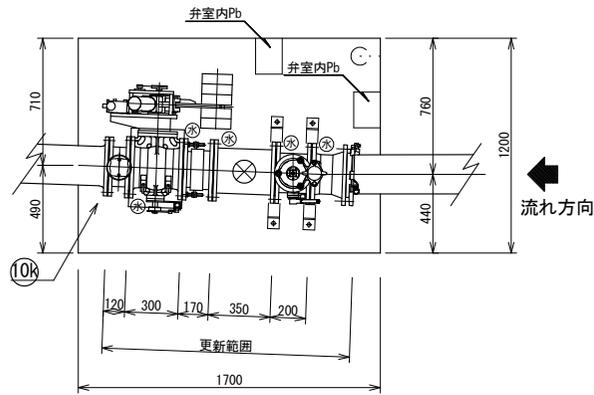


配管支持金具 S=1:20  
(φ200用)

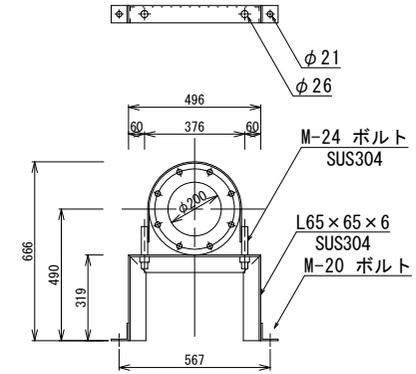


正面図 S=1:30  
(既設)

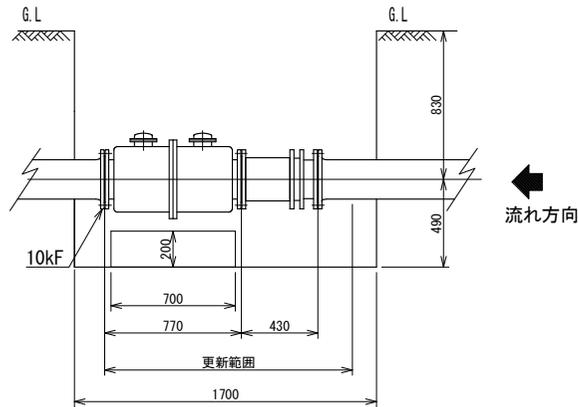

正面図 S=1:30  
(更新)

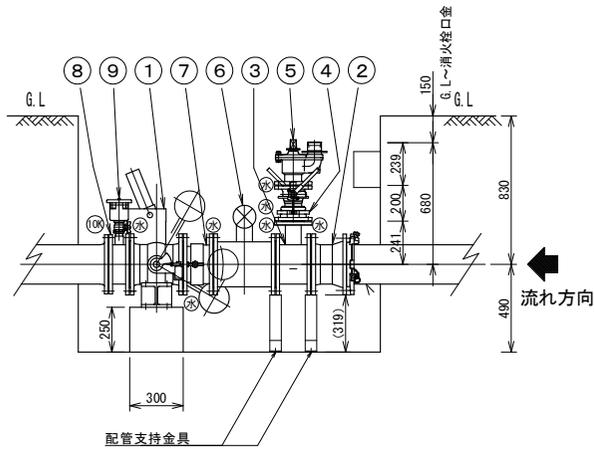

側面図 S=1:30  
(更新)

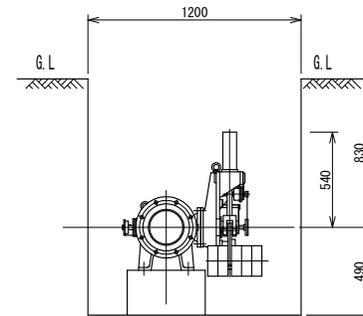

号	部品名称	材質	個数	摘要
1	緊急遮断弁	FCD製	1	φ200
2	短管1号	FCD製	1	K形 φ200
3	3フランジ短管	SUS製	1	
4	耐震補修弁	FCD製	1	φ75×200
5	応急給水用採水口	FCD製	1	φ75ニュー-BR消火栓
6	流量計	電磁式	1	φ200
7	伸縮管	SUS製	1	φ200
8	2フランジ短管	SUS製	1	
9	水道用急速空気弁	FCD製	1	φ2.5急速空気弁(甲)

工事名	関第2配水池緊急遮断弁設置工事		
図面名	流量計・緊急遮断弁室 詳細図		
作成年月日			
縮尺	図示	図面番号	3 / 3
会社名			
事業者名	亀山市 上下水道部 上水道課		