



位置図 S=1 : 2500 (A1)

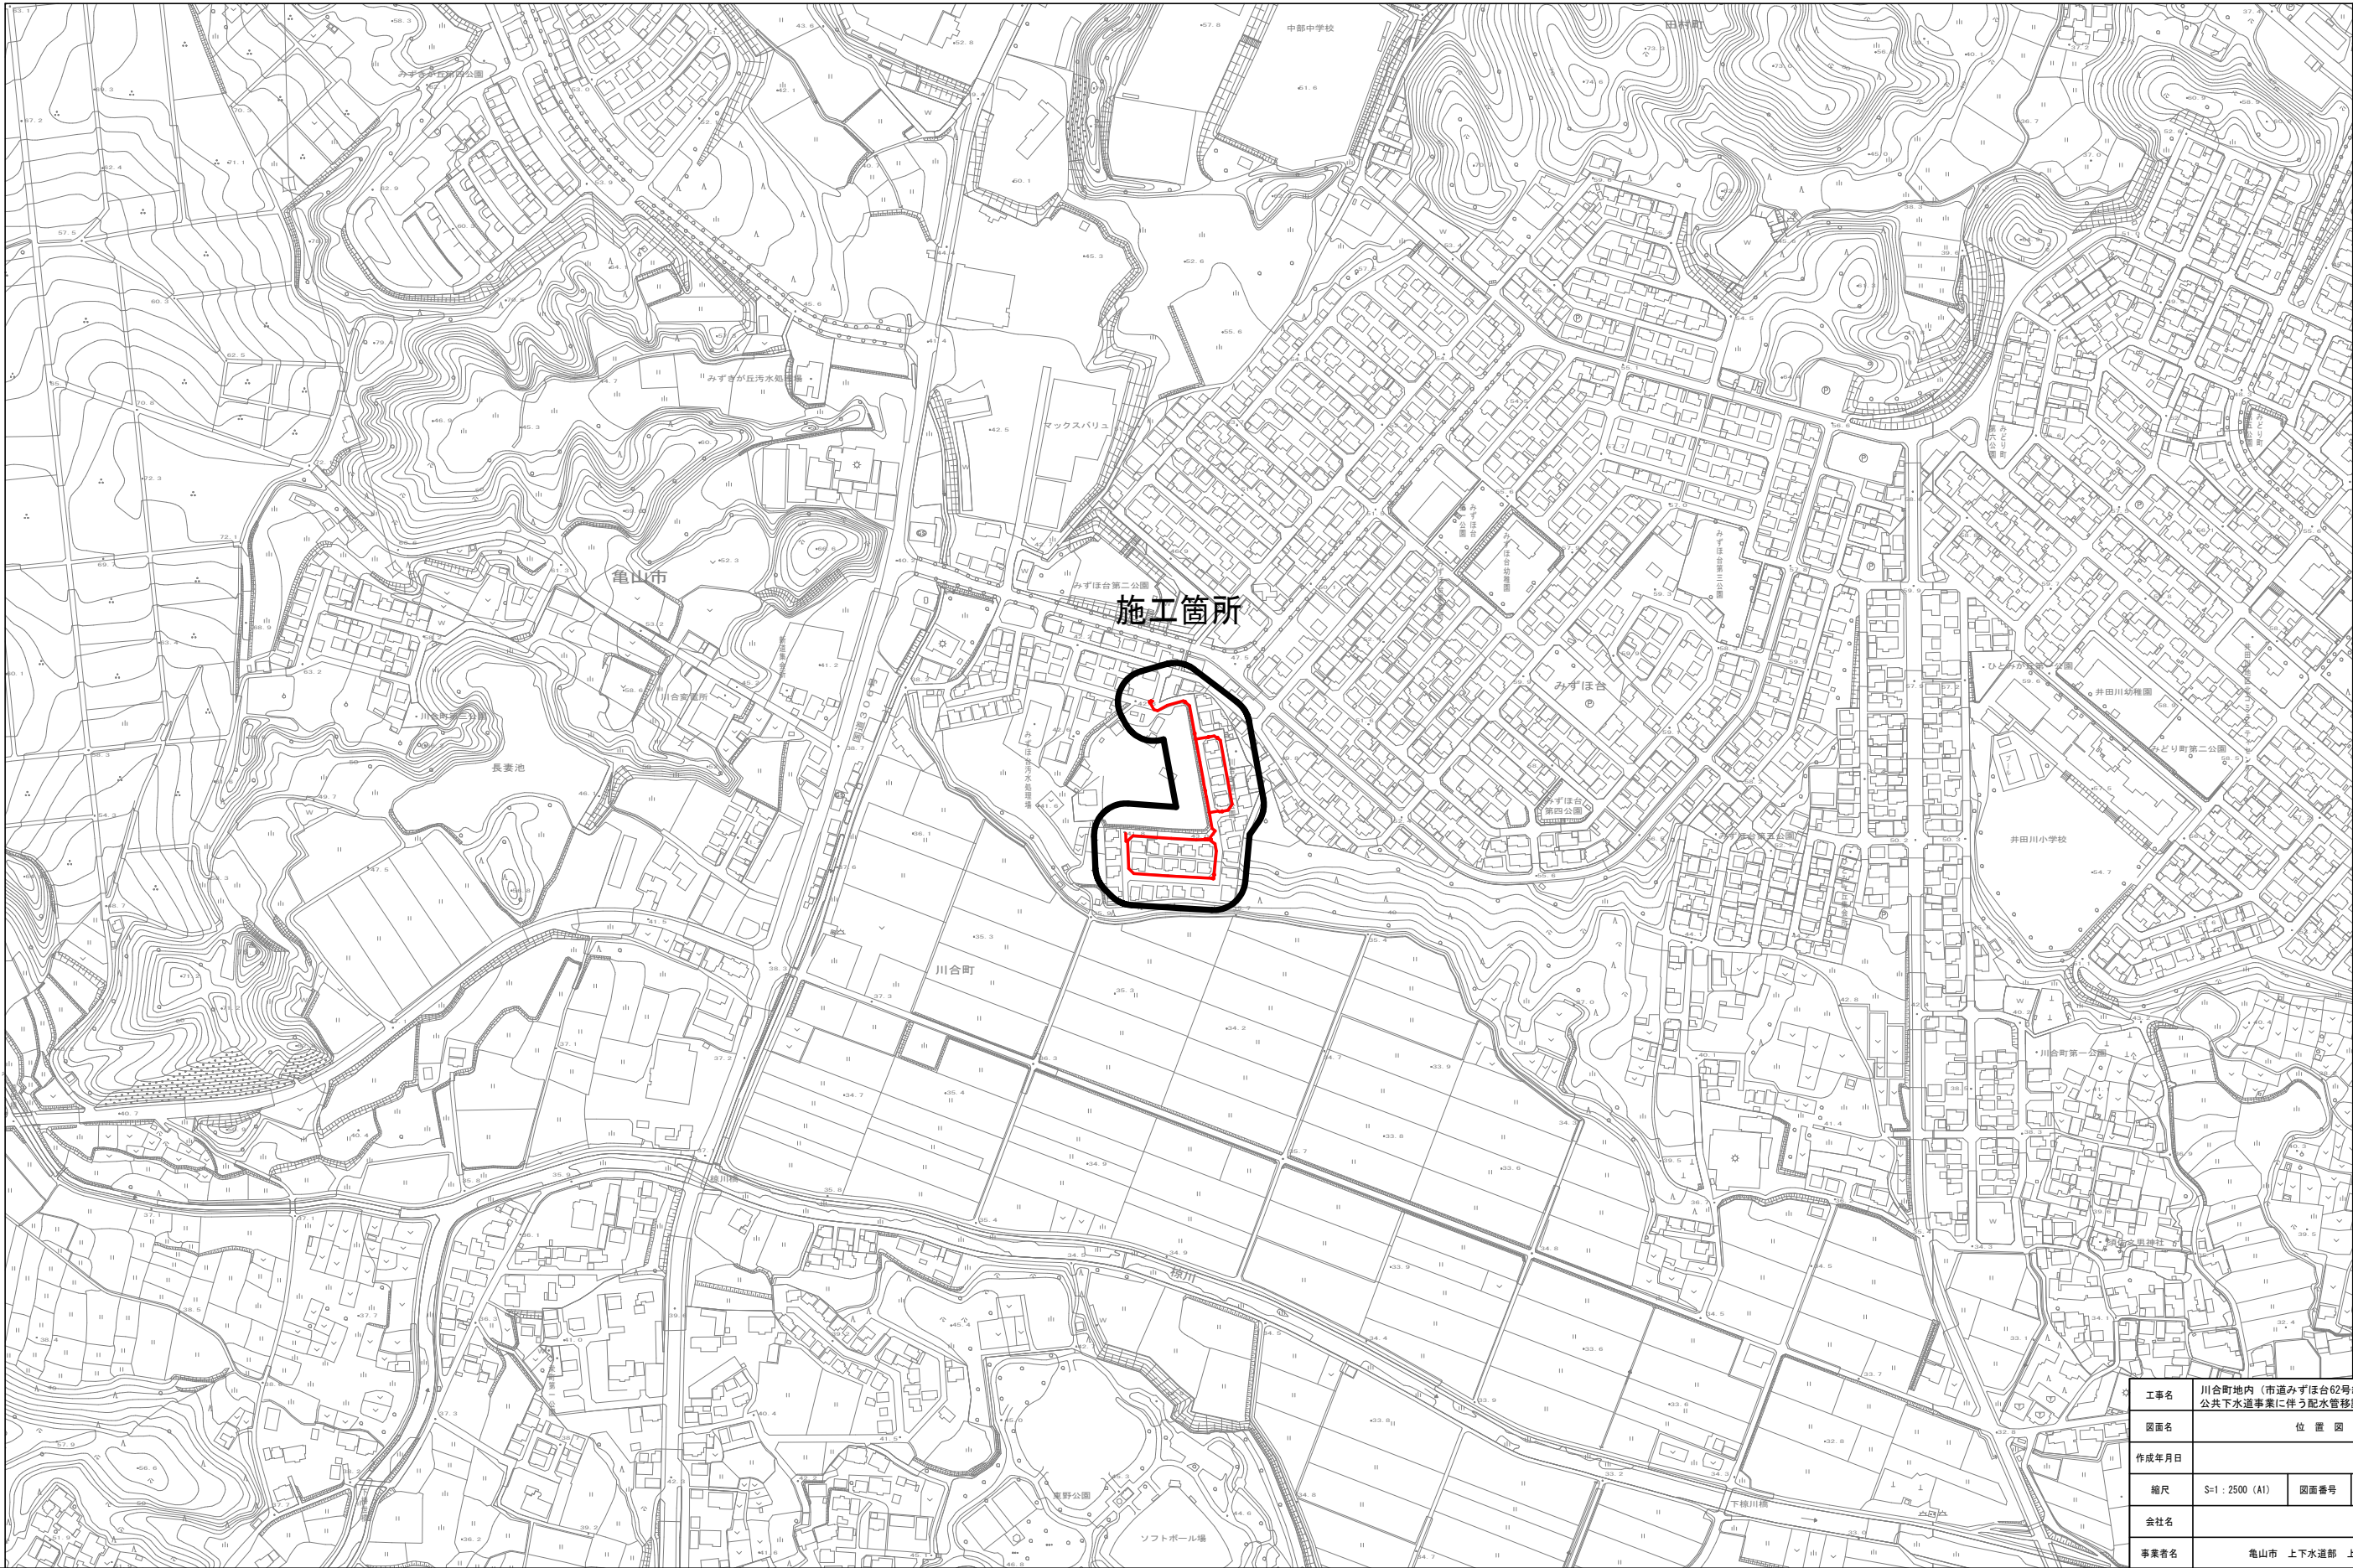

工事名	川合町地内（市道みずほ台62号線ほか） 公共下水道事業に伴う配水管移設工事		
図面名	位 置 図		
作成年月日			
縮尺	S=1 : 2500 (A1)	図面番号	1 / 10
会社名			
事業者名	竜山市 上下水道部 上水道課		

平面図

S=1 : 500 (A1)

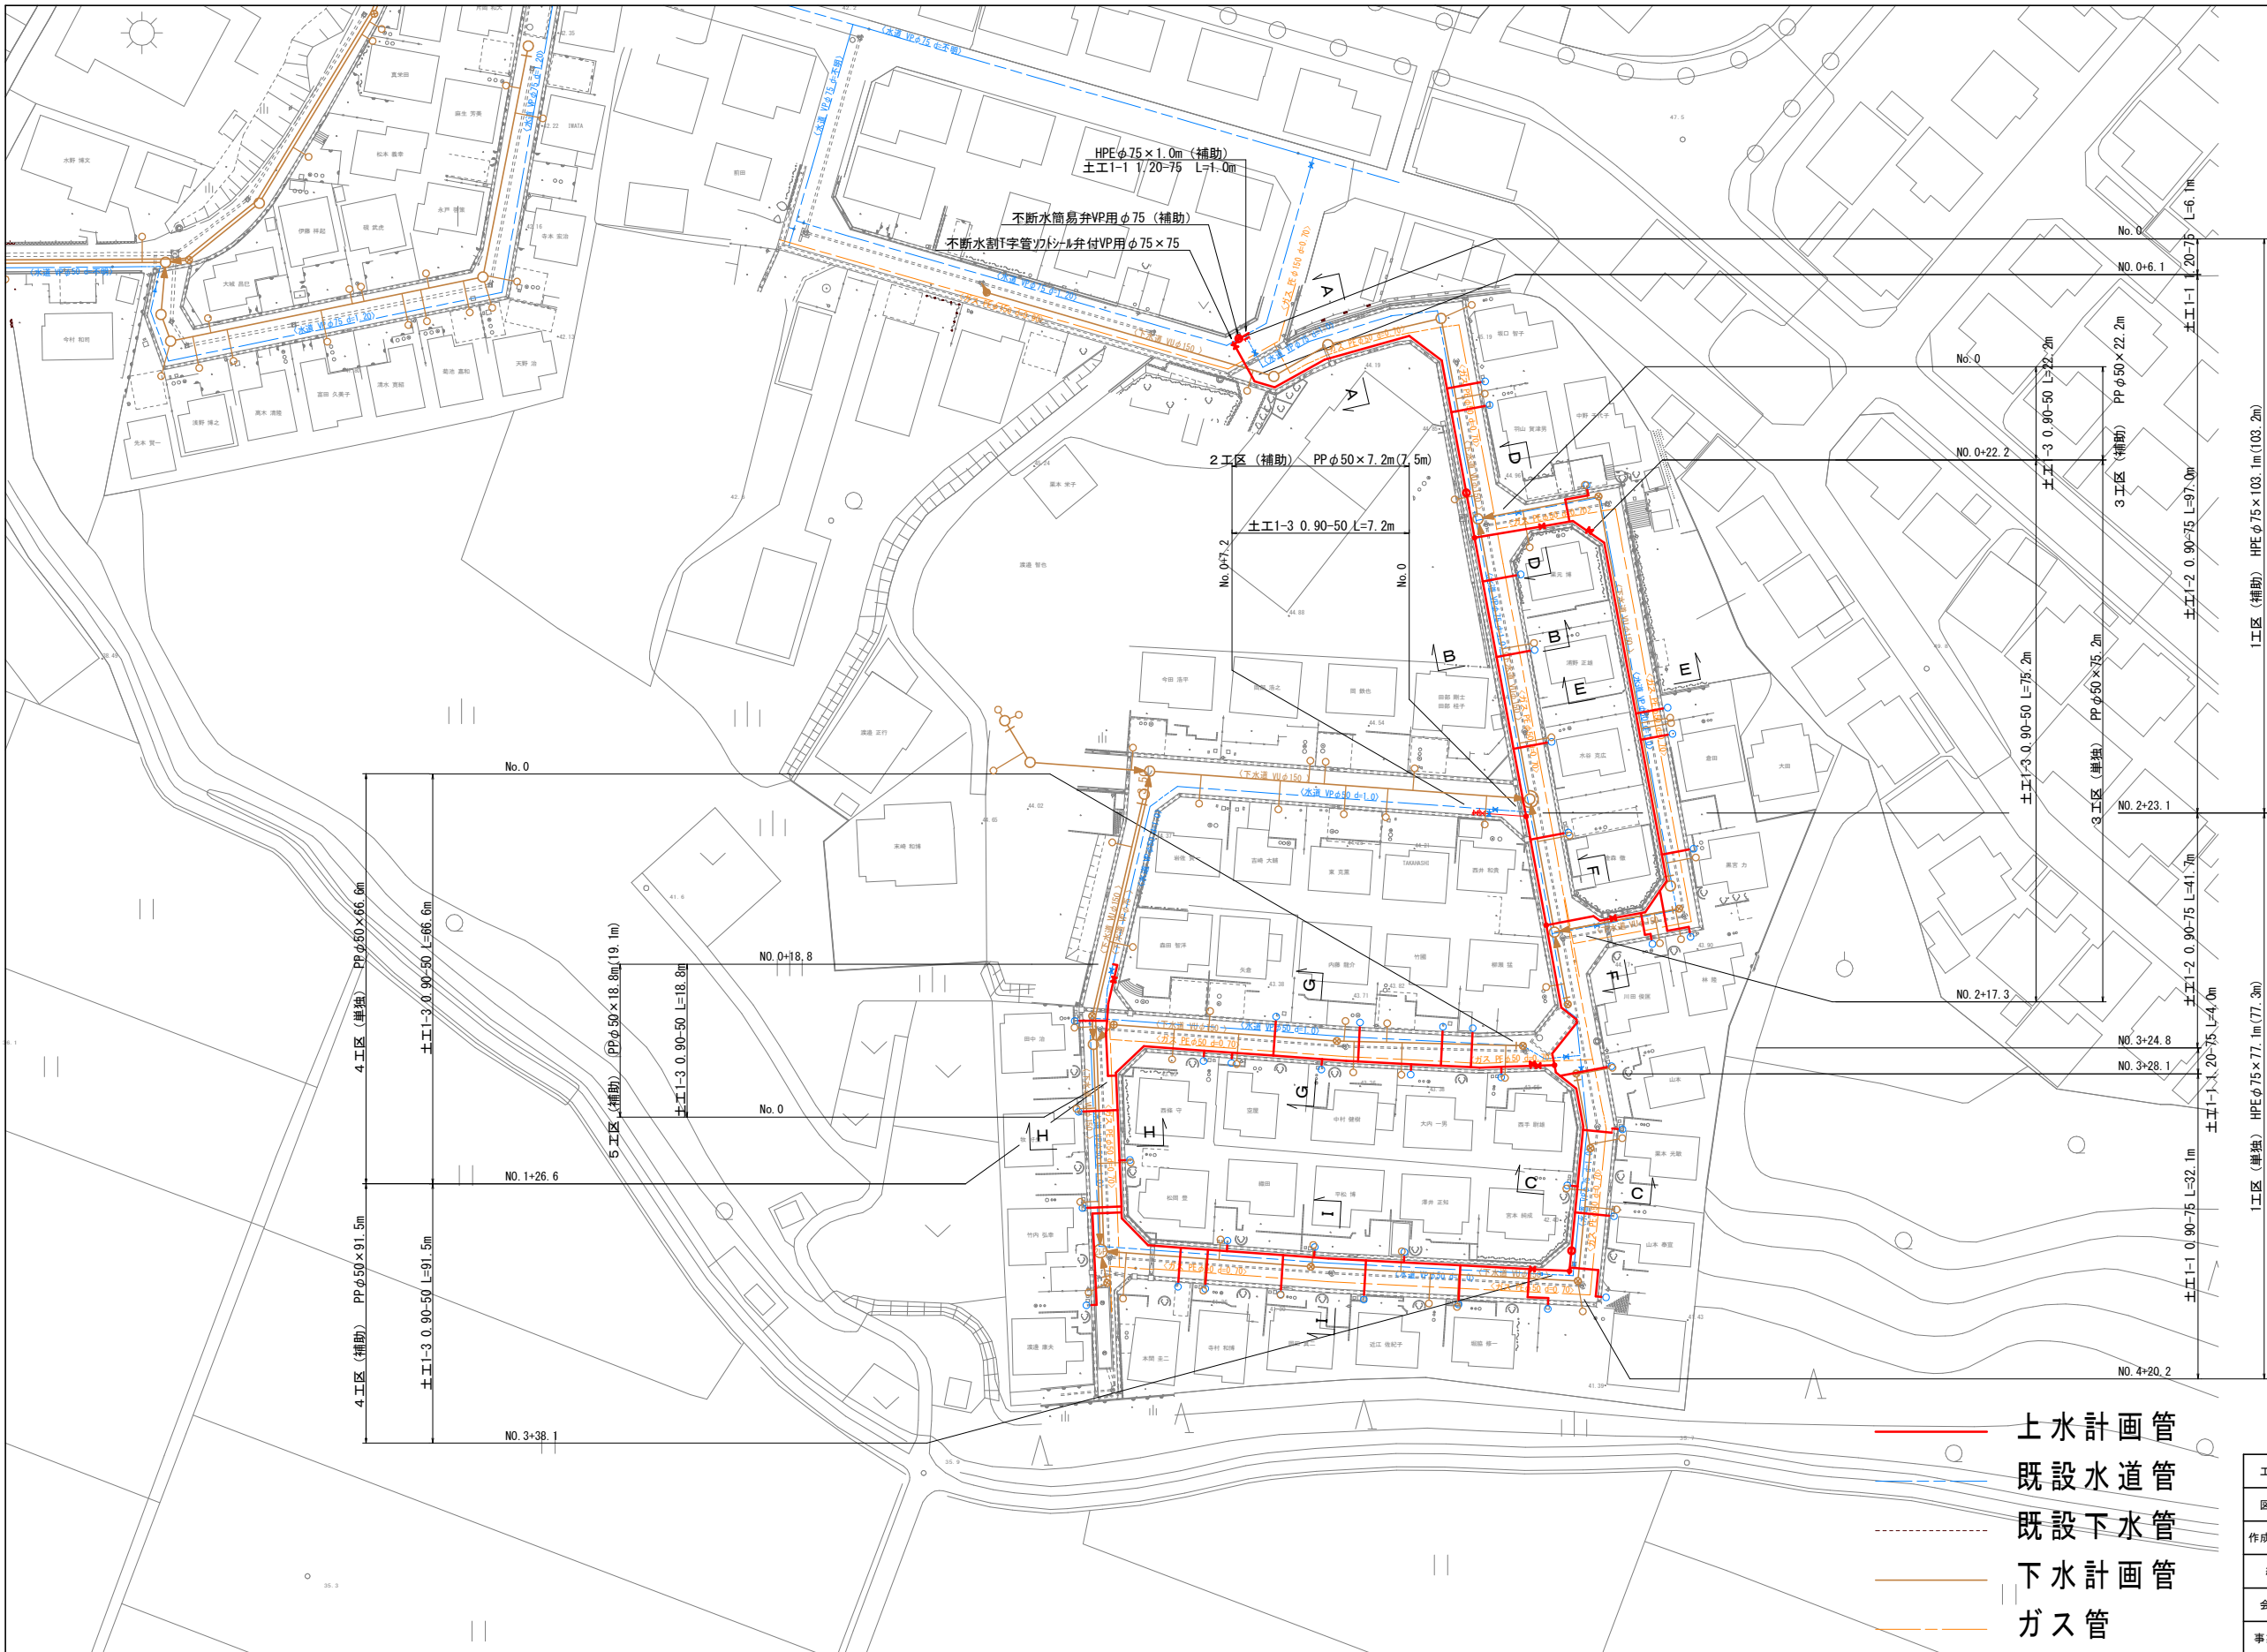


- 上水計画管
- 既設水道管
- 既設下水管
- 下水計画管
- ガス管

工事名	川合町地内（市道みずほ台62号線ほか） 公共下水道事業に伴う配水管移設工事		
図面名	平面図		
作成年月日			
縮尺	S=1 : 500 (A1)	図面番号	2 / 10
会社名			
事業名	亀山市 上下水道部 上水道課		


S=Free

 1 工 区 · 2 工 区




S1 給水工詳細図

 PP $\phi 13$ N=7箇所
 土下1.5~0.6E 12.1~E 1.5




S2 給水工詳細図

 PP $\phi 13$ N=1箇所
土下1.50.6E 12.1-7.2




S3 給水工詳細図

 PP $\phi 13$ N=1箇所
土下1.50.65.12.1-5.0




S4 給水工詳細図

 PP $\phi 13$ N=1箇所




S5 給水工詳細図

 PP $\phi 25$ N=1箇所



排泥管詳細図(1)

 

※排泥詳細図(1)参照

※配管詳細図(2)参照

- S1: N=5箇所 (補助)
EF管用サドル分水栓φ75×13
(PPユニオンソケット20×P13)
PPφ13 L=5.1m
PVソケットφ13×1
土工I-5 L=5.1m
- S1: N=2箇所 (単独)
EF管用サドル分水栓φ75×13
(PPユニオンソケット20×P13)
PPφ13 L=5.1m
PVソケットφ13×1
土工I-5 L=5.1m
- S2: N=1箇所 (単独)
EF管用サドル分水栓φ75×13
(PPユニオンソケット20×P13)
PPφ13 L=7.2m
PVソケットφ13×1
土工I-5 L=7.2m
- S3: N=1箇所 (単独)
EF管用サドル分水栓φ75×13
(PPユニオンソケット20×P13)
PPφ13 L=5.8m
PVソケットφ13×1
土工I-5 L=5.8m
- S4: N=1箇所 (単独)
EF管用サドル分水栓φ75×13
(PPユニオンソケット20×P13)
PPφ13 L=0.9m
PVソケットφ13×1
土工I-5 L=0.9m
- S5: N=1箇所 (単独)
EF管用サドル分水栓φ75×25
PPφ25 L=9.1m
PPエルボφ25×2
PVソケットφ25×1
土工I-4 L=9.1m

※PP管については、1種を使用
PP継手については、耐震型とする。
サドル分水栓については、PPエيونソケット・タルパッキンを含む。


○：マーカーク杭
1 工区：N=28箇所 2 工区：N=2箇所

配管は、EF受口付直管を標準とする。

工事名	川合町地内（市道みずほ台62号線ほか） 公共下水道事業に伴う配水管移設工事		
図面名	配管詳細図（1）		
作成年月日			
縮尺	Free	図面番号	3 / 10
会社名			
事業者名	亀山市 上下水道部 上下水道課		

S=Free

 1 工区



配管は、EF受口付直管を標準とする。

工事名	川合町地内（市道みずほ台62号線ほか） 公共下水道事業に伴う配水管移設工事		
図面名	配管詳細図（2）		
作成年月日			
縮尺	Free	図面番号	4 / 10
会社名			
事業者名	亀山市 上下水道部 上下水道課		


S=Free

3 工 区




S6 給水工詳細図

PP $\phi 13$ N=1箇所
土工1-5 0.65-13 L=7.7m

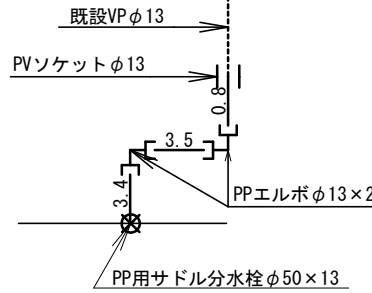


S7 給水工詳細図

PP $\phi 13$ N=3箇所
土工1-5 0.65-13 L=4.1m

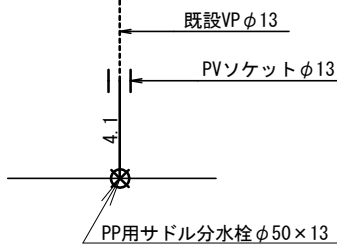


S8 給水工詳細図

PP ϕ 13 N=1箇所
土工1-5 0.65-13 L=10.2

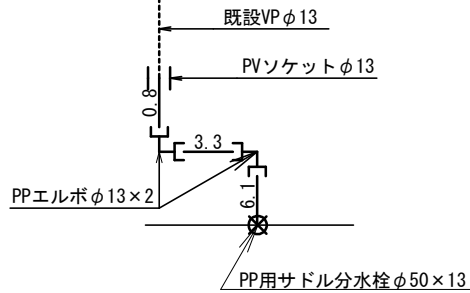


S9 給水工詳細図

PP $\phi 13$ N=1箇所
土工1-5 0.65-13 L=4.9m

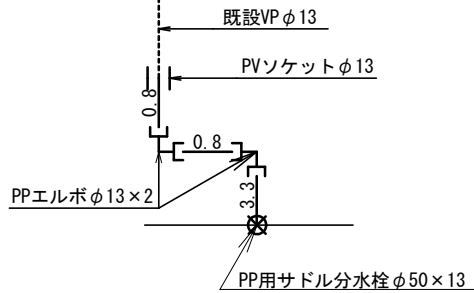

排泥管詳細図(2)

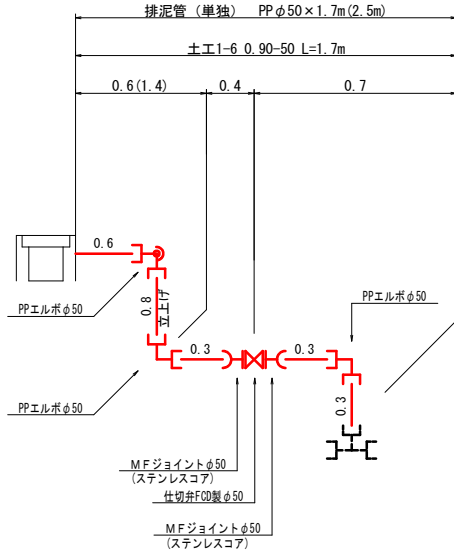

S6 : N=1箇所 (補助)
PP用サドル分水栓φ50×13
PPφ13 L=7.7m
PPエルボφ13×2
PVソケットφ13×1
土工1-5 L=7.7m

S7: N=3箇所(単独)
PP用サドル分水栓φ50×13
PPφ13 L=4.1m
PVソケットφ13×1
土工1-5 L=4.1m

S8 : N=1箇所 (単独)
PP用サドル分水栓φ50×13
PPφ13 L=10.2m
PPエルボφ13×2
PVソケットφ13×1
土工I-5 L=10.2m

S9: N=1箇所(単独)
PP用サドル分水栓φ50×13
PPφ13 L=4.9m
PPエルボφ13×2
PVソケットφ13×1
土工I-5 L=4.9m

※PP管については、1種を使用
PP継手については、耐震型とする。
サドル分水栓については、PPユニオンソケット・メタルハッキング

○：マーカ一杭
3工区：N=7箇所


配管は、EF受口付直管を標準とする。

工事名	川合町地内（市道みずほ台62号線ほか） 公共下水道事業に伴う配水管移設工事		
図面名	配管詳細図（3）		
作成年月日			
縮尺	Free	図面番号	5 / 10
会社名			
事業者名	亀山市 上下水道部 上下水道課		

配管詳細図(4) S=Free

4 工区


排泥管詳細図(3)

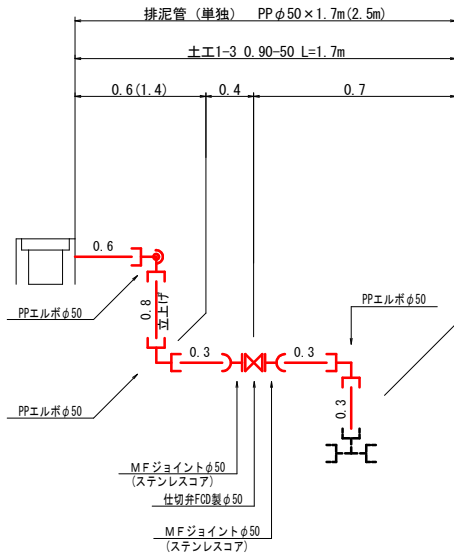

- S10 : N=1箇所 (補助)
PP用サドル分水栓 φ50×13
PP φ13 L=4.9m
PPエルボ φ13×2
PVソケット φ13×1
土工1-5 L=4.9m
- S11 : N=7箇所 (補助)
PP用サドル分水栓 φ50×13
PP φ13 L=5.2m
PVソケット φ13×1
土工1-5 L=5.2m
- S11 : N=4箇所 (単独)
PP用サドル分水栓 φ50×13
PP φ13 L=5.2m
PVソケット φ13×1
土工1-5 L=5.2m
- S12 : N=4箇所 (補助)
PP用サドル分水栓 φ50×13
PP φ13 L=0.9m
PVソケット φ13×1
土工1-5 L=0.9m
- S12 : N=5箇所 (単独)
PP用サドル分水栓 φ50×13
PP φ13 L=0.9m
PVソケット φ13×1
土工1-5 L=0.9m
- S13 : N=1箇所 (補助)
PP用サドル分水栓 φ50×13
PP φ13 L=18.9m
PPエルボ φ13×2
PVソケット φ13×1
土工1-5 L=18.9m


S10 給水工詳細図

PP φ13 N=1箇所
土工1-5 0.65-13 L=4.9m

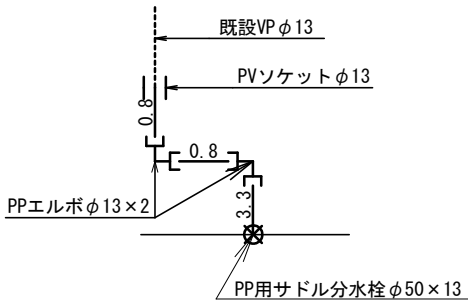


S11 給水工詳細図

PP φ13 N=11箇所
土工1-5 0.65-13 L=5.2m

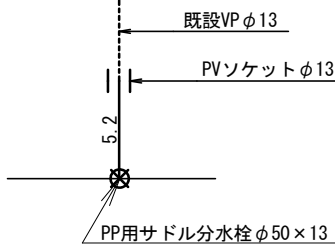


S12 給水工詳細図

PP φ13 N=9箇所
土工1-5 0.65-13 L=0.9m

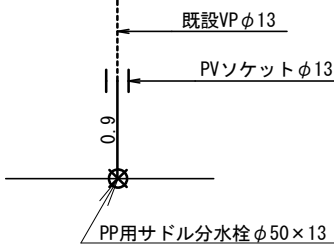

S13 給水工詳細図


PP φ13 N=1箇所
土工1-5 0.65-13 L=18.9m

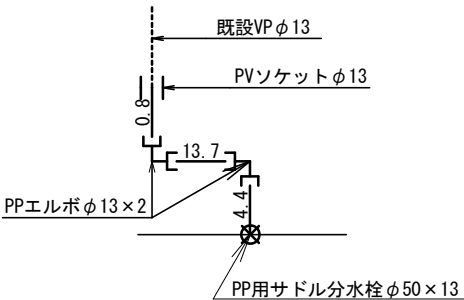

※PP管については、1種を使用
PP継手については、耐震型とする。
サドル分水栓については、PPエッジカット・ダブルハッセンを含む。
○：マーカーク
4工区：N=24箇所
配管は、EF受口付直管を標準とする。

工事名	川合町地内（市道みずほ台62号線ほか） 公共下水道事業に伴う配水管移設工事		
図面名	配管詳細図（4）		
作成年月日			
縮尺	Free	図面番号	6 / 10
会社名			
事業者名	亀山市 上下水道部 上水道課		


配管詳細図(5) S=Free
5 工 区

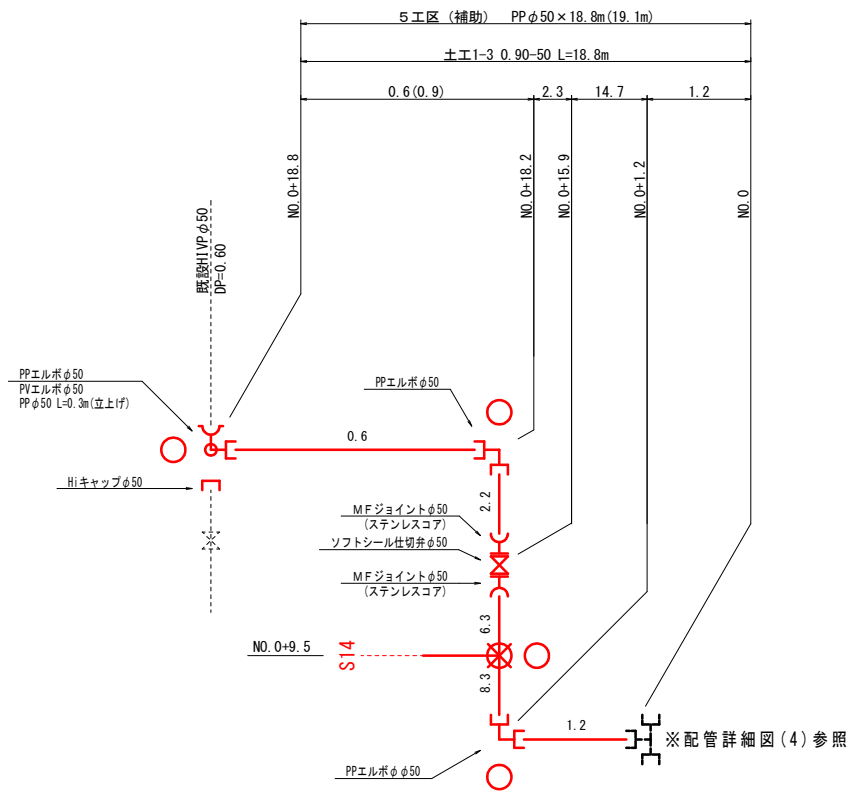

S14 給水工詳細図

PPφ13 N=1箇所
土工1-5 0.65-13 L=4.1m


S14 : N=1箇所 (補助)
PP用サドル分水栓φ50×13
PPφ13 L=4.1m
PVソケットφ13×1
土工1-5 L=4.1m

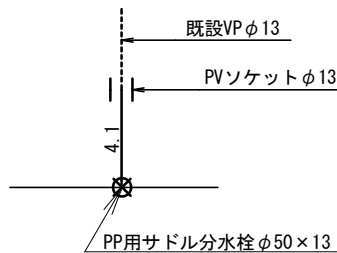

※PP管については、1種を使用
PP継手については、耐震型とする。
サドル分水栓については、PPエオンソケット・メタルバッキングを含む。
○：マーカーク
5 工区：N=4箇所
配管は、EF受口付直管を標準とする。

工事名	川合町地内（市道みずほ台62号線ほか） 公共下水道事業に伴う配水管移設工事		
図面名	配管詳細図（5）		
作成年月日			
縮尺	Free	図面番号	7 / 10
会社名			
事業者名	亀山市 上下水道部 上水道課		










1. 市道 (As)

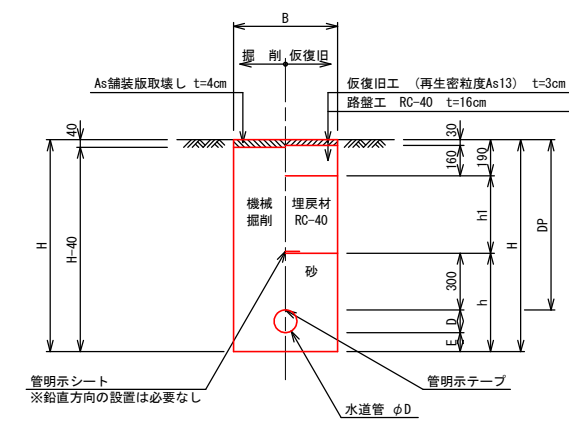

寸 法 表									
掘削断面	口径	DP	B	D	E	h	h1	H	備考
1-1	φ75	1200	600	90	100	490	710	1390	
1-2	φ75	900	600	90	100	490	410	1090	
1-3	φ50	900	600	60	100	460	410	1060	
1-4	φ25	650	600	34	100	434	160	784	給水管
1-5	φ13	650	600	22	100	422	160	772	給水管

工事名	川合町地内（市道みずほ台62号線ほか） 公共下水道事業に伴う配水管移設工事		
図面名	土工標準図		
作成年月日			
縮尺	Free	図面番号	8 / 10
会社名			
事業者名	亀山市 上下水道部 上水道課		


横断面図 S=1 : 100 (A1)

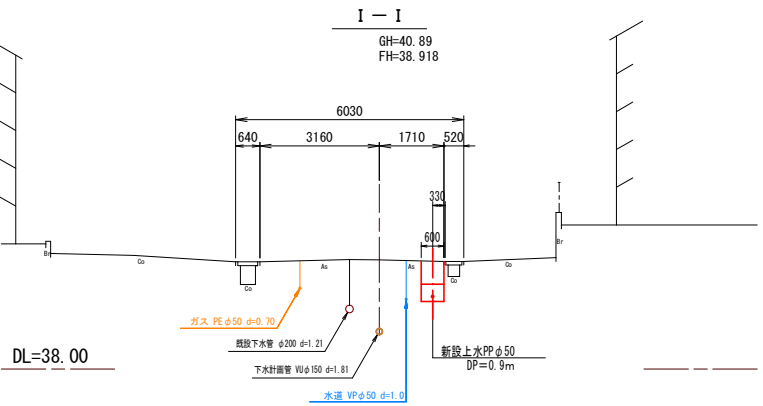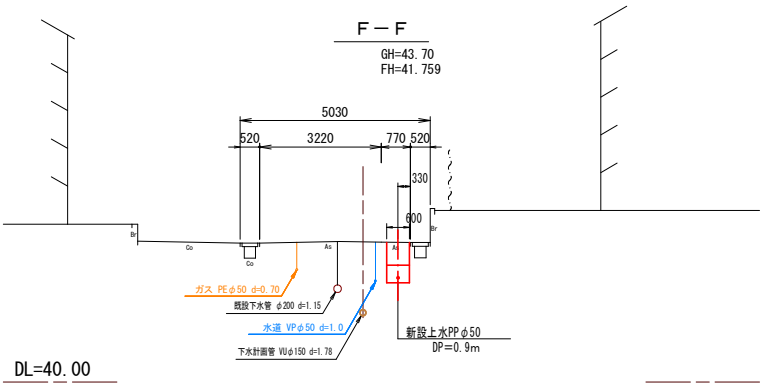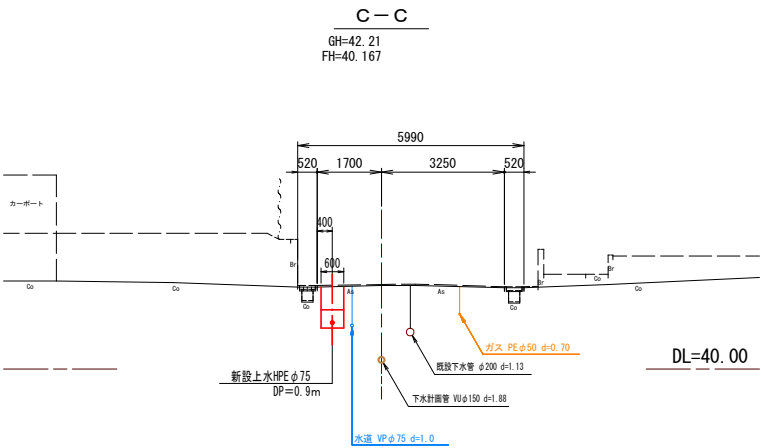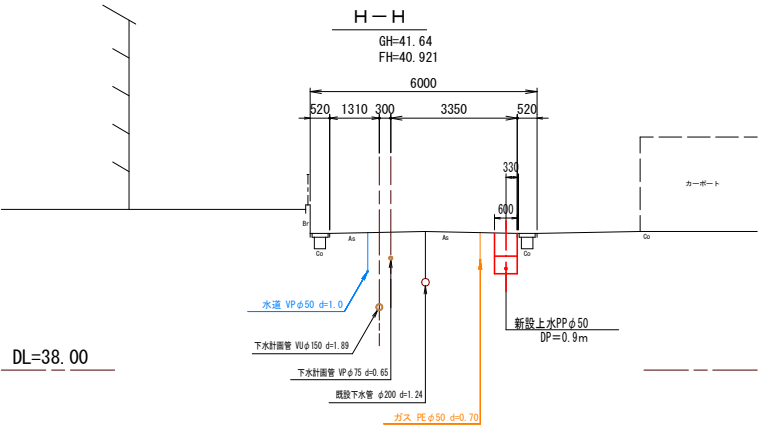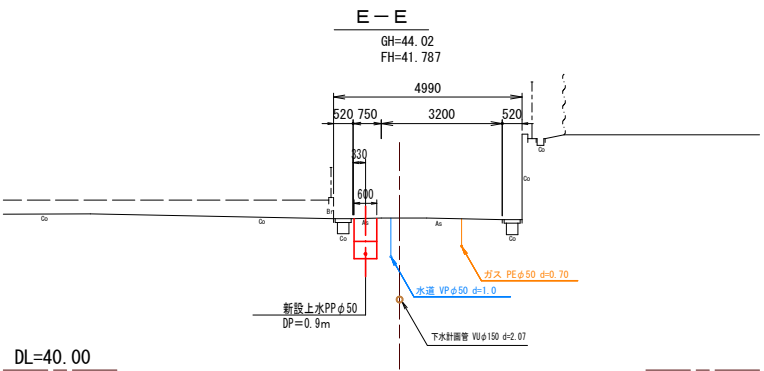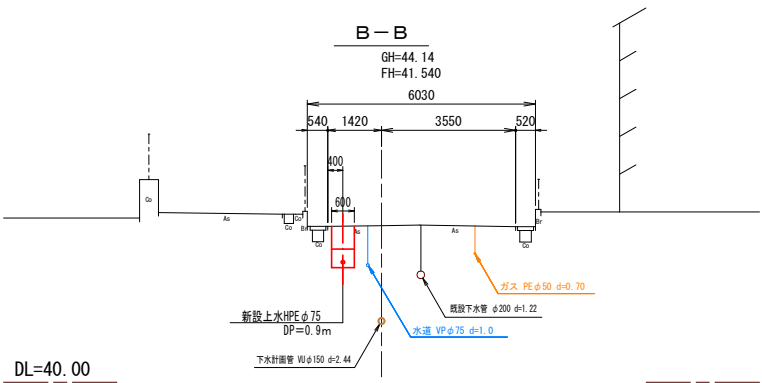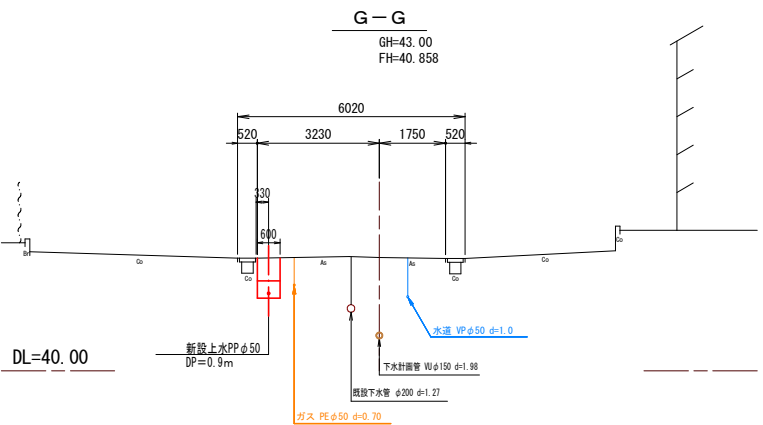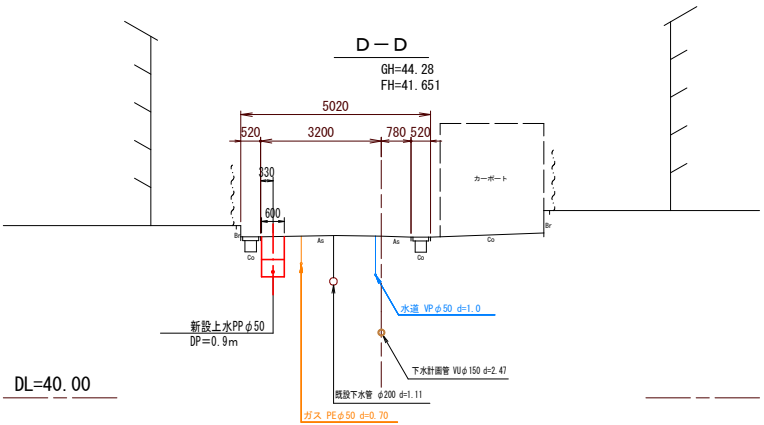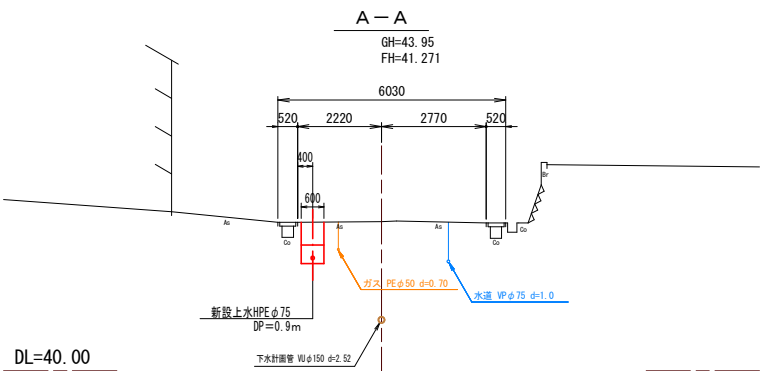

工事名	川合町地内（市道みずほ台62号線ほか） 公共下水道事業に伴う配水管移設工事		
図面名	横断面図		
作成年月日			
縮尺	S=1 : 100 (A1)	図面番号	9 / 10
会社名			
事業者名	亀山市 上下水道部 上水道課		


仕切弁ボックス標準図

S=Free

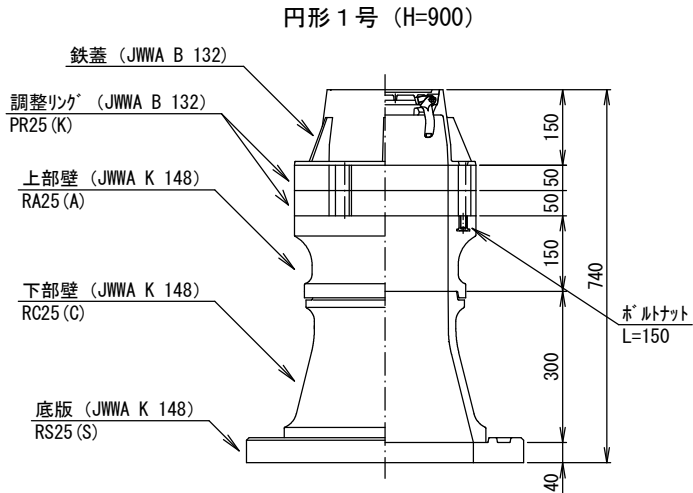

仕切弁筐（鉄蓋）参考図


S=Free

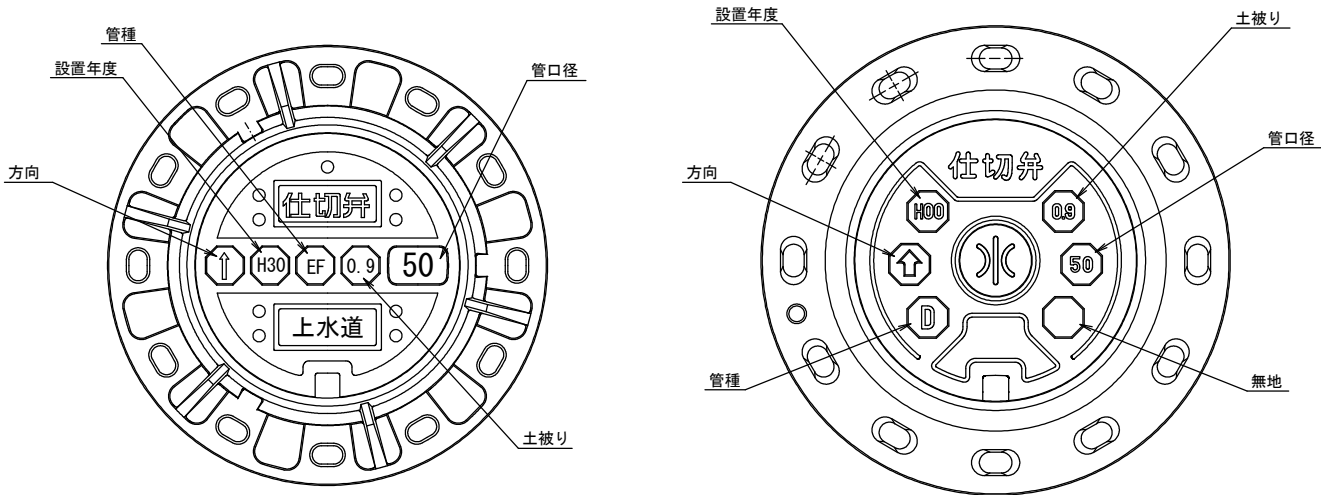

※情報項目の数は5項目以上明示できるものとすること。


VP管用不断水仕切弁設置部
不断水T字管設置部

S=Free

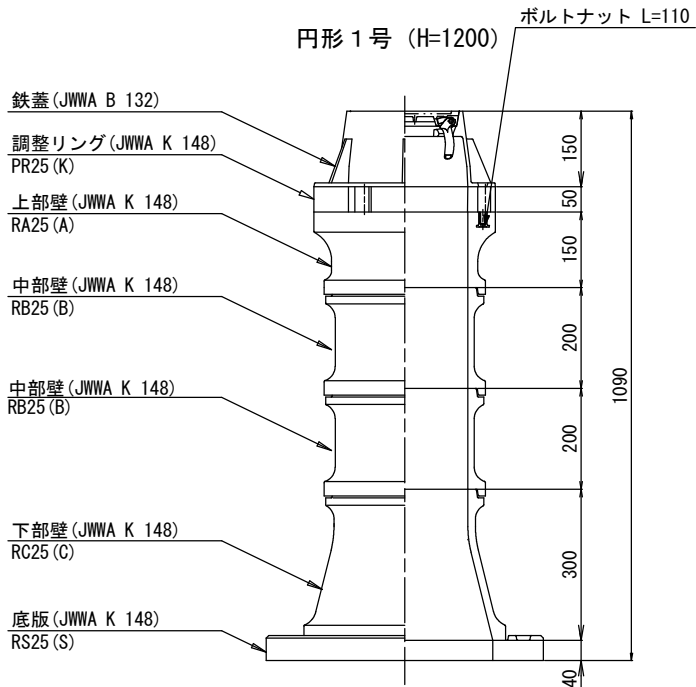


消火栓ボックス標準図

S=Free

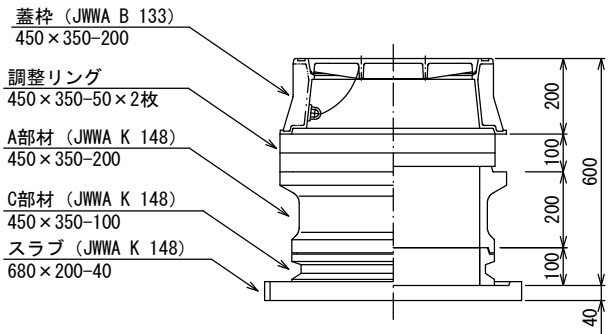

(消火栓工法図)

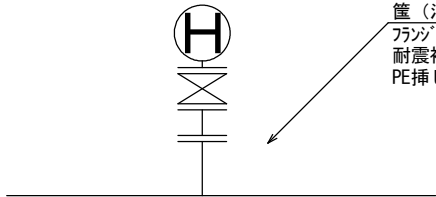

地下式消火栓（埋設型7.5K内外面1st杉樹脂粉体塗装）
筐（消火栓ボックス組立図参照）
フランジ短管φ75mm×100mm
耐震補修弁及びフランジ補強具付（JWWA B 126）
PE挿し口付鑄鉄製T字管φ100×φ75

工事名	川合町地内（市道みずほ台62号線ほか） 公共下水道事業に伴う配水管移設工事		
図面名	構造図		
作成年月日			
縮尺	図 示	図面番号	1 0 / 1 0
会社名			
事業者名	亀山市 上下水道部 上水道課		