


位置図（辺法寺）



工 事 名	農業集落排水施設機能強化対策工事
工事箇所	亀山市 辺法寺町、白木町、加太板屋 地内
名 称	位置図
縮 尺	FREE
図面番号	01

位置図（白木）

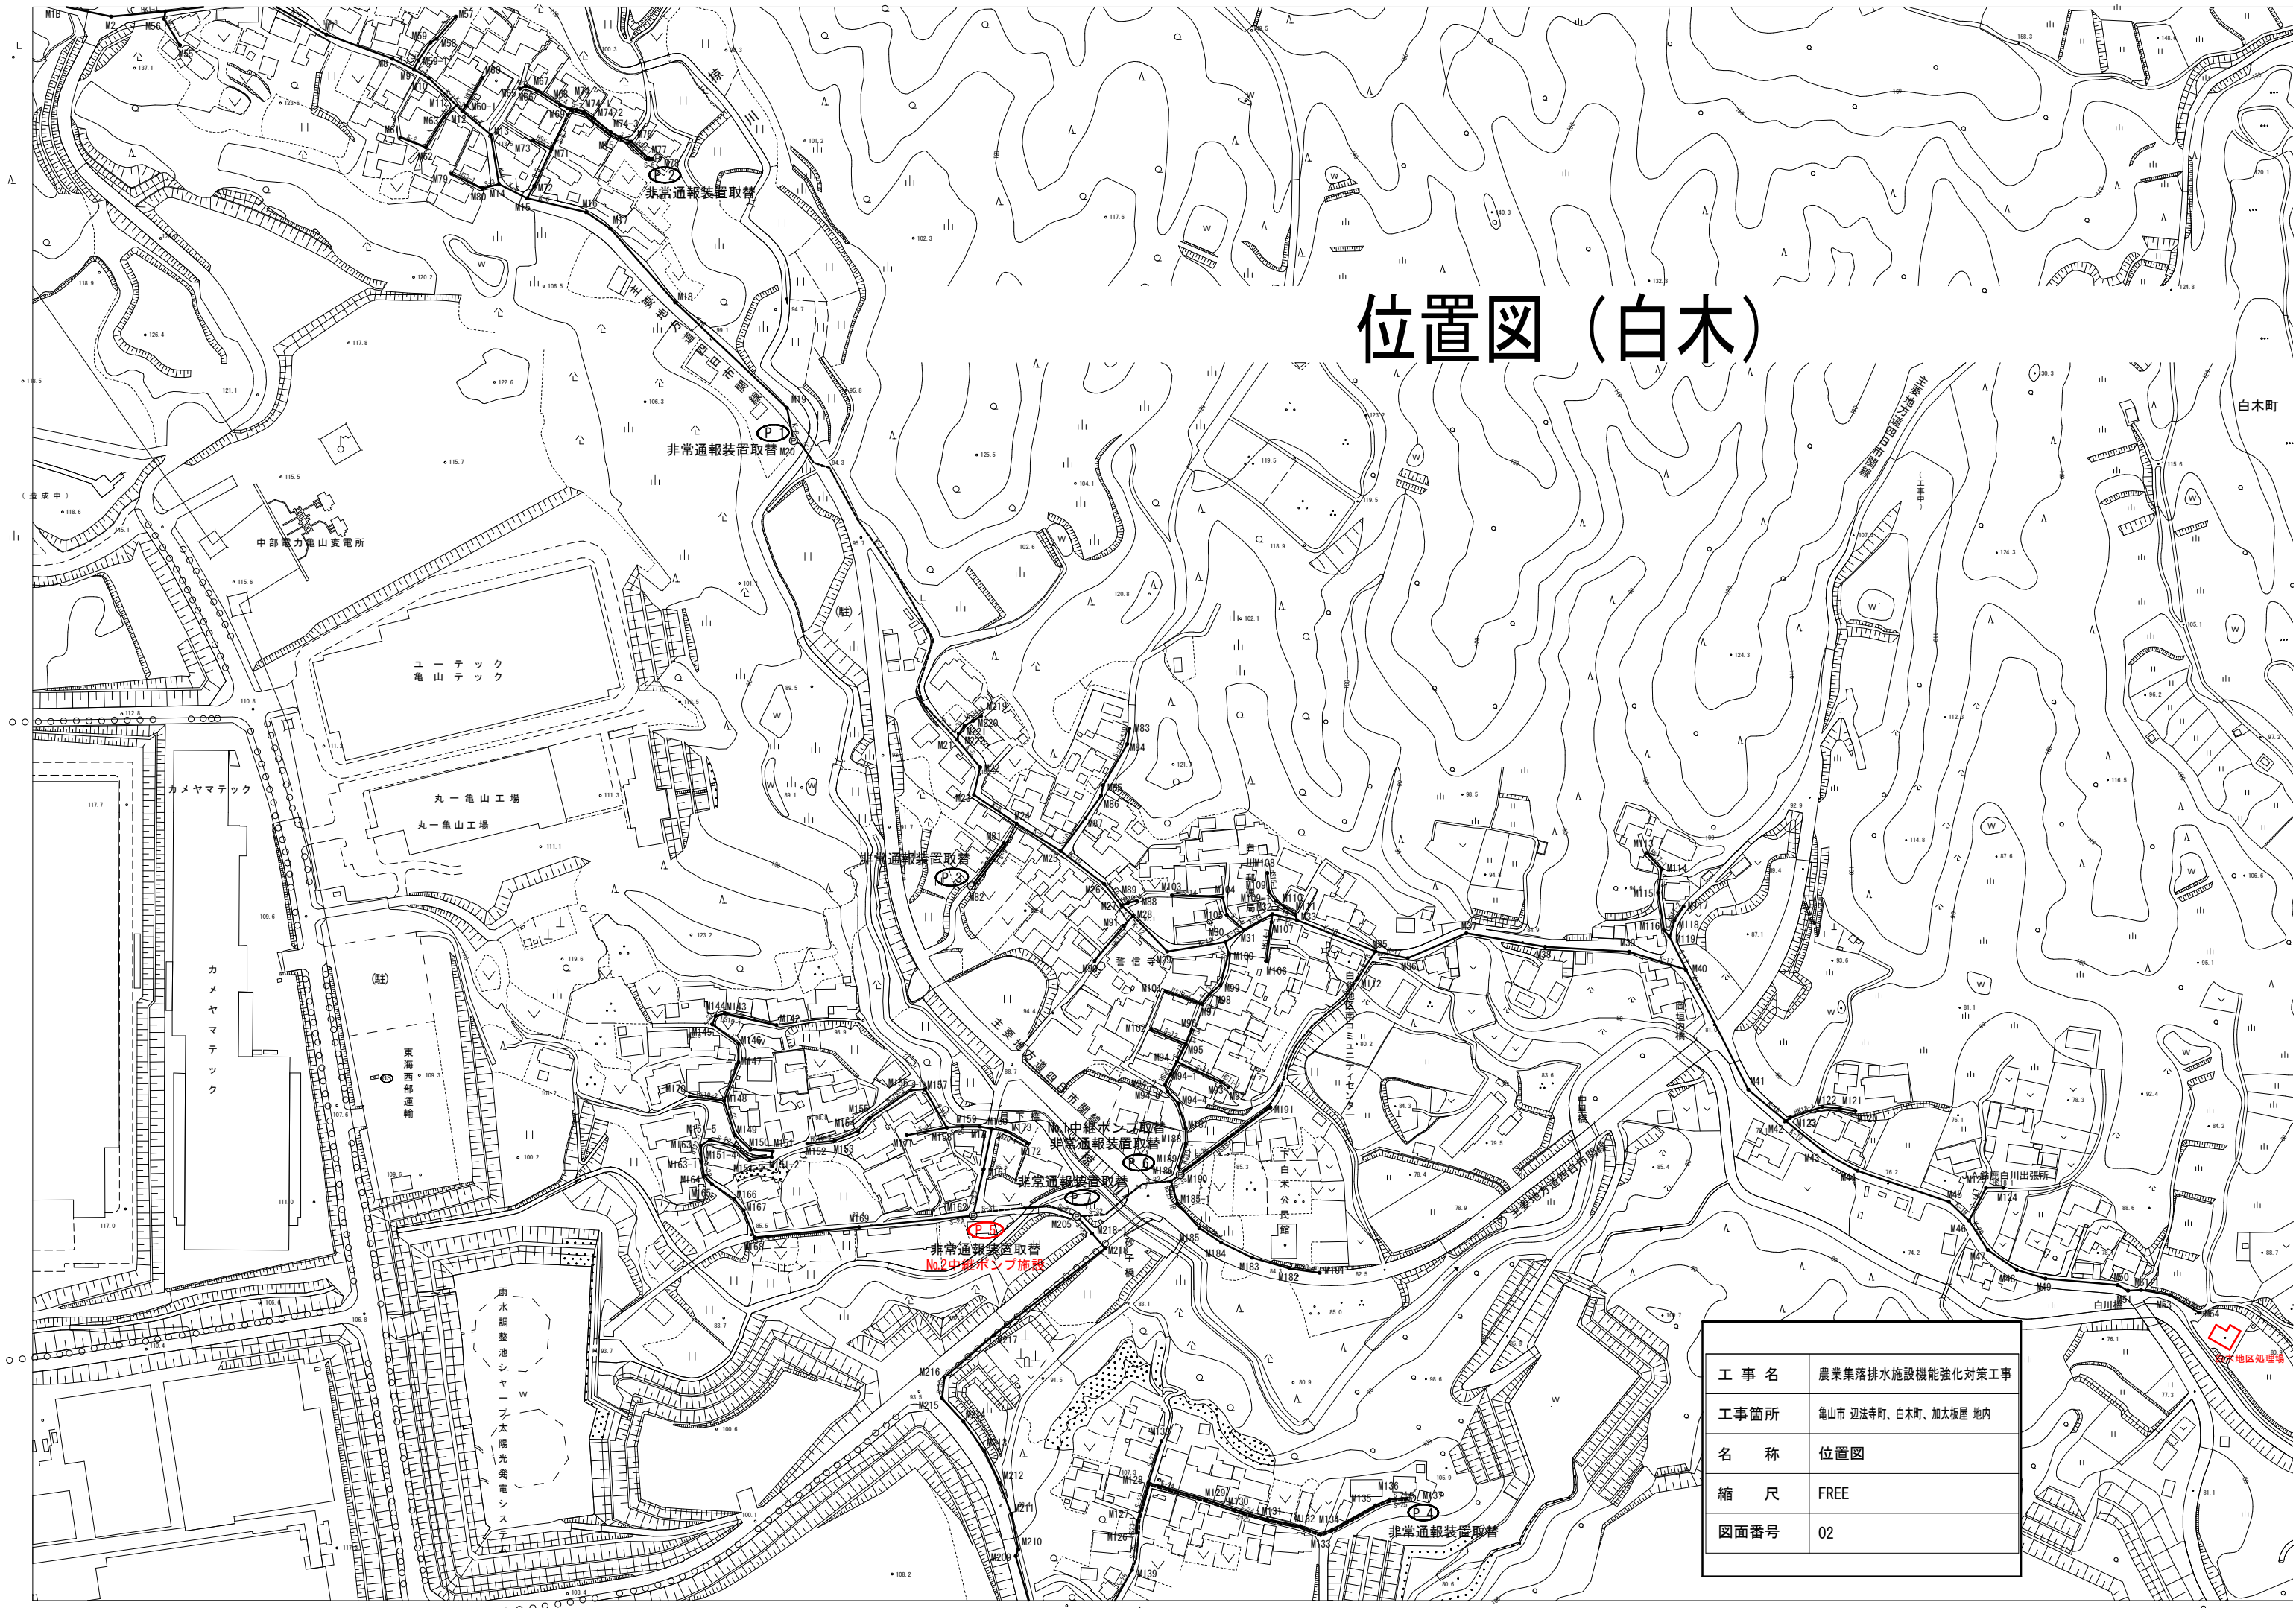

工 事 名	農業集落排水施設機能強化対策工事
工事箇所	亀山市 辺法寺町、白木町、加太板屋 地内
名 称	位置図
縮 尺	FREE
図面番号	02




位置図（上加太）



工 事 名	農業集落排水施設機能強化対策工事
工事箇所	亀山市 刃法寺町、白木町、加太板屋 地内
名 称	位置図
縮 尺	FREE
図面番号	03

辺法寺地区 整備力所位置図

S=1:200

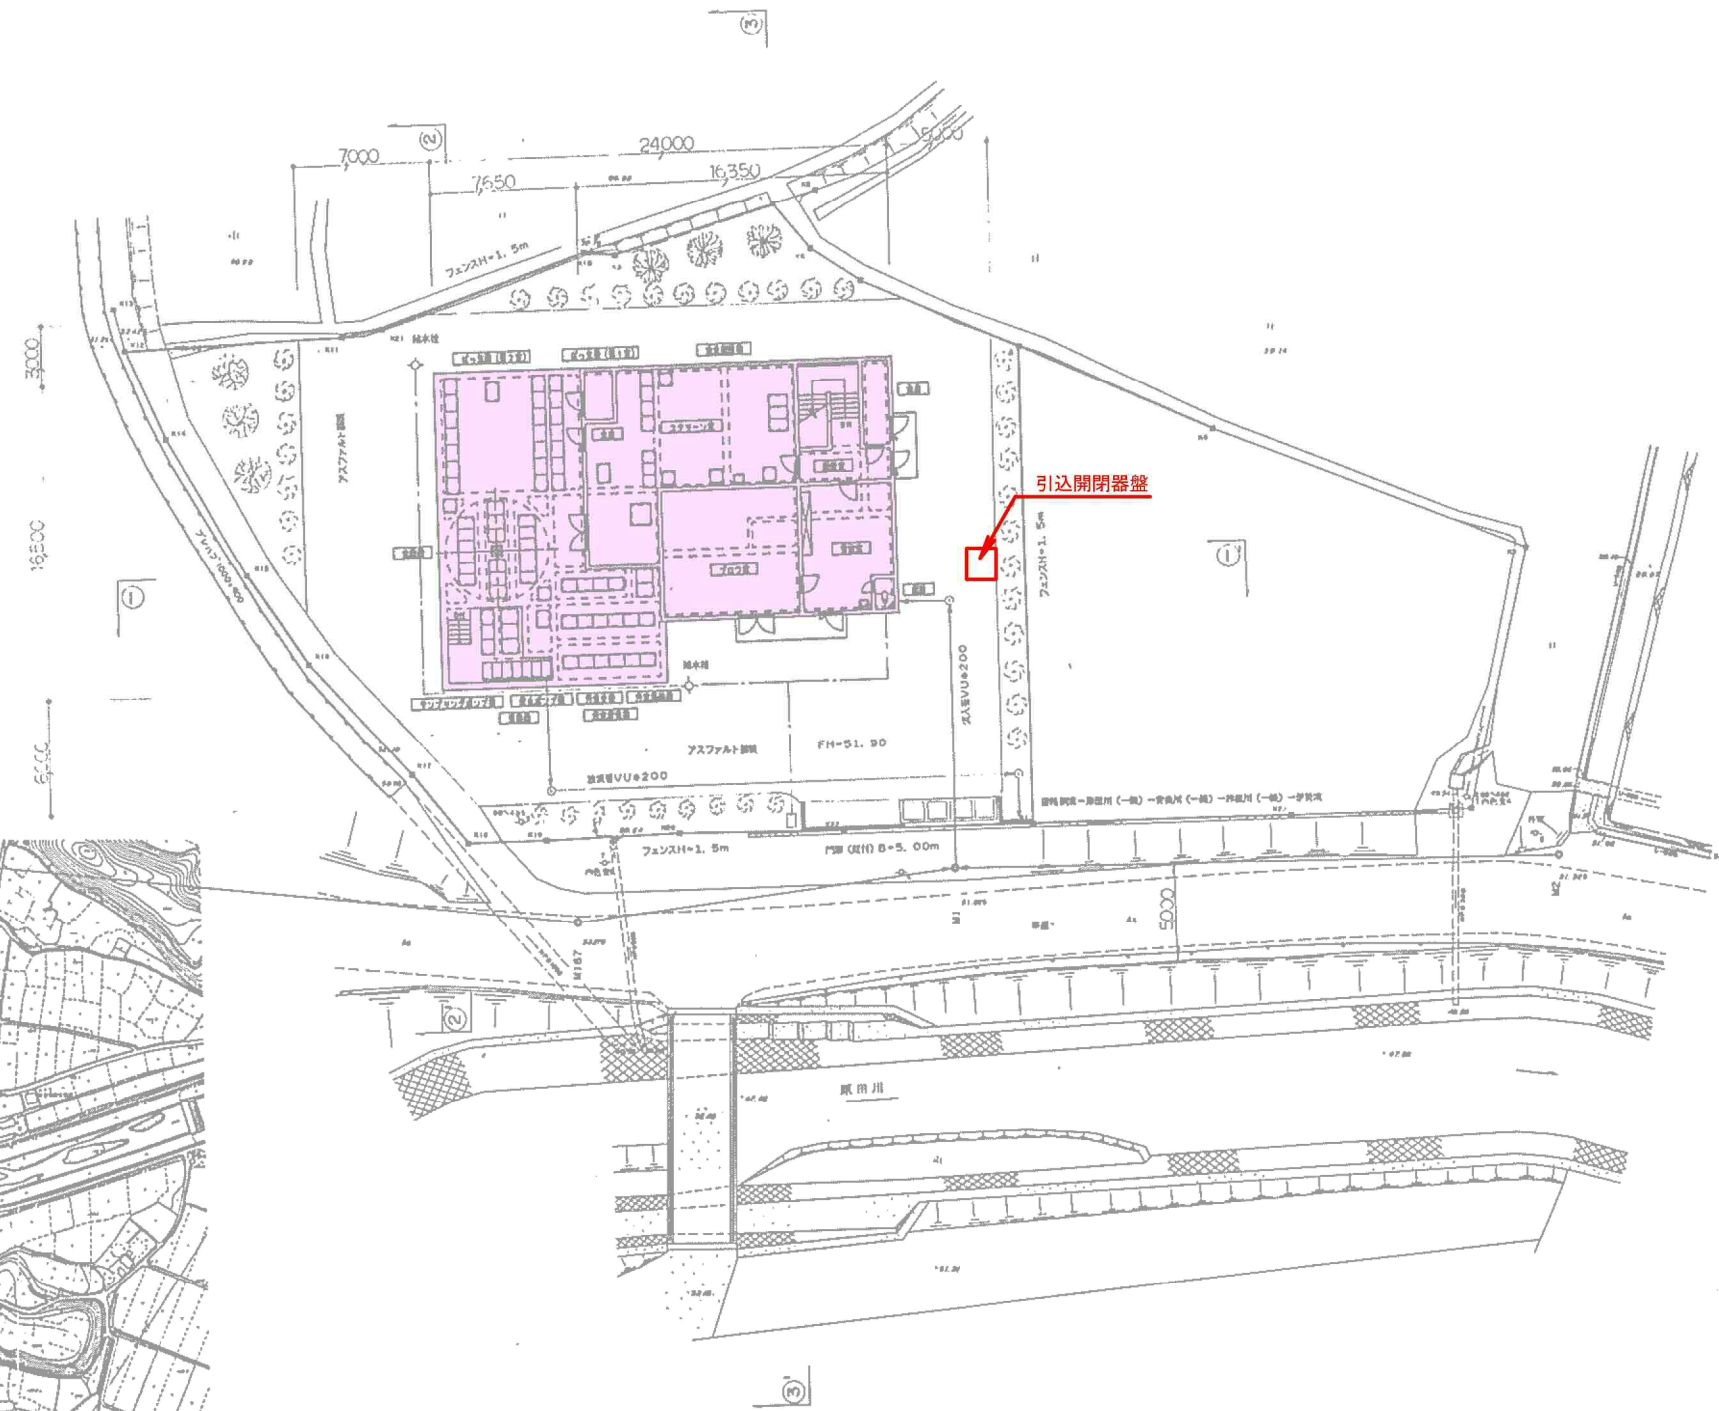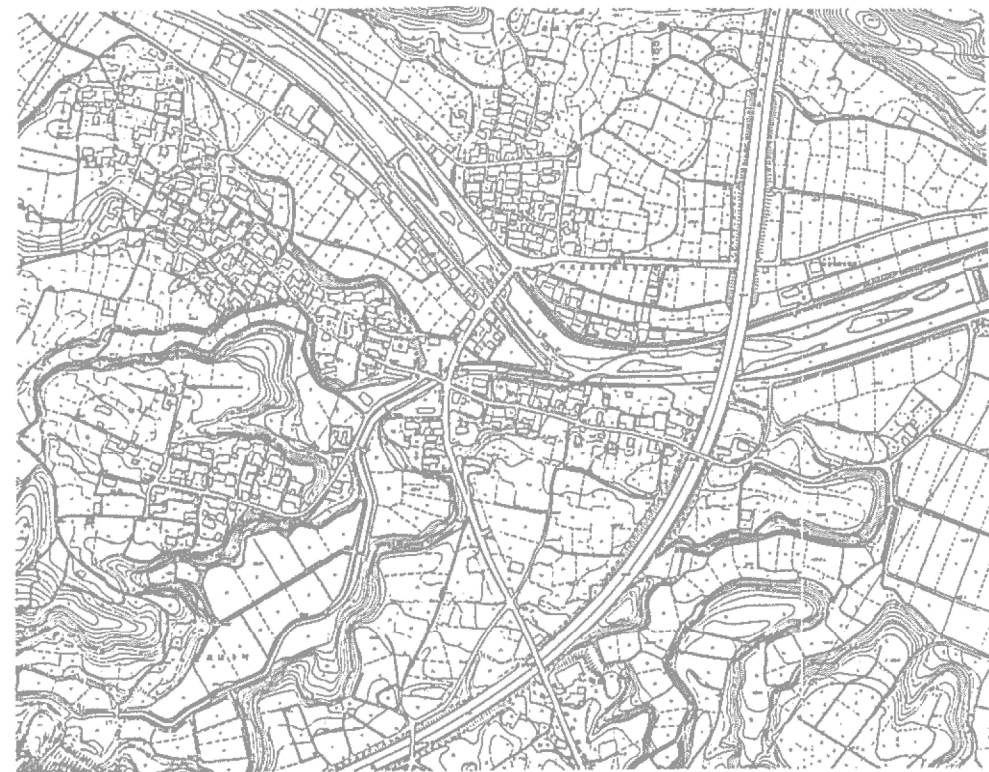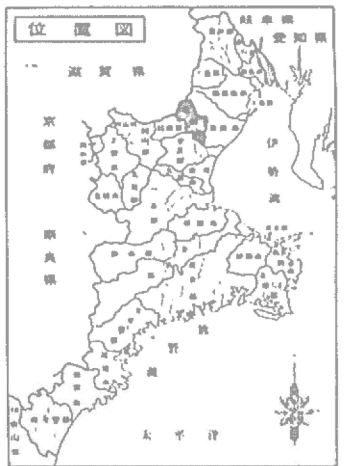


図面の名称		図面番号
汚水処理施設計画配置図		1
S=1:200		
測量	平成 年 月 日	終了
設計		
製図		
図復写		

凡 例

記 号	名 称	記 号	名 称
→	汚 水	△	仕切弁
→	汚 水	▽	逆止弁
→	空 気	□	玉形弁
→	汚泥・スカム	○	電動ボール弁
→	散 水	△	安全弁
→	ろ 過	○	ボール弁
FIOR	流量指示観測記録計	HM	アワーメーター
FI	空気流量計	レ	伸縮継手
		○	偏心調整電動弁
		△	偏心調整弁


空気配管

No	口 径	名 称
①	20A	ばっ気沈砂槽 沈砂排出ポンプ
②	20A	ばっ気沈砂槽 散気装置
③	20A	空気通し
④	20A	空気通し
⑤	25A	濃縮汚泥引込ポンプ
⑥	20A	空気通し
⑦	50A	汚泥貯留槽 散気装置
⑧	32A	空気通し
⑨	80A	ばっ気槽(第1室) 散気装置
⑩	80A	ばっ気槽(第2室) 散気装置

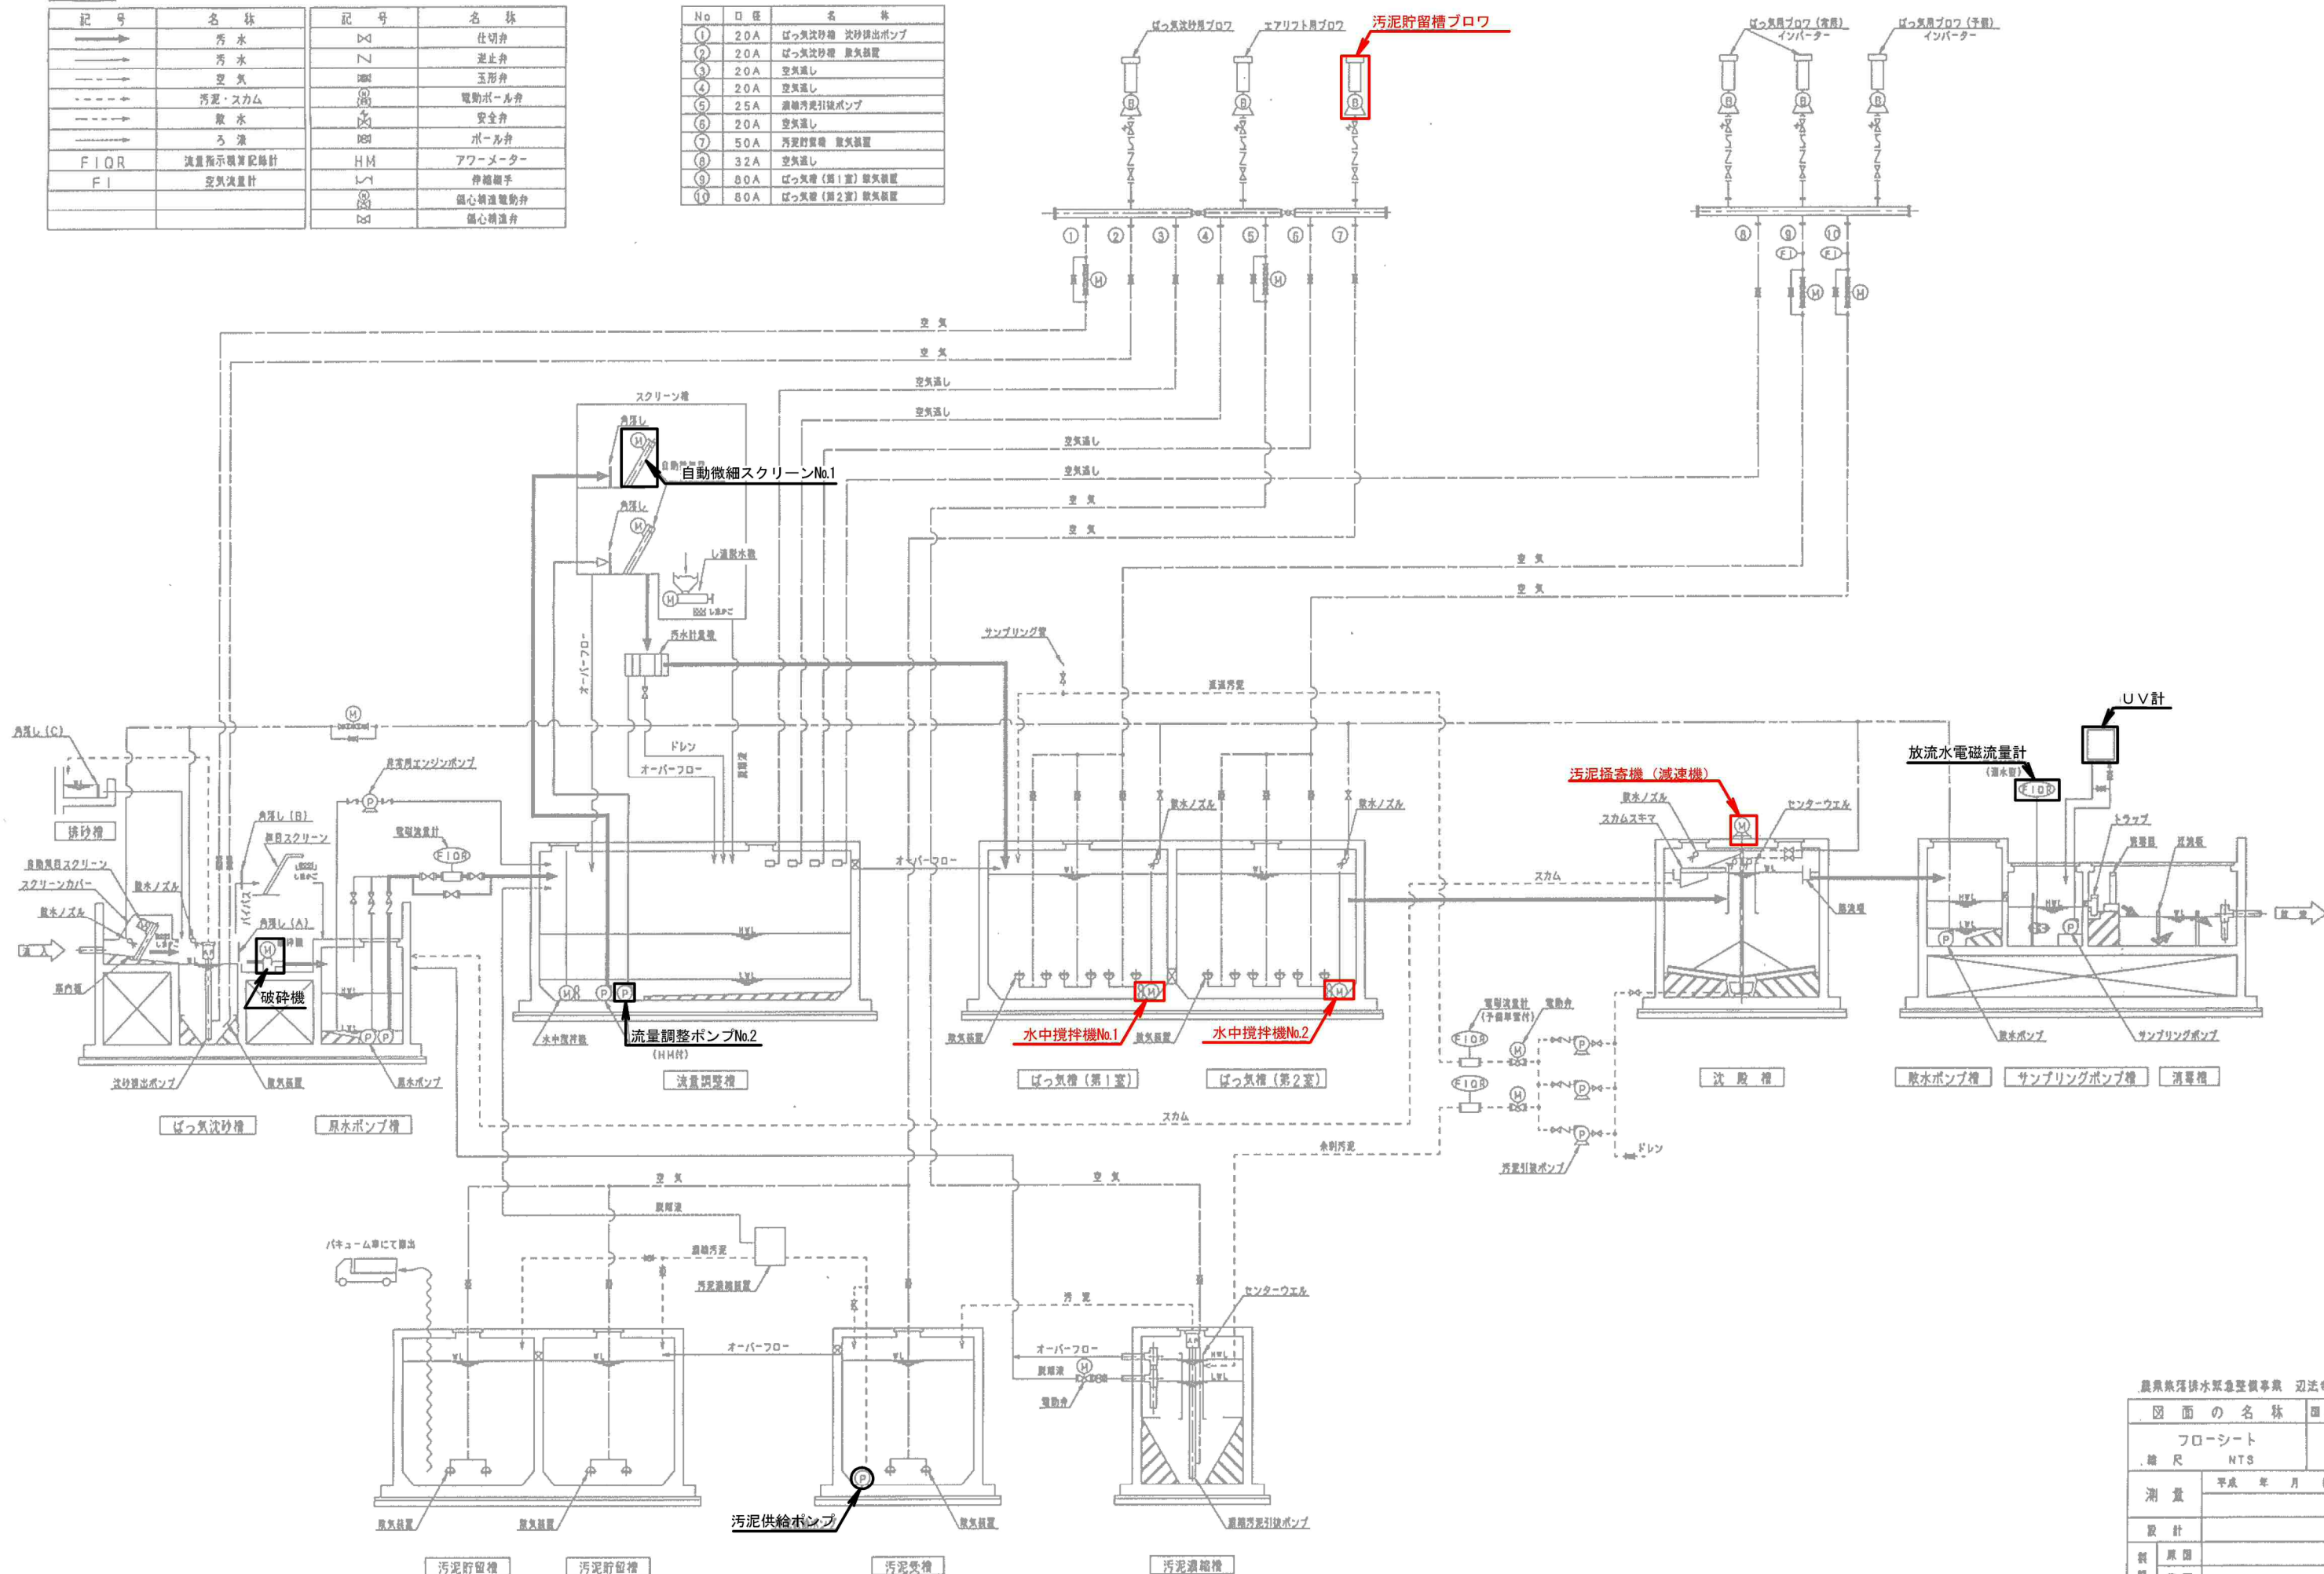

農業集排水緊急整備事業 辺法寺地区


図 面 の 名 称	図 面 番 号
フ ロー シ ー ト	2
縮 尺	NTS
測 量	平成 年 月 日 終了
設 計	
製 図	
検 査	

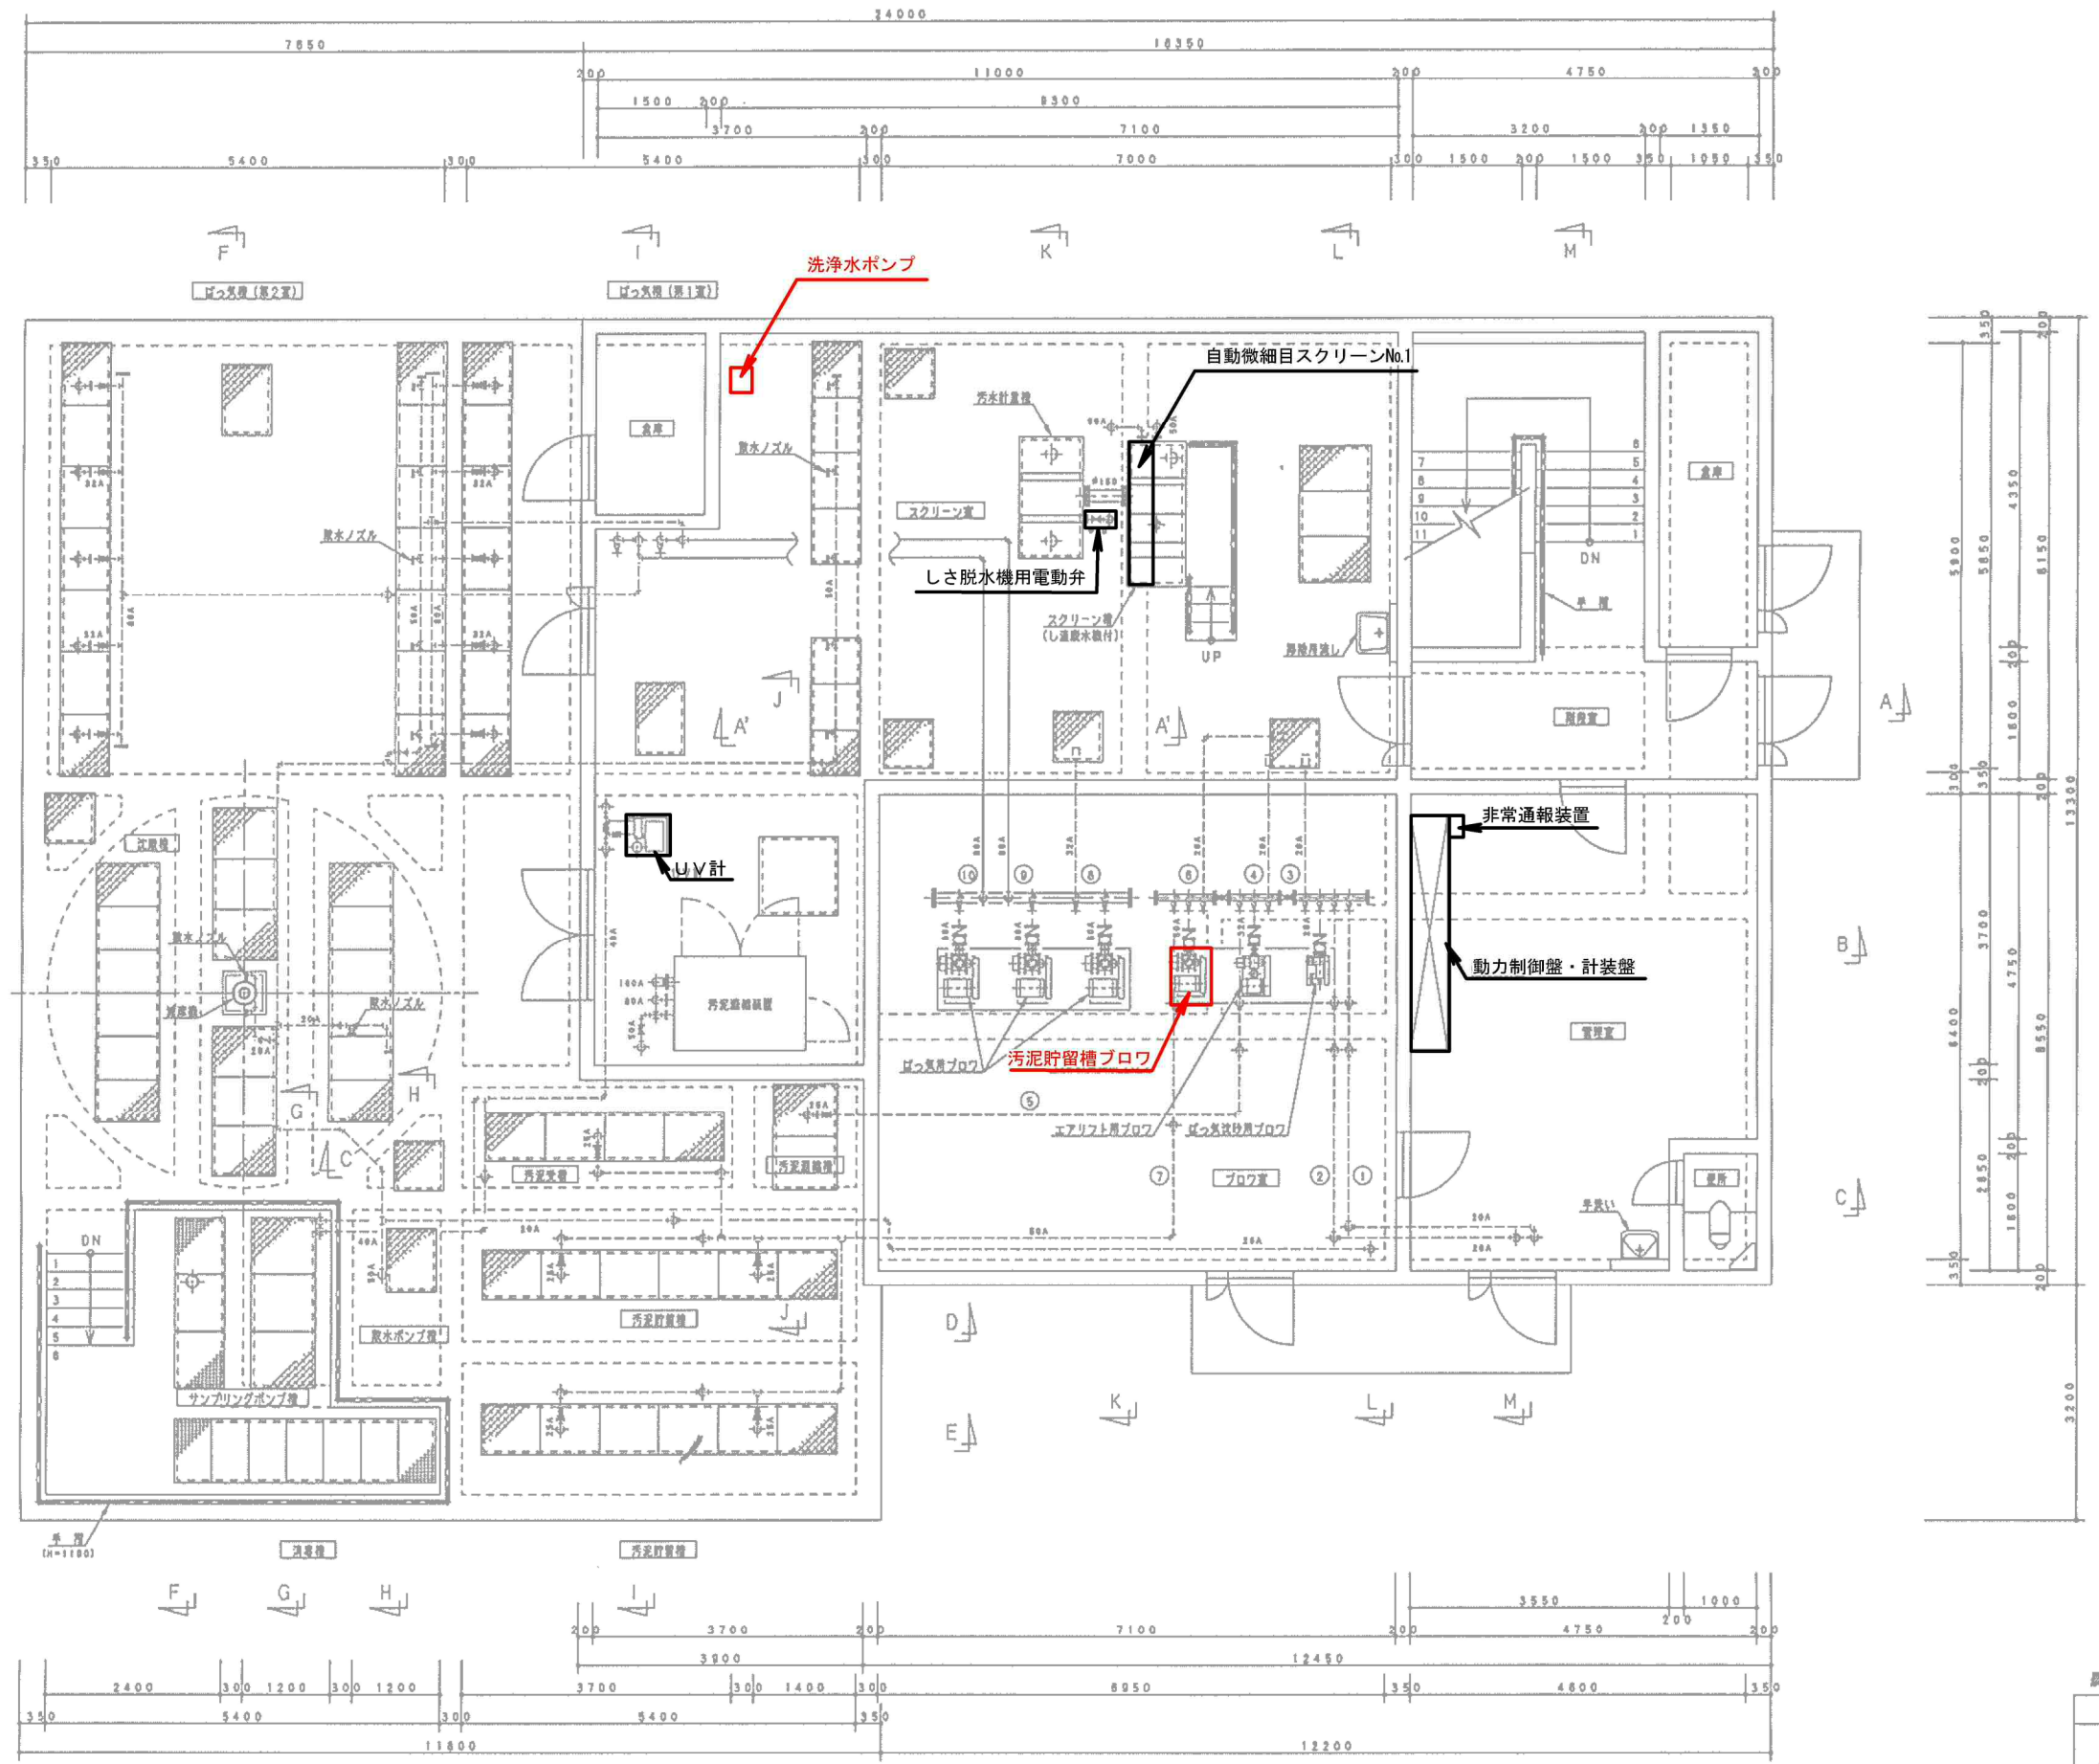

上部平面図 3/50

No.	口	名	称
①	20A	ばっ気沈砂池	沈砂池出ポンプ
②	20A	ばっ気沈砂池	散気装置
③	20A	空気活し	
④	20A	空気活し	
⑤	25A	濃縮汚泥引込ポンプ	
⑥	20A	空気活し	
⑦	50A	汚泥貯留槽	散気装置
⑧	32A	空気活し	
⑨	80A	ばっ気槽(第1室)	散気装置
⑩	80A	ばっ気槽(第2室)	散気装置



図面の名称		図面番号
設備上部平面図		3
縮尺 1/50		
測量	平成 年 月 日終了	
設計		
製図		
複写		

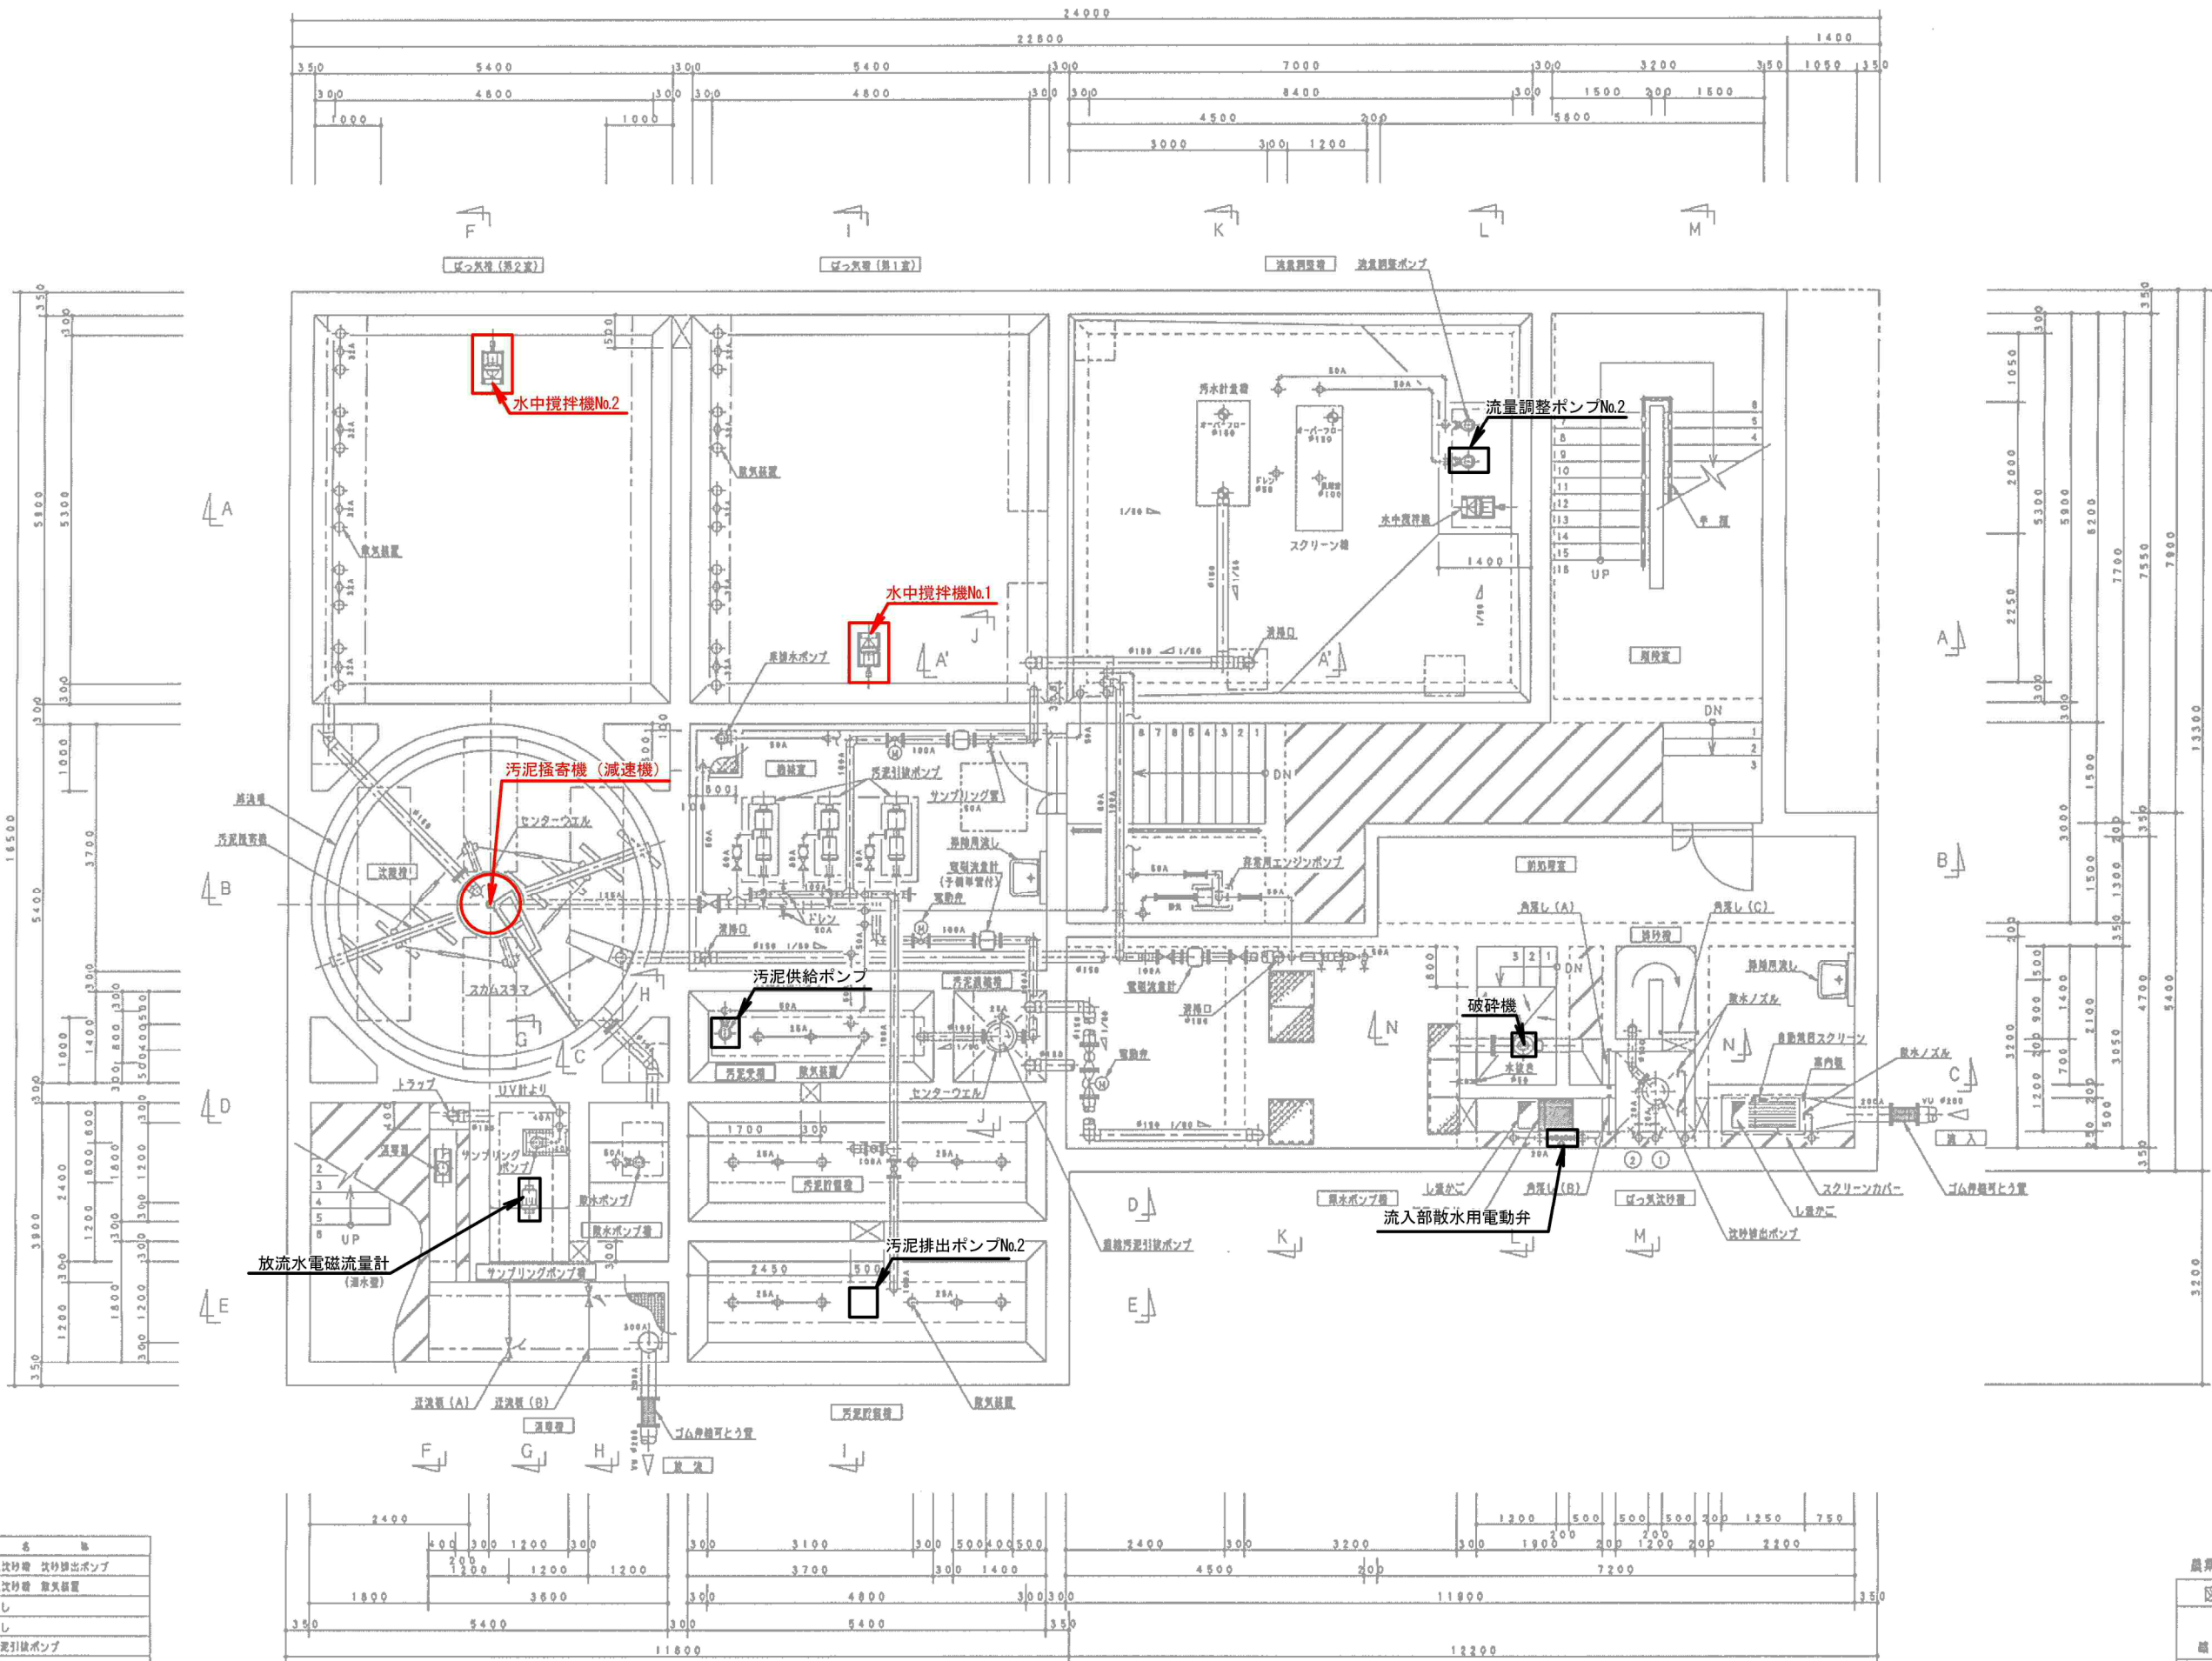


No	口 径	名 称
①	20A	ばっ気沈砂機 沈砂排出ポンプ
②	20A	ばっ気沈砂機 散気装置
③	20A	空気通し
④	20A	空気通し
⑤	25A	濃縮汚泥引込ポンプ
⑥	20A	空気通し
⑦	50A	汚泥貯留槽 散気装置
⑧	32A	空気通し
⑨	80A	ばっ気槽 (第1室) 散気装置
⑩	80A	ばっ気槽 (第2室) 散気装置

下部平面図 3=1/50

図面の名称		図面番号
設備下部平面図		4
縮 尺		1/50
測 量	平成 年 月 日終了	
設 計		
製 図		
校 正		

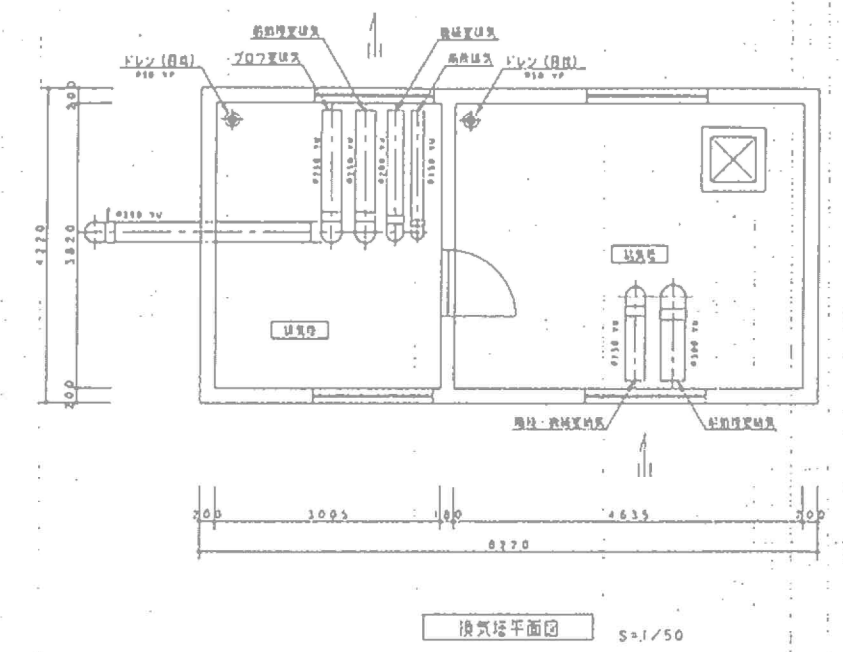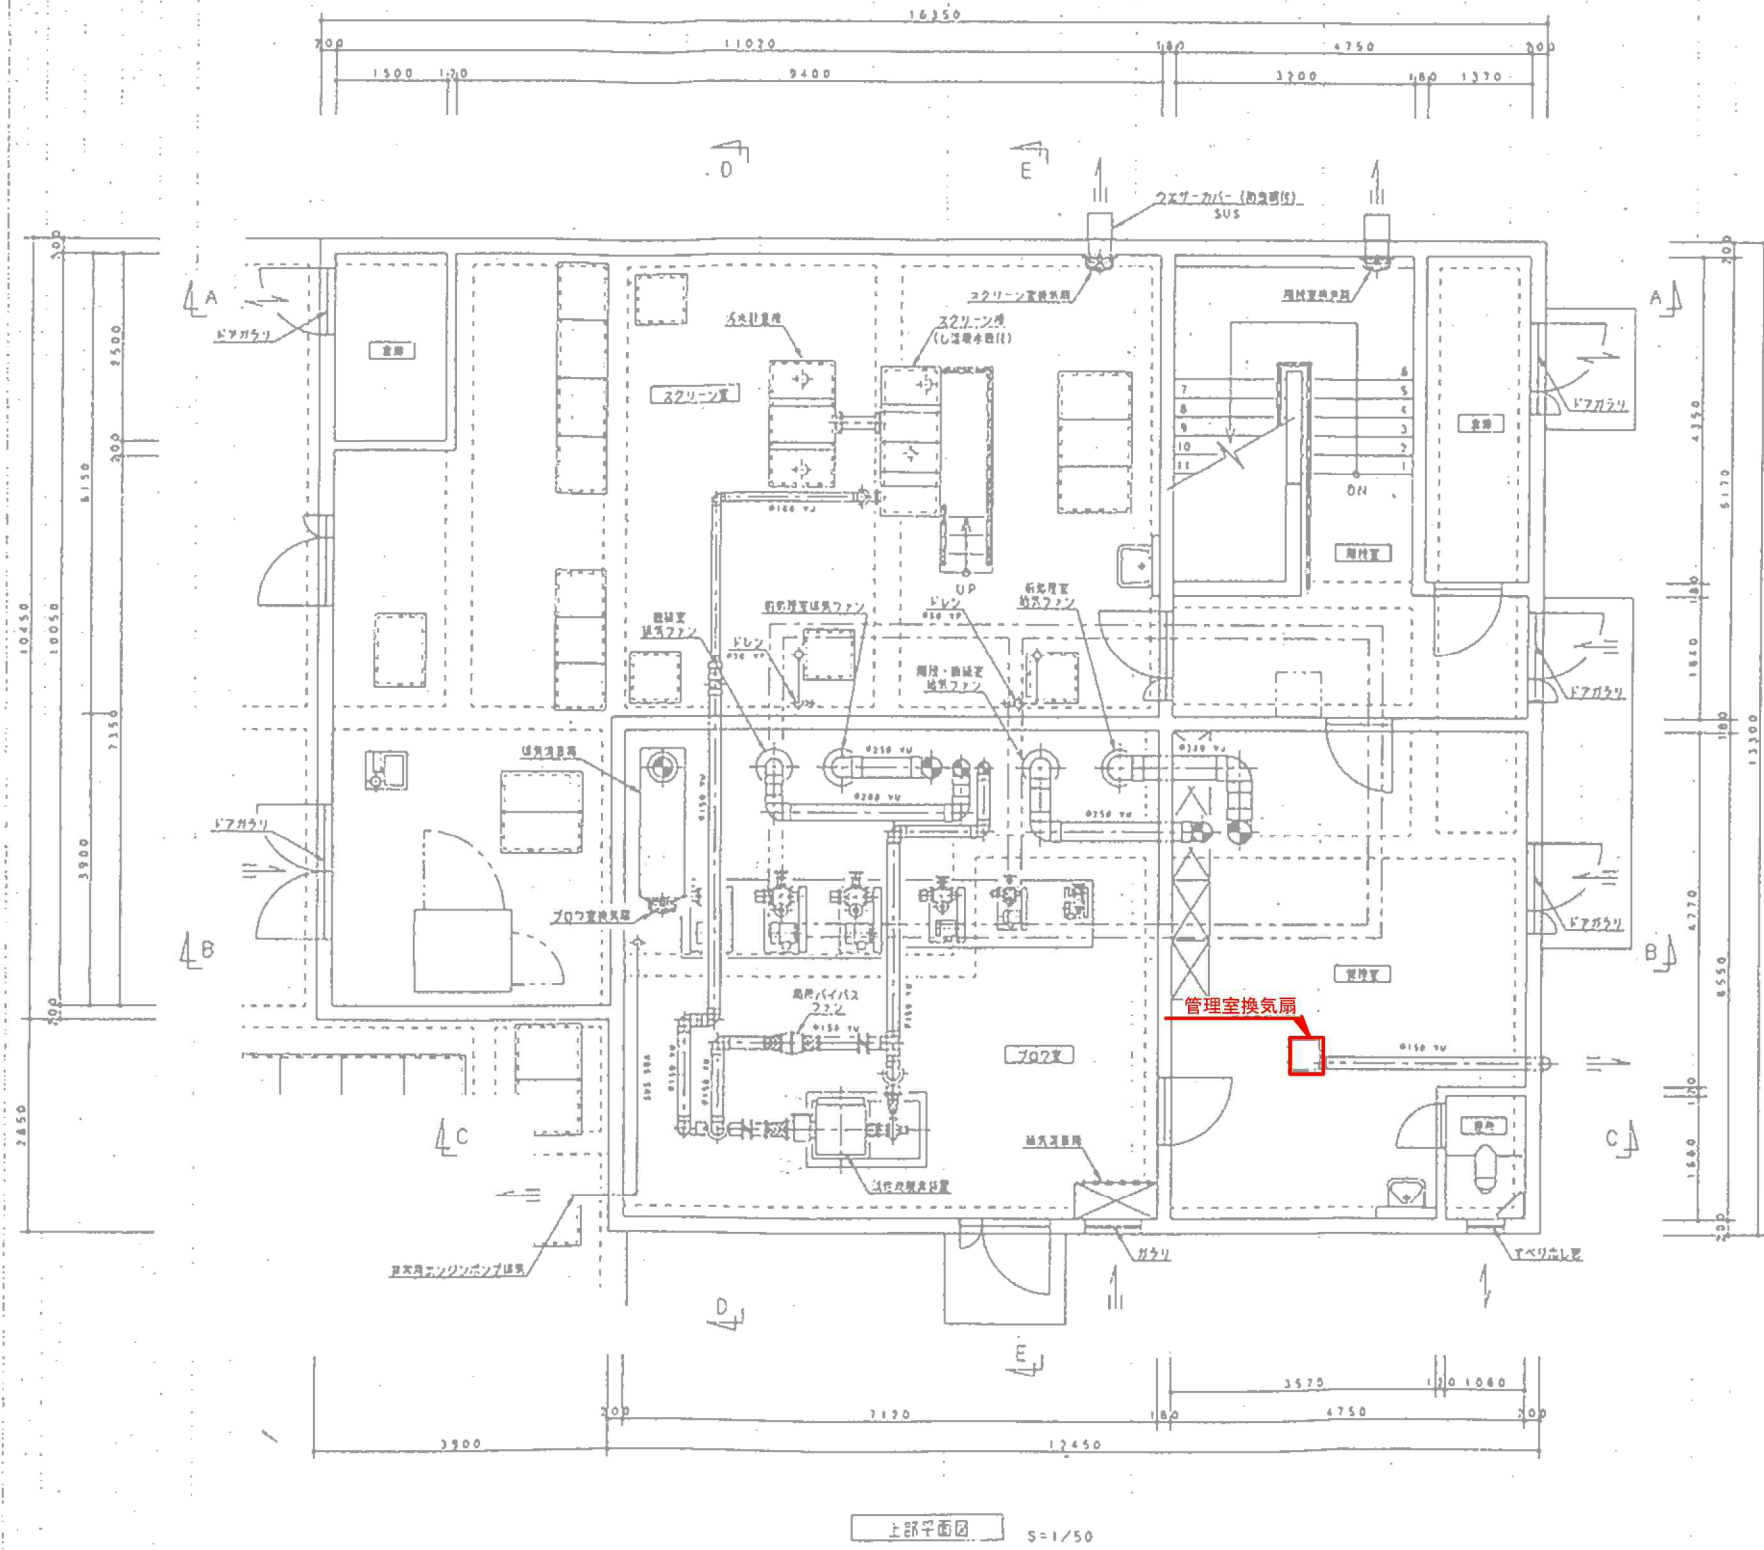

図面の名称		図面番号
換気設備図		M 11
縮尺	1/50	
測量	平成 年 月 日終了	
設計		
製図		
校閲		

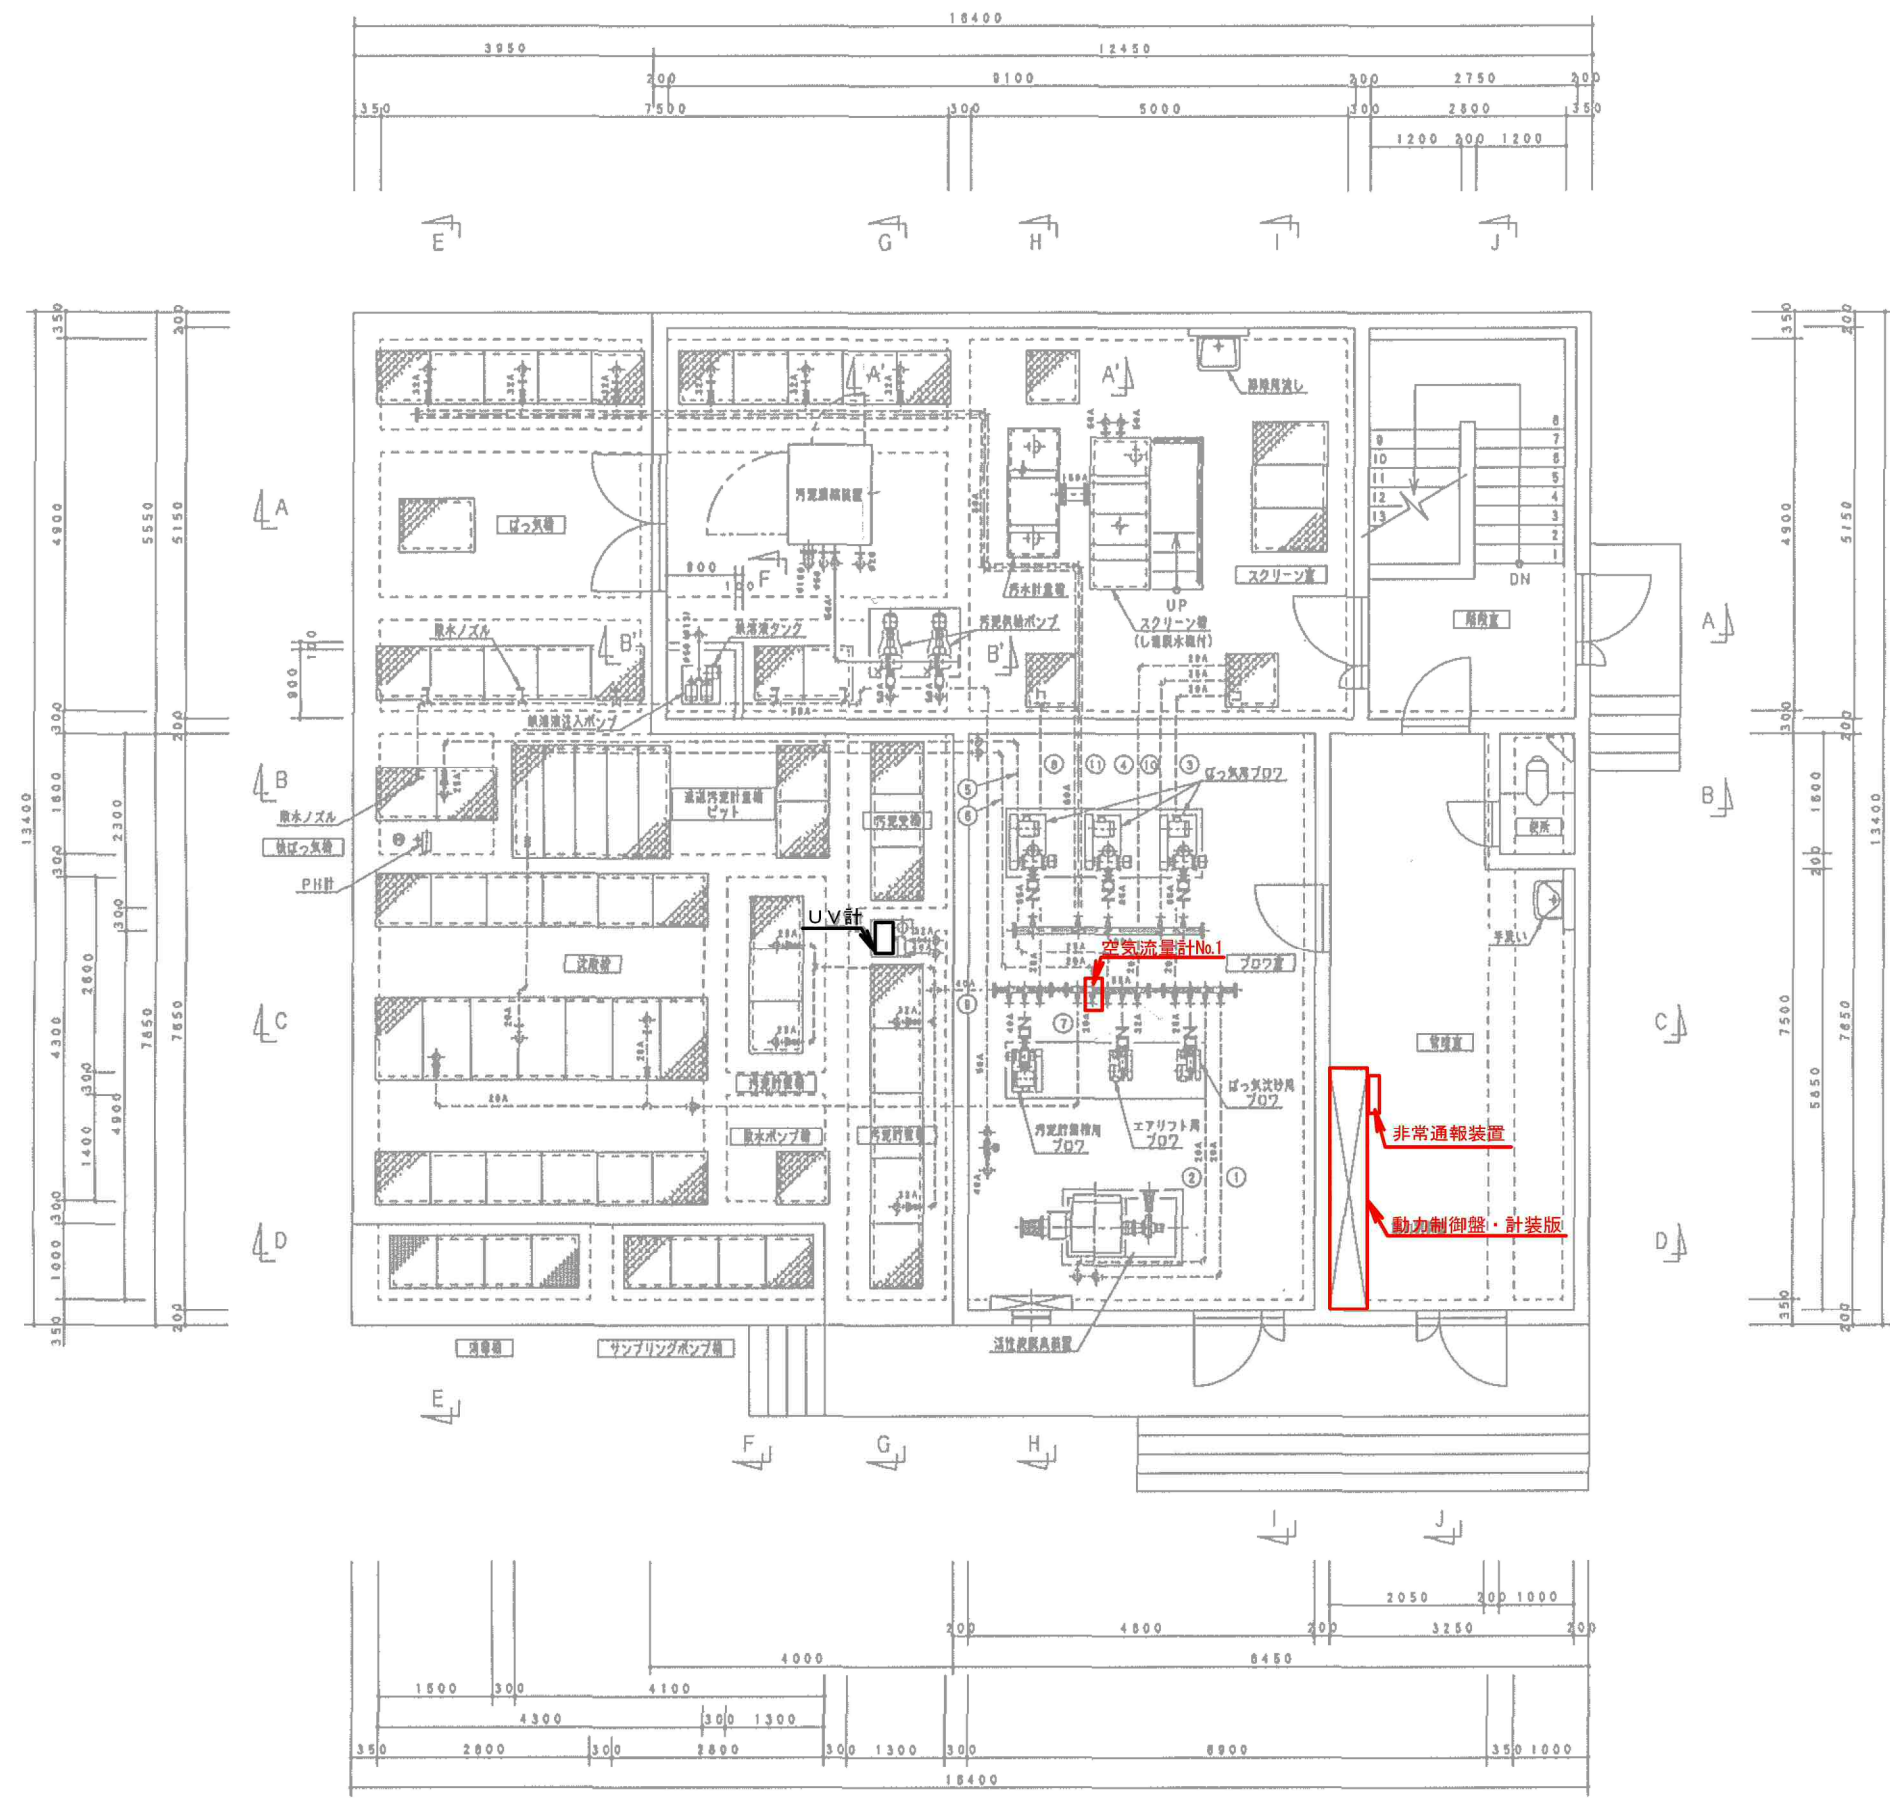


空気配管

No	口径	名称
①	20A	ばっ気沈砂槽 沈砂排出ポンプ
②	20A	ばっ気沈砂槽 散気装置
③	20A	空気通し
④	20A	空気通し
⑤	25A	ばっ気沈砂槽 散気装置
⑥	20A	沈砂槽 汚泥引上げポンプ
⑦	20A	沈砂槽 スカムスキマ
⑧	25A	空気通し
⑨	40A	汚泥貯留槽 散気装置
⑩	25A	空気通し
⑪	80A	ばっ気槽 散気装置

上部平面図 S=1/50

注：配管の○AはSUS、φ○はVPを示す。

図面の名称		図面番号
設備上部平面図		3
縮尺 1/50		
測量	平成 年 月 日 終了	
設計		
製図	原図	
	複写	

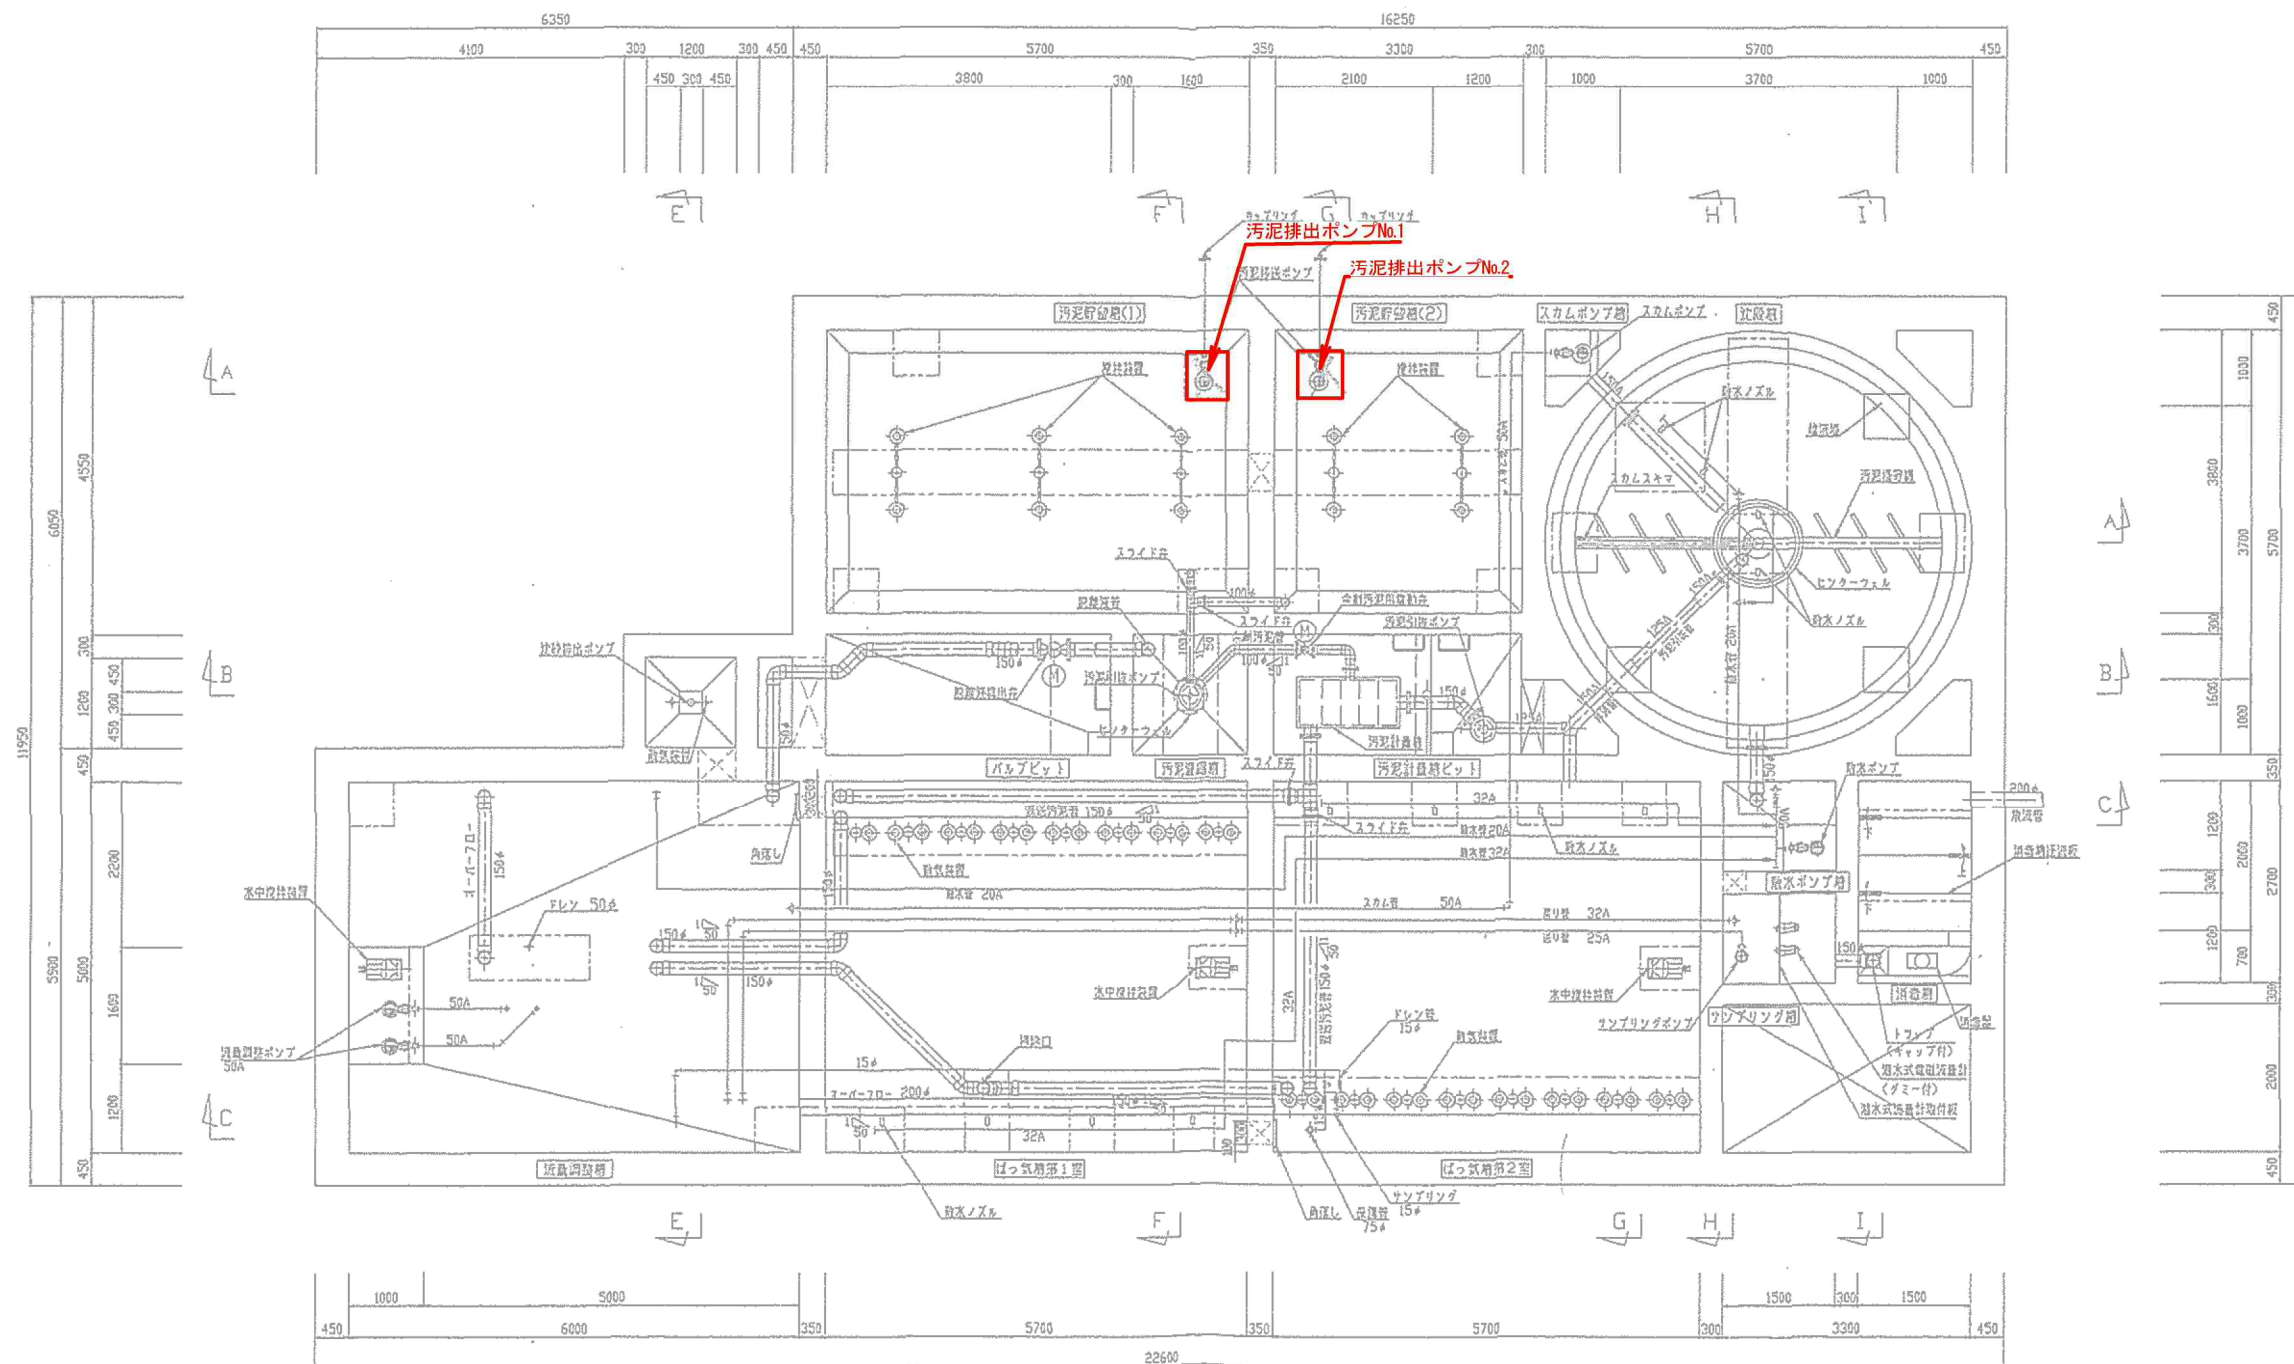

下部平面図 S=1/50

番号	口径	名称
①	80A	ばっ気槽(第1室) 散気
②	80A	ばっ気槽(第2室) 散気
③	20A	ばっ気沈砂槽 散気
④	20A	沈砂排出ポンプ
⑤	32A	汚泥引抜ポンプ(沈砂槽)
⑥	20A	汚泥引抜ポンプ(汚泥貯留槽)
⑦	65A/32A	汚泥貯留槽 堤岸
⑧	32A	逃し空気(ばっ気槽用ブロー)
⑨	25A	逃し空気(ばっ気沈砂槽用ブロー)
⑩	25A	逃し空気(エアリフト用ブロー)

A: SUS配管を示す。 φ: 塩ビ製配管を示す。	
農業集落排水事業 上加太地区	
図面の名称	図面番号
下部平面図	M-5
縮尺 S=1/50	
測量	平成 年 月 日終了
設計	
製原図	
図複写	