




位置図

S=1 : 3000

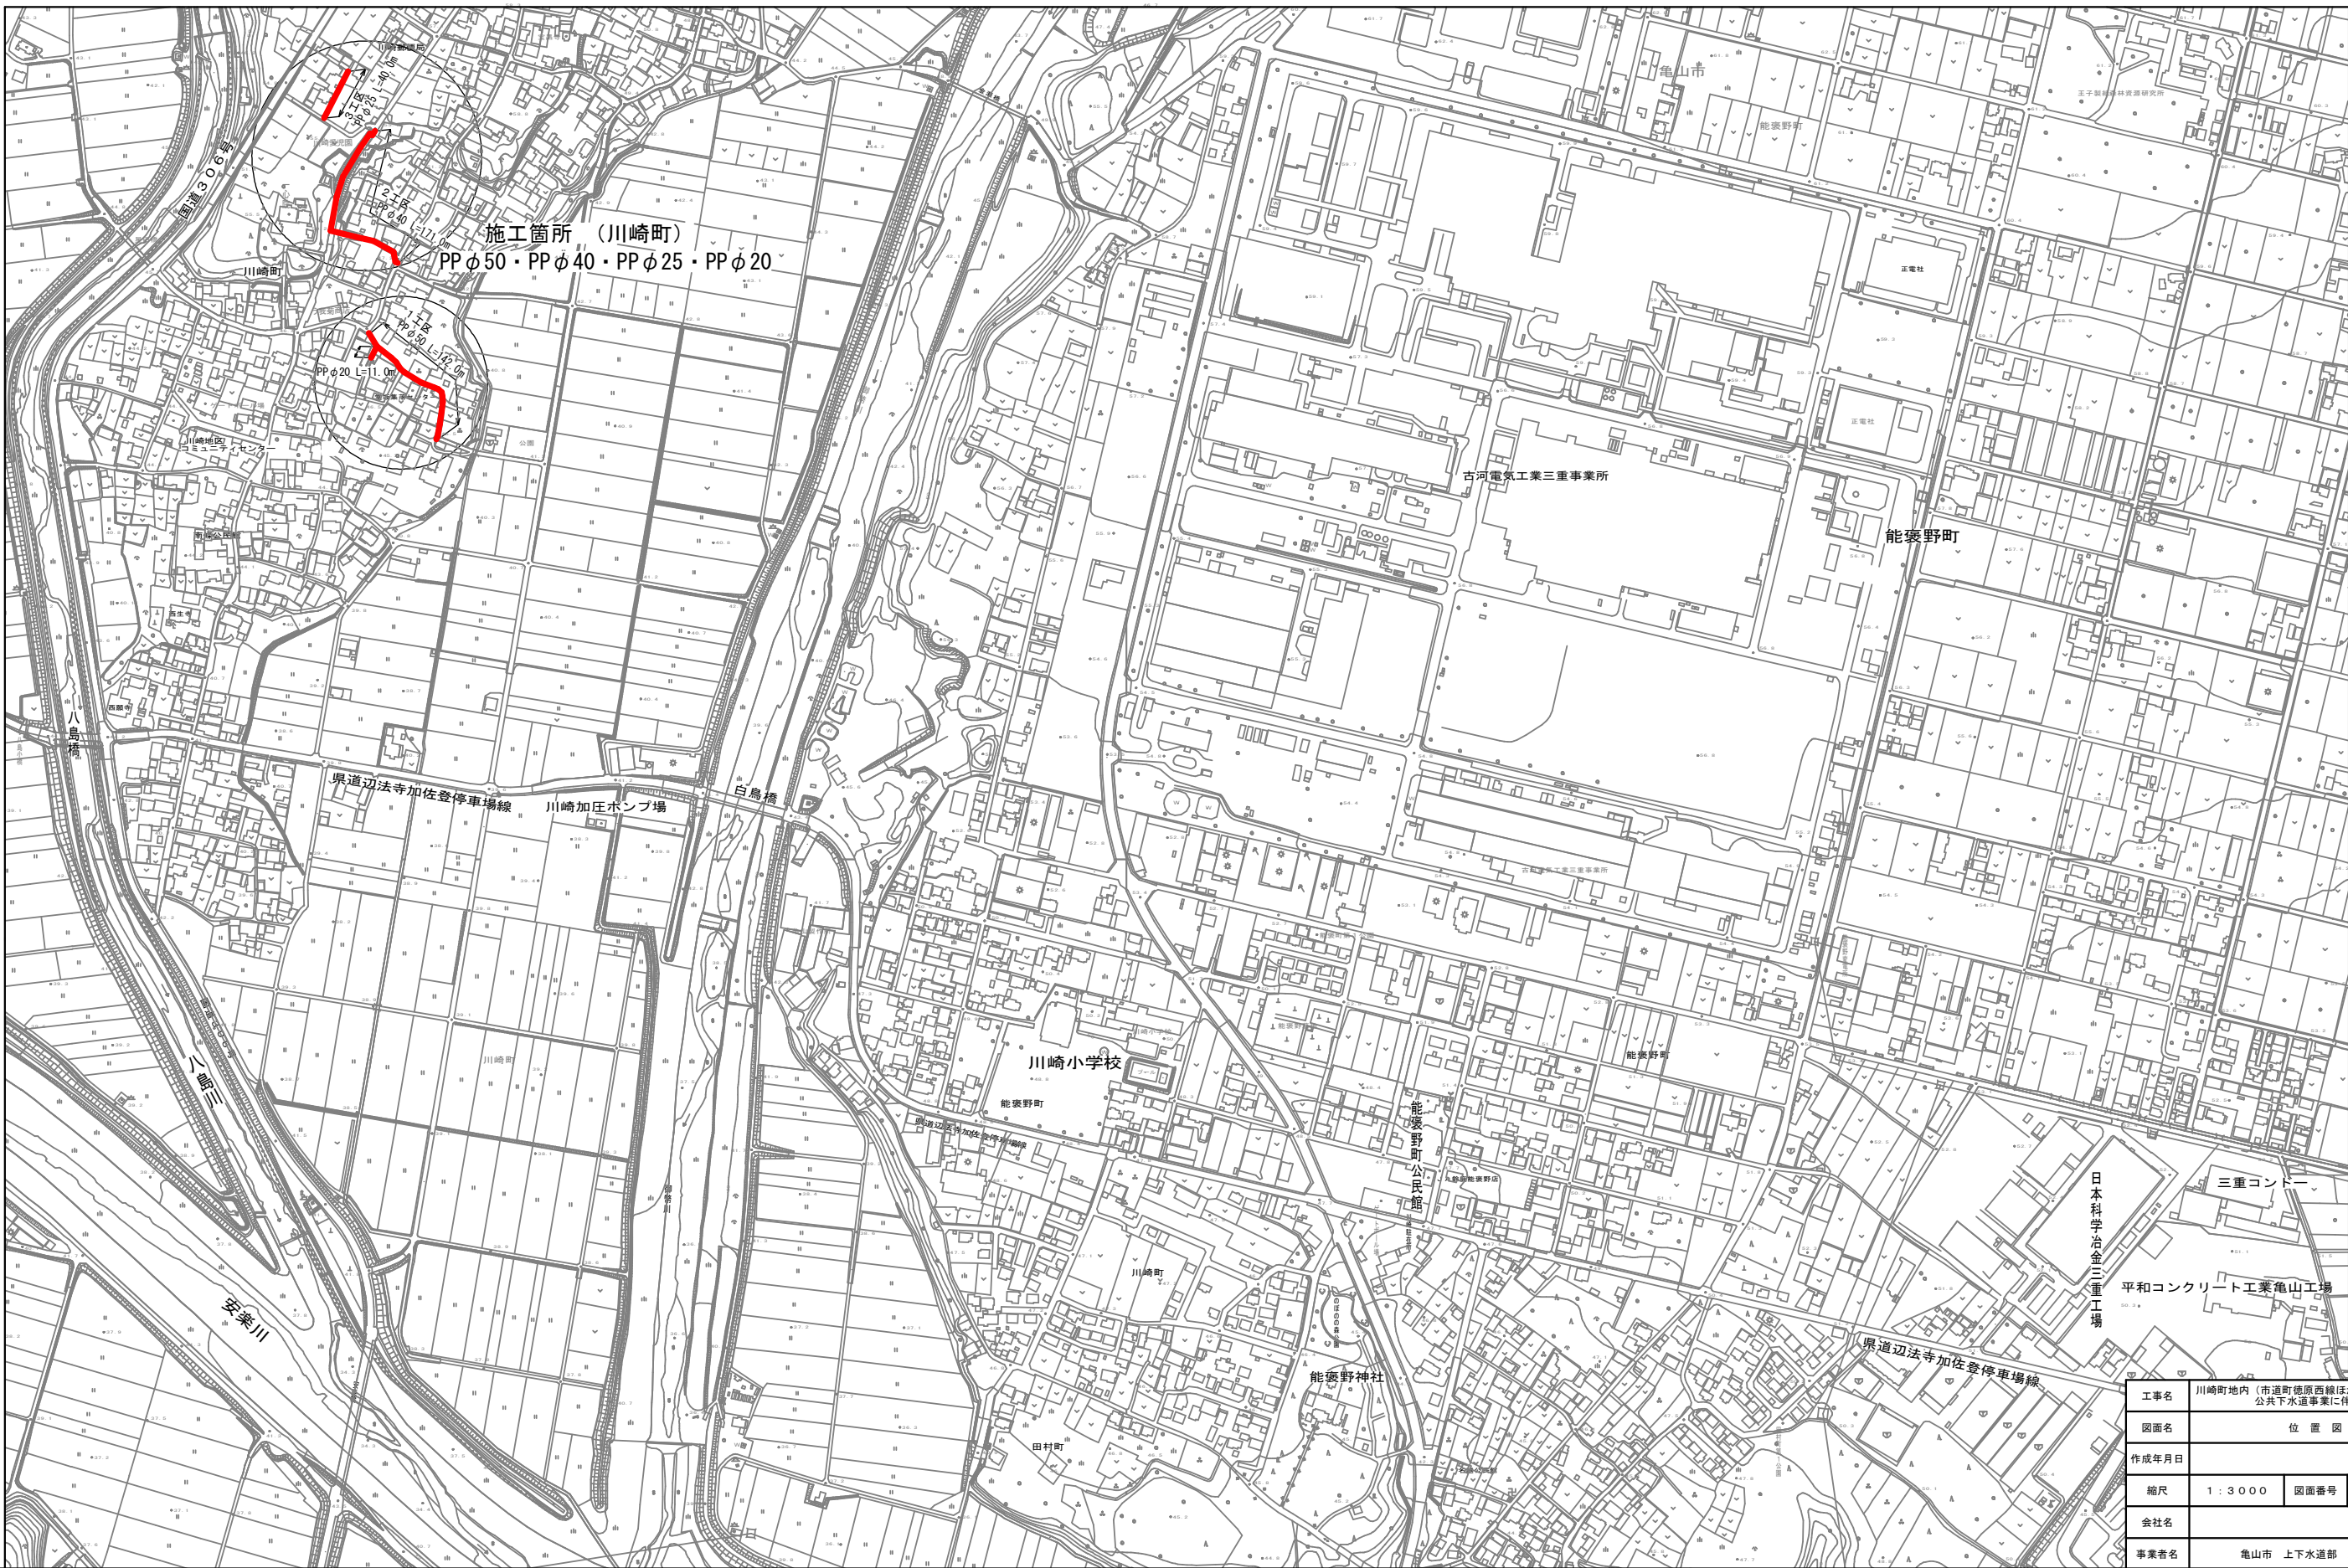


工事名	川崎町地内（市道町徳原西線ほか） 公共下水道事業に伴う配水管移設工事		
図面名	位 置 図		
作成年月日			
縮尺	1 : 3 0 0 0	図面番号	1 / 6
会社名			
事業者名	亀山市 上下水道部 上水道課		

 
平面图

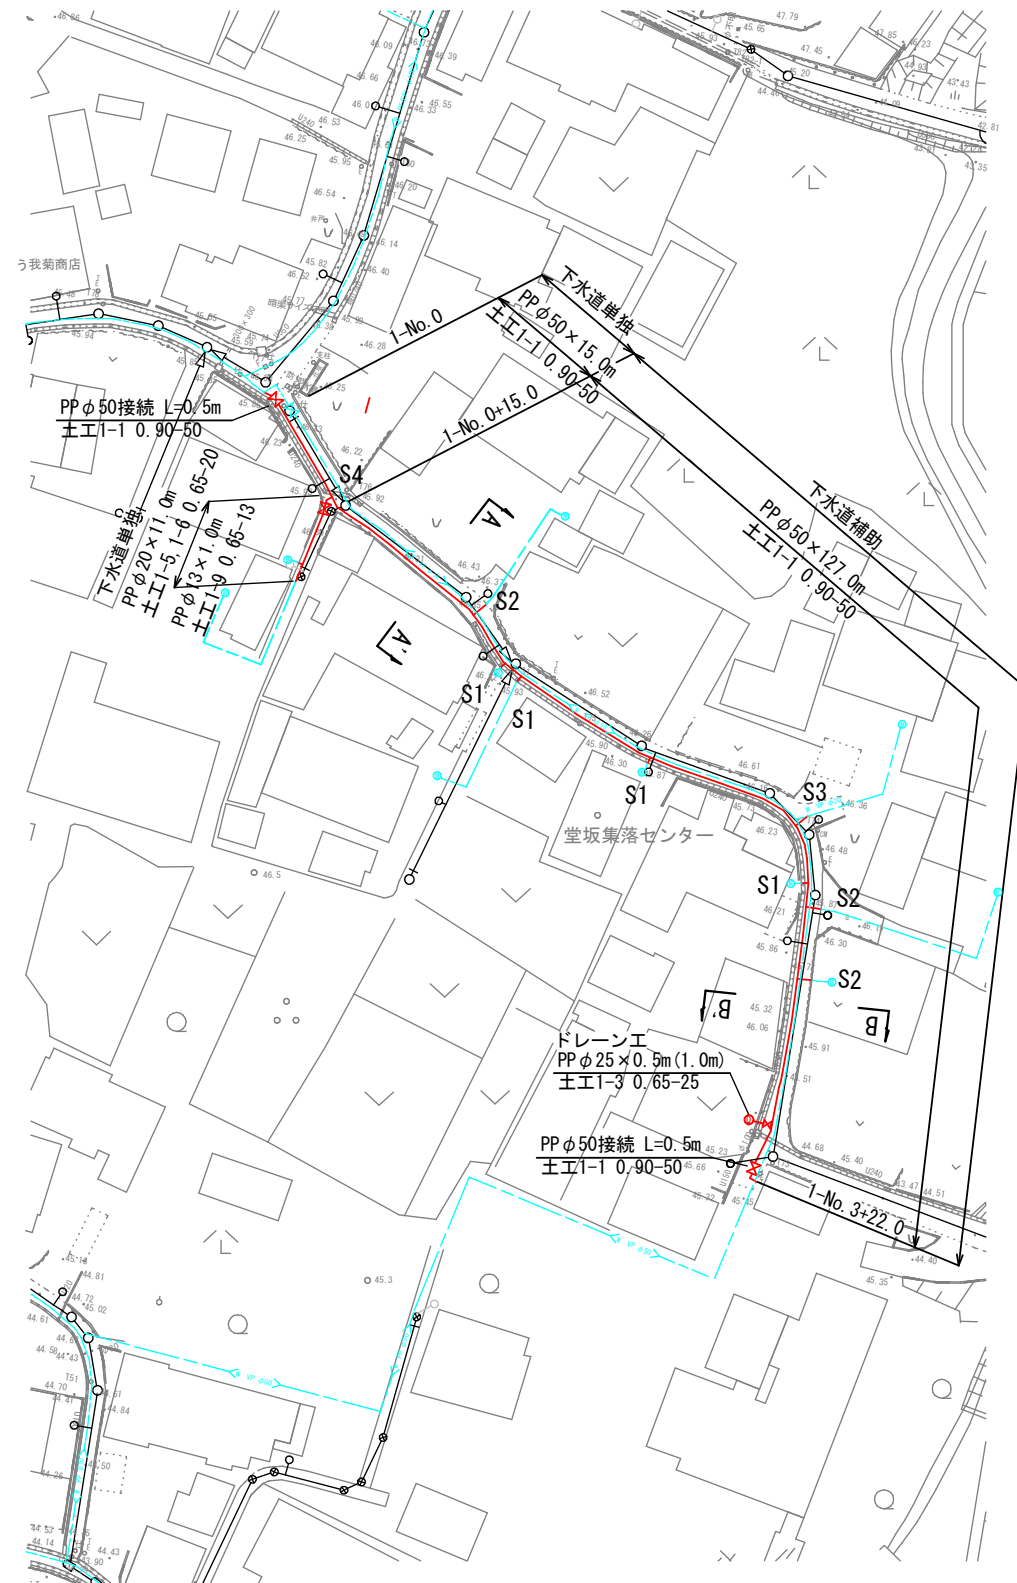

1工区（仮設）

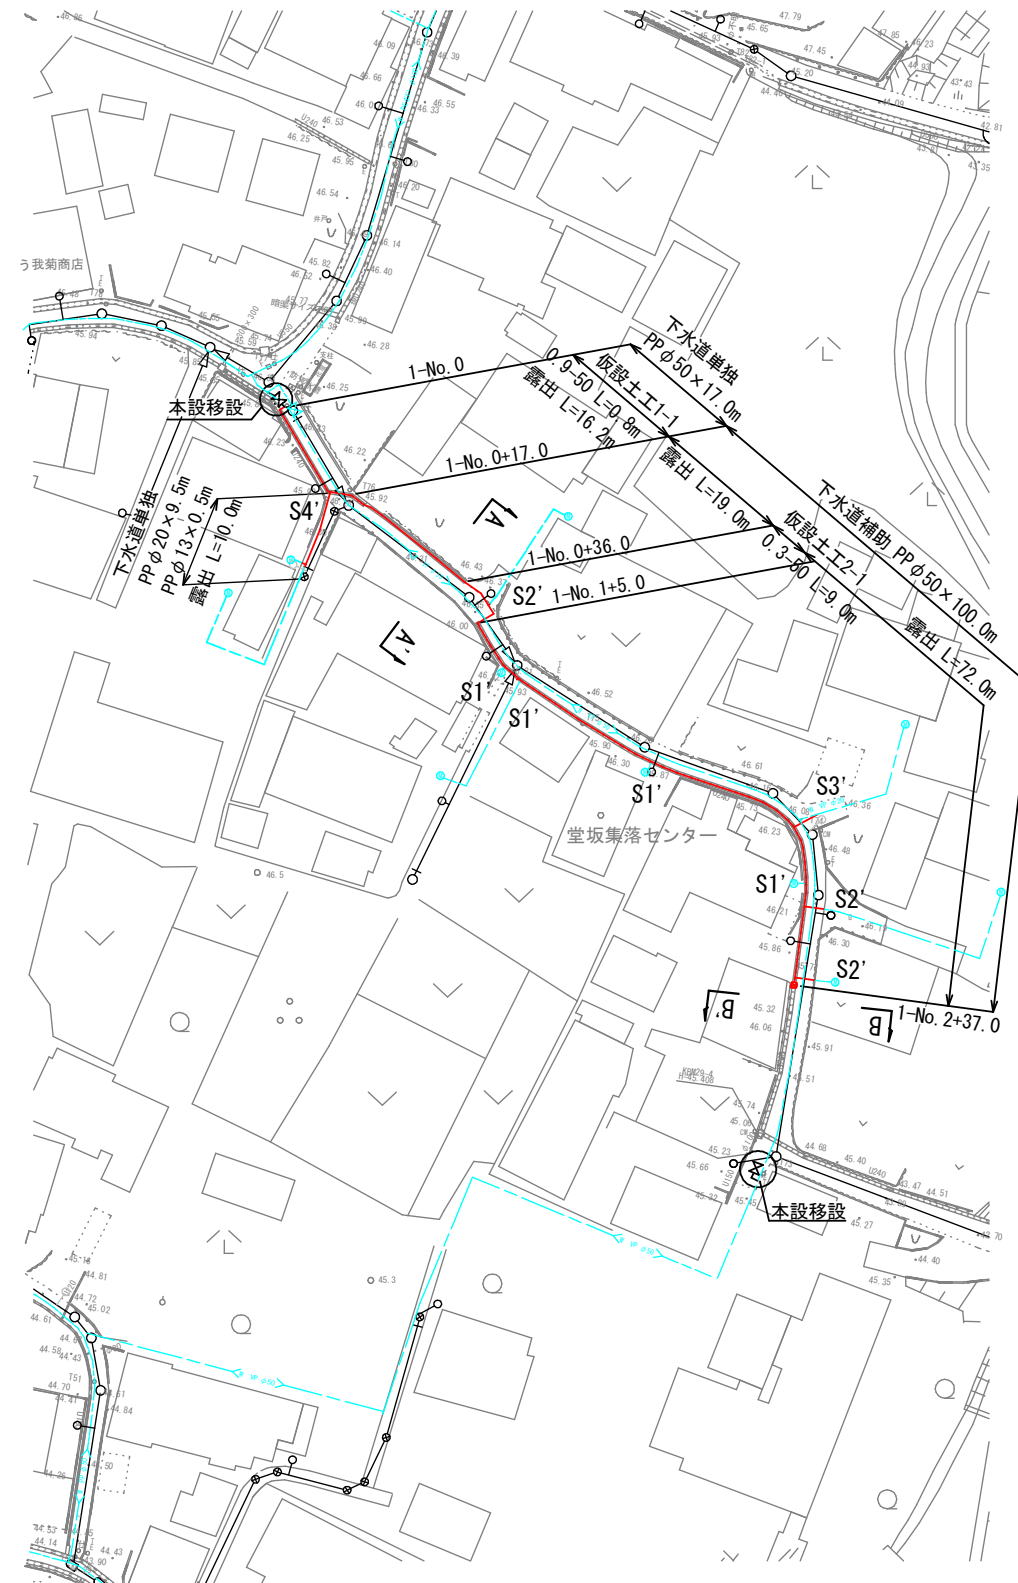

横 断 図 S=1 : 100

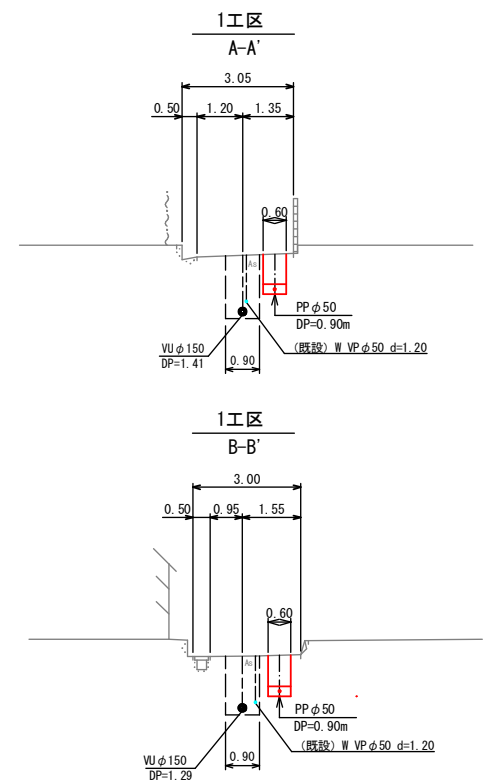


- 上水道管（計画）
 上水道管（既設）
 下水道管（計画）

工事名	川崎町地内（市道町原西線ほか） 公共下水道事業に伴う配水管移設工事		
図面名	平面図・横断図（1）（1工区）本設・仮設		
作成年月日			
縮尺	S=1：500	図面番号	2 / 6
会社名			
事業者名	亀山市 上下水道部 上水道課		



横 断 図 S=1 : 100

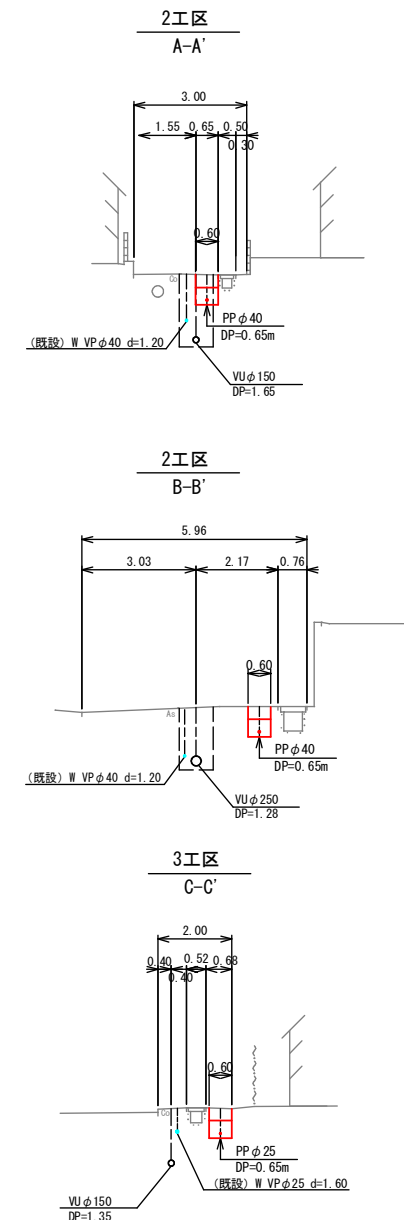



-  上水道管（本設）
 上水道管（仮設）
 上水道管（既設）
 下水道管（計画）

工事名	川崎町地内（市道町徳原西線ほか） 公共下水道事業に伴う配水管移設工事		
図面名	平面図・横断図(2)（2工区・3工区）本設・仮設		
作成年月日			
縮尺	S=1：500	図面番号	3 / 6
会社名			
事業者名	亀山市 上下水道部 上水道課		

配管詳細図(1)

(1工区) 本設・仮設

S=Free

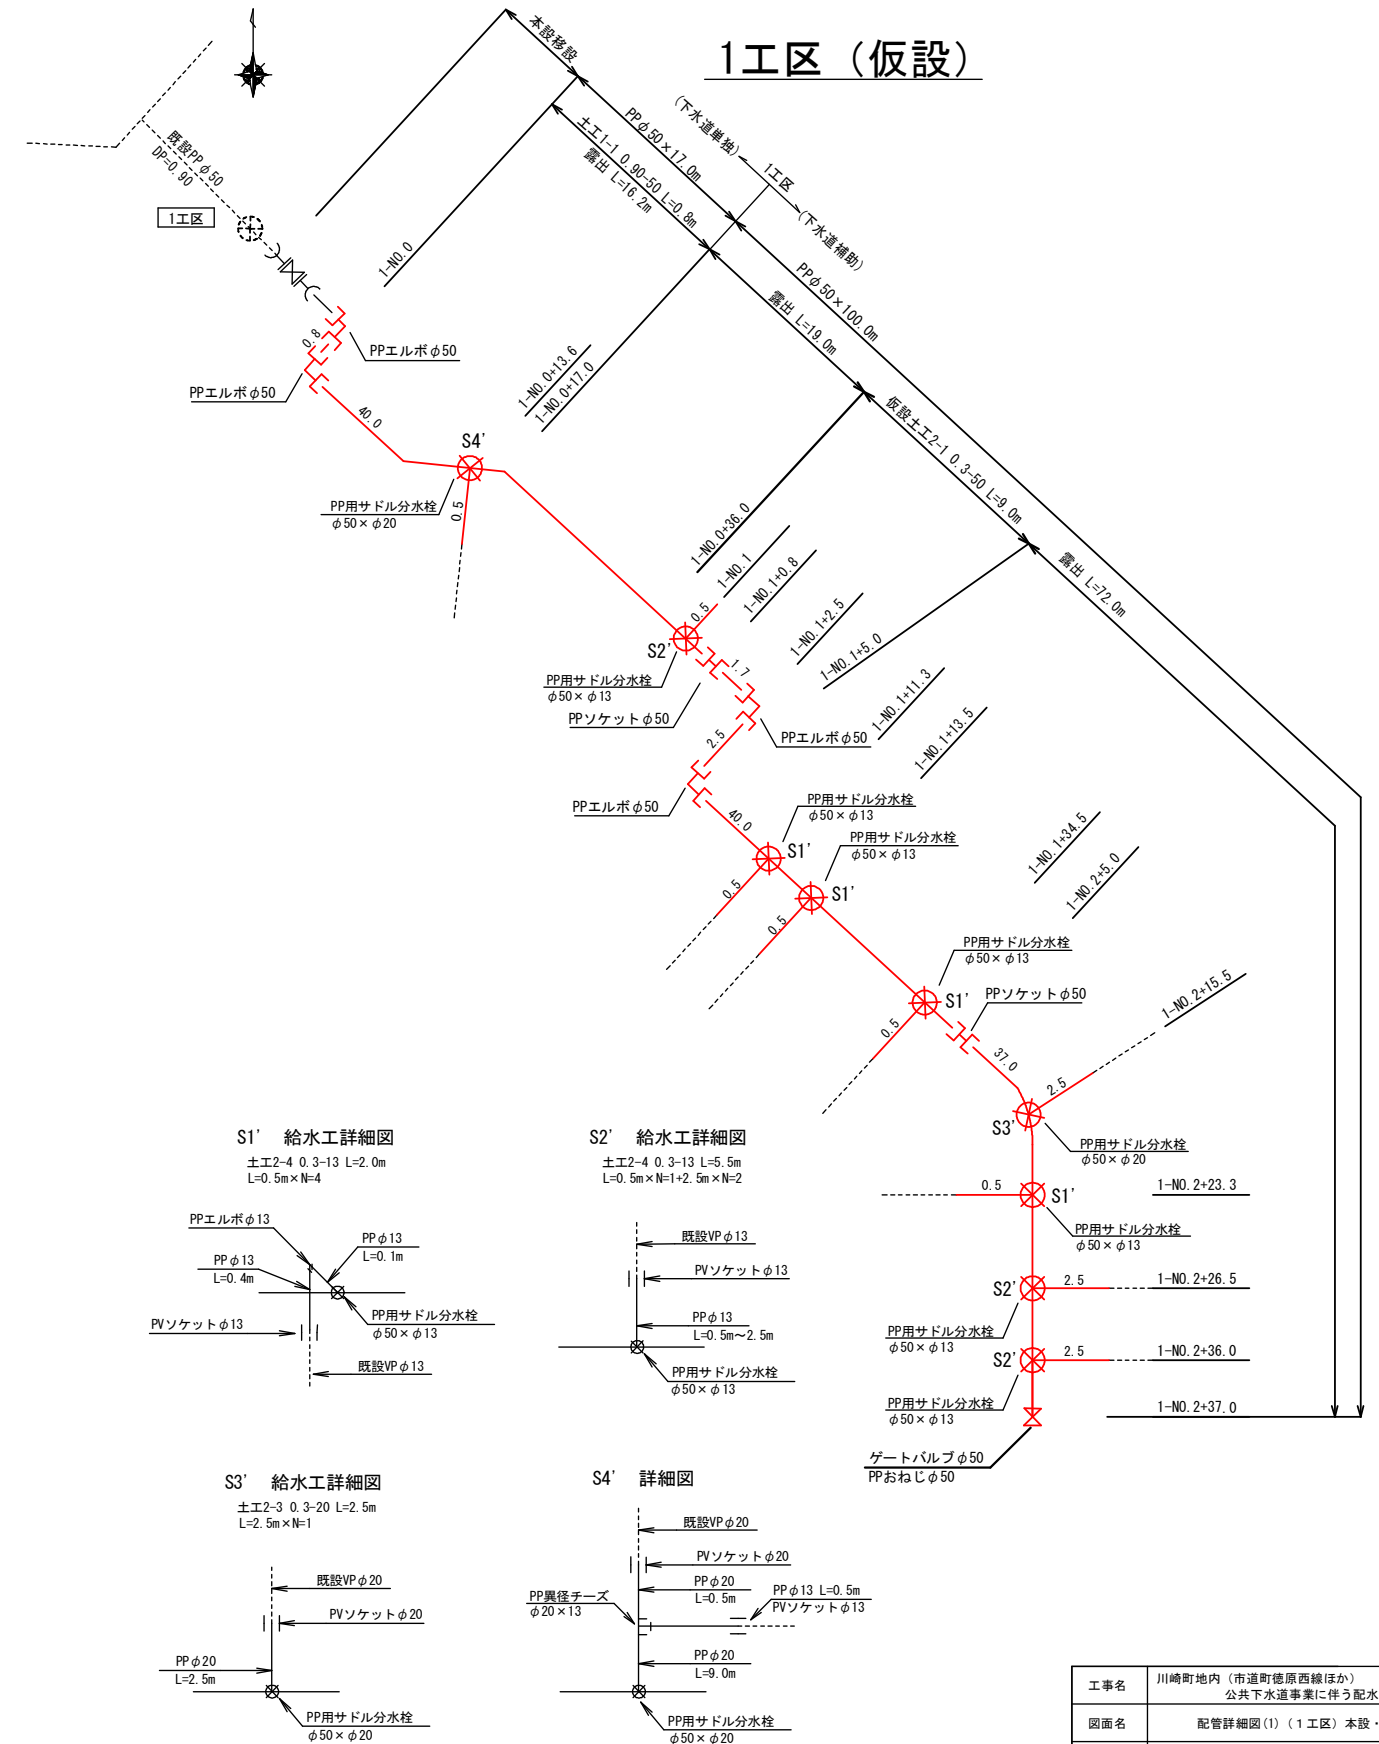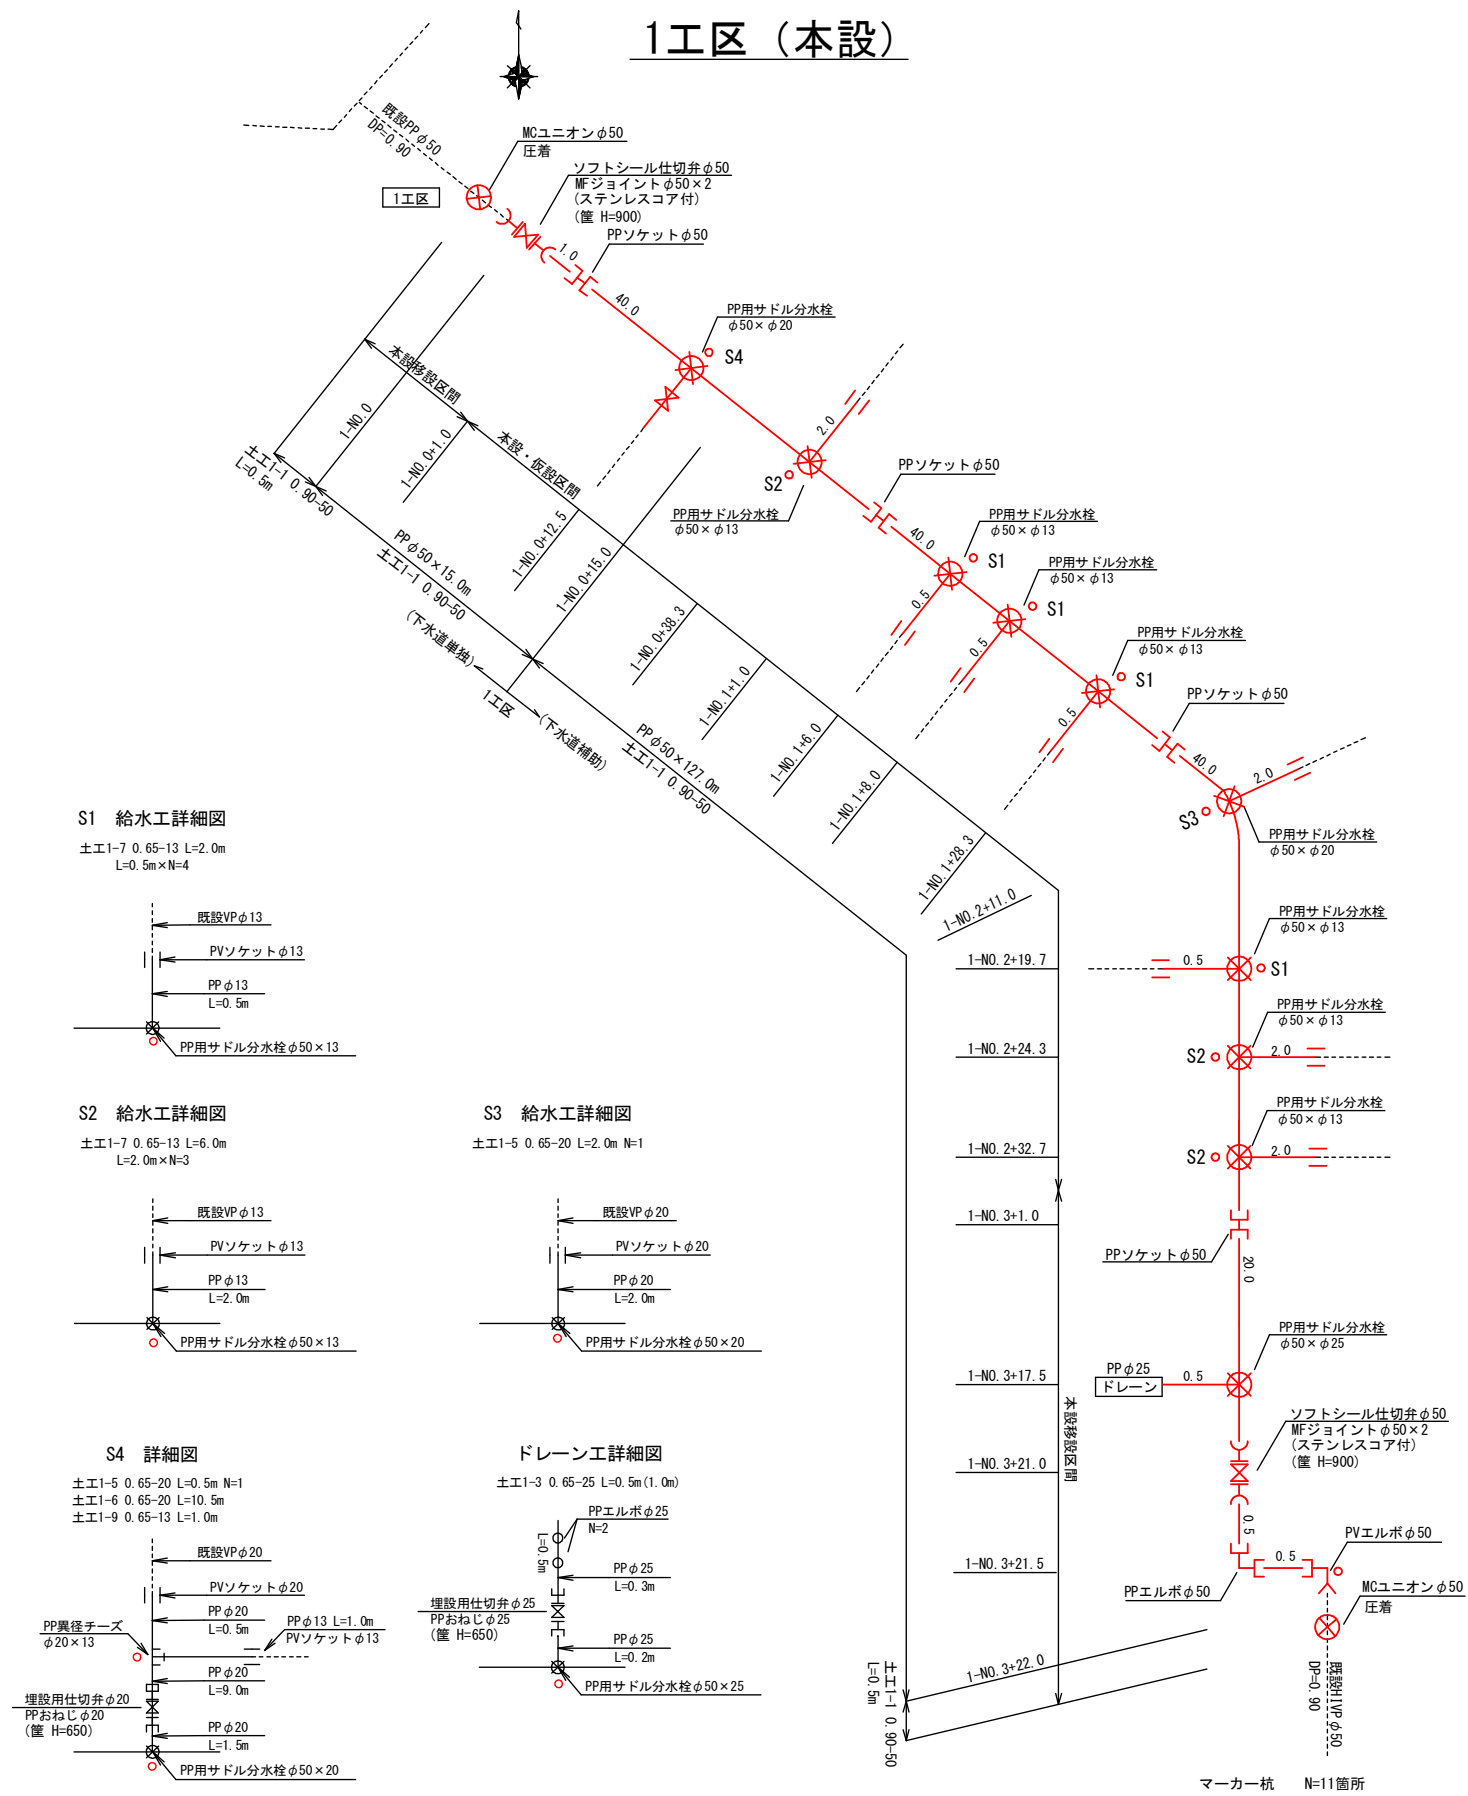


工事名	川崎町地内（市道町徳原西線ほか） 公共下水道事業に伴う配水管移設工事		
図面名	配管詳細図(1)（1工区）本設・仮設		
作成年月日			
縮尺	S=1：500	図面番号	4 / 6
会社名			
事業者名	亀山市 上下水道部 上下水道課		

配管詳細図(2)


S=Free

(2工区)本設・仮設、(3工区)本設


2工区 (本設)

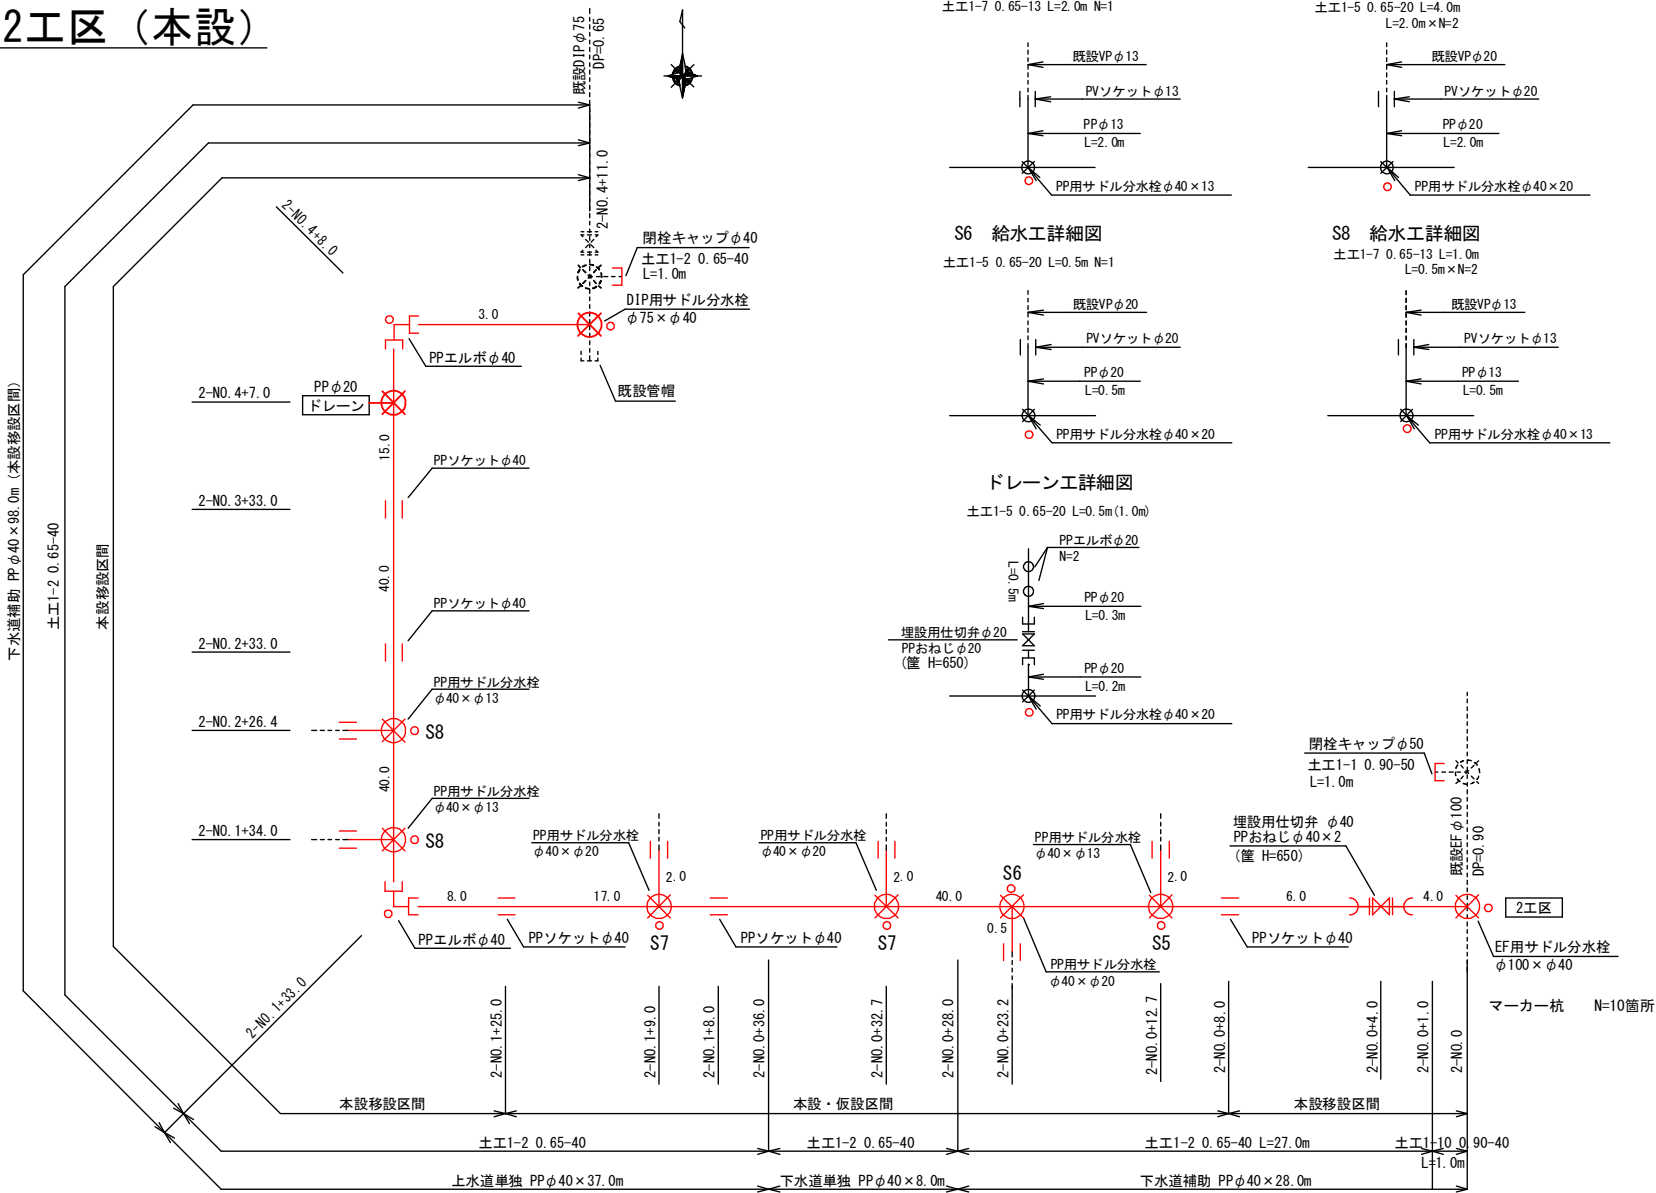


3工区 (本設)

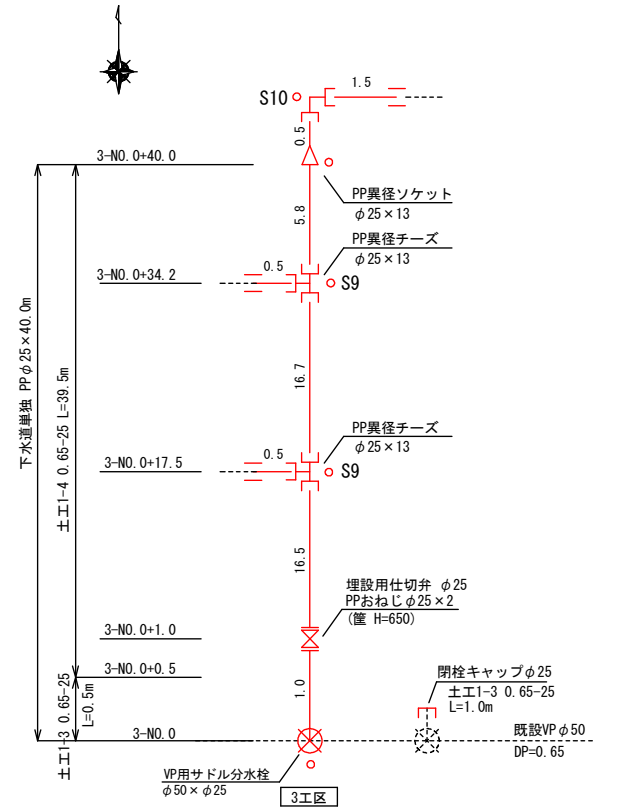


2工区 (仮設)

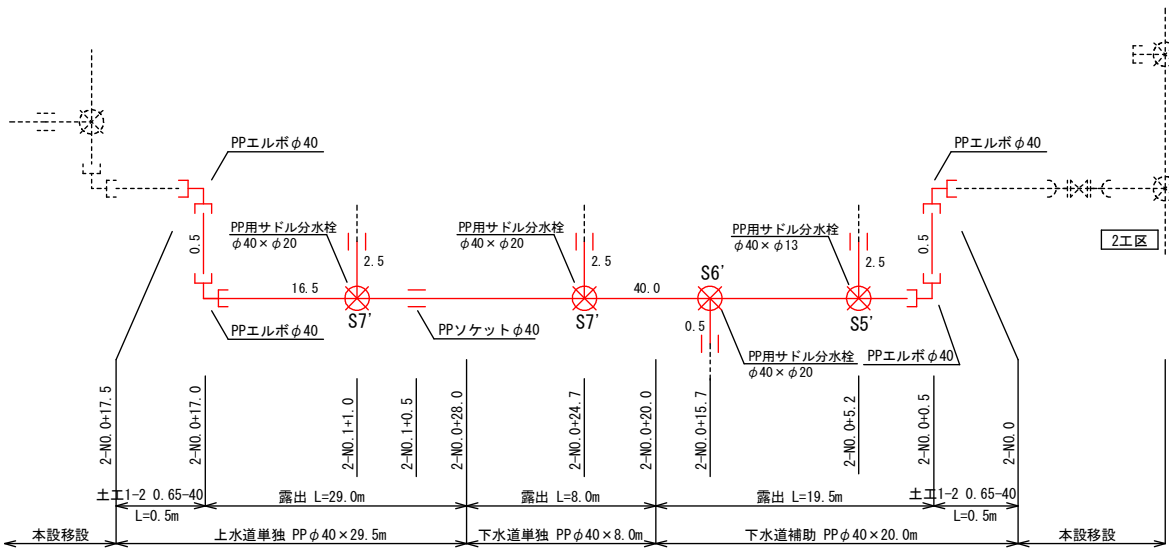


S5' 給水工詳細図
±E1-4 0.3-13 L=2.5m
L=2.5m×N=1

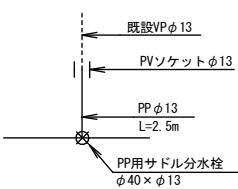

S6' 給水工詳細図
±E2-3 0.3-20 L=0.5m
L=0.5m×N=1

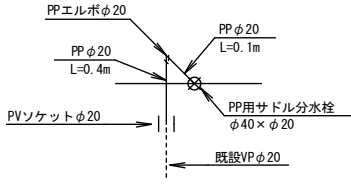


S7' 給水工詳細図
±E2-3 0.3-20 L=5.0m
L=2.5m×N=2

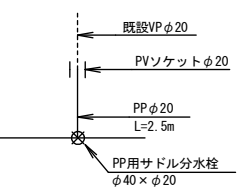

工事名	川崎町市内（市道町徳原西線ほか） 公共下水道事業に伴う配水管移設工事		
図面名	配管詳細図(2) (2工区)本設・仮設、(3工区)本設		
作成年月日			
縮尺	S=1 : 500	図面番号	5 / 6
会社名			
事業者名	亀山市 上下水道部 上水道課		

土工標準図

S=Free

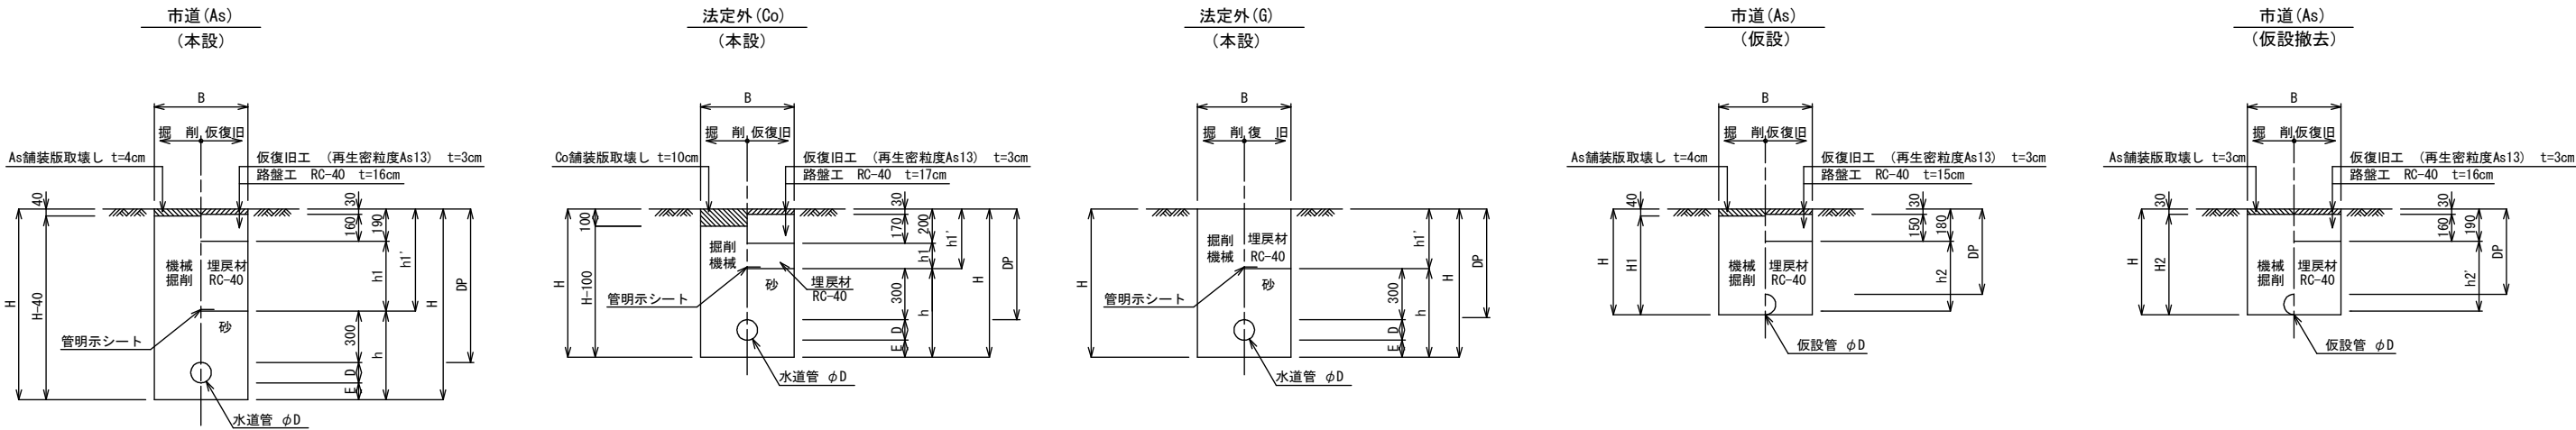

寸法表


掘削断面	口径	DP	B	D	E	h	h1	h1'	H	1工区	2工区	3工区	舗装
1-1	φ50	900	600	60	100	460	410	600	1060	本設			As
1-2	φ40	650	600	48	100	448	160	350	798		仮設		As
1-3	φ25	650	600	34	100	434	160	350	784	ドレーン		本設	As
1-4	φ25	650	600	34	100	434	150	350	784			本設	Co
1-5	φ20	650	600	27	100	427	160	350	777	給水管	給水管・ドレーン		As
1-6	φ20	650	600	27	100	427	—	350	777		給水管		—
1-7	φ13	650	600	22	100	422	160	350	772	給水管	給水管		As
1-8	φ13	650	600	22	100	422	150	350	772			給水管	Co
1-9	φ13	650	600	22	100	422	—	350	772		給水管		—
1-10	φ40	900	600	48	100	448	410	600	1048		本設		As

寸法表

掘削断面	口径	DP	B	D	h2	h2'	H	H1	H2	1工区	2工区	舗装
2-1	φ50	650	600	60	180	360	710	670	680	仮設		As
2-2	φ40	300	600	48	168	360	348	308	318		仮設	As
2-3	φ20	300	600	27	137	137	327	287	297	仮設給水	仮設給水	As
2-4	φ13	300	600	22	132	132	322	282	292	仮設給水	仮設給水	As


仕切弁標準図

S=Free

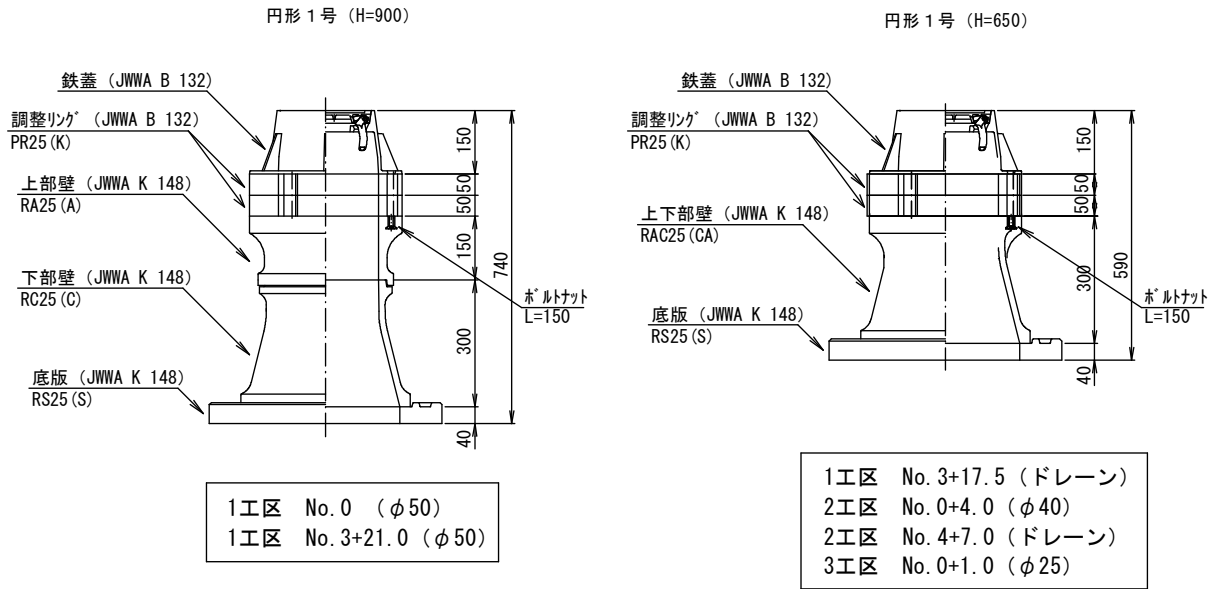

仕切弁 (鉄蓋) 参考図

S=Free

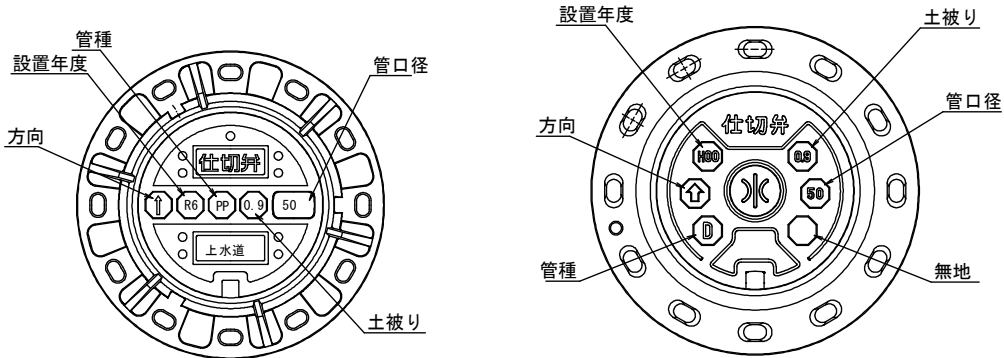

※情報項目の数は5項目以上明示できるものとする。

工事名	川崎町内 (市道町徳原西線ほか) 公共下水道事業に伴う配水管移設工事		
図面名	土工標準図・構造図		
作成年月日			
縮尺	S=Free	図面番号	6 / 6
会社名			
事業者名	亀山市 上下水道部 上水道課		