


位置図 S=1 : 2500 (A1)

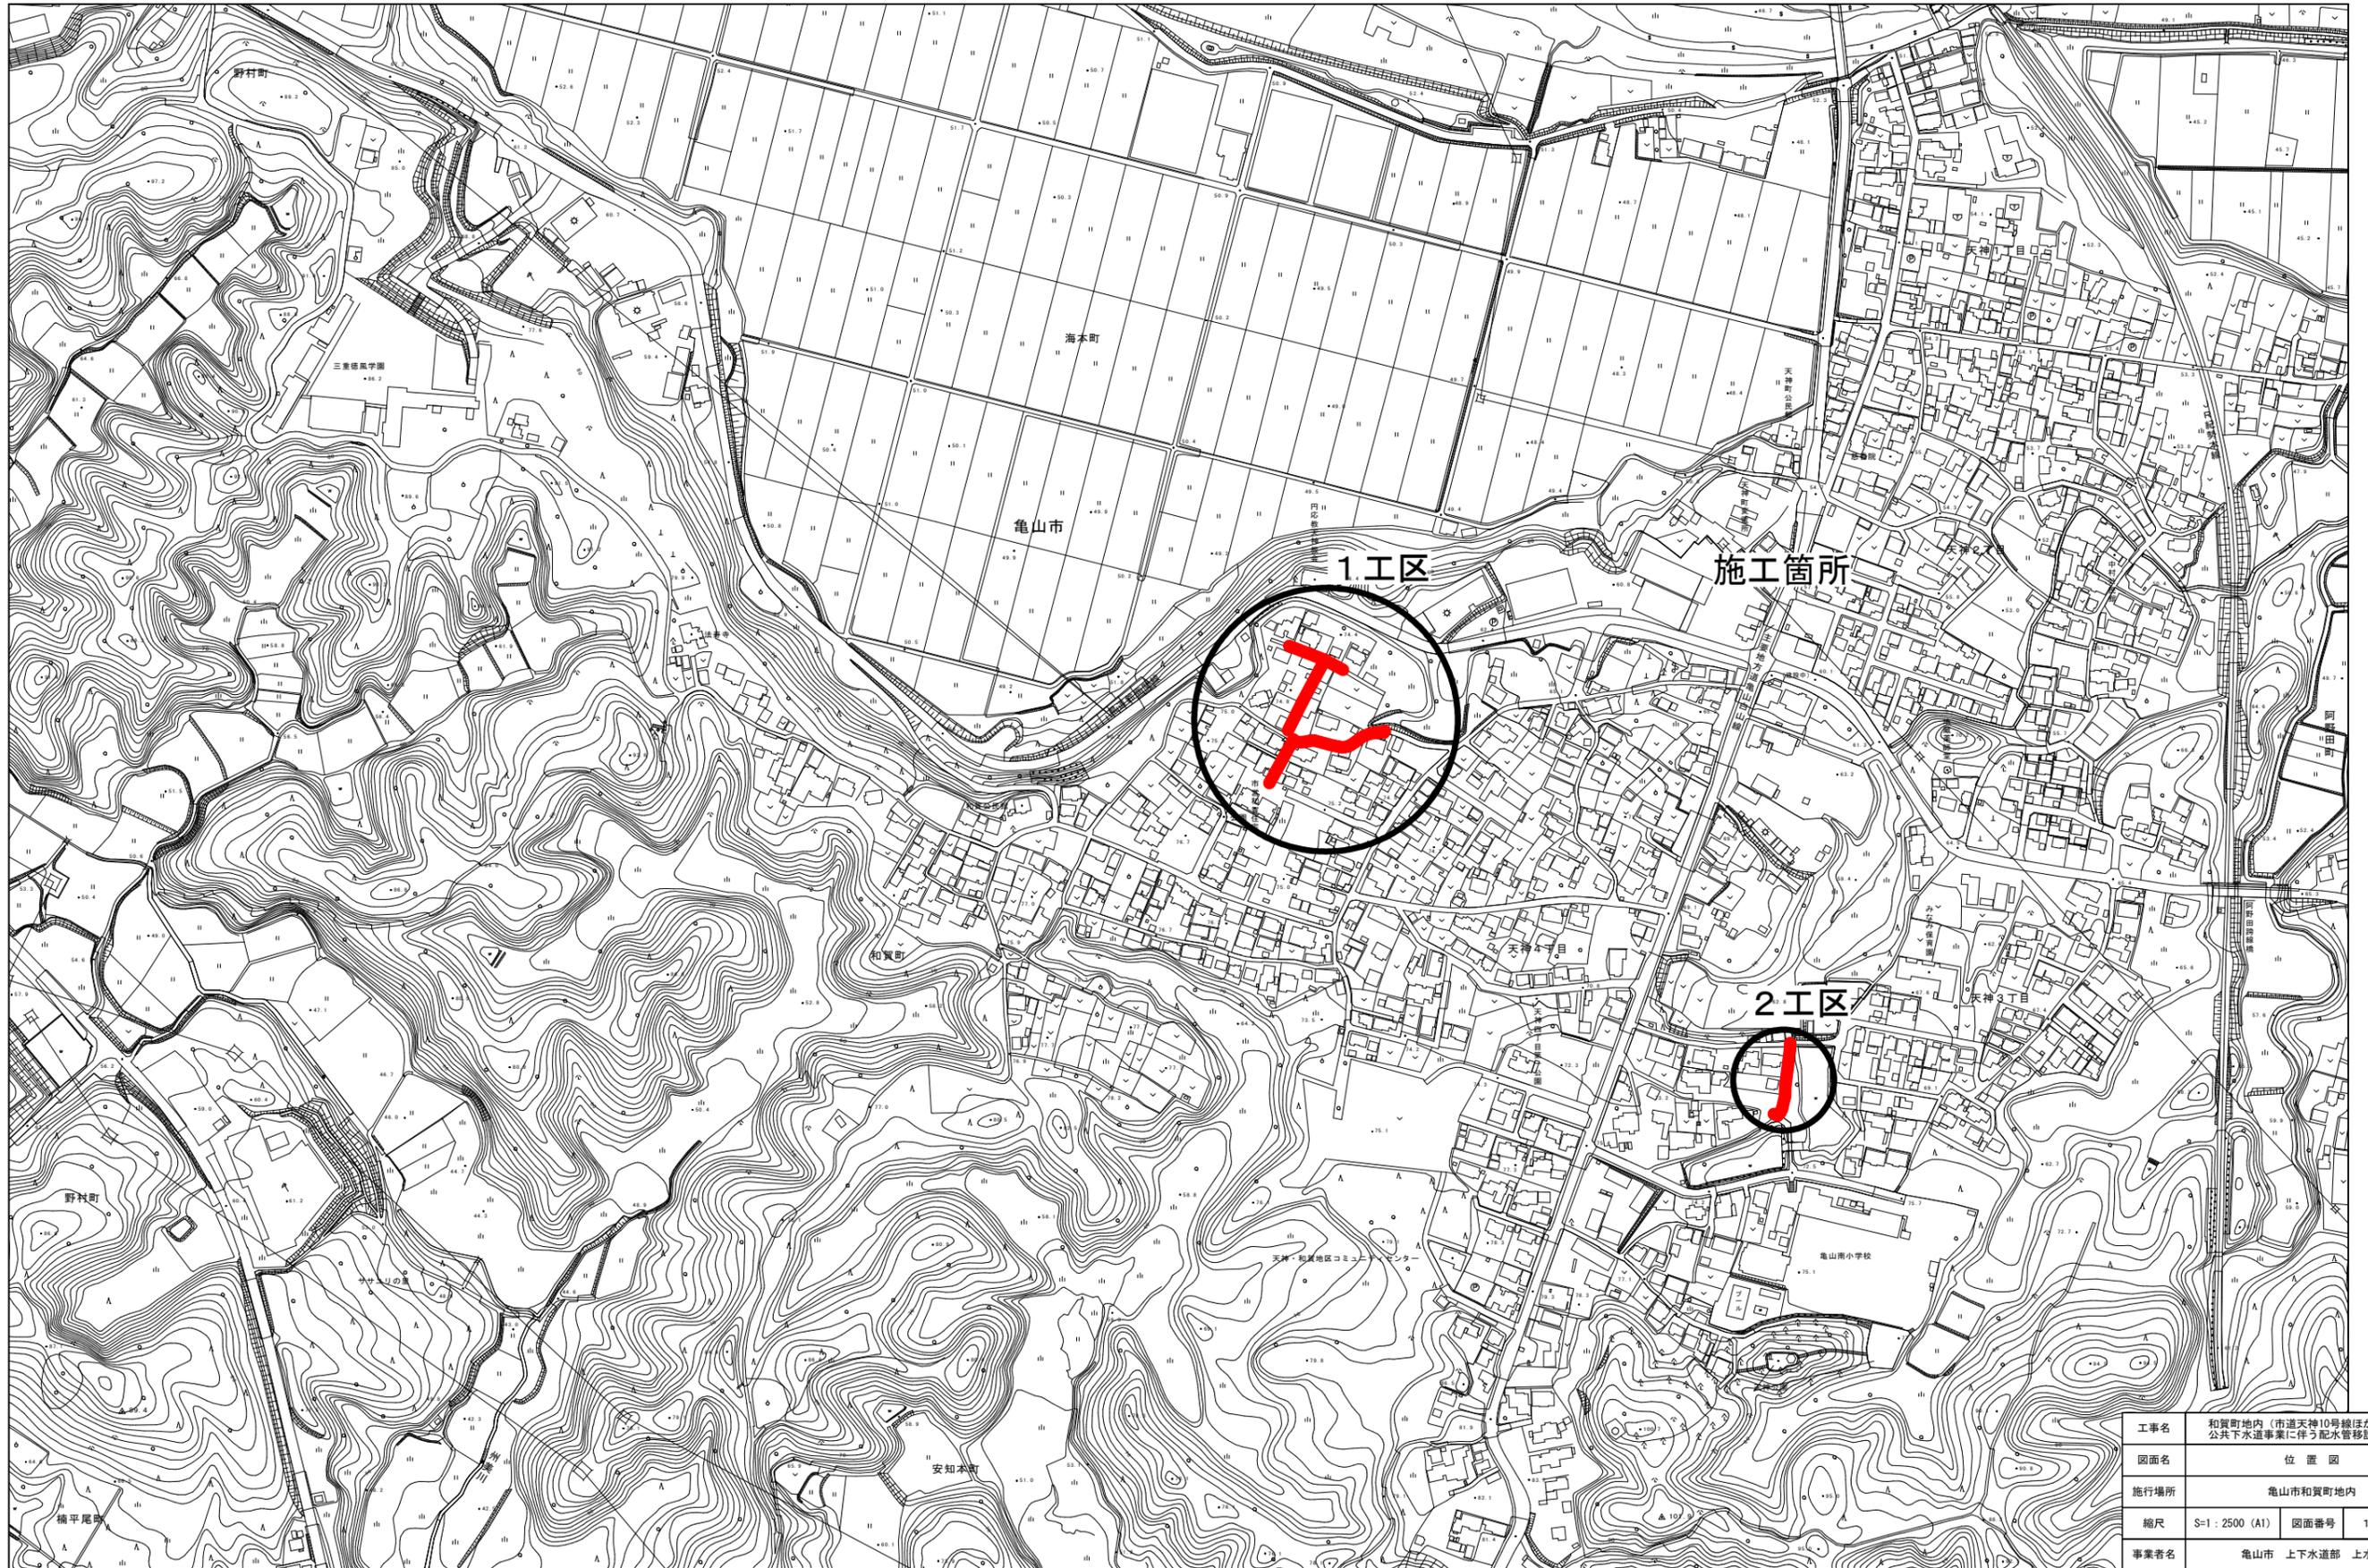



工事名	和賀町地内（市道天神10号線ほか） 公共下水道事業に伴う配水管移設工事		
図面名	位置図		
施行場所	亀山市和賀町地内		
縮尺	S=1 : 2500 (A1)	図面番号	1 / 11
事業者名	亀山市 上下水道部 上水道課		

平面図

S=1 : 500 (A1)

横断図

S=1 : 100 (A1)

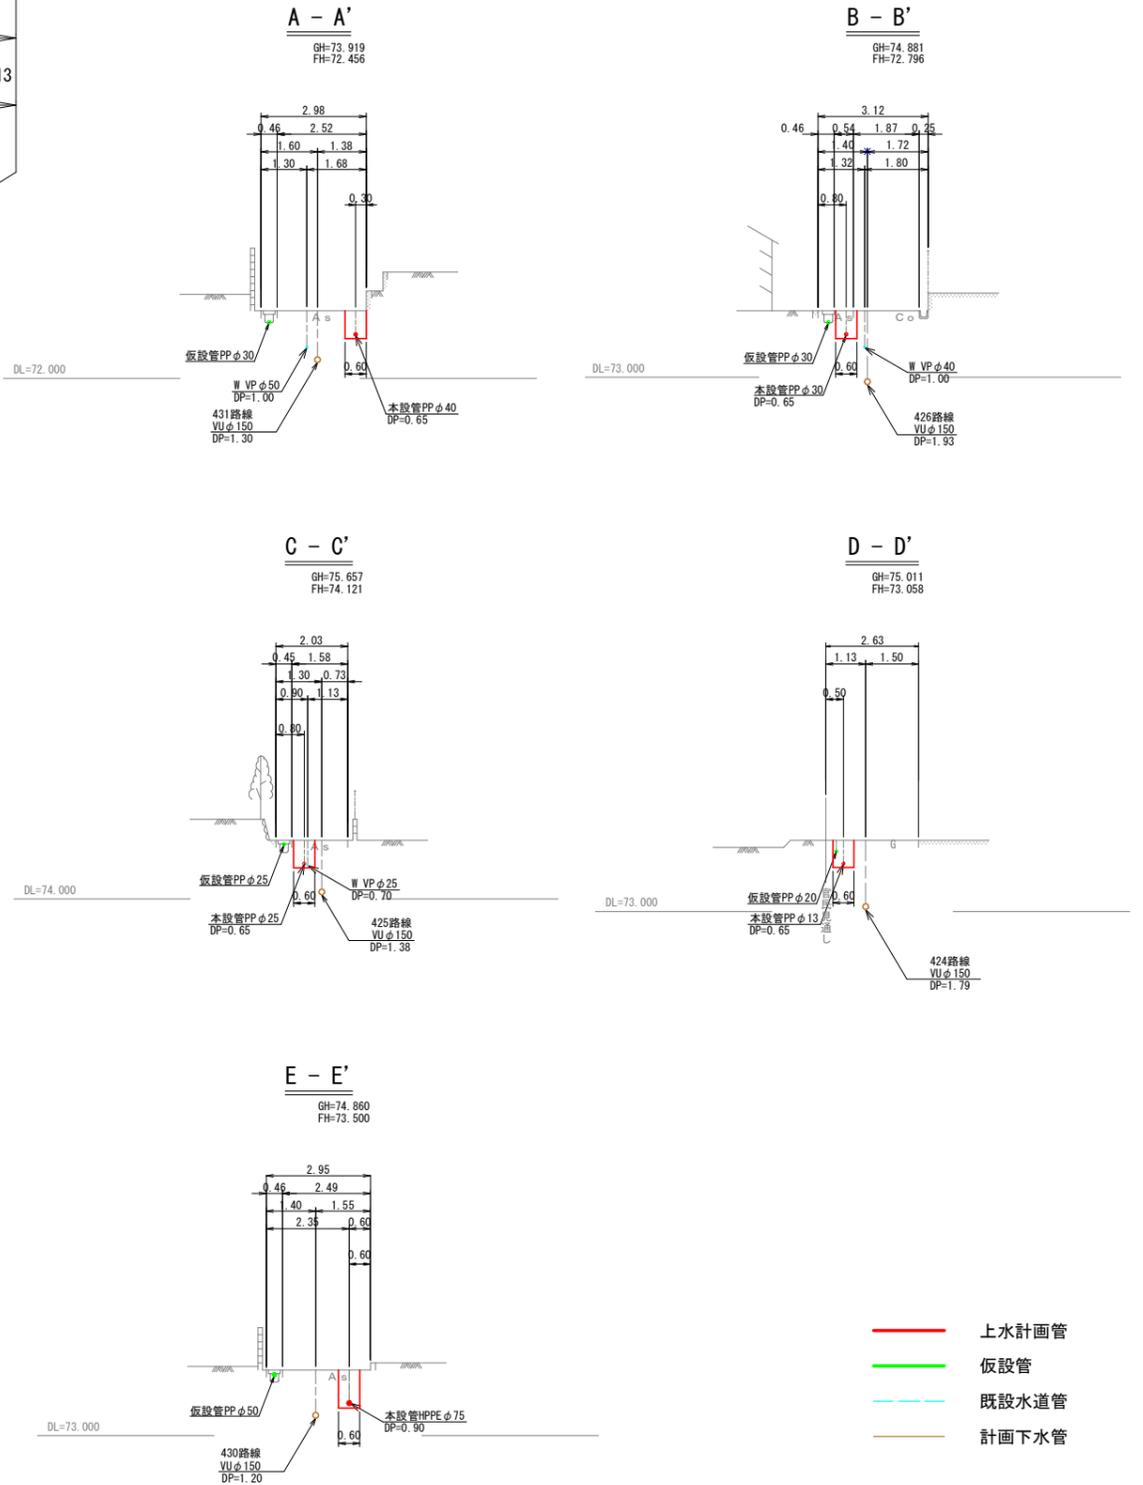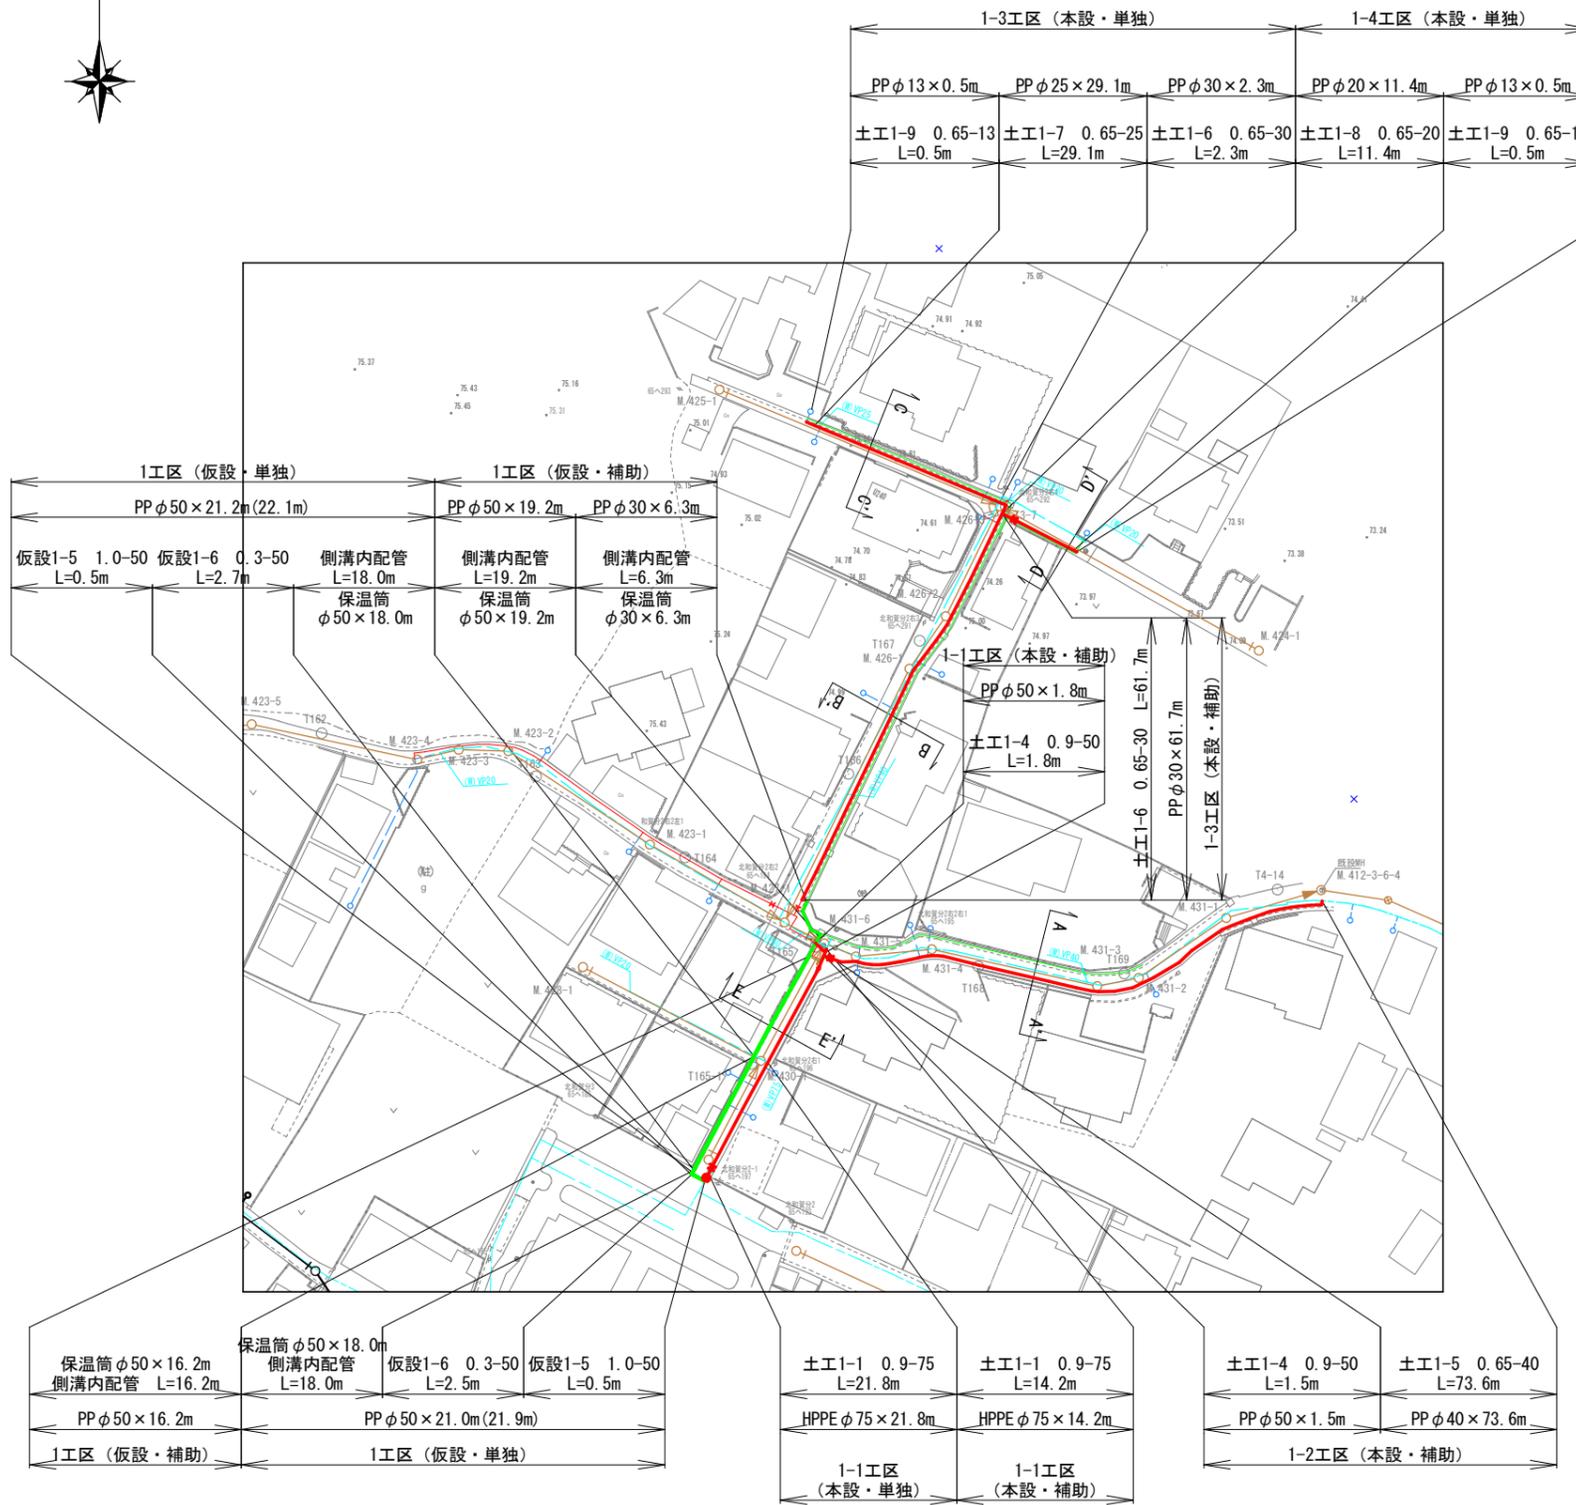


- 上水計画管
- 仮設管
- 既設水道管
- 計画下水道

工事名	和賀町地内 (市道天神10号線ほか) 公共下水道事業に伴う配水管移設工事		
図面名	1工区 平面図・横断図		
施行場所	亀山市和賀町地内		
縮尺	図示	図面番号	2 / 11
事業者名	亀山市 上下水道部 上水道課		


配管詳細図(1) S=Free

1工区

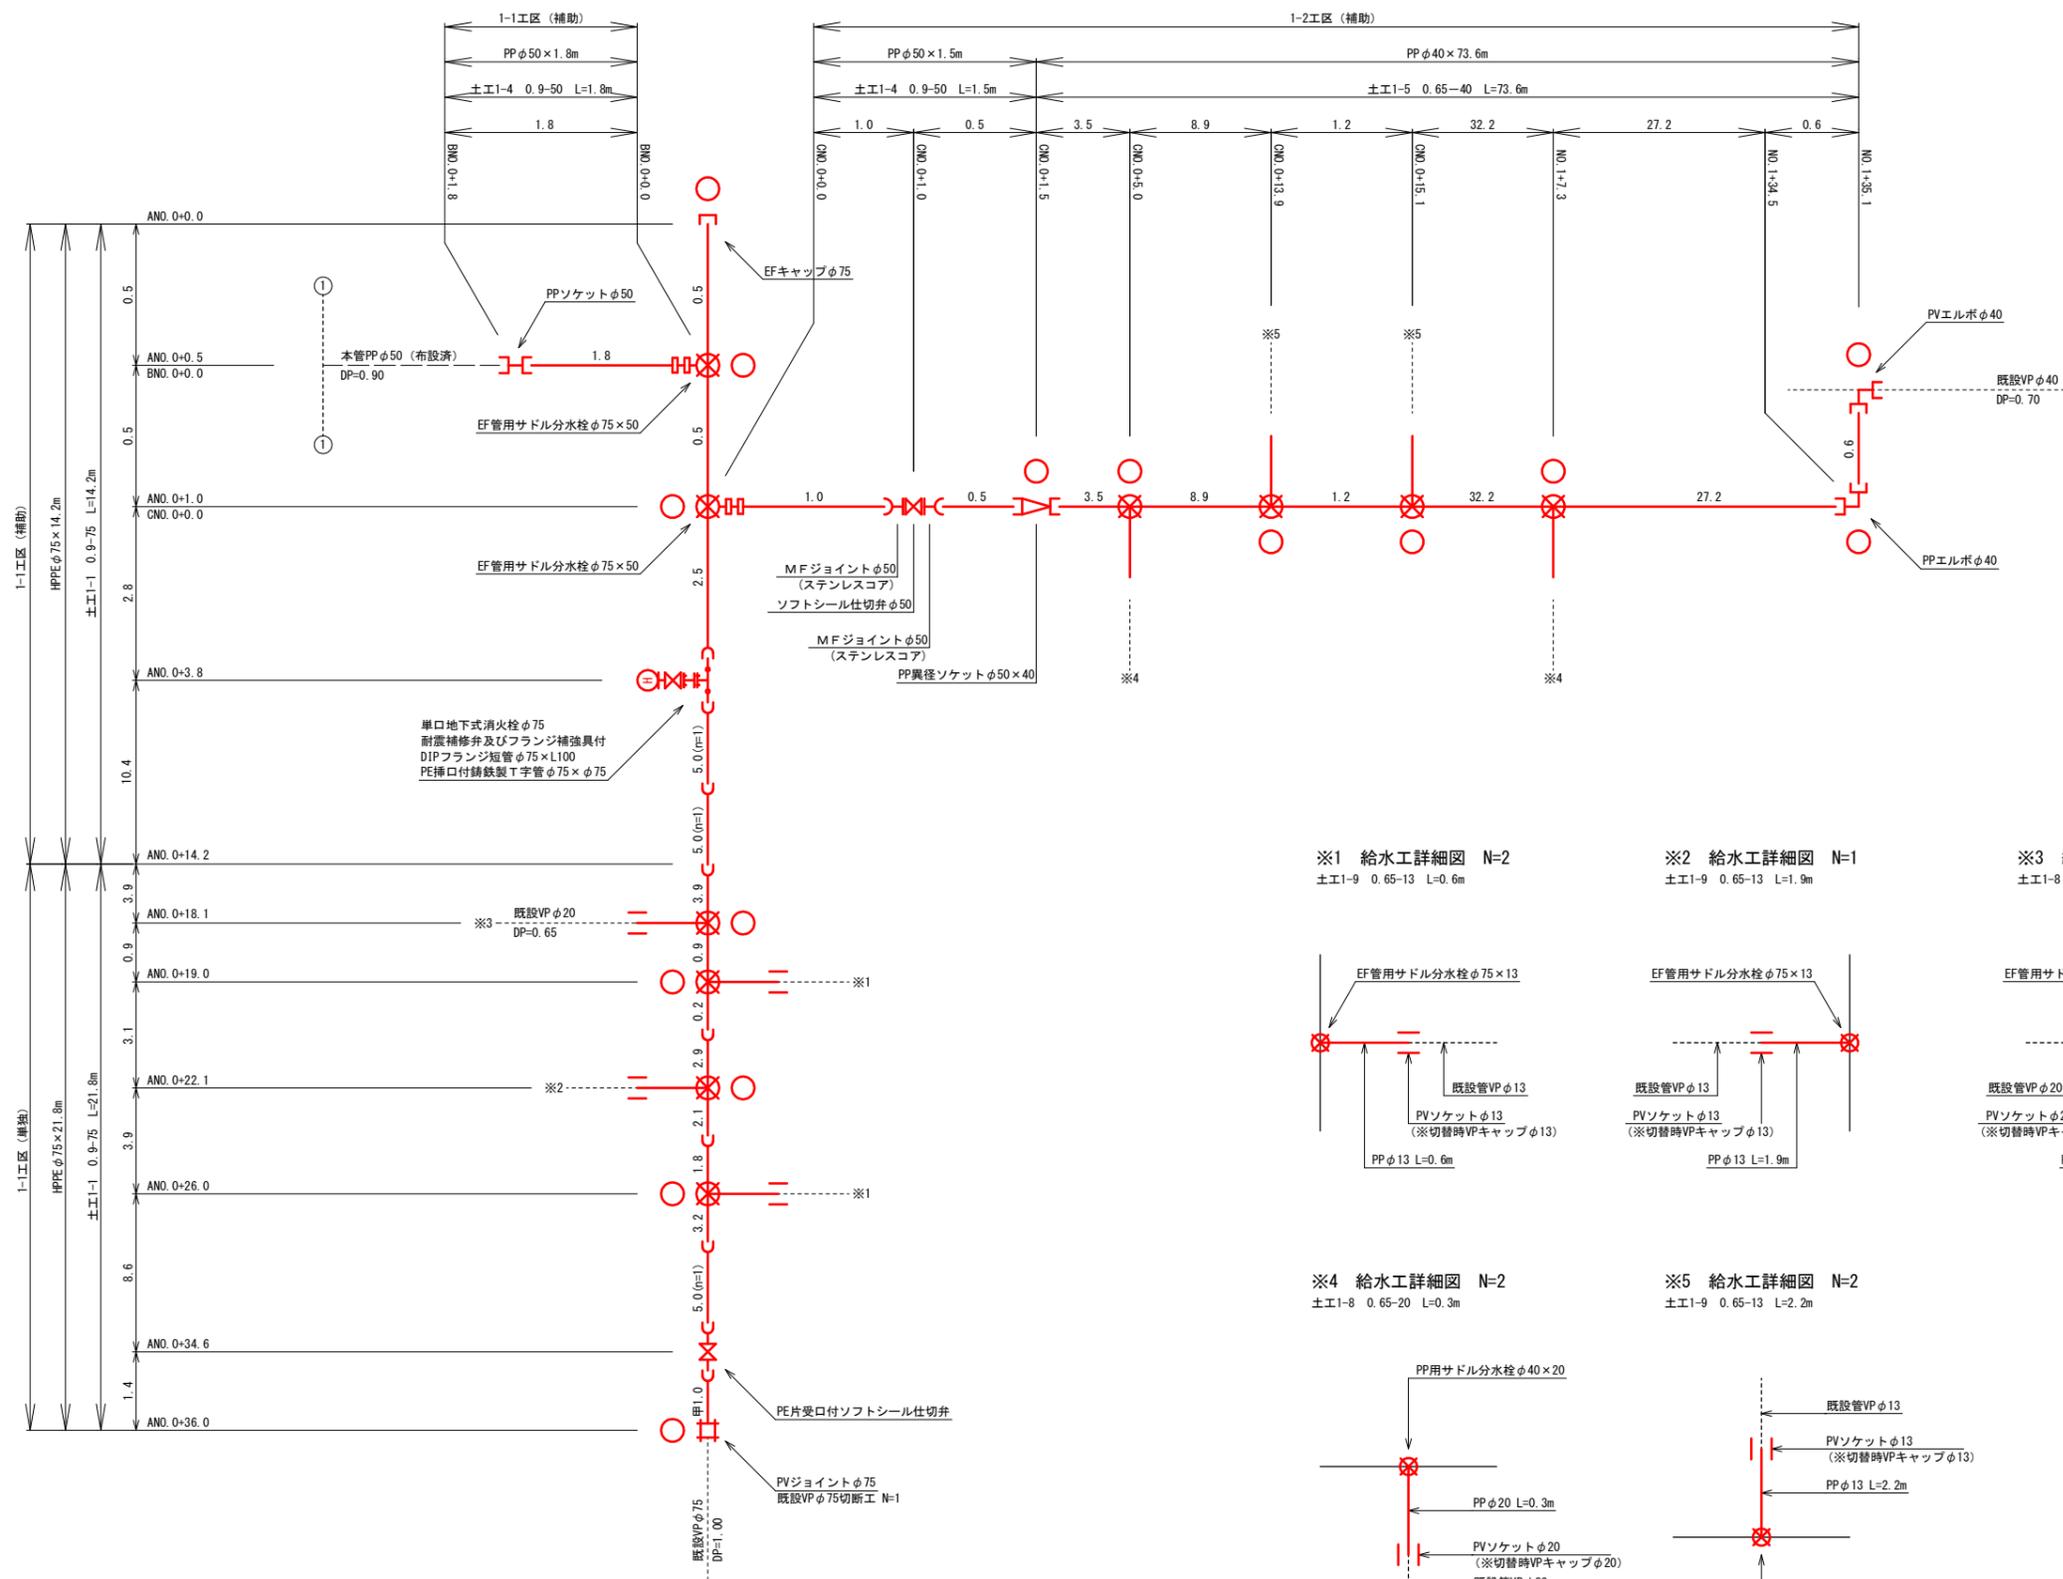


○ : マーカー杭
 1-1工区 (単独) N=5
 1-1工区 (補助) N=2
 1-2工区 (補助) N=8


※1 給水工詳細図 N=2
 土E1-9 0.65-13 L=0.6m

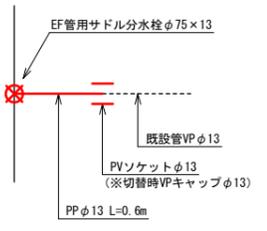


※2 給水工詳細図 N=1
 土E1-9 0.65-13 L=1.9m

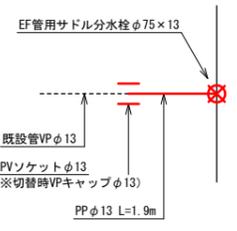

※3 給水工詳細図 N=1
 土E1-8 0.65-20 L=1.9m

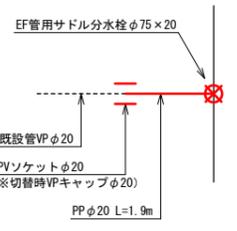

※4 給水工詳細図 N=2
 土E1-8 0.65-20 L=0.3m


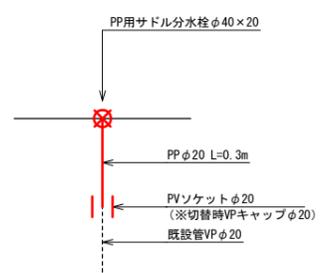


※5 給水工詳細図 N=2
 土E1-9 0.65-13 L=2.2m




工事名	和賀町地内 (市道天神10号線ほか) 公共下水道事業に伴う配水管移設工事		
図面名	1工区 配管詳細図(1)		
施行場所	亀山市和賀町地内		
縮尺	図示	図面番号	3 / 11
事業者名	亀山市 上下水道部 上水道課		


配管詳細図(2) S-Free 1工区

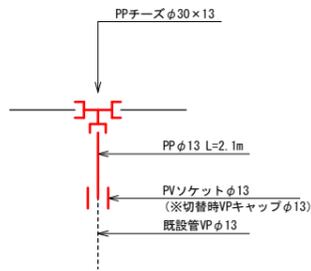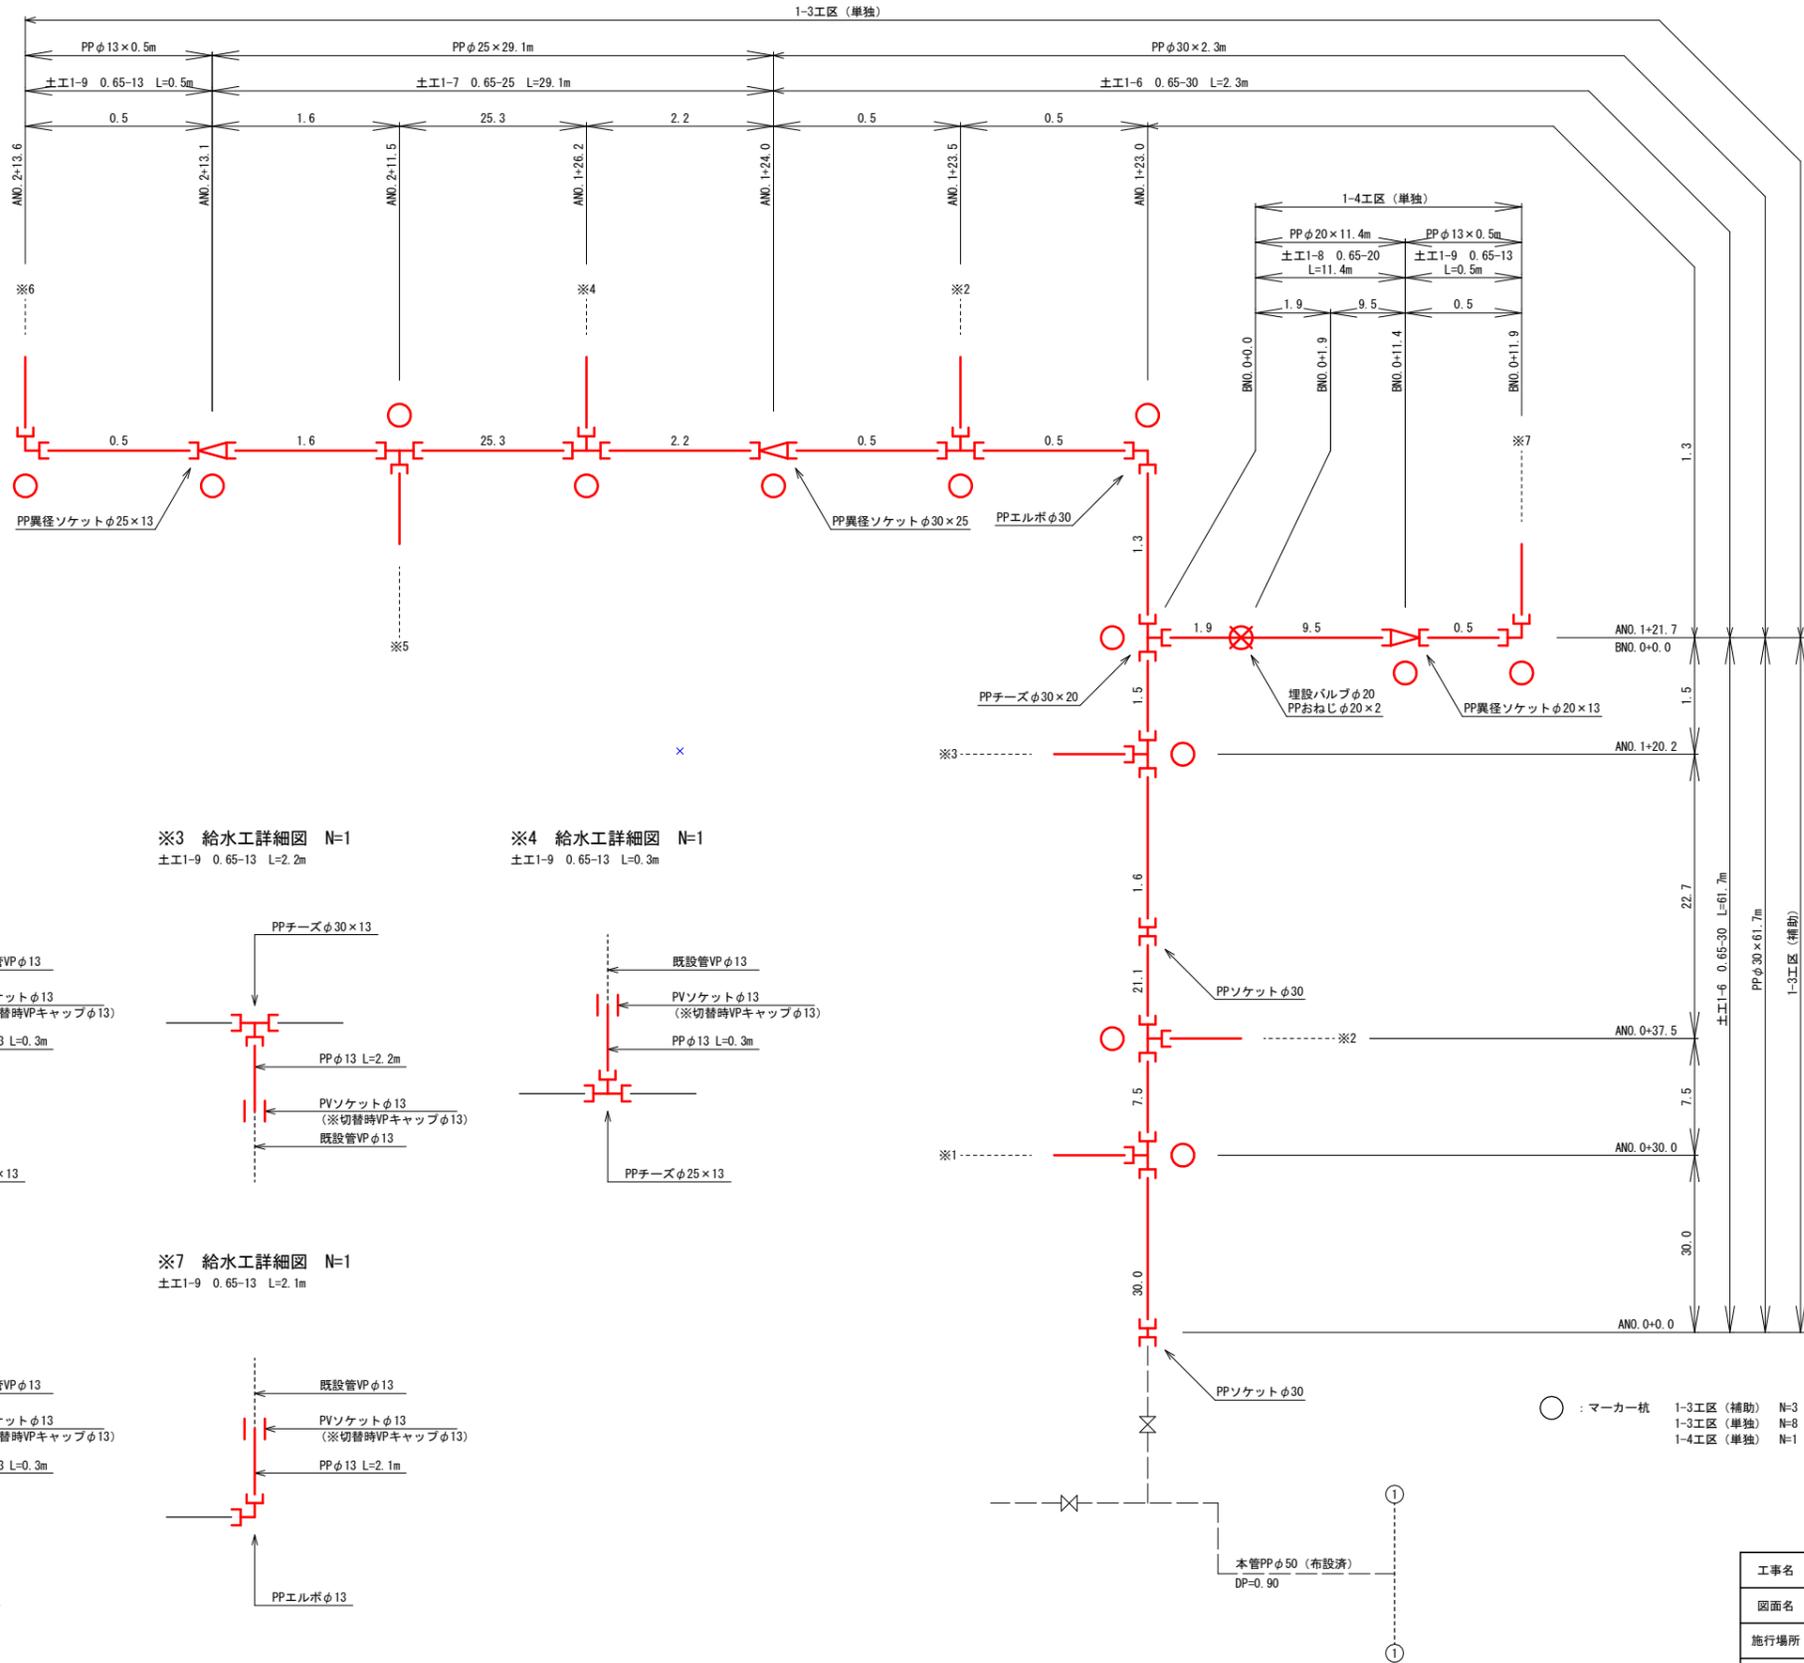


※2 給水工詳細図 N=2
±E1-9 0.65-13 L=0.3m

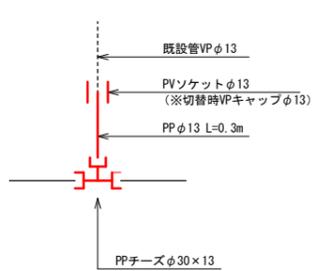


※3 給水工詳細図 N=1
±E1-9 0.65-13 L=2.2m

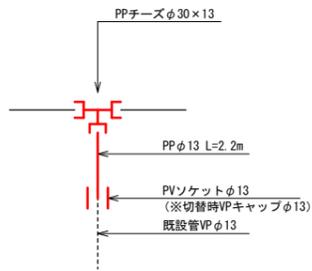


※4 給水工詳細図 N=1
±E1-9 0.65-13 L=0.3m

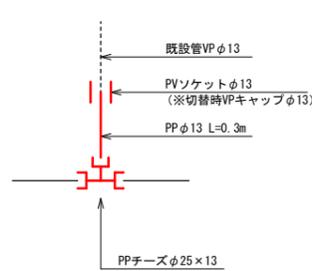


※5 給水工詳細図 N=1
±E1-9 0.65-13 L=1.2m

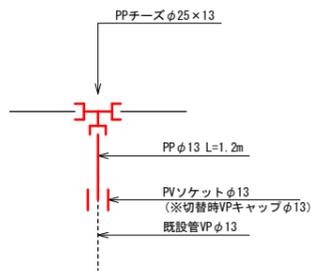

※6 給水工詳細図 N=1
±E1-9 0.65-13 L=0.3m

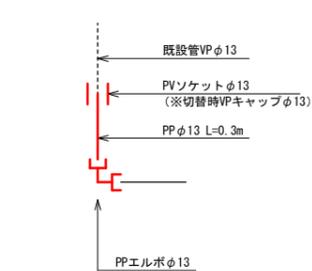

※7 給水工詳細図 N=1
±E1-9 0.65-13 L=2.1m


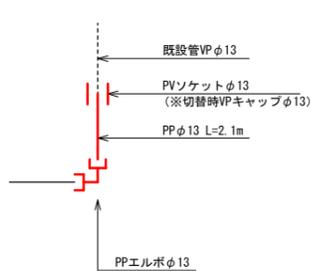


○ : マーカー杭
 1-3工区 (補助) N=3
 1-3工区 (単独) N=8
 1-4工区 (単独) N=1


工事名	和賀町地内 (市道天神10号線ほか) 公共下水道事業に伴う配水管移設工事		
図面名	1工区 配管詳細図(2)		
施行場所	亀山市和賀町地内		
縮尺	図示	図面番号	4 / 11
事業者名	亀山市 上下水道部 上水道課		

撤去平面図(2) S=1:500 (A1)


撤去配管詳細図(2) S=Free

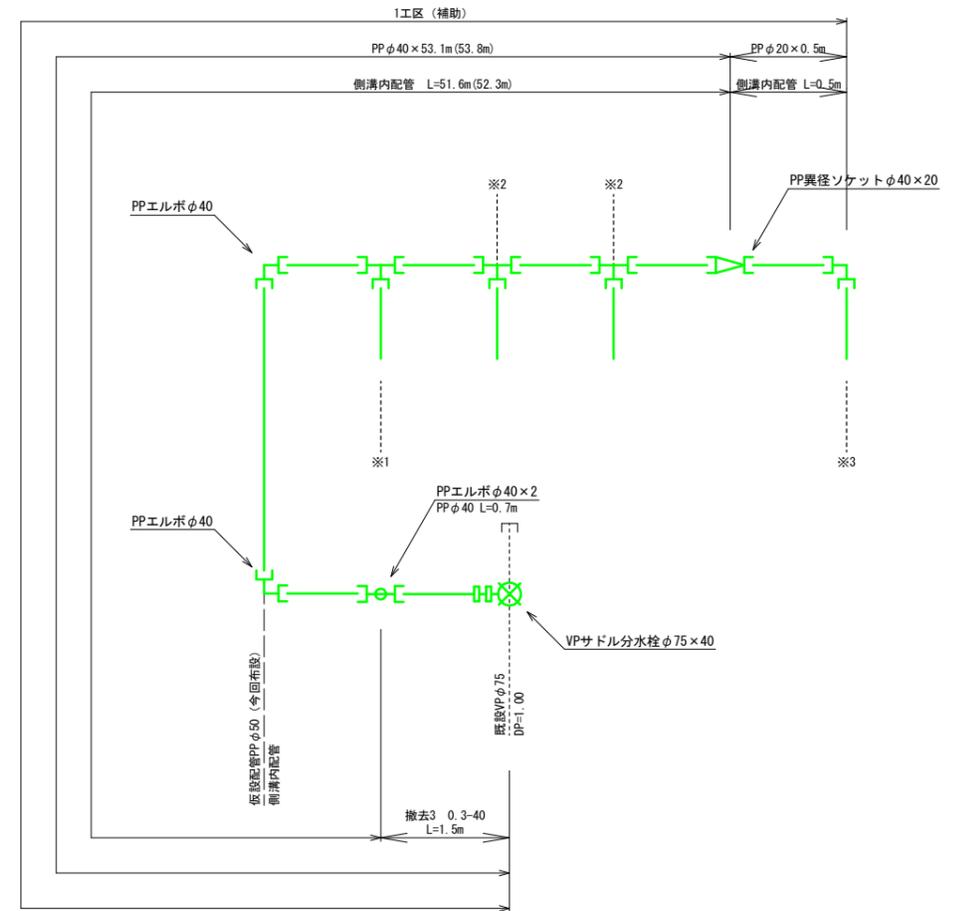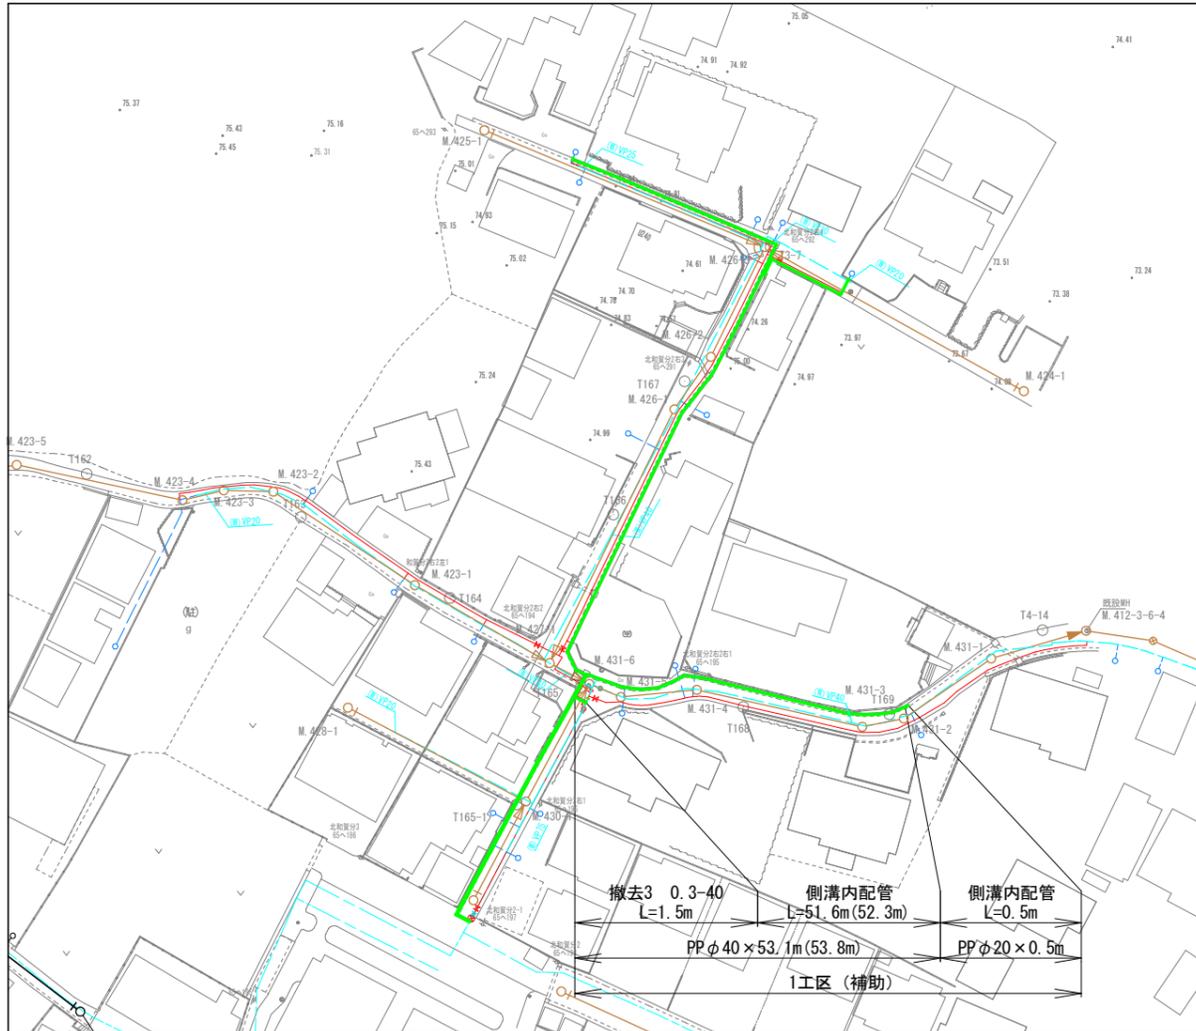


※1 既設仮設給水撤去工詳細図 N=1

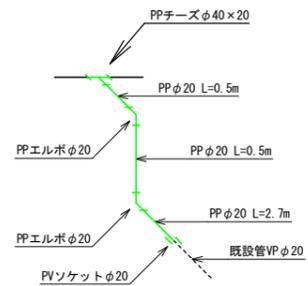

※2 既設仮設給水撤去工詳細図 N=2

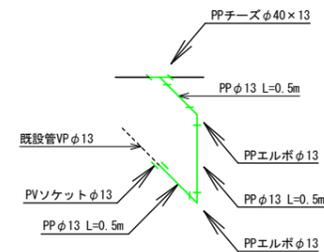

※3 既設仮設給水撤去工詳細図 N=1


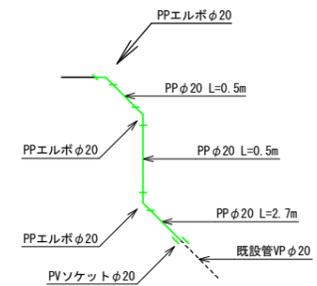


- 上水計画管
- 仮設管
- 既設水道管
- 計画下水道


工事名	和賀町地内(市道天神10号線ほか)公共下水道事業に伴う配水管移設工事		
図面名	1工区撤去 平面図・配管詳細図(2)		
施行場所	亀山市和賀町地内		
縮尺	図示	図面番号	7 / 11
事業者名	亀山市 上下水道部 上水道課		

撤去平面図(3) S=1:500 (A1)

撤去配管詳細図(3) S=Free

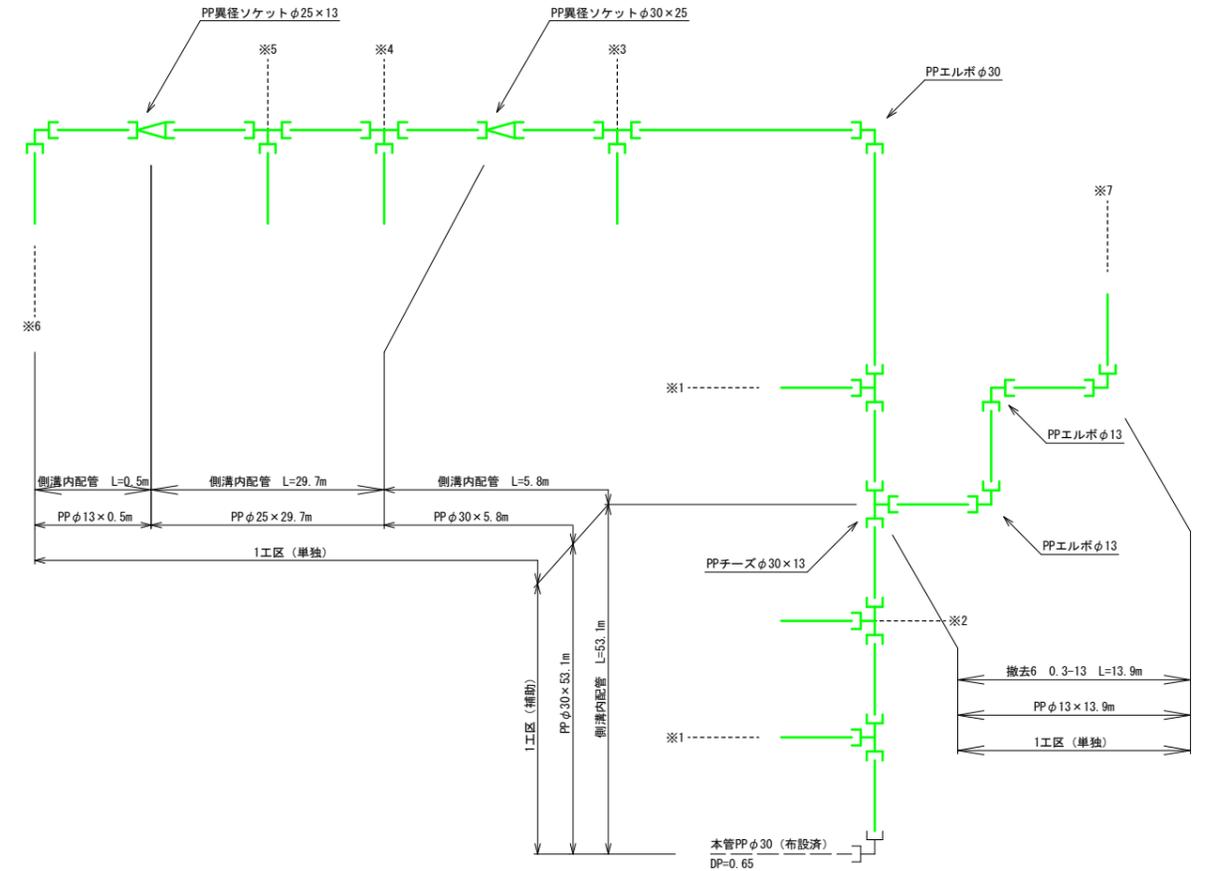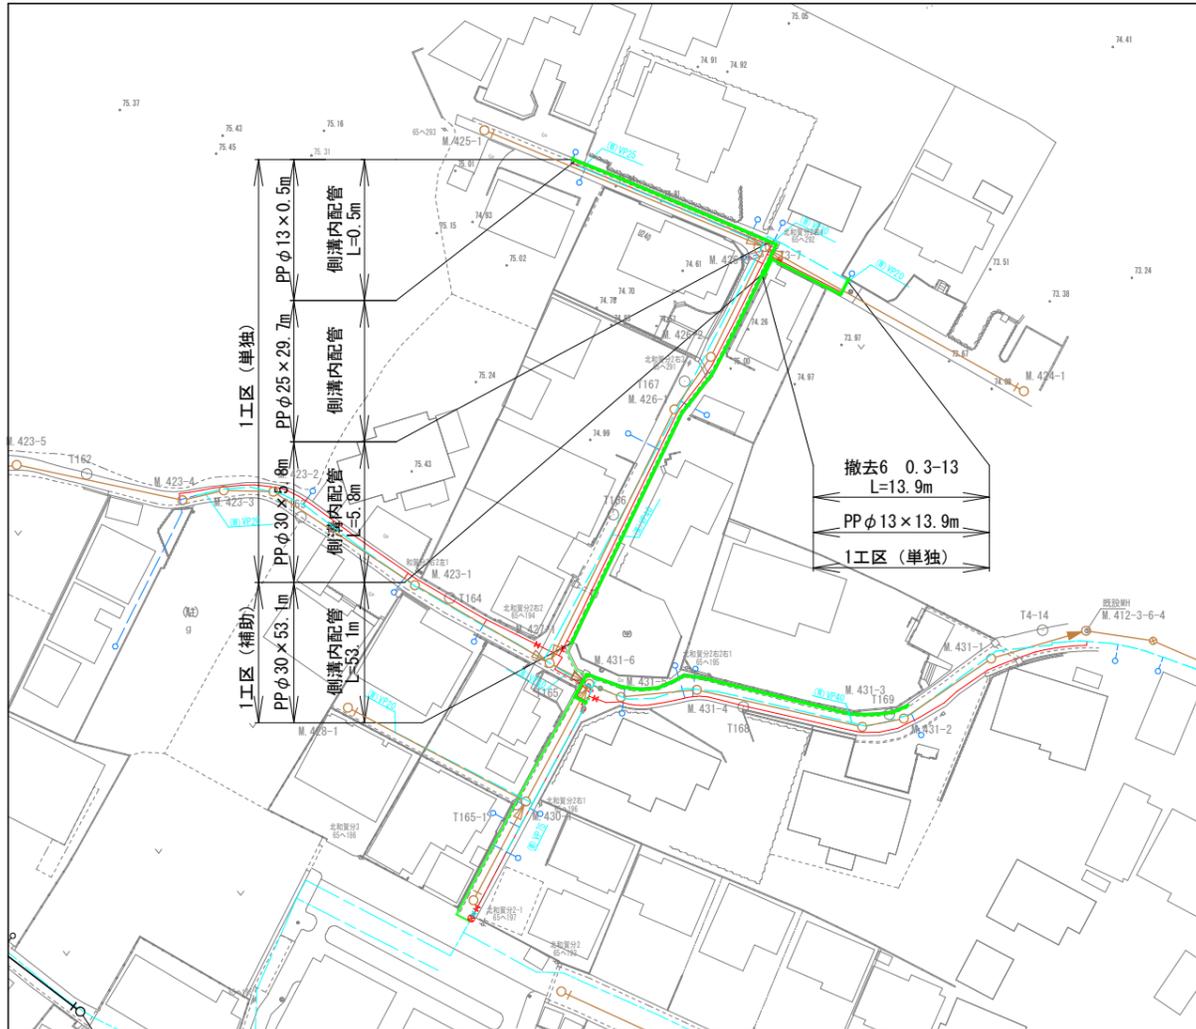

※7 既設仮設給水撤去工詳細図 N=1

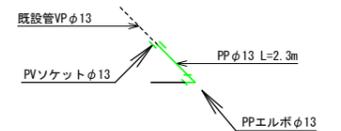

※1 既設仮設給水撤去工詳細図 N=2







※2 既設仮設給水撤去工詳細図 N=1

※3 既設仮設給水撤去工詳細図 N=1

※4 既設仮設給水撤去工詳細図 N=1

※5 既設仮設給水撤去工詳細図 N=1


※6 既設仮設給水撤去工詳細図 N=1

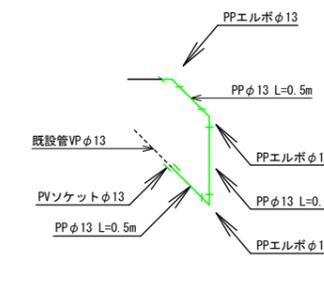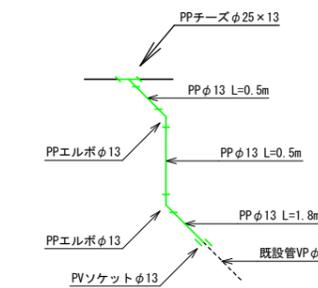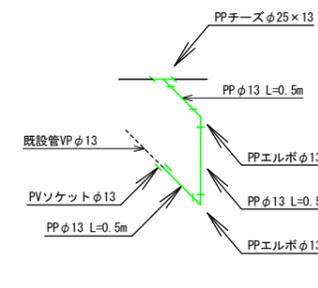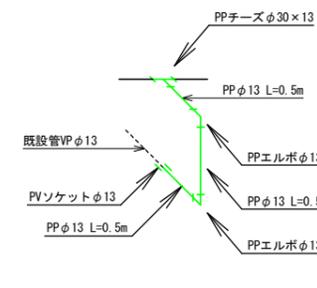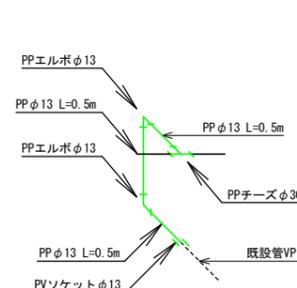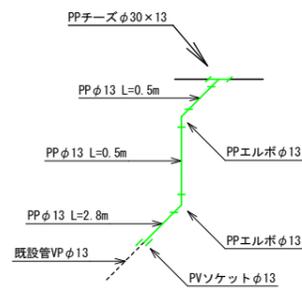


- 上水計画管
- 仮設管
- 既設水道管
- 計画下水道

工事名	和賀町地内 (市道天神10号線ほか) 公共下水道事業に伴う配水管移設工事		
図面名	1工区撤去 平面図・配管詳細図(3)		
施行場所	亀山市和賀町地内		
縮尺	図示	図面番号	8 / 11
事業者名	亀山市 上下水道部 上水道課		


平面図 S=1:500 (A1)

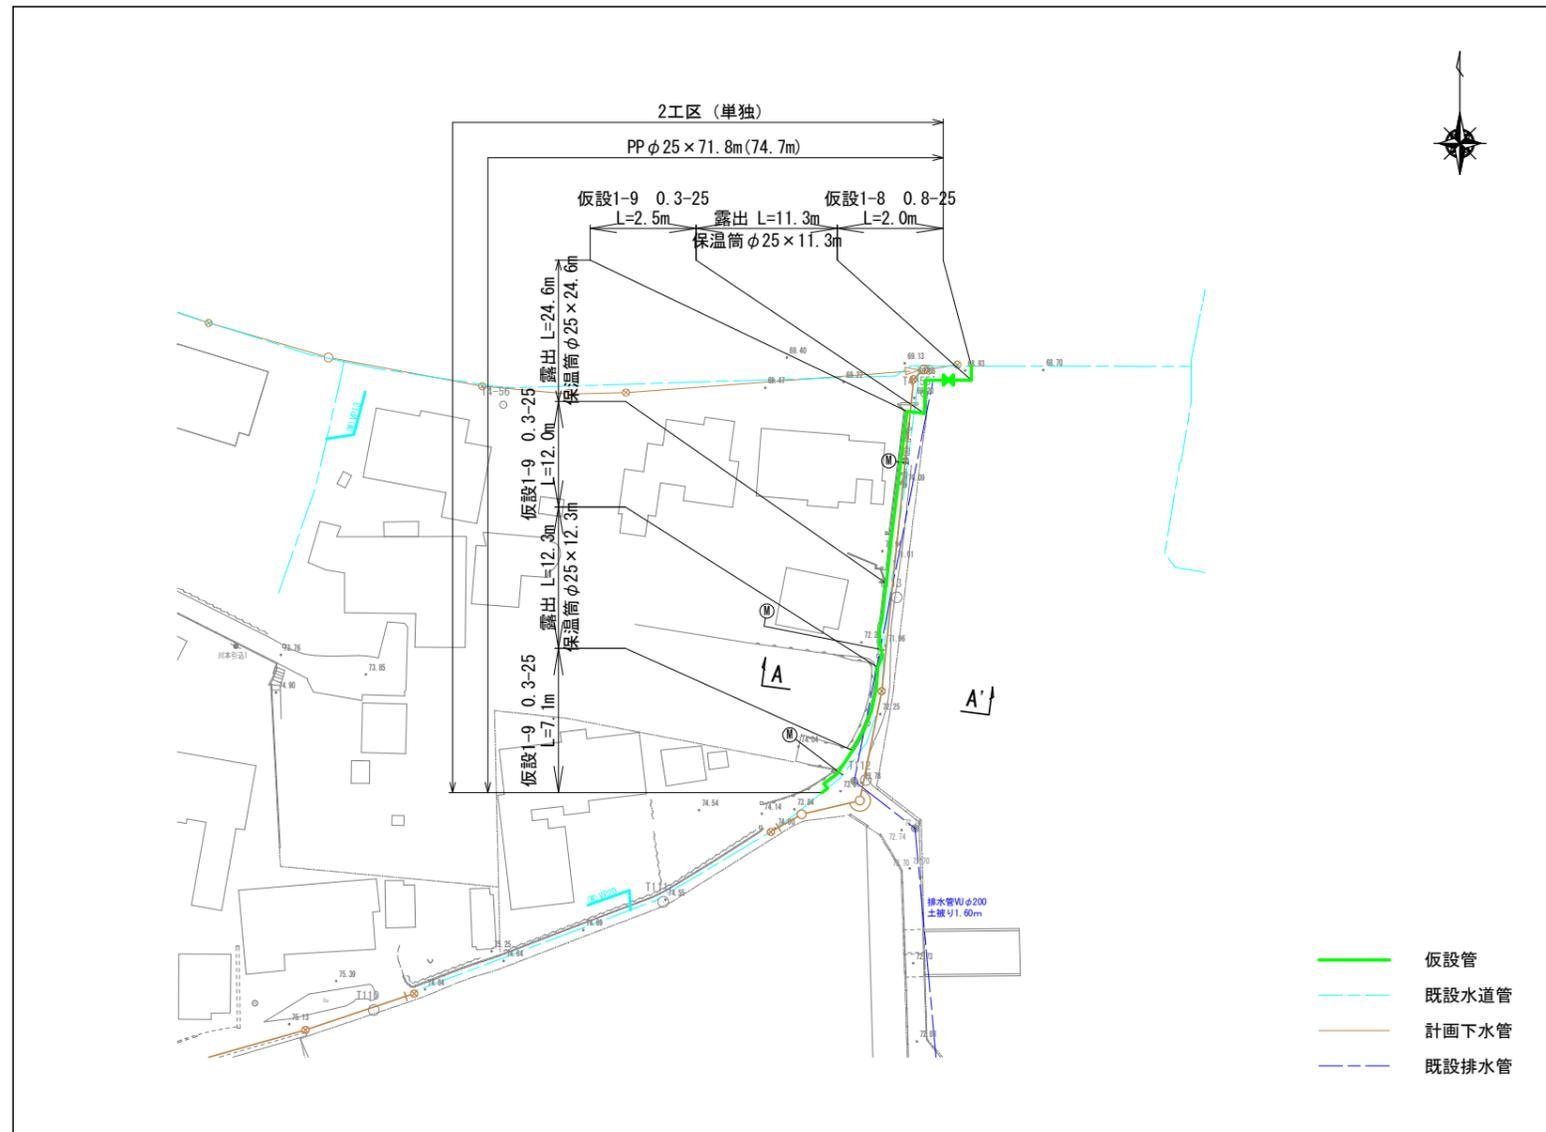


配管詳細図 S=Free

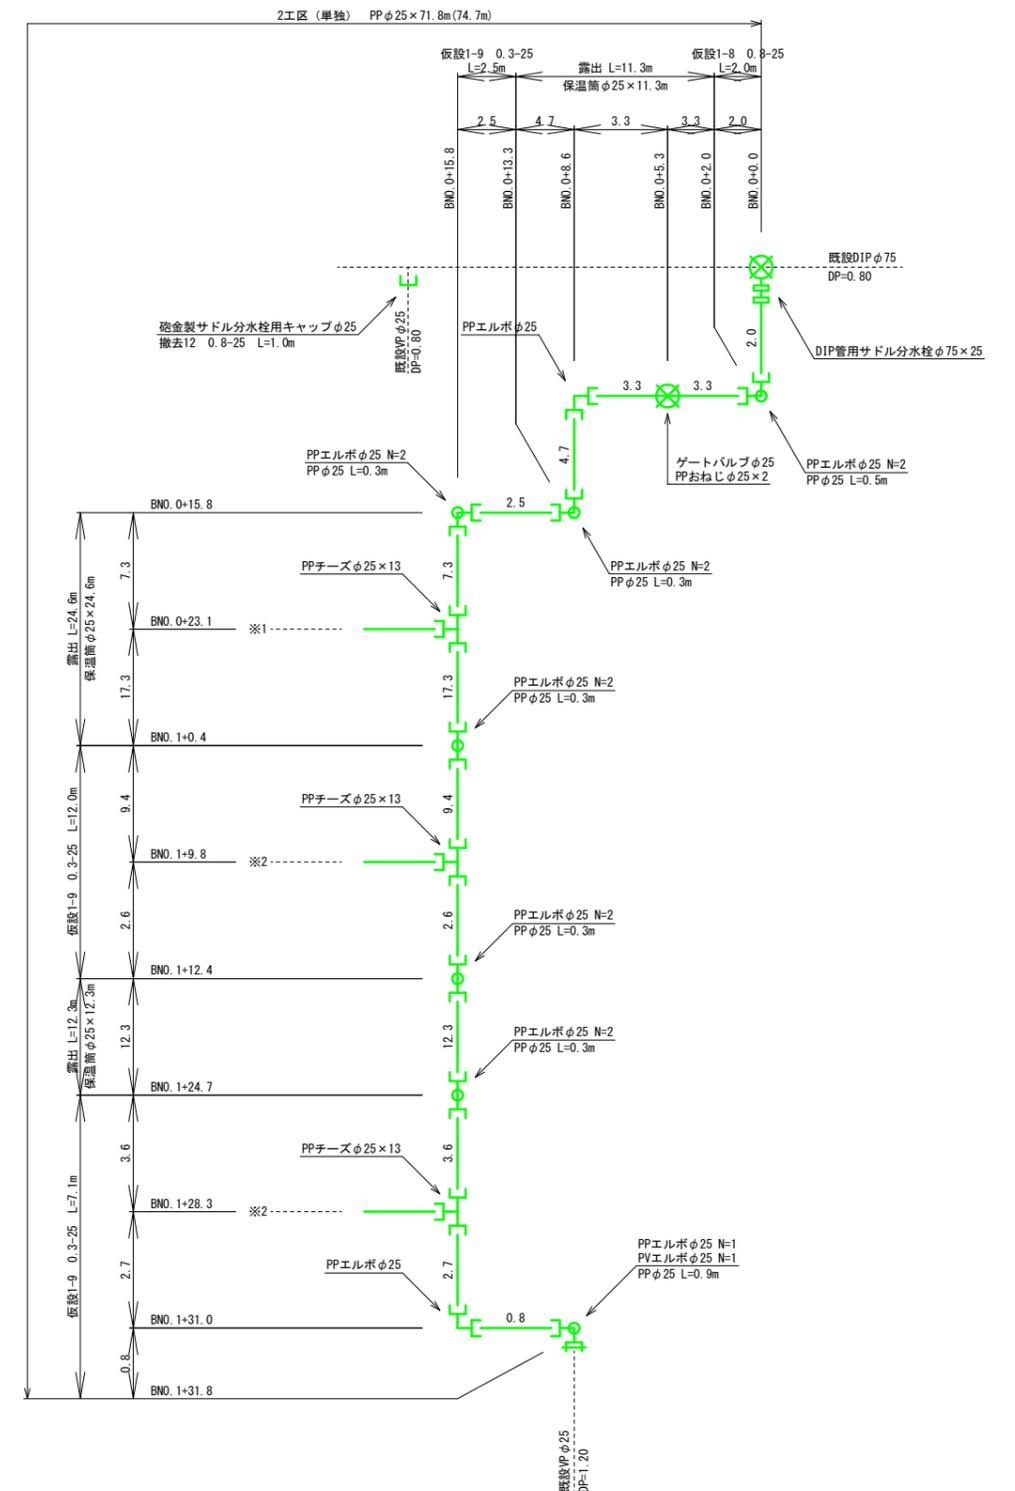


横断面 S=1:100 (A1)

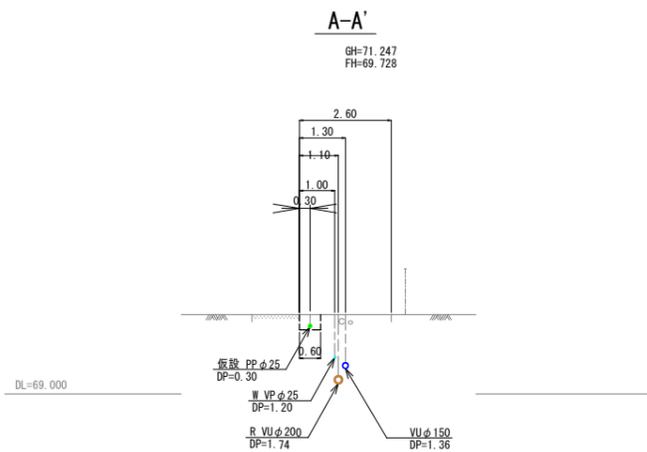

※1 仮設給水工詳細図 N=1
仮設1-12 0.65-13 L=0.3m

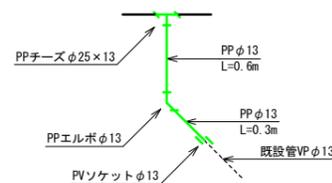


※2 仮設給水工詳細図 N=2
仮設1-13 0.3-13 L=0.3m

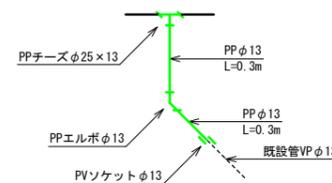


工事名	和賀町内 (市道天神10号線ほか) 公共下水道事業に伴う配水管移設工事		
図面名	2工区 平面図・横断面・配管詳細図		
施行場所	亀山市和賀町内		
縮尺	図示	図面番号	9 / 11
事業者名	亀山市 上下水道部 上水道課		


1. 市道 (As)

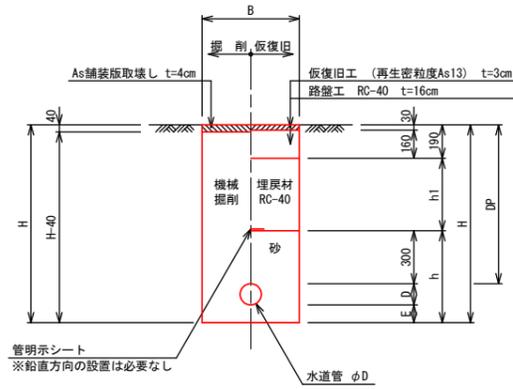

市道 (As) 撤去
サドル

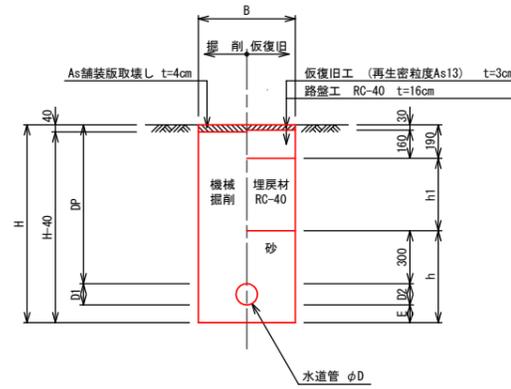

1. 市道 (As)

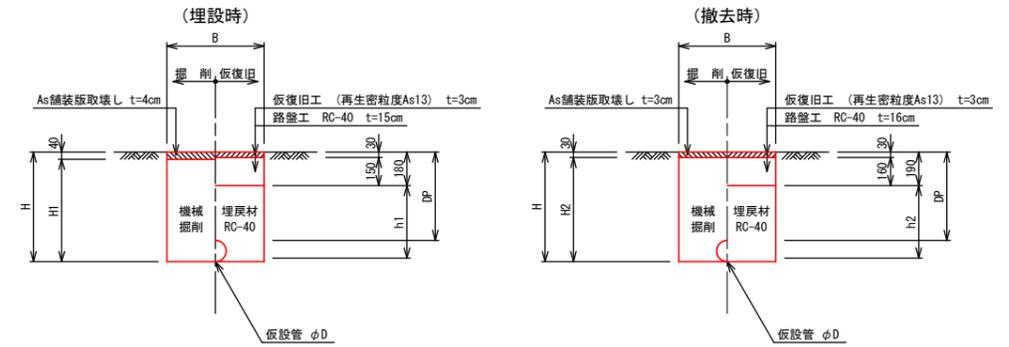

寸法表

掘削断面	口径	DP	B	D	E	h	h1	H	備考
1-1	HPPE φ75	900	600	90	100	490	410	1090	
1-2	DIP φ75	1000	600	93	100	493	510	1193	ストッパー
1-3	VP φ75	1000	600	89	100	489	510	1189	ストッパー
1-4	PP φ50	900	600	60	100	460	410	1060	
1-5	PP φ40	650	600	48	100	448	160	798	
1-6	PP φ30	650	600	42	100	442	160	792	
1-7	PP φ25	650	600	34	100	434	160	784	
1-8	PP φ20	650	600	27	100	427	160	777	本管・給水管
1-9	PP φ13	650	600	22	100	422	160	772	本管・給水管
撤去1	PP φ50	1000	600	60	0	0	870	1060	
撤去2	PP φ50	300	600	60	0	0	170	360	
撤去3	PP φ40	300	600	48	0	0	158	348	
撤去4	VP φ25	1000	600	34	100	434	510	1134	キャップ
撤去5	VP φ20	1000	600	27	100	427	510	1127	キャップ
撤去6	PP φ13	300	600	22	0	0	132	322	
撤去7	DIP φ75	1000	600	93	0	393	510	1093	キャップ
撤去8	VP φ75	1000	600	89	100	489	510	1189	キャップ
撤去9	PP φ50	700	600	60	100	460	210	860	キャップ
撤去11	VP φ50	1000	600	60	100	460	510	1160	キャップ
撤去13	DIP φ150	1200	600	169	0	469	710	1369	キャップ

寸法表

掘削断面	掘削	仮復旧	DP	B	D1	D2	E	h	h1	H	備考
撤去10	PP φ50	VP φ75	1000	600	60	89	100	489	510	1160	キャップ
撤去12	VP φ25	DIP (K) φ75	800	600	34	93	0	393	310	834	キャップ

寸法表


掘削断面	口径	DP	B	D	h1	h2	H	H1	H2	備考
仮設1-1	HPPE φ100	1200	600	126	1146	1136	1326	1286	1206	
仮設1-2	HPPE φ100	900	600	126	246	236	426	386	306	
仮設1-3	HPPE φ75	1000	600	90	910	900	1090	1050	1060	
仮設1-4	HPPE φ75	300	600	90	210	200	390	350	360	
仮設1-5	PP φ50	1000	600	60	880	870	1060	1020	1030	
仮設1-6	PP φ50	300	600	60	180	170	360	320	330	
仮設1-7	PP φ25	1000	600	34	864	844	1034	994	1004	
仮設1-8	PP φ25	800	600	34	654	644	834	794	804	
仮設1-9	PP φ25	300	600	34	154	144	334	294	304	
仮設1-10	PP φ20	300	600	27	147	137	327	287	297	本管・給水管
仮設1-11	PP φ13	300	600	22	142	132	322	282	292	本管・給水管
仮設1-12	PP φ13	650	600	22	492	482	672	632	642	給水管
仮設1-13	PP φ13	300	600	22	142	132	322	282	292	給水管

工事名	和賀町地内 (市道天神10号線ほか) 公共下水道事業に伴う配水管移設工事		
図面名	土工標準図・仮設土工標準図		
施行場所	亀山市和賀町地内		
縮尺	Free	図面番号	10 / 11
事業者名	亀山市 上下水道部 上水道課		


仕切弁ボックス標準図 S=Free

本設

円形1号 (H=650)

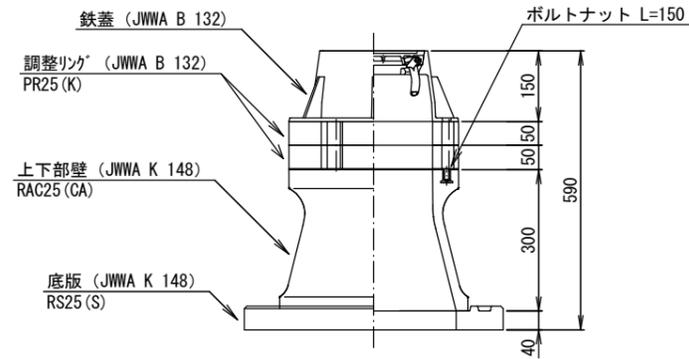


円形1号 (H=900)

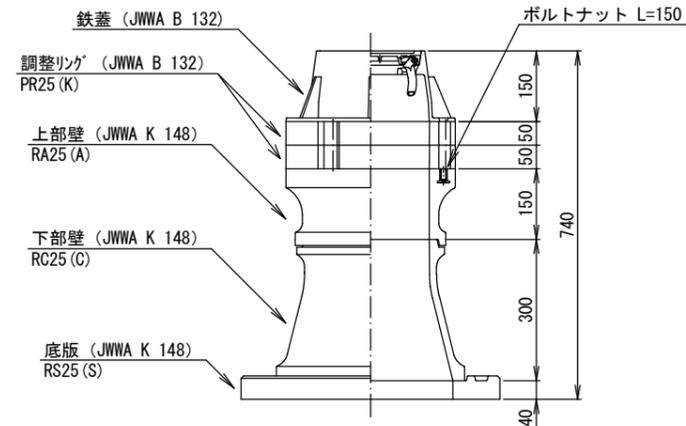

消火栓ボックス標準図 S=Free

本設


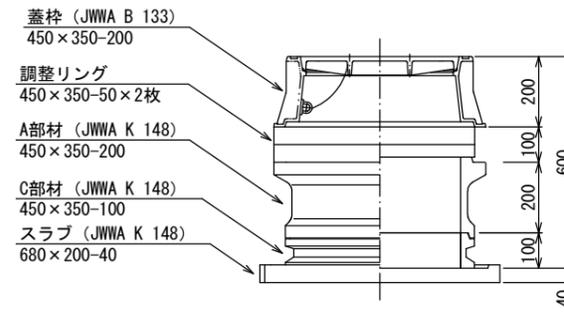


(消火栓工法図)



地下式消火栓 (埋設型7.5K内外面球杉樹脂粉体塗装)
 筐 (消火栓ボックス組立図参照)
 フランジ短管φ75mm×100mm
 耐震補修弁及びフランジ補強具付 (JWWA B 126)
 PE挿し口付鑄鉄製T字管φ100×φ75

仕切弁筐 (鉄蓋) 参考図 S=Free

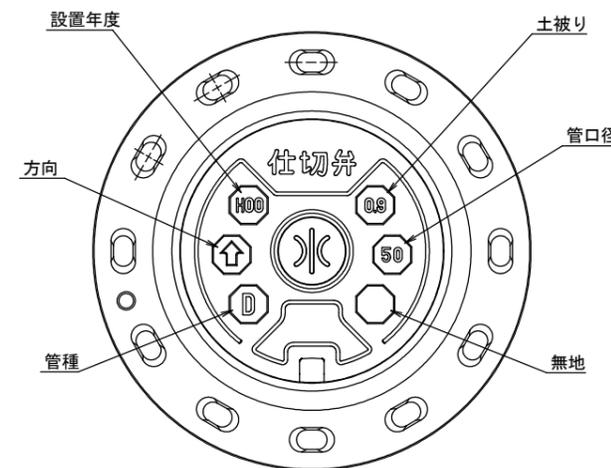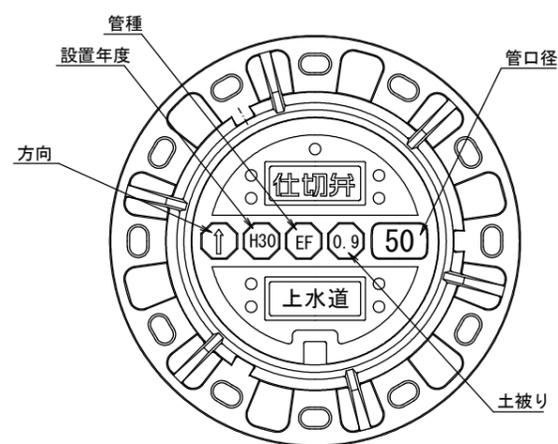

※情報項目の数は5項目以上明示できるものとする。

工事名	和賀町地内 (市道天神10号線ほか) 公共下水道事業に伴う配水管移設工事		
図面名	構造図 (1)		
施行場所	亀山市和賀町地内		
縮尺	図示	図面番号	11 / 11
事業者名	亀山市 上下水道部 上水道課		