



位置図 S=1 : 2500 (A1)

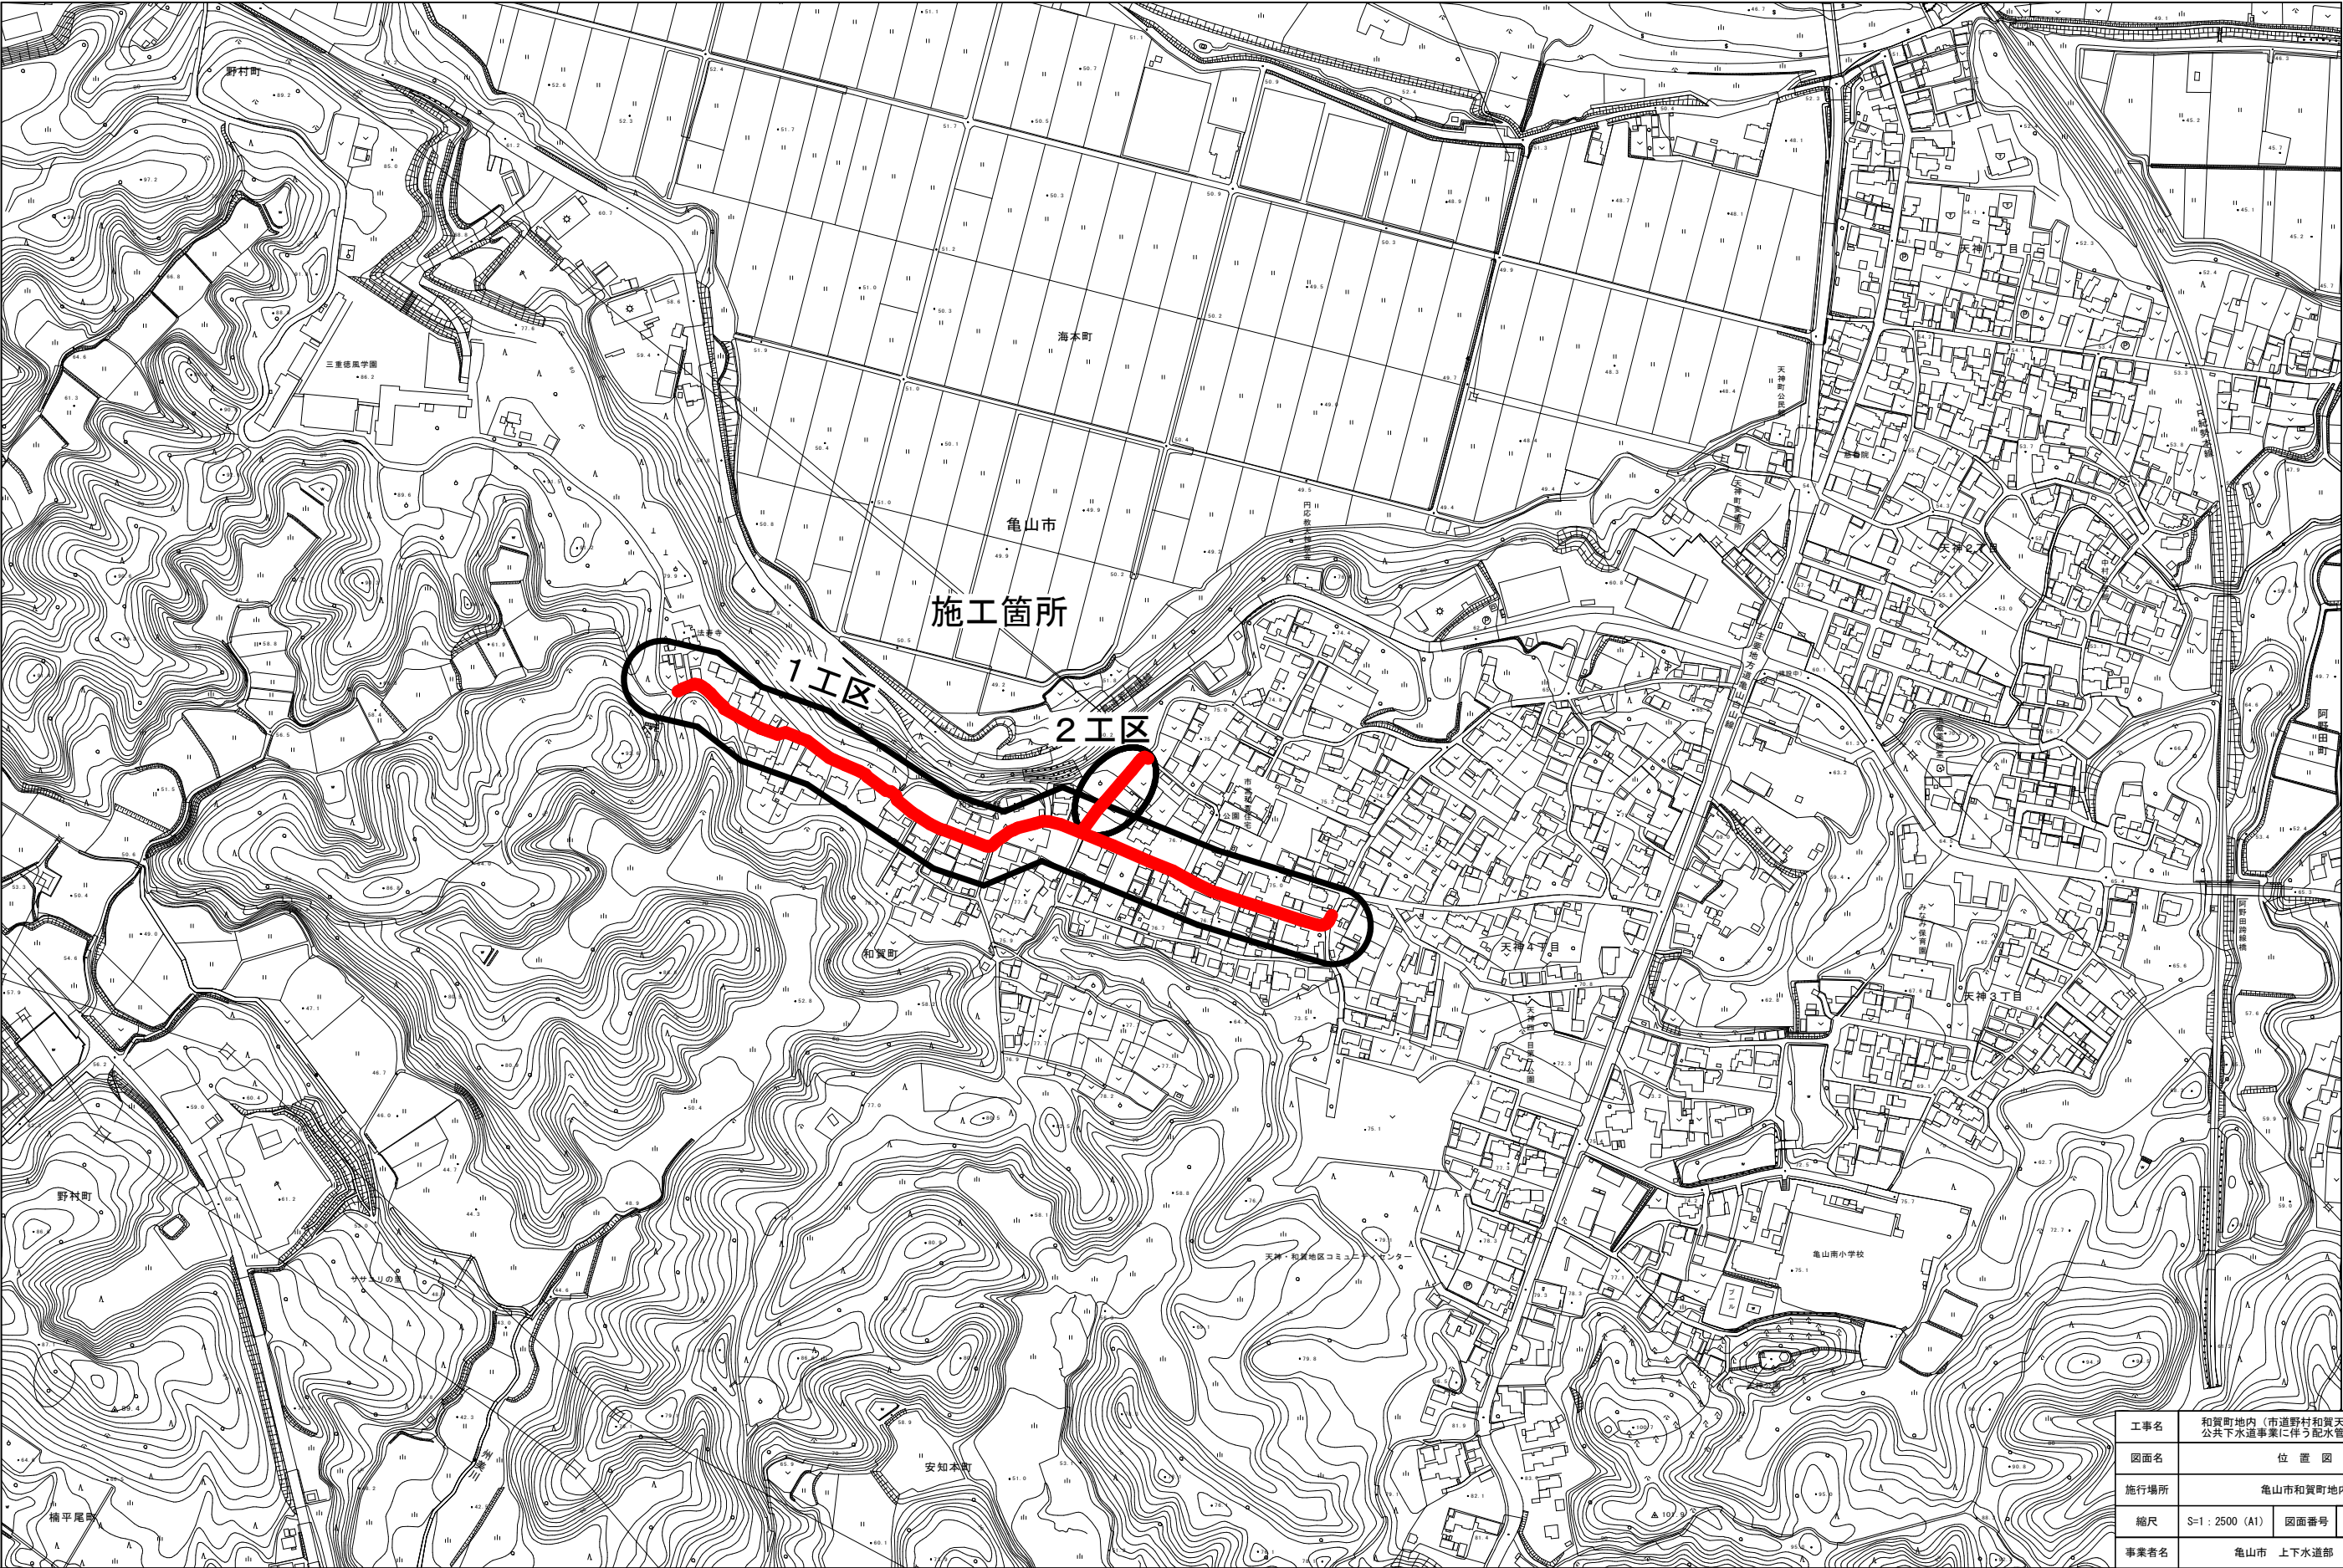

工事名	和賀町地内（市道野村和賀天神ほか） 公共下水道事業に伴う配水管移設工事		
図面名	位 置 図		
施行場所	亀山市和賀町地内		
縮尺	S=1 : 2500 (A1)	図面番号	1 / 11
事業者名	亀山市 上下水道部 上水道課		


平面図(1) S=1 : 500 (A1)

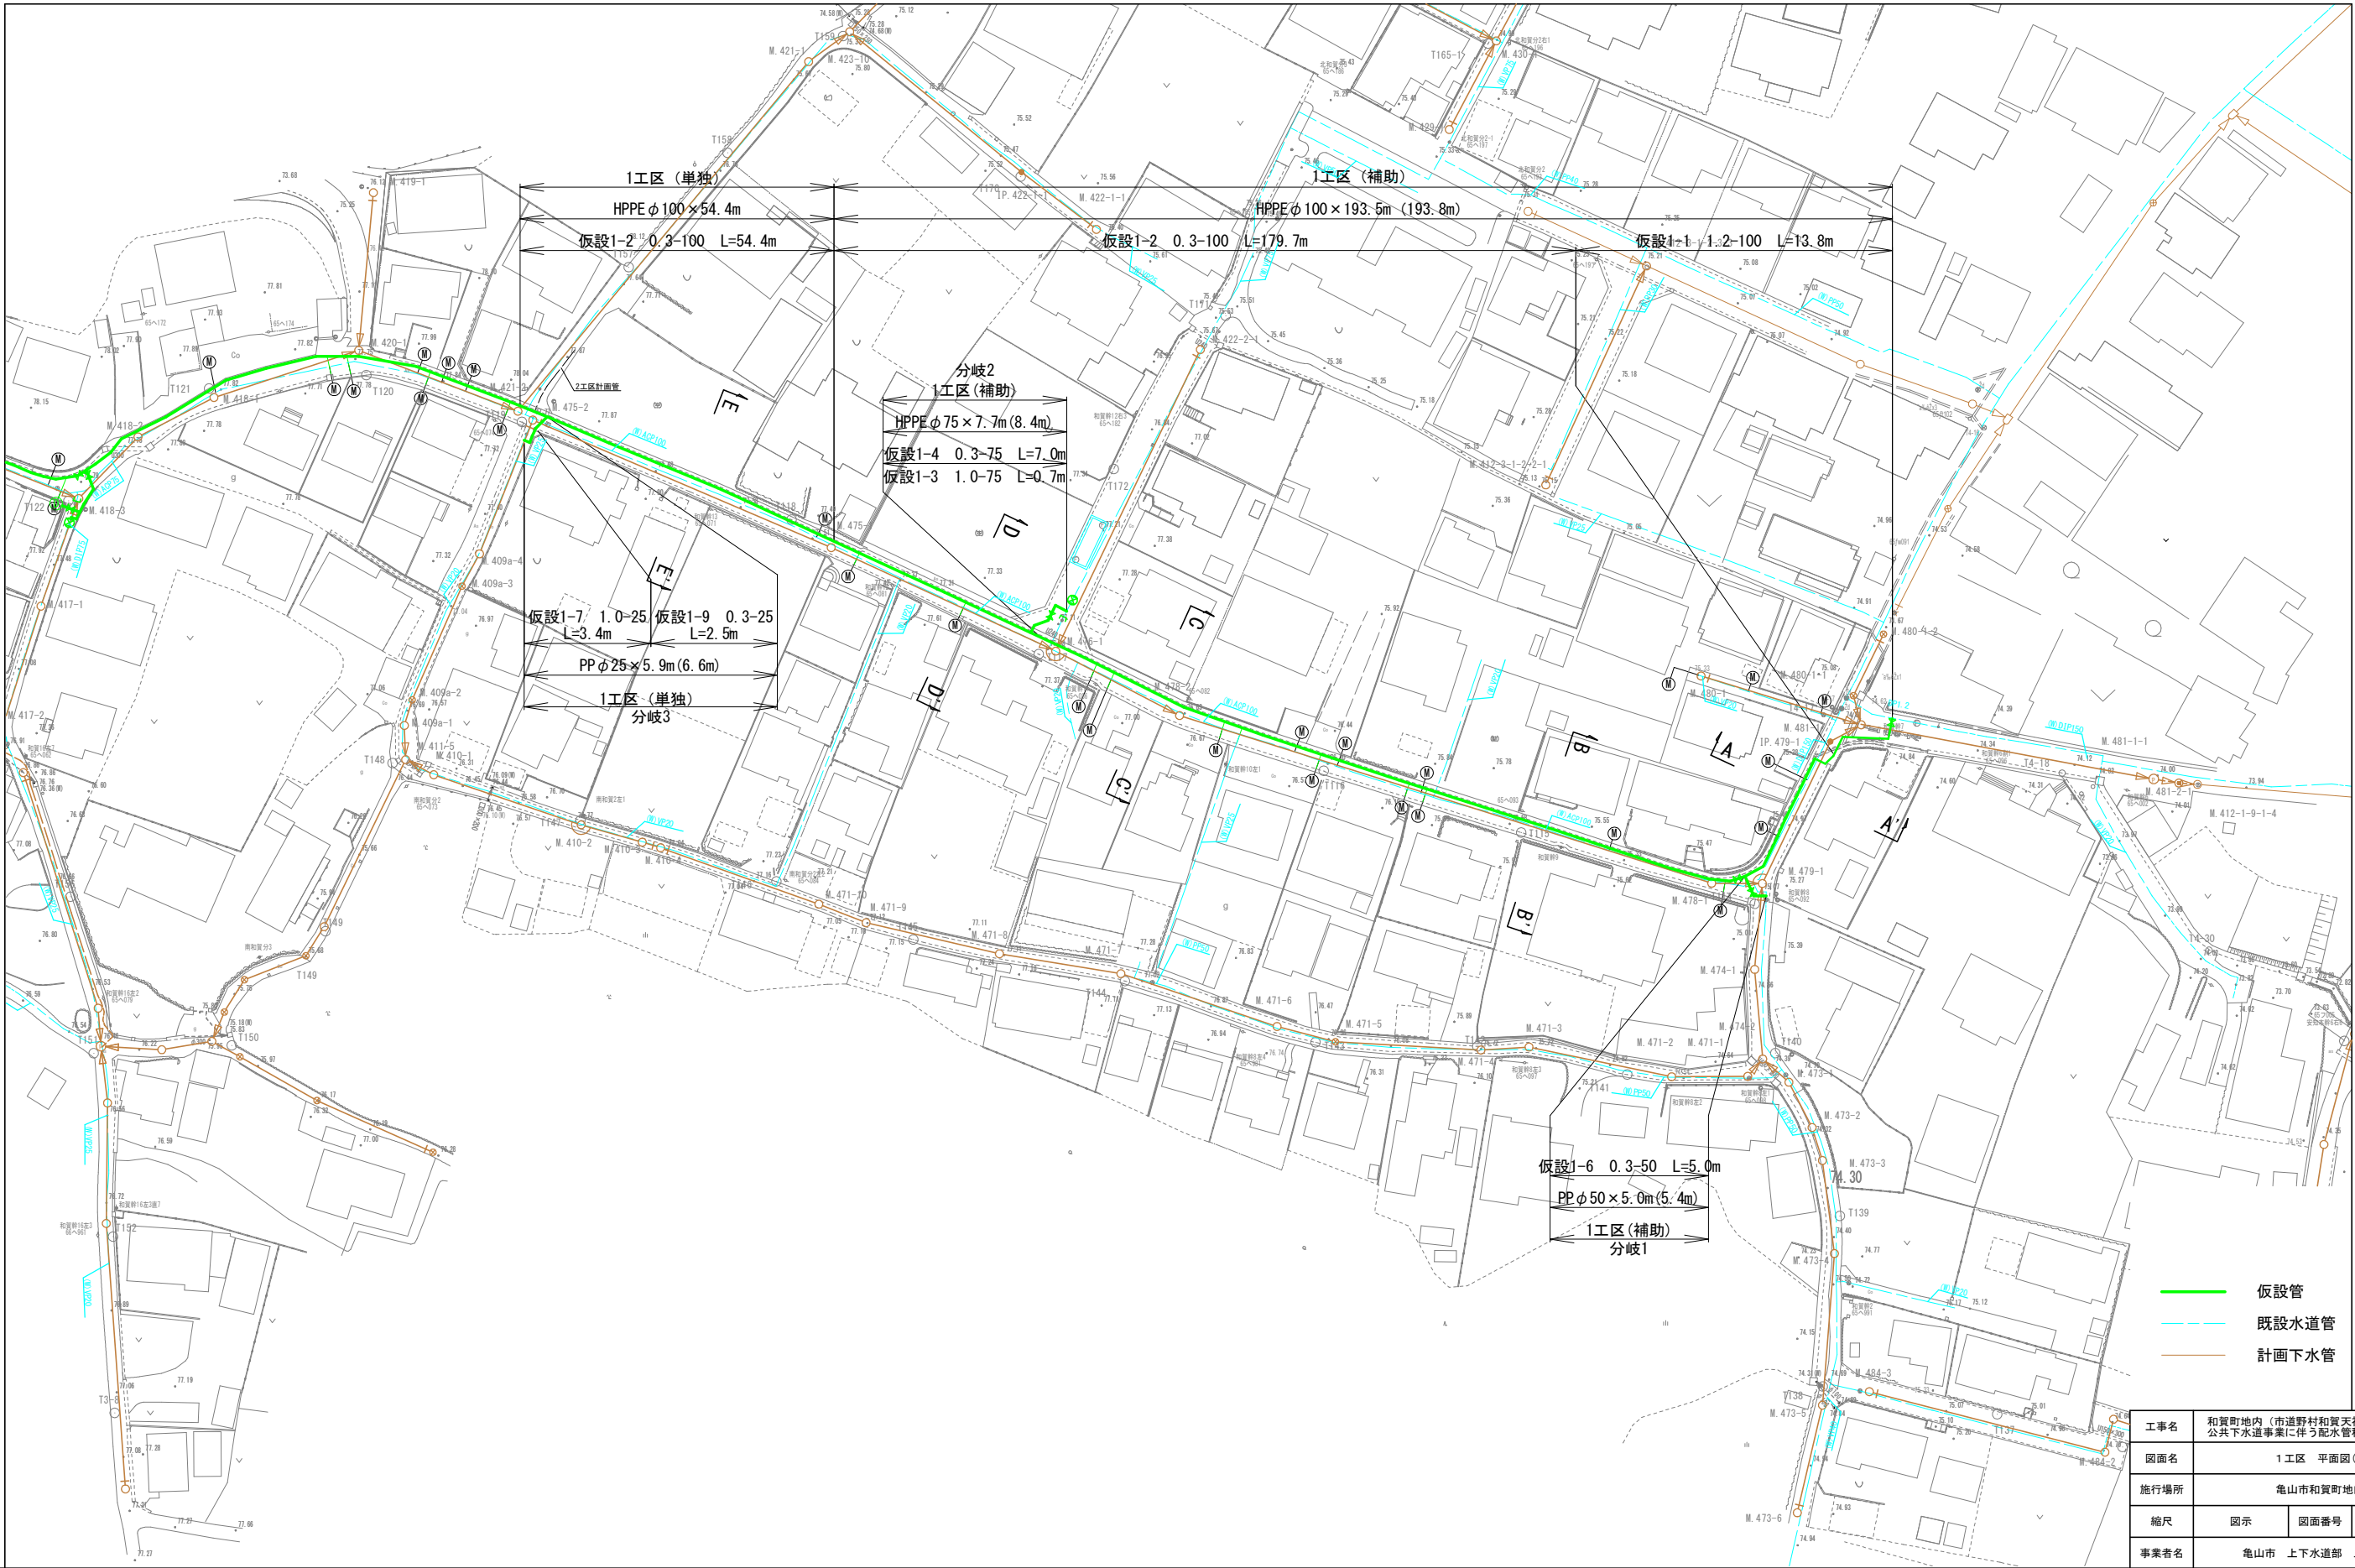

- 仮設管
- 既設下水道
- 計画下水道

工事名	和賀町地内（市道野村和賀天神線ほか） 公共下水道事業に伴う配水管移設工事		
図面名	1工区 平面図(1)		
施行場所	亀山市和賀町地内		
縮尺	図示	図面番号	2 / 11
事業者名	亀山市 上下水道部 上水道課		













平面図(2) S=1 : 500 (A1)

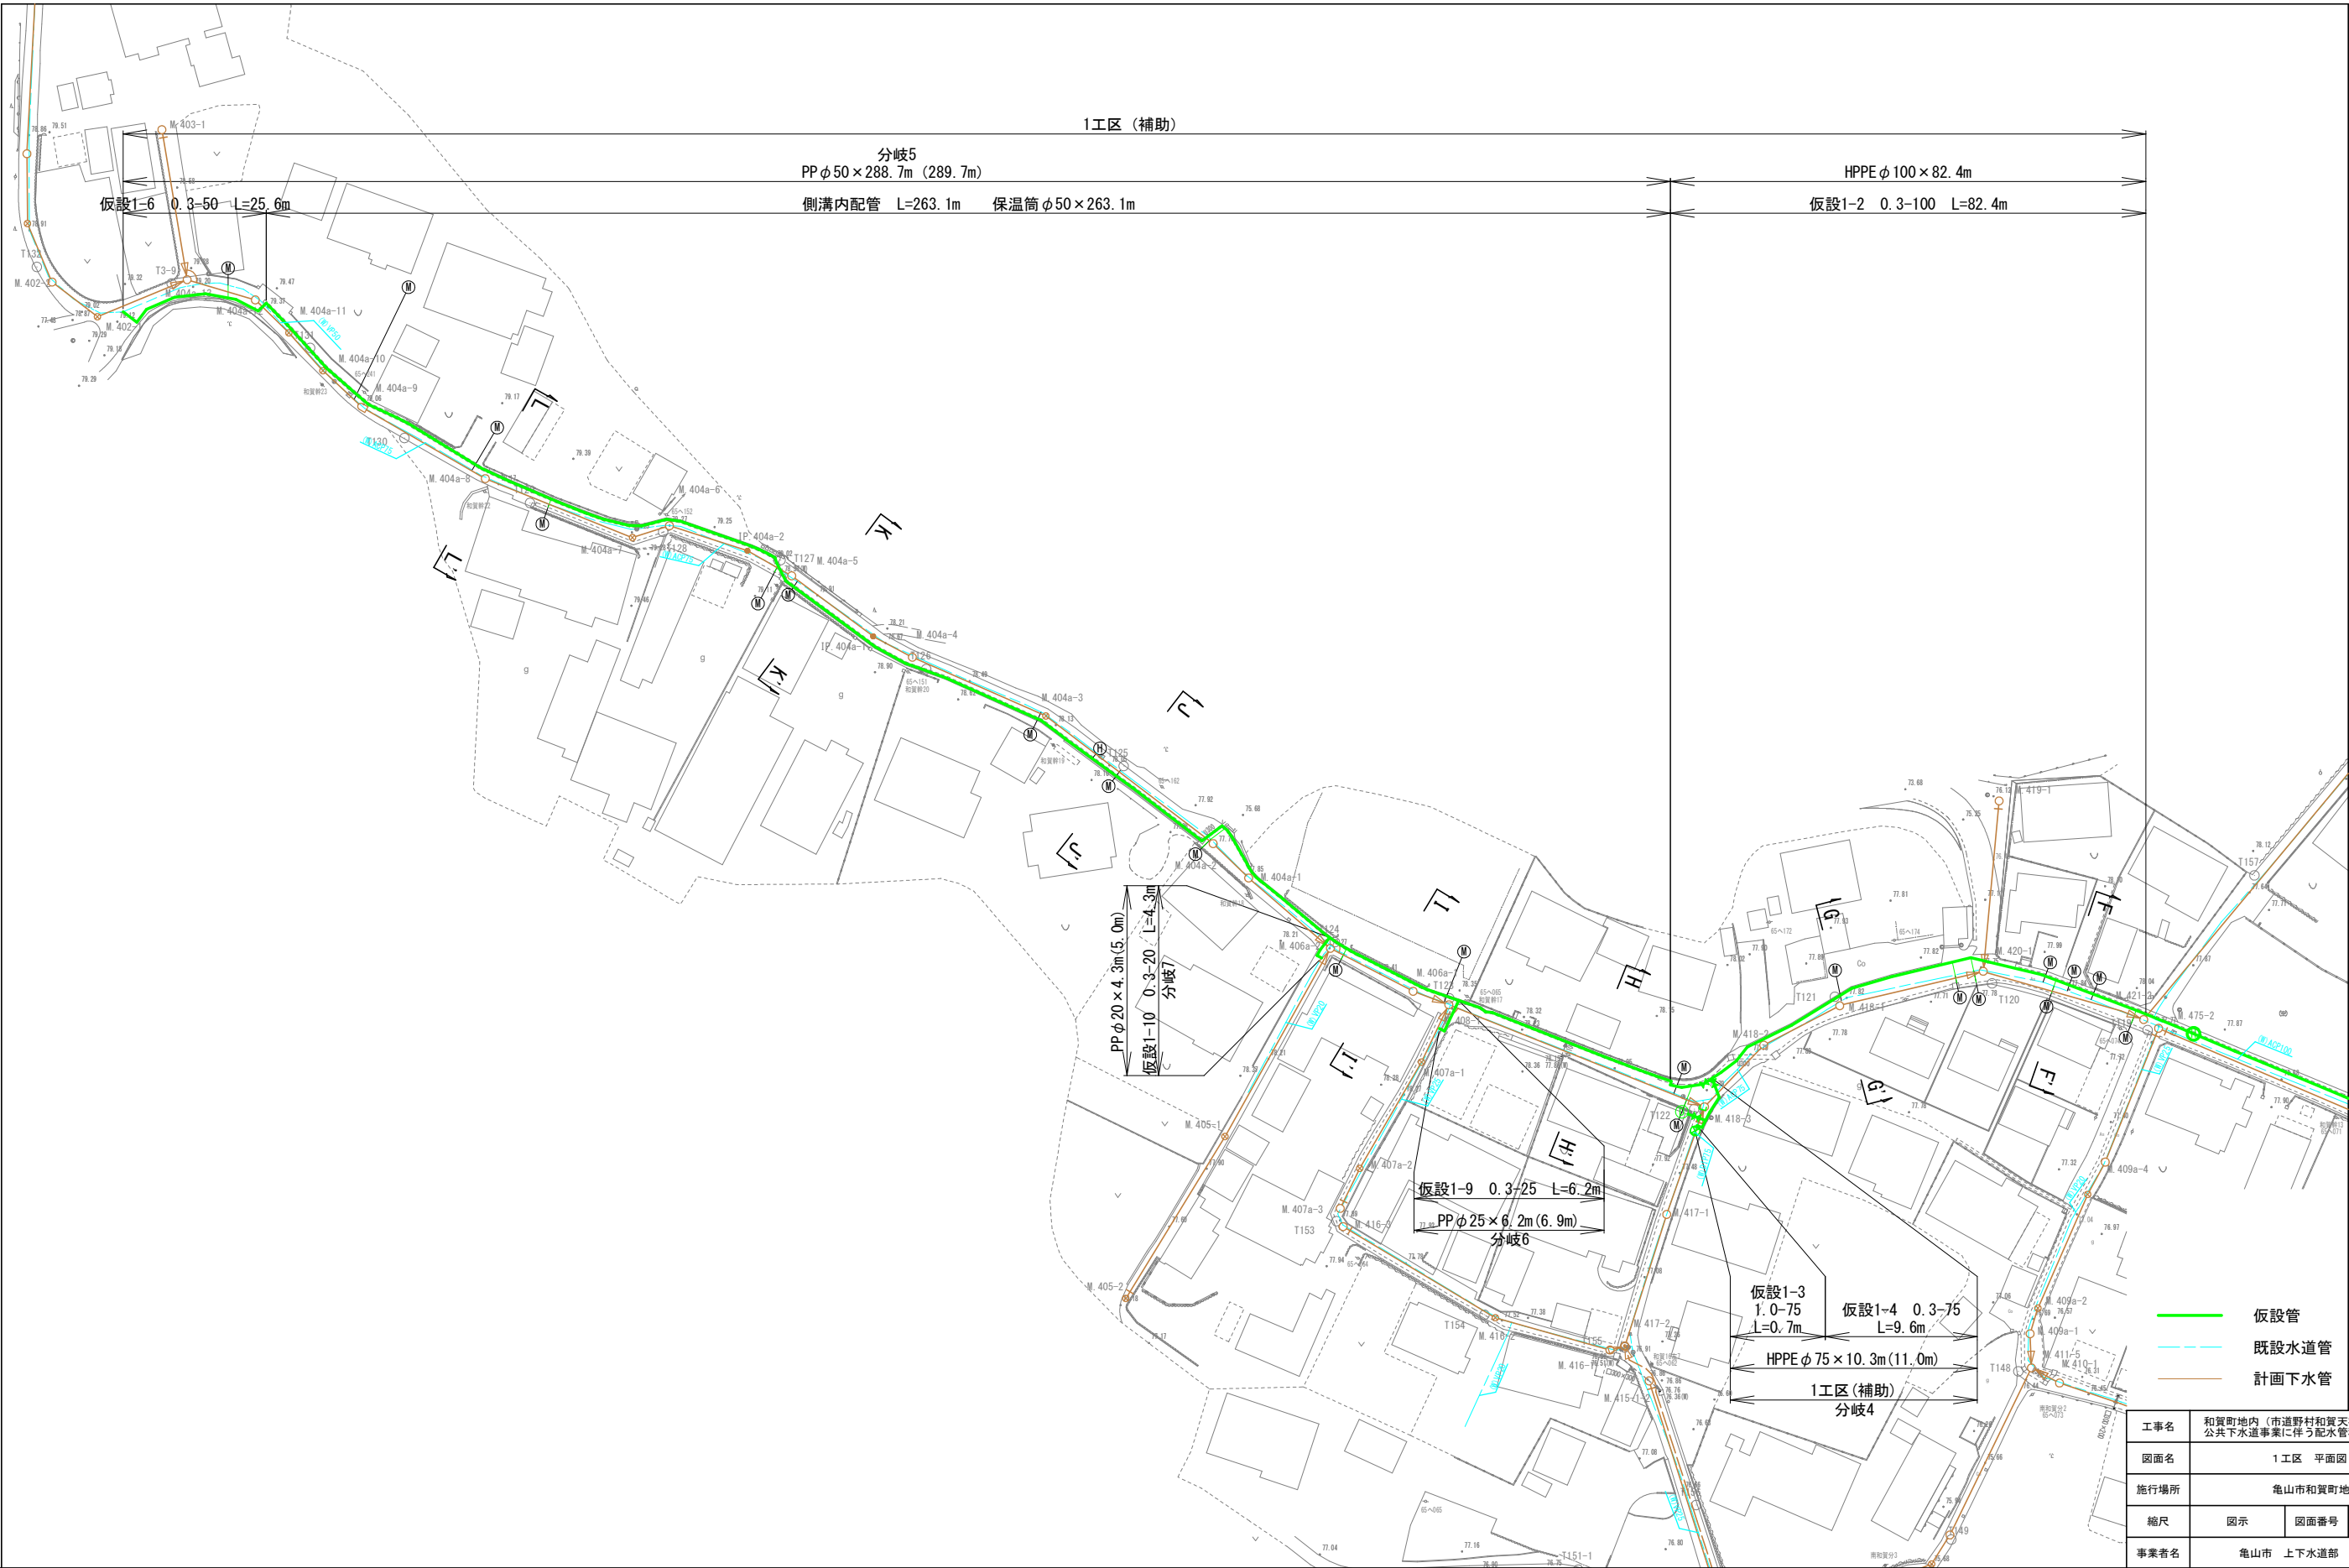

- 仮設管
- 既設水道管
- 計画下水管

工事名	和賀町地内（市道野村和賀天神線ほか） 公共下水道事業に伴う配水管移設工事		
図面名	1工区 平面図(2)		
施行場所	亀山市和賀町地内		
縮尺	図示	図面番号	3 / 11
事業者名	亀山市 上下水道部 上水道課		

横断面 S=1 : 100 (A1)

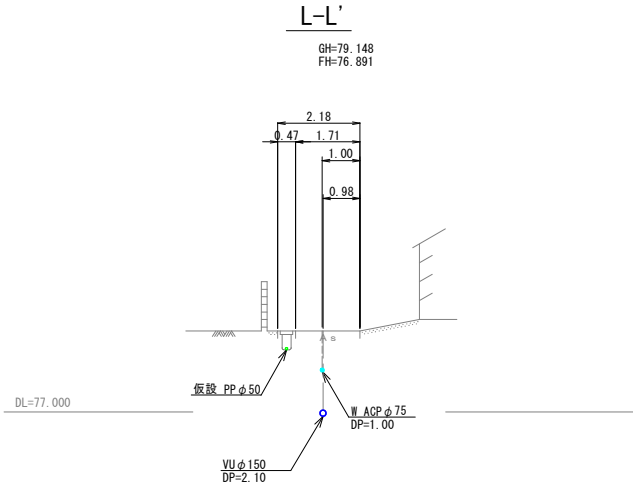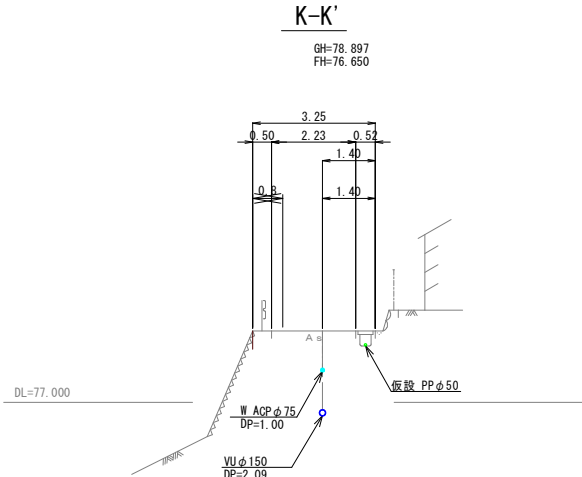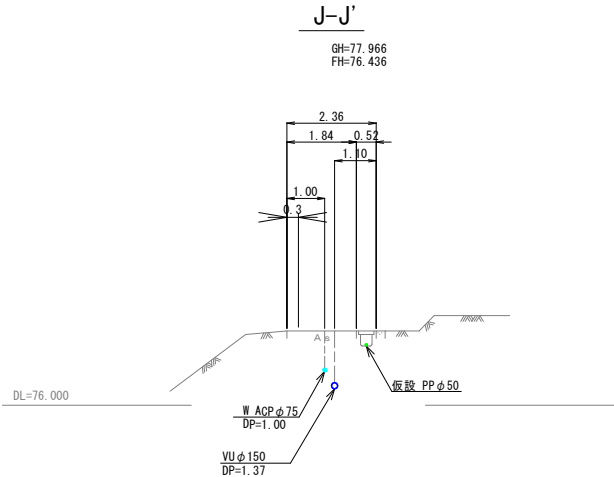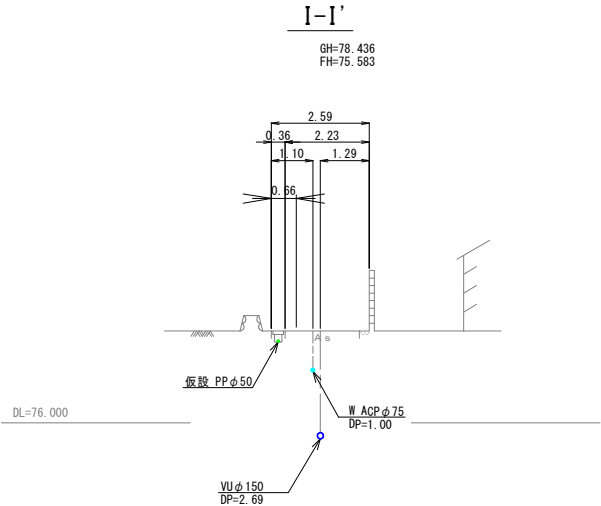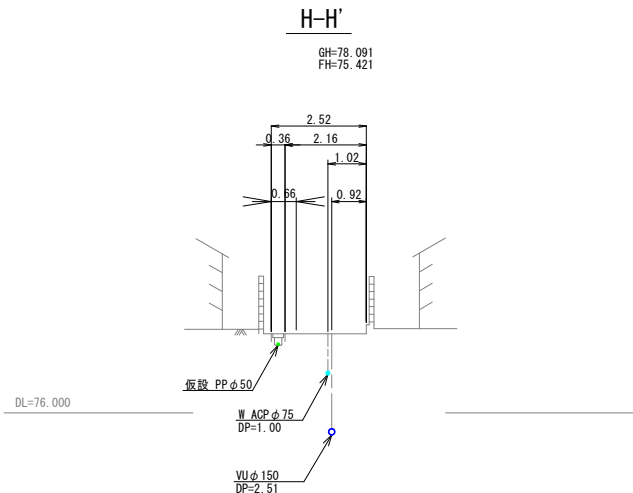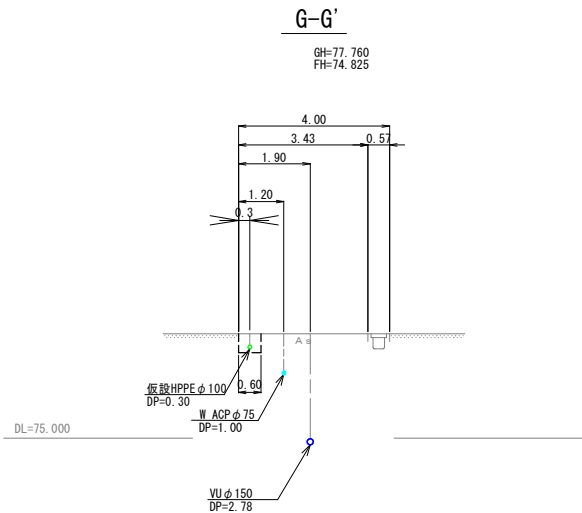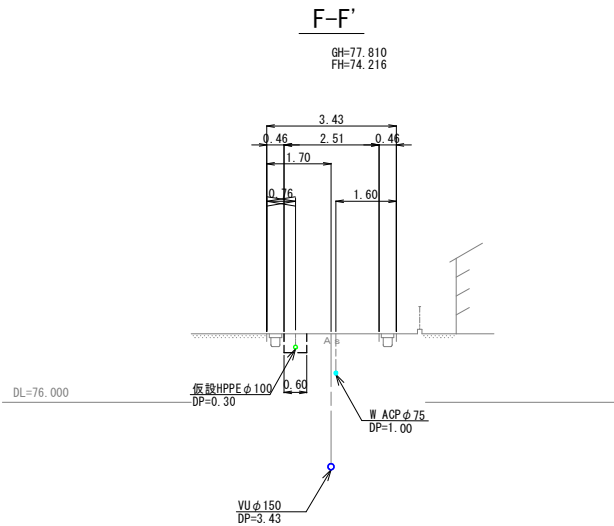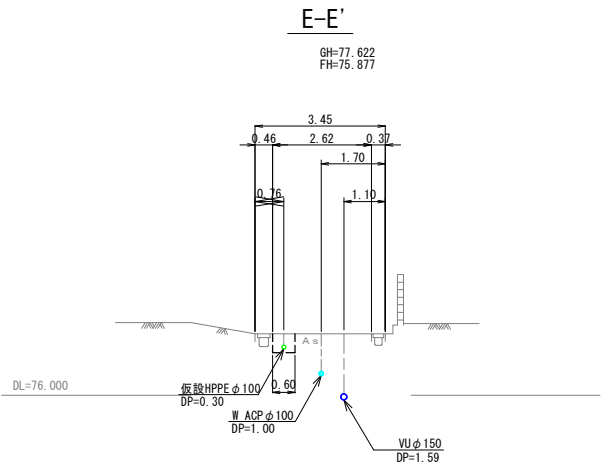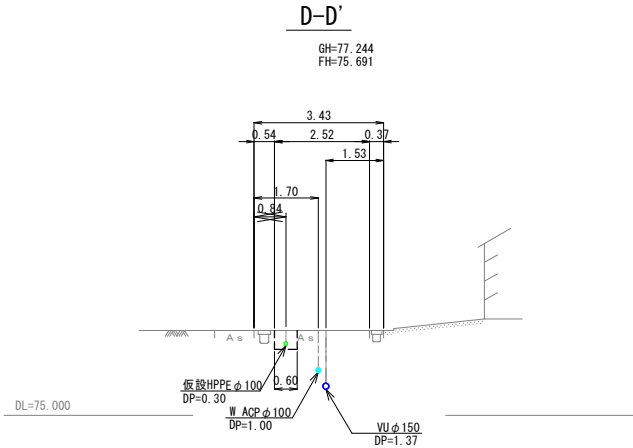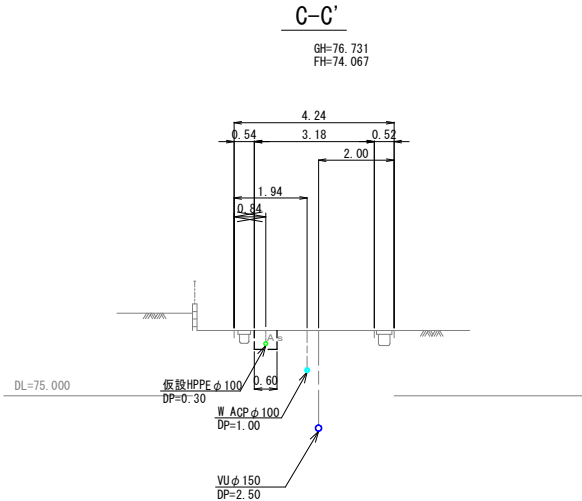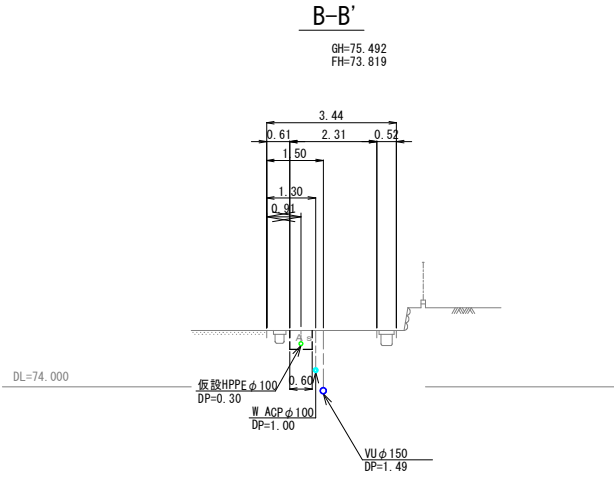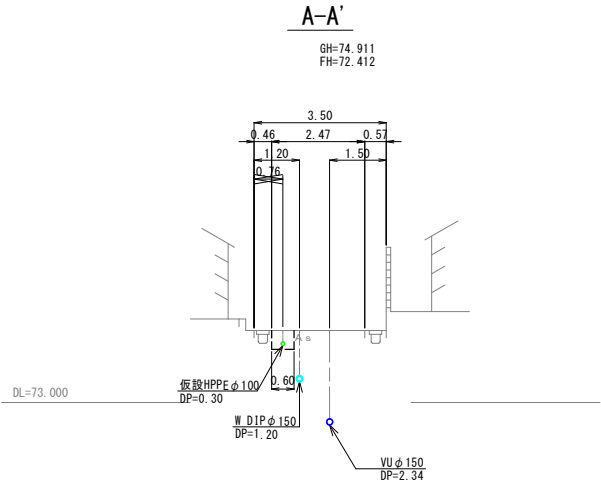


工事名	和賀町地内（市道野村和賀天神線ほか） 公共下水道事業に伴う配水管移設工事		
図面名	1工区 横断面図		
施行場所	亀山市和賀町地内		
縮尺	図示	図面番号	4 / 11
事業者名	亀山市 上下水道部 上水道課		


仮設配管詳細図(1)

S=Free


1工区

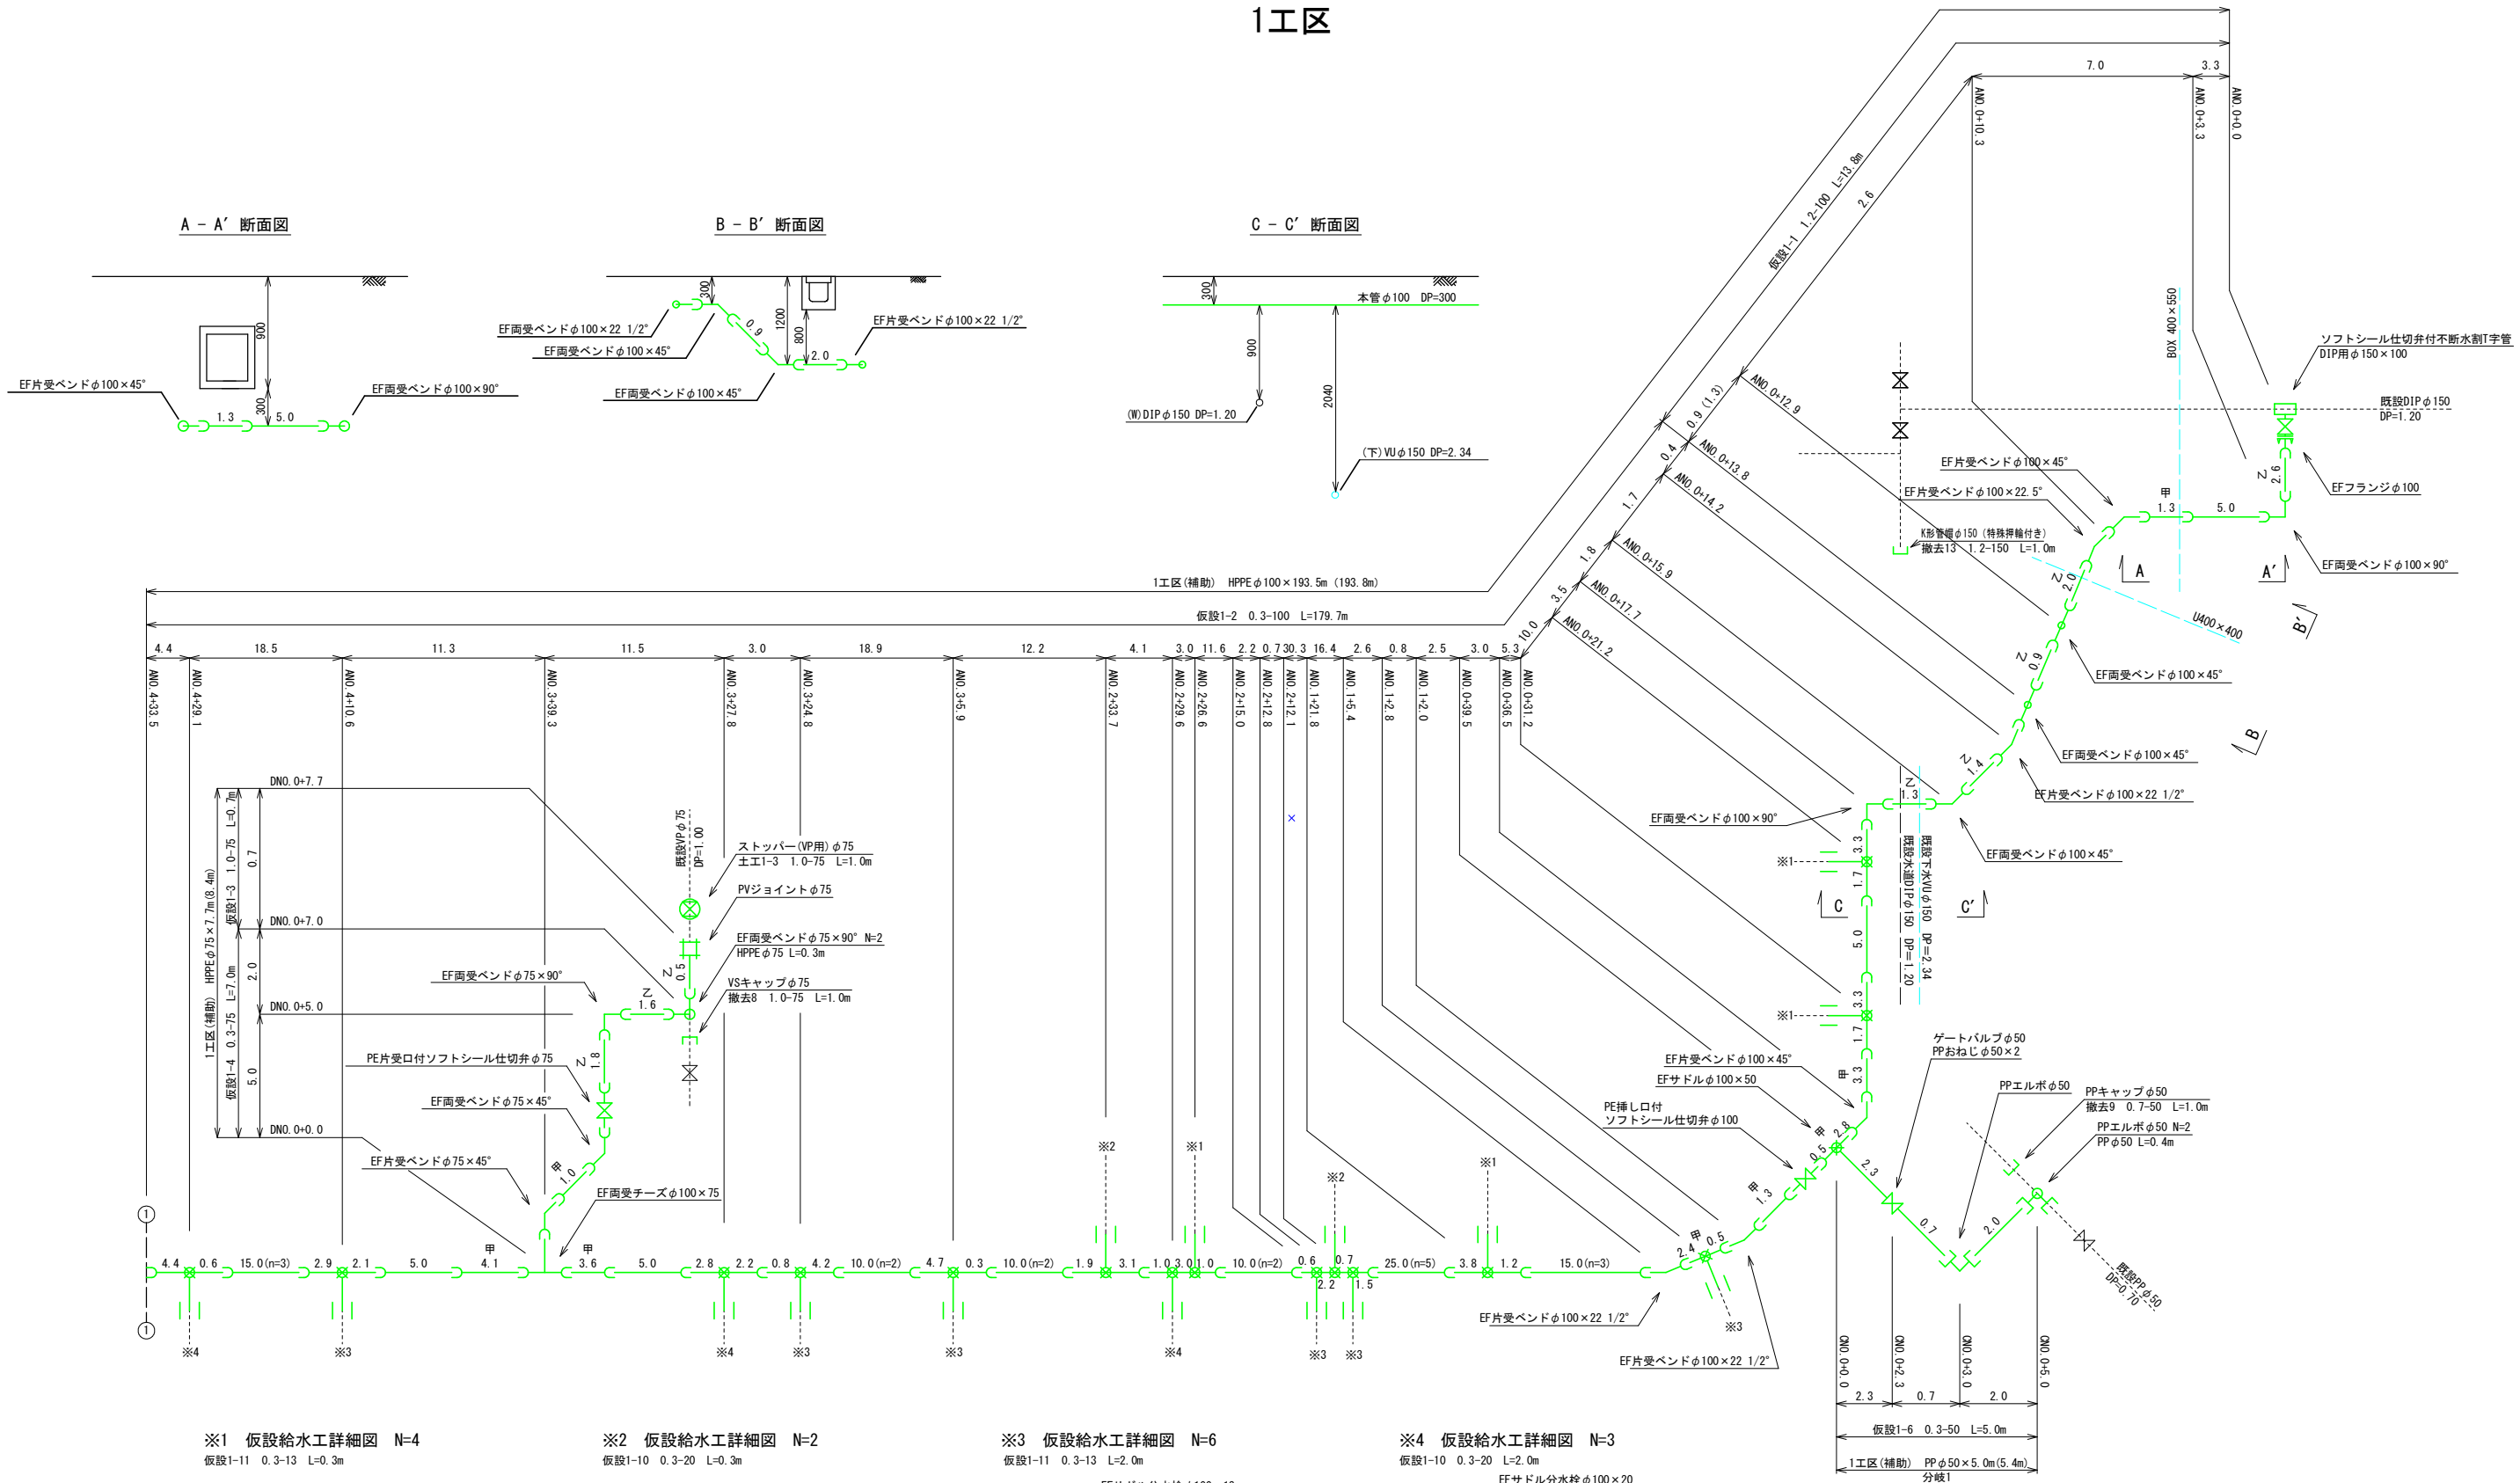


※1 仮設給水工詳細図 N=4
仮設1-11 0.3-13 L=0.3m

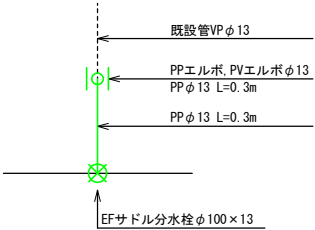


※2 仮設給水工詳細図 N=2
仮設1-10 0.3-20 L=0.3m

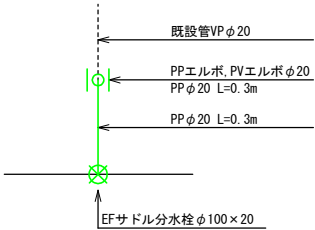

※3 仮設給水工詳細図 N=6
仮設1-11 0.3-13 L=2.0m

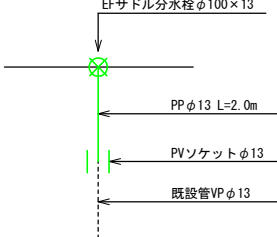

※4 仮設給水工詳細図 N=3
仮設1-10 0.3-20 L=2.0m


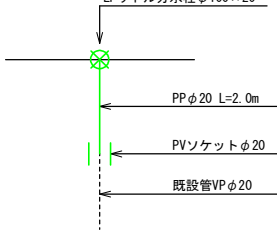


工事名	和賀町地内（市道野村和賀天神線ほか） 公共下水道事業に伴う配水管移設工事		
図面名	1工区 配管詳細図(1)		
施行場所	亀山市和賀町地内		
縮尺	図示	図面番号	5 / 11
事業者名	亀山市 上下水道部 上水道課		


仮設配管詳細図(2)

S=Free


1工区

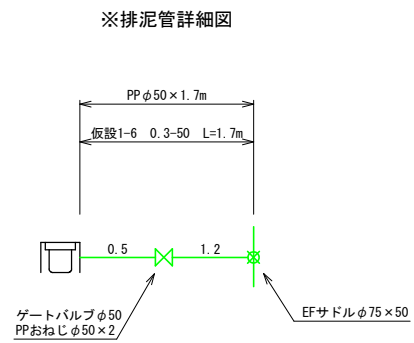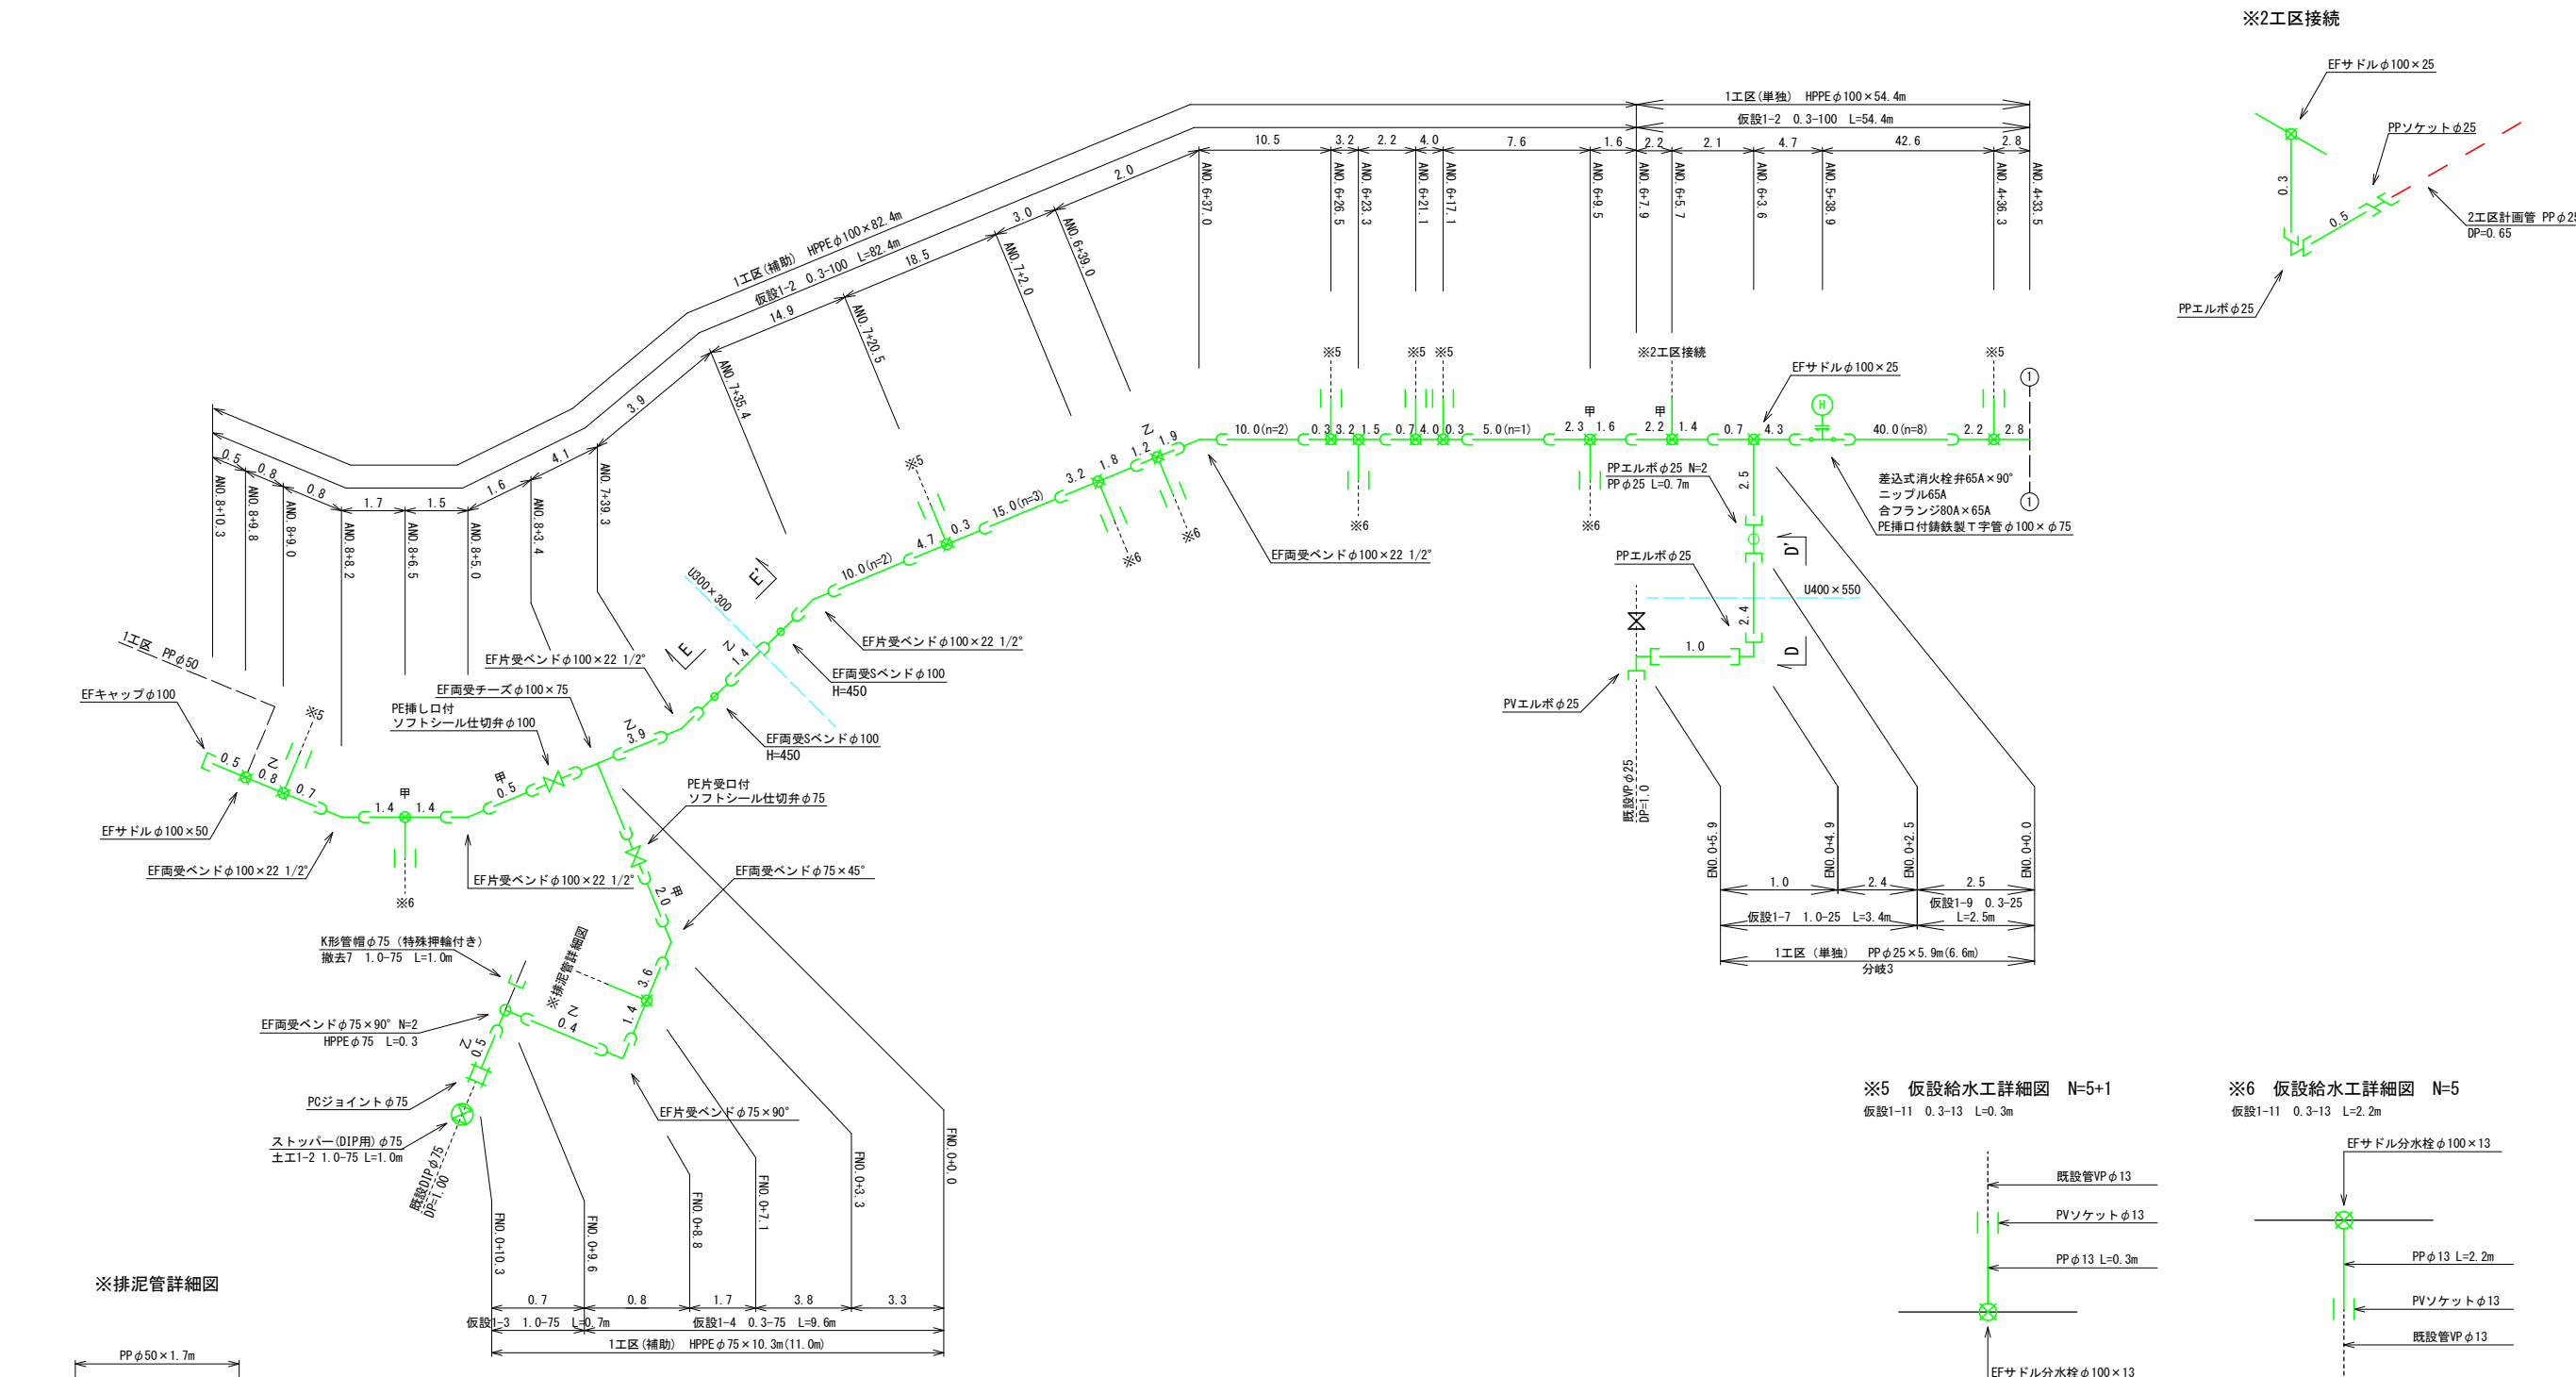


E - E' 断面図

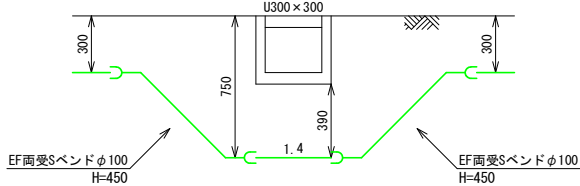


D - D' 断面図

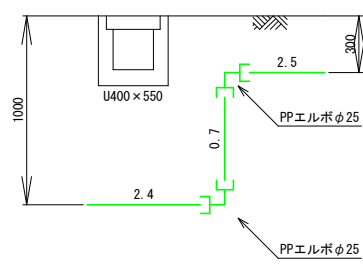

※5 仮設給水工詳細図 N=5+1
仮設1-11 0.3-13 L=0.3m

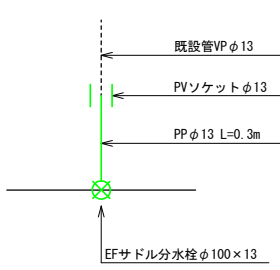


※6 仮設給水工詳細図 N=5
仮設1-11 0.3-13 L=2.2m

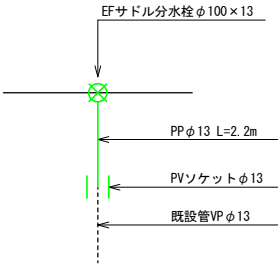


工事名	和賀町地内（市道野村和賀天神線ほか） 公共下水道事業に伴う配水管移設工事		
図面名	1工区 配管詳細図(2)		
施行場所	亀山市和賀町地内		
縮尺	図示	図面番号	6 / 11
事業者名	亀山市 上下水道部 上水道課		

S=Free


1工区

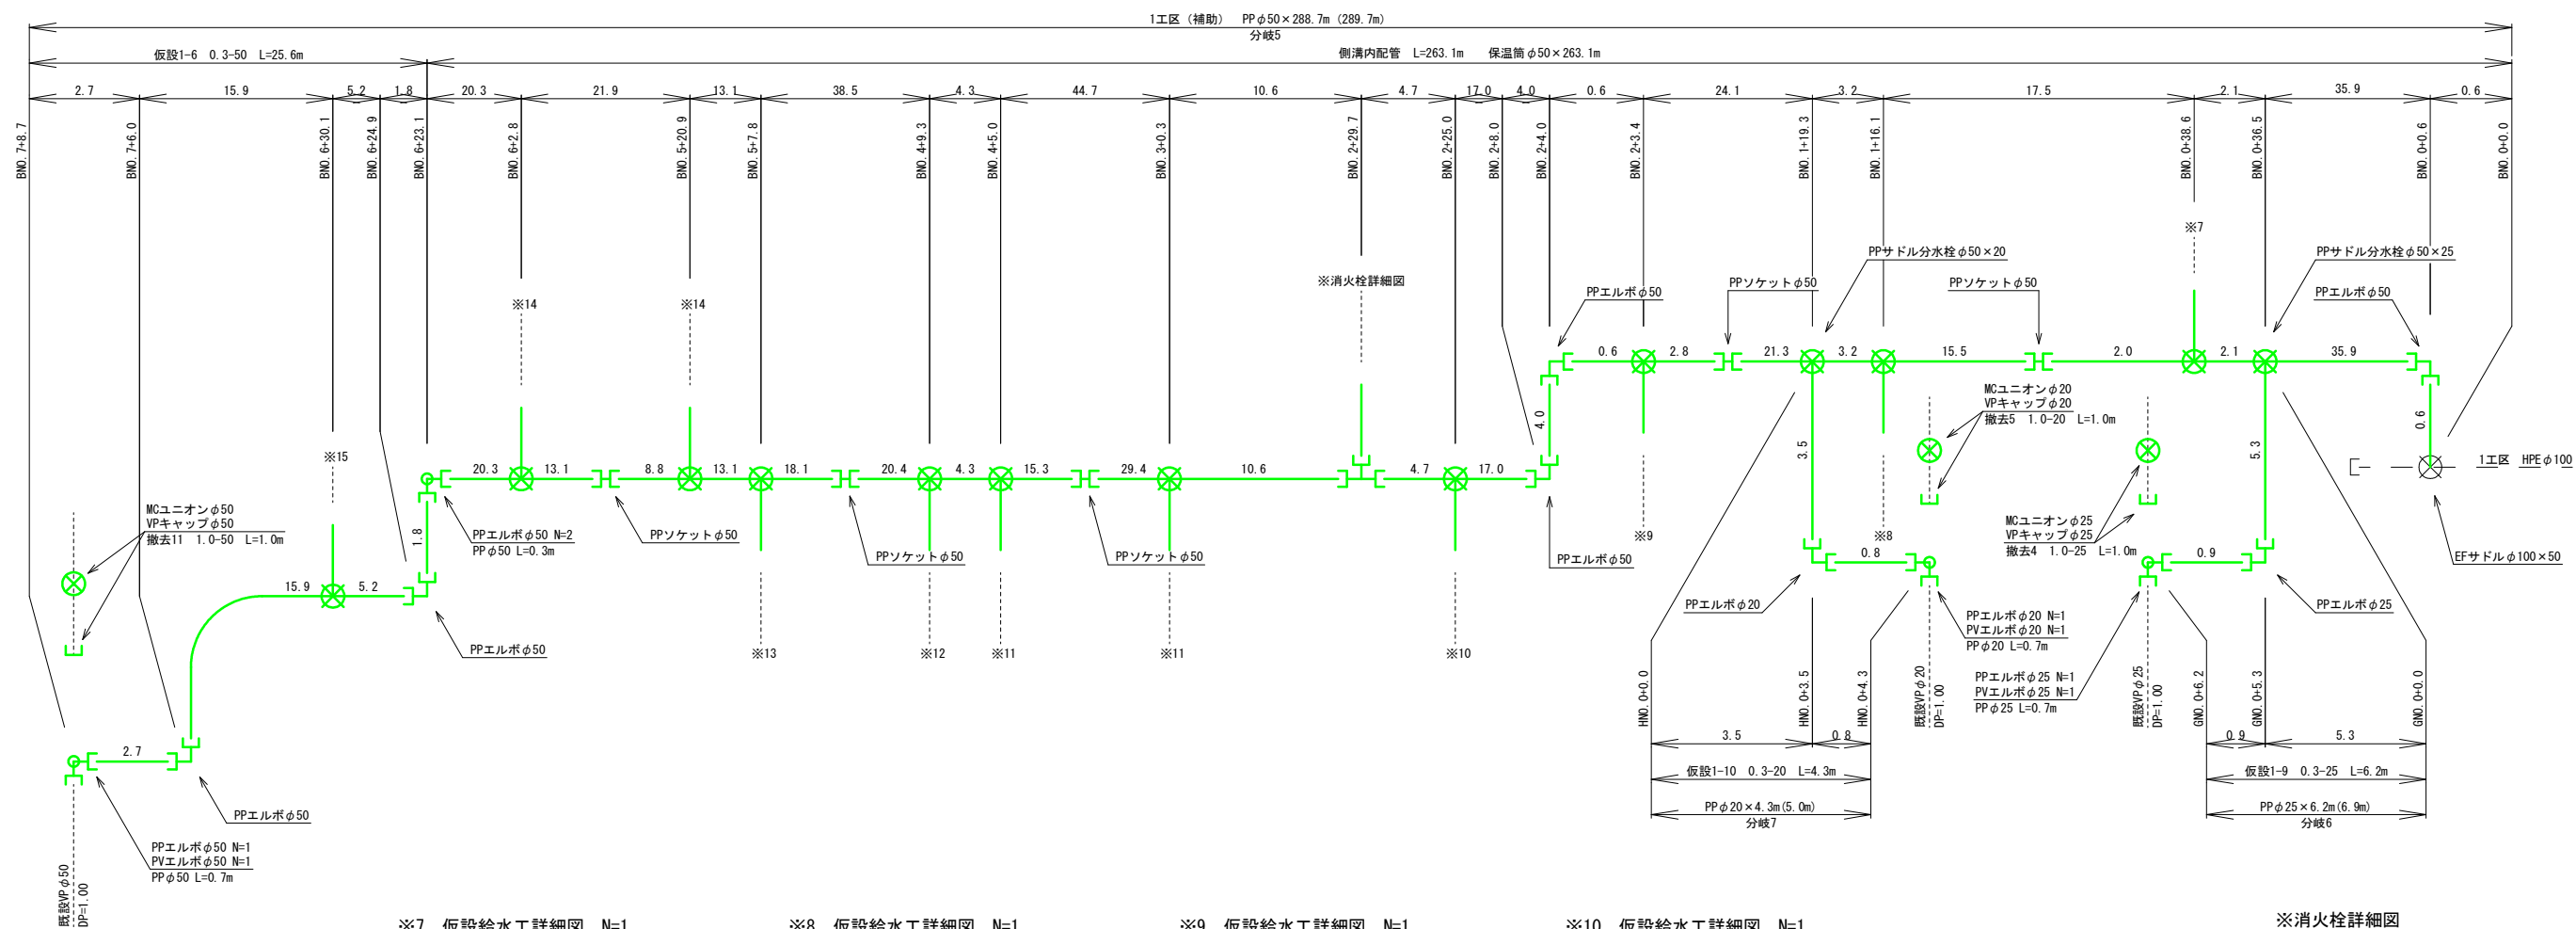


※7 仮設給水工詳細図 N=1
仮設1-11 0.3-13 L=0.5m

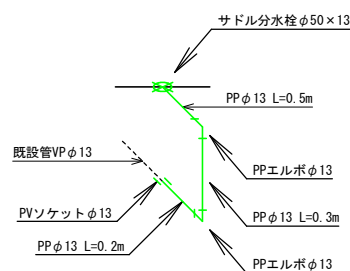


※8 仮設給水工詳細図 N=1
仮設1-11 0.3-13 L=2.0m

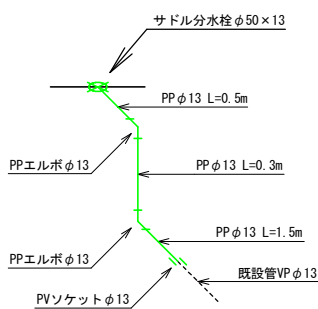


※9 仮設給水工詳細図 N=1
仮設1-11 0.3-13 L=4.9m

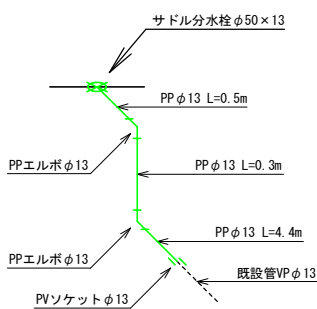


※10 仮設給水工詳細図 N=1
仮設1-10 0.3-20 L=0.5m

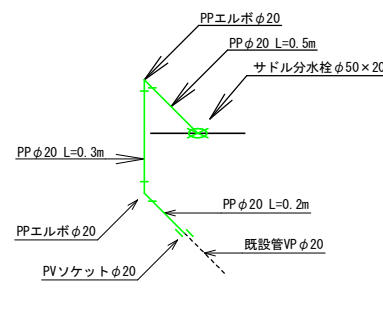


※消火栓詳細図

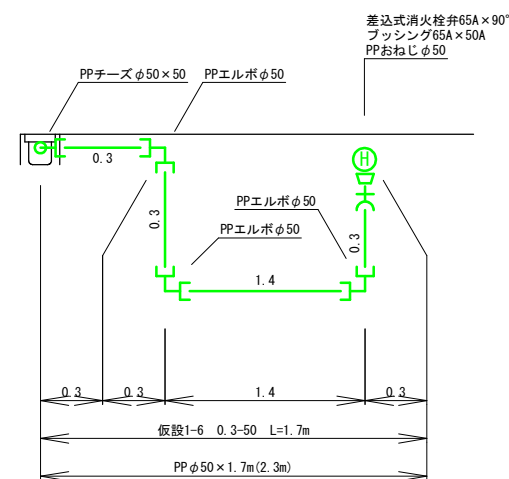


※11 仮設給水工詳細図 N=2
仮設1-11 0.3-13 L=0.5m

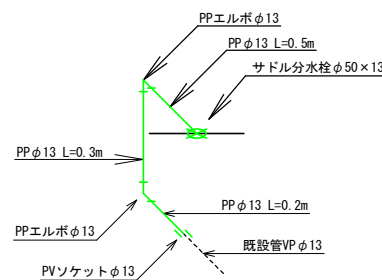


※12 仮設給水工詳細図 N=1
仮設1-11 0.3-13 L=1.0m

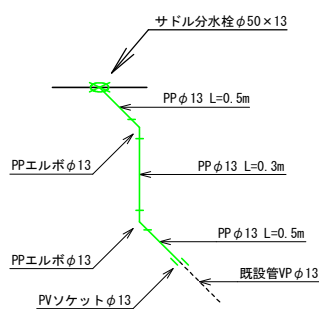


※13 仮設給水工詳細図 N=1
仮設1-11 0.3-13 L=1.4m

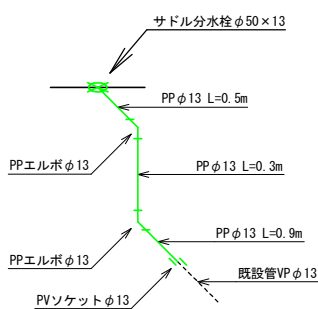

※14 仮設給水工詳細図 N=2
仮設1-11 0.3-13 L=0.5m

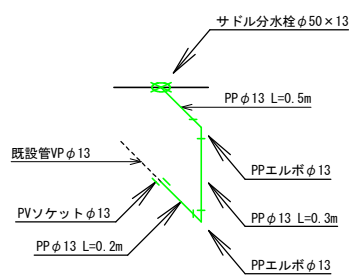

※15 仮設給水工詳細図 N=1
仮設1-11 0.3-13 L=3.2m

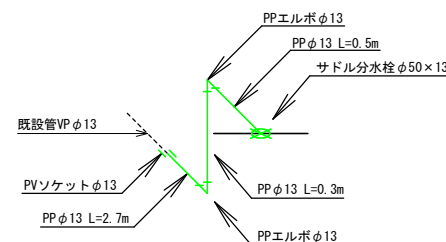

工事名	和賀町地内（市道野村和賀天神線ほか） 公共下水道事業に伴う配水管移設工事		
図面名	1 工区 配管詳細図 (3)		
施行場所	亀山市和賀町地内		
縮尺	図示	図面番号	7 / 11
事業者名	亀山市 上下水道部 上水道課		

 
平面图 S=1 : 500 (A1)



横断図 $S=1 \cdot 100 \text{ (A1)}$




配管詳細図 S=Free



※1 給水工詳細図
±T1-9 0.65-13 l=0.7m

※ 既設仮設給水撤去工詳細図 N=1

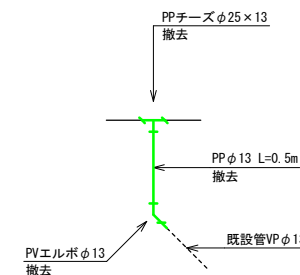


-  上水計画管
 仮設管
 既設水道管
 下水管

工事名	和賀町地内（市道野村和賀天神線ほか） 公共下水道事業に伴う配水管移設工事		
図面名	2 工区 平面図・横断面・配管詳細図		
施行場所	亀山市和賀町地内		
縮尺	図示	図面番号	8 / 11
事業条名	亀山市 上下水道部 上下水道課		

土工標準図

S=Free

1. 市道 (As)

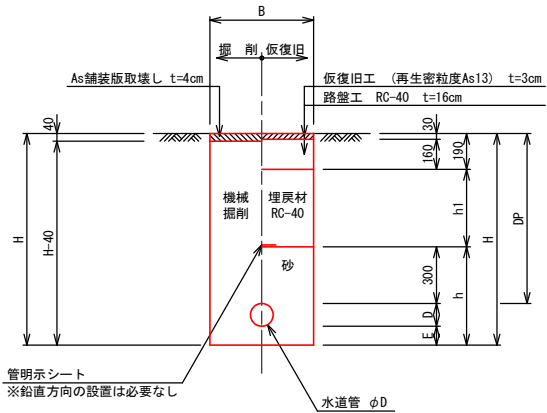


寸 法 表

掘削断面	口 径	DP	B	D	E	h	h1	H	備 考
1-1	HPPEφ75	900	600	90	100	490	410	1090	
1-2	DIPφ75	1000	600	93	100	493	510	1193	ストッパー
1-3	VPφ75	1000	600	89	100	489	510	1189	ストッパー
1-4	PPφ50	900	600	60	100	460	410	1060	
1-5	PPφ40	650	600	40	100	440	160	790	
1-6	PPφ30	650	600	42	100	442	160	792	
1-7	PPφ25	650	600	34	100	434	160	784	
1-8	PPφ20	650	600	27	100	427	160	777	本管・給水管
1-9	PPφ13	650	600	22	100	422	160	772	本管・給水管
撤去1	PPφ50	1000	600	60	0	0	870	1060	
撤去2	PPφ50	300	600	60	0	0	170	360	
撤去3	PPφ40	300	600	40	0	0	150	340	
撤去4	VPφ25	1000	600	34	100	434	510	1134	キャップ
撤去5	VPφ20	1000	600	27	100	427	510	1127	キャップ
撤去6	PPφ13	300	600	22	0	0	132	322	
撤去7	DIPφ75	1000	600	93	0	393	510	1093	キャップ
撤去8	VPφ75	1000	600	89	100	489	510	1189	キャップ
撤去9	PPφ50	700	600	60	100	460	210	860	キャップ
撤去11	VPφ50	1000	600	60	100	460	510	1160	キャップ
撤去13	DIPφ150	1200	600	169	0	469	710	1369	キャップ

仮設土工標準図

S=Free

1. 市道 (As)

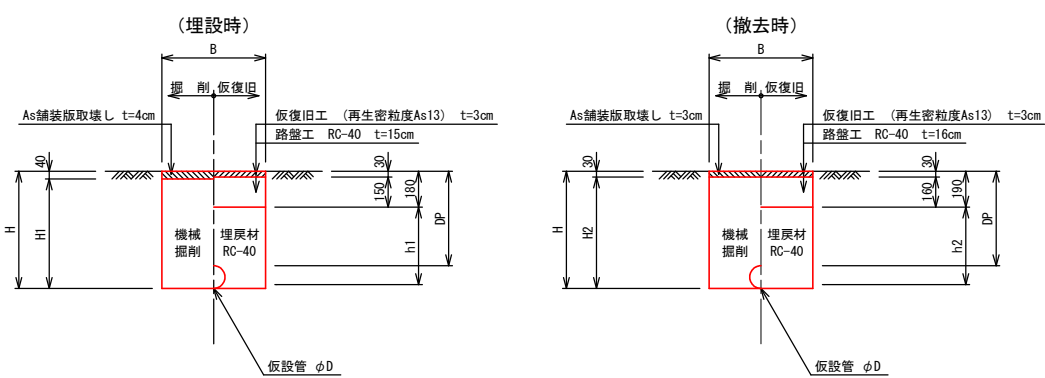

寸 法 表

掘削断面	口径	DP	B	D	h1	h2	H	H1	H2	備 考
仮設1-1	HPPEφ100	1200	600	125	1145	1135	1325	1285	1295	
仮設1-2	HPPEφ100	300	600	125	245	235	425	385	395	
仮設1-3	HPPEφ75	1000	600	90	910	900	1090	1050	1060	
仮設1-4	HPPEφ75	300	600	90	210	200	390	350	360	
仮設1-5	PPφ50	1000	600	60	890	870	1060	1020	1030	
仮設1-6	PPφ50	300	600	60	180	170	360	320	330	
仮設1-7	PPφ25	1000	600	34	854	844	1034	994	1004	
仮設1-8	PPφ25	300	600	34	654	644	834	794	804	
仮設1-9	PPφ25	300	600	34	154	144	334	294	304	
仮設1-10	PPφ20	300	600	27	147	137	327	287	297	本管・給水管
仮設1-11	PPφ13	300	600	22	142	132	322	282	292	本管・給水管


工事名	和賀町地内（市道野村和賀天神線ほか） 公共下水道事業に伴う配水管移設工事		
図面名	土工標準図・仮設土工標準図		
施行場所	亀山市和賀町地内		
縮尺	Free	図面番号	9 / 11
事業者名	亀山市 上下水道部 上水道課		

仕切弁ボックス標準図

S=Free


本設

円形 1 号 (H=650)

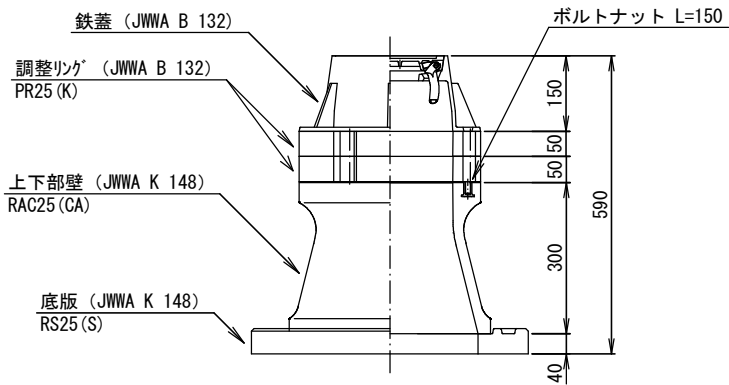

仕切弁筐（鉄蓋）参考図

S=Free

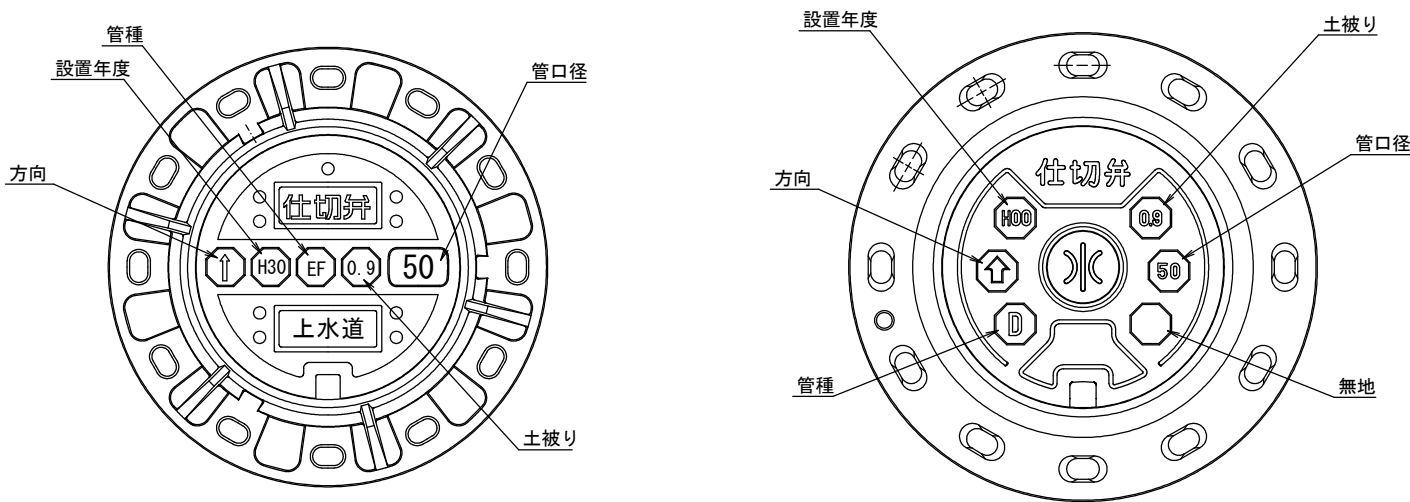


※情報項目の数は5項目以上明示できるものとする。

工事名	和賀町地内（市道野村和賀天神線ほか） 公共下水道事業に伴う配水管移設工事		
図面名	構造図 (1)		
施行場所	亀山市和賀町地内		
縮尺	図示	図面番号	10 / 11
事業者名	亀山市 上下水道部 上水道課		


仕切弁ボックス標準図 仮設

S=Free


円形 1号 (H=300)

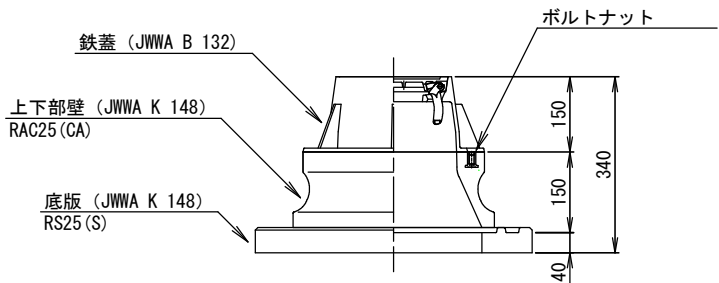

円形 1号 (H=1000)

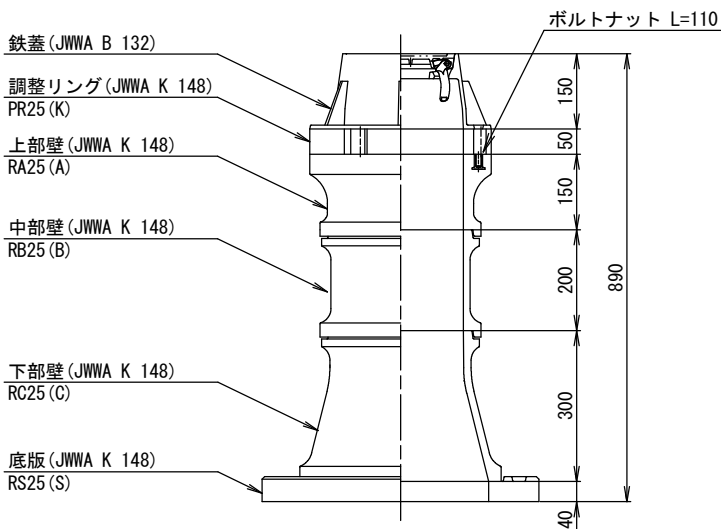


円形 1号 (H=1200)

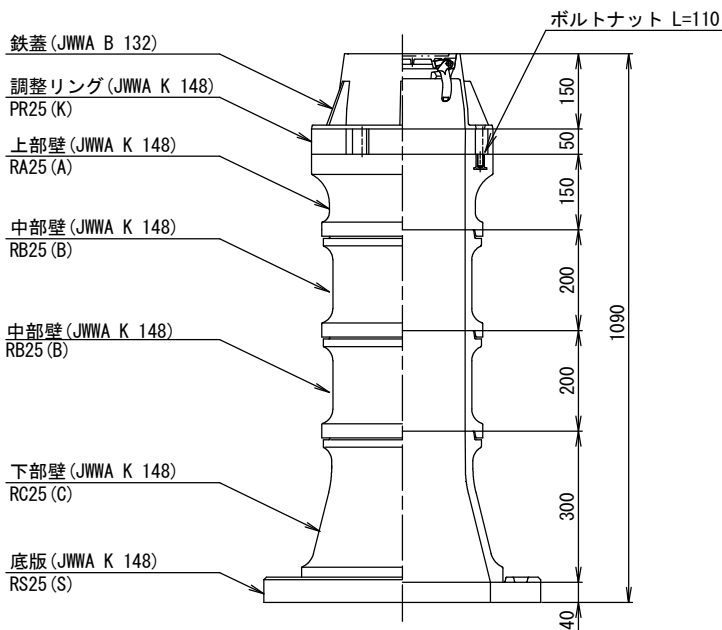



消火栓ボックス標準図 仮設

S=Free

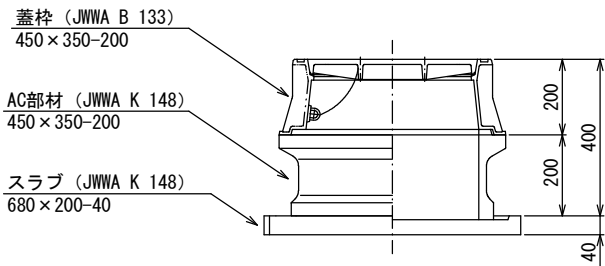


仕切弁筐（鉄蓋）参考図


S=Free

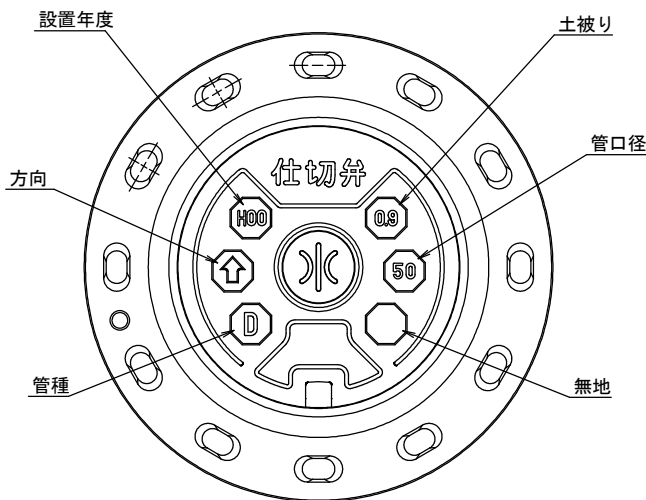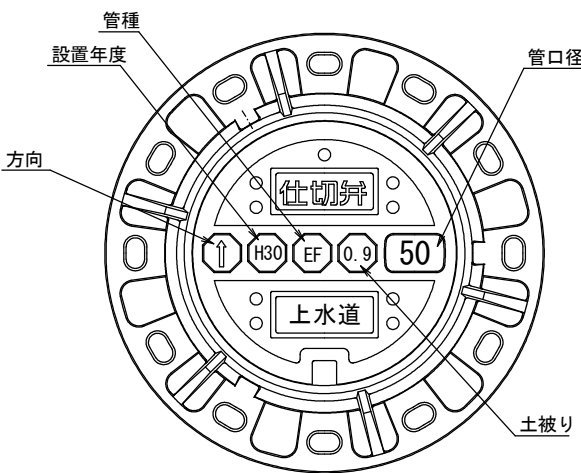

消火栓工法図 (HPPE)

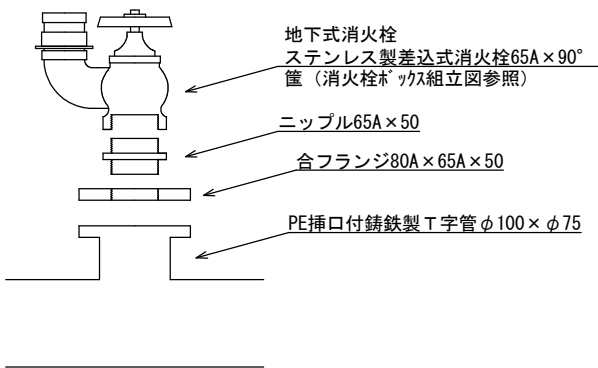

消火栓工法図 (PP)

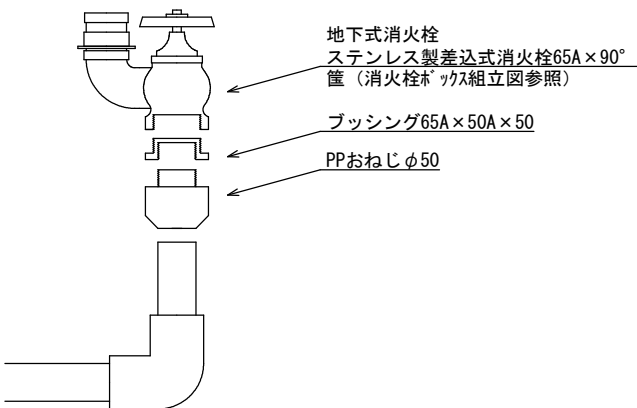

※情報項目の数は5項目以上明示できるものとする。

工事名	和賀町地内（市道野村和賀天神線ほか） 公共下水道事業に伴う配水管移設工事		
図面名	構造図(2)		
施行場所	亀山市和賀町地内		
縮尺	図示	図面番号	11 / 11
事業者名	亀山市 上下水道部 上水道課		