

位置図

S-1:2500




施工場所
布気町地内

工事名	布気町地内(市道布気小野線)送水管布設工事
図面名	位置図
尺度	1:2500
図面番号	1
事業者名	上下水道部 上水道課 上水道工務グループ

2
1


平面図(1) S=1:500 (A1)
1工区

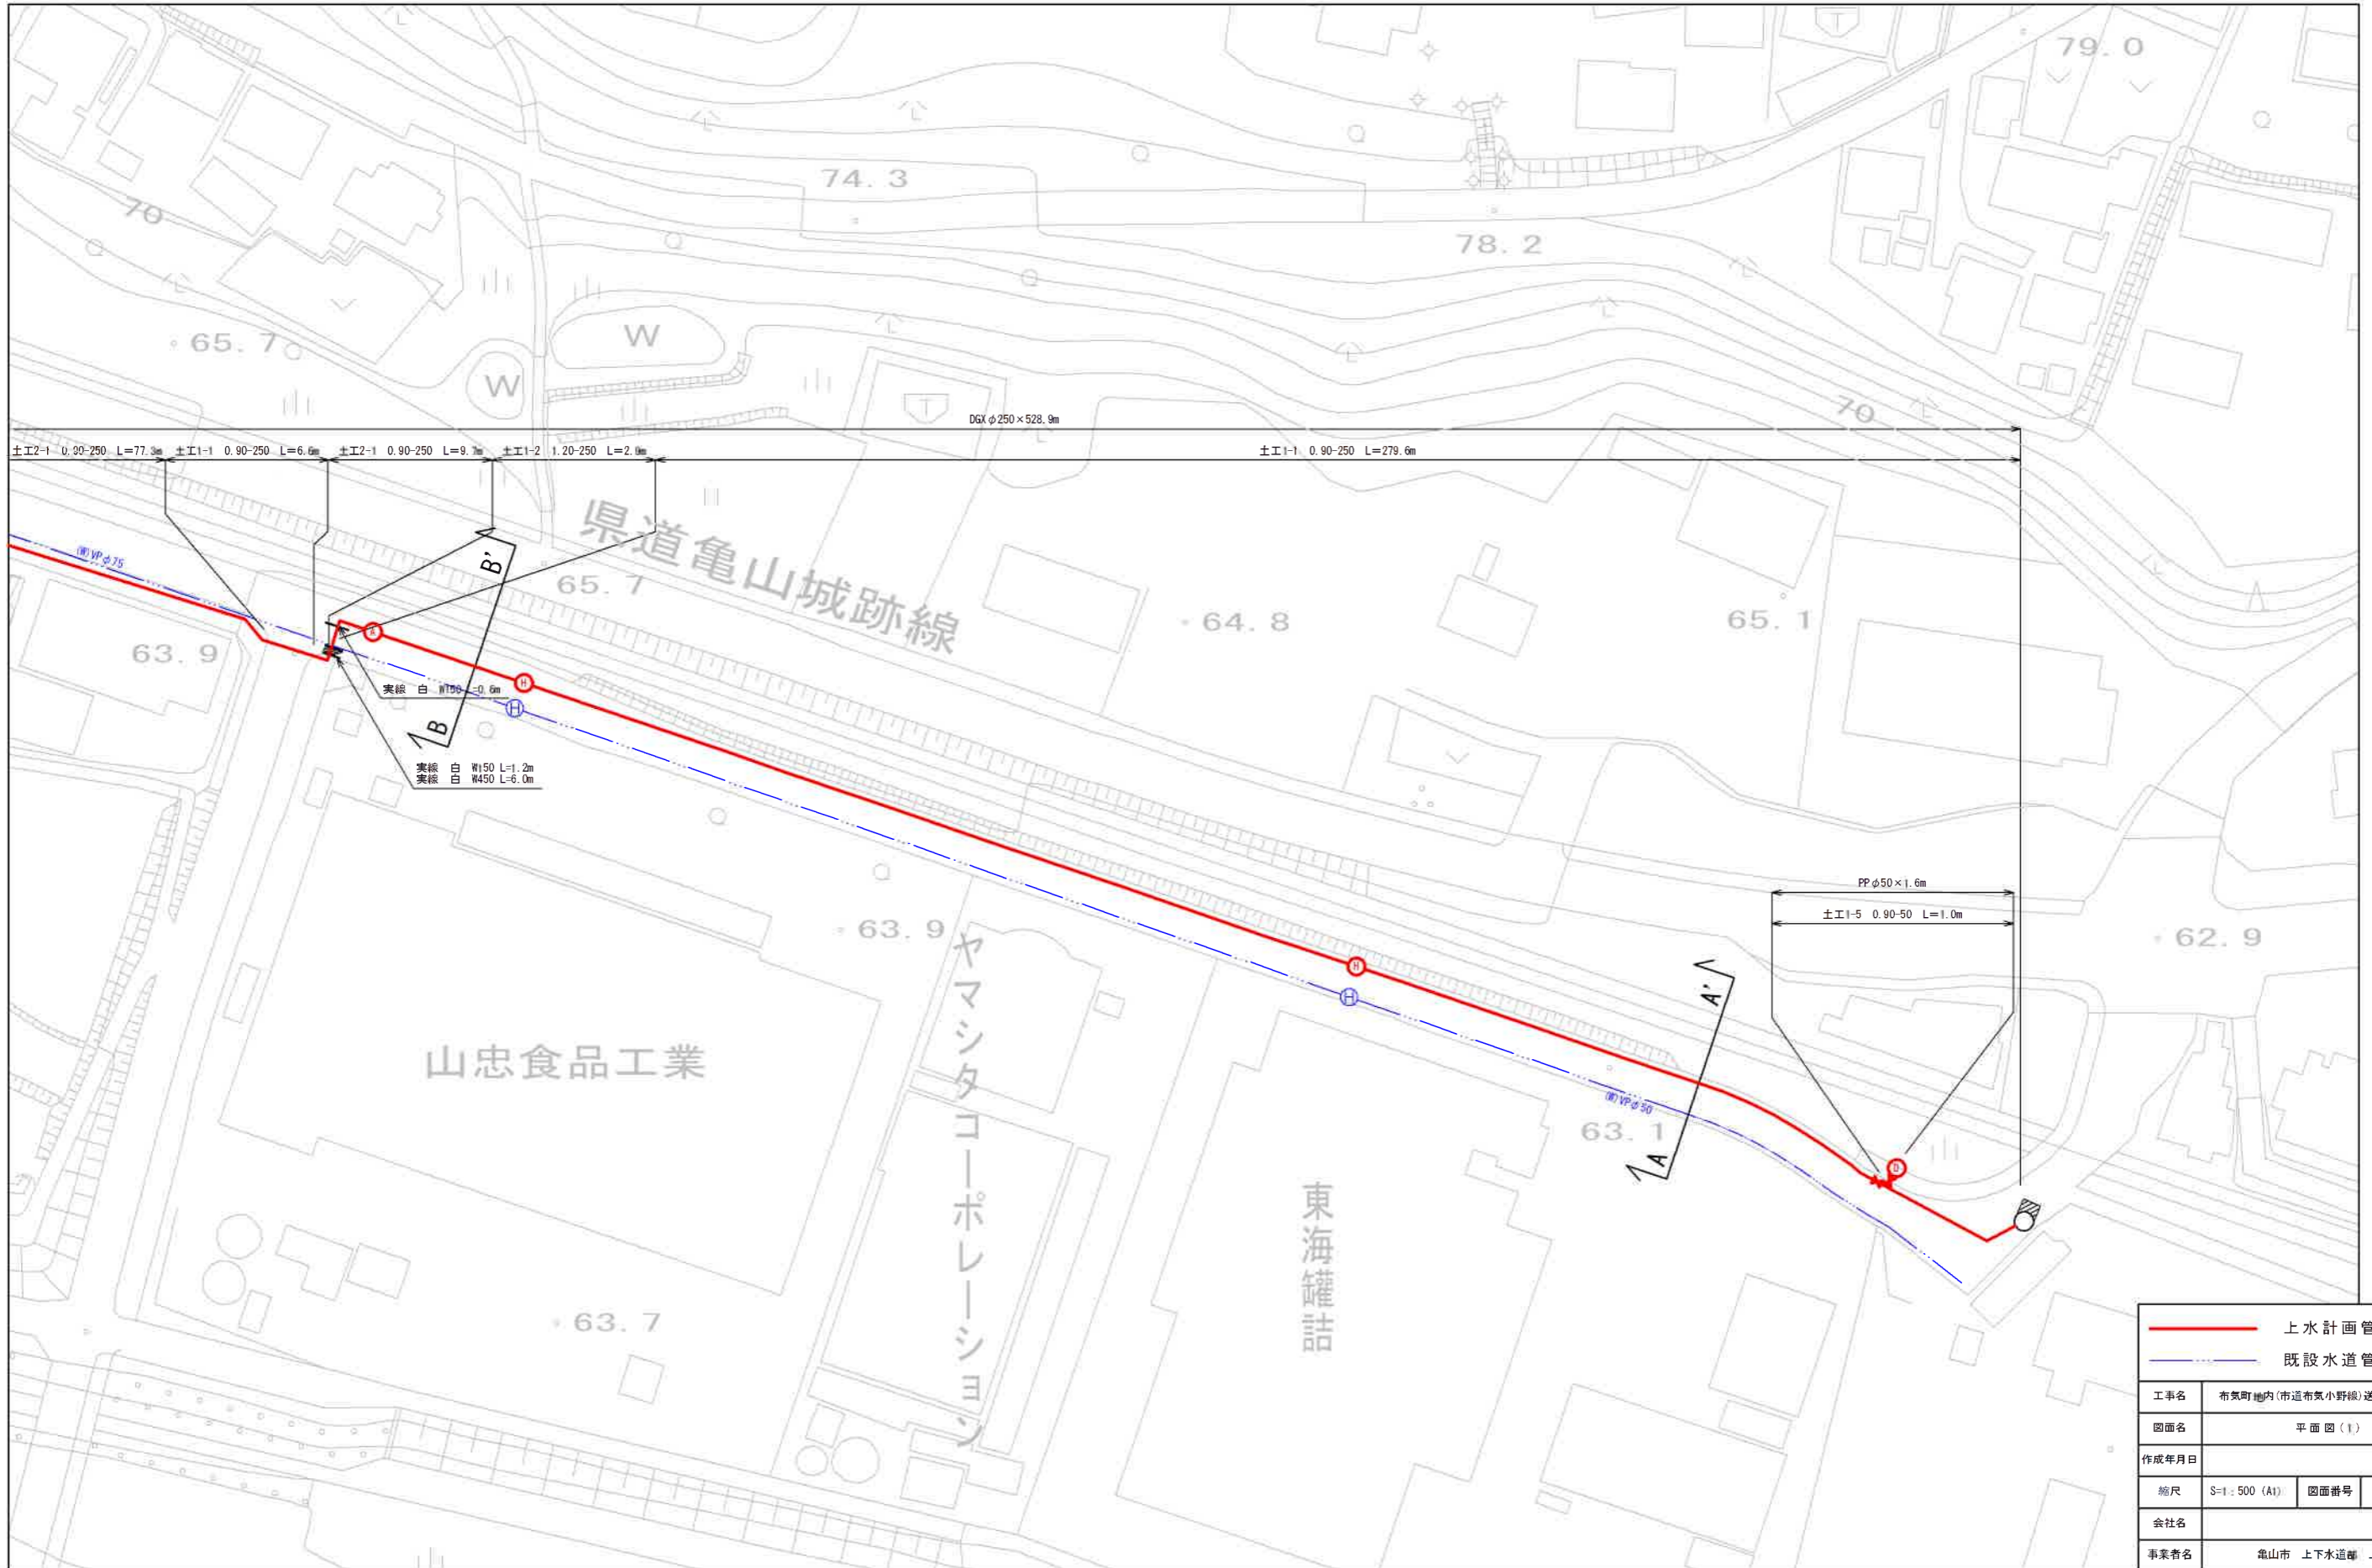

— 上水計画管	
- - - 既設水道管	
工事名	布気町地内(市道布気小野線)送水管布設工事
図面名	平面図(1)
作成年月日	
縮尺	S=1:500 (A1) 図面番号 2
会社名	
事業者名	龜山市 上下水道部 上水道課

2
1

平面图 (2) S=1:500 (A1)
1工区

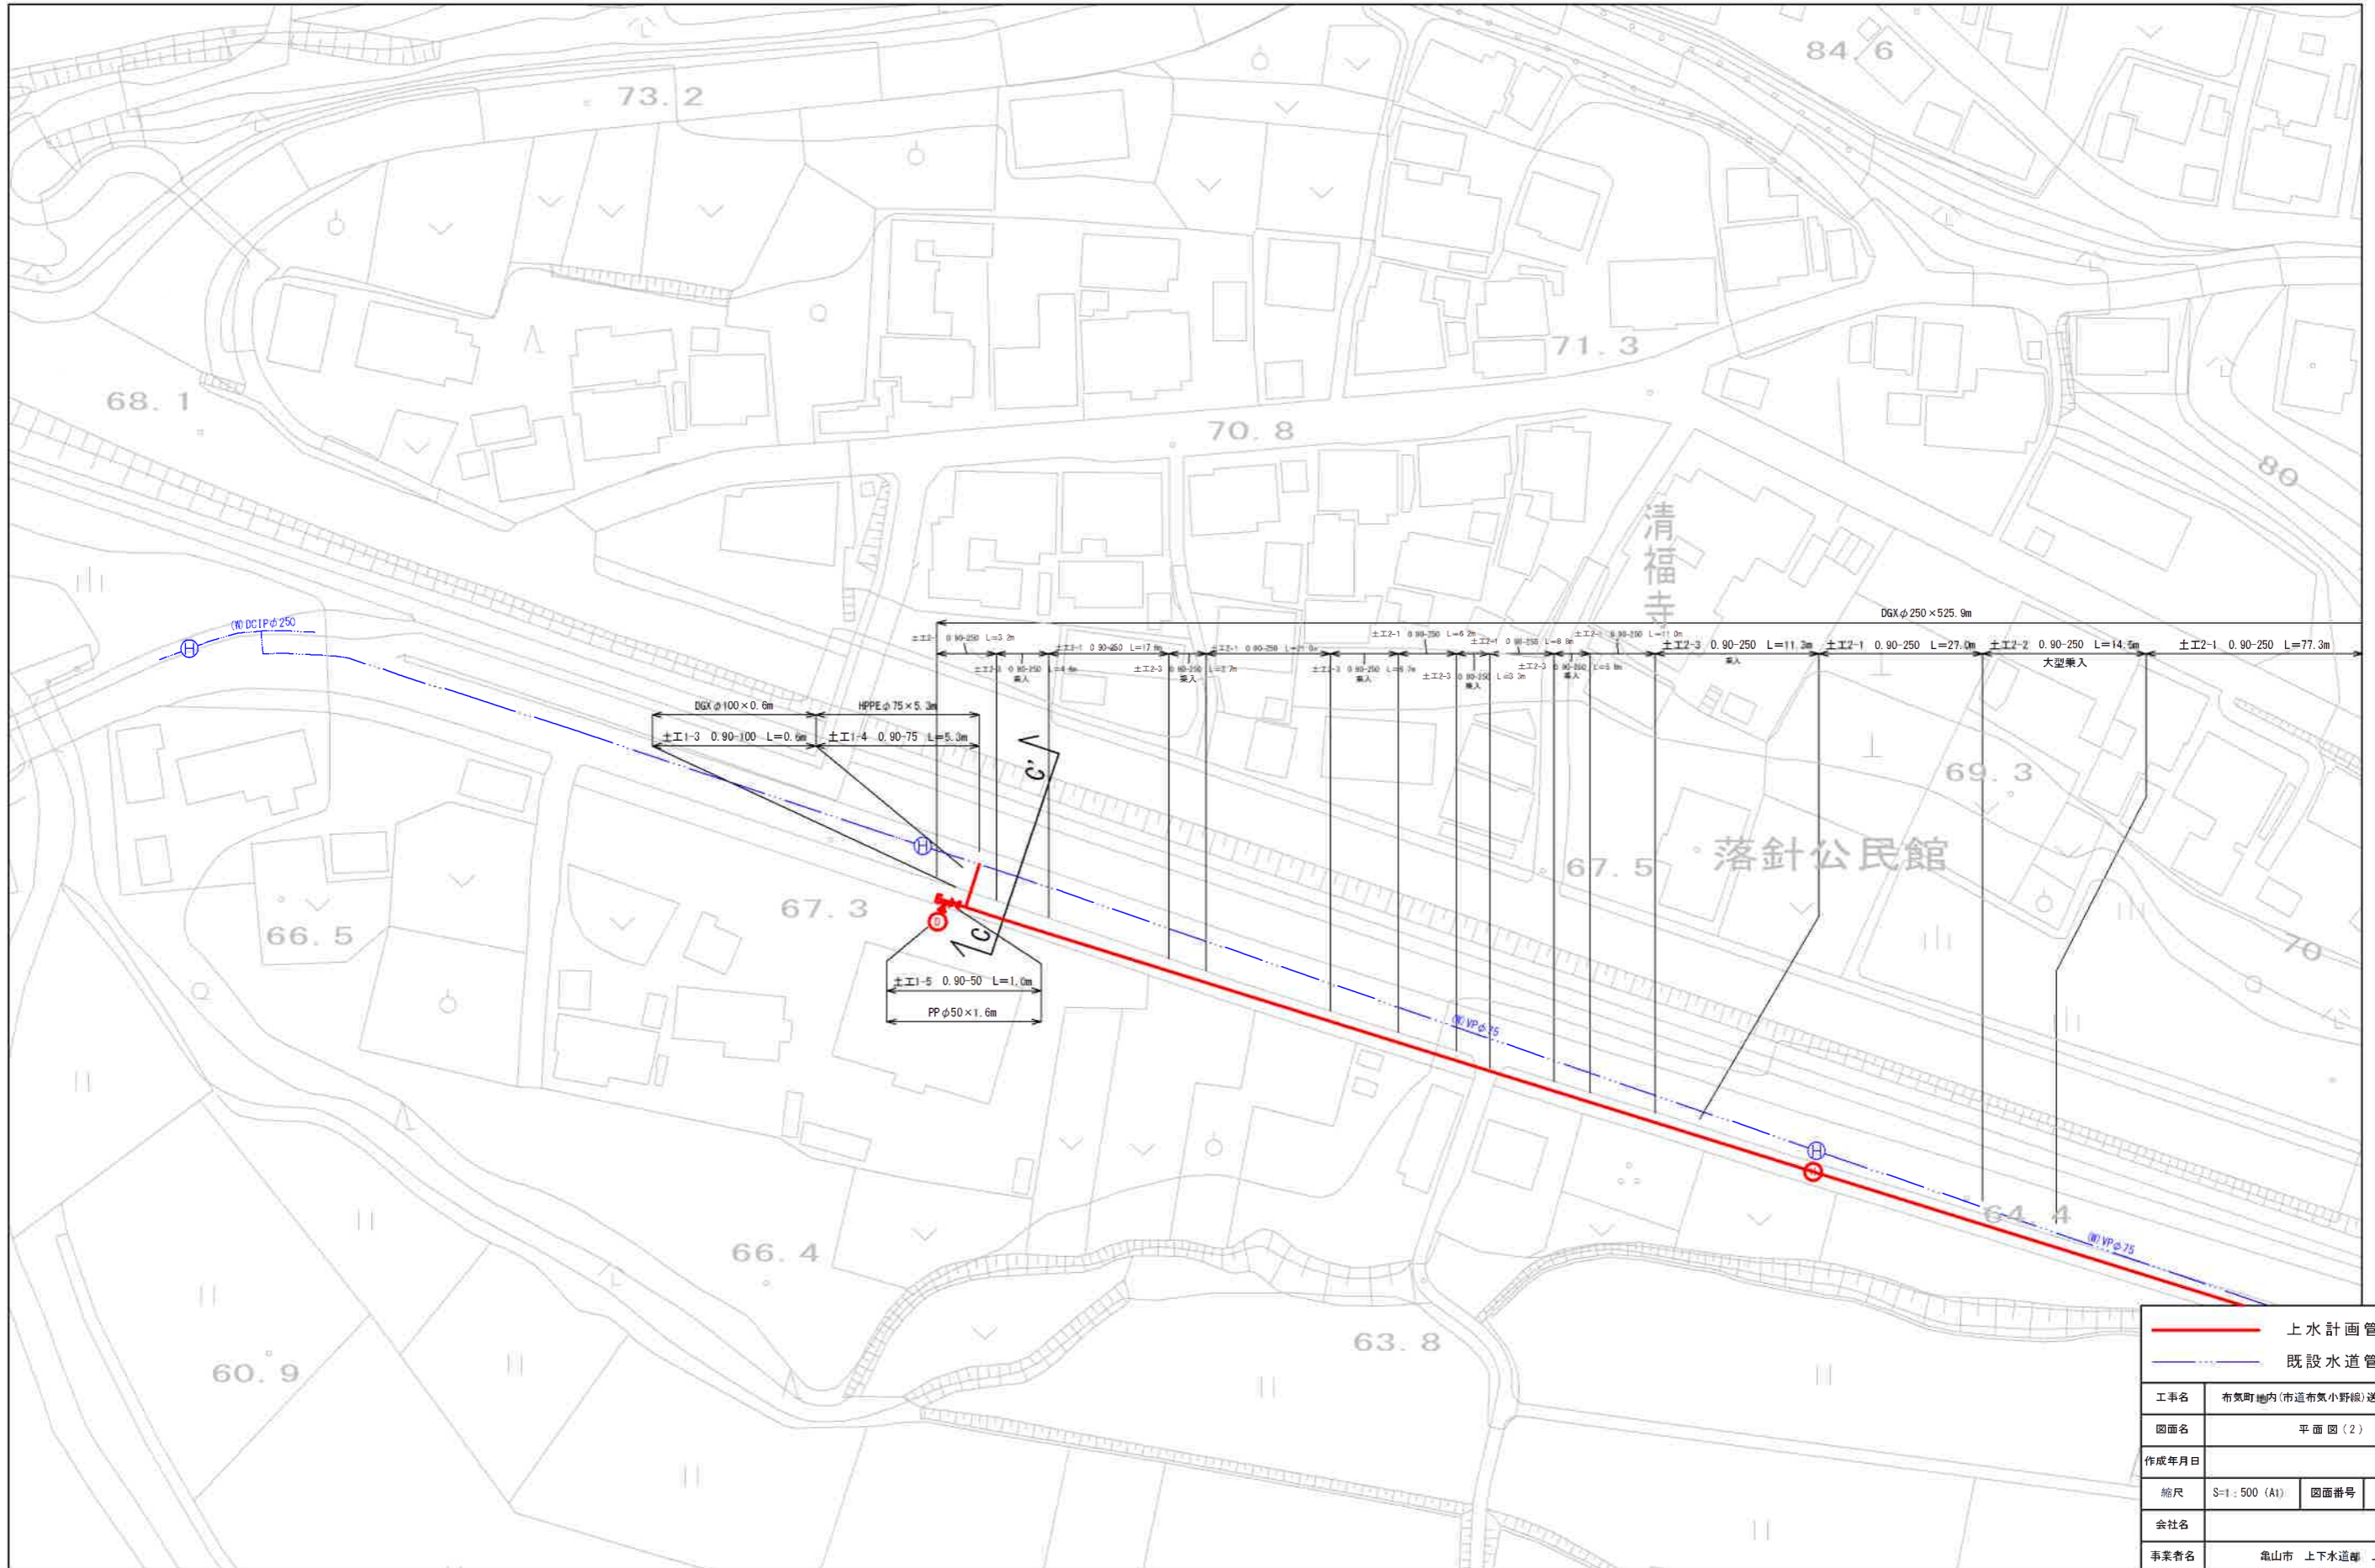


— 上水計画管	
- - - 既設水道管	
工事名	布気町地内(市道布気小野線)送水管布設工事
図面名	平面图(2)
作成年月日	
縮尺	S=1:500 (A1) 図面番号 3
会社名	
事業者名	倉山市 上下水道部 上水道課


配管詳細図(1)

S-Free


1工区

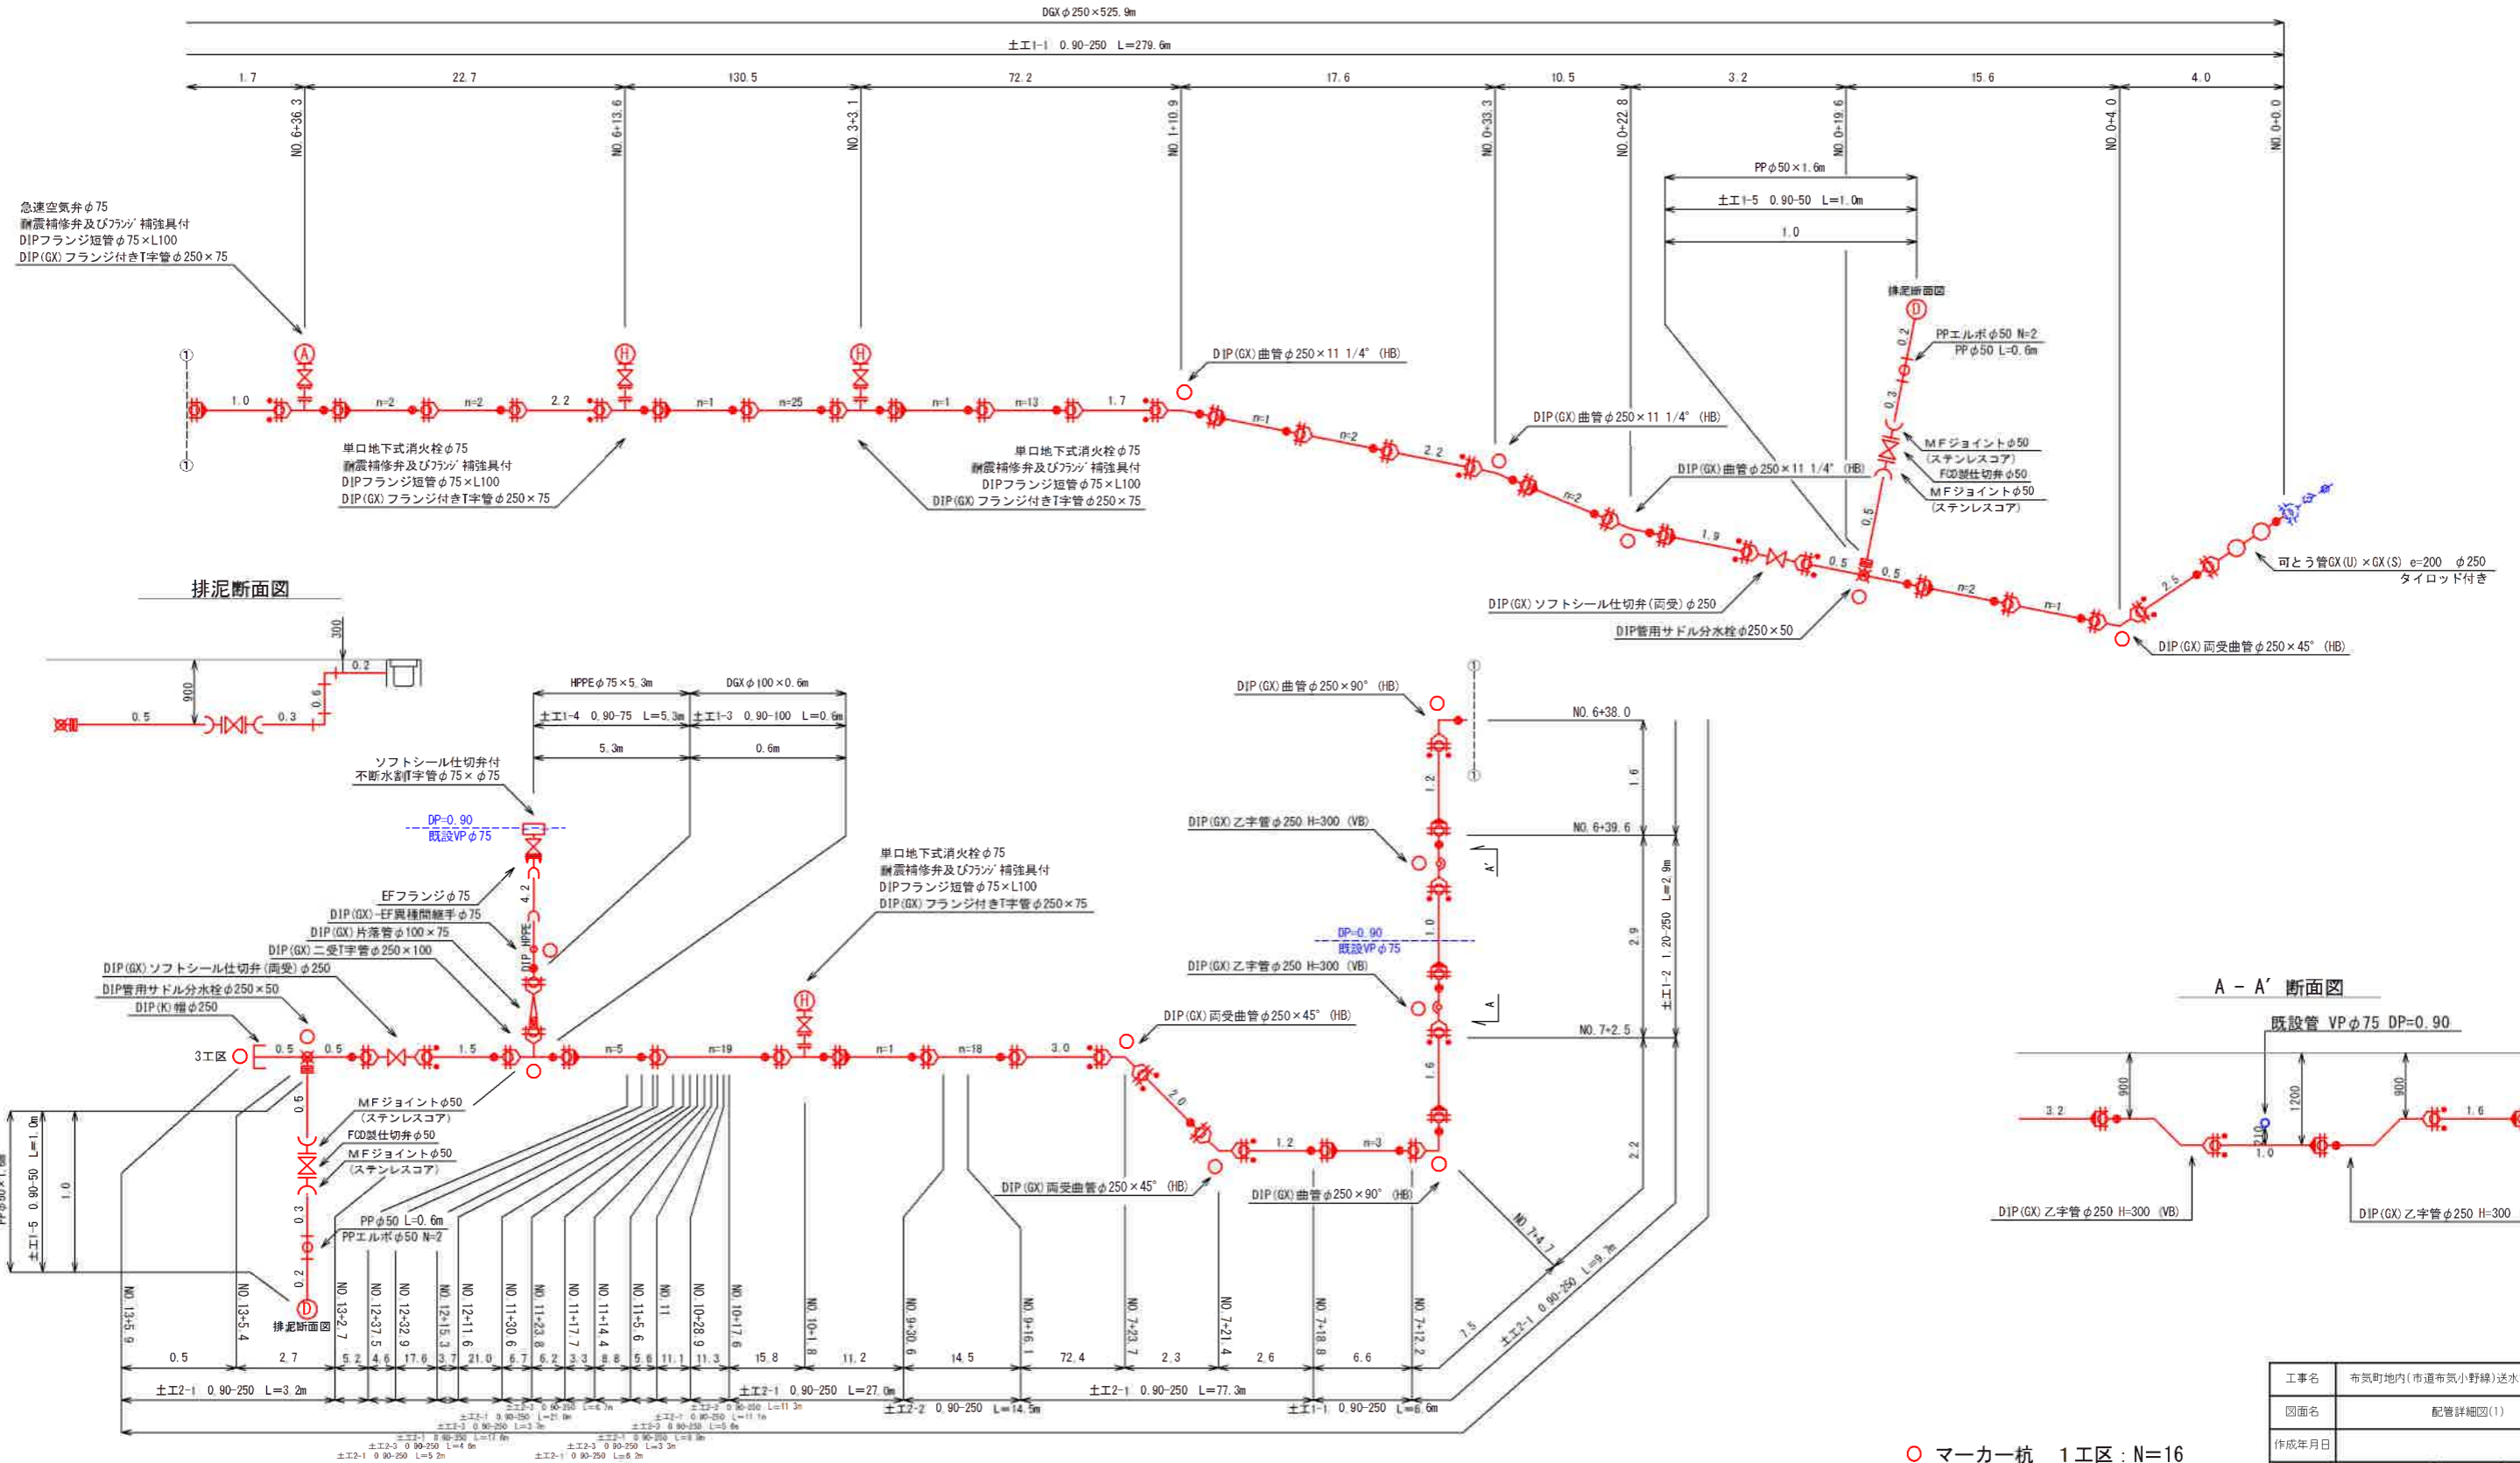

排泥断面図

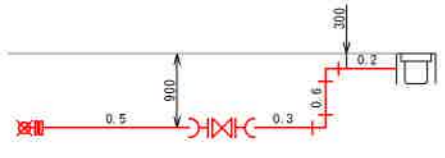


A-A' 断面図

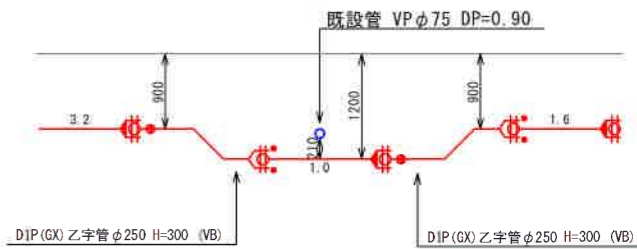


○ マーカー杭 1工区 : N=16

工事名	布賀町地内(市道布賀小野線)送水管布設工事		
図面名	配管詳細図(1)		
作成年月日			
縮尺	Free	図面番号	4
会社名			
事業者名	亀山市 上下水道部 上水道課		

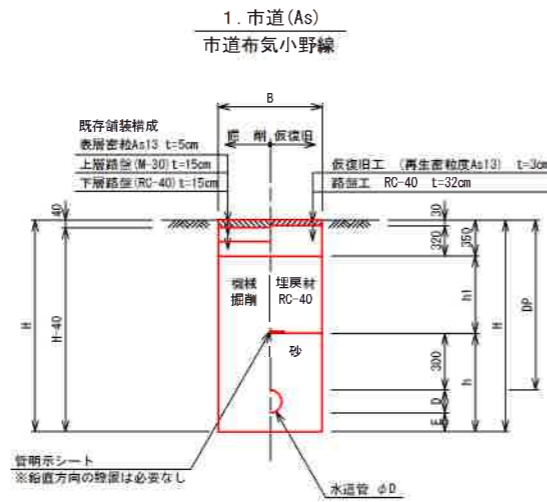


寸法表

掘削断面	口径	DP	B	D	E	h	h1	H	備考
1-1	φ250	900	650	272	0	572	410	1172	
1-2	φ250	1200	650	272	0	572	710	1472	
1-3	φ100	900	600	118	0	418	410	1018	
1-4	φ75	900	600	90	100	490	410	1090	
1-5	φ50	900	600	60	100	460	410	1060	

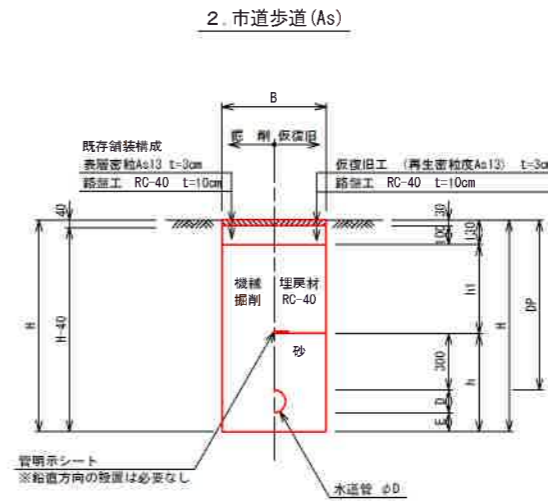


寸法表

掘削断面	口径	DP	B	D	E	h	h1	H	備考
2-1	φ250	900	650	272	0	572	470	1172	

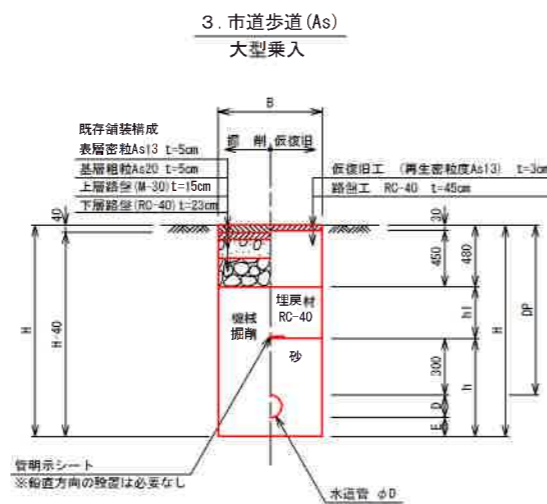

寸法表

掘削断面	口径	DP	B	D	E	h	h1	H	備考
2-2	φ250	900	650	272	0	572	120	1172	

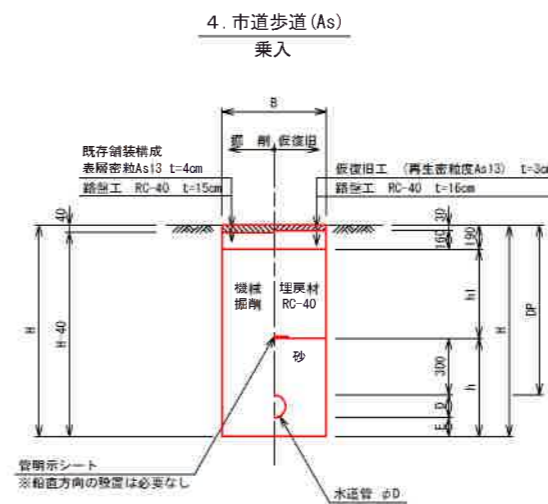

寸法表


掘削断面	口径	DP	B	D	E	h	h1	H	備考
2-3	φ250	900	650	272	0	572	410	1172	

工事名	布気町地内(市道布気小野線)送水管布設工事		
図面名	土工標準図		
作成年月日			
縮尺	Free	図面番号	5
会社名			
事業者名	亀山市 上下水道部 上水道課		

仕切弁ボックス標準図


S=Free

円形1号 (H=900)

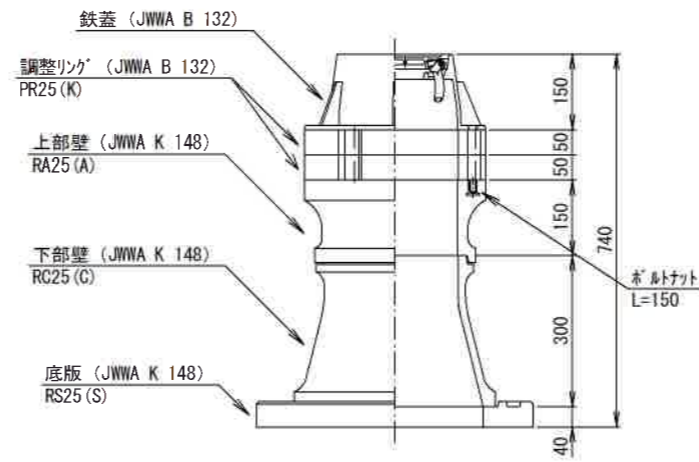


消火栓ボックス、空気弁ボックス標準図


S=Free

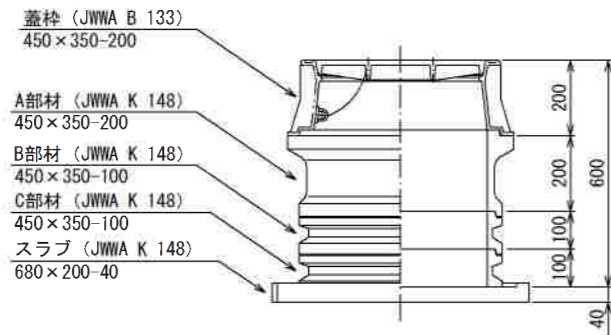

(消火栓工法図)

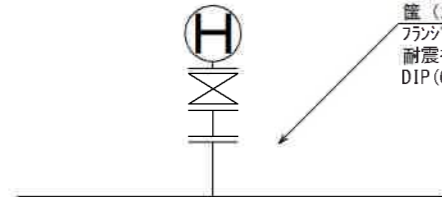

(空気弁工法図)


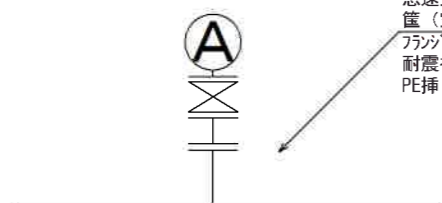


地下式消火栓 (埋設型7.5K内外面エポキシ樹脂粉体塗装)
 筐 (消火栓ボックス組立図参照)
 フランジ短管φ75mm×100mm
 耐震補修弁及びフランジ補強具付
 DIP (GX) フランジ付きT字管φ200×75

急速空気弁 (φ75)
 筐 (空気弁ボックス組立図参照)
 フランジ短管φ75mm×100mm
 耐震補修弁及びフランジ補強具付
 PE挿し口付鑄鉄製T字管

仕切弁筐 (鉄蓋) 参考図

S=Free

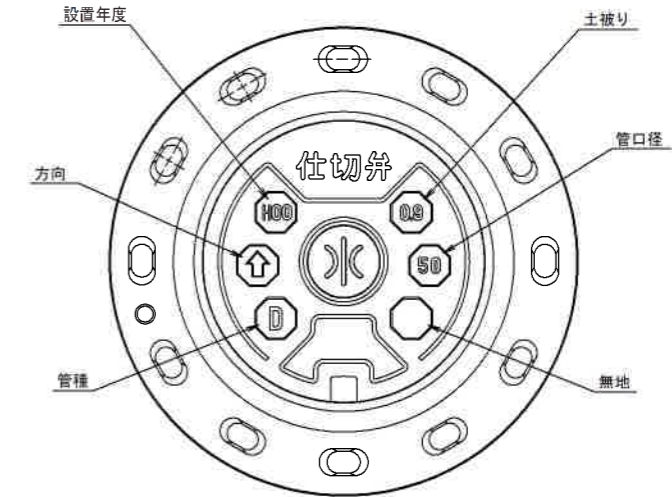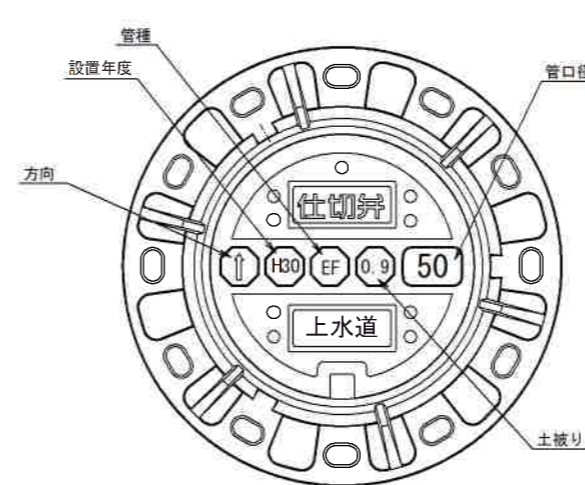

※情報項目の数は5項目以上明示できるものとする。

工事名	布気町地内(市道布気小野線)送水管布設工事		
図面名	構造図		
作成年月日			
縮尺	図示	図面番号	0
会社名			
事業者名	亀山市 上下水道部 上水道課		