



位置図 S=1:2500 (A1)

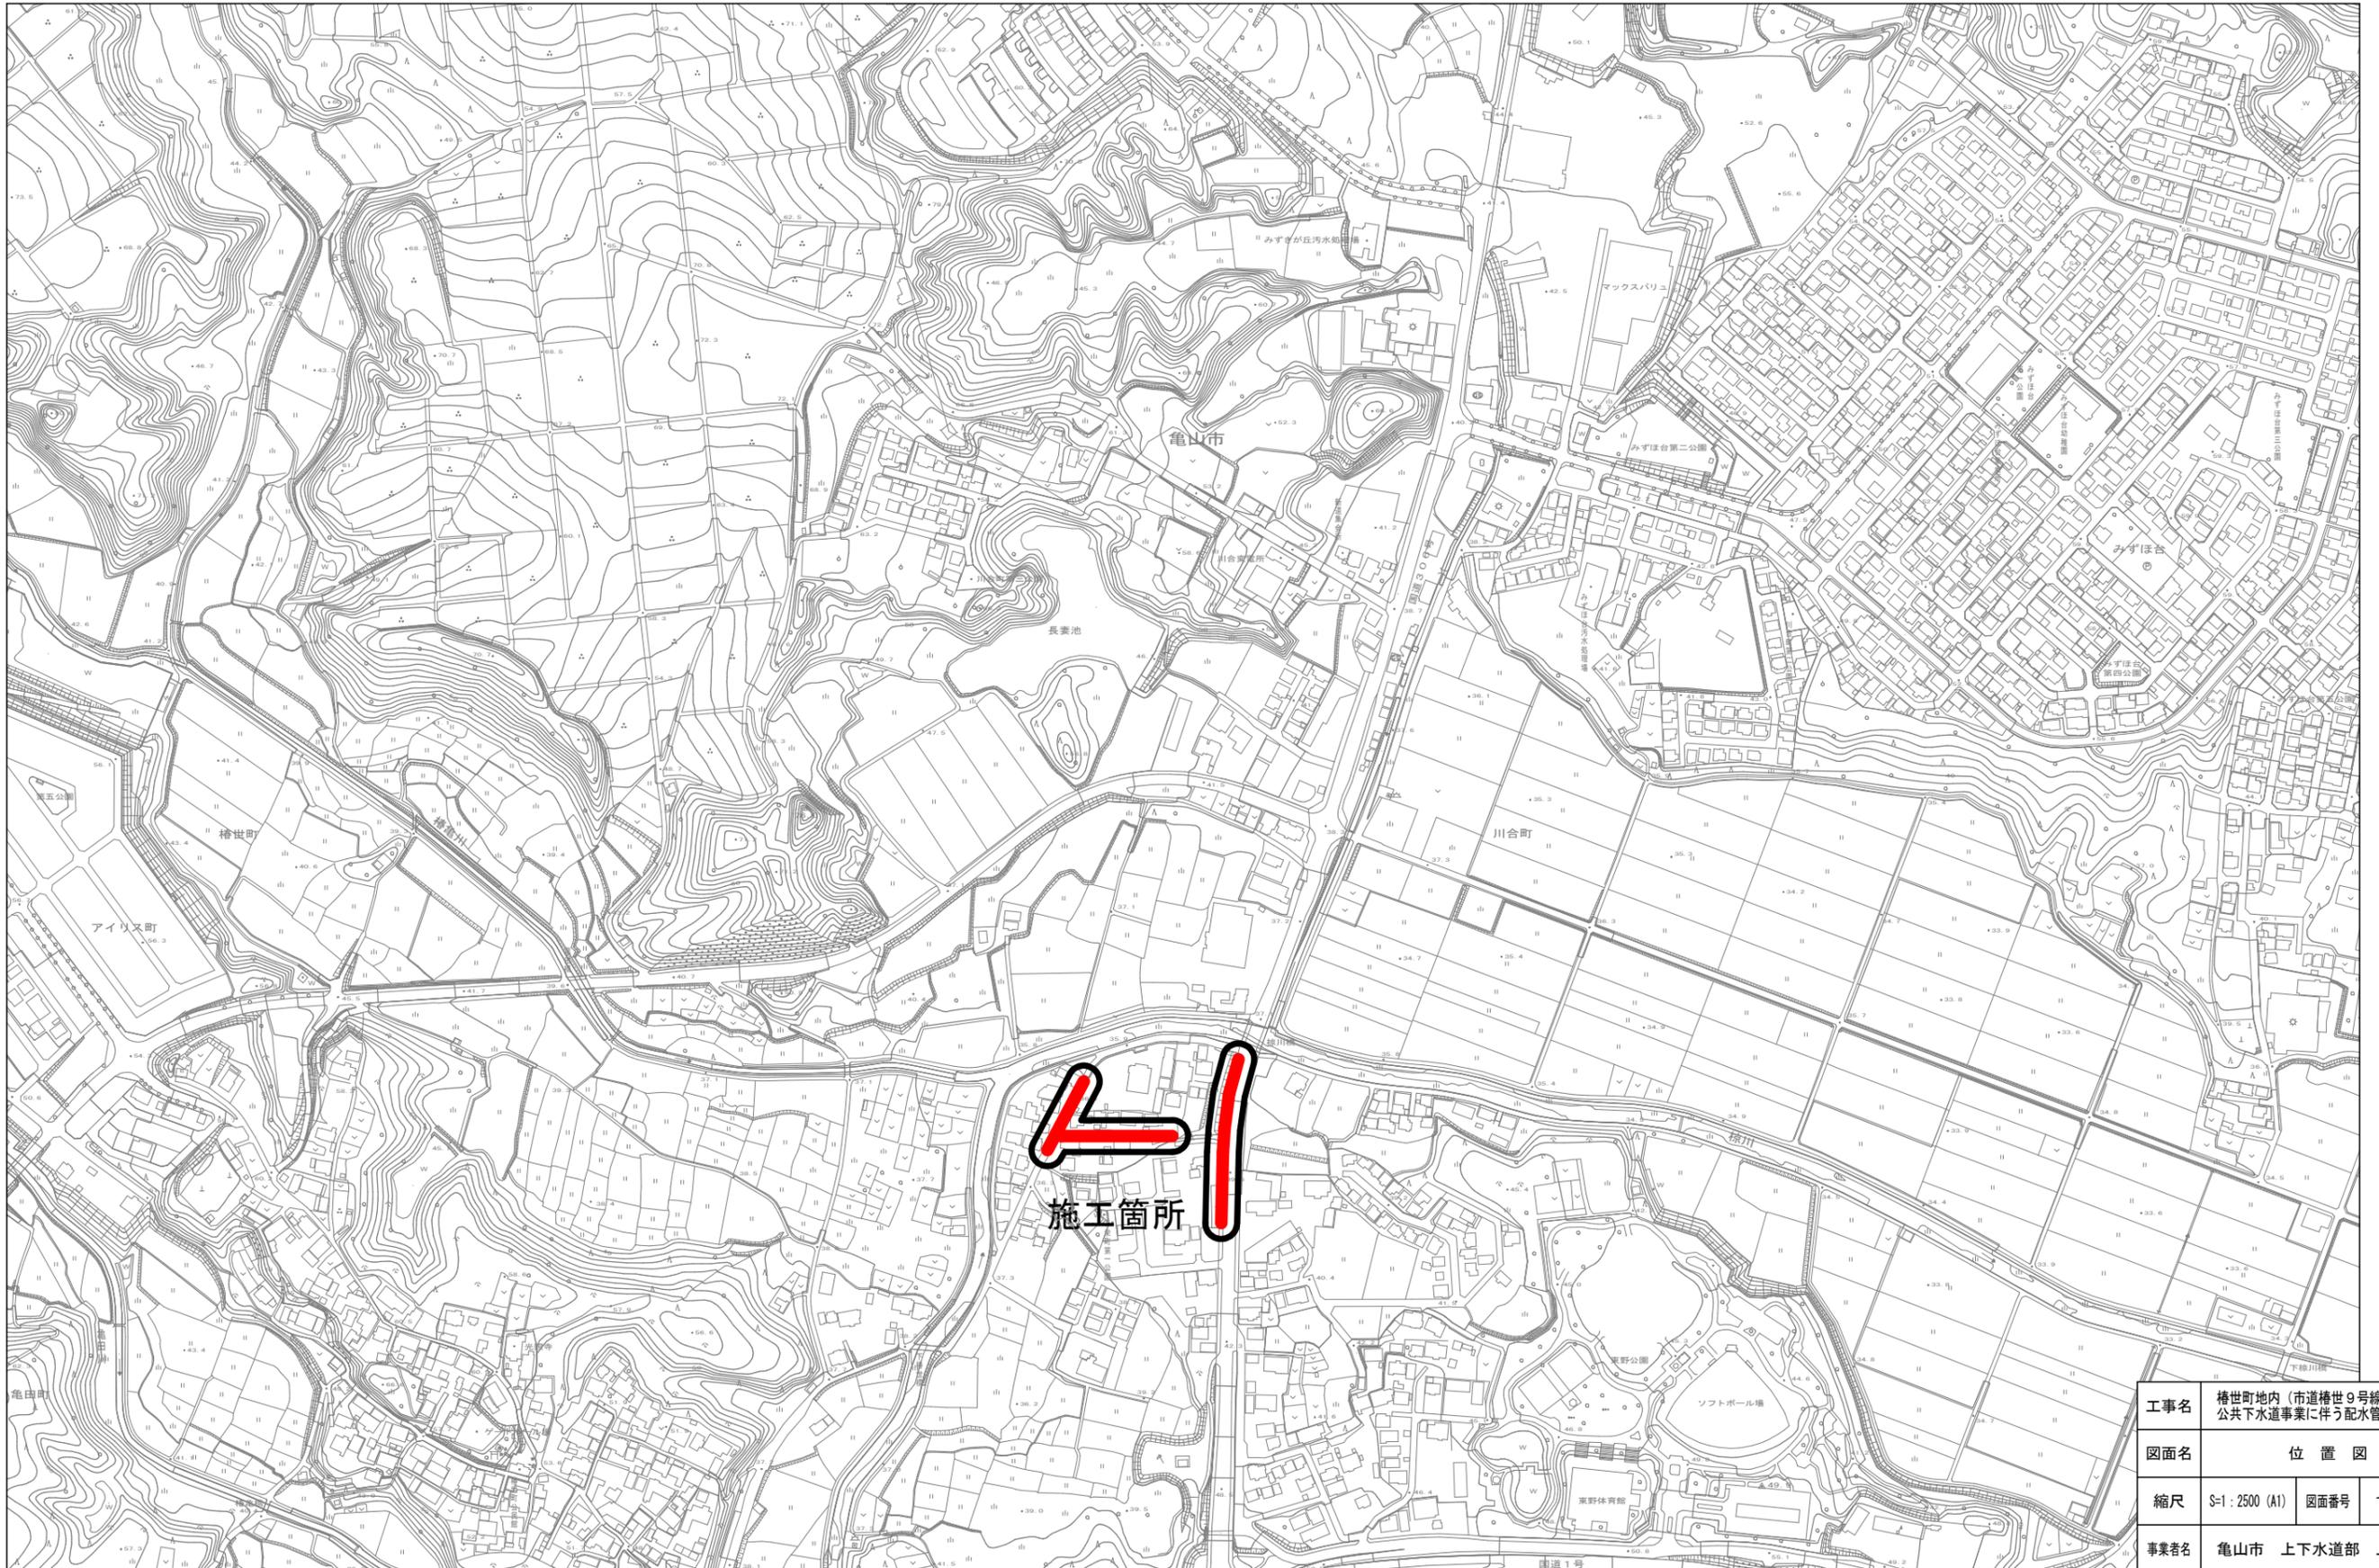

工事名	椿世町地内 (市道椿世9号線ほか) 公共下水道事業に伴う配水管移設工事		
図面名	位置図		
縮尺	S=1:2500 (A1)	図面番号	1 / 6
事業者名	亀山市 上下水道部 水道課		

平面図 S=1:500 (A1)

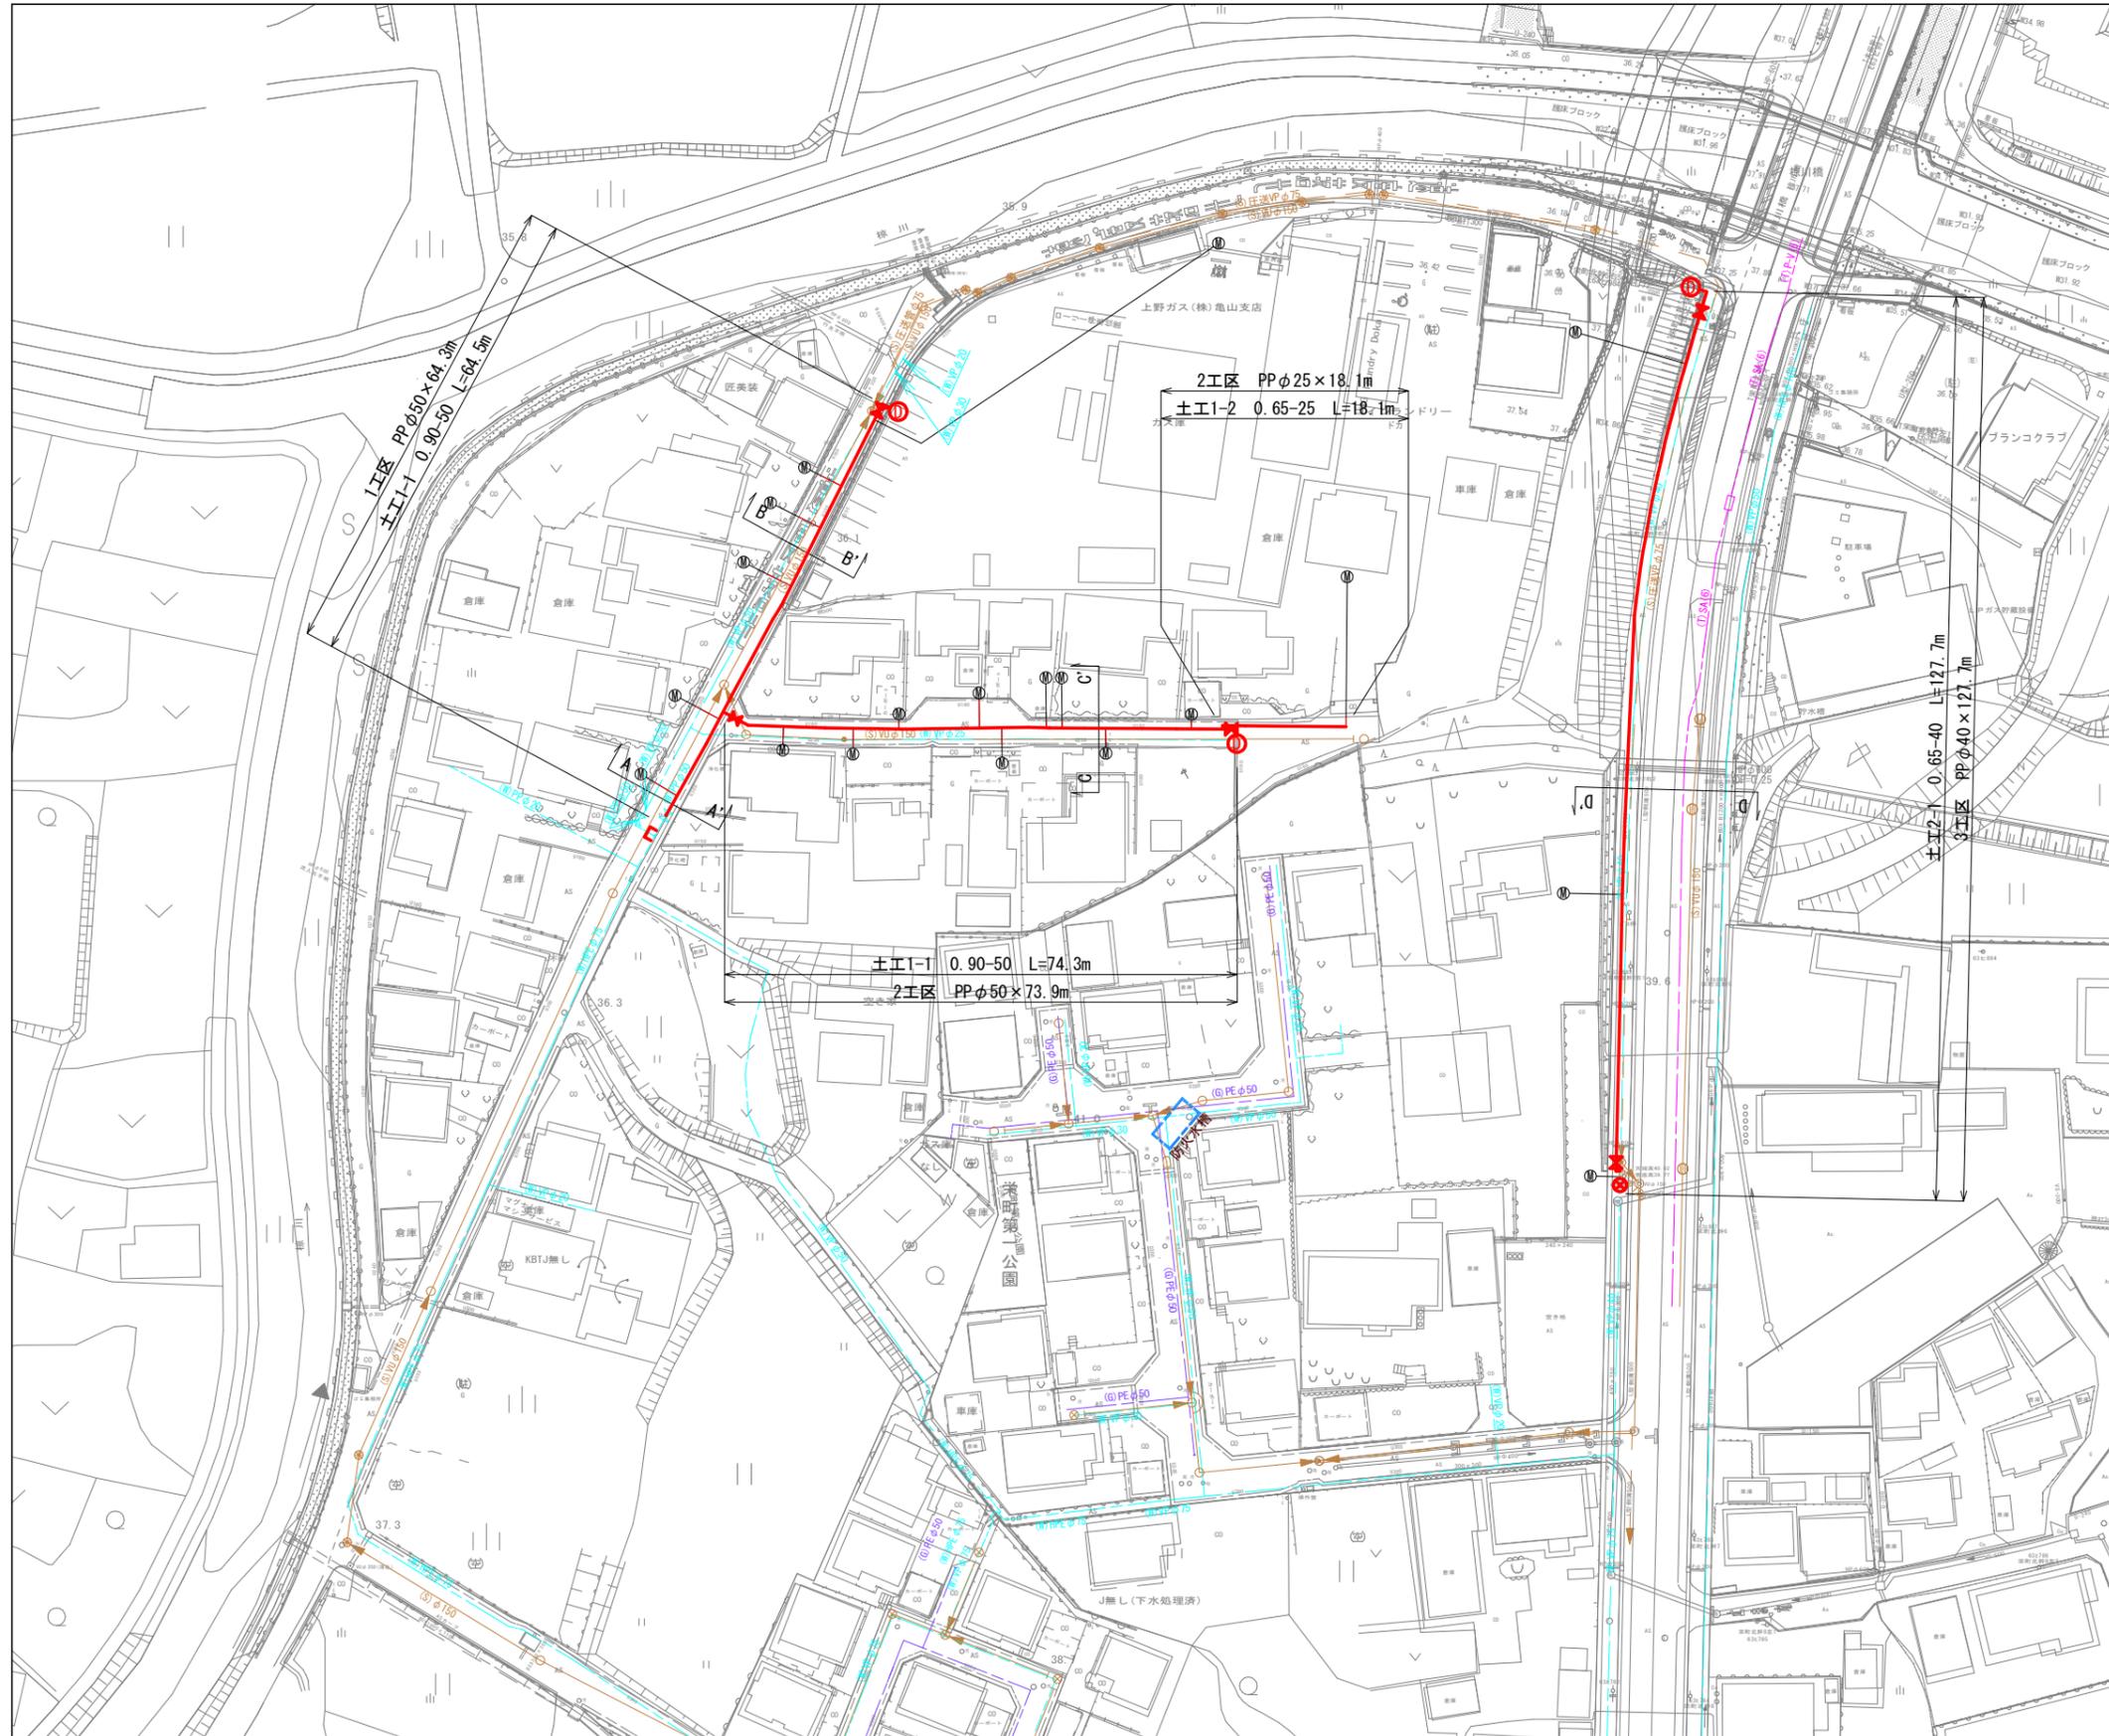


		上水計画管
		既設水道管
		計画下水道管
工事名	椿世町地内(市道椿世9号線ほか) 公共下水道事業に伴う配水管移設工事	
図面名	平面図	
縮尺	図示	図面番号 2 / 6
事業者名	亀山市 上下水道部 水道課	


配管詳細図

S-Free


※排泥管詳細図(1)

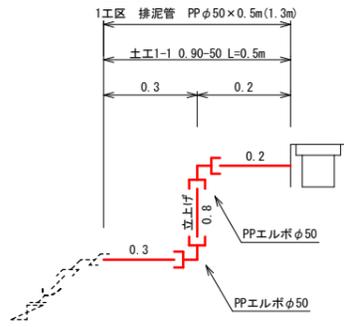


※排泥管詳細図(3)

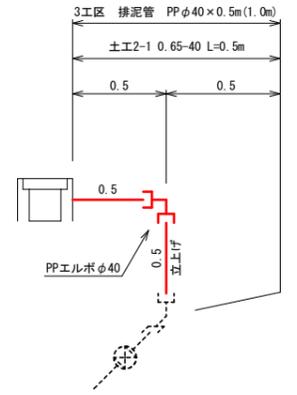


※排泥管詳細図(2)

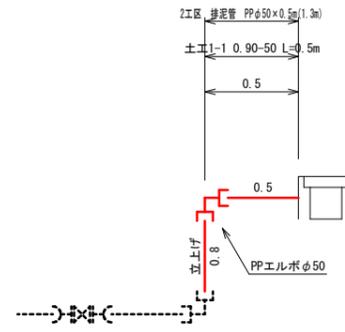


※排泥管詳細図(1)

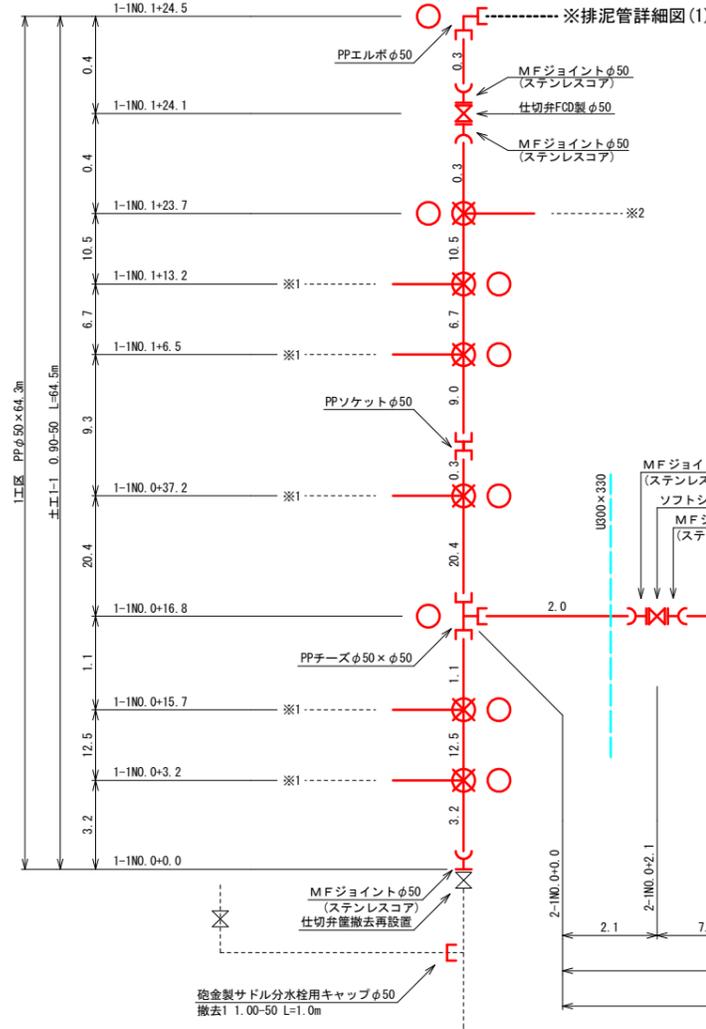

※排泥管詳細図(2)

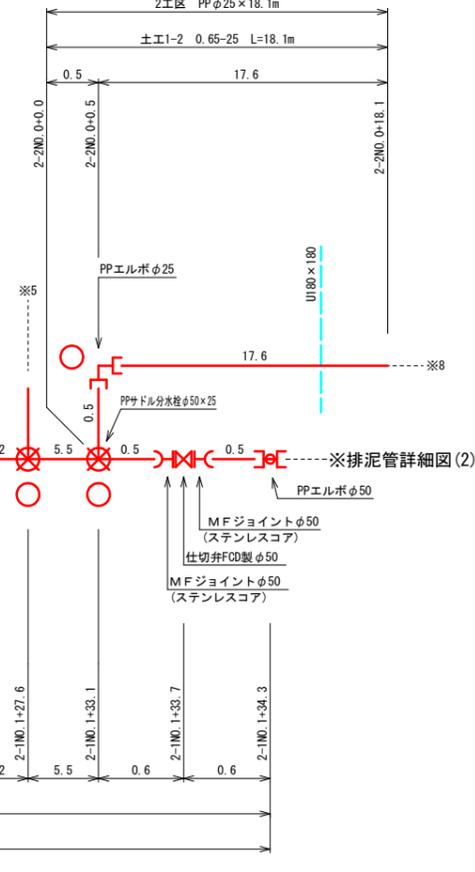

※排泥管詳細図(3)

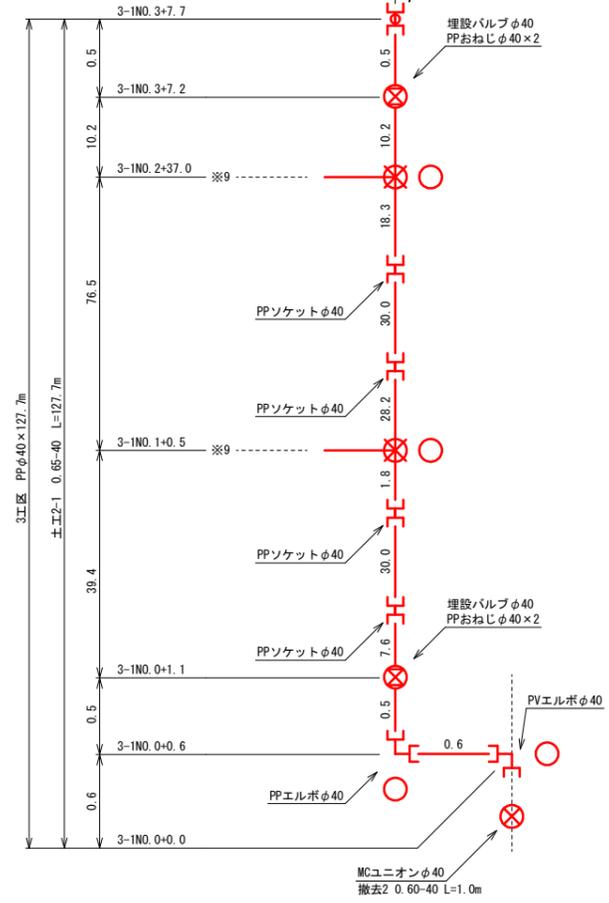

※1 詳細図 N=5
±E1-4 0.65-13 L=3.4m

※2 詳細図 N=1
±E1-3 0.65-20 L=1.0m

※3 詳細図 N=3
±E1-4 0.65-13 L=1.0m

※4 詳細図 N=1
±E1-4 0.65-13 L=4.0m










※5 詳細図 N=1
±E1-3 0.65-20 L=1.0m

※6 詳細図 N=3
±E1-4 0.65-13 L=2.3m

※7 詳細図 N=1
±E1-3 0.65-20 L=2.3m

※8 詳細図 N=1


※9 詳細図 N=2
±E2-2 0.65-20 L=1.0m

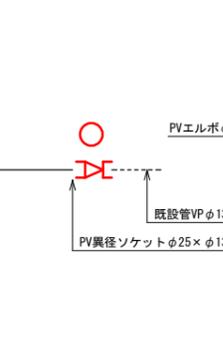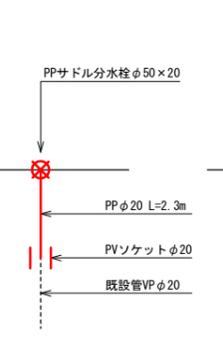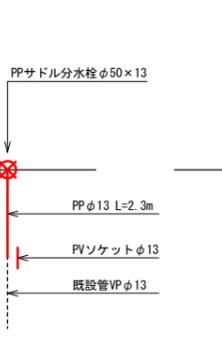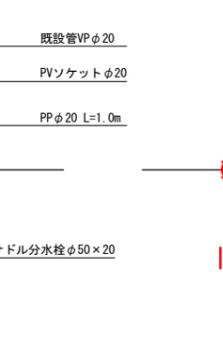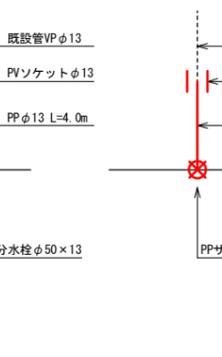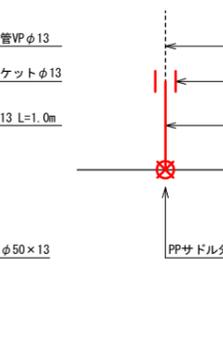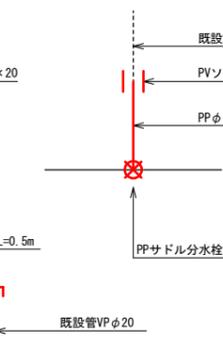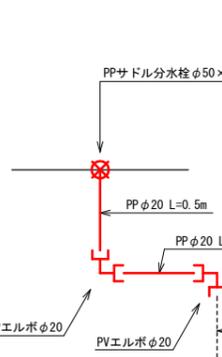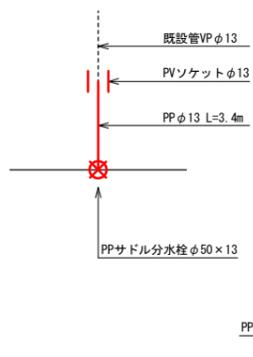

- マーカー杭 1工区 : N=7
- マーカー杭 2工区 : N=13
- マーカー杭 3工区 : N=4

工事名	椿世町地内(市道椿世9号線ほか)公共下水道事業に伴う配水管移設工事		
図面名	配管図		
縮尺	図示	図面番号	3 / 6
事業者名	亀山市 上下水道部 上水道課		

横断図 S=1:100 (A1)

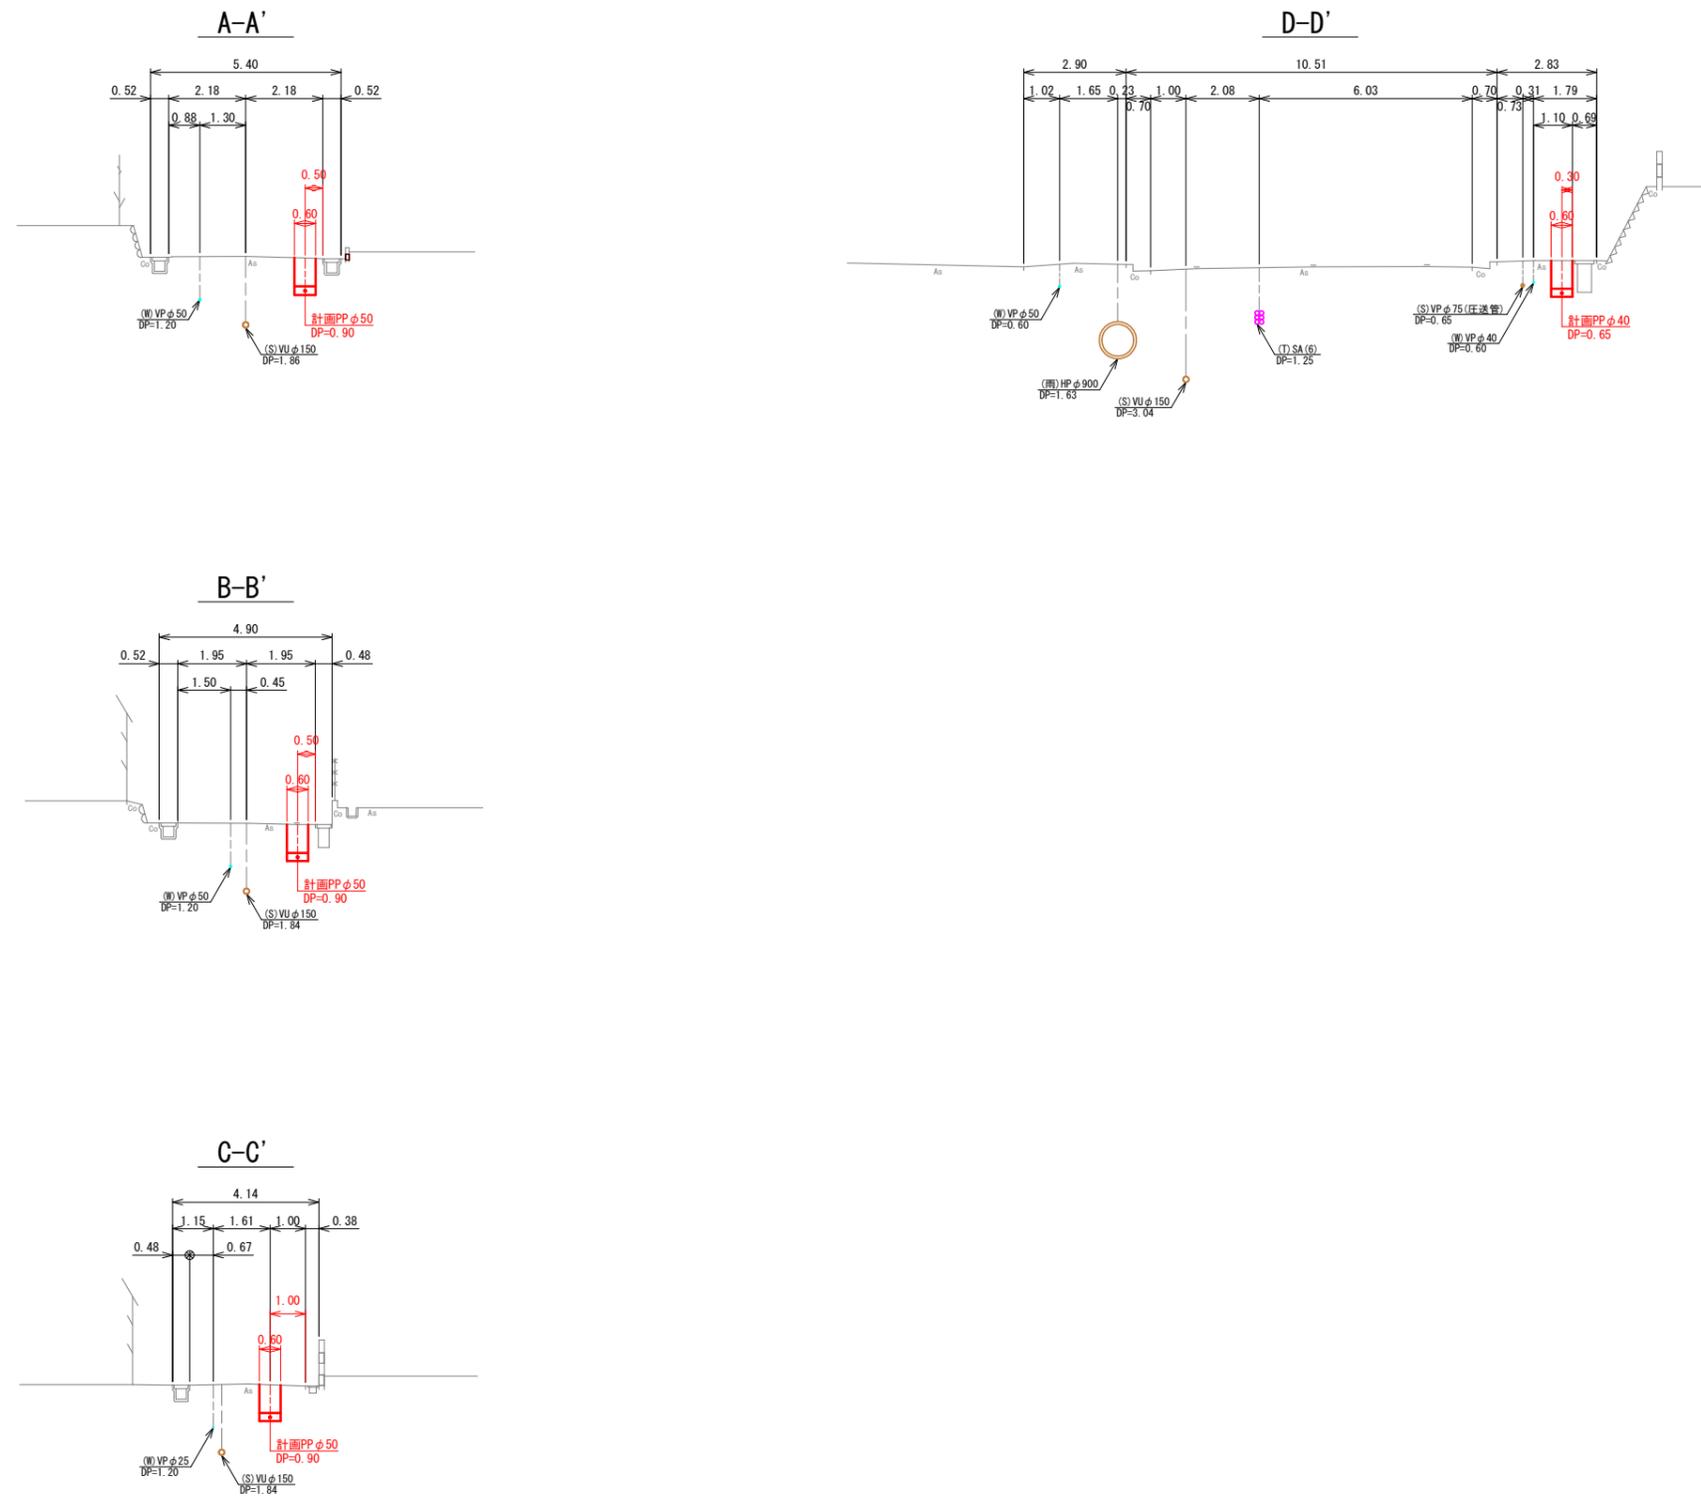


工事名	椿世町地内（市道椿世9号線ほか） 公共下水道事業に伴う配水管移設工事		
図面名	横断図		
縮尺	図示	図面番号	4 / 6
事業者名	亀山市 上下水道部 上水道課		

土工標準図

S=Free


1. 市道 (As)

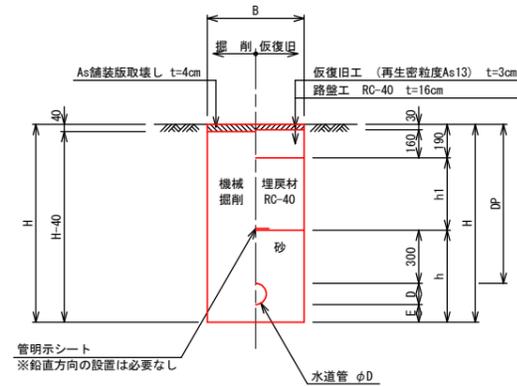

寸法表

掘削断面	口径	DP	B	D	E	h	h1	H	備考
1-1	PP φ50	900	600	60	100	460	410	1060	
1-2	PP φ25	650	600	34	100	442	160	792	
1-3	PP φ20	650	600	27	100	427	160	777	給水
1-4	PP φ13	650	600	22	100	422	160	772	給水


市道 (As) 撤去

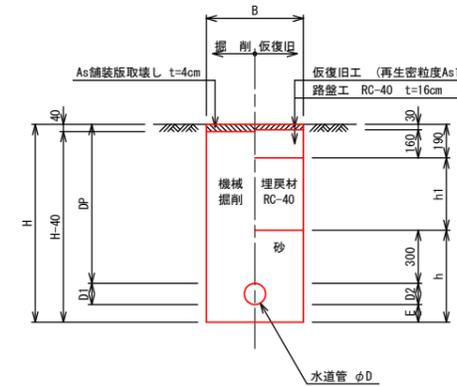

寸法表

掘削断面	掘削	仮復旧	DP	B	D1	D2	E	h	h1	H	備考
撤去1	VP φ50	HPPE φ75	1000	600	60	90	100	490	510	1190	


2. 国道歩道部 (As)

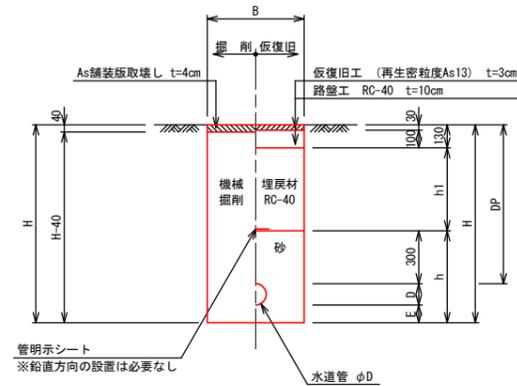

寸法表

掘削断面	口径	DP	B	D	E	h	h1	H	備考
2-1	PP φ40	650	600	48	100	448	220	798	
2-2	PP φ20	650	600	27	100	427	220	777	給水

国道歩道部 (As) 撤去

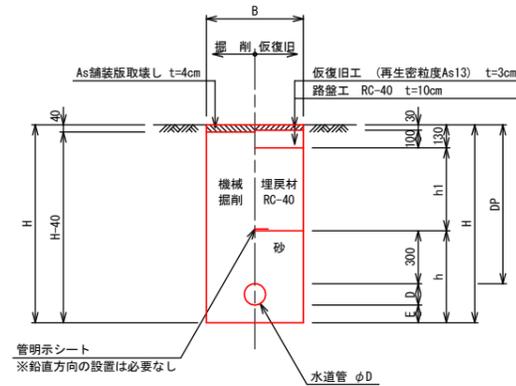

寸法表


掘削断面	掘削	仮復旧	DP	B	D1	D2	E	h	h1	H	備考
撤去2	VP φ40	VP φ40	600	600	48	48	100	448	170	748	

工事名	椿世町地内 (市道椿世9号線ほか) 公共下水道事業に伴う配水管移設工事		
図面名	土工図		
縮尺	図示	図面番号	5 / 6
事業者名	亀山市 上下水道部 上水道課		


仕切弁ボックス標準図

S=Free

円形 1号 (H=650)


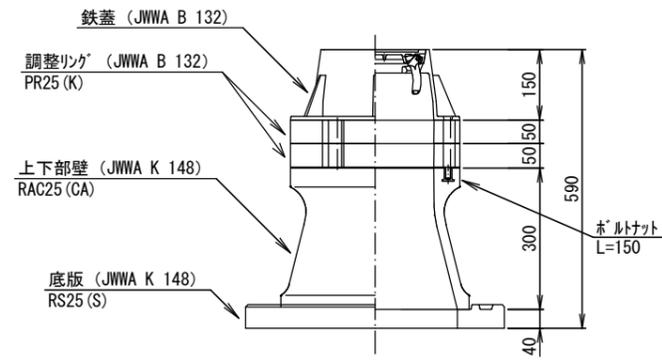


円形 1号 (H=900)

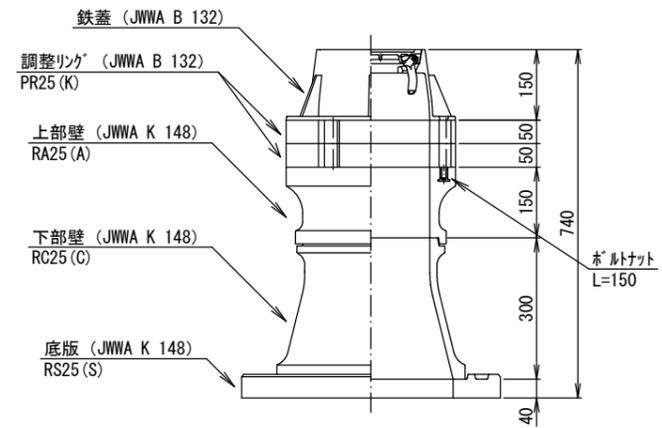

仕切弁筐（鉄蓋）参考図

S=Free

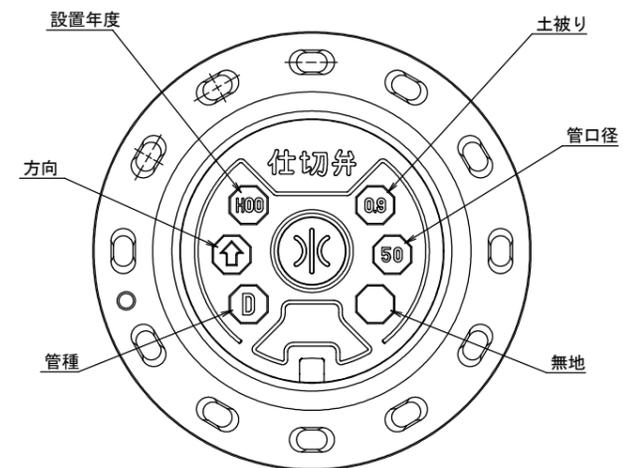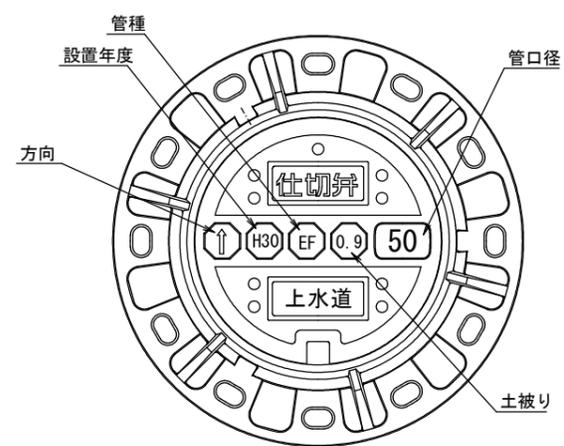

※情報項目の数は5項目以上明示できるものとする。

工事名	椿世町地内（市道椿世9号線ほか） 公共下水道事業に伴う配水管移設工事		
図面名	構造図		
縮尺	図示	図面番号	6 / 6
事業者名	亀山市 上下水道部 上水道課		