



工事名	亀山東部処理分区中継ポンプ設置工事 (その1)
処理分区名	亀山東部処理分区
工事箇所	亀山市椿世町地内
名称	位置図
縮尺	図示
図面番号	1

新橋世地区 M314-1
マンホールポンプ電気設備図(参考図)


ポンプ操作盤 外形寸法図
(S=1:10)

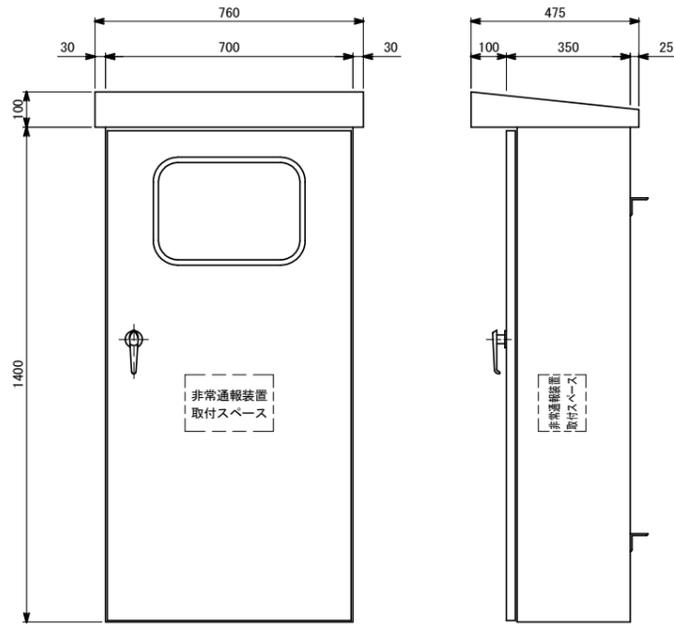

装柱図
(S=Free)

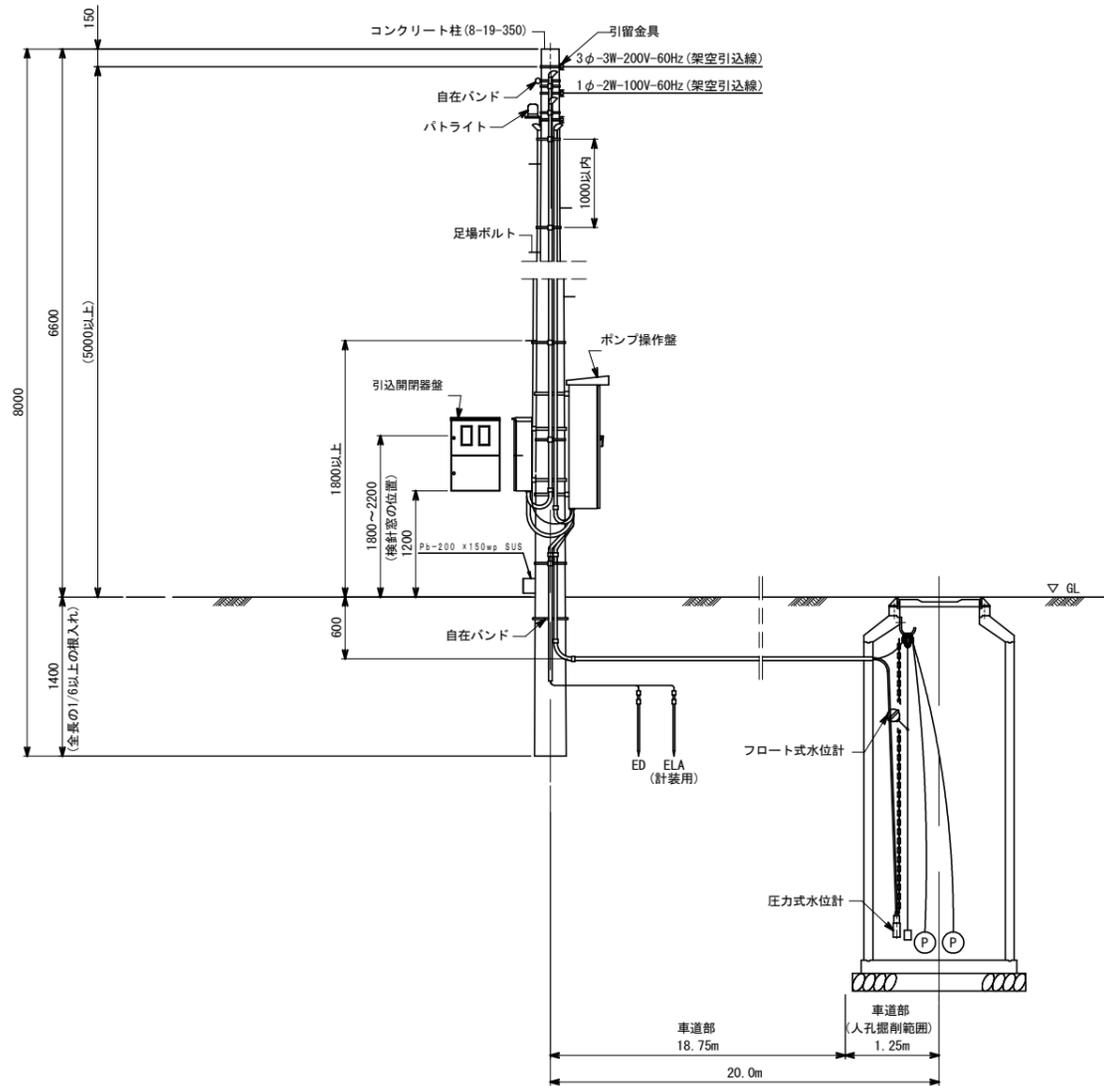


操作パネル図

 


記号	名称	備考
1	電圧計	
2	電流計	
3	集合表示灯	
4	運転時間積算計	
5	切換スイッチ	手動-停止-自動
6	切換スイッチ	1号主-自動交互-2号主

3	No.1	No.2	No.1
受電中	準備完了	準備完了	長時間運転
100V受電中	運転	運転	長時間運転
満水異常	故障	故障	水位センサ異常
ランプテスト	浸水	浸水	リセット


単線結線図

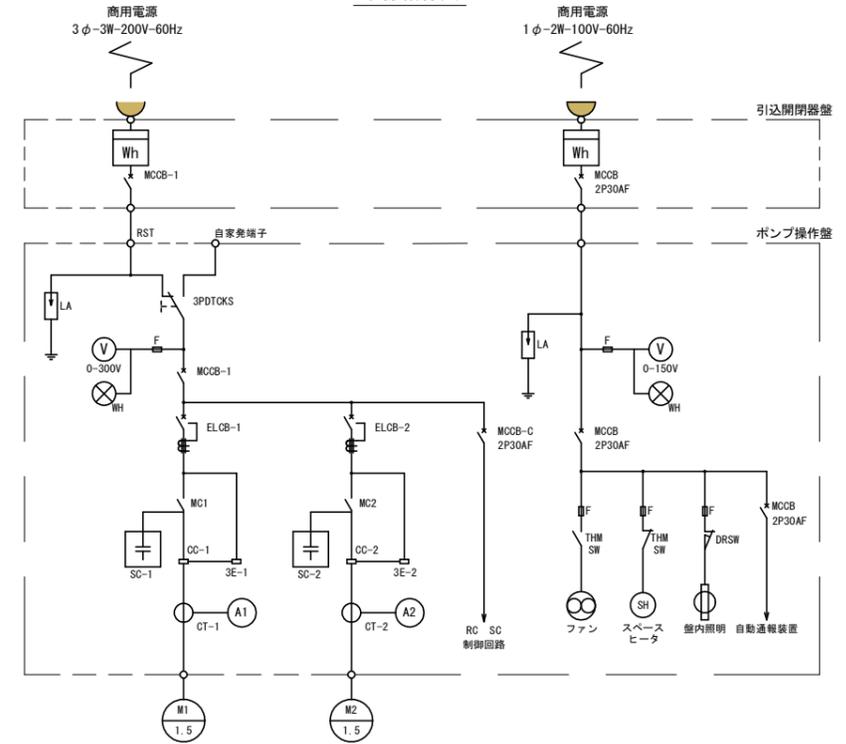

引込開閉器盤 外形寸法図
(S=1:10)

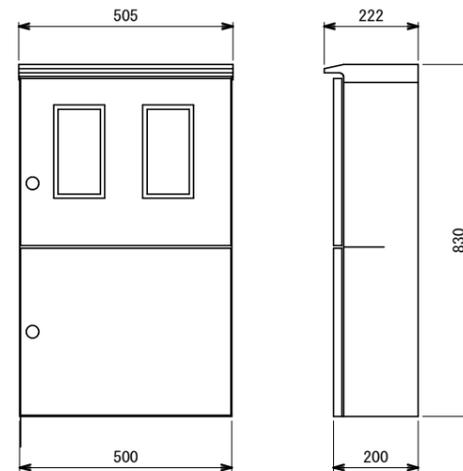

土工図

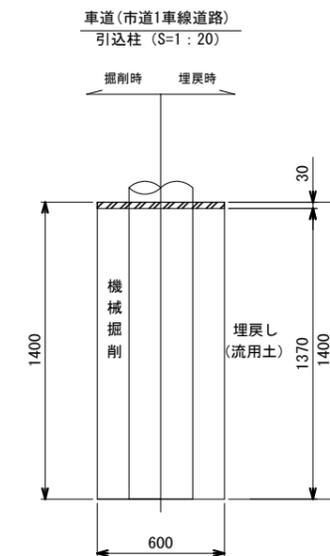

工事名	亀山東部処理区分中継ポンプ設置工事(その1)
処理区分名	亀山東部処理区分
工事箇所	亀山市 橋世町 地内
名称	M314-1電気設備図
縮尺	図示
図面番号	3