

位置図

S=1:2500




施工箇所

— 本工事
— 別途工事

工事名	布気町地内(市道布気小野線)送水管布設工事(その2)		
図面名	位置図		
作成年月日			
縮尺	S=1:500	図面番号	1 / 3
会社名			
事業者名	亀山市 上下水道部 上水道課		

平面図

S=1:500

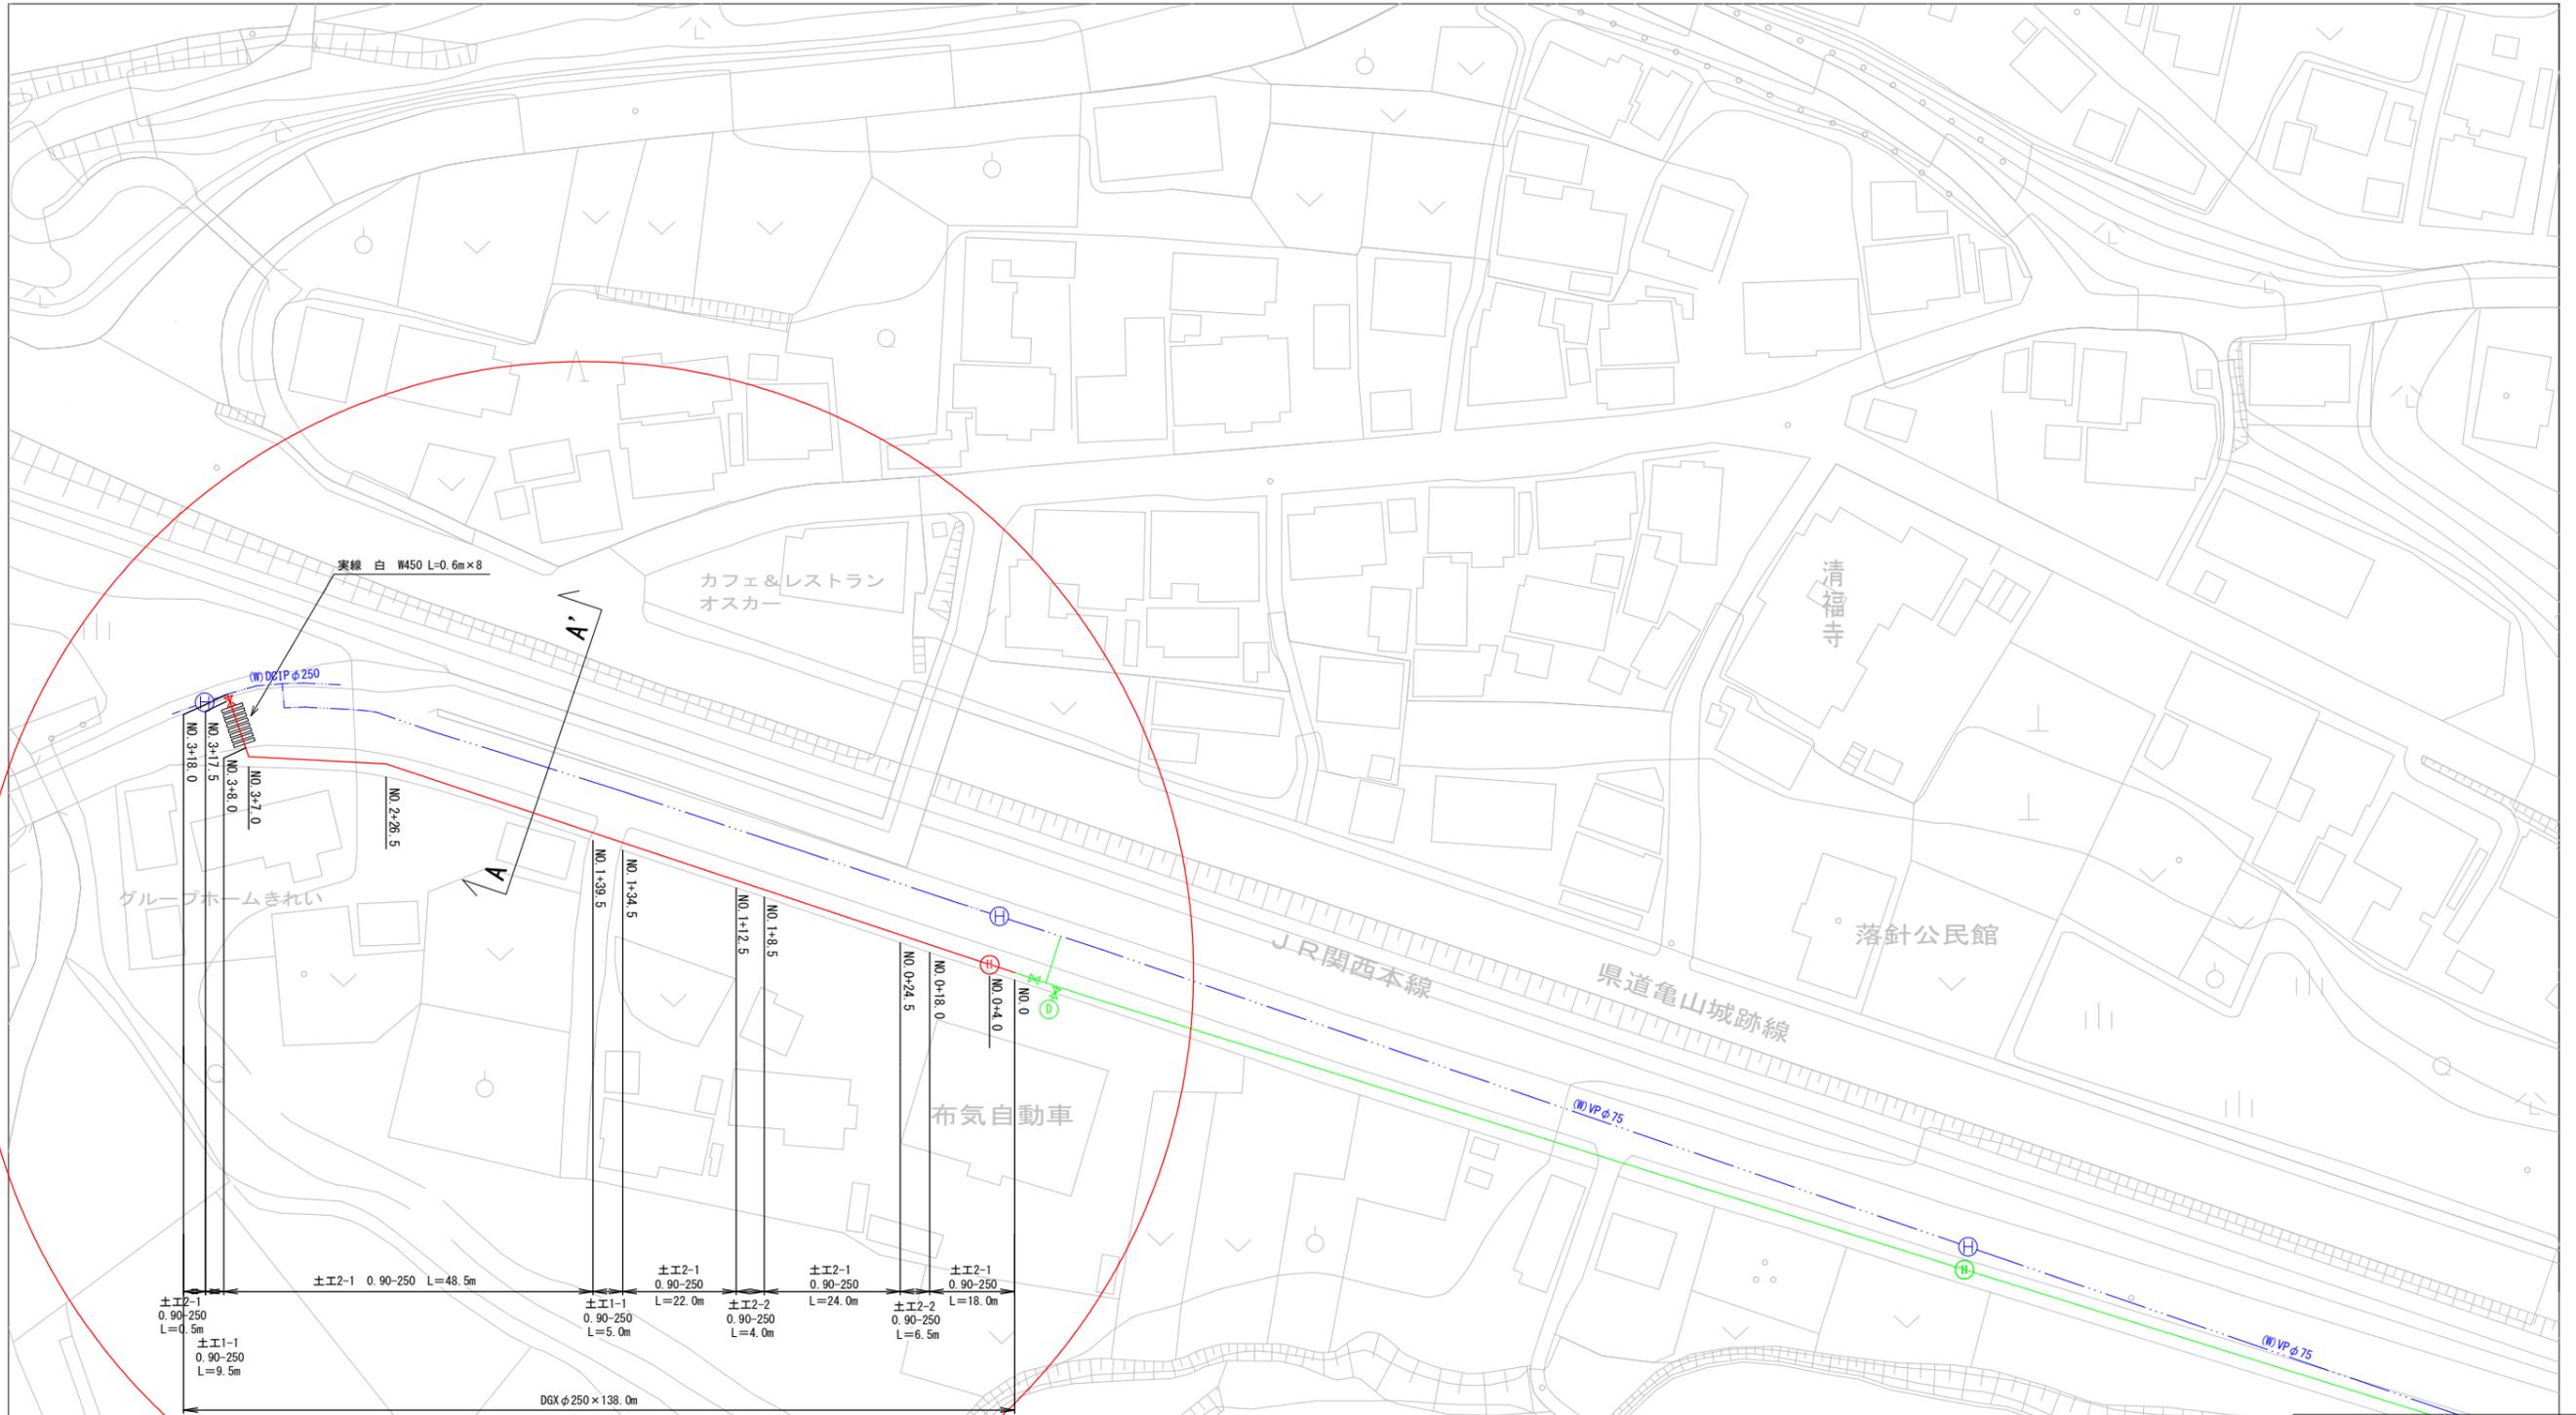

	上水計画管(本工事)
	既設水道管
	上水計画管(別工事)
工事名	布気町地内(市道布気小野線)送水管布設工事(その2)
図面名	平面図
作成年月日	
縮尺	S=1:500
図面番号	2 / 3
会社名	
事業者名	亀山市 上下水道部 上水道課

