



位置図 S=1 : 2500 (A1)

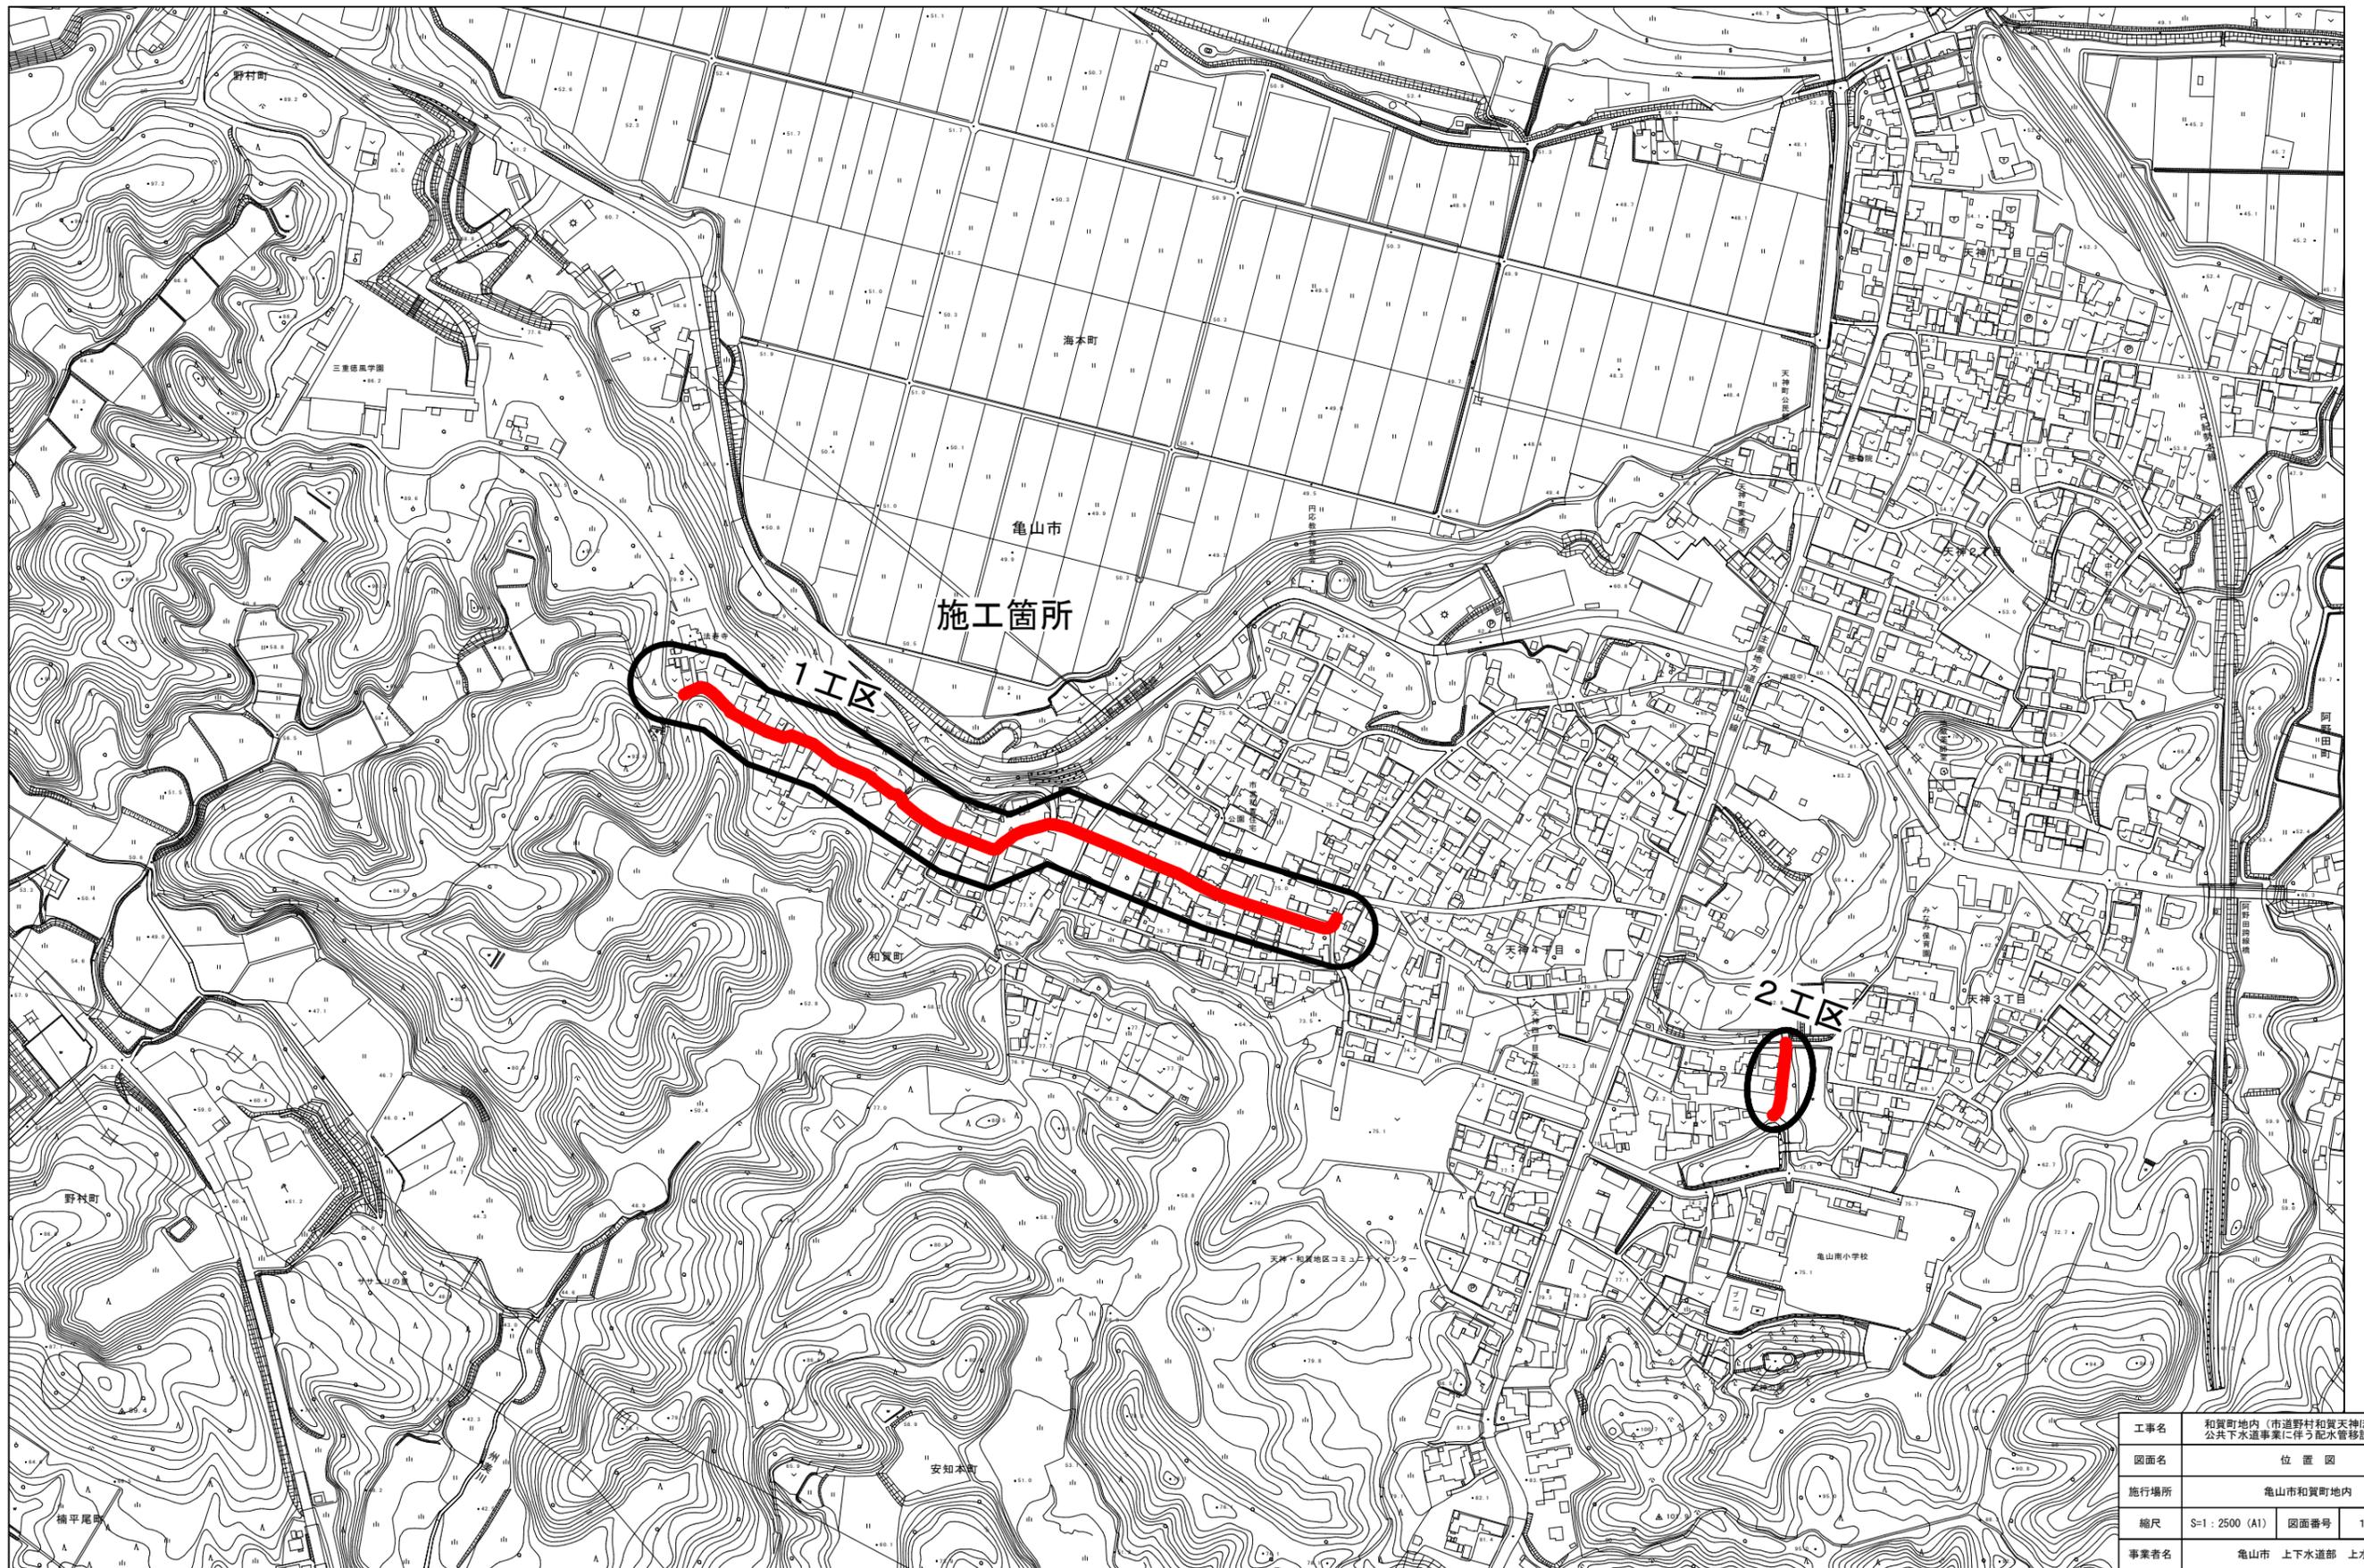

工事名	和賀町地内（市道野村和賀天神ほか） 公共下水道事業に伴う配水管移設工事
図面名	位置図
施行場所	亀山市和賀町地内
縮尺	S=1 : 2500 (A1) 図面番号 1 / 17
事業者名	亀山市 上下水道部 上水道課


平面図(1) S=1:500 (A1)

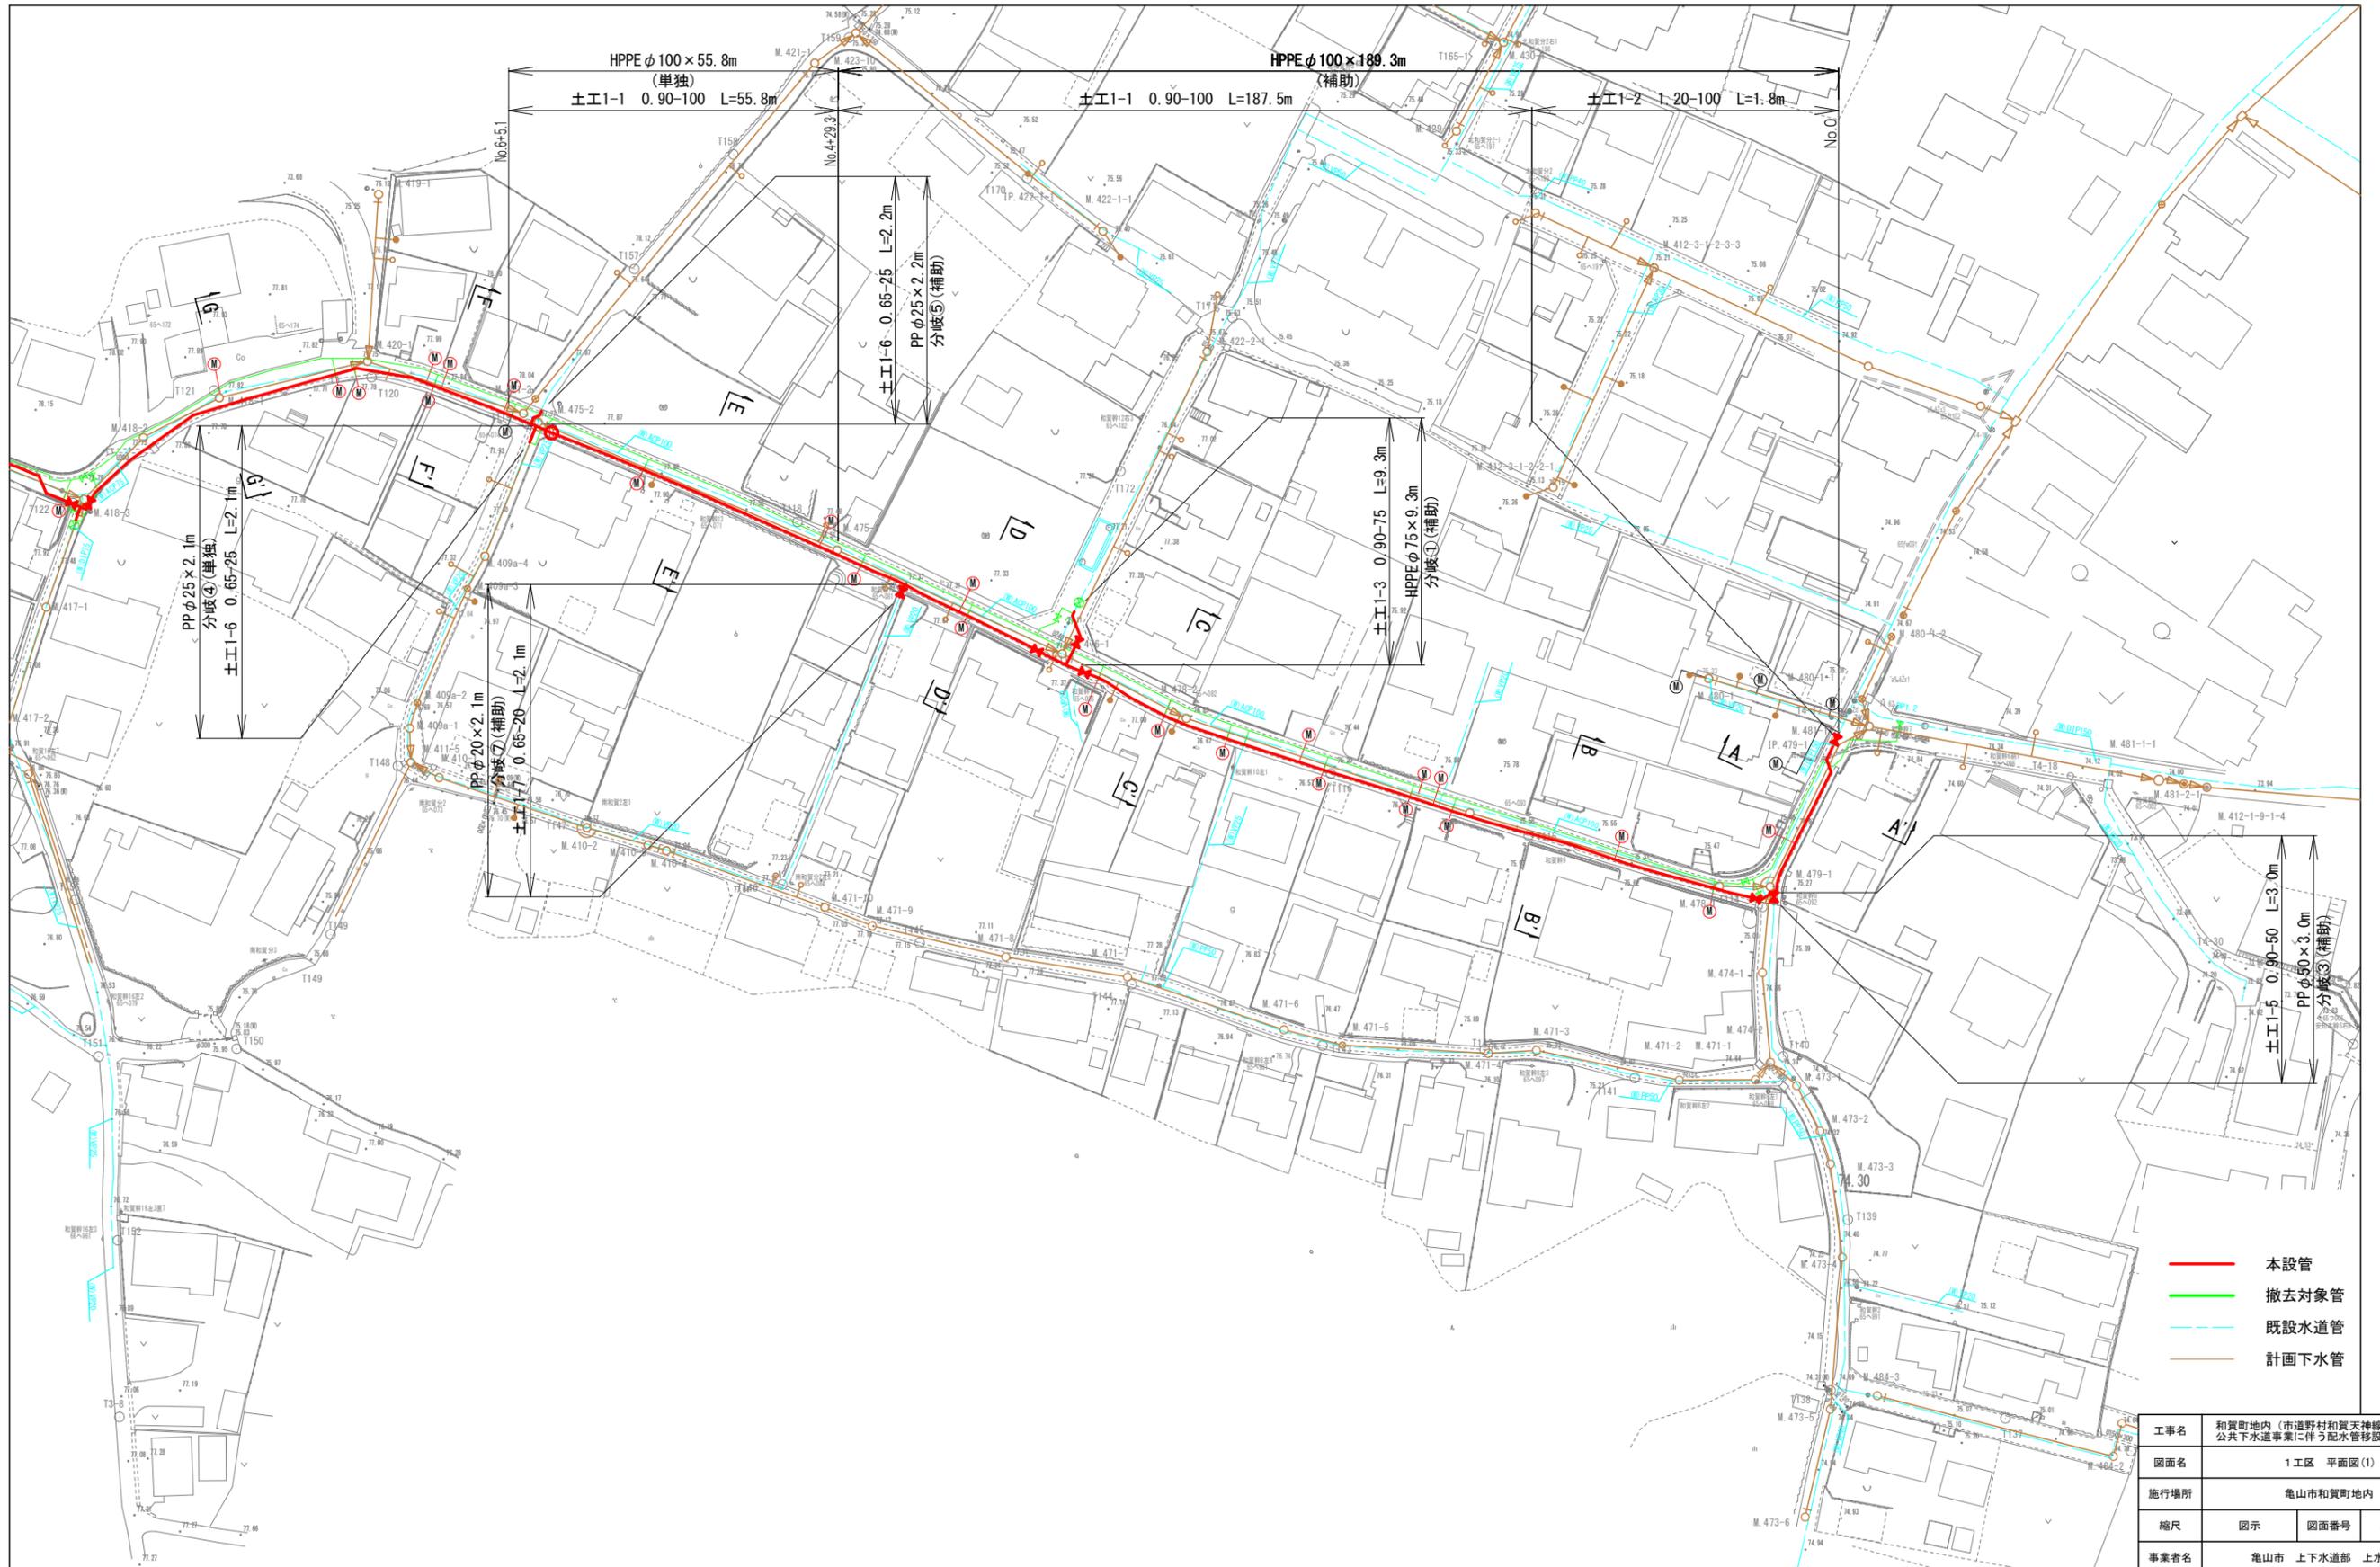

- 本設管
- 撤去対象管
- 既設水道管
- 計画下水道

工事名	和賀町地内（市道野村和賀天神線ほか） 公共下水道事業に伴う配水管移設工事		
図面名	1工区 平面図(1)		
施行場所	亀山市和賀町地内		
縮尺	図示	図面番号	2 / 17
事業者名	亀山市 上下水道部 上水道課		


平面図(2) S=1:500 (A1)

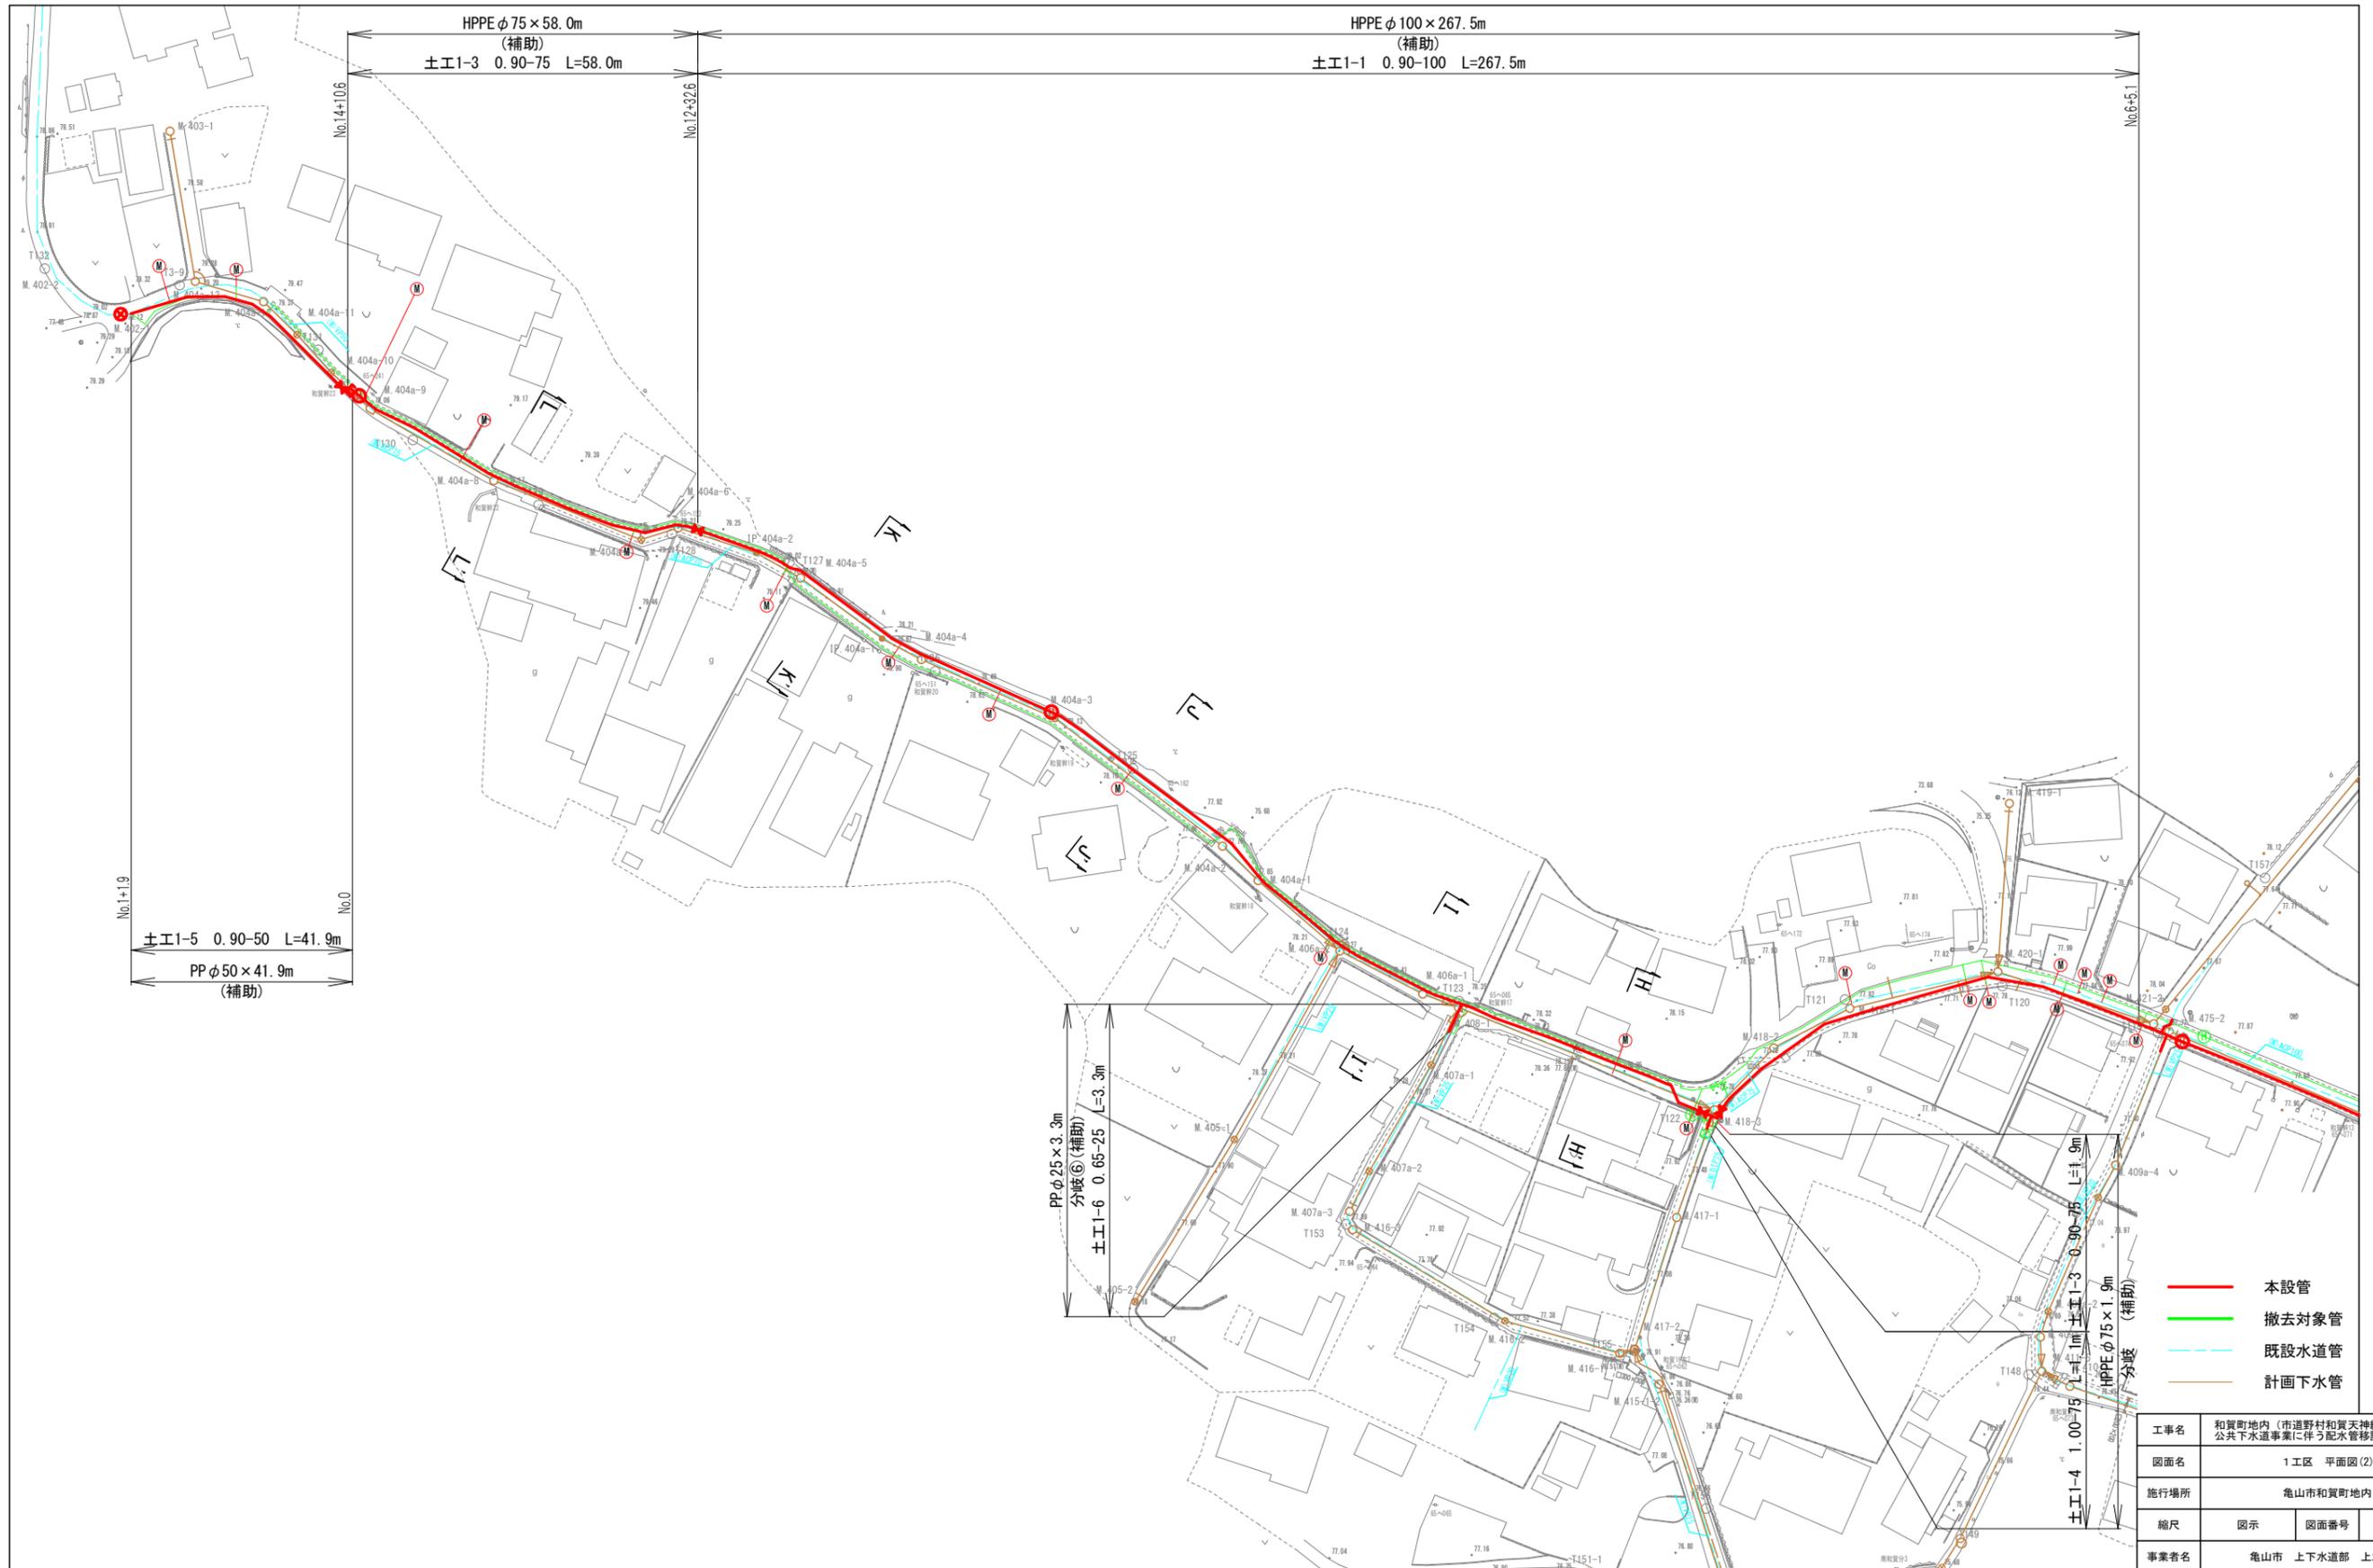

- 本設管
- 撤去対象管
- 既設水道管
- 計画下水道

工事名	和賀町地内 (市道野村和賀天神線ほか) 公共下水道事業に伴う配水管移設工事		
図面名	1区 平面図(2)		
施行場所	亀山市和賀町地内		
縮尺	図示	図面番号	3 / 17
事業者名	亀山市 上下水道部 上水道課		

横断図 S=1 : 100 (A1)

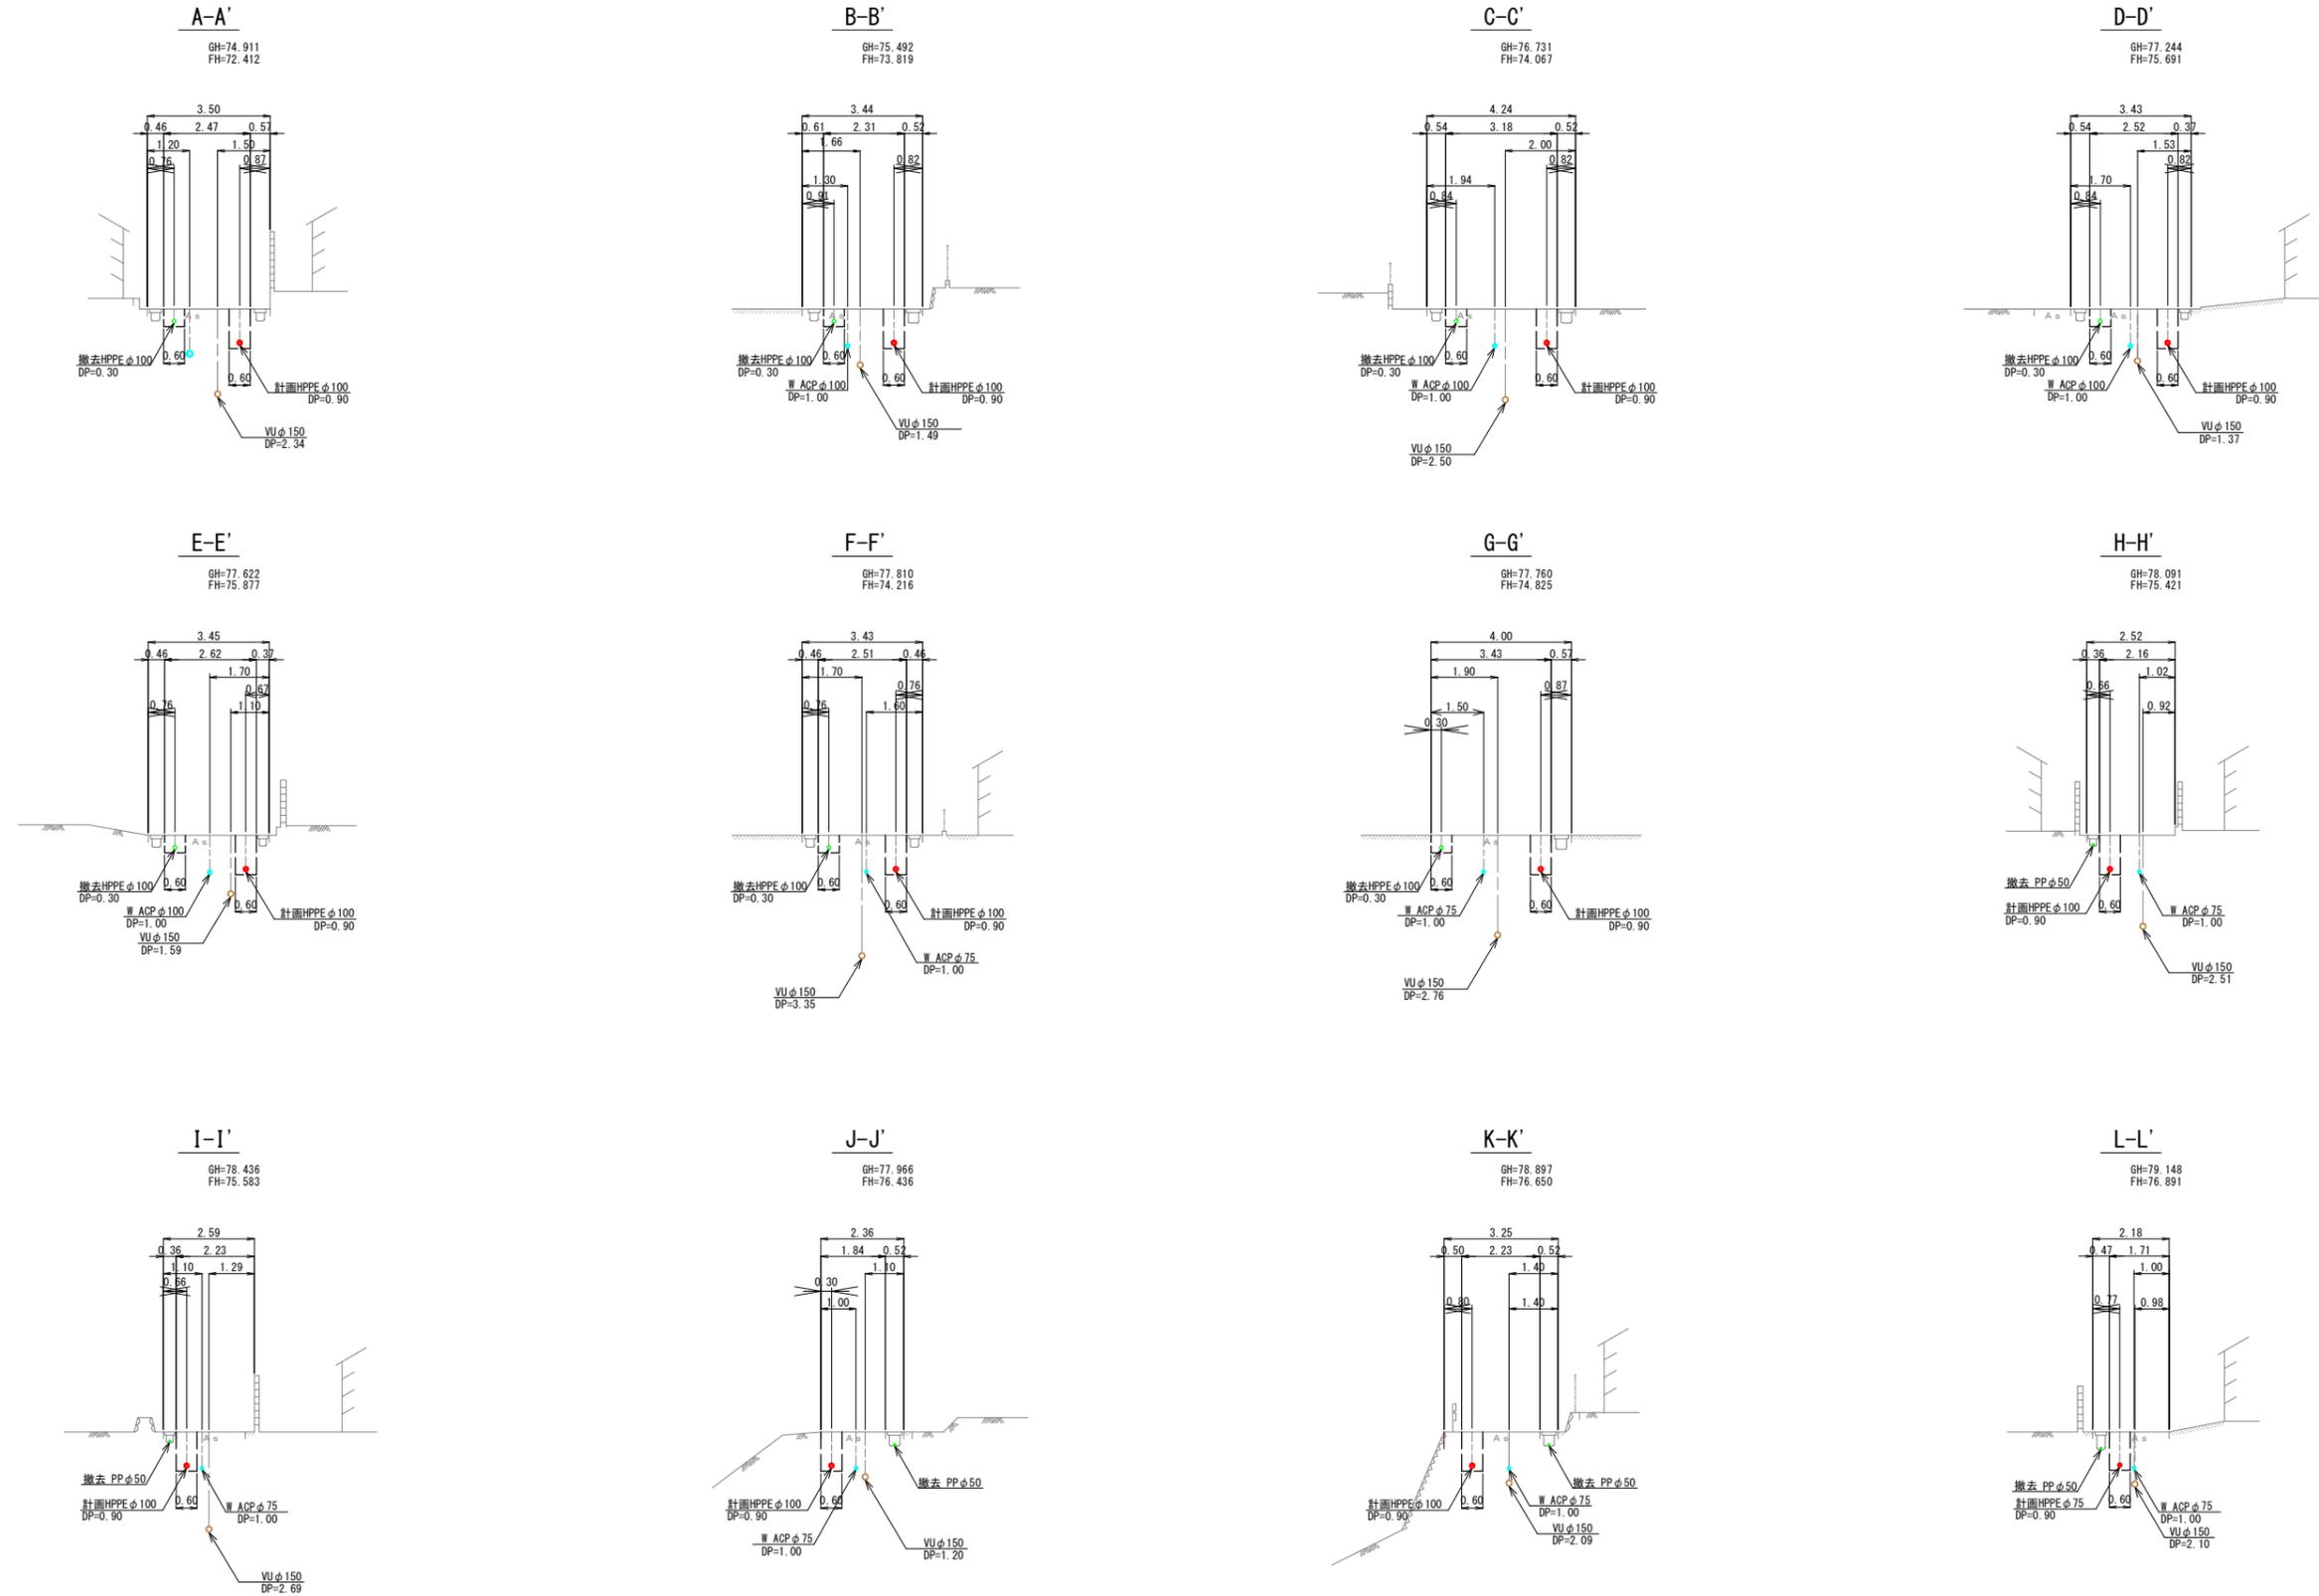


工事名	和賀町地内 (市道野村和賀天神線ほか) 公共下水道事業に伴う配水管移設工事		
図面名	1工区 横断図		
施行場所	亀山市和賀町地内		
縮尺	図示	図面番号	4 / 17
事業者名	亀山市 上下水道部 上水道課		

配管詳細図(1)




S=Free




※1 詳細図 N=2
土E1-8 0.65-13 L=2.2m

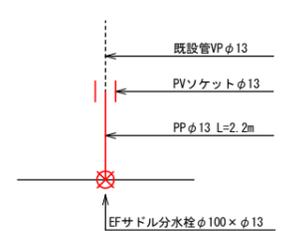



※2 詳細図 N=3
土E1-8 0.65-13 L=0.3m

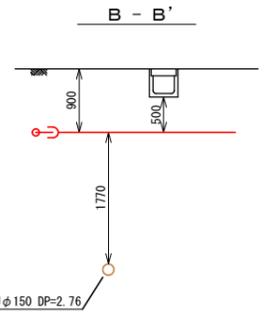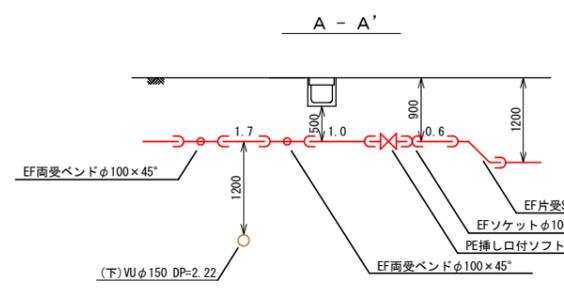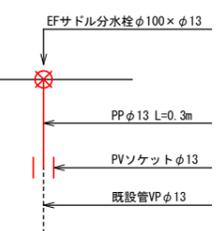

※3 詳細図 N=4
土E1-7 0.65-20 L=2.2m

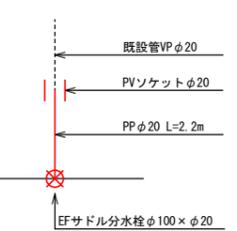

※4 詳細図 N=4
土E1-7 0.65-20 L=0.3m

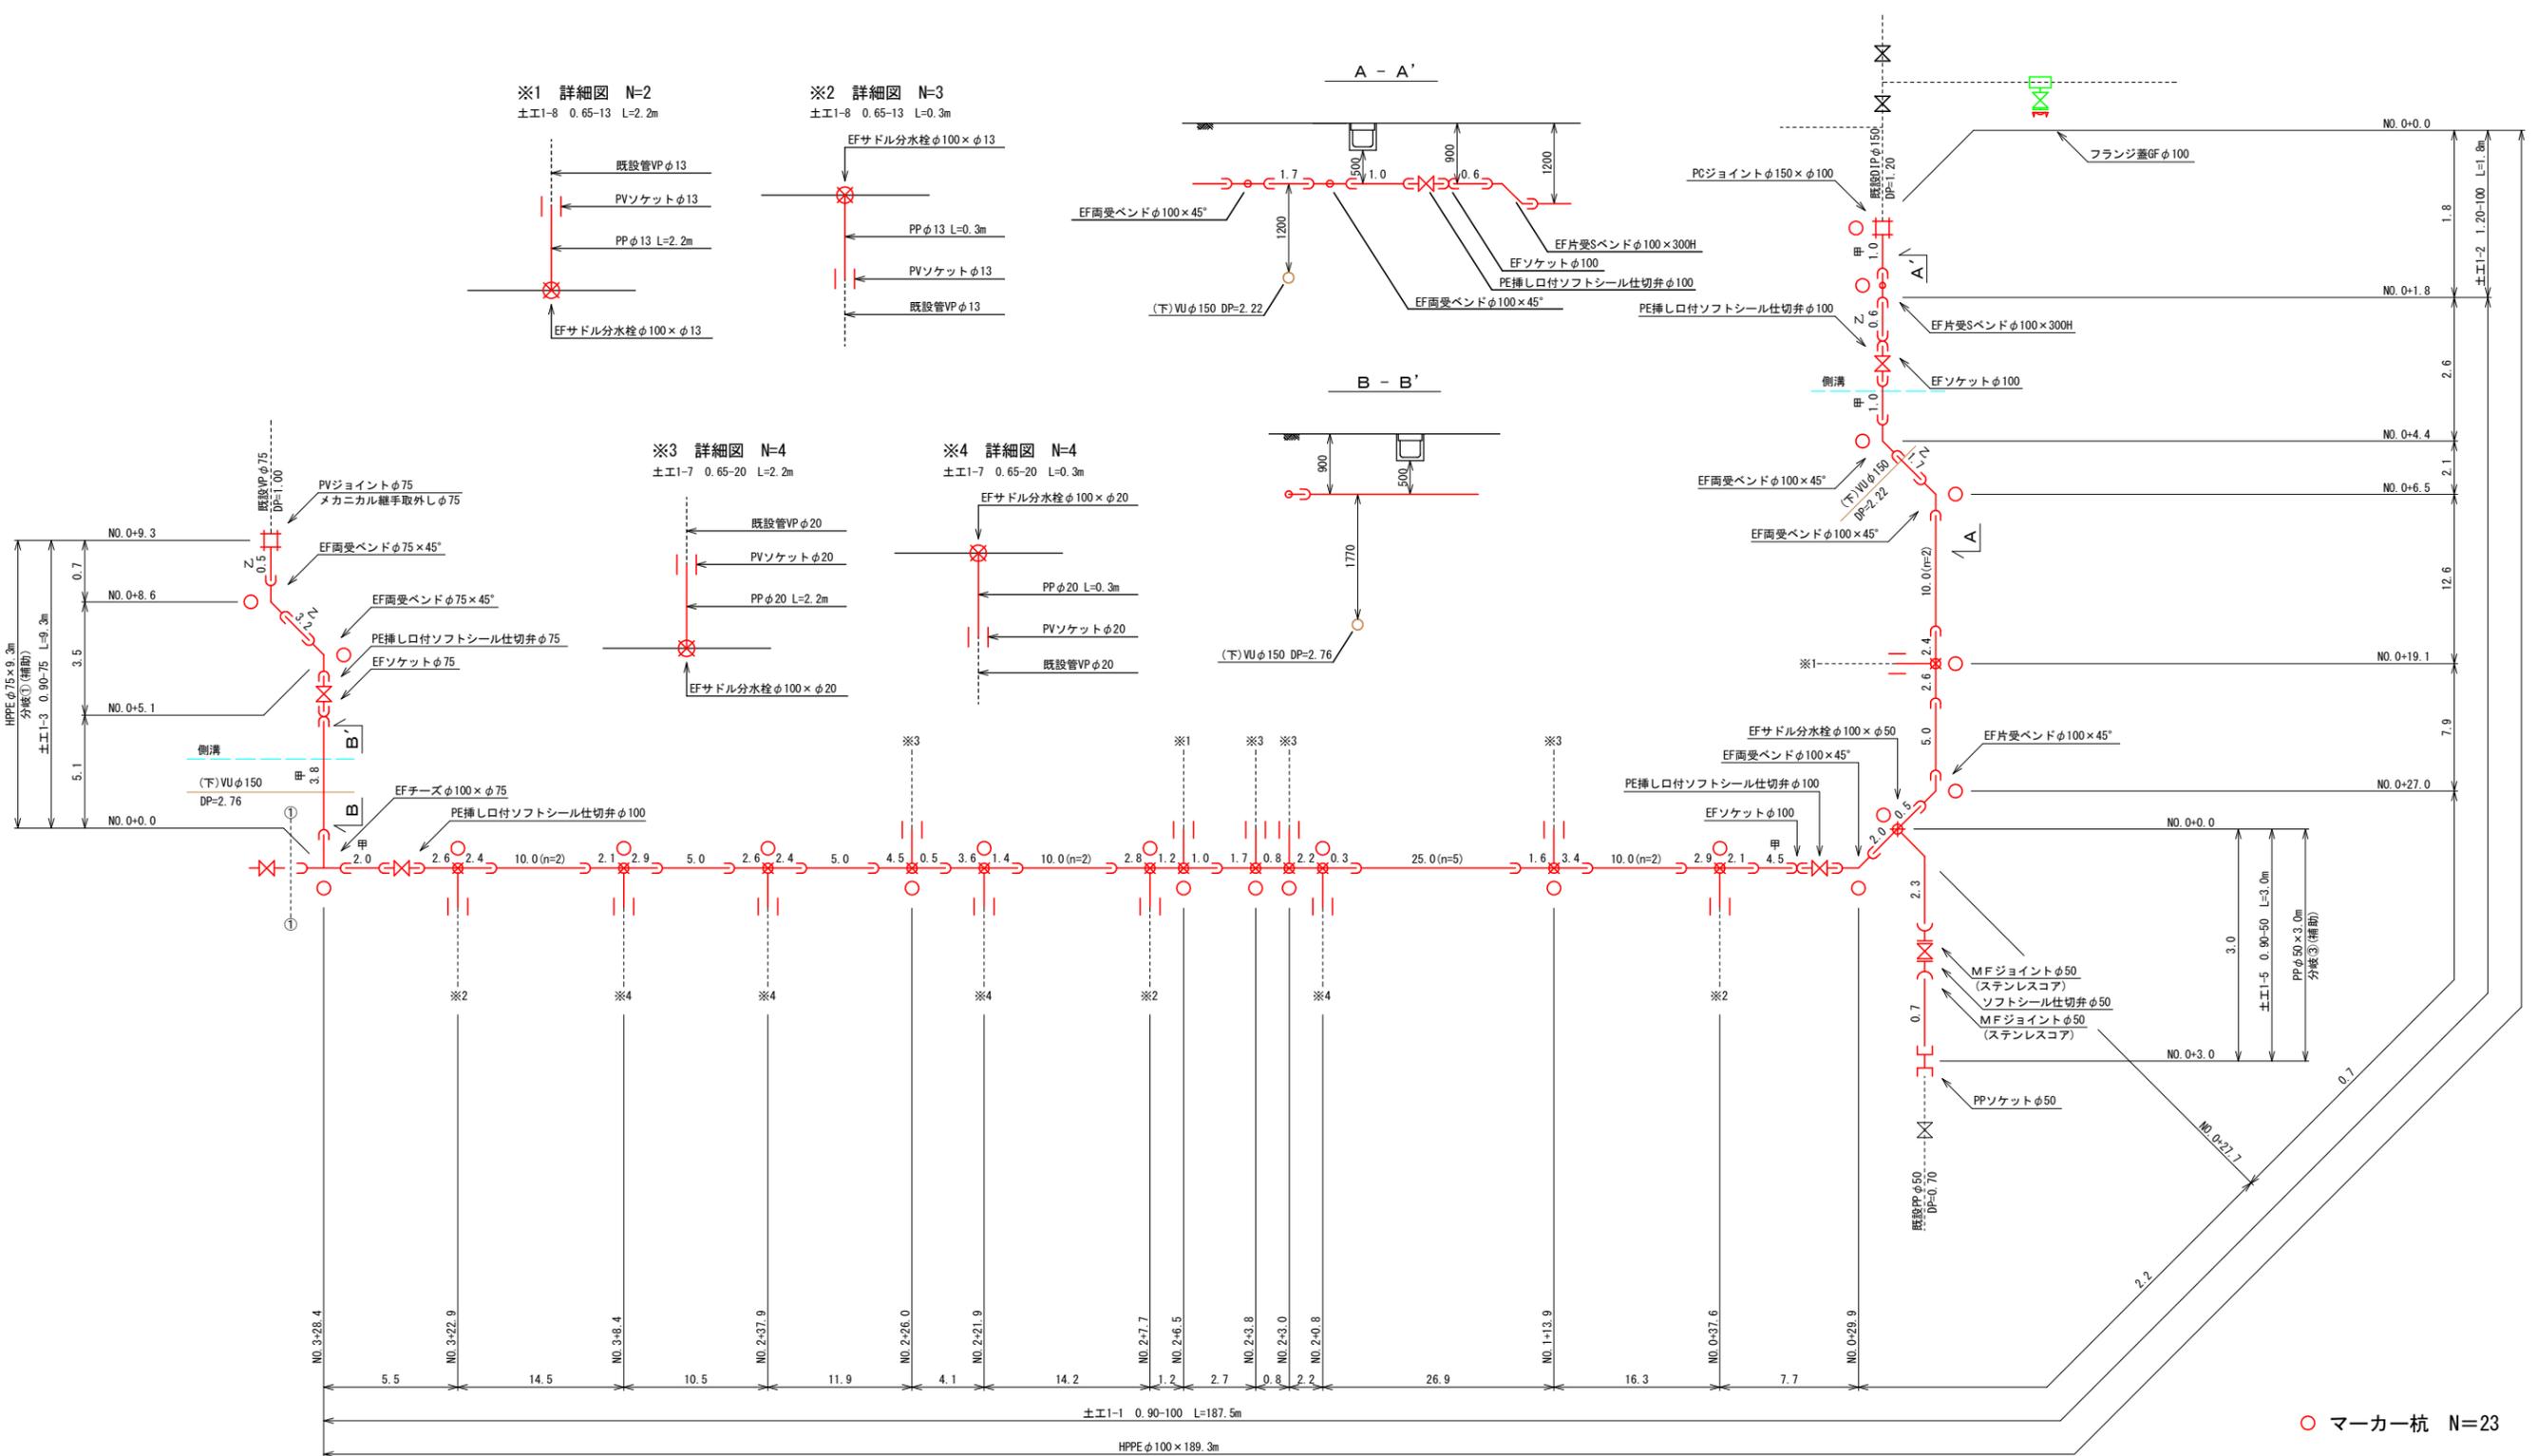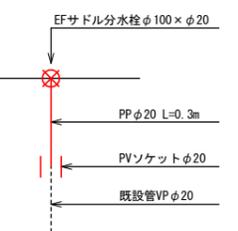


○ マーカー杭 N=23


工事名	和賀町内 (市道野村和賀天神線ほか) 公共下水道事業に伴う配水管移設工事		
図面名	1 工区 配管詳細図(1)		
施行場所	亀山市和賀町内		
縮尺	図示	図面番号	5 / 17
事業者名	亀山市 上下水道部 上水道課		

配管詳細図(2)


S=Free

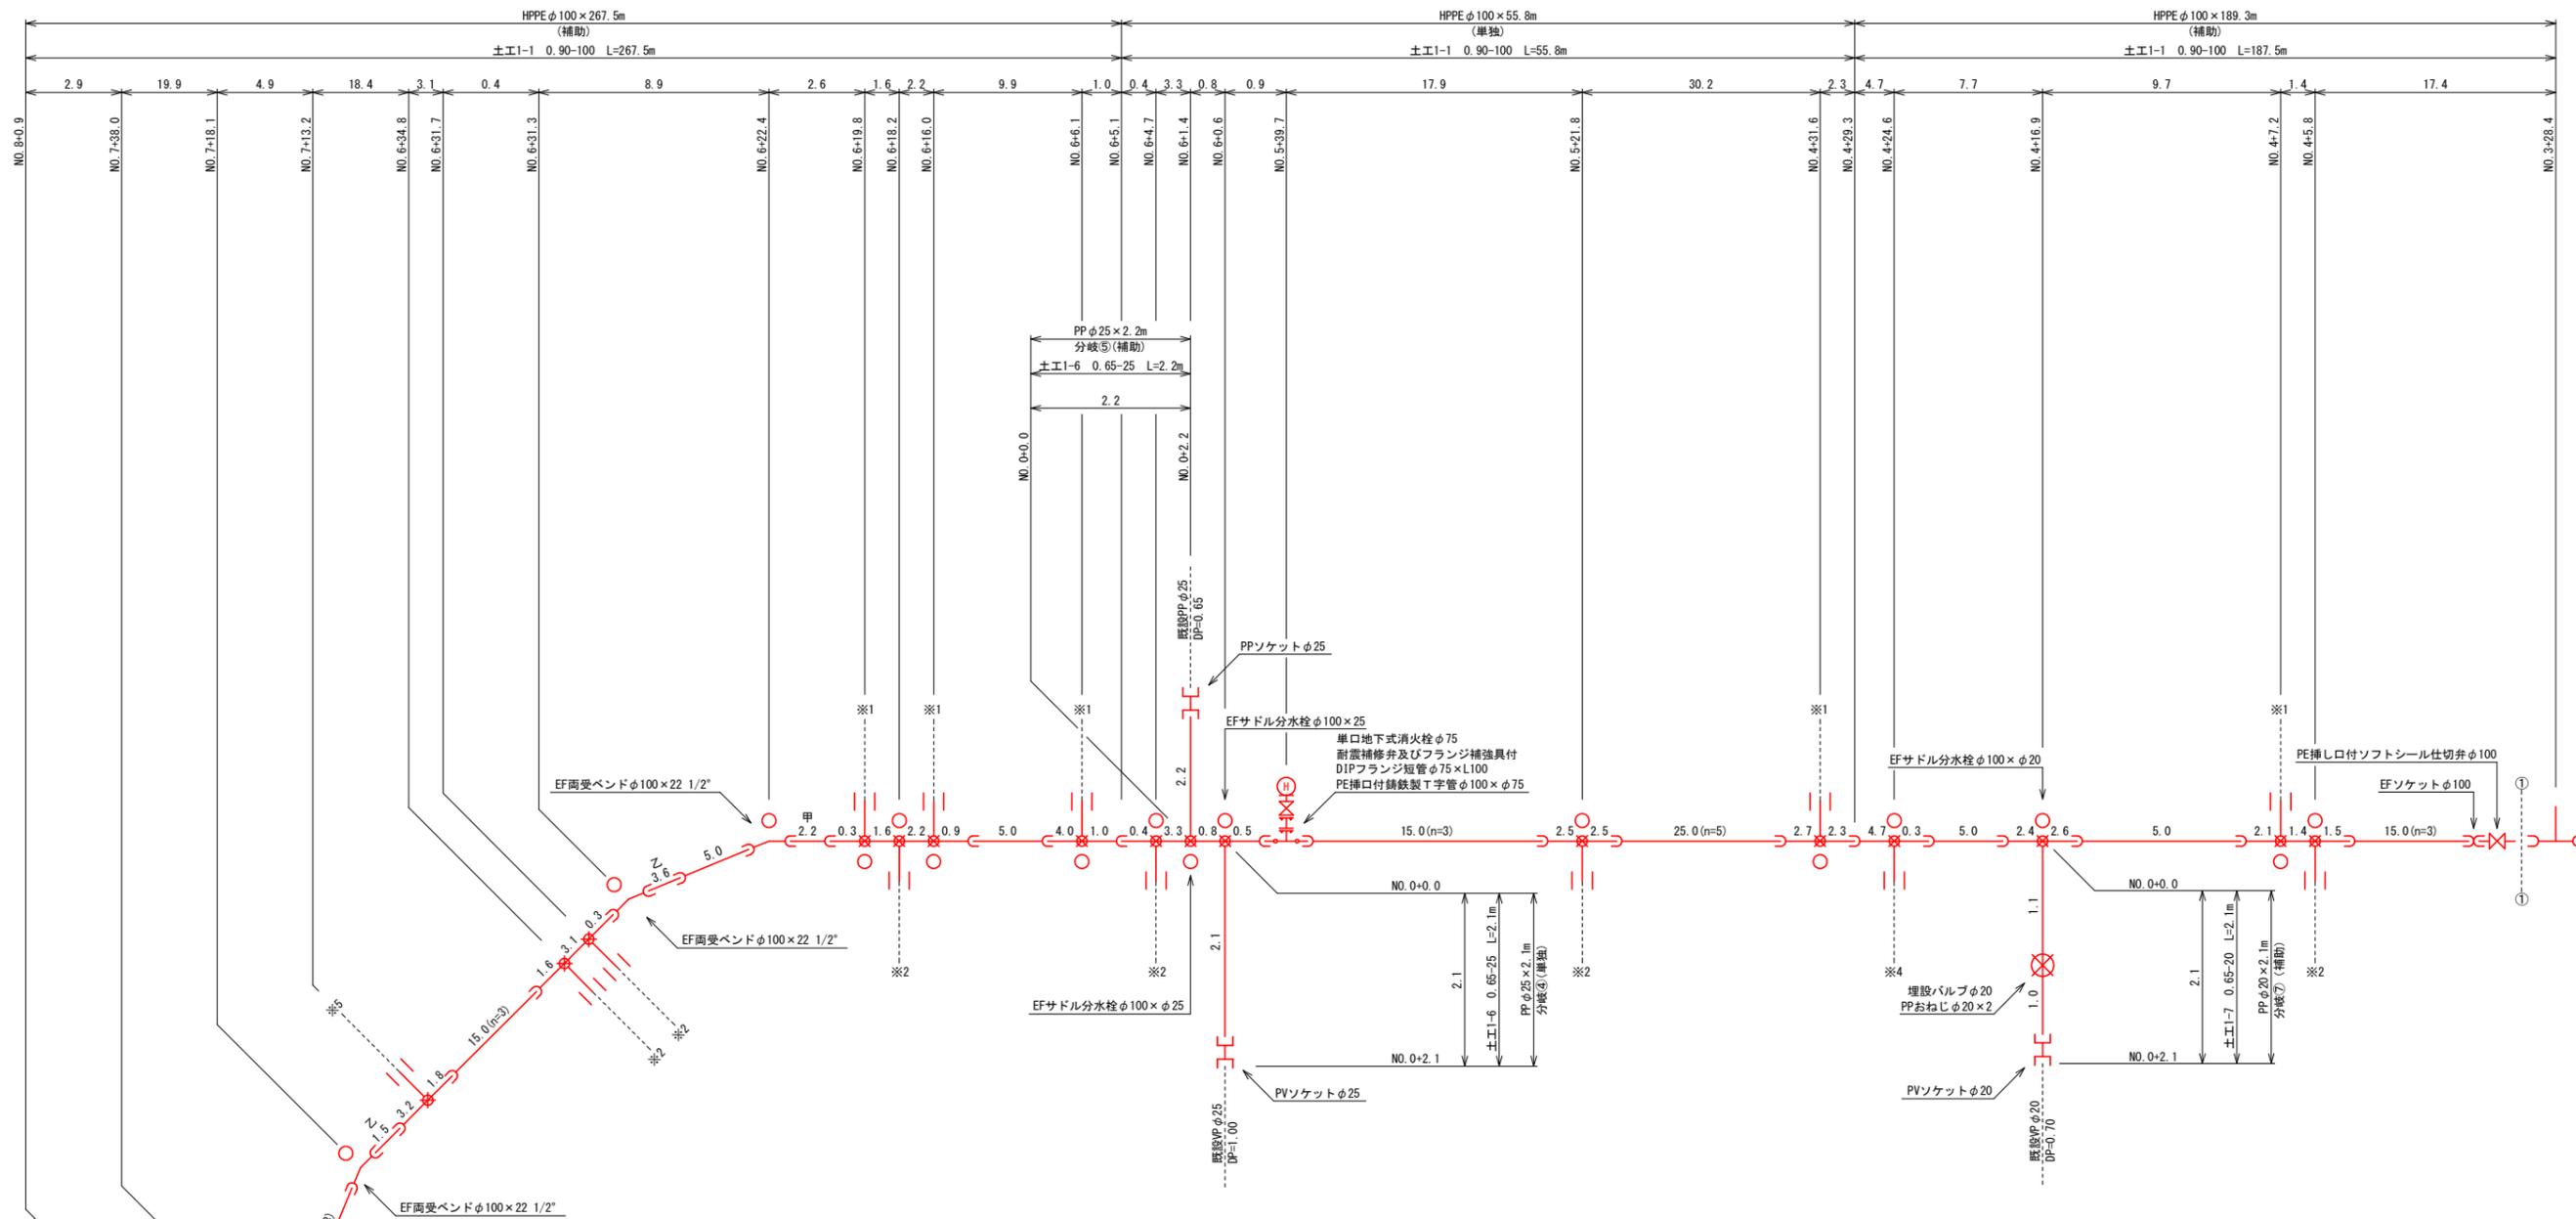


※1 詳細図 N=5
土工1-8 0.65-13 L=2.2m

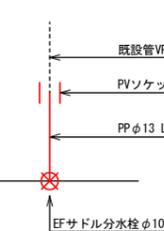


※2 詳細図 N=6
土工1-8 0.65-13 L=0.3m

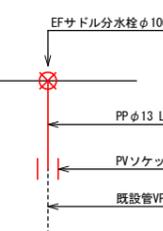

※4 詳細図 N=1
土工1-7 0.65-20 L=0.3m

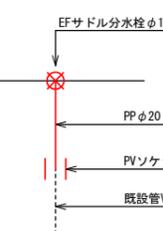

※5 詳細図 N=1
土工1-8 0.65-13 L=3.1m

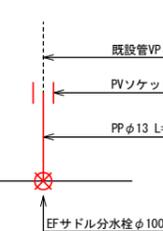


○ マーカー杭 N=18


工事名	和賀町地内 (市道野村和賀天神線ほか) 公共下水道事業に伴う配水管移設工事		
図面名	1 工区 配管詳細図(2)		
施行場所	亀山市和賀町地内		
縮尺	図示	図面番号	6 / 17
事業者名	亀山市 上下水道部 上水道課		

配管詳細図(3)


S=Free

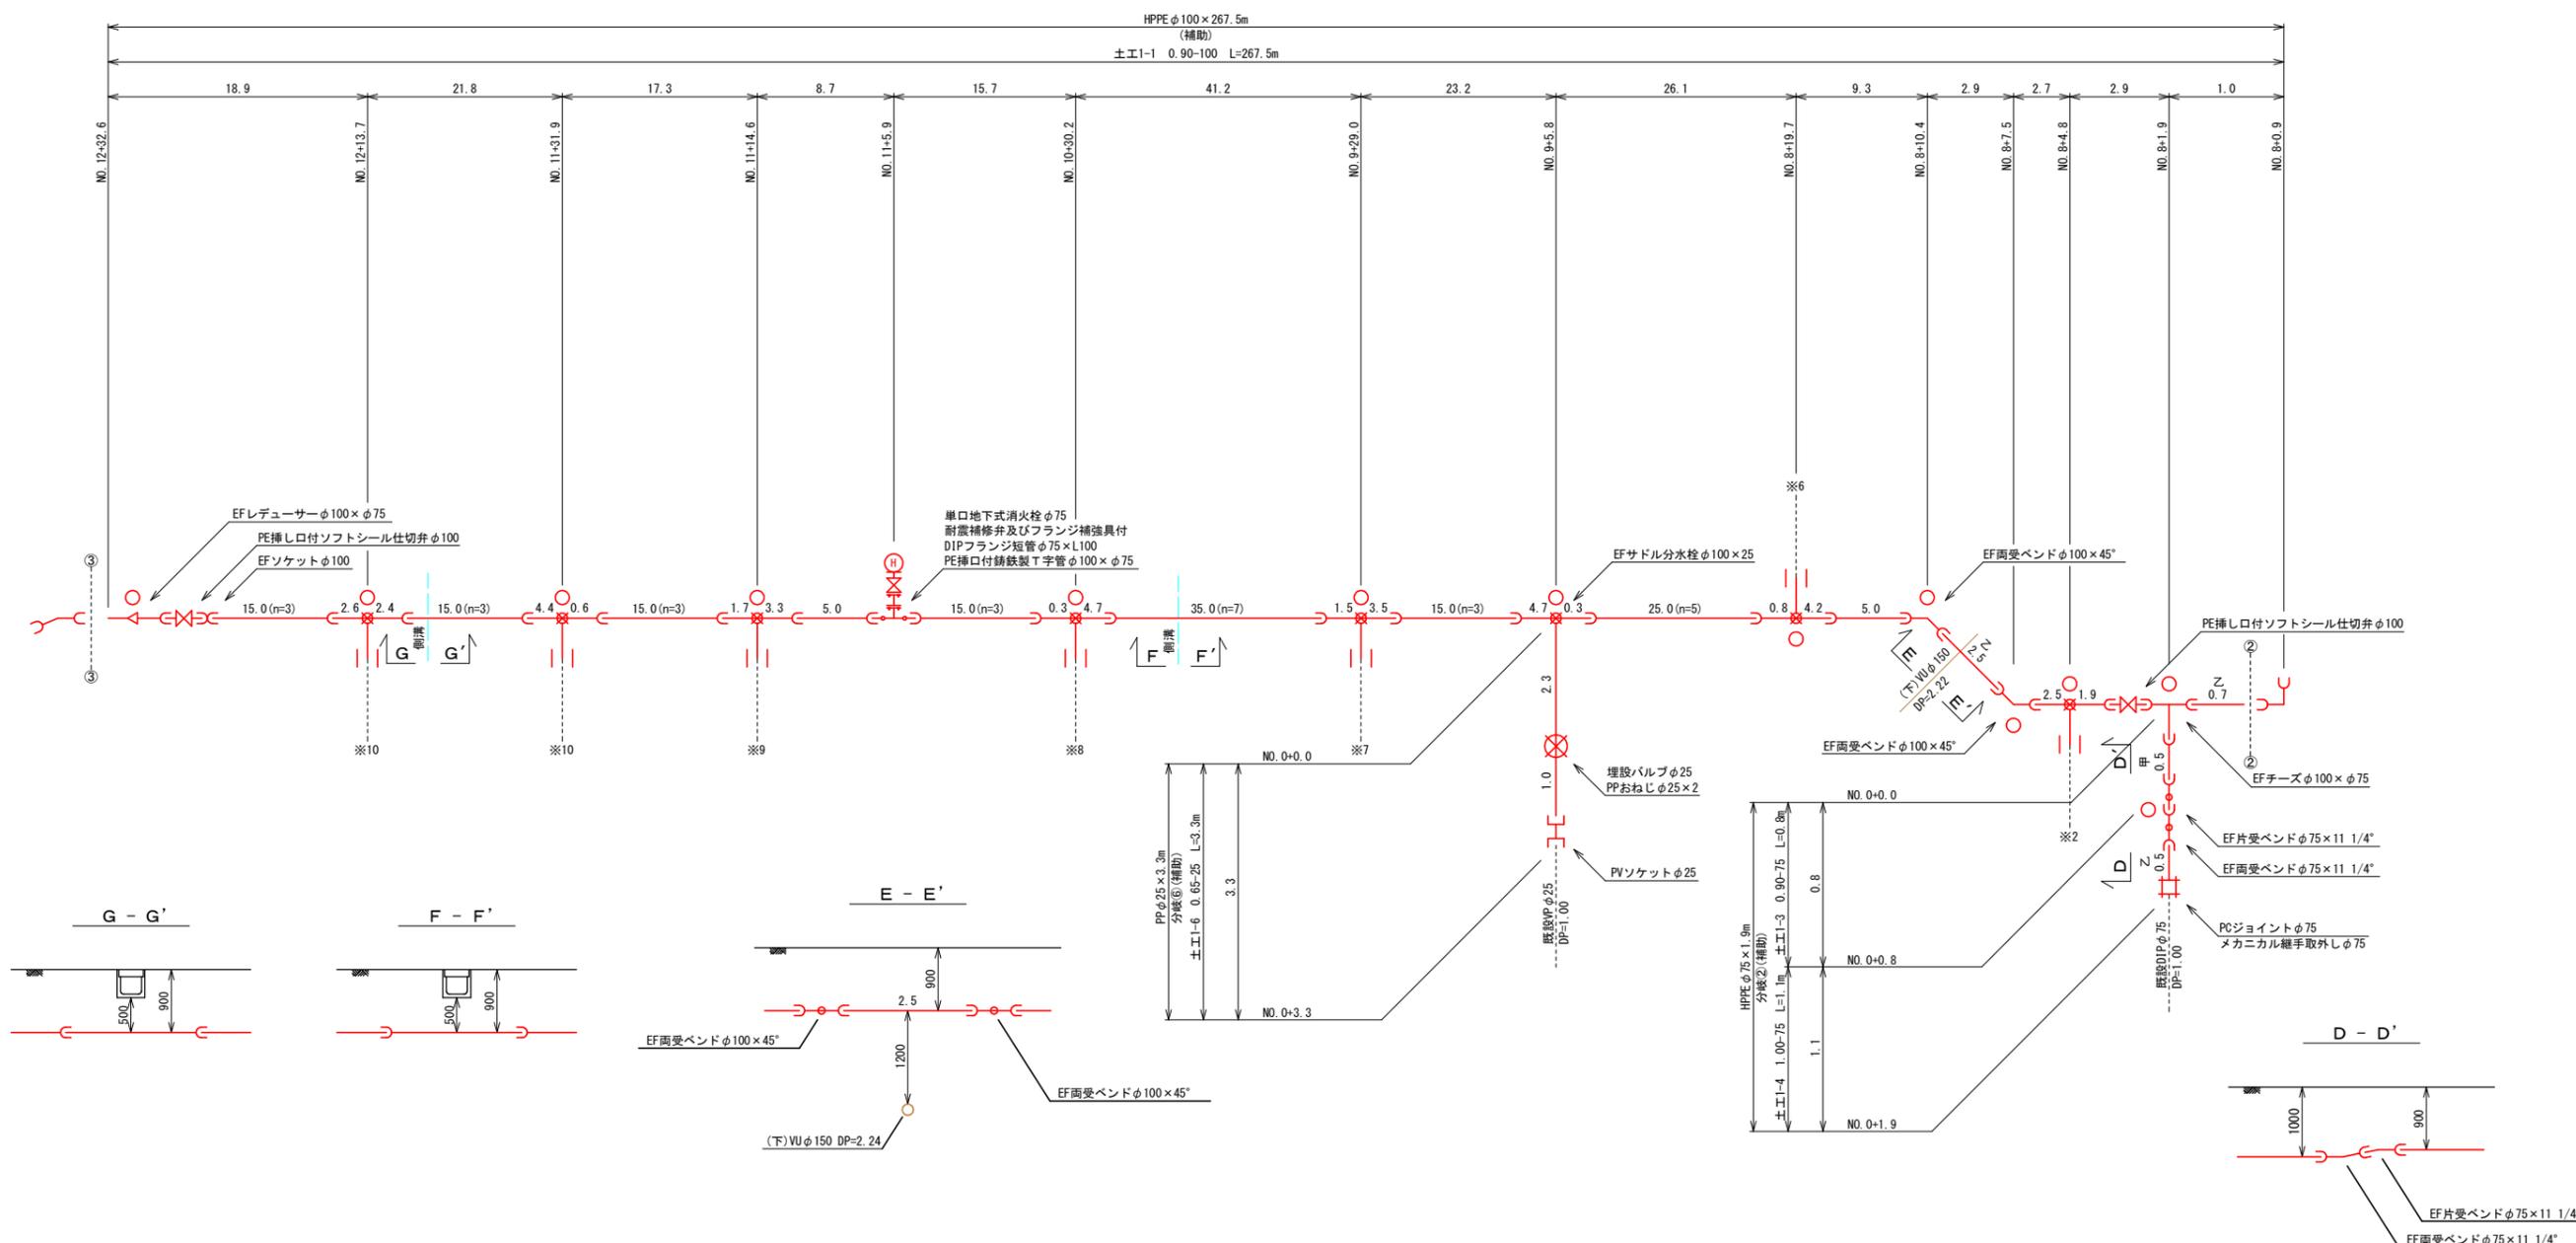


※2 詳細図 N=1
土E1-8 0.65-13 L=0.3m

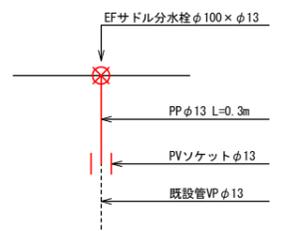


※6 詳細図 N=1
土E1-8 0.65-13 L=0.3m

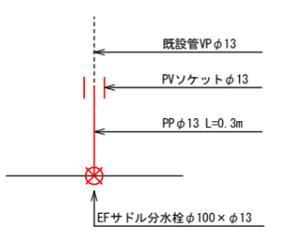


※7 詳細図 N=1
土E1-7 0.65-20 L=1.9m

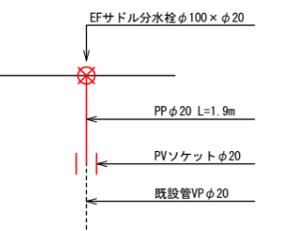


※8 詳細図 N=1
土E1-7 0.65-20 L=1.5m

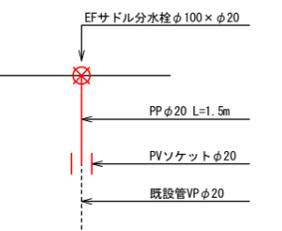

※9 詳細図 N=1
土E1-8 0.65-13 L=1.5m

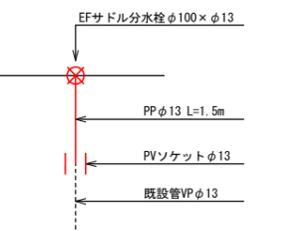

※10 詳細図 N=2
土E1-8 0.65-13 L=1.9m


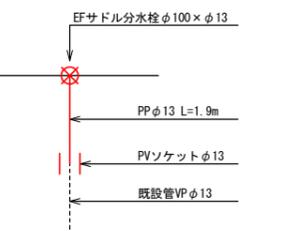


○ マーカー杭 N=13

工事名	和賀町地内 (市道野村和賀天神線ほか) 公共下水道事業に伴う配水管移設工事		
図面名	1 工区 配管詳細図(3)		
施行場所	亀山市和賀町地内		
縮尺	図示	図面番号	7 / 17
事業者名	亀山市 上下水道部 上水道課		

配管詳細図(4)


S=Free

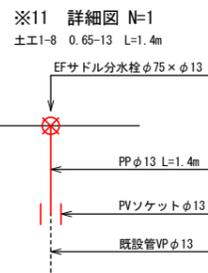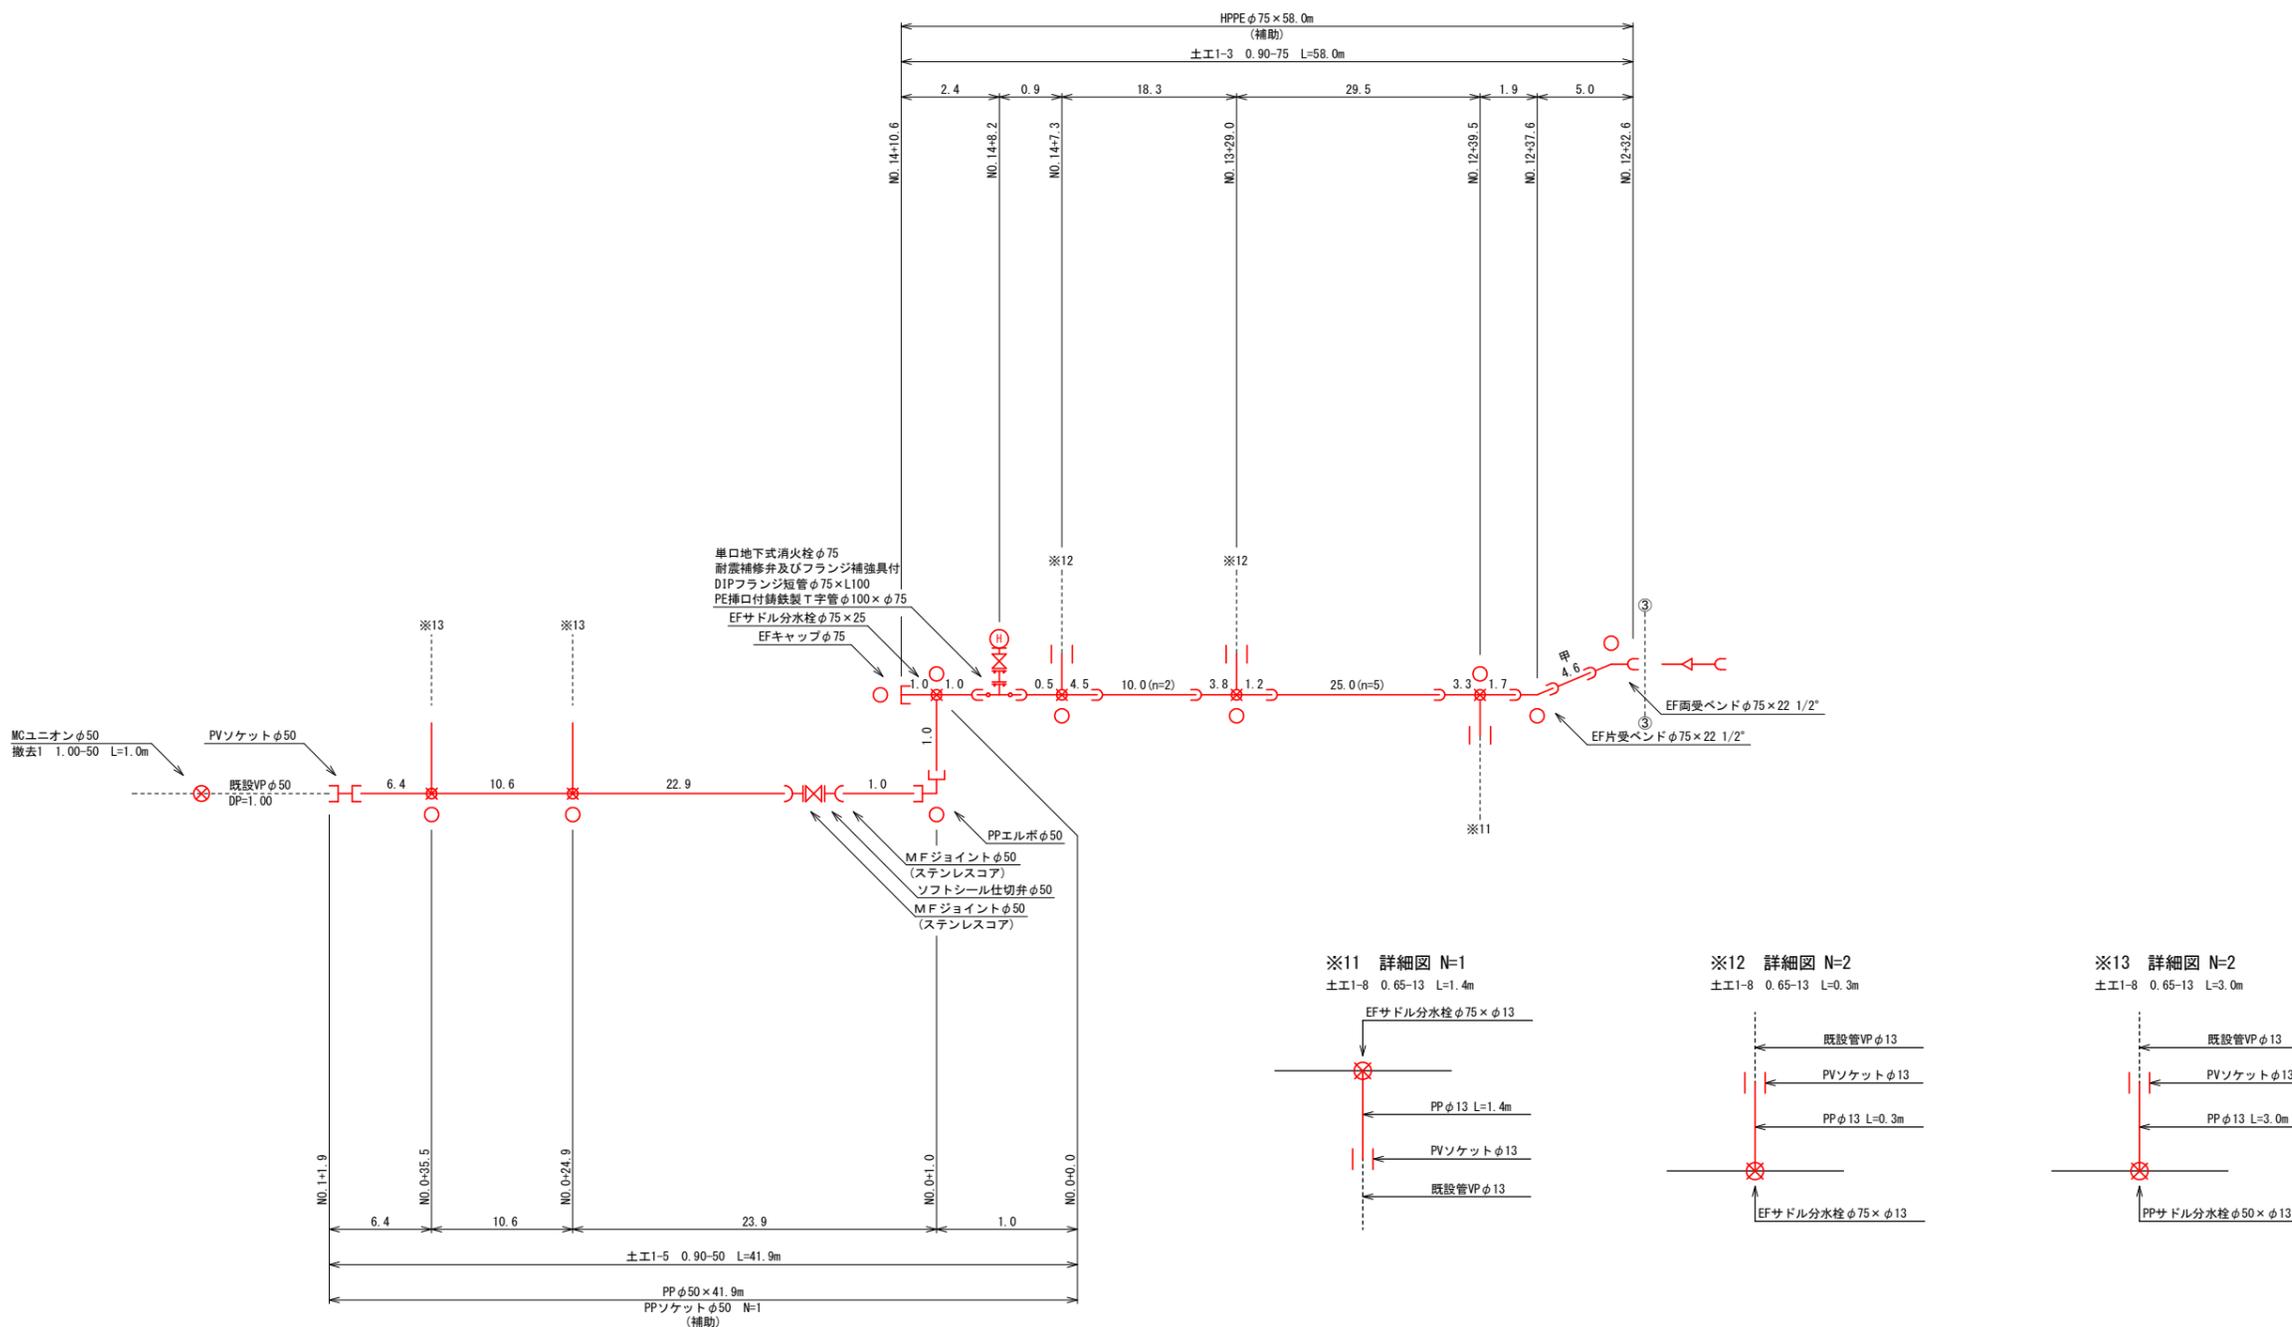


○ マーカー杭 N=10

工事名	和賀町地内 (市道野村和賀天神線ほか) 公共下水道事業に伴う配水管移設工事		
図面名	1 工区 配管詳細図(4)		
施行場所	亀山市和賀町地内		
縮尺	図示	図面番号	8 / 17
事業者名	亀山市 上下水道部 上水道課		


平面図 S=1:500 (A1)

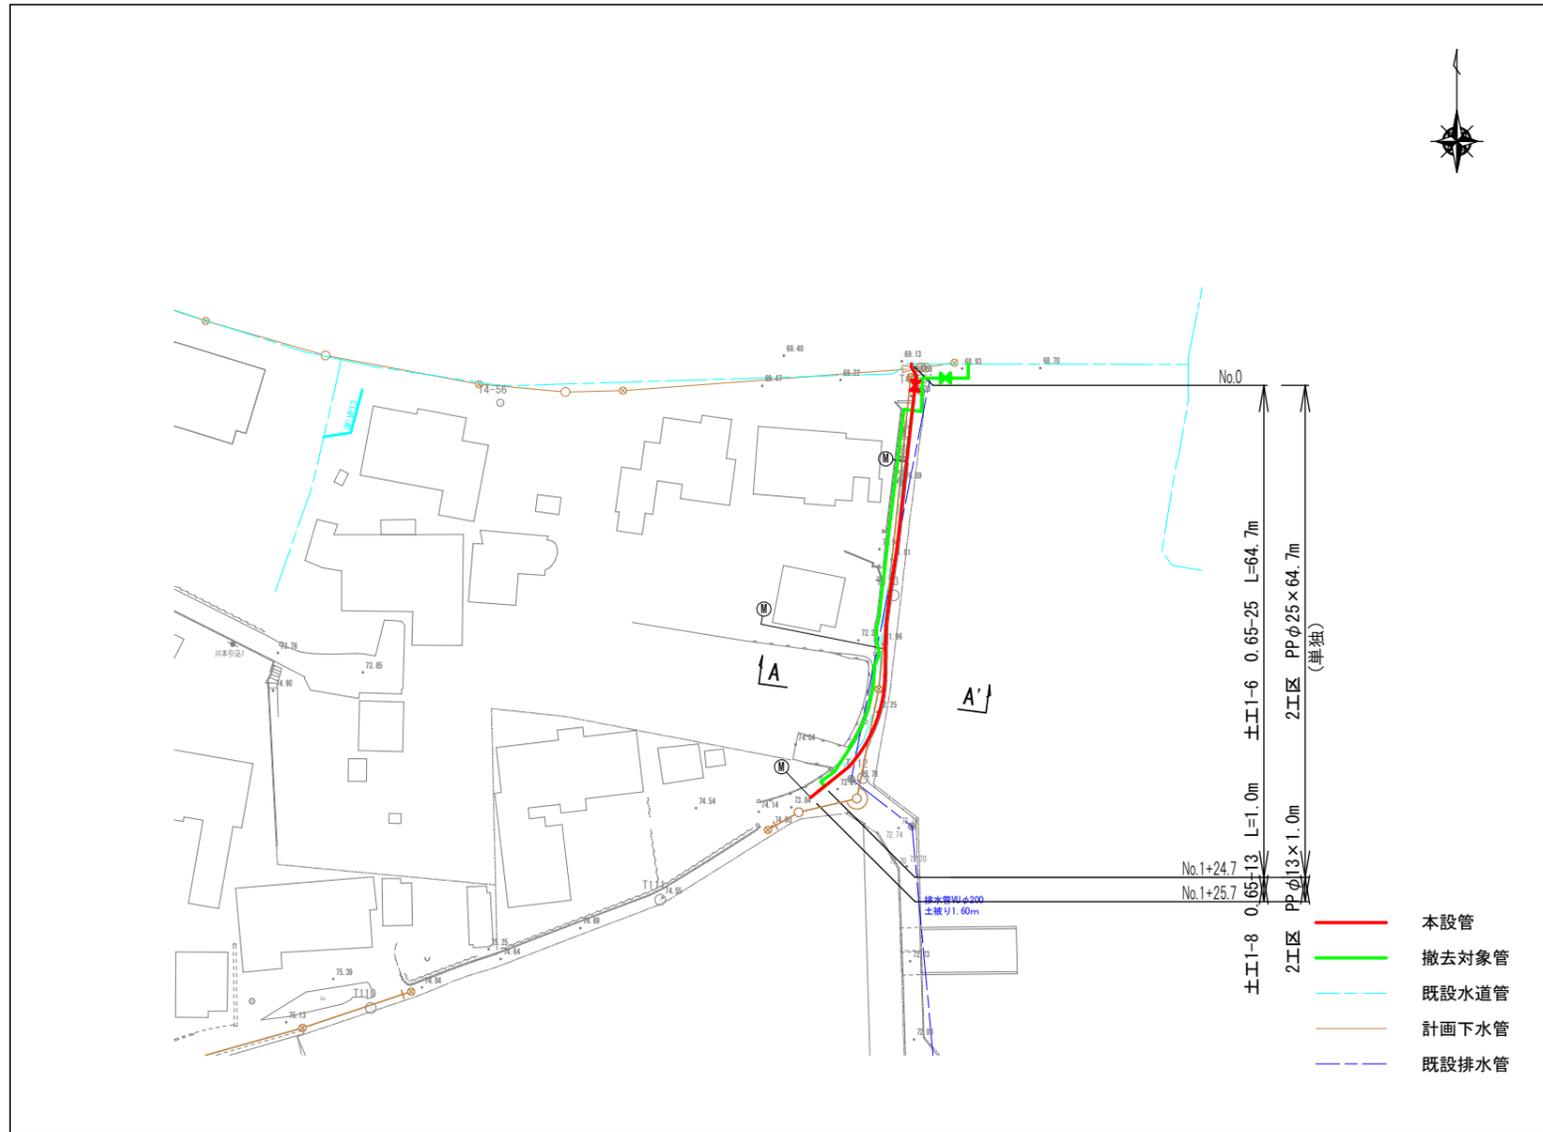


横断面図 S=1:100 (A1)

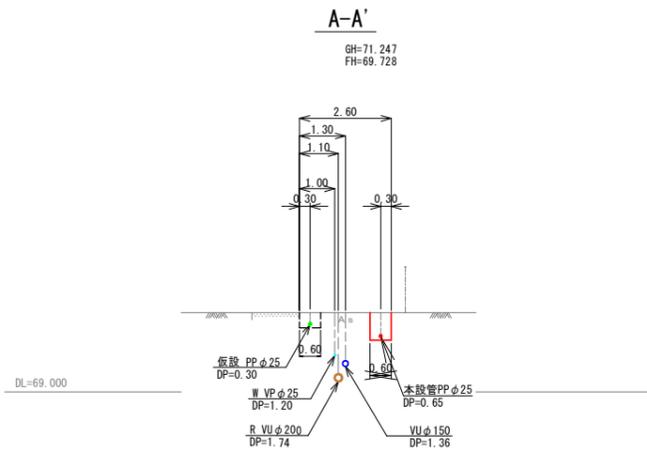


配管詳細図 S=Free

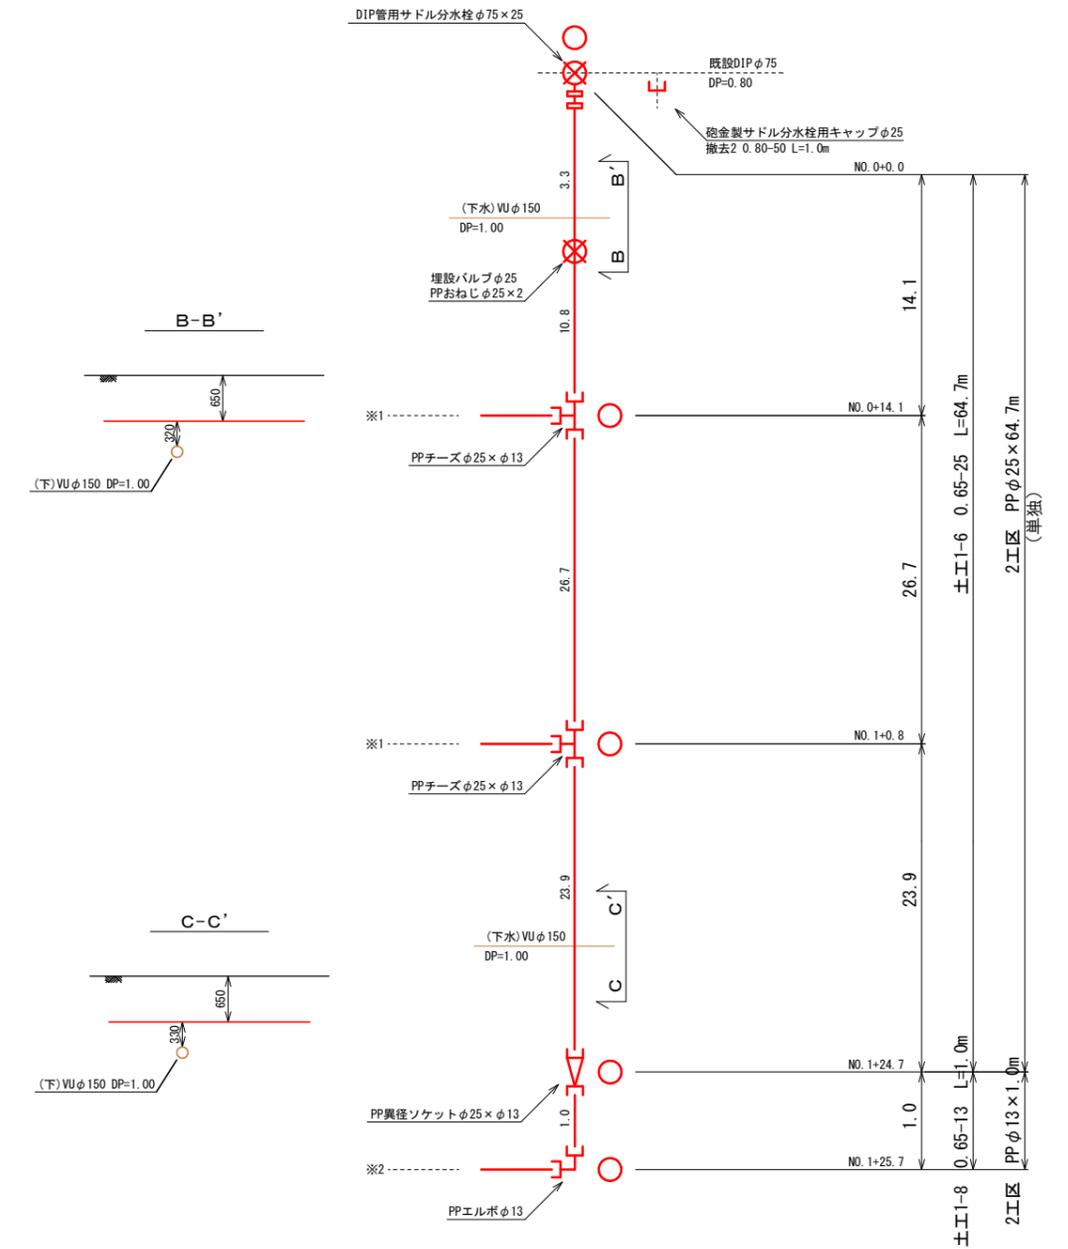

※1 詳細図 N=2
±E1-8 0.65-13 L=2.3m

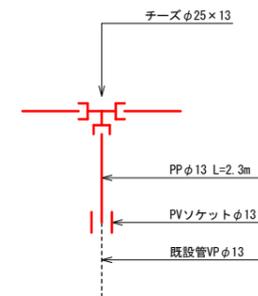


※2 詳細図 N=1
±E1-8 0.65-13 L=1.8m

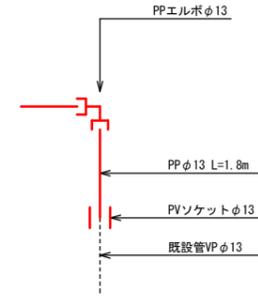

○ マーカー杭 N=5

工事名	和賀町地内（市道野村和賀天神線ほか） 公共下水道事業に伴う配水管移設工事		
図面名	2工区 平面図・横断面図・配管詳細図		
施行場所	亀山市和賀町地内		
縮尺	図示	図面番号	9 / 17
事業者名	亀山市 上下水道部 上水道課		


1. 市道 (As)

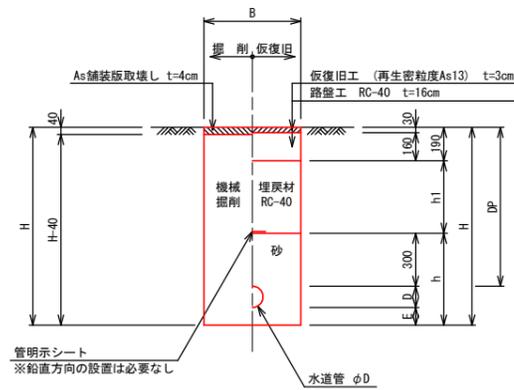

寸法表

掘削断面	口径	DP	B	D	E	h	h1	H	備考
1-1	HPPE φ100	900	600	125	100	525	410	1125	
1-2	HPPE φ100	1200	600	125	100	525	710	1425	
1-3	HPPE φ75	900	600	90	100	490	410	1090	
1-4	HPPE φ75	1000	600	90	100	490	510	1190	
1-5	PP φ50	900	600	60	100	460	410	1060	
1-6	PP φ25	650	600	34	100	434	160	784	
1-7	PP φ20	650	600	27	100	427	160	777	給水管
1-8	PP φ13	650	600	22	100	422	160	772	給水管


市道 (As) 撤去

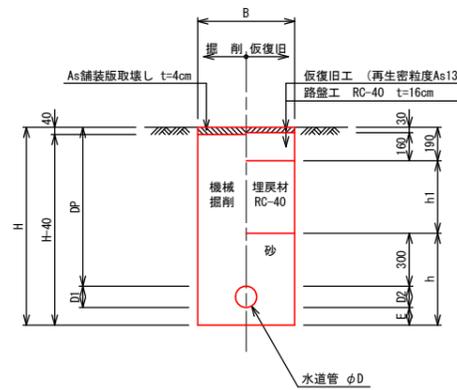

寸法表

掘削断面	掘削	仮復旧	DP	B	D1	D2	E	h	h1	H	備考
撤去1	VP φ50	VP φ50	1000	600	60	60	100	460	510	1160	
撤去2	PP φ25	DCIP φ75	800	600	34	93	0	393	310	893	

1. 市道 (As)

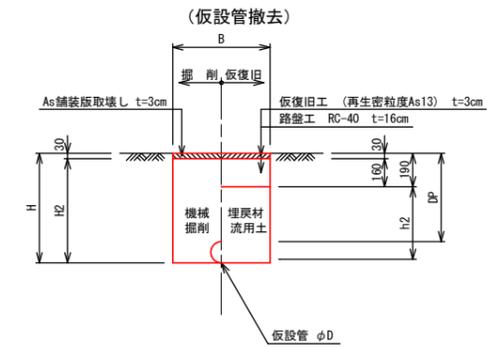

寸法表


掘削断面	口径	DP	B	D	h1	h2	H	H1	H2	備考
撤去3	HPPE φ100	300	600	125	245	235	425	385	395	
撤去4	HPPE φ100	1200	600	125	1145	1135	1325	1285	1295	
撤去5	HPPE φ75	300	600	90	210	200	390	350	360	
撤去6	HPPE φ75	1000	600	90	910	900	1090	1050	1060	
撤去7	PP φ50	300	600	60	180	170	360	320	330	
撤去8	PP φ25	300	600	34	154	144	334	294	304	
撤去9	PP φ25	800	600	34	654	644	834	794	804	
撤去10	PP φ25	1000	600	34	854	844	1034	994	1004	
撤去11	PP φ20	300	600	27	147	137	327	287	297	給水管
撤去12	PP φ13	300	600	22	142	132	322	282	292	給水管

工事名	和賀町地内 (市道野村和賀天神線ほか) 公共下水道事業に伴う配水管移設工事		
図面名	土工標準図		
施行場所	亀山市和賀町地内		
縮尺	図示	図面番号	10 / 17
事業者名	亀山市 上下水道部 上水道課		


仕切弁ボックス標準図

S=Free

円形 1号 (H=650)

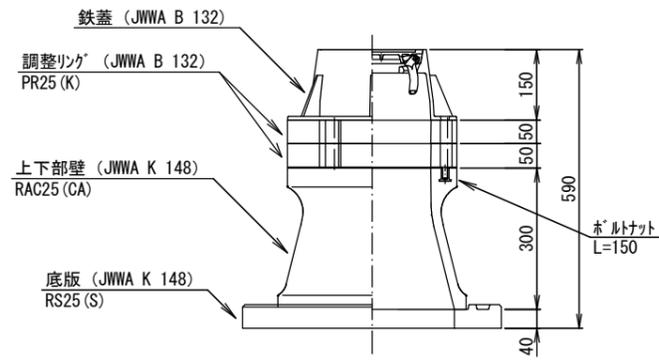


円形 1号 (H=900)

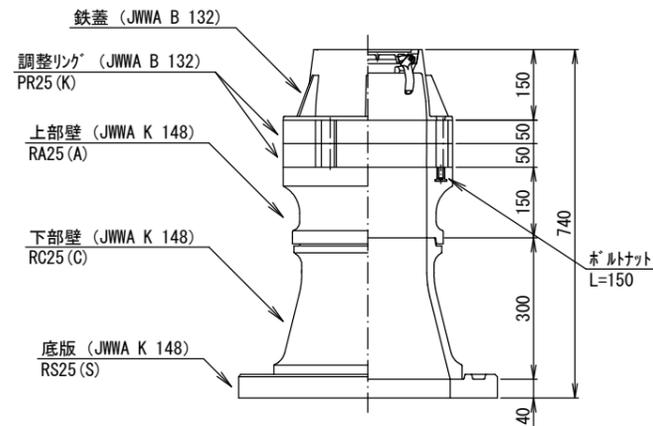


消火栓ボックス標準図

S=Free

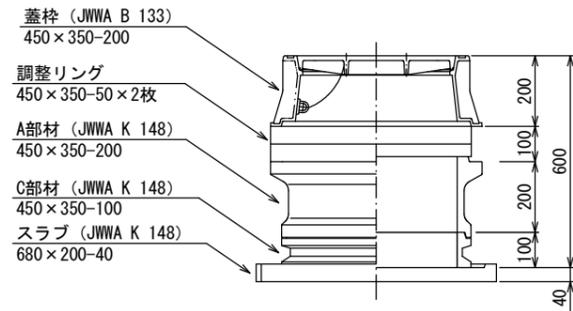



(消火栓工法図)

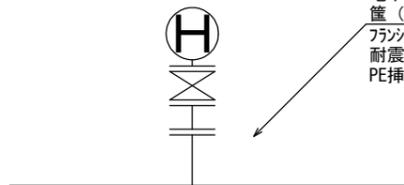

地下式消火栓 (埋設型7.5K内外面エポキシ樹脂粉体塗装)
 筐 (消火栓ボックス組立図参照)
 フランジ短管φ75mm×100mm
 耐震補修弁及びフランジ補強具付 (JWWA B 126)
 PE挿し口付鑄鉄製T字管φ100×φ75

仕切弁筐 (鉄蓋) 参考図


S=Free

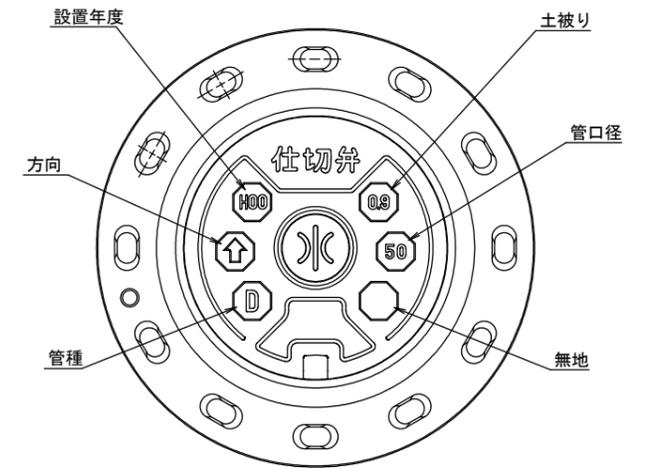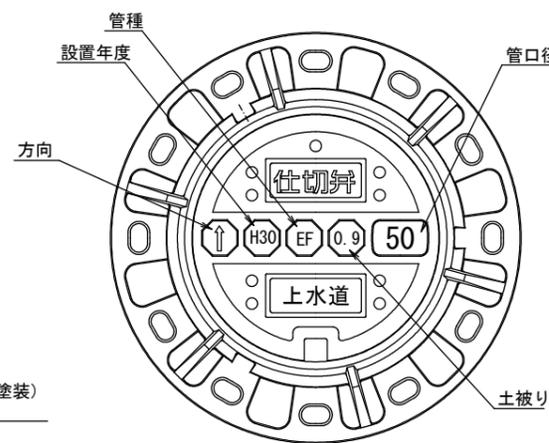

※情報項目の数は5項目以上明示できるものとする。


工事名	和賀町地内 (市道野村和賀天神線ほか) 公共下水道事業に伴う配水管移設工事		
図面名	構造図		
施行場所	亀山市和賀町地内		
縮尺	図示	図面番号	11 / 17
事業者名	亀山市 上下水道部 上水道課		

撤去平面図(1) S=1:500 (A1)

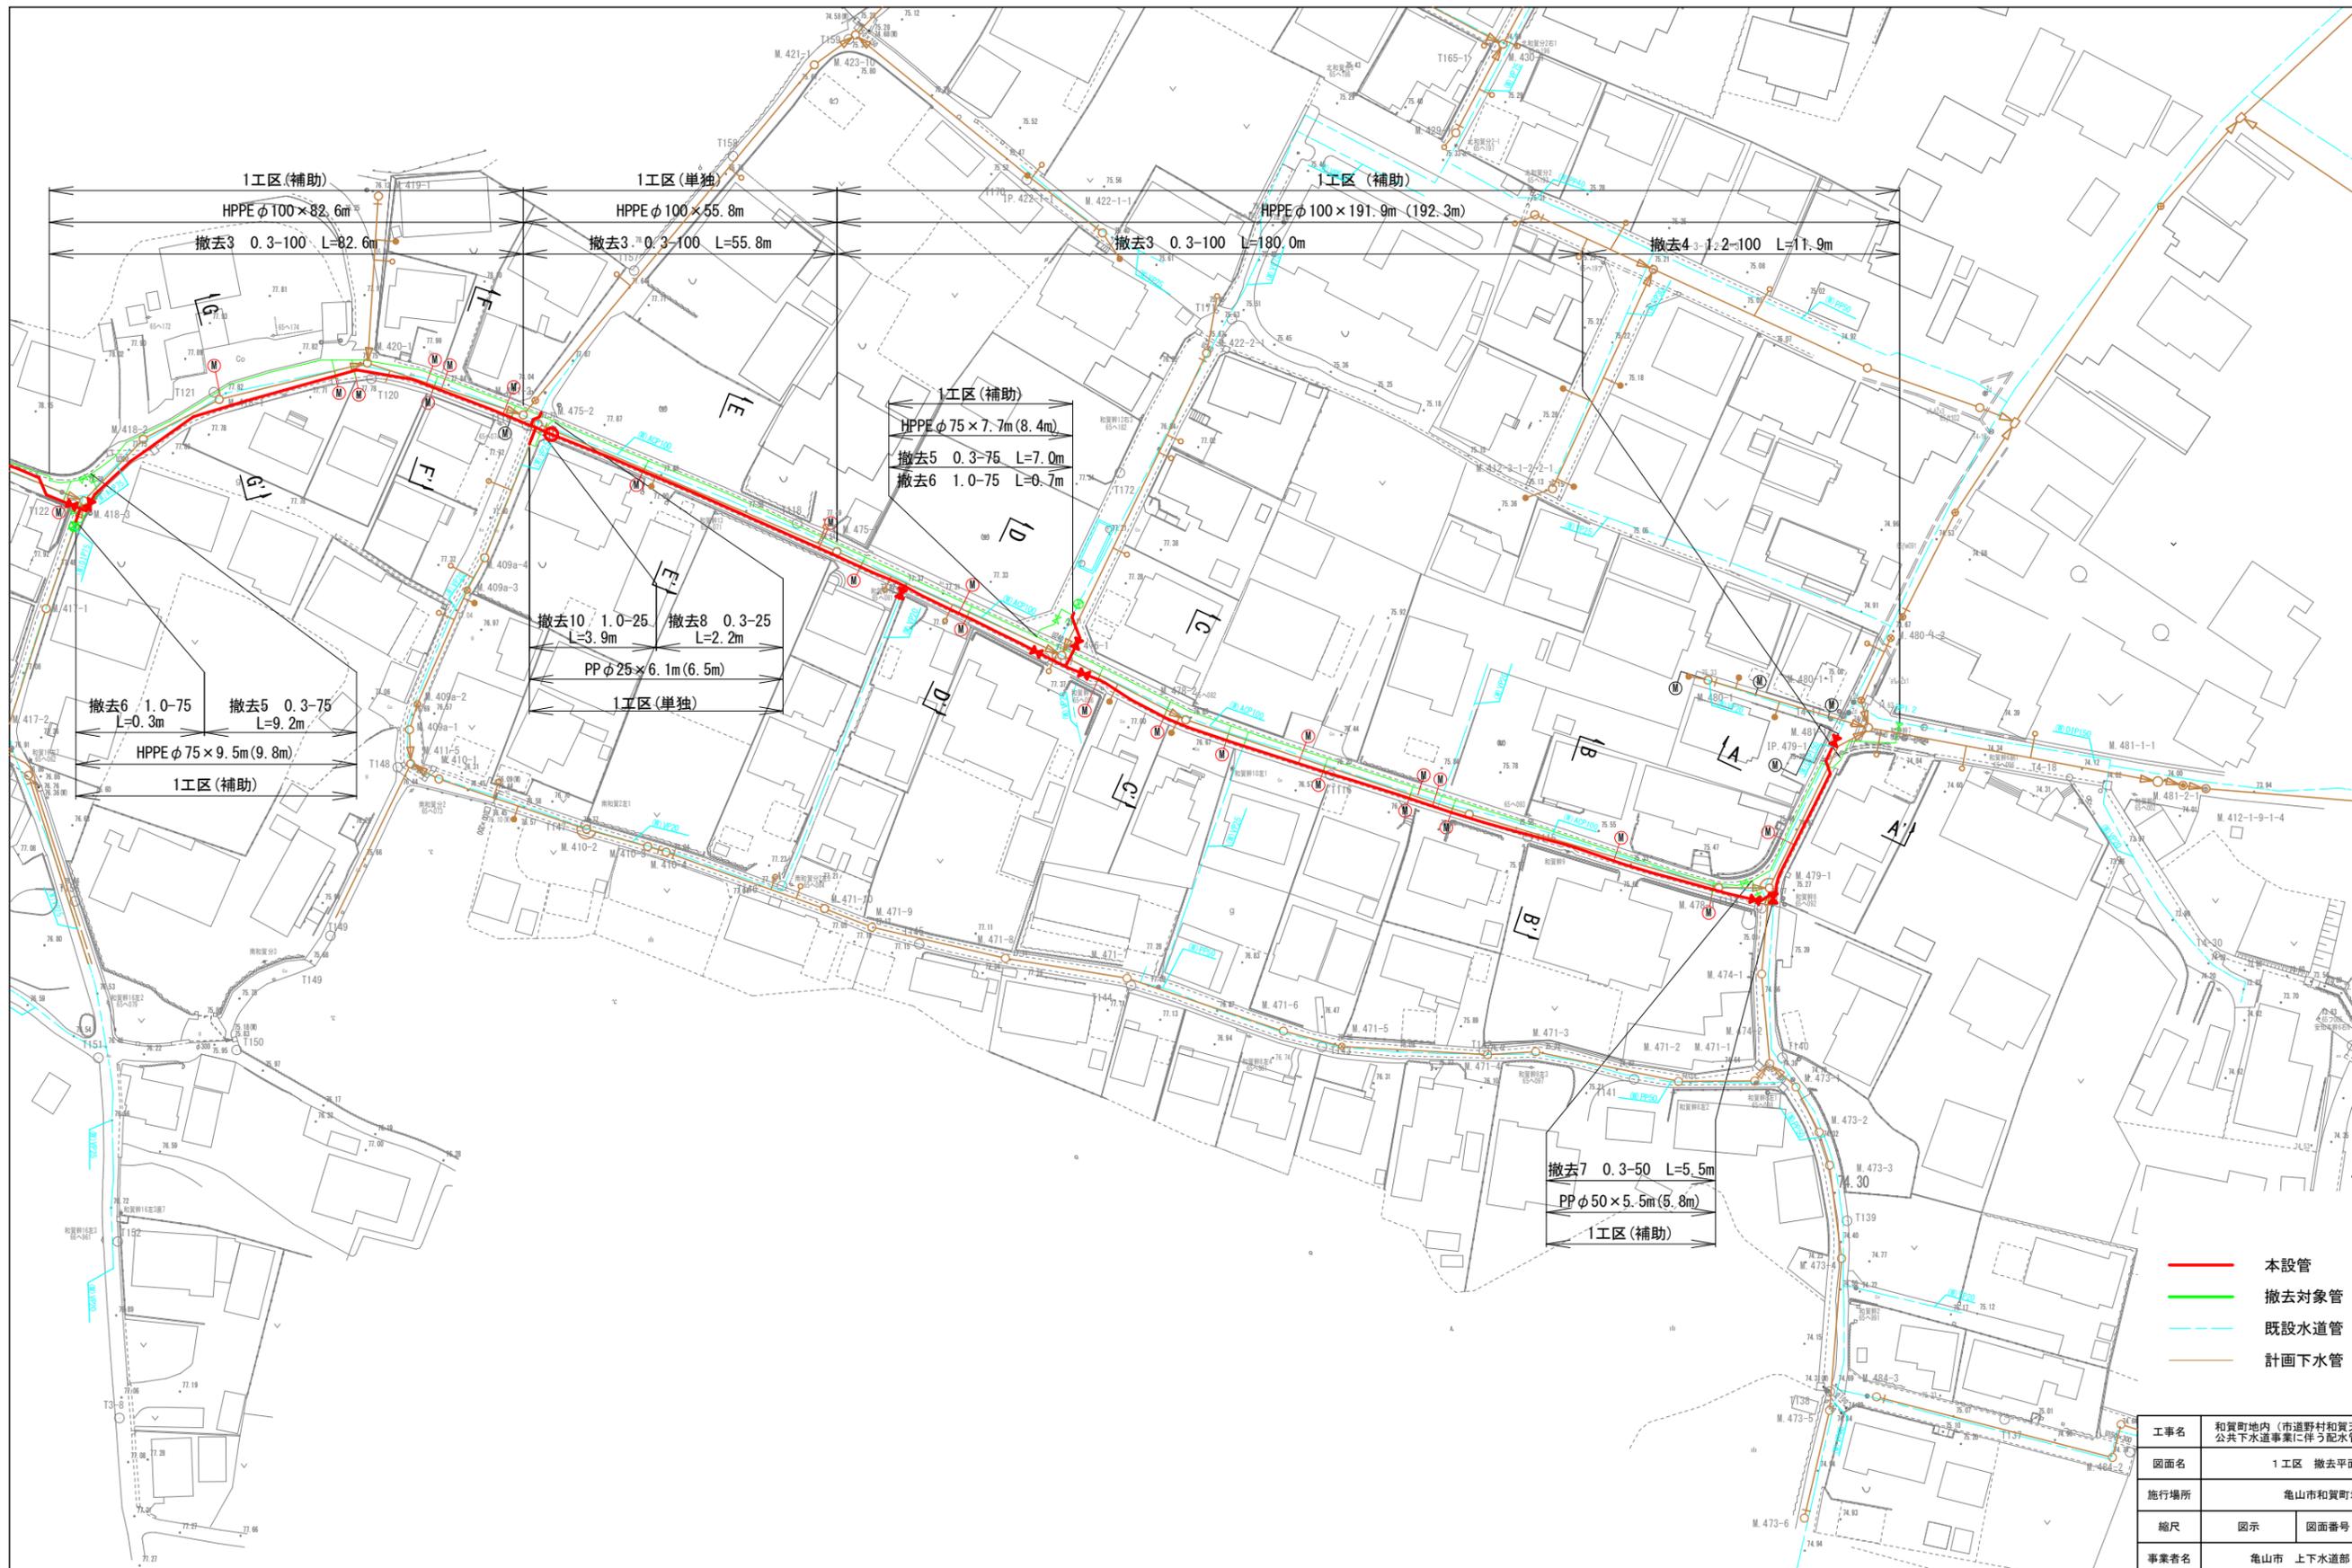

工事名	和賀町地内(市道野村和賀天神線ほか)公共下水道事業に伴う配水管移設工事		
図面名	1区 撤去平面図(1)		
施行場所	亀山市和賀町地内		
縮尺	図示	図面番号	12 / 17
事業者名	亀山市 上下水道部 上水道課		

撤去平面図(2) S=1:500 (A1)

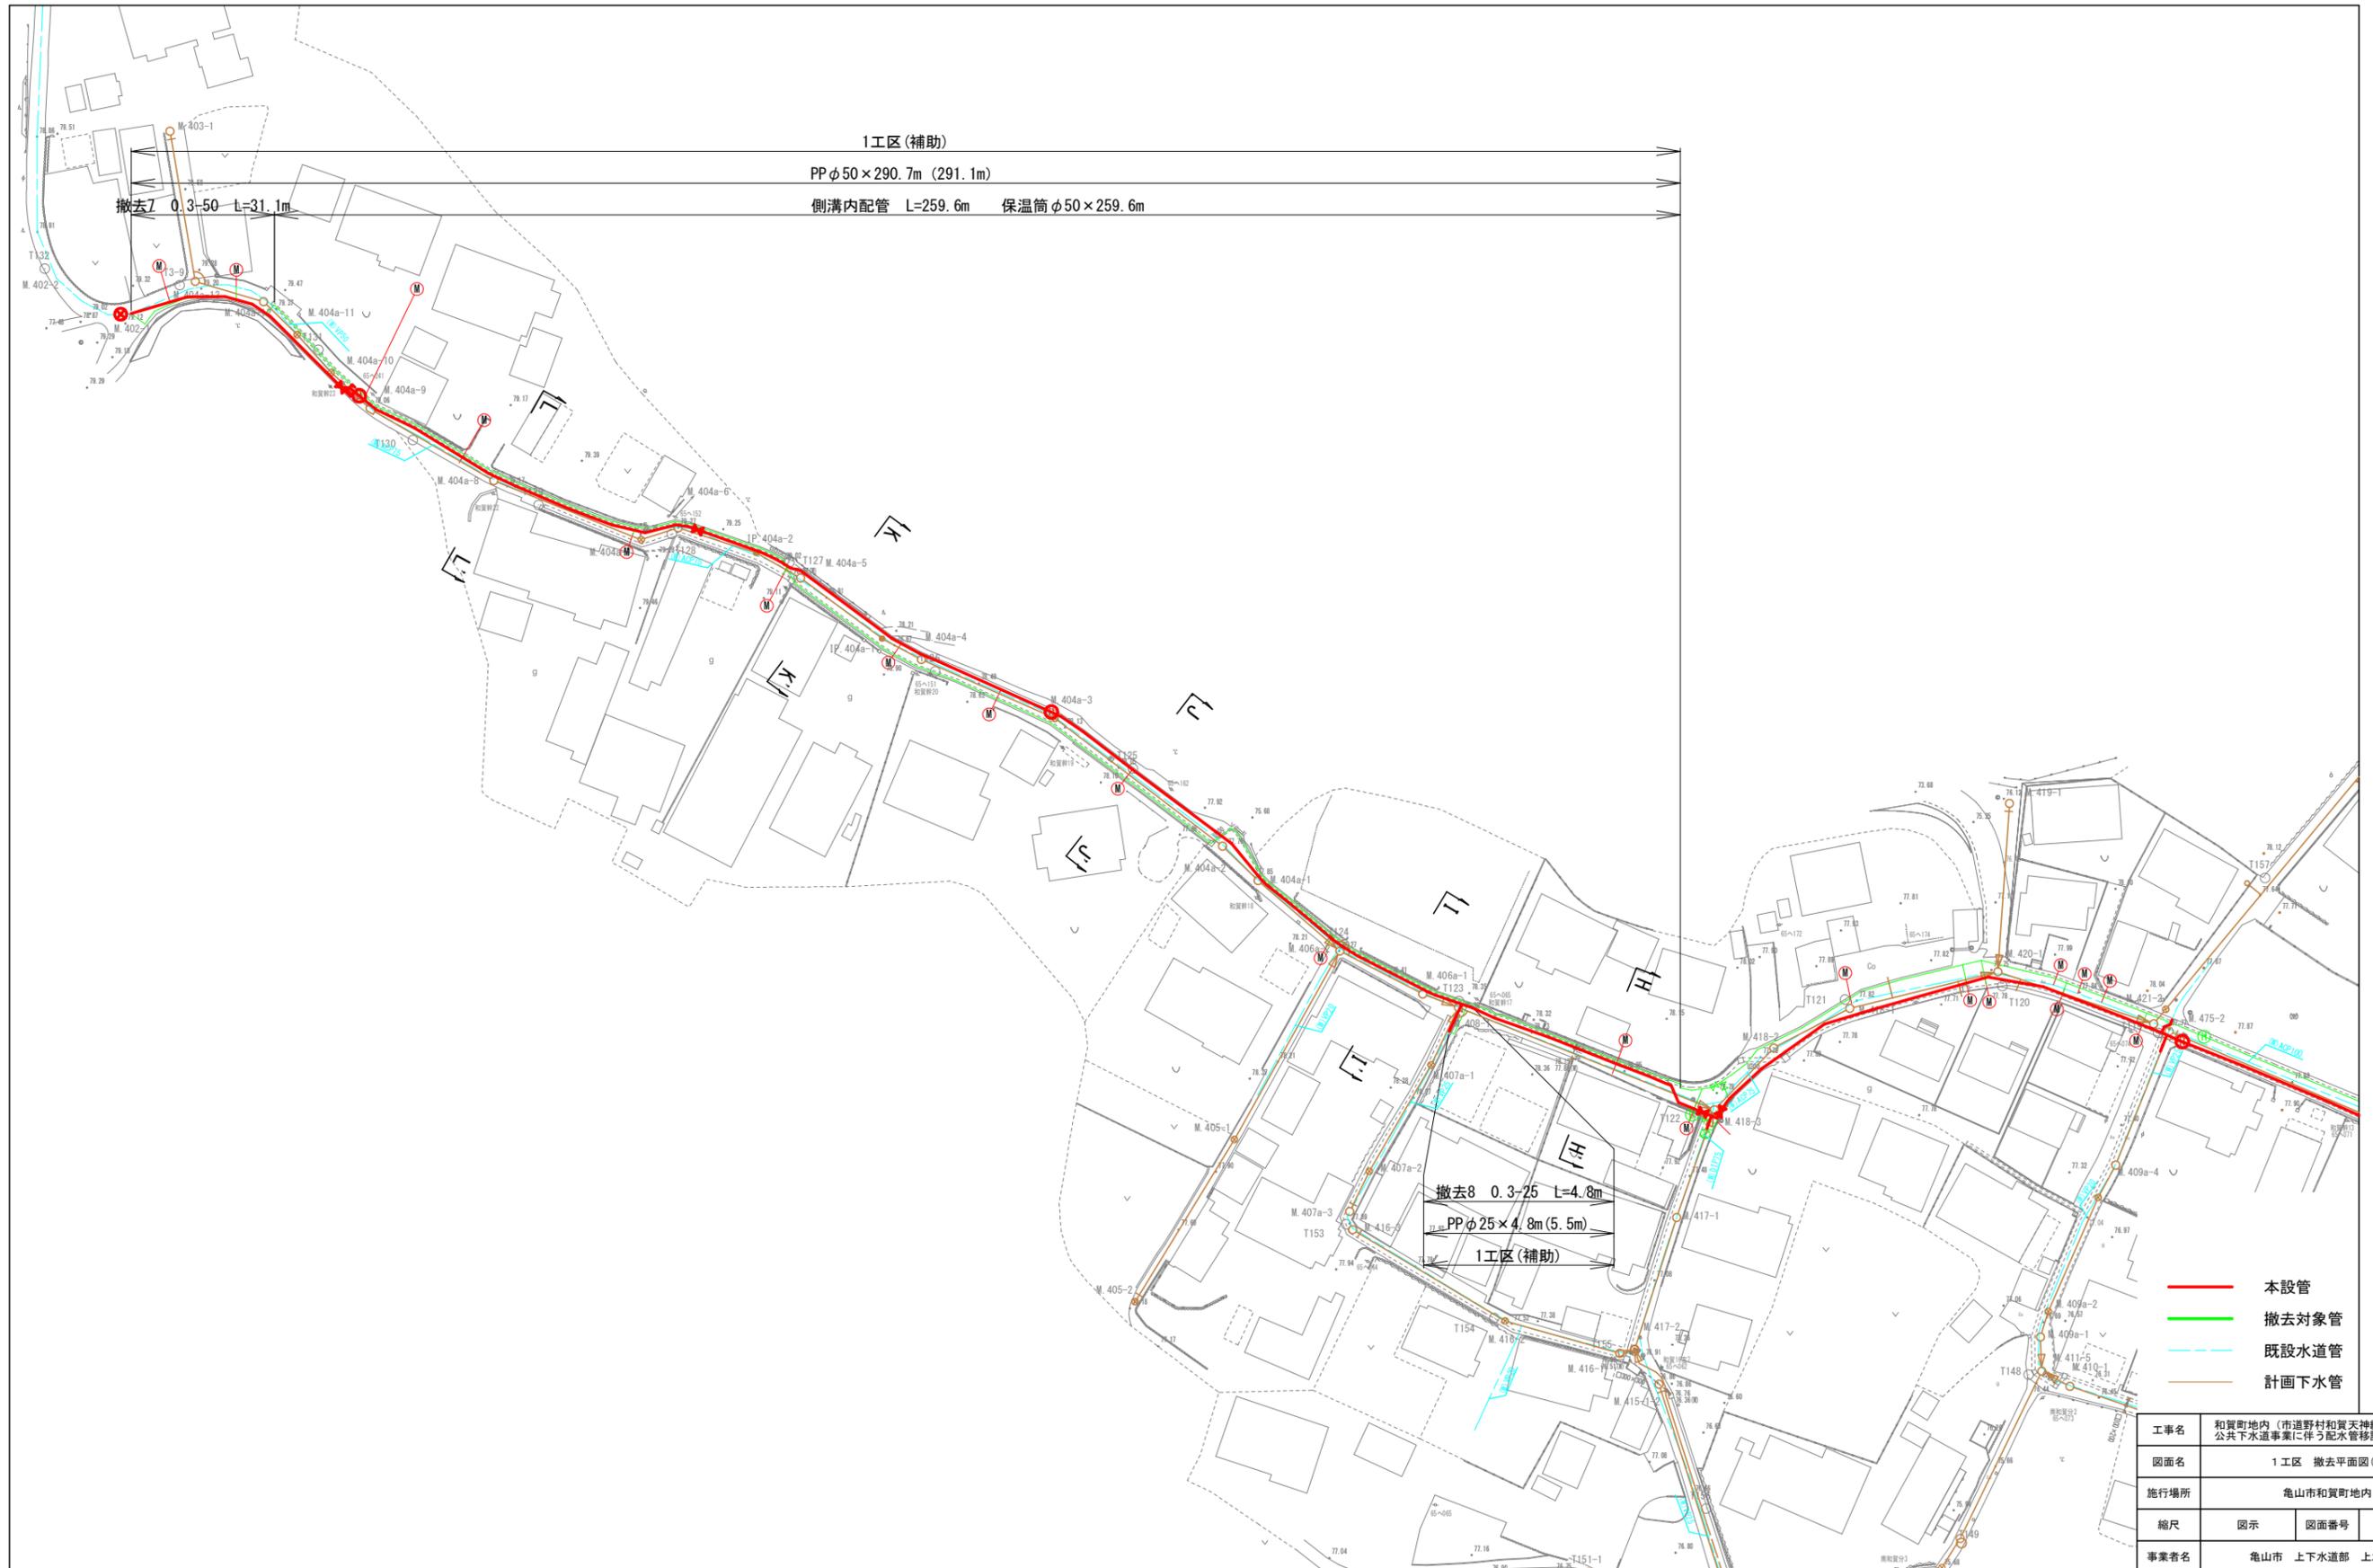


- 本設管
- 撤去対象管
- 既設水道管
- 計画下水道


工事名	和賀町地内 (市道野村和賀天神線ほか) 公共下水道事業に伴う配水管移設工事		
図面名	1工区 撤去平面図(2)		
施行場所	亀山市和賀町地内		
縮尺	図示	図面番号	13 / 17
事業者名	亀山市 上下水道部 上水道課		

撤去配管詳細図(2) S=Free


1工区

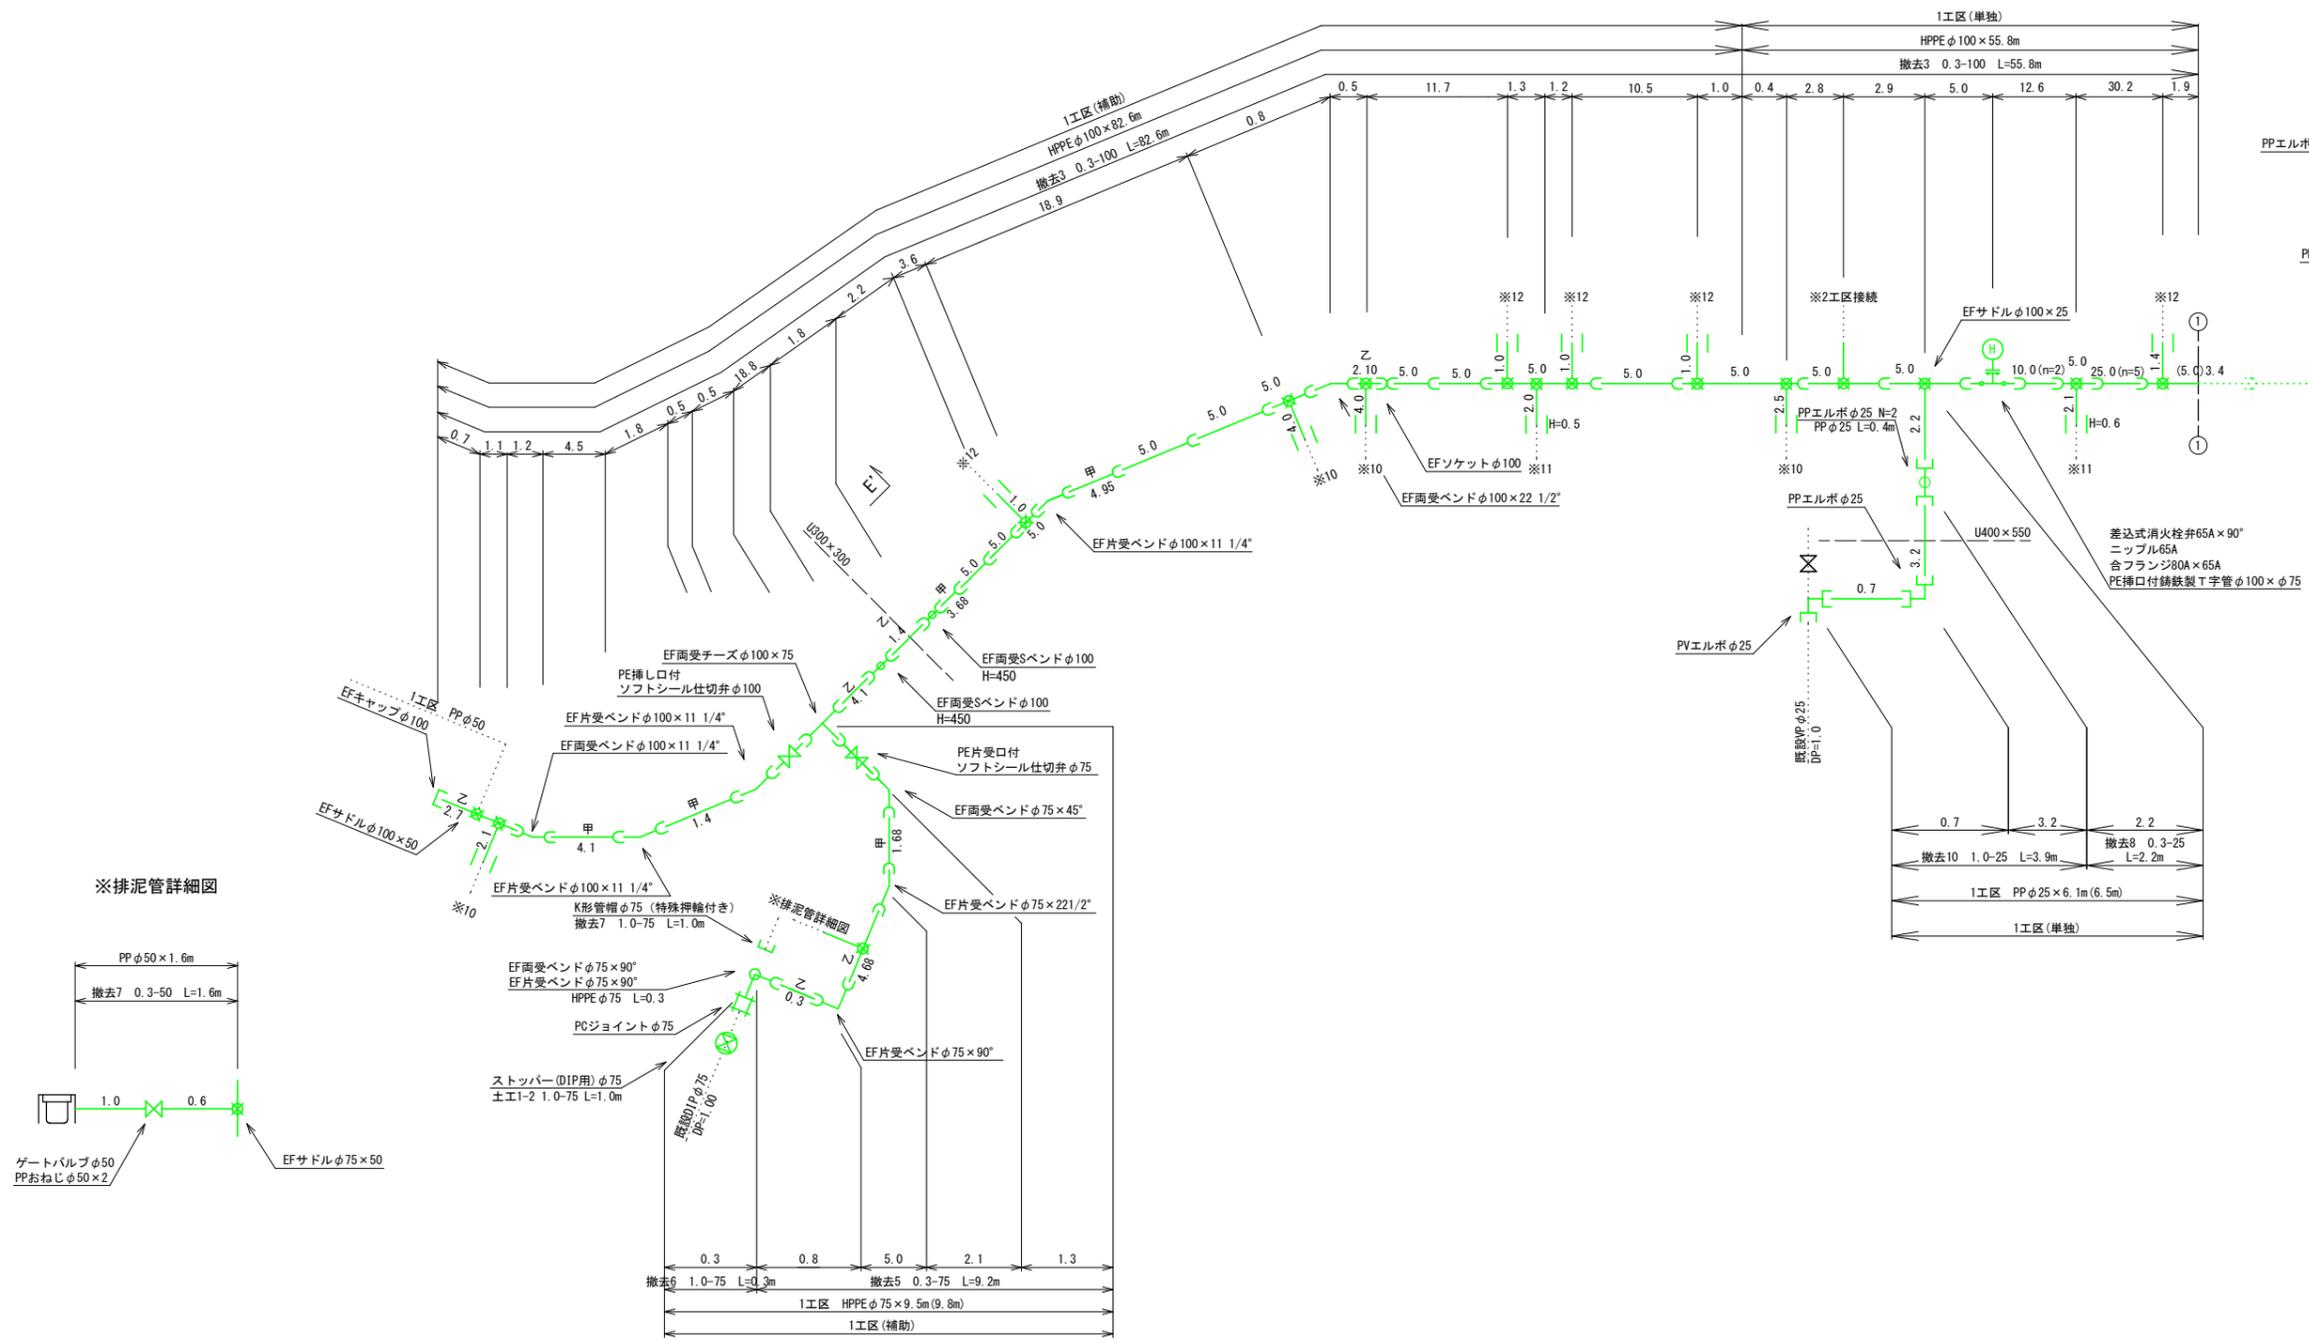


※排泥管詳細図

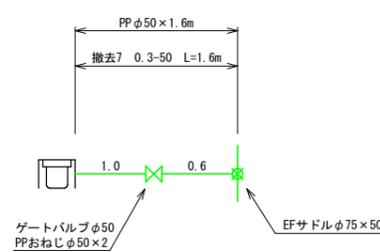


※10 仮設給水撤去工詳細図 N=4
撤去12 0.3-13

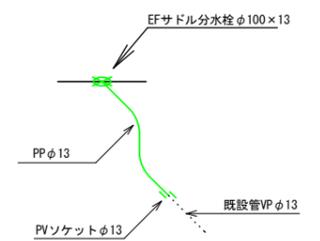


※11 仮設給水撤去工詳細図 N=2
撤去12 0.3-13

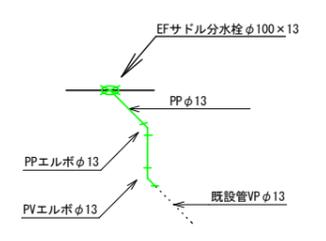

※12 仮設給水撤去工詳細図 N=5
撤去12 0.3-13

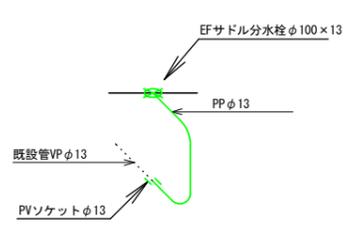


※2工区接続

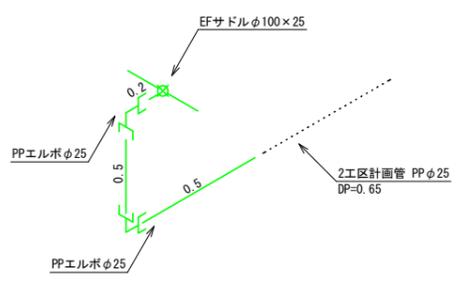


差込式消火栓弁65A×90°
ニップル65A
合フランジ80A×65A
PE挿入口鍍鉄製T字管φ100×φ75

工事名	和賀町地内 (市道野村和賀天神線ほか) 公共下水道事業に伴う配水管移設工事		
図面名	1工区 撤去配管詳細図(2)		
施行場所	亀山市和賀町地内		
縮尺	図示	図面番号	15 / 17
事業者名	亀山市 上下水道部 上水道課		


撤去平面図(1) S=1:500 (A1)

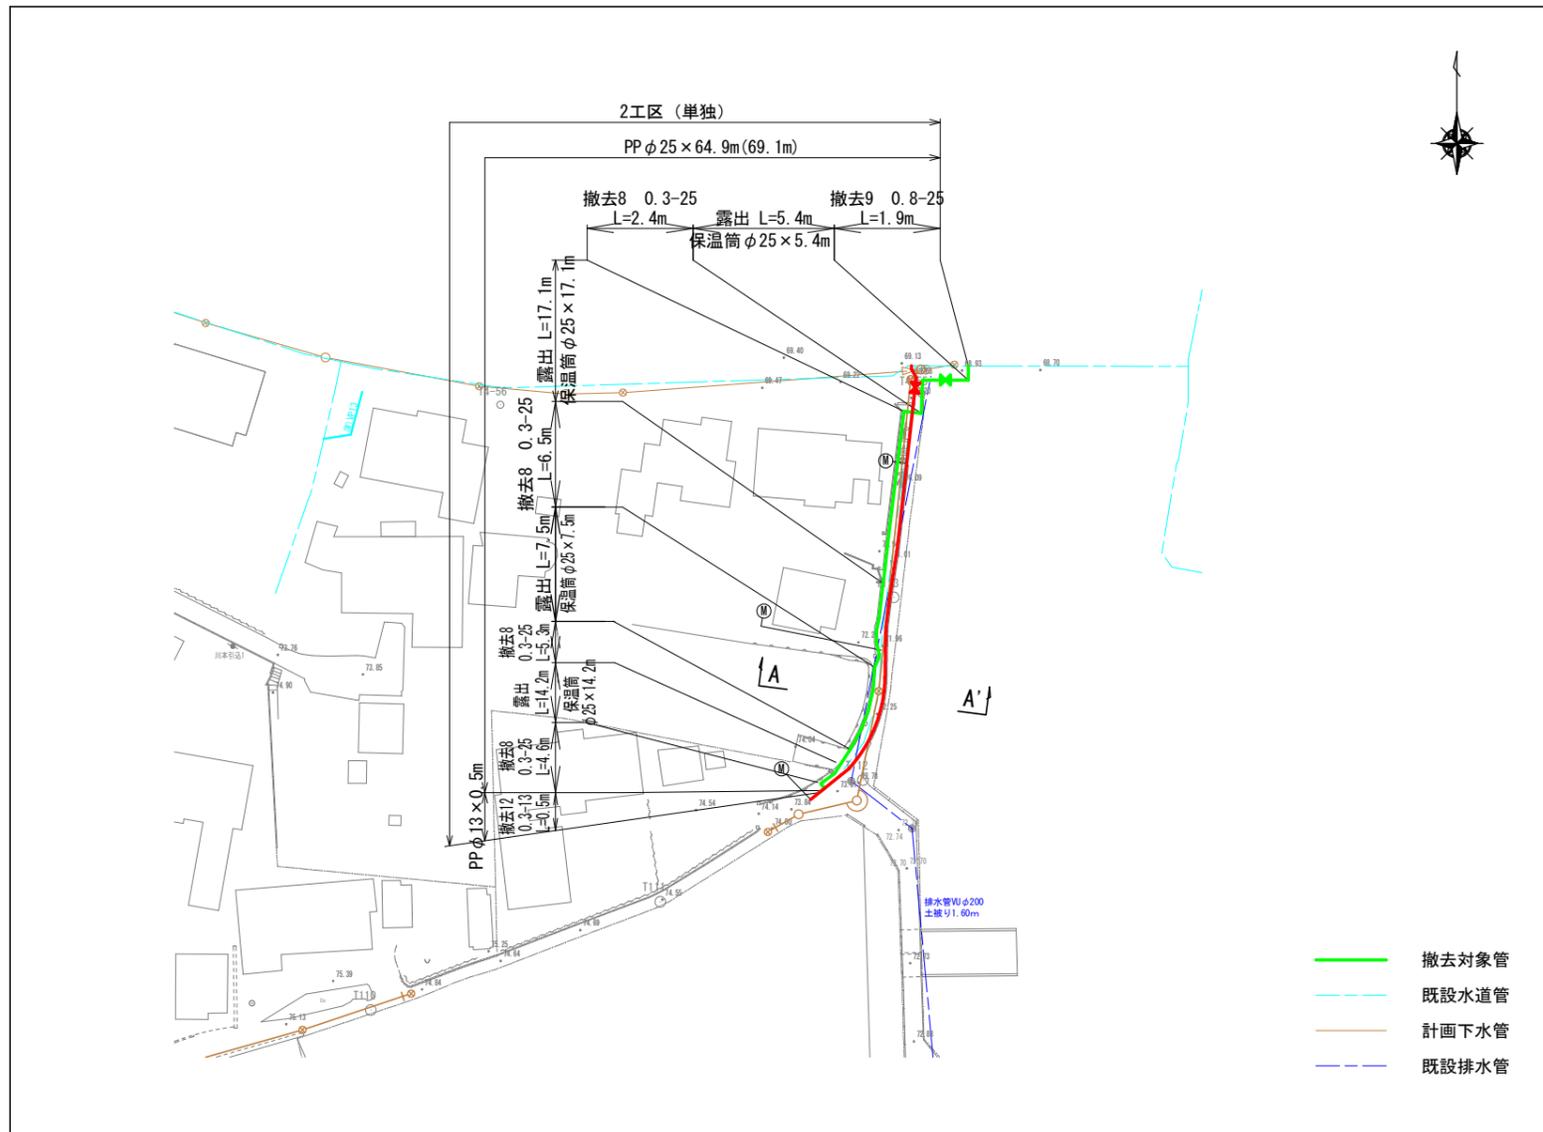


※1 既設仮設給水撤去工詳細図 N=1
撤去12 0.65-13 L=0.7m

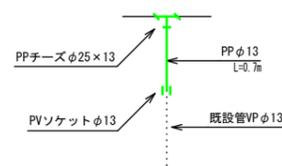

※2 既設仮設給水撤去工詳細図 N=1
撤去12 0.3-13 L=0.1m

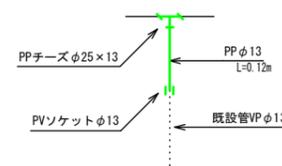

撤去配管詳細図(1) S=Free

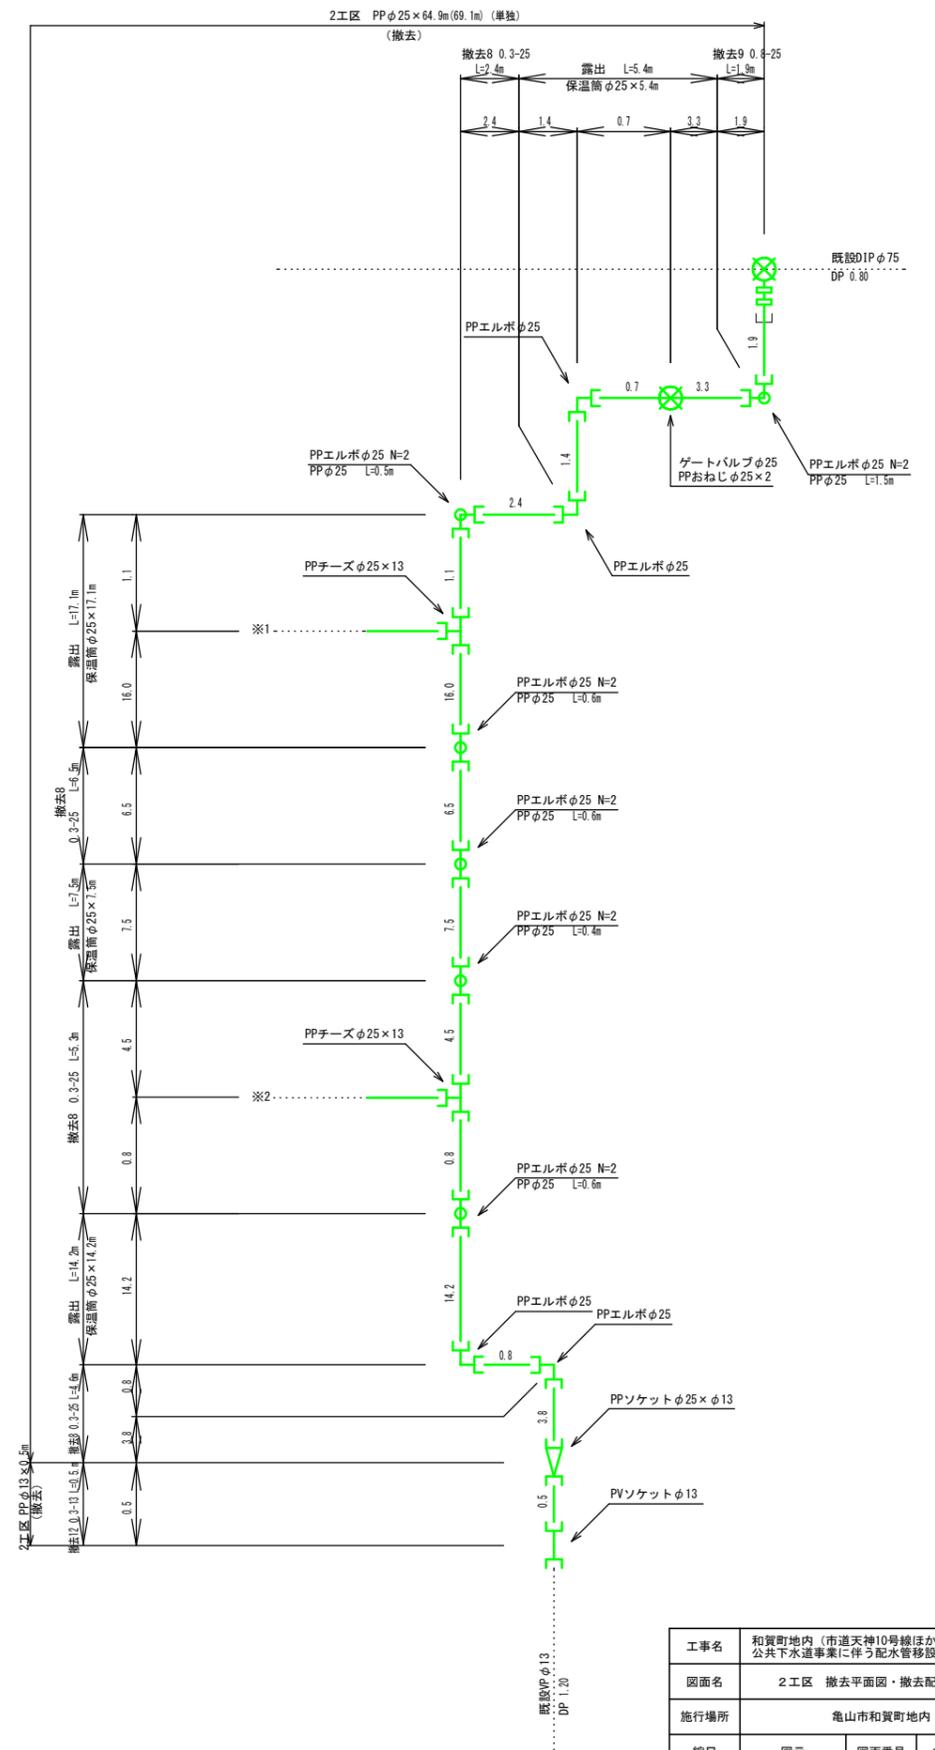

工事名	和賀町地内 (市道天神10号線ほか) 公共下水道事業に伴う配水管移設工事		
図面名	2工区 撤去平面図・撤去配管詳細図		
施行場所	亀山市和賀町地内		
縮尺	図示	図面番号	17 / 17
事業者名	亀山市 上下水道部 上水道課		