



|    |           |
|----|-----------|
| A1 | S=1:2,500 |
| A3 | S=1:5,000 |

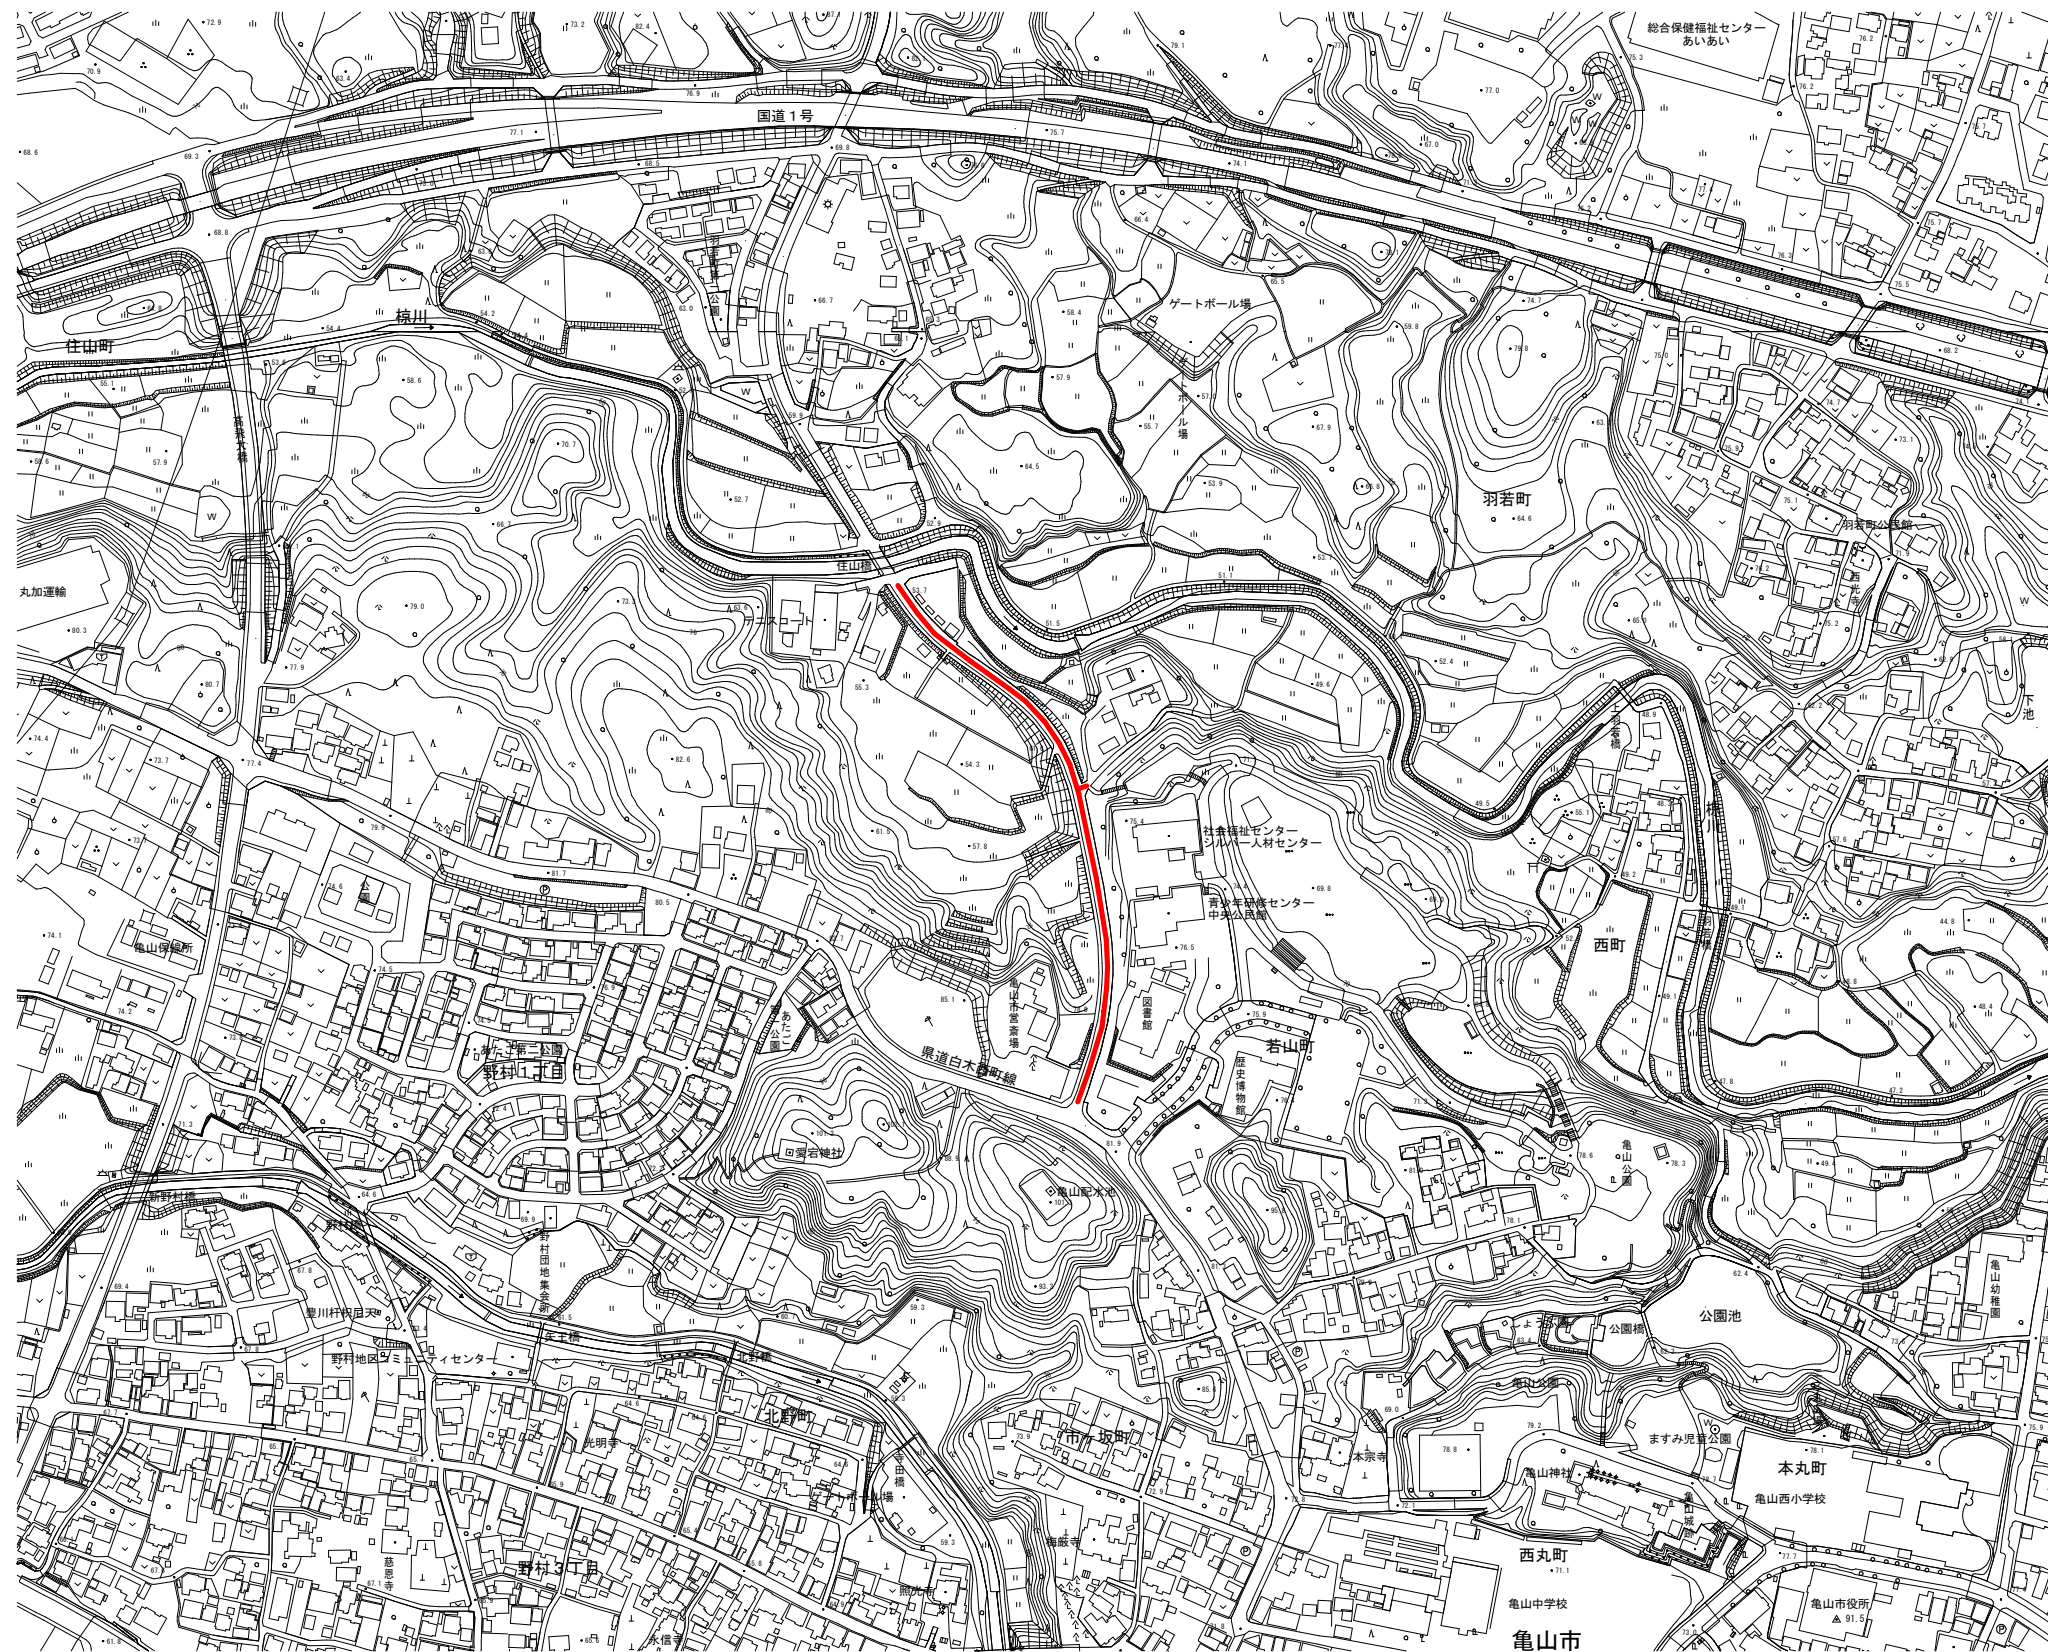


|       |                           |      |       |
|-------|---------------------------|------|-------|
| 工 事 名 | 若山町地内<br>(市道野村羽若緑)配水管布設工事 |      |       |
| 図 面 名 | 位 置 図                     |      |       |
| 縮 尺   | A1 1:2,500<br>A3 1:5,000  | 図面番号 | 1 / 7 |
| 事業者名  | 亀山市 上下水道部 上水道課            |      |       |


平 面 図 (1)  
A1 S=1:250  
A3 S=1:500

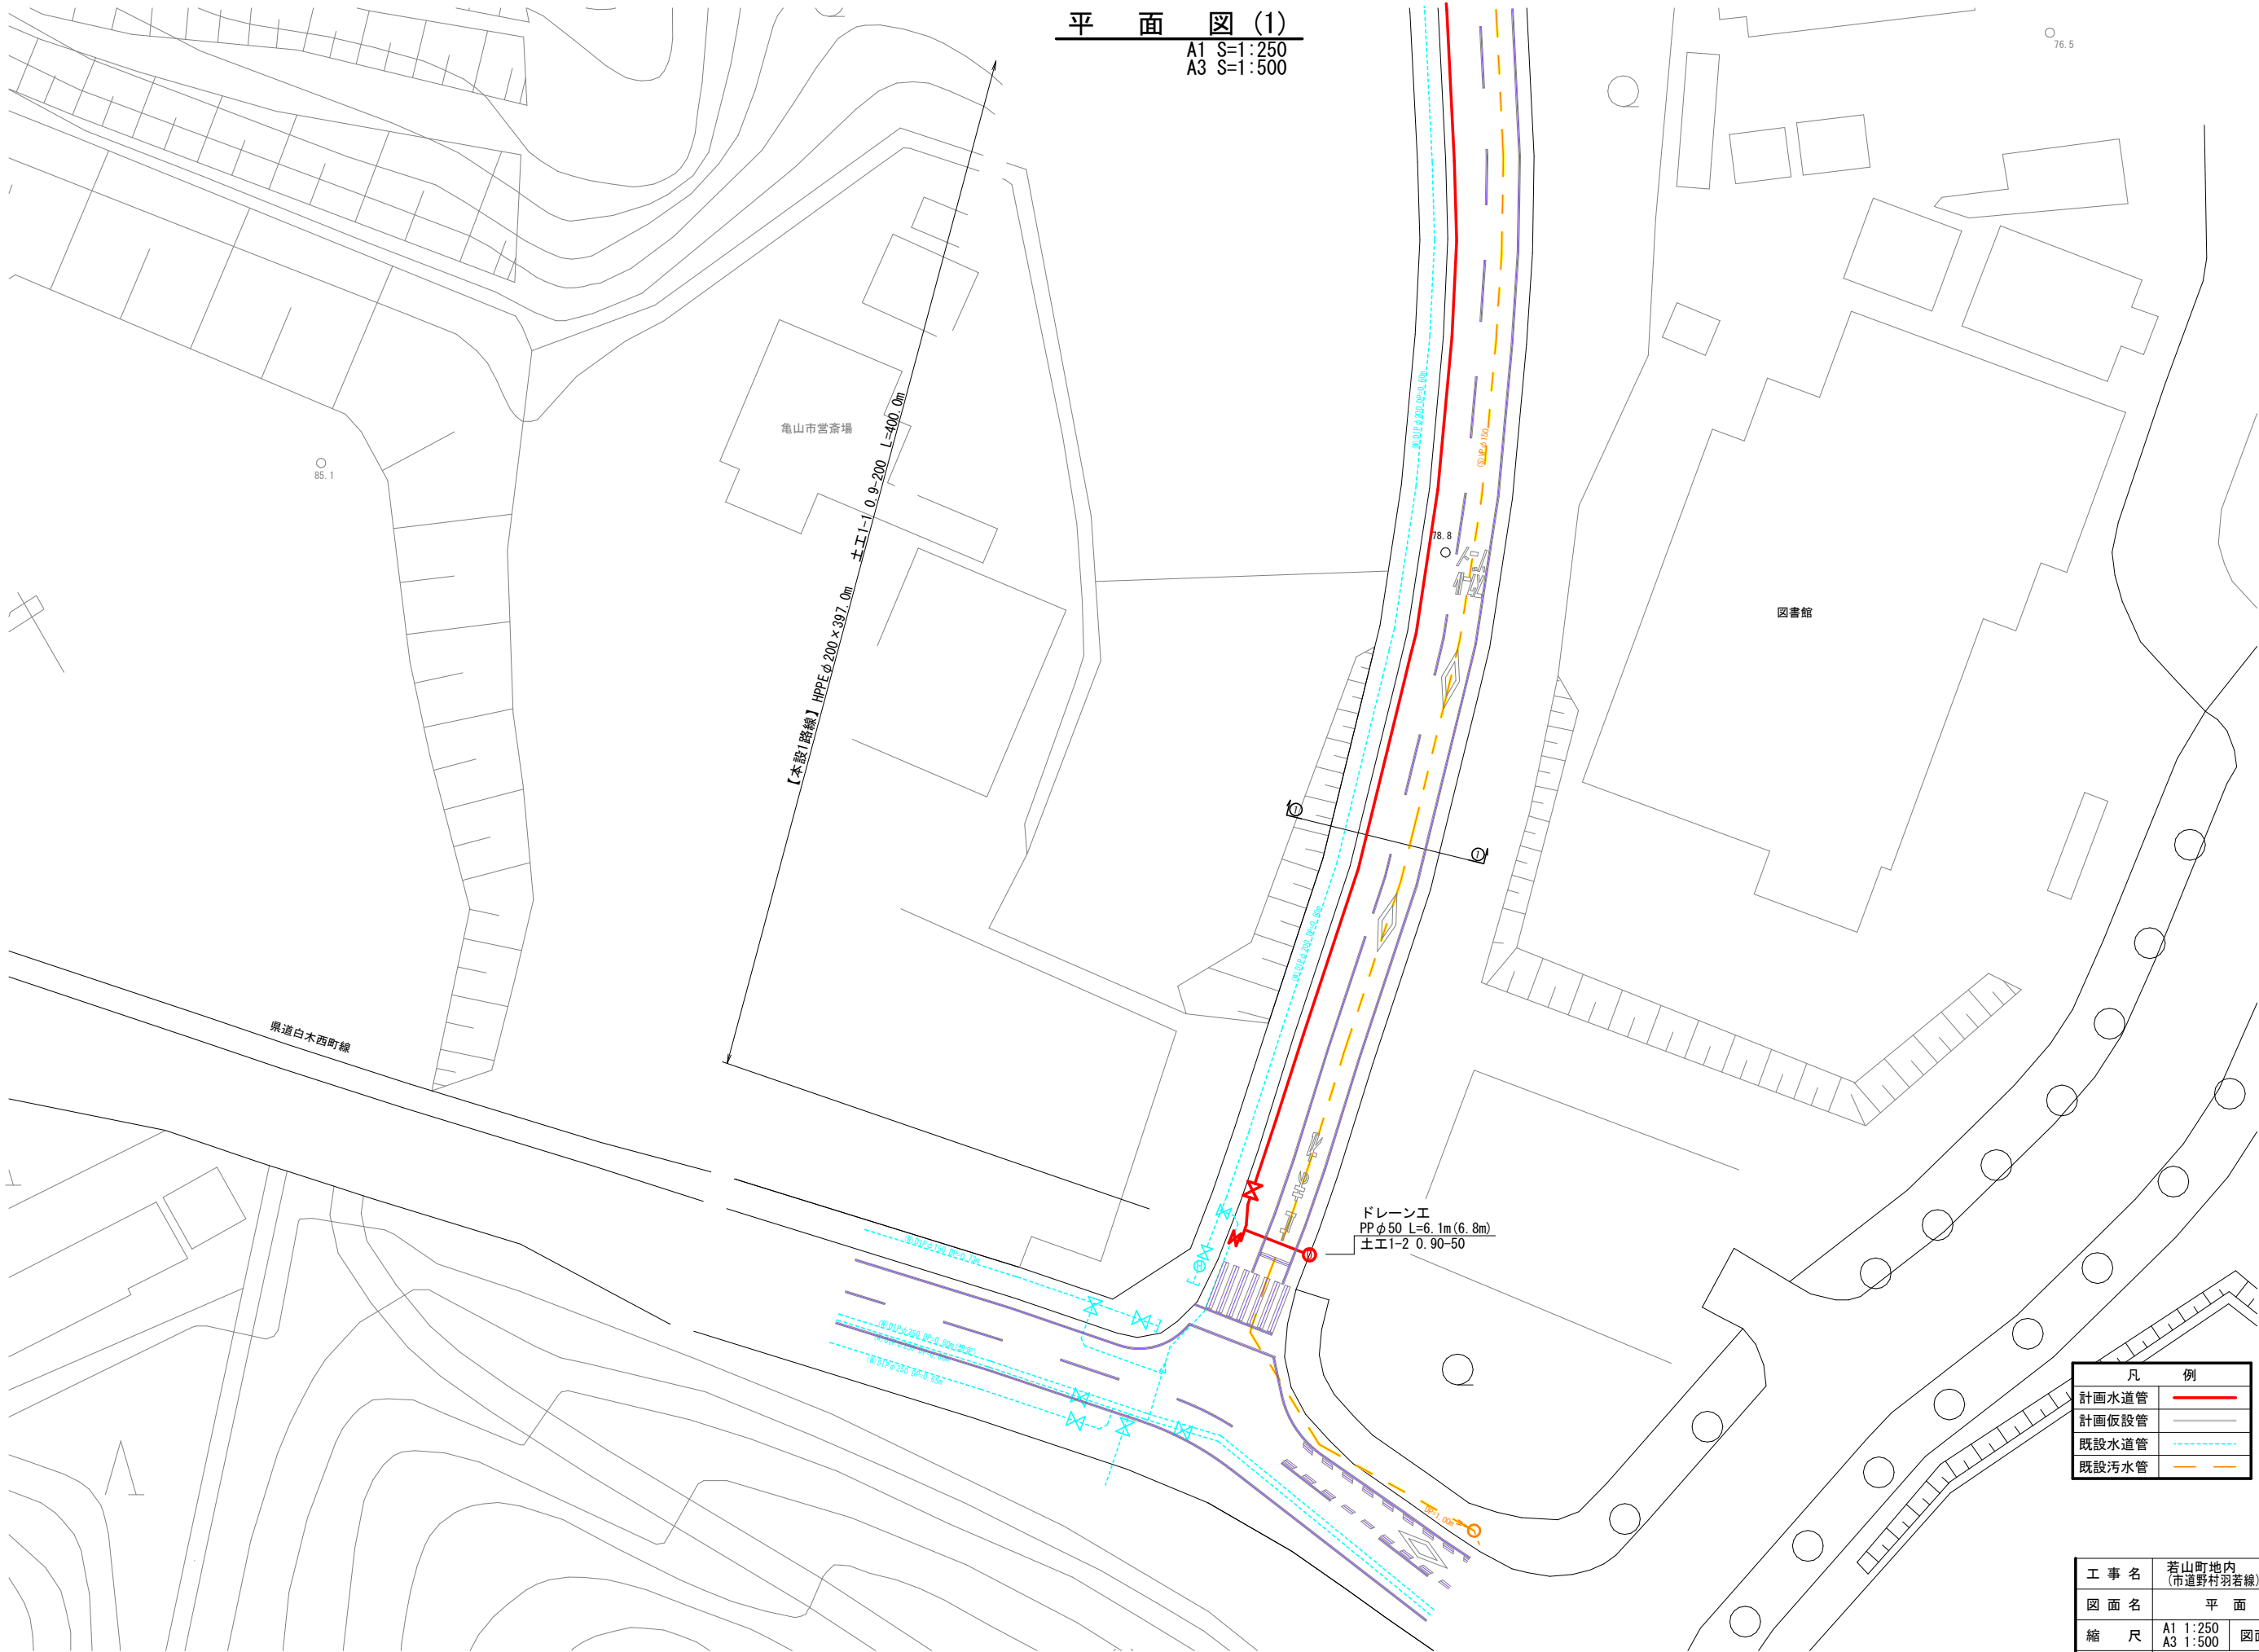

| 凡 例   |       |
|-------|-------|
| 計画水道管 | —     |
| 計画仮設管 | - - - |
| 既設水道管 | ⋯⋯⋯   |
| 既設污水管 | - - - |

|       |                           |      |       |
|-------|---------------------------|------|-------|
| 工 事 名 | 若山町地内<br>(市道野村羽若線)配水管布設工事 |      |       |
| 図 面 名 | 平 面 図 (1)                 |      |       |
| 縮 尺   | A1 1:250<br>A3 1:500      | 図面番号 | 2 / 7 |
| 事業者名  | 亀山市 上下水道部 上水道課            |      |       |

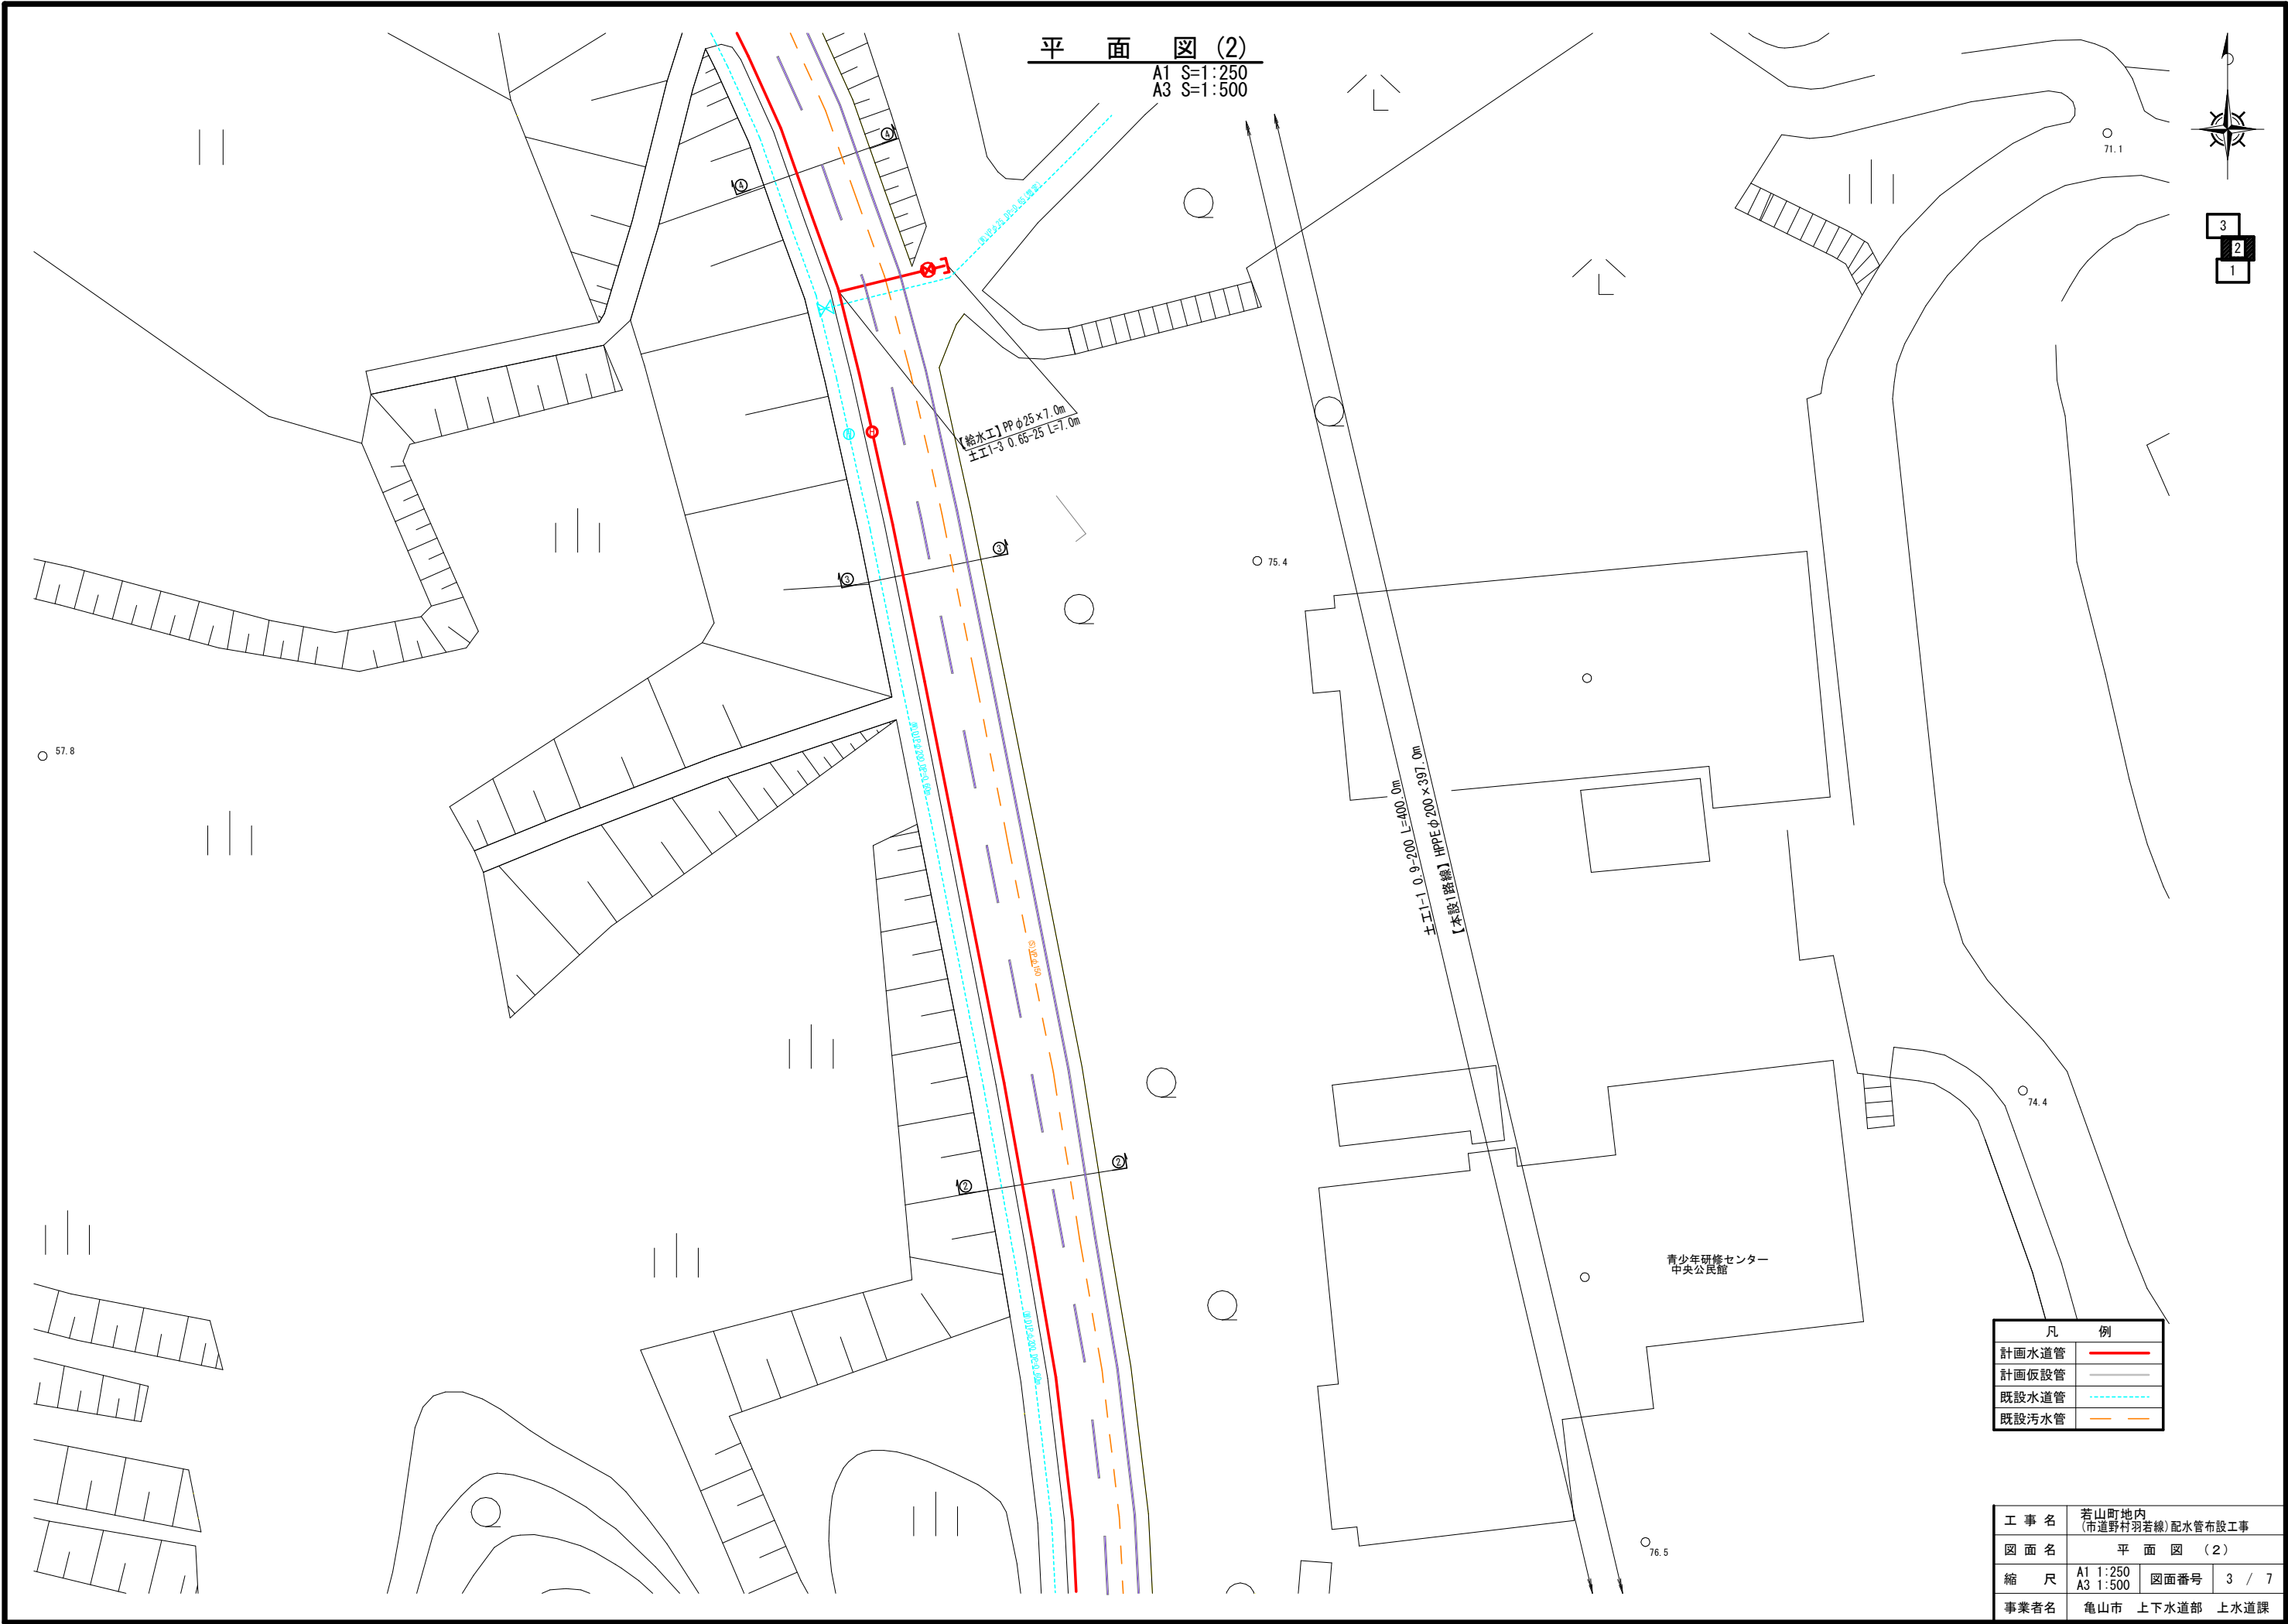

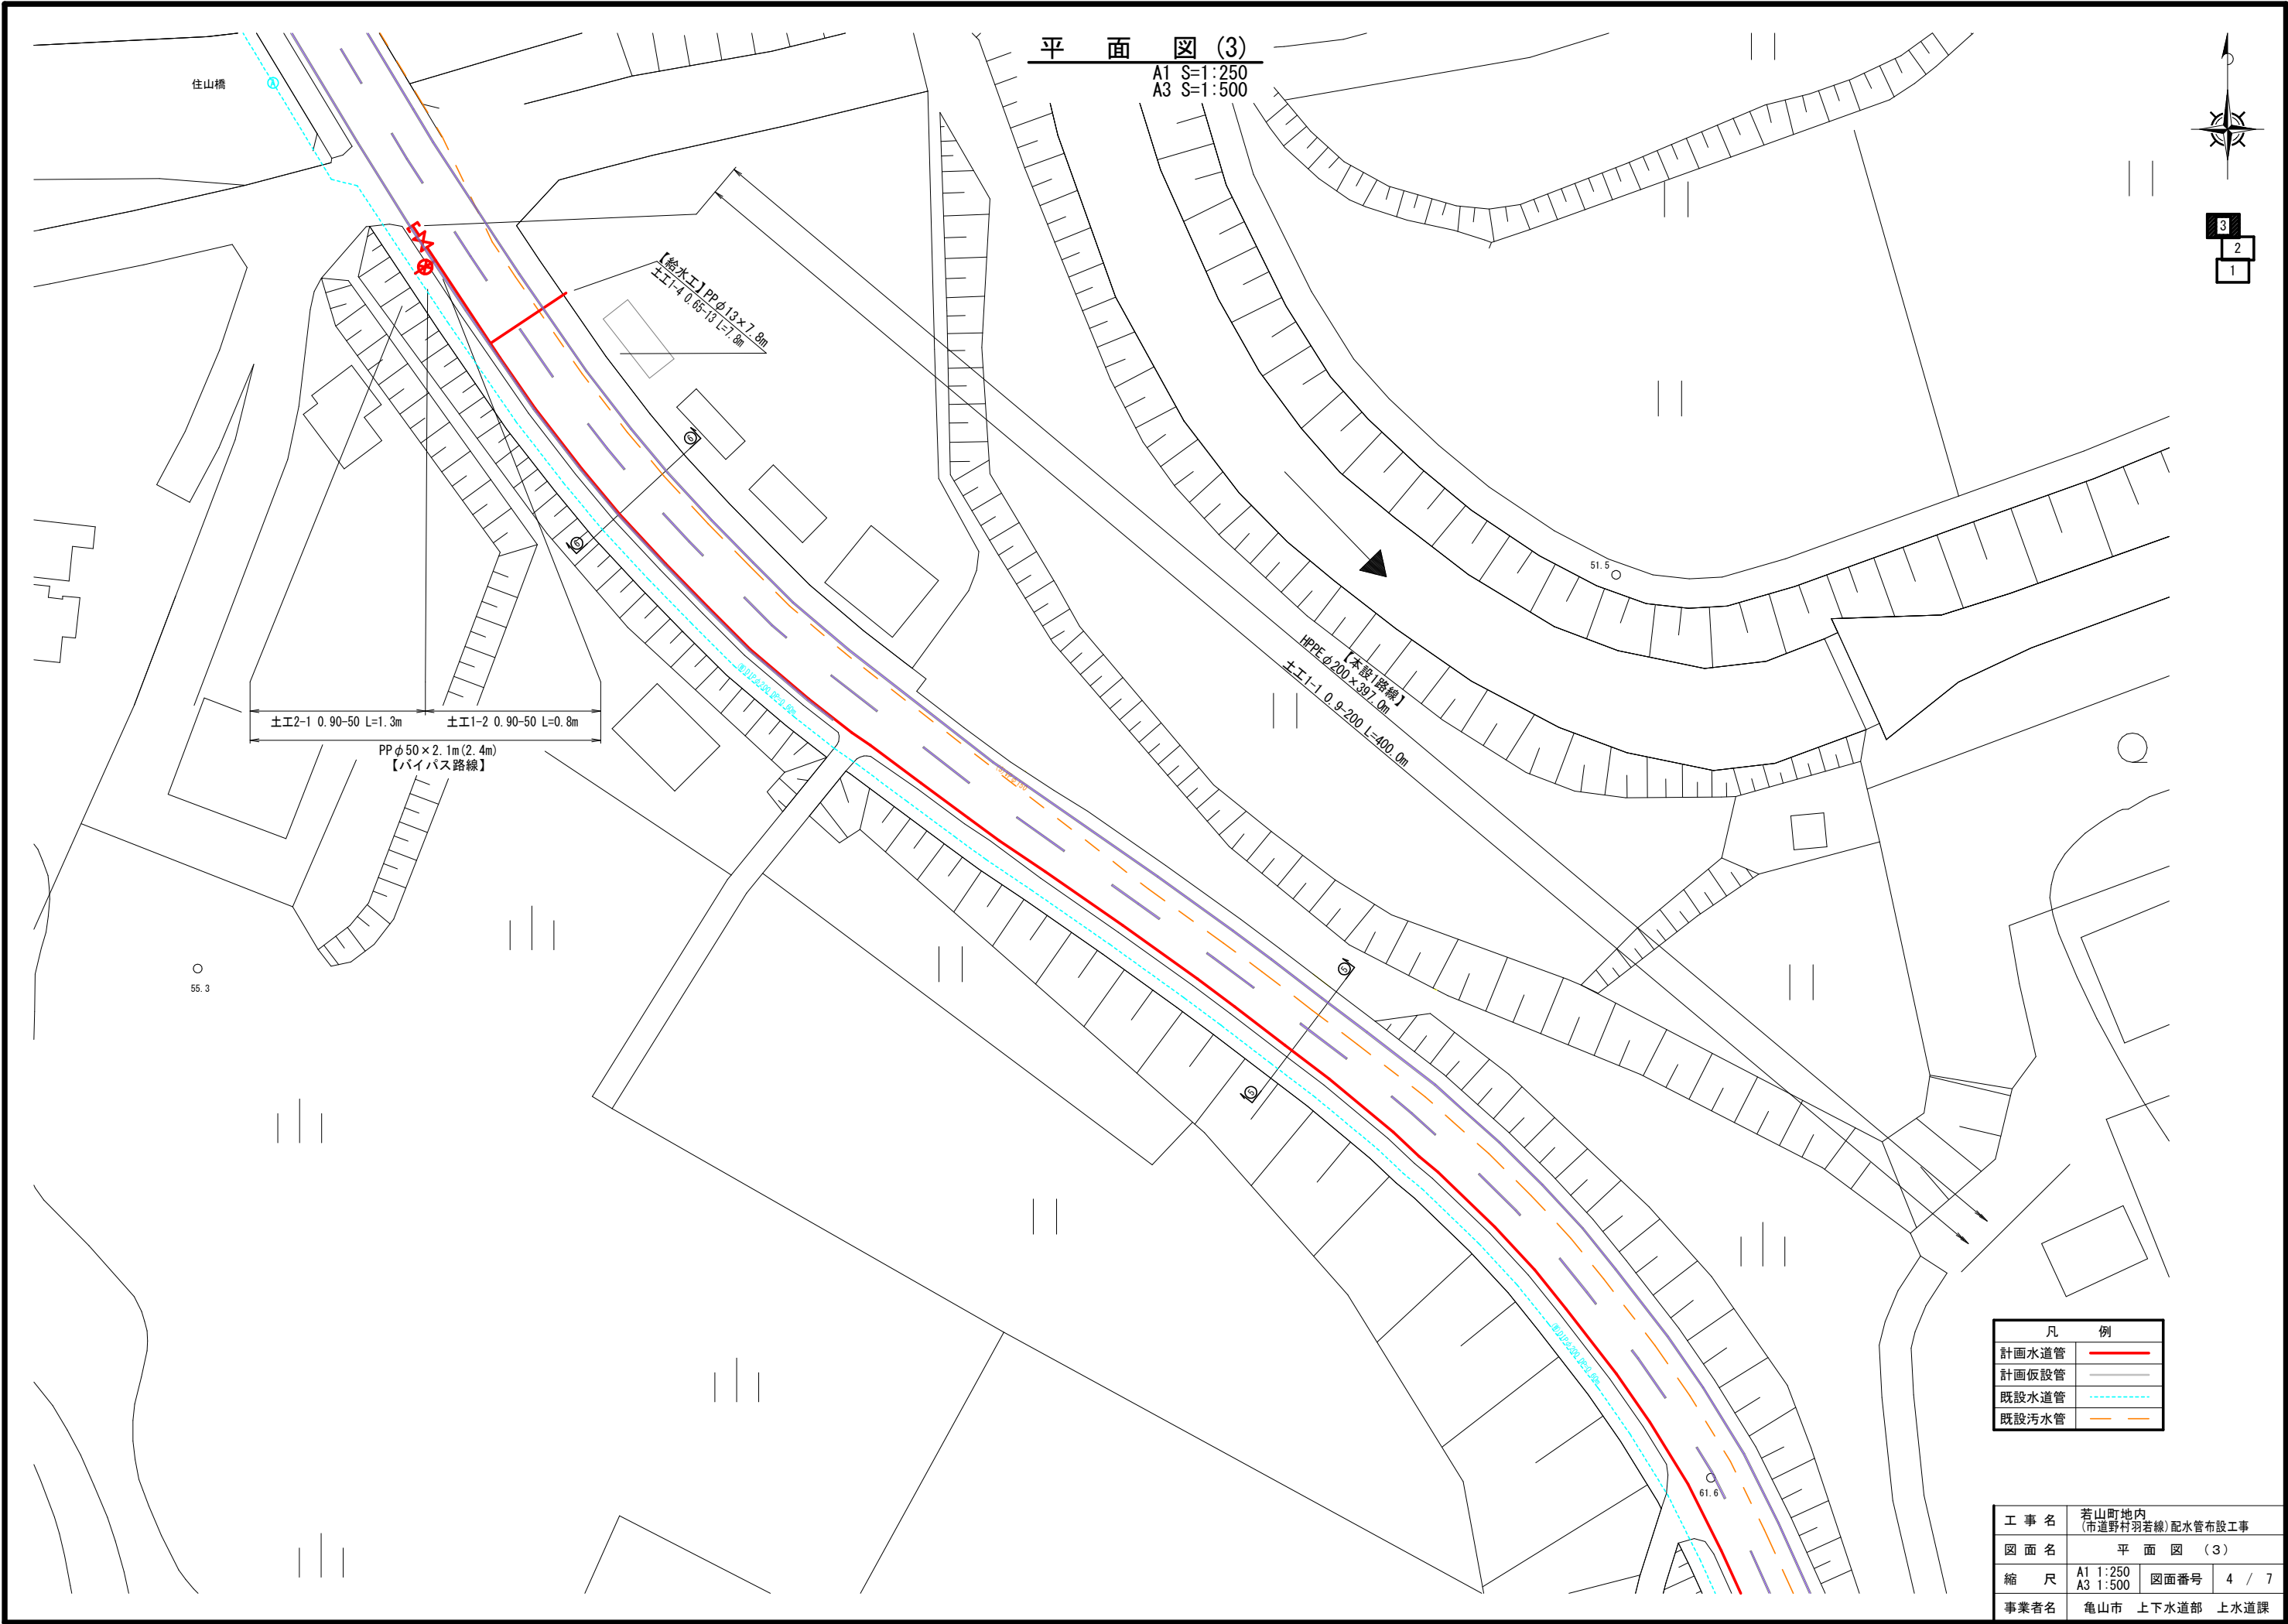

平面図(3)

A1 S=1:250  
A3 S=1:500









3  
2  
1

| 凡 例   |       |
|-------|-------|
| 計画水道管 | —     |
| 計画仮設管 | - - - |
| 既設水道管 | - - - |
| 既設污水管 | - - - |

|       |                           |      |       |
|-------|---------------------------|------|-------|
| 工 事 名 | 若山町地内<br>(市道野村羽若線)配水管布設工事 |      |       |
| 図 面 名 | 平 面 図 ( 3 )               |      |       |
| 縮 尺   | A1 1:250<br>A3 1:500      | 図面番号 | 4 / 7 |
| 事業者名  | 亀山市 上下水道部 上水道課            |      |       |

# 横断面図


A1 S=1:100  
A3 S=1:200

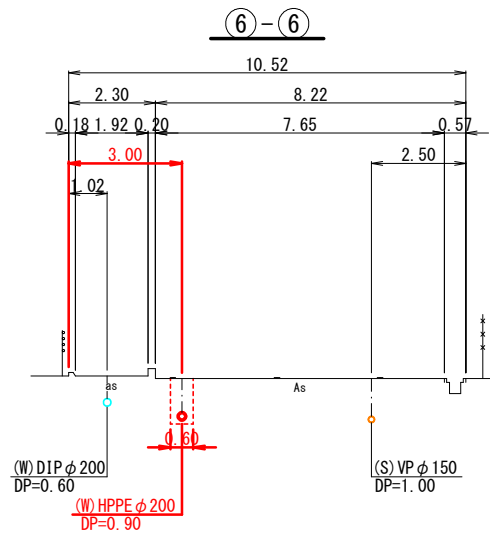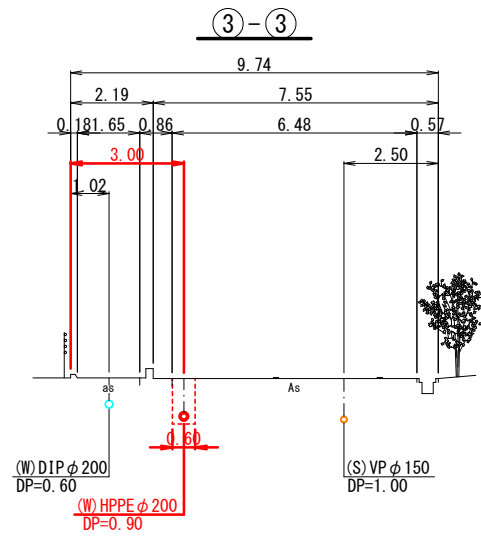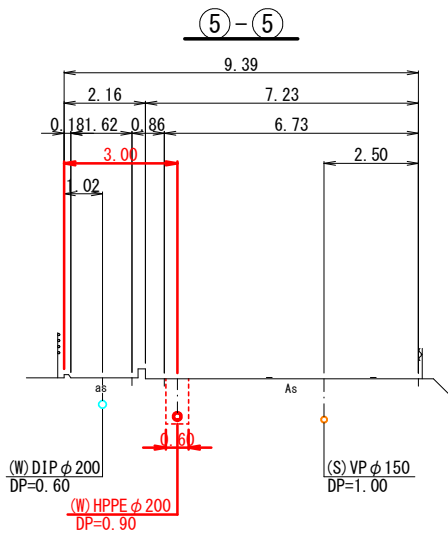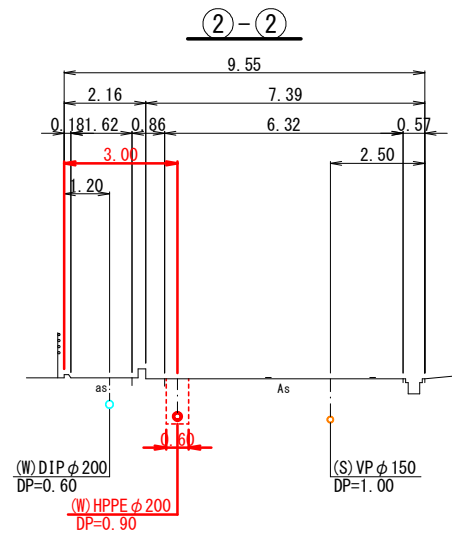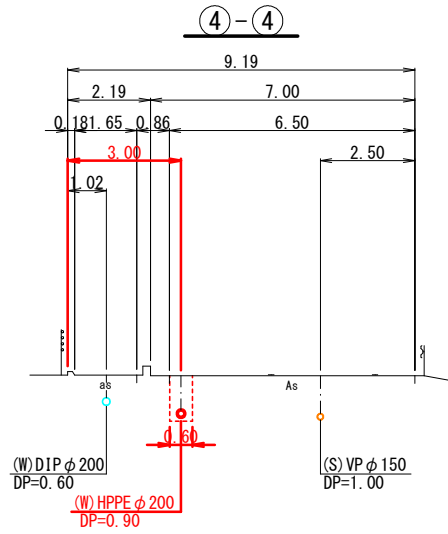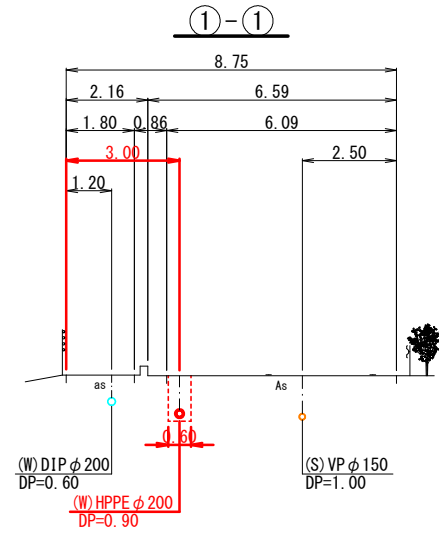


|      |                            |      |       |
|------|----------------------------|------|-------|
| 工事名  | 若山町地内<br>(市道野村羽若線) 配水管布施工事 |      |       |
| 図面名  | 横断面図                       |      |       |
| 縮尺   | A1 1:100<br>A3 1:200       | 図面番号 | 5 / 7 |
| 事業者名 | 亀山市 上下水道部 上水道課             |      |       |

配管詳細図


A1 S=Free  
A3 S=Free

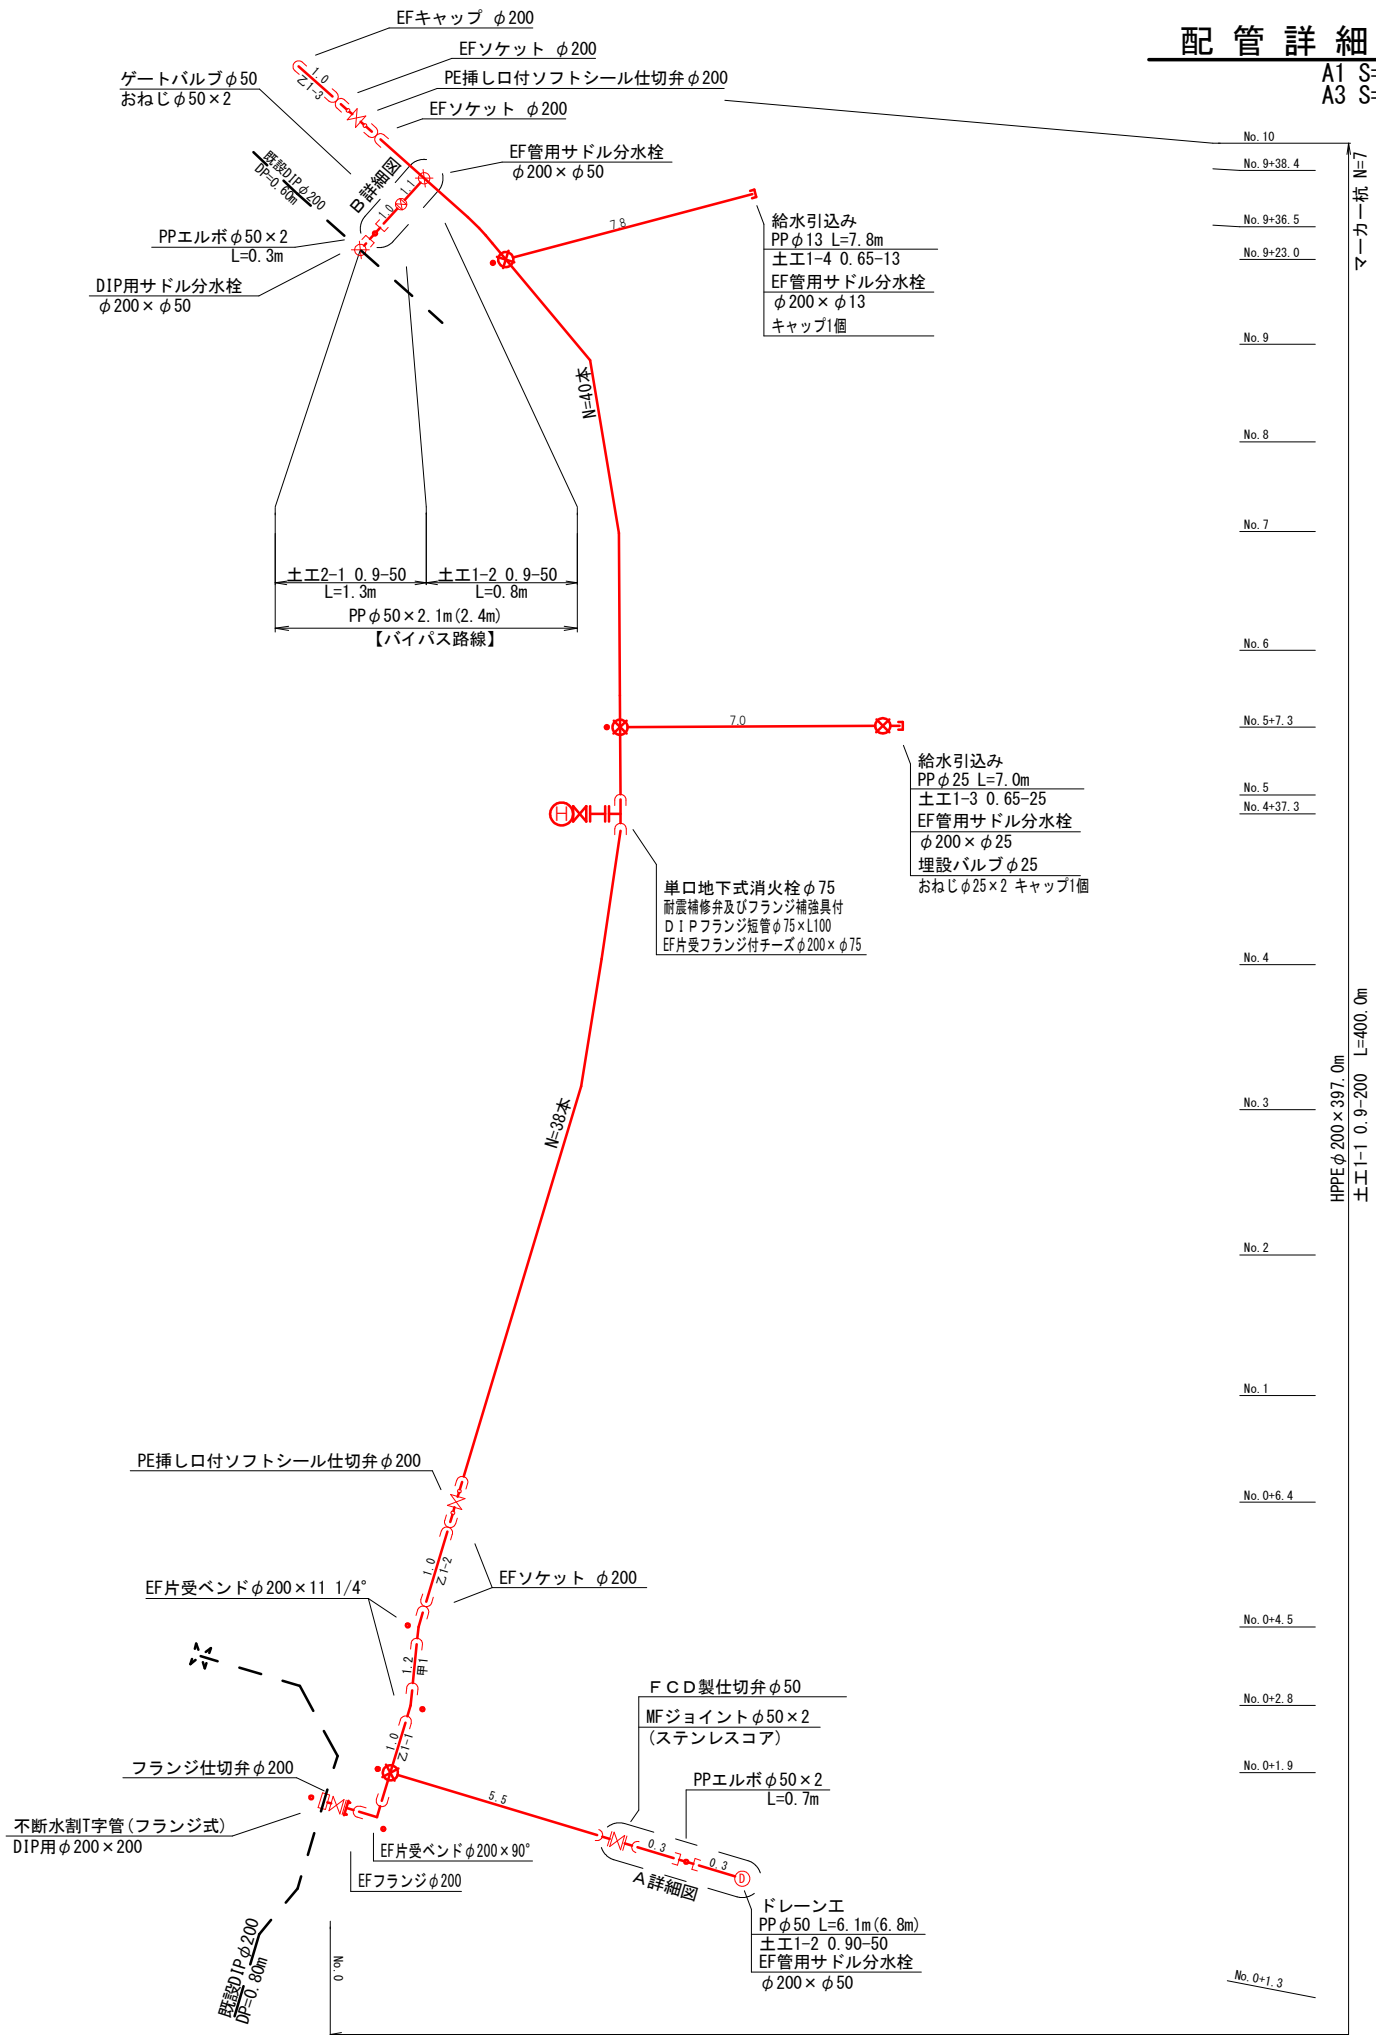

B 詳細図

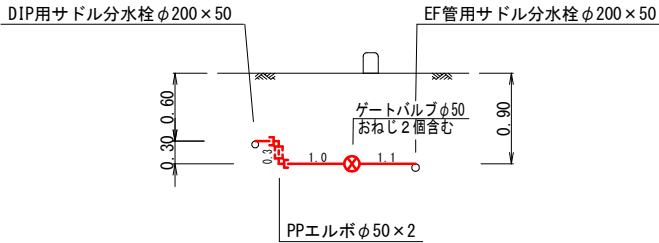


A 詳細図

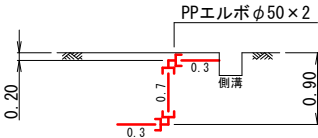

|      |                            |      |       |
|------|----------------------------|------|-------|
| 工事名  | 若山町地内<br>(市道野村羽若線) 配水管布設工事 |      |       |
| 図面名  | 配管詳細図                      |      |       |
| 縮尺   | A1 Free<br>A3 Free         | 図面番号 | 6 / 7 |
| 事業者名 | 亀山市 上下水道部 上水道課             |      |       |


土工標準図

A1 S=1:10  
A3 S=1:20

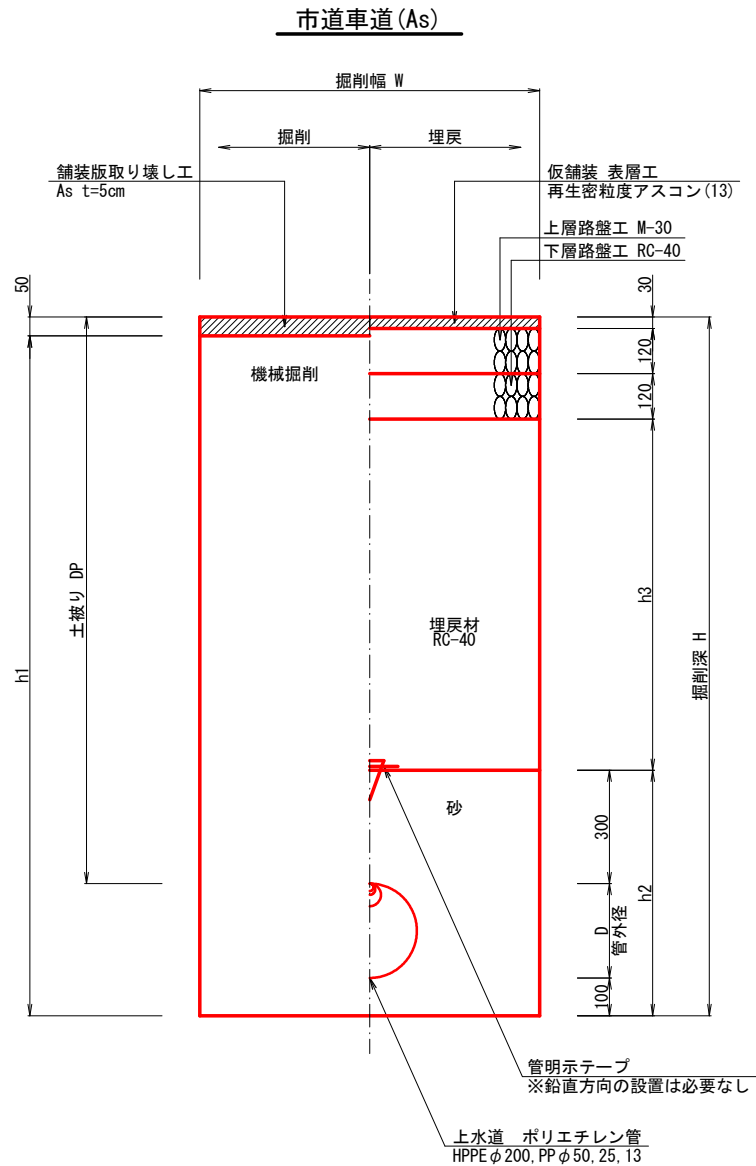

| 寸法表       |      |     |          |           |          |          |      |     |     |            |
|-----------|------|-----|----------|-----------|----------|----------|------|-----|-----|------------|
| 土工<br>タイプ | 管種   | 呼び径 | 管外径<br>D | 土被り<br>DP | 掘削幅<br>W | 掘削深<br>H | h1   | h2  | h3  | 備考         |
| 土工1-1     | HPPE | 200 | 250      | 900       | 600      | 1250     | 1200 | 650 | 330 | 市道本設管      |
| 土工1-2     | PP   | 50  | 60       | 900       | 600      | 1060     | 1010 | 460 | 330 | ドレーン・バイパス管 |
| 土工1-3     | PP   | 25  | 34       | 650       | 600      | 784      | 734  | 434 | 80  | 給水工        |
| 土工1-4     | PP   | 13  | 22       | 650       | 600      | 772      | 722  | 422 | 80  | 給水工        |

市道歩道(As)

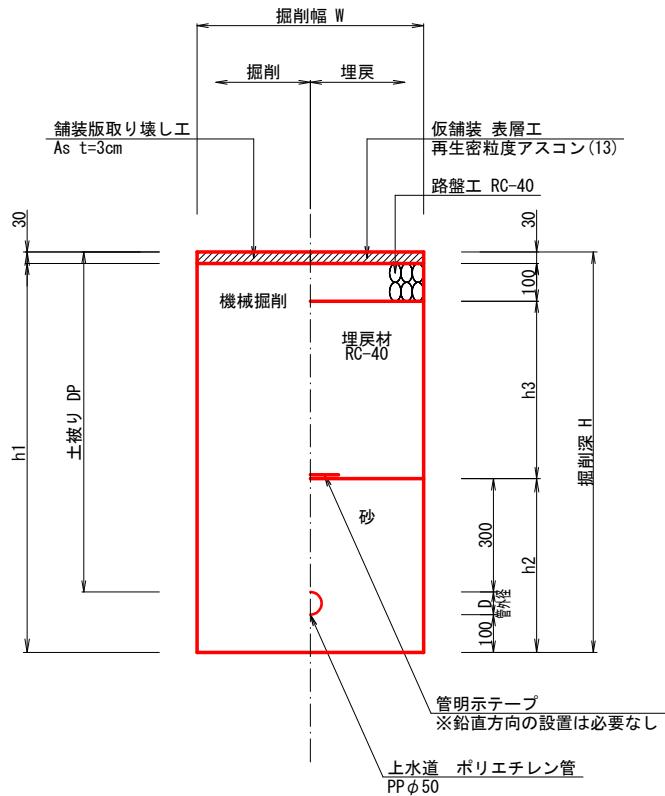


| 寸法表       |    |     |          |           |          |          |      |     |     |       |
|-----------|----|-----|----------|-----------|----------|----------|------|-----|-----|-------|
| 土工<br>タイプ | 管種 | 呼び径 | 管外径<br>D | 土被り<br>DP | 掘削幅<br>W | 掘削深<br>H | h1   | h2  | h3  | 備考    |
| 土工2-1     | PP | 50  | 60       | 900       | 600      | 1060     | 1030 | 460 | 470 | バイパス管 |

弁筐標準図

A1 S=Free  
A3 S=Free


仕切弁筐（鉄蓋）参考図

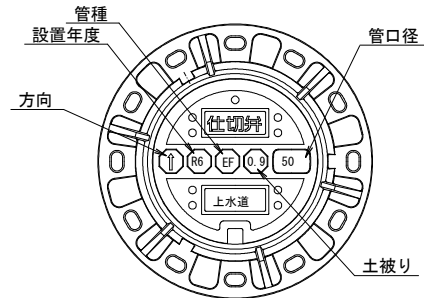


※情報項目の数は5項目以上明示できるものとする。

仕切弁筐標準図

円形1号 (H=900)

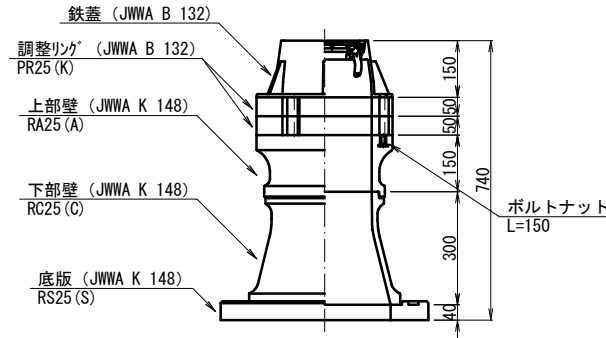

消火栓ボックス標準図

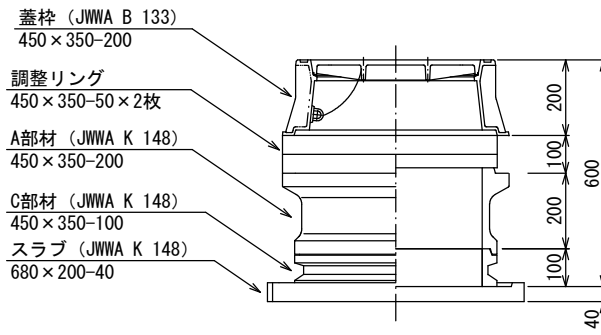

|       |                            |      |       |  |
|-------|----------------------------|------|-------|--|
| 工 事 名 | 若山町地内<br>(市道野村羽若線) 配水管布施工事 |      |       |  |
| 図 面 名 | 土工標準図, 弁筐標準図               |      |       |  |
| 縮 尺   | A1 1:10<br>A3 1:20         | 図面番号 | 7 / 7 |  |
| 事業者名  | 亀山市 上下水道部 上水道課             |      |       |  |