




補助
単独

工 事 名	井田川・能褒野処理分區補装復旧工事（その2）
処理分區名	井田川・能褒野処理分區
工事箇所 名 称	亀山市 川崎町 地内 位置図
縮 尺	S=1:10,000
図面番号	1

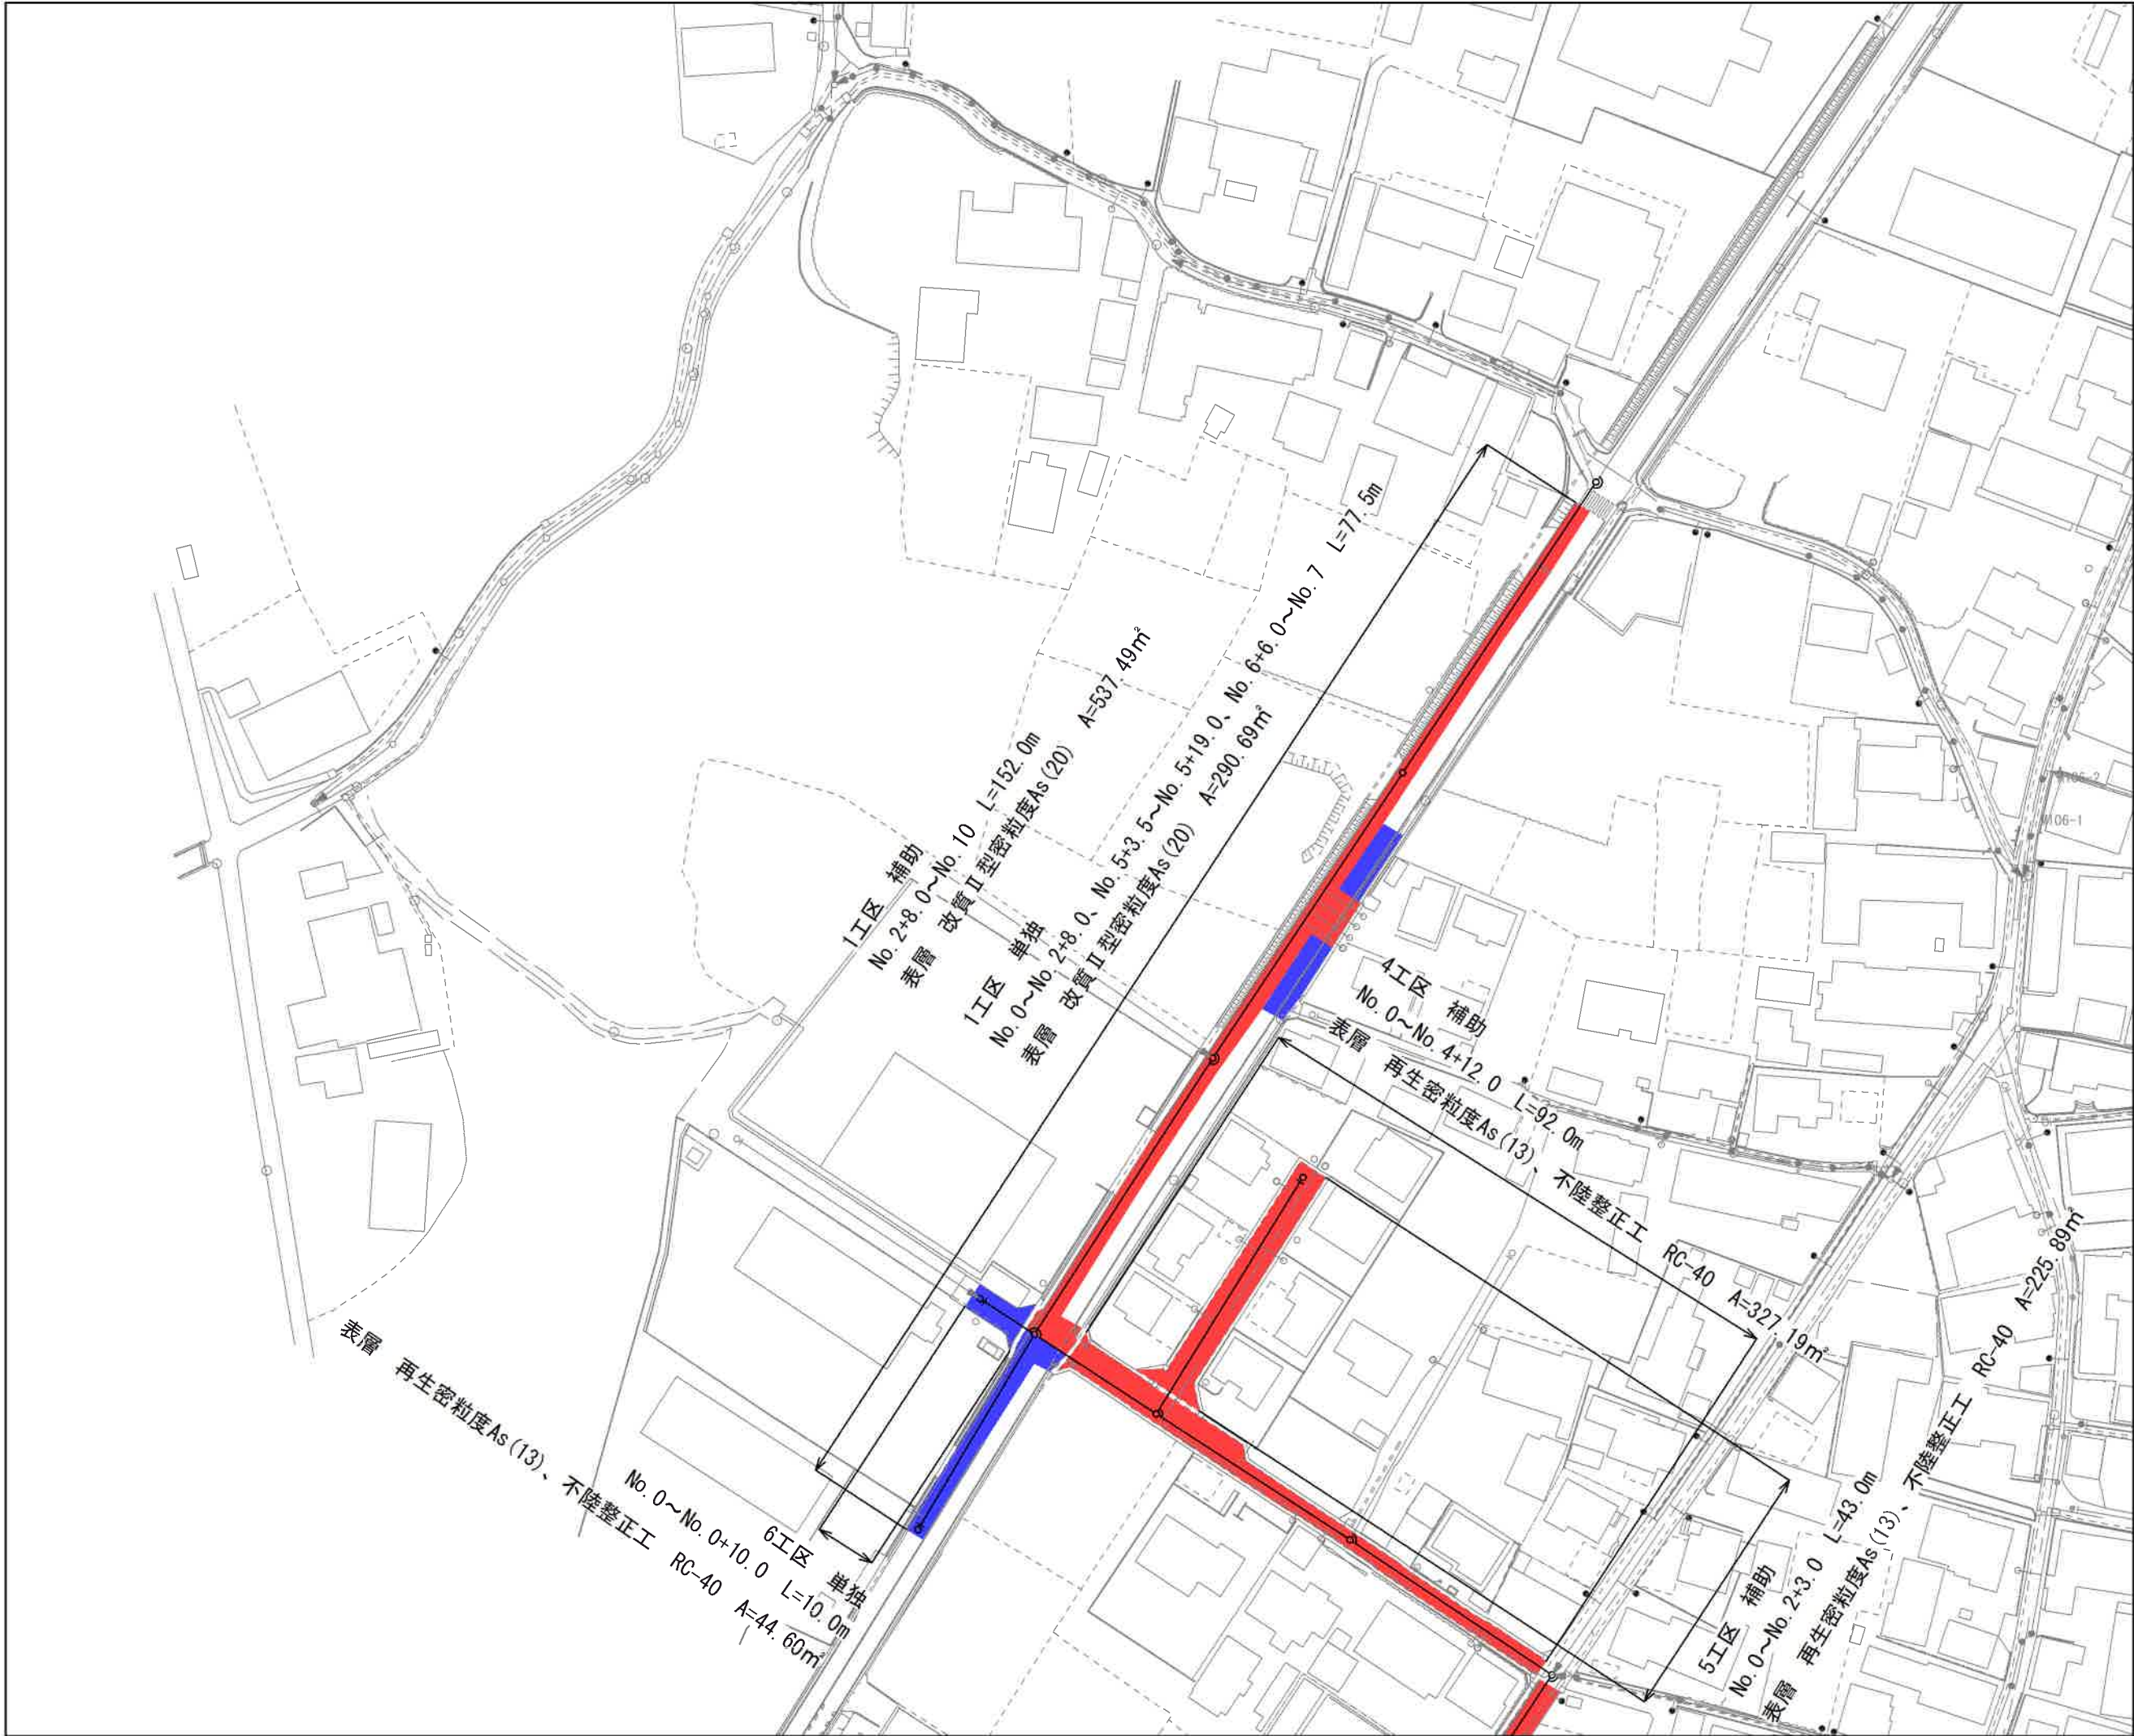



	1	2
3	4	5
6	7	
8	9	
10	11	

凡 例	
	補 助
	単 独

凡 例	
	計 画 流 入 管
	圧 送 管
	将 来 流 入 管
	既 設 管
	1号組立マンホール
	2号組立マンホール
	A 1号組立マンホール
	塩ビ製小口径マンホール
	レジン1号マンホール
	レジン小型マンホール
	マンホールポンプ
	宅内ポンプ
	副管付きマンホール
	公共汚水樹(回収)
	公共汚水樹(未回収)

* 曲管は、1箇所11°以下とする。



工 事 名	井田川・能褒野処理分区舗装改修工事 (その2)
処理分区名	井田川・能褒野処理分区
工事箇所	亀山市 川崎町 地内
名 称	計画平面図 (1)
縮 尺	S=1:500
工事番号	2

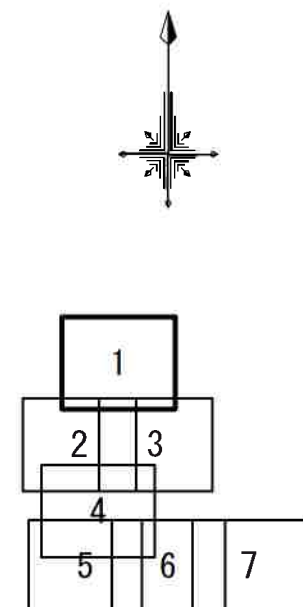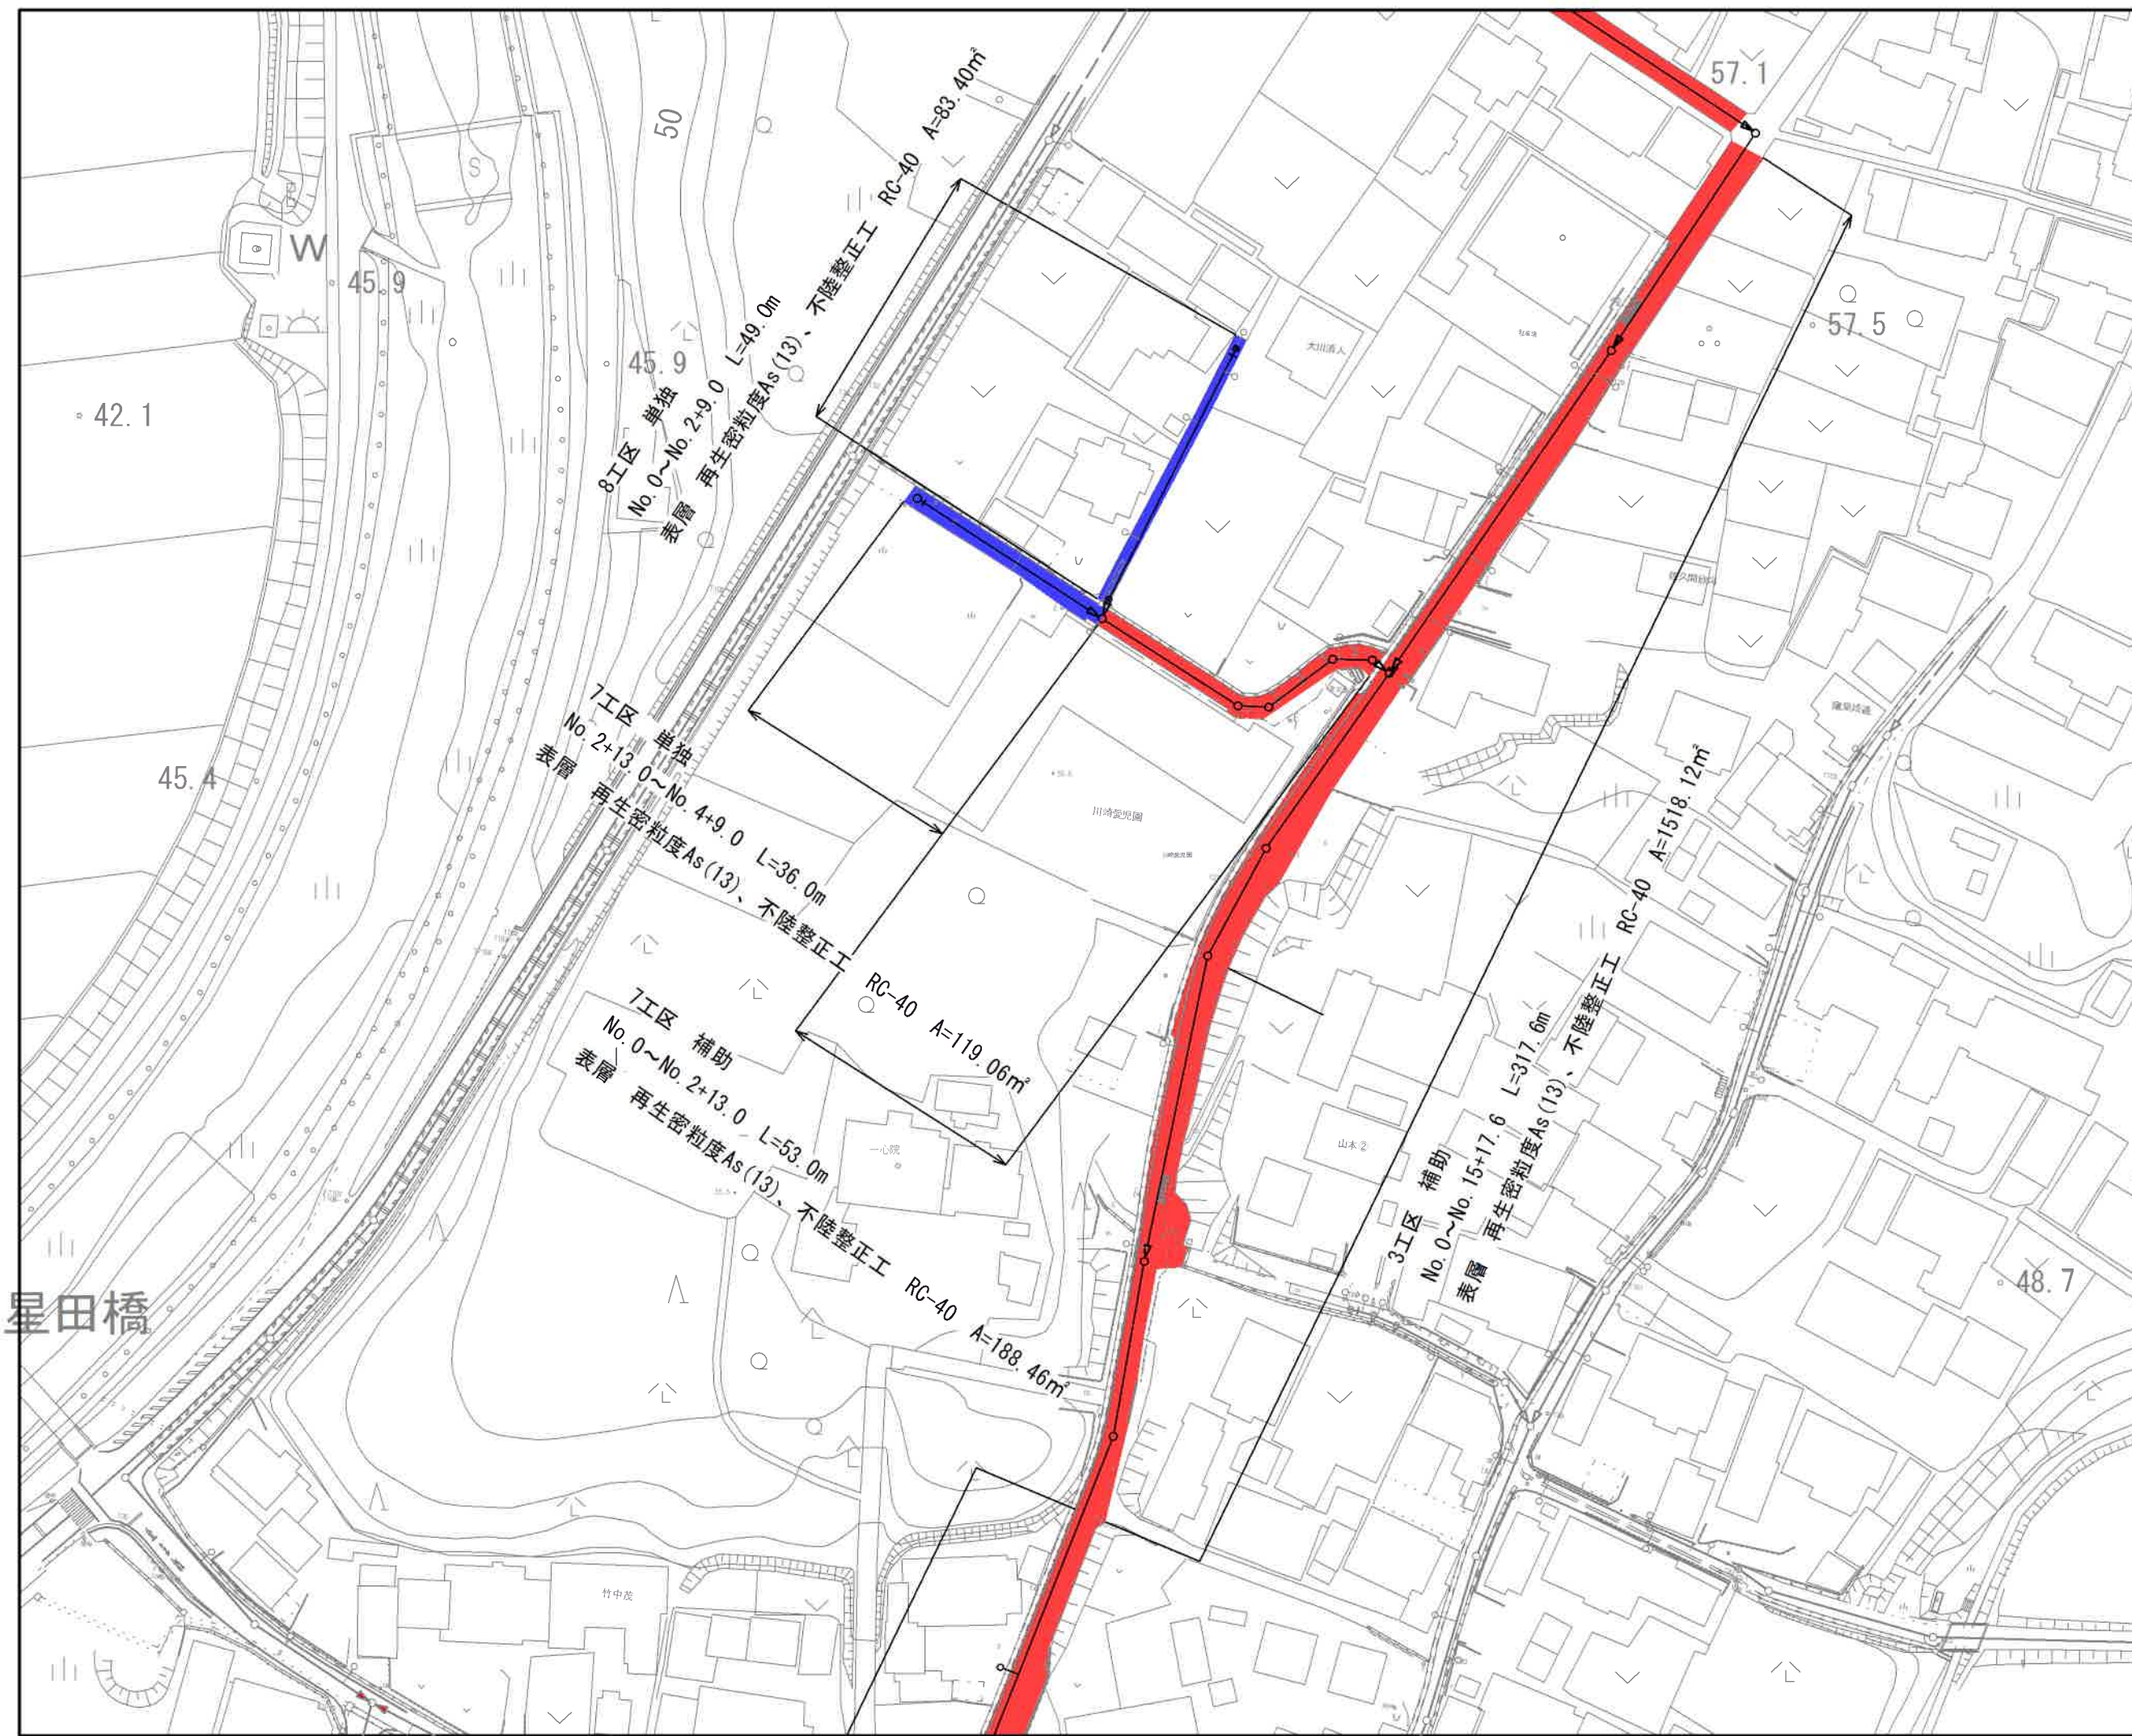

凡 例	
	補 助
	単 独

凡 例	
	計 画 流 入 管
	将 来 流 入 管
	既 設 管
	1号組立マンホール
	2号組立マンホール
	A 1号組立マンホール
	マンホールポンプ
	副管付きマンホール
	公共汚水樹(回収)
	公共汚水樹(来回収)


工 事 名	井田川・能褒野処理区分区線整備工事(その2)
処理区分名	井田川・能褒野処理区分
工事箇所	亀山市 川崎町 地内
名 称	計画平面図(2)
縮 尺	S=1:500
工事番号	3

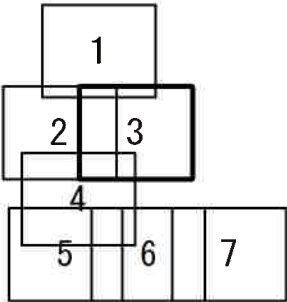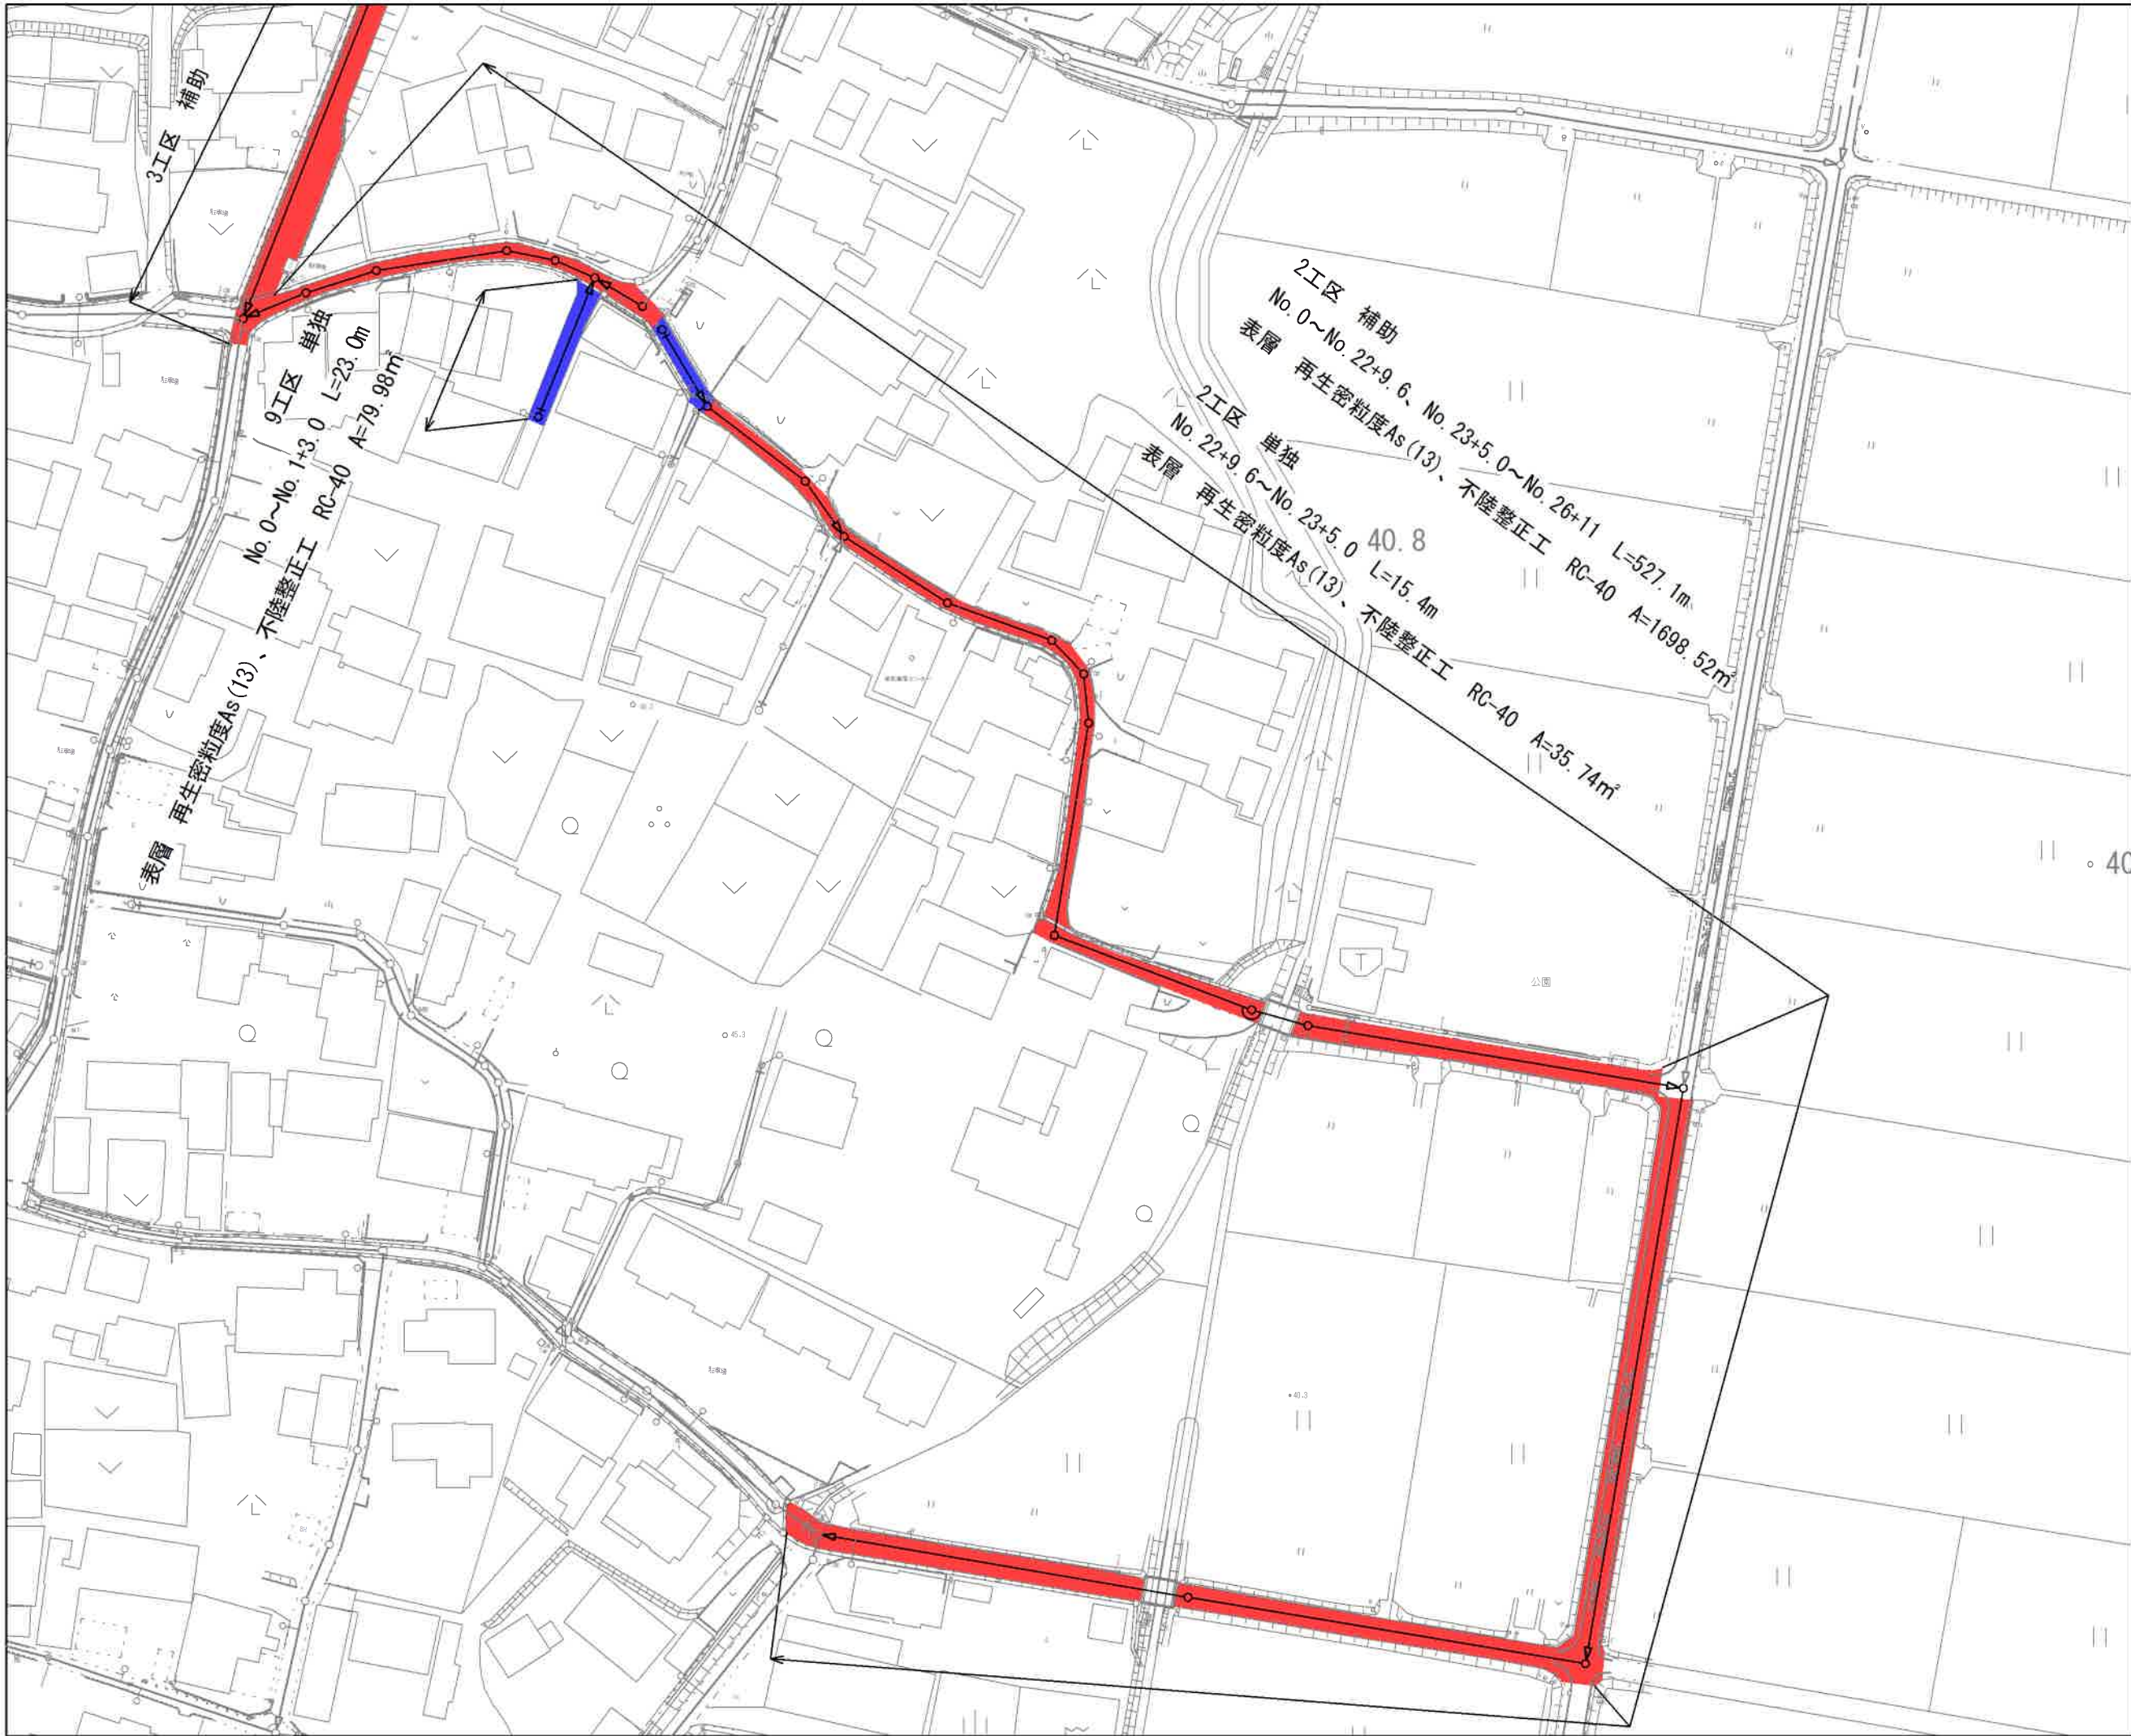

凡 例	
	補 助
	単 独

凡 例	
	計 画 流 入 管
	得 来 流 入 管
	既 設 管
	1号組立マンホール
	2号組立マンホール
	A 1号組立マンホール
	塩ビ製小口径マンホール
	マンホールポンプ
	副管付きマンホール
	公共汚水樹(回収)
	公共汚水樹(未回収)

工 事 名	井田川・能楽野処理区分区線整備工事(その2)
処理区分名	井田川・能楽野処理区分
工事箇所	亀山市 川崎町 地内
名 称	計画平面図(3)
縮 尺	S=1:500
工事番号	4

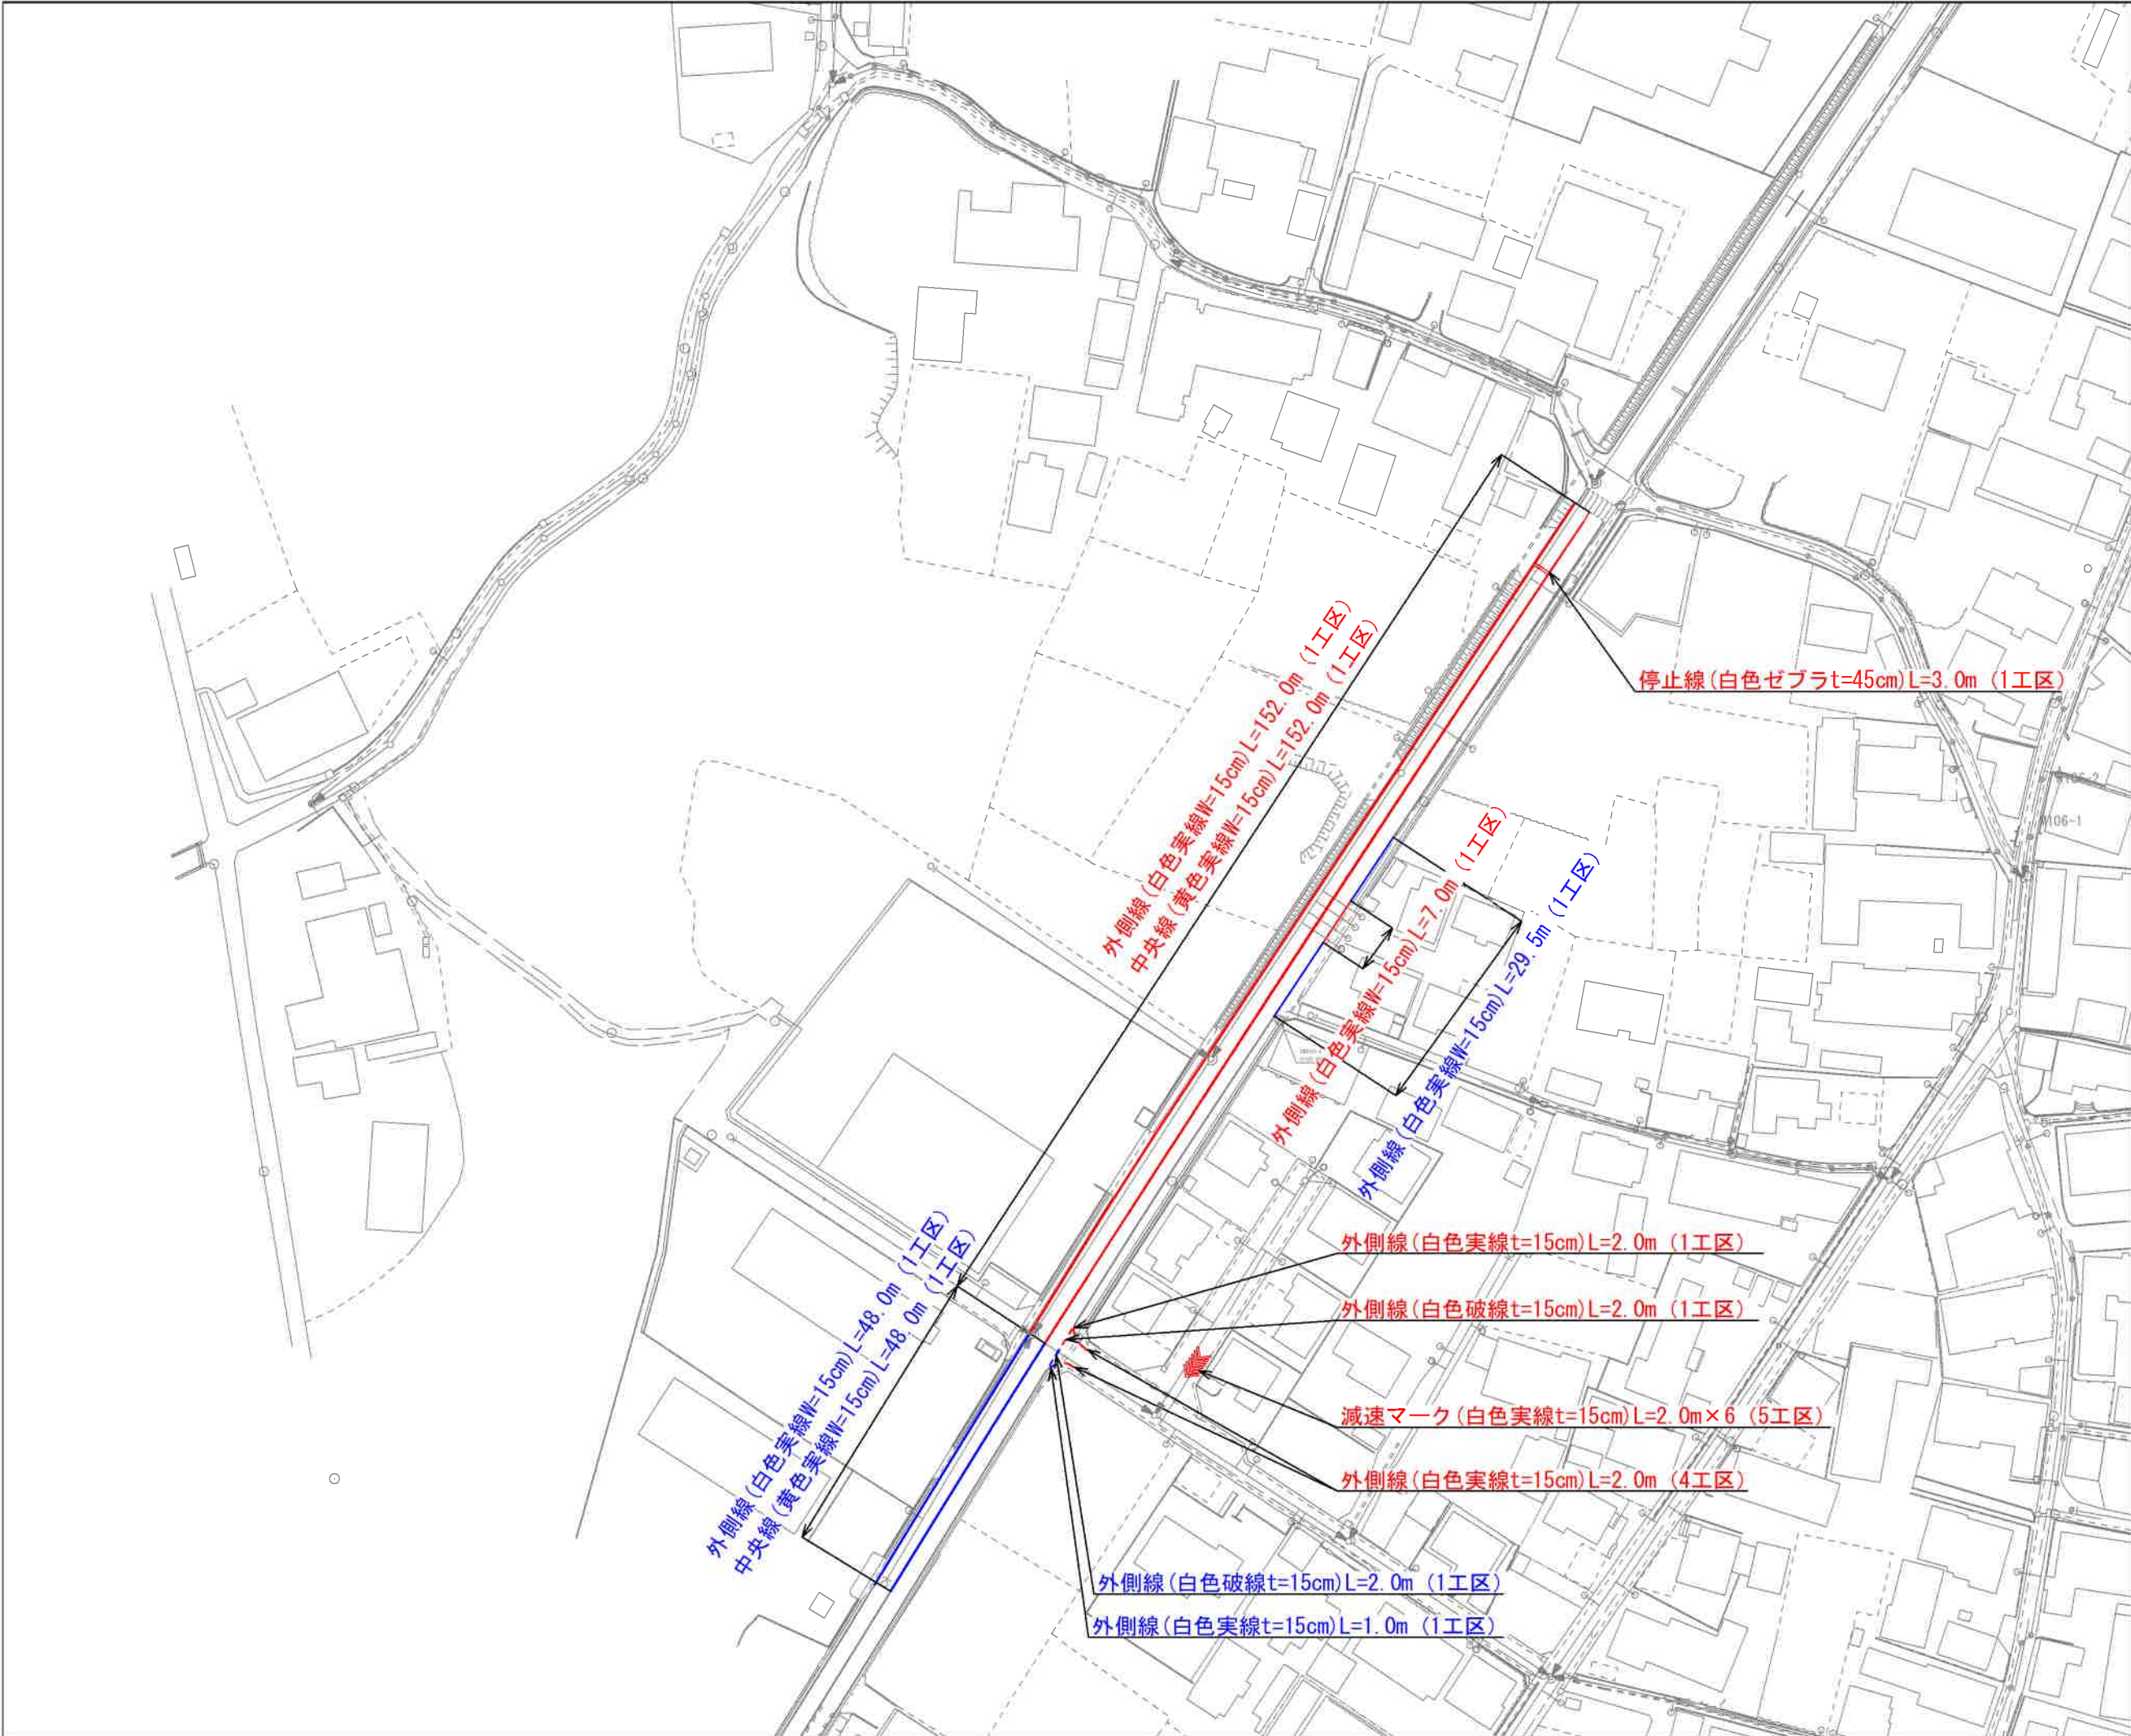



	1	2
3	4	5
6	7	
8	9	
10	11	

凡 例	
	補 助
	単 独

凡 例	
	計 画 流 入 管
	圧 送 管
	将 来 流 入 管
	既 設 管
	1号組立マンホール
	2号組立マンホール
	A 1号組立マンホール
	塩ビ製小口径マンホール
	レジン1号マンホール
	レジン小型マンホール
	曲 管
	マンホールポンプ
	宅内ポンプ
	副管付きマンホール
	公共汚水樹(回収)
	公共汚水樹(未回収)

* 曲管は、1箇所11°以下とする。



工 事 名	井田川・能褒野処理分区舗装復旧工事（その2）
処理分区名	井田川・能褒野処理分区
工事箇所	亀山市 川崎町 地内
名 称	付帯工図（1）
縮 尺	S=1:500
工事番号	5

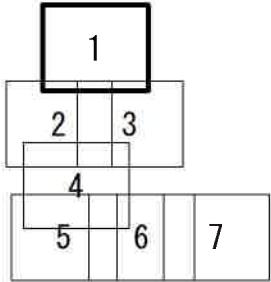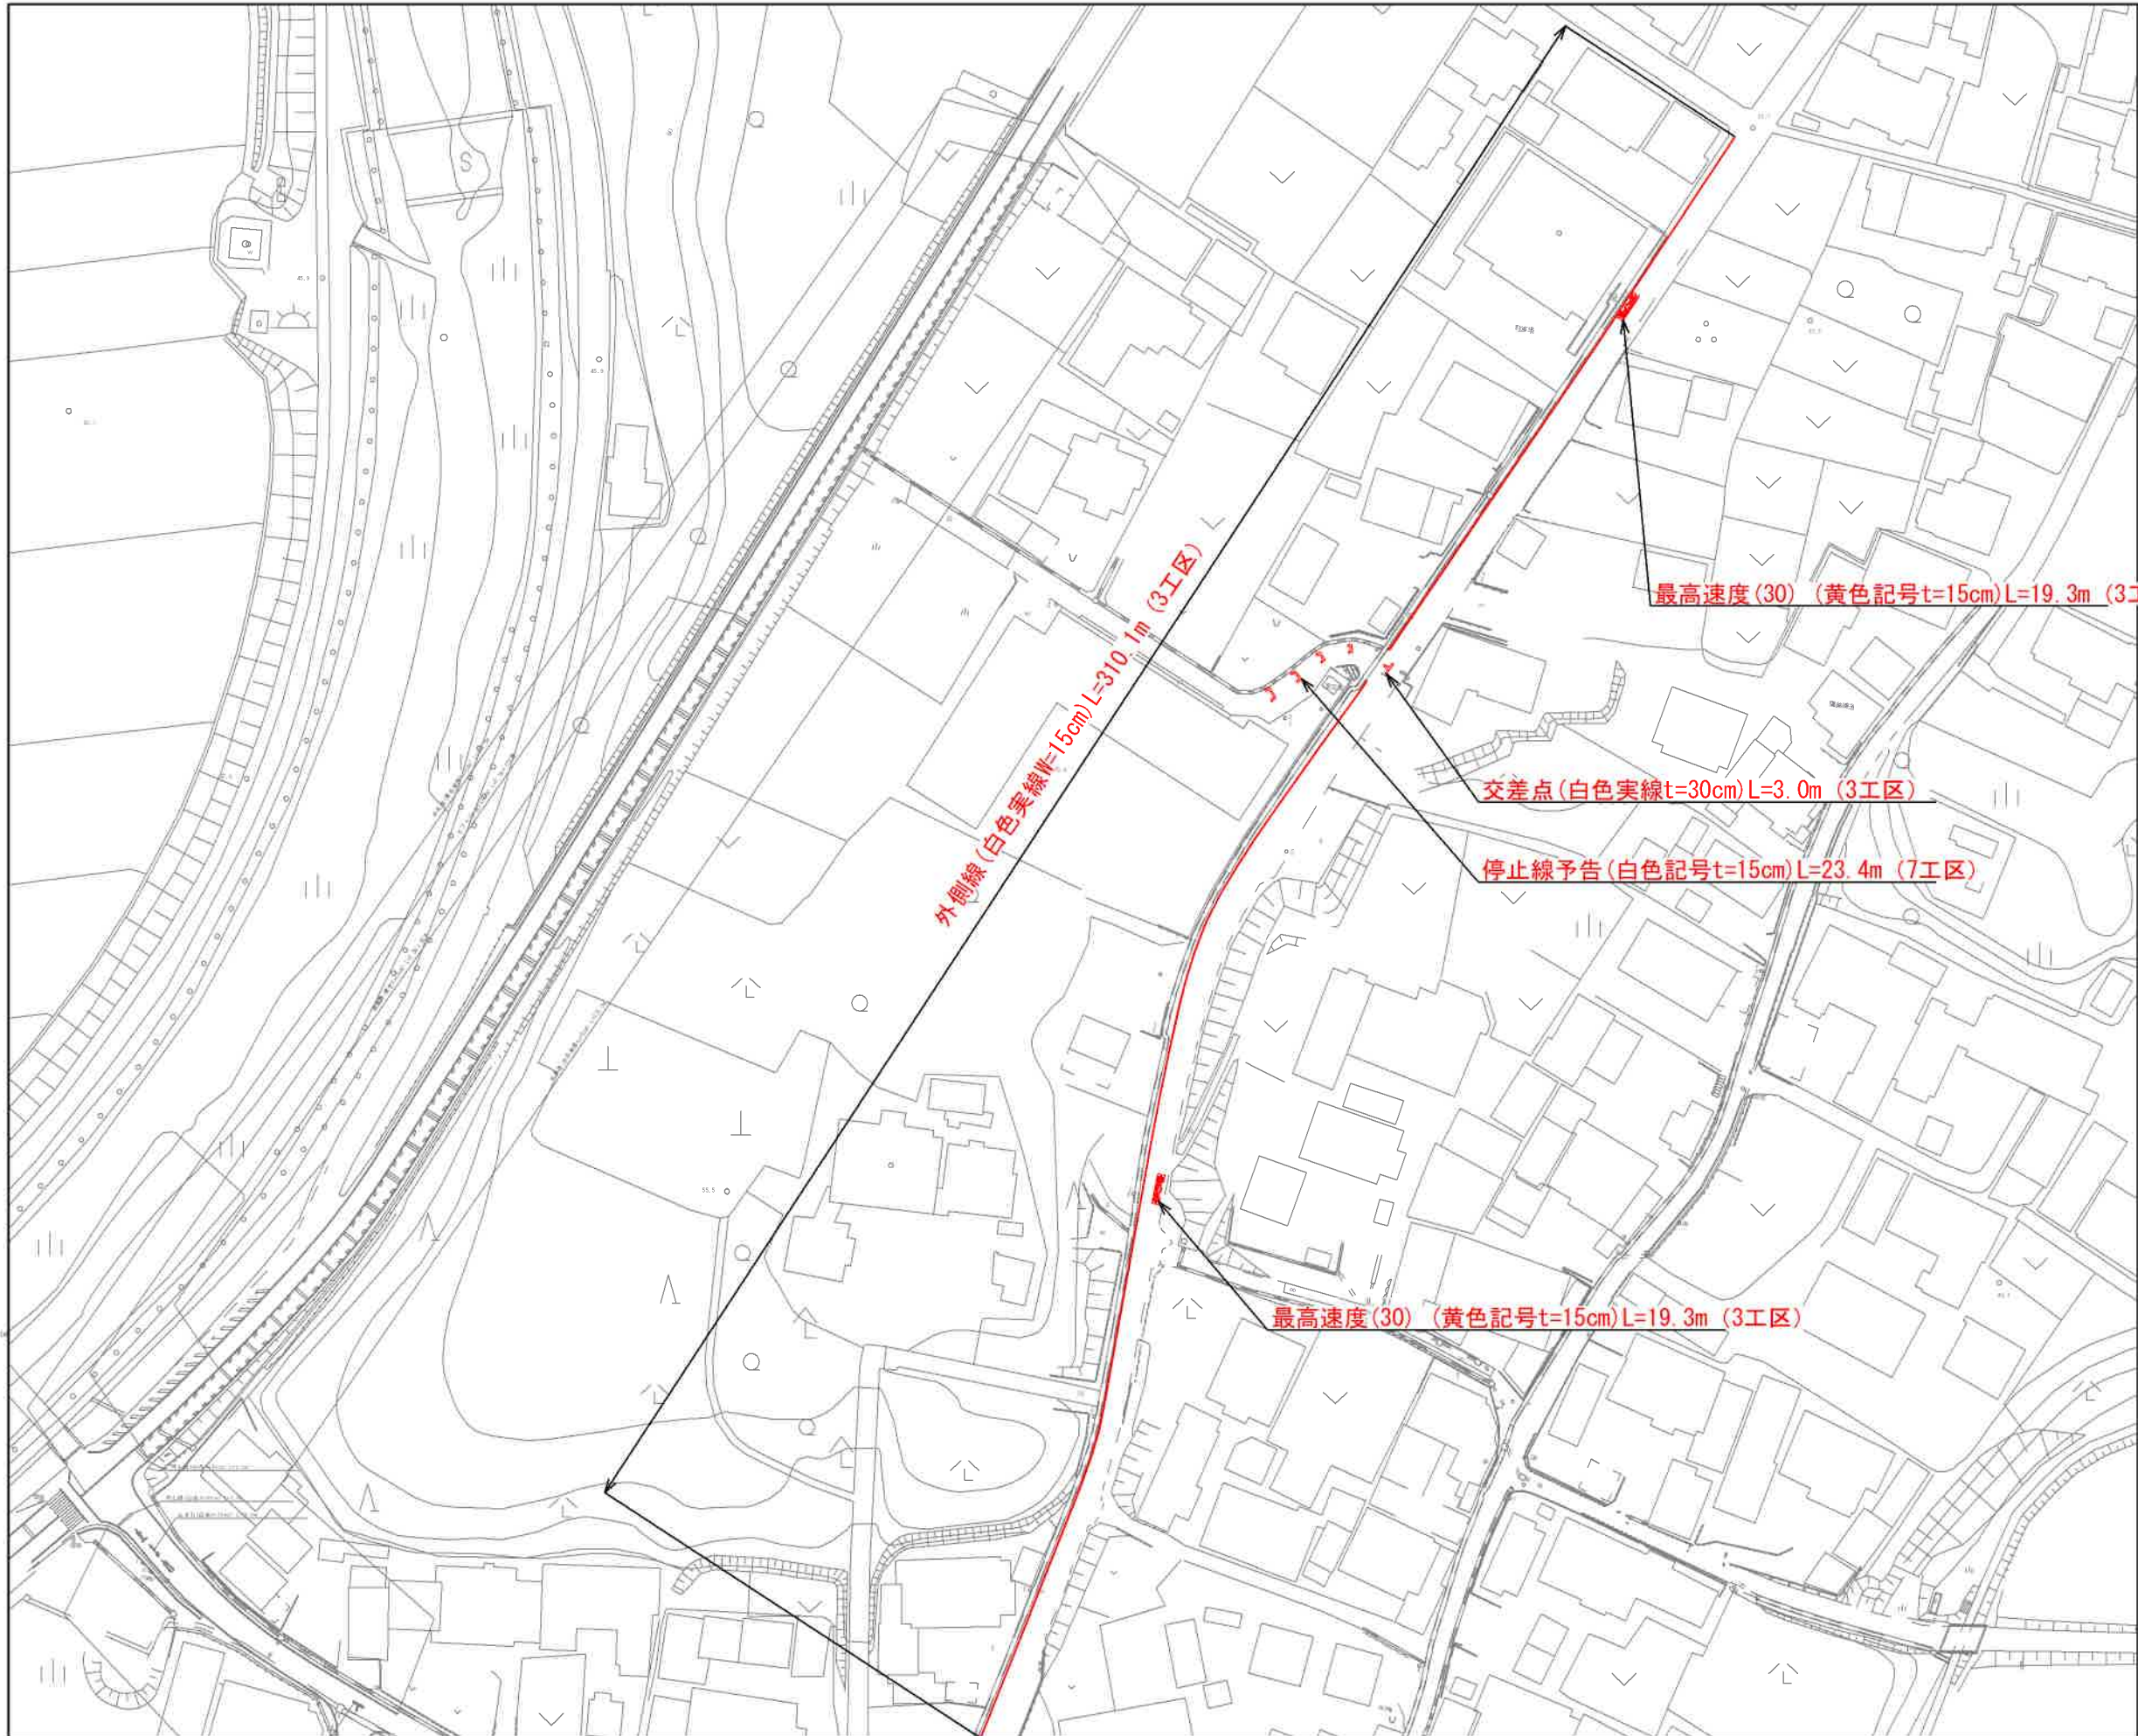

凡 例	
	補 助
赤 文 字	
	単 独
青 文 字	

凡 例	
	計 画 流 入 管
	将 来 流 入 管
	既 設 管
	1号組立マンホール
	2号組立マンホール
	A 1号組立マンホール
	塩ビ製小口径マンホール
	マンホールボンプ
	副管付きマンホール
	公共汚水樹 (回収)
	公共汚水樹 (未回収)

工 事 名	井田川・能楽野処理分区舗装復旧工事 (その2)
処理分区名	井田川・能楽野処理分区
工事箇所	亀山市 川崎町 地内
名 称	付帯工図 (2)
縮 尺	S=1:500
工事番号	6

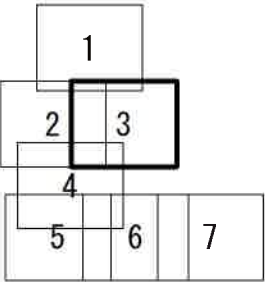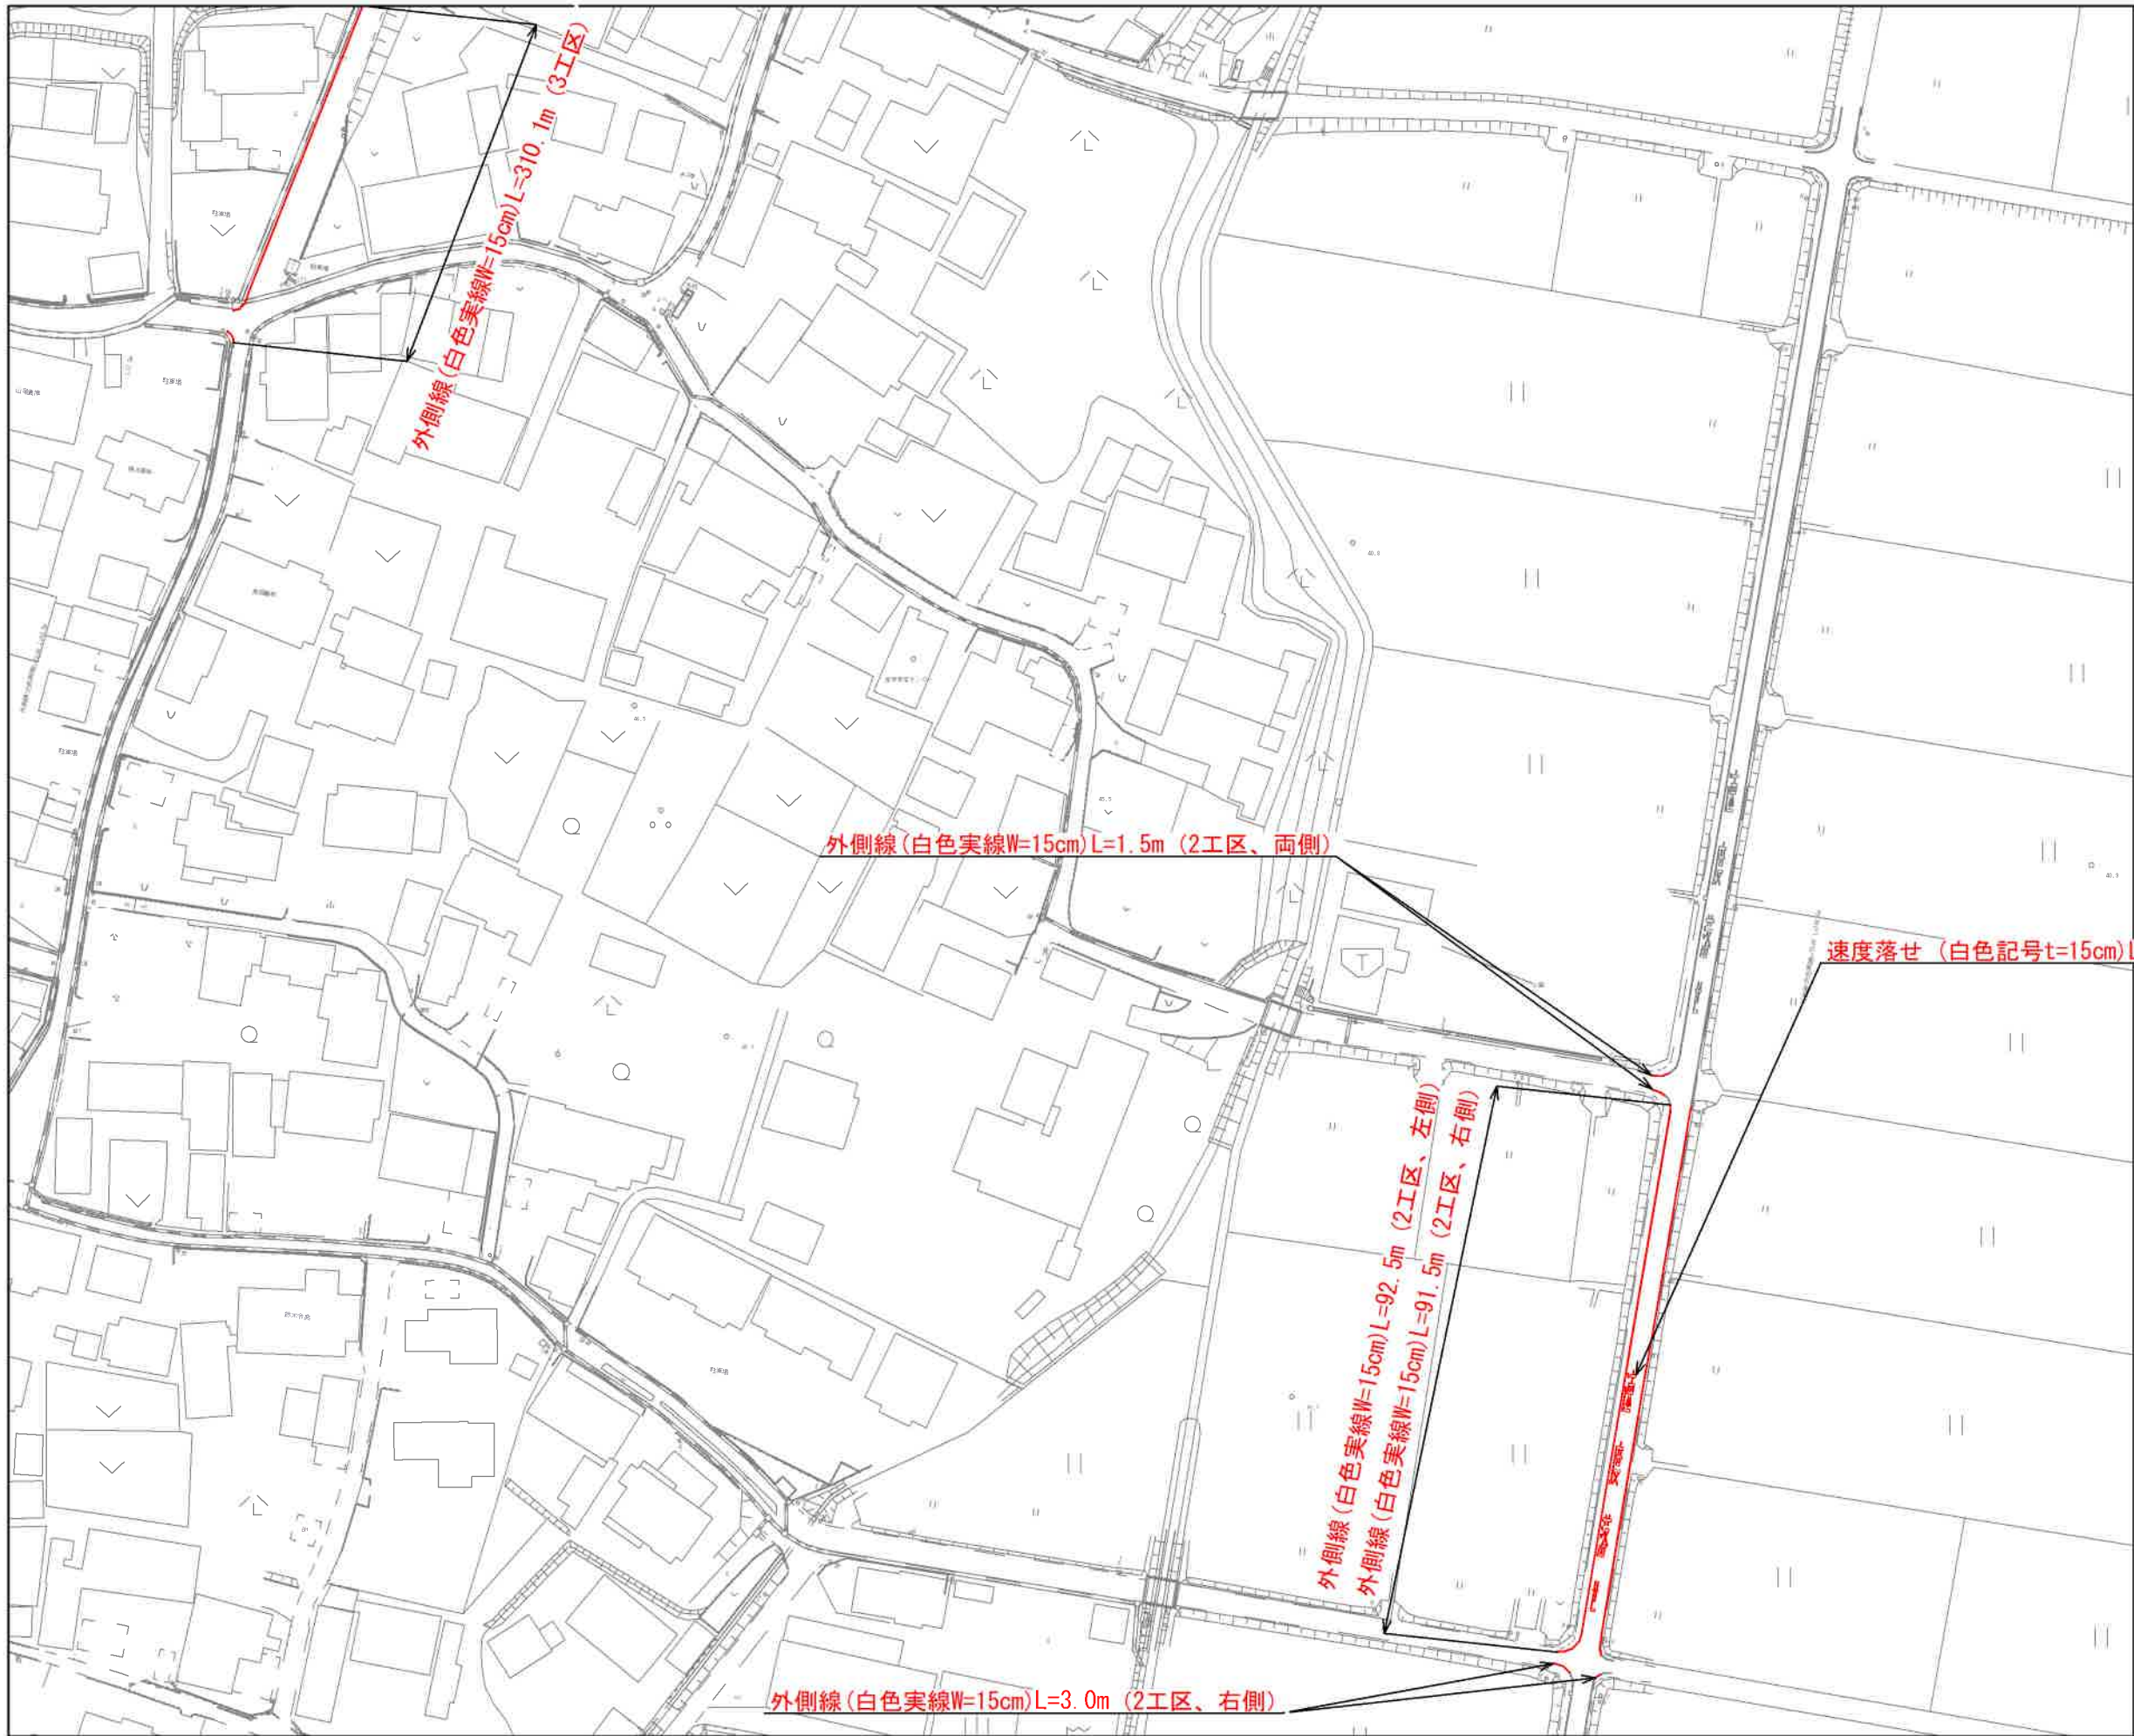




凡 例	
—	補 助
—	単 独

凡 例	
	計 画 流 入 管
	将 来 流 入 管
	既 設 管
	1号組立マンホール
	2号組立マンホール
	A 1号組立マンホール
	塩ビ製小口径マンホール
	マンホールポンプ
	副管付きマンホール
	公共汚水樹(回収)
	公共汚水樹(未回収)

工 事 名	井田川・能楽野処理区分区管敷復旧工事 (その2)
処理分区名	井田川・能楽野処理分区
工事箇所	亀山市 川崎町 地内
名 称	付帯工図 (3)
縮 尺	S=1:500
工事番号	7

舗装復旧図

S=1:10

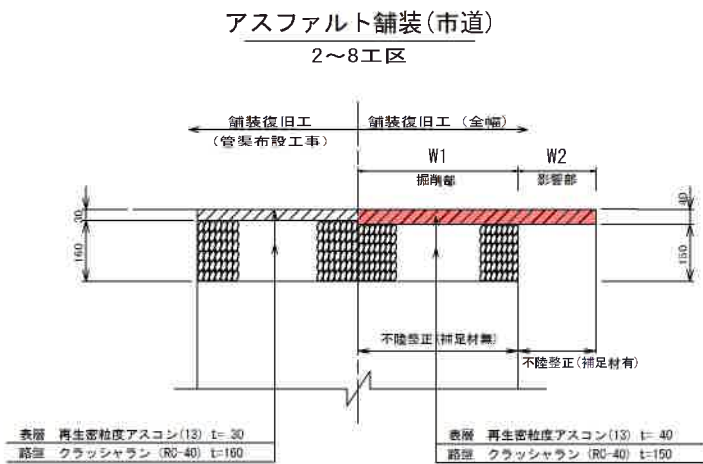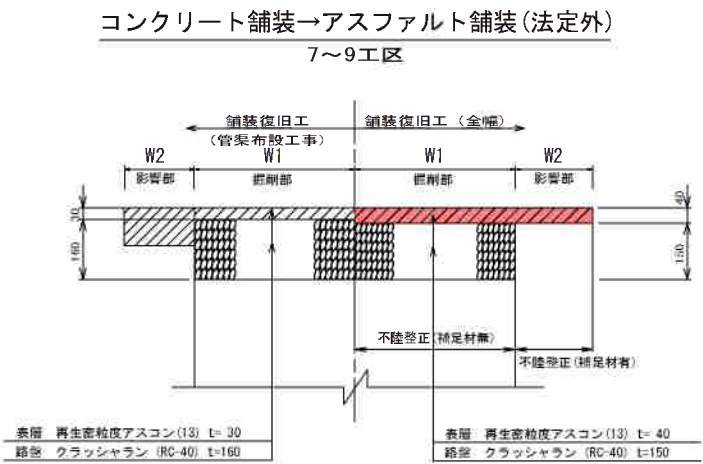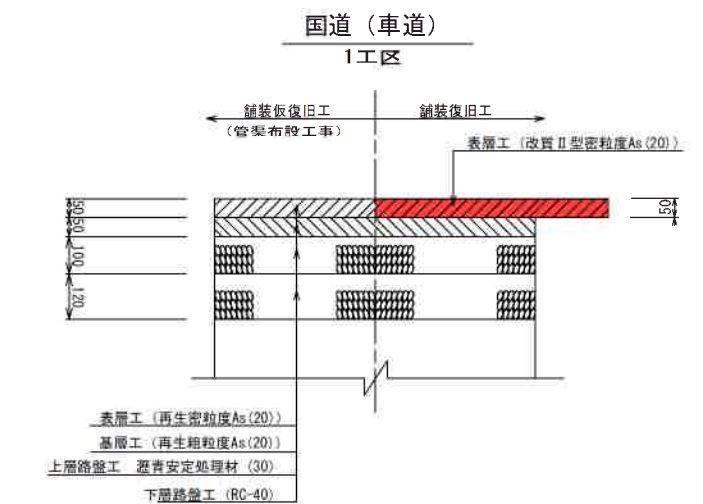

工事名	本町南部処理分区舗装復旧工事 (その2)
処理分区名	本町南部処理分区
工事箇所	亀山市 天神三丁目ほか2地区
名称	舗装復旧図
縮尺	A1:S=1:10 A3:S=1:20
図面番号	8