

位置図 S=1:2500 (A1)




工事名	第2水源地下水井浸水対策工事		
図面名	位置図		
作成年月日			
縮尺	S=1:2500 (A1)	図面番号	1 / 19
会社名			
事業者名	亀山市 上下水道部 上水道課		


1号取水井平面図・横断面図



平面図 S=1:200 (A1)

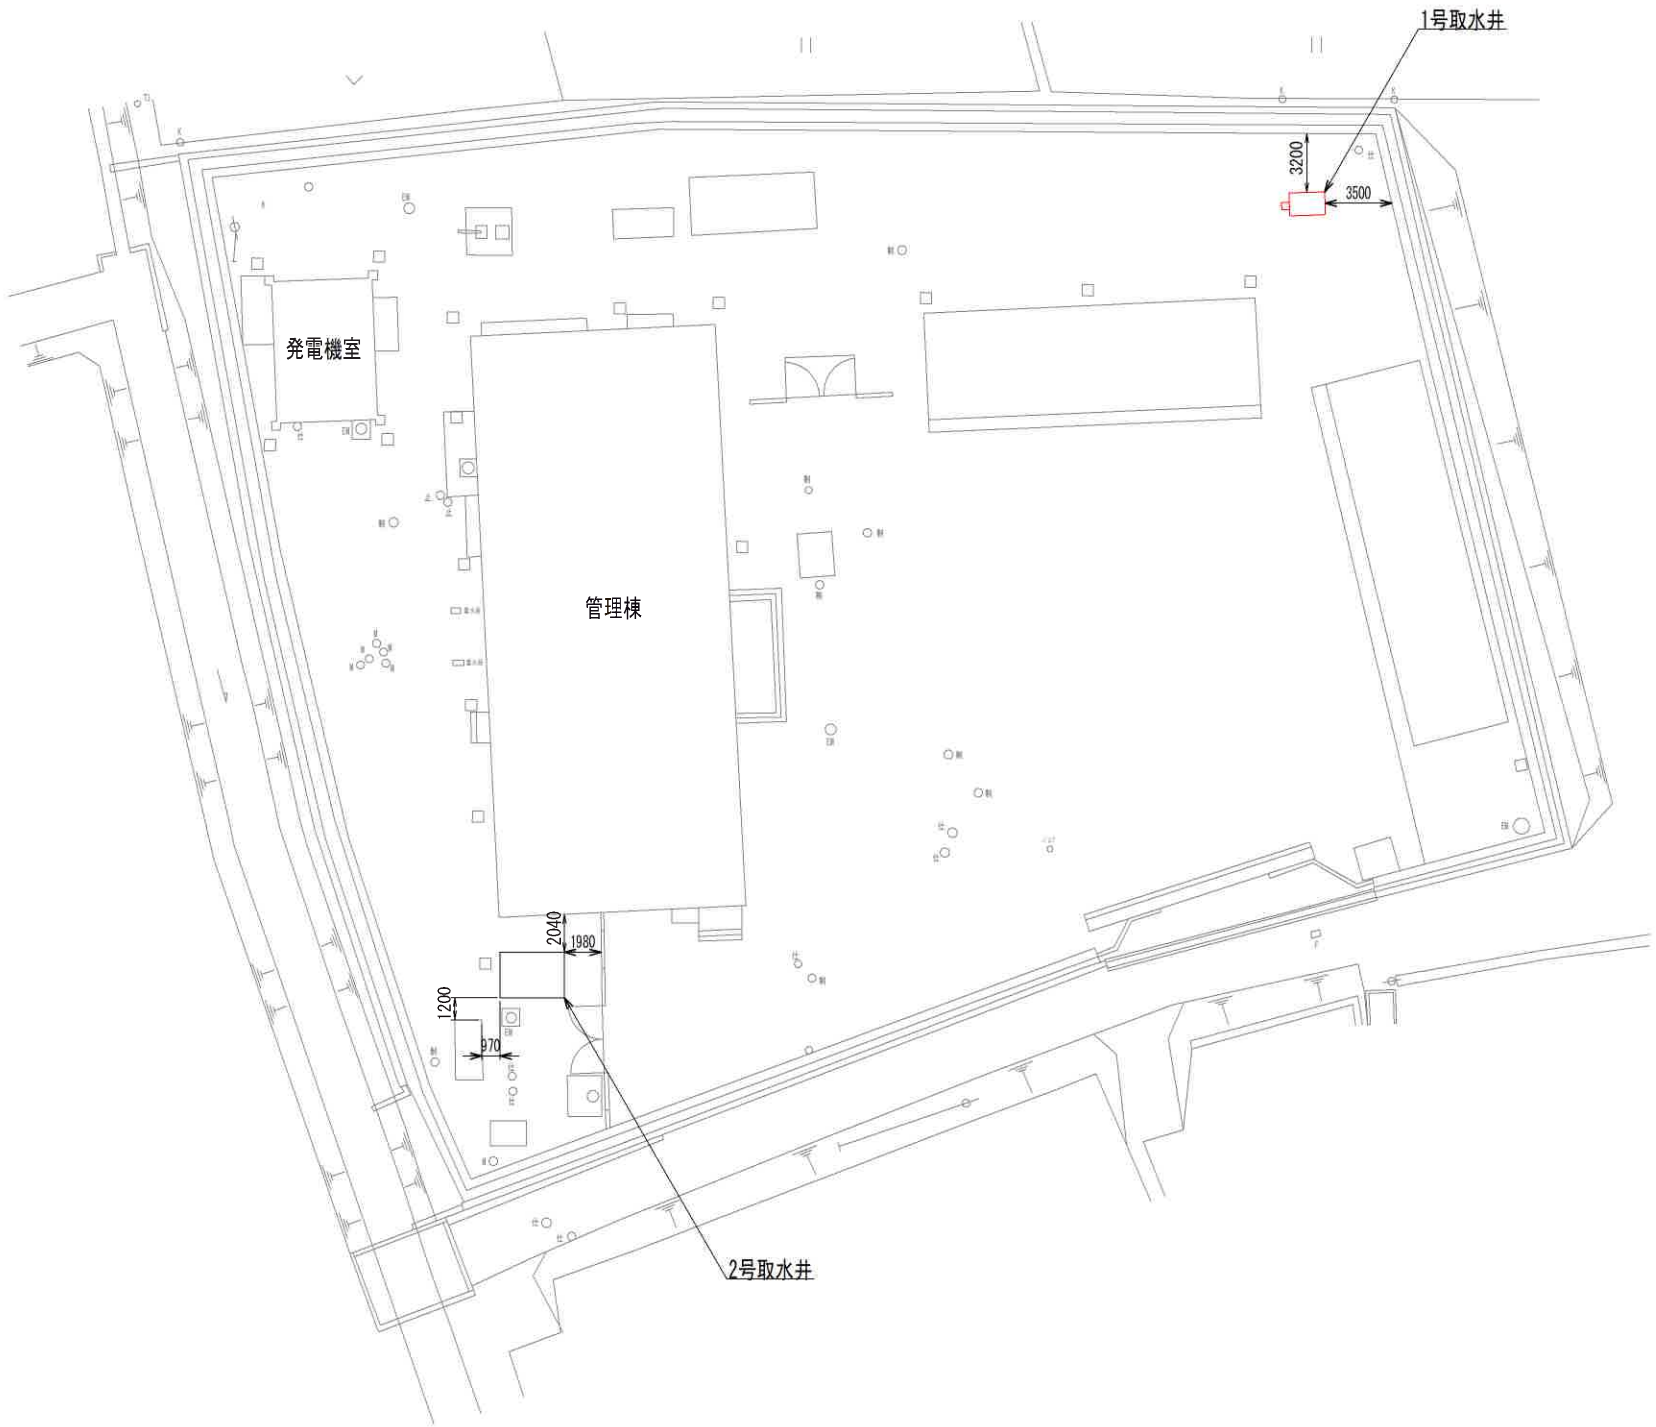

横断面図 S=1:50 (A1)

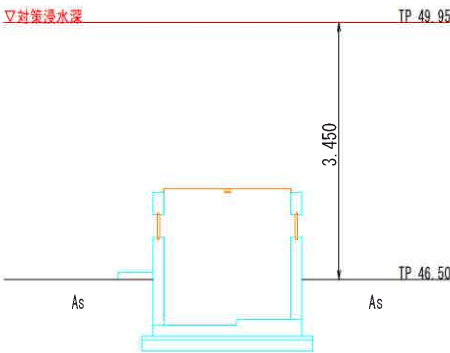


工事名	第2水源地下水井浸水対策工事		
図面名	1号取水井平面図・横断面図		
作成年月日			
縮尺	図示	図面番号	2 / 19
会社名			
事業者名	亀山市 上下水道部 上水道課		


1号取水井ピット改造図 (1) S=1:20 (A1)

既設撤去図

平面図

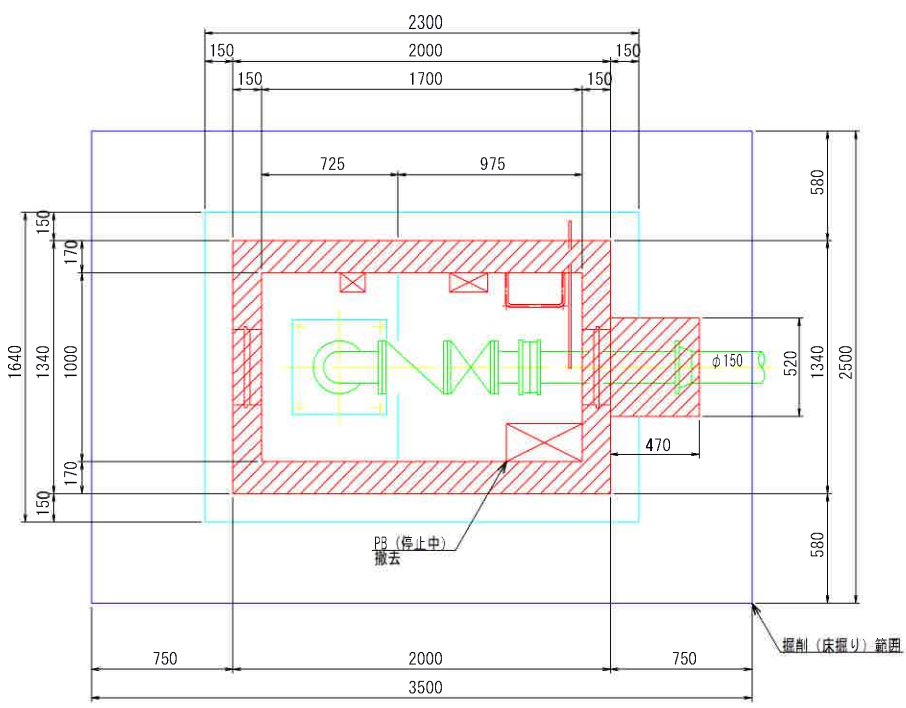


断面図

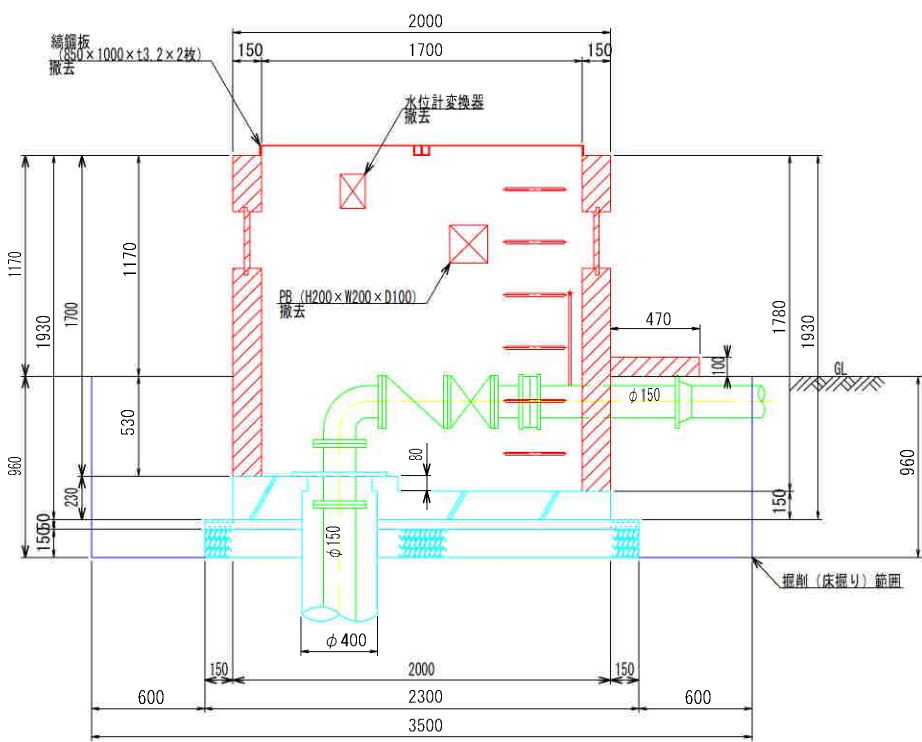


ピット改造図


平面図

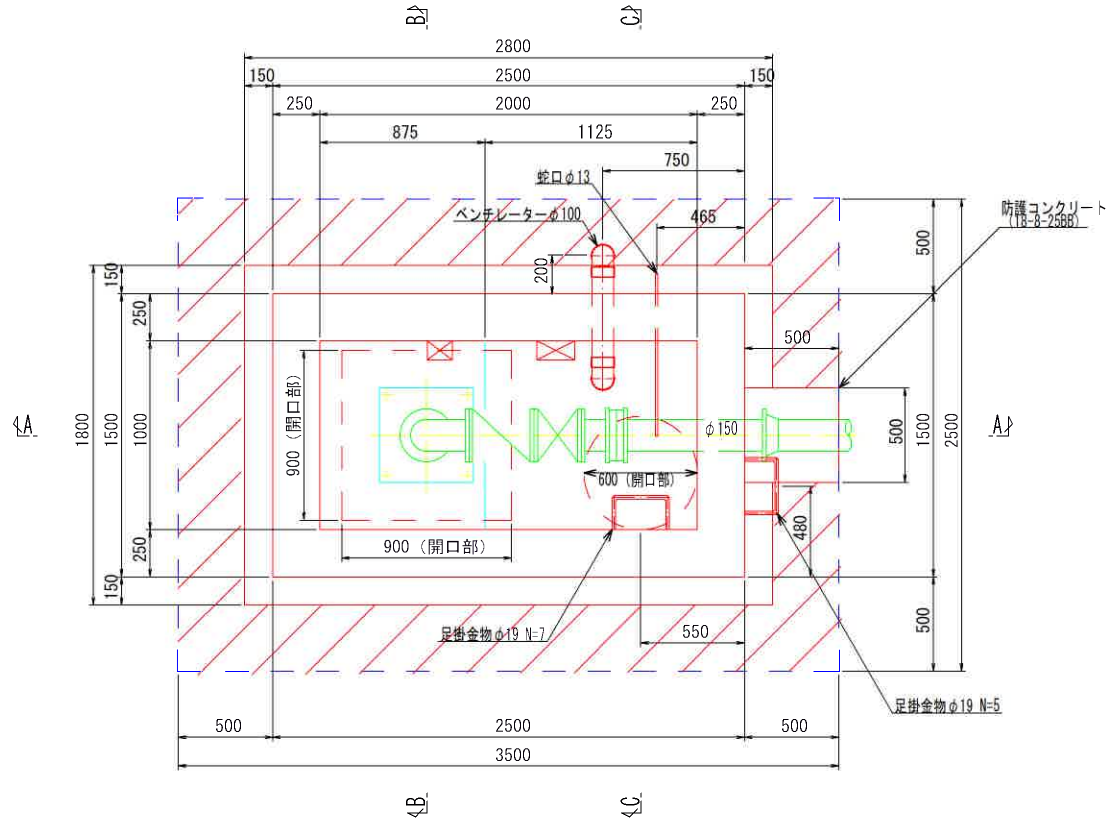


断面図

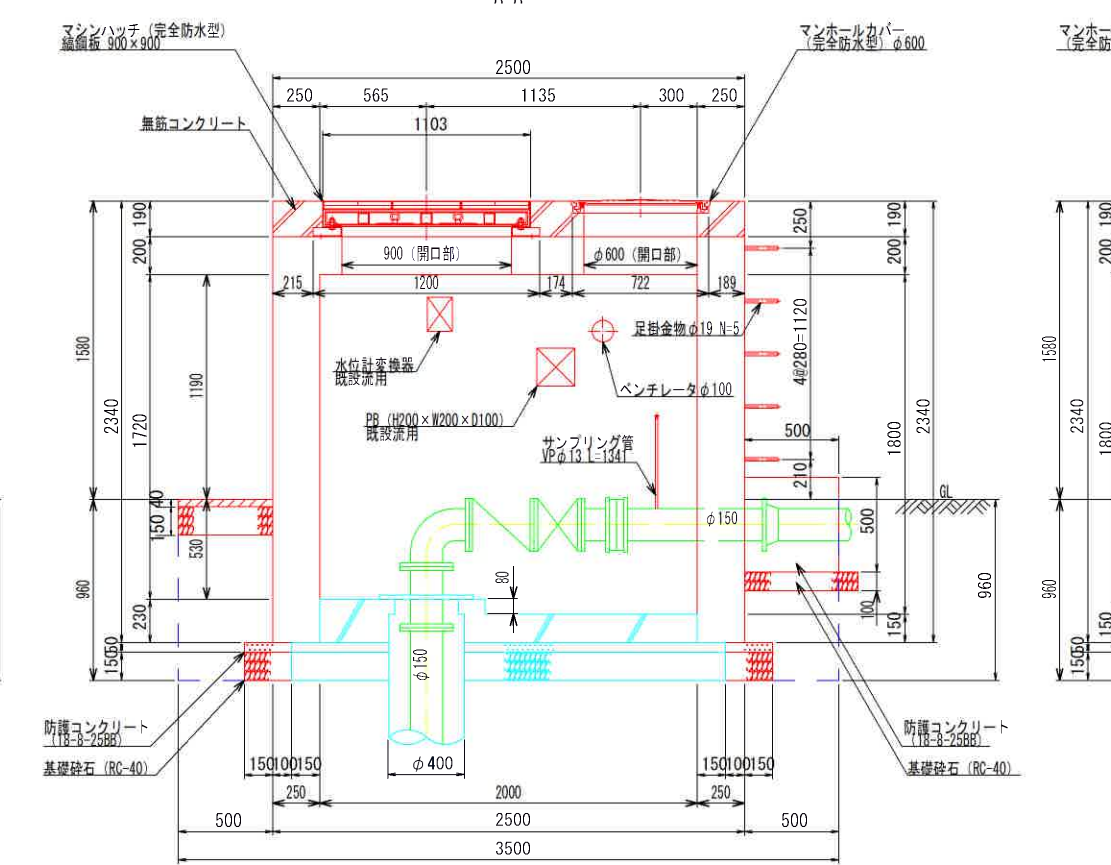

断面図

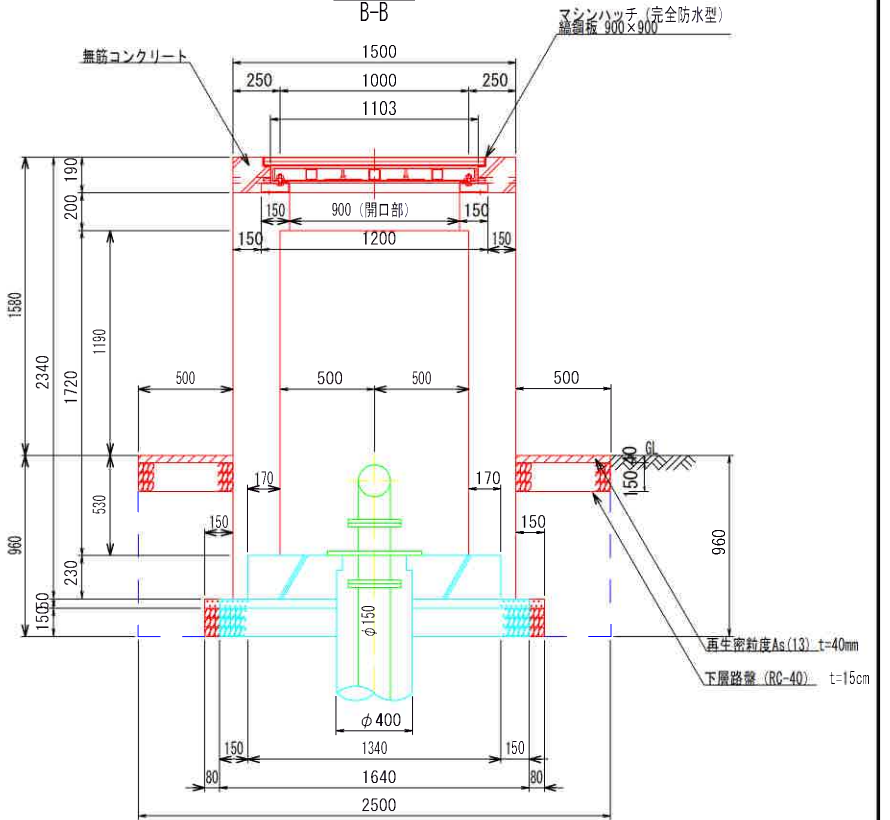

断面図

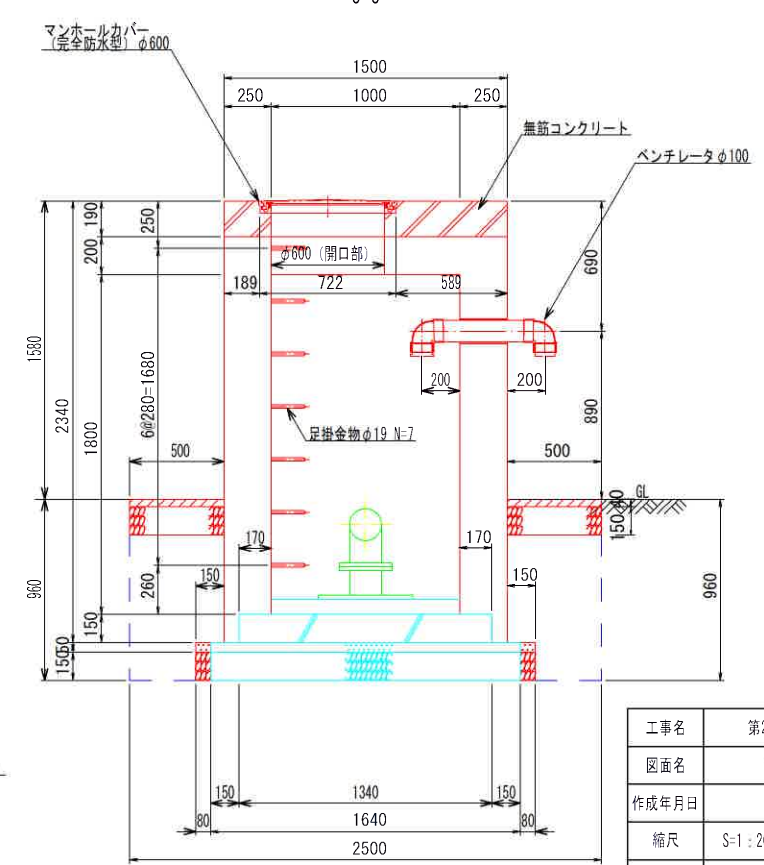


撤去
新設

※舗装版切断、掘削、既設構造物取壊し等の作業については導水管並びに電線管等に十分注意し、事前に施工内容の確認を監督員と現場で行ってから工事を行うこと

工事名	第2水源地下水井浸水対策工事		
図面名	1号取水井ピット改造図 (1)		
作成年月日			
縮尺	S-1:20 (A1)	図面番号	3 / 19
会社名			
事業者名	亀山市 上下水道部 上水道課		

1号取水井ピット改造図 (2) S=1:20 (A1)


配筋図

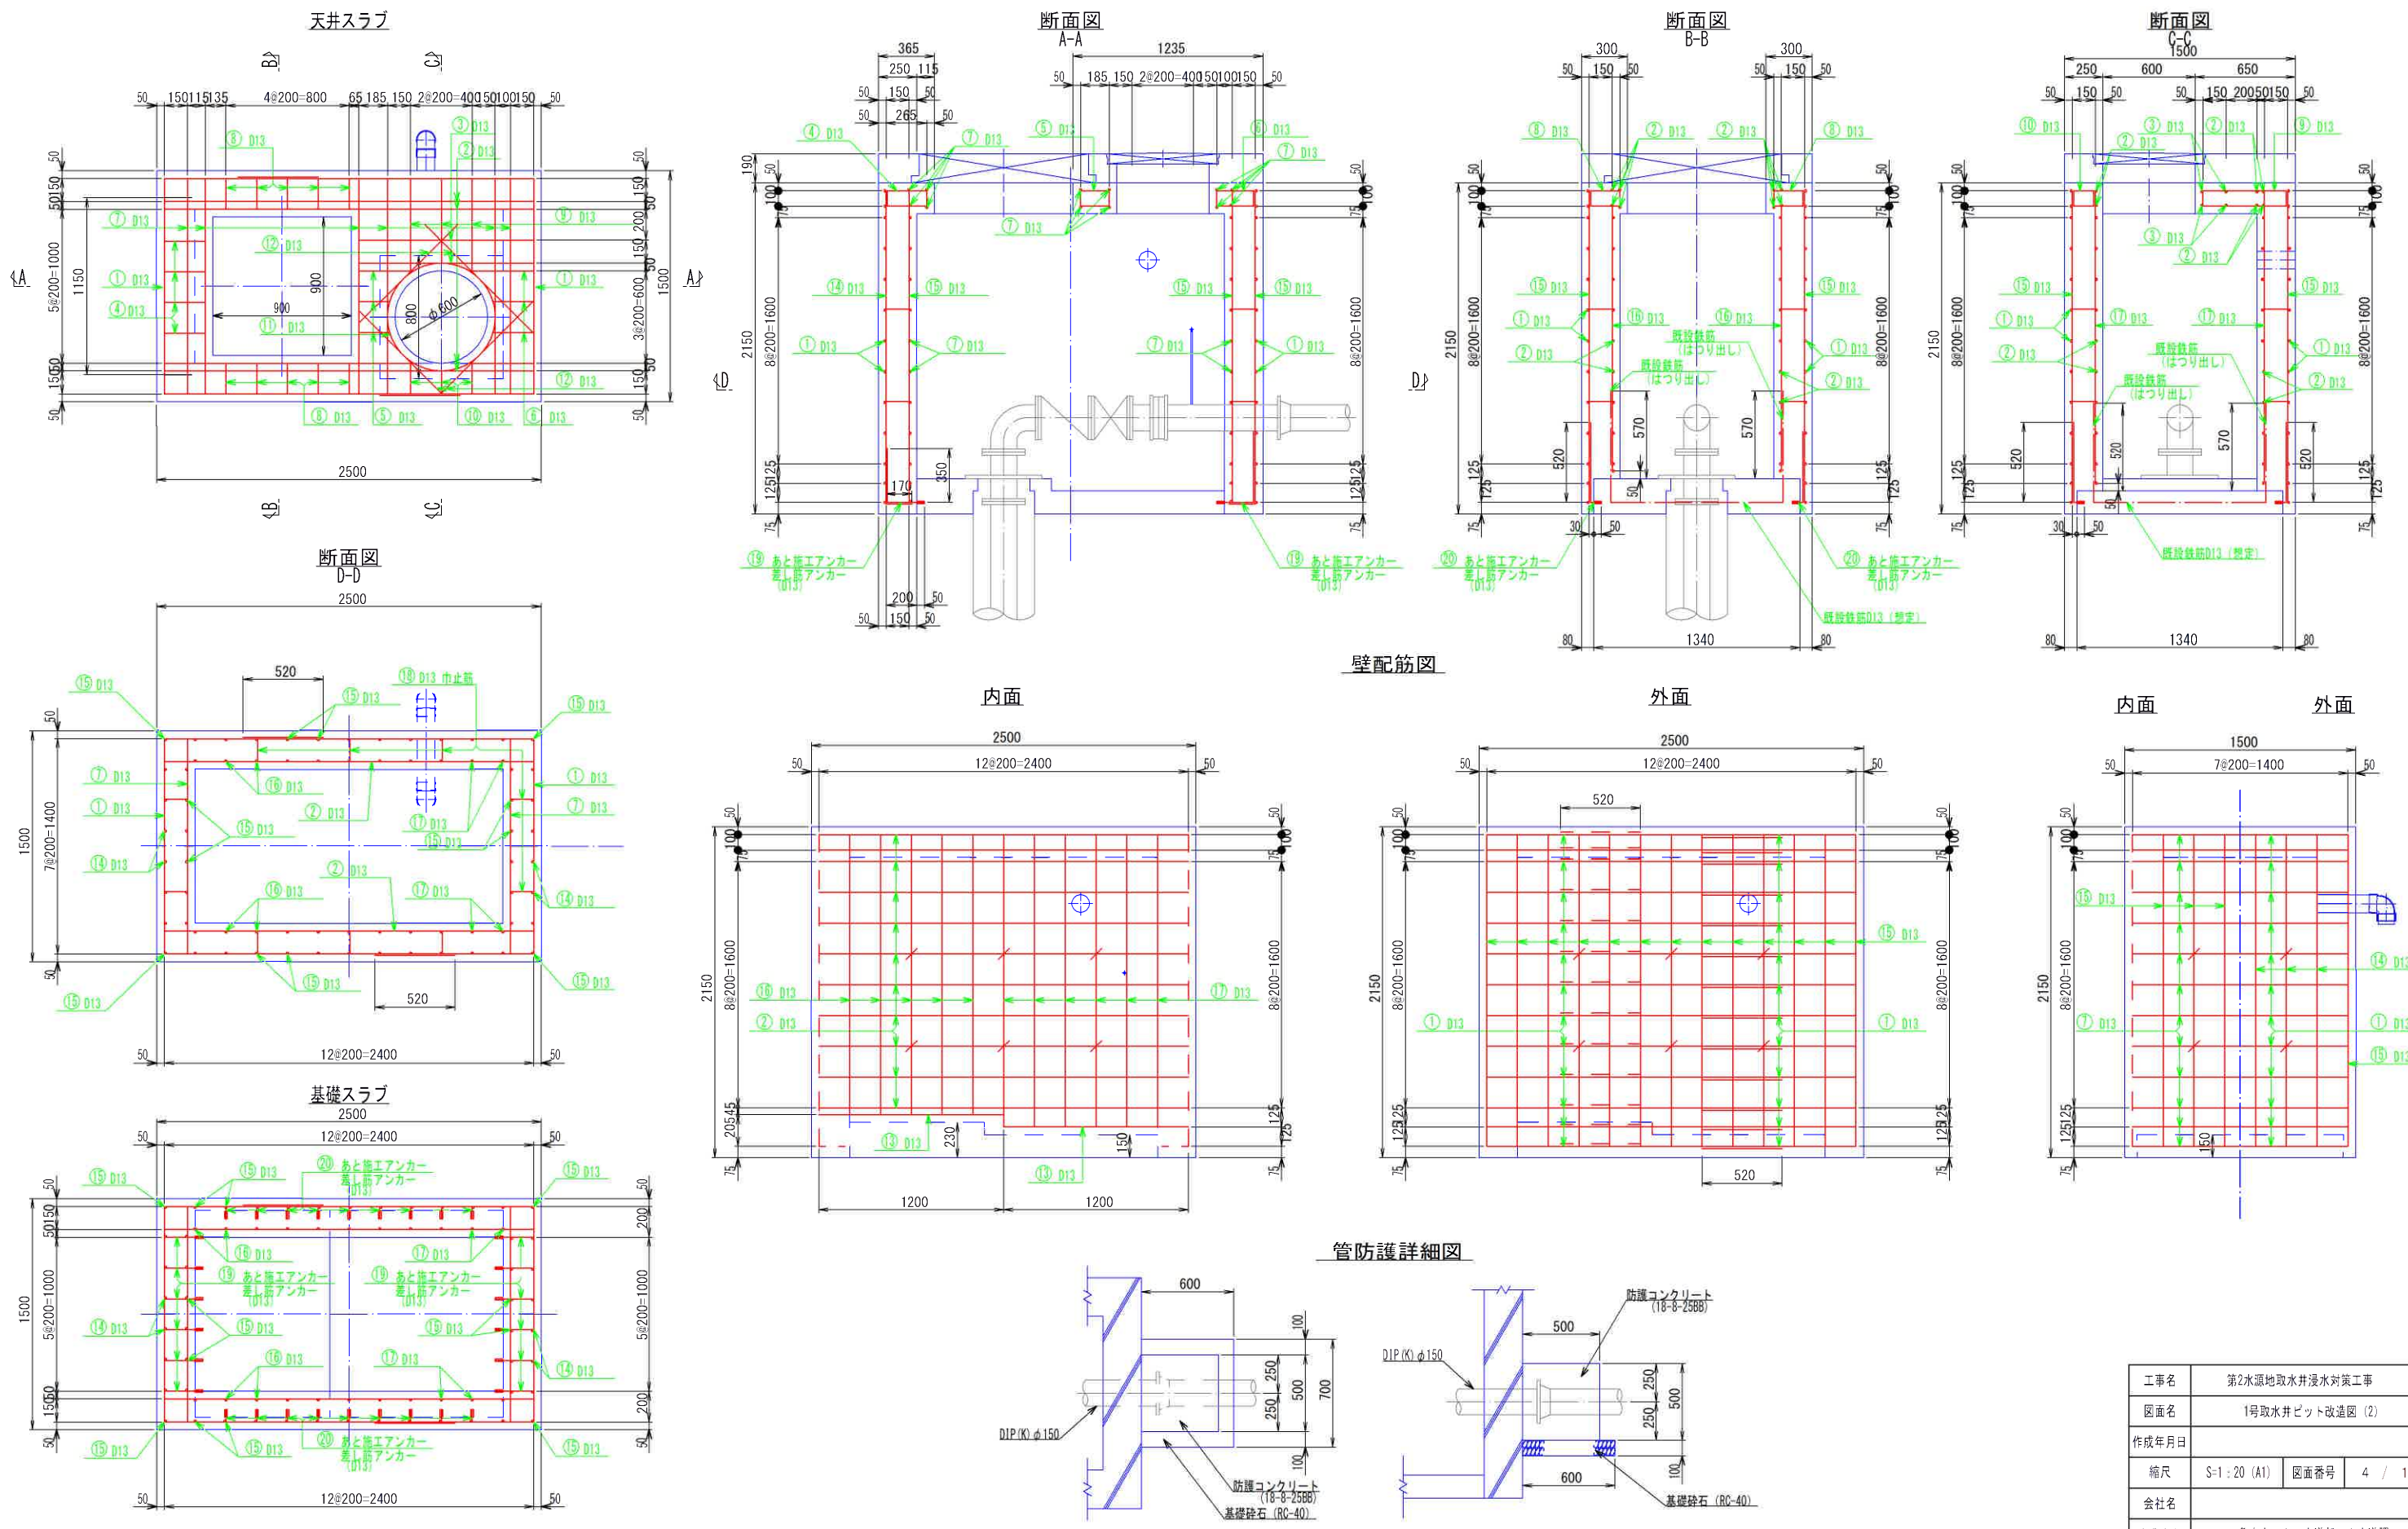


工事名	第2水源地下水浸水対策工事		
図面名	1号取水井ピット改造図 (2)		
作成年月日			
縮尺	S=1:20 (A1)	図面番号	4 / 19
会社名			
事業者名	亀山市 上下水道部 上水道課		

1号取水井ピット改造図 (3)


鉄筋加工図 S=1:20 (A1)

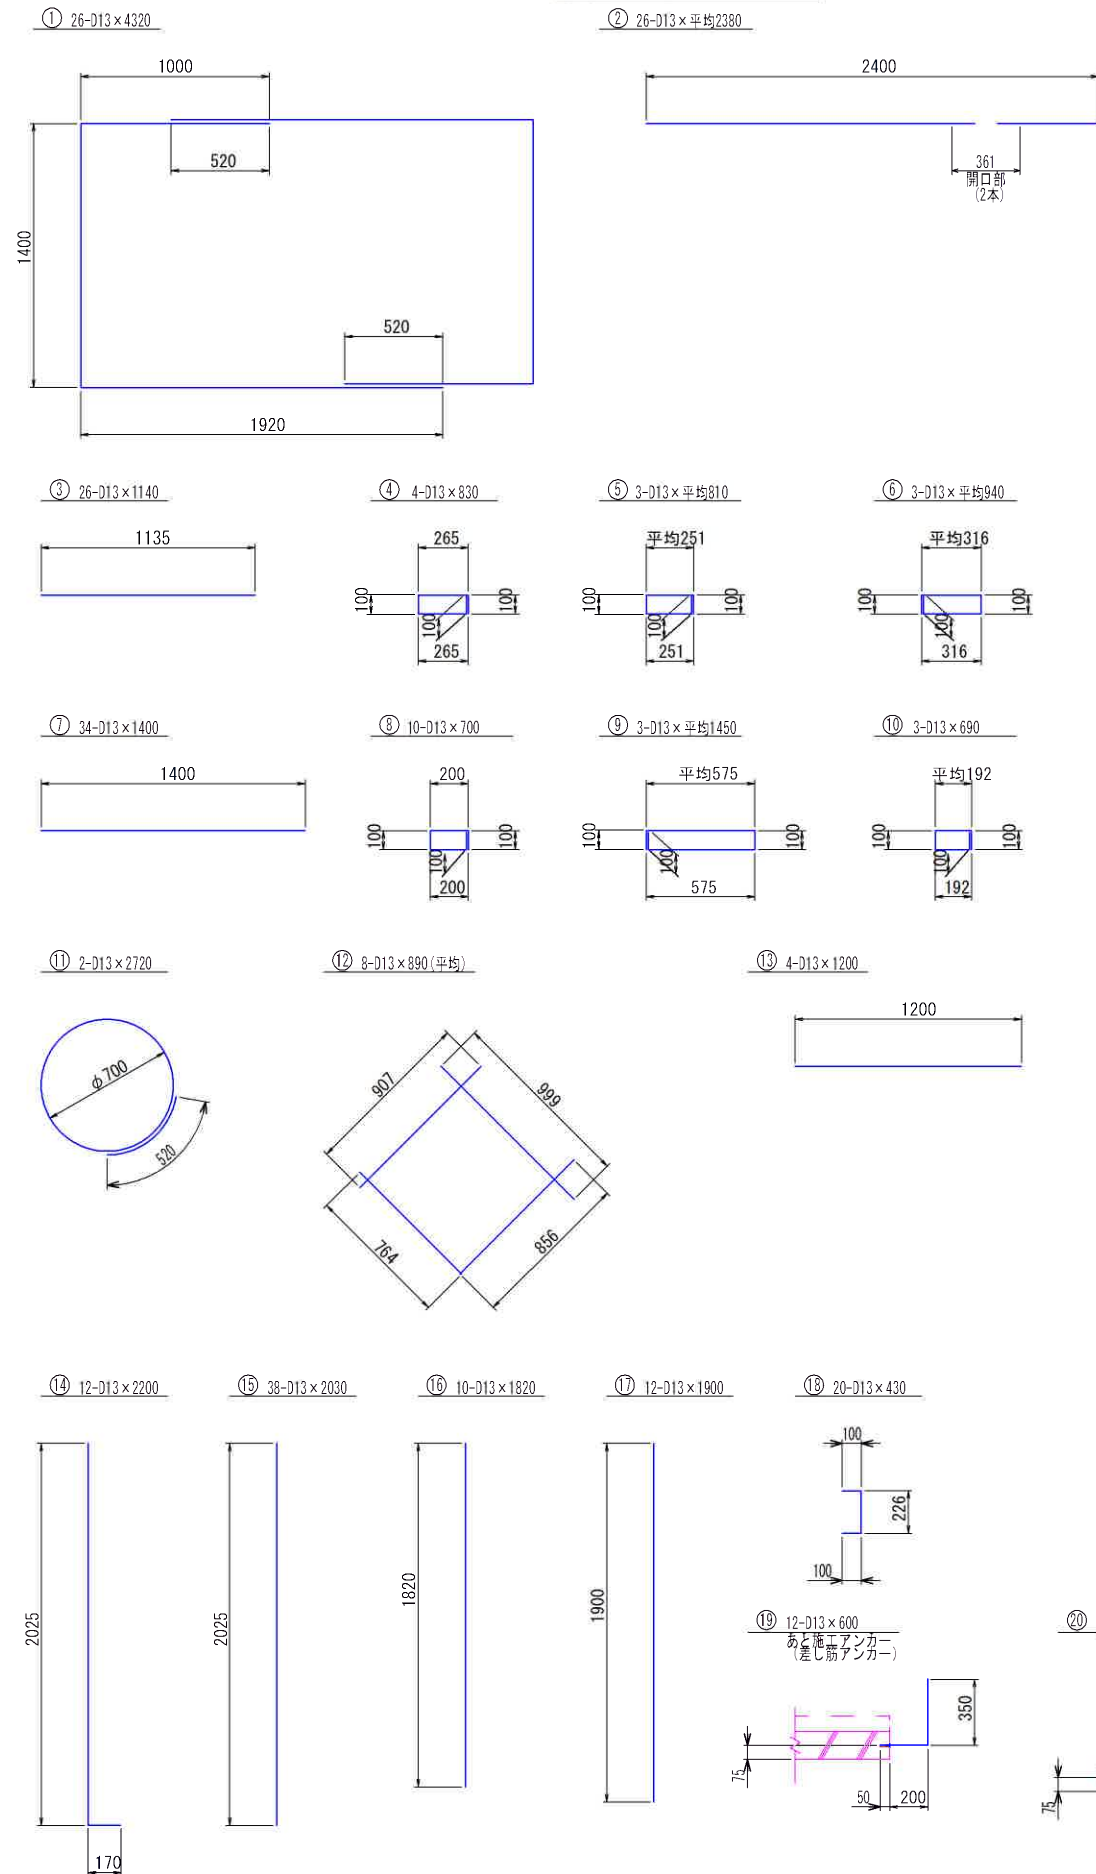


防水蓋据付図 S=1:20 (A1)

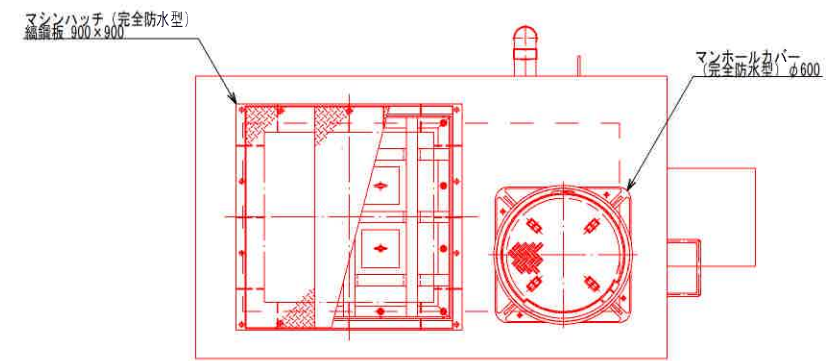


ベンチレータ詳細図 S=1:20 (A1)

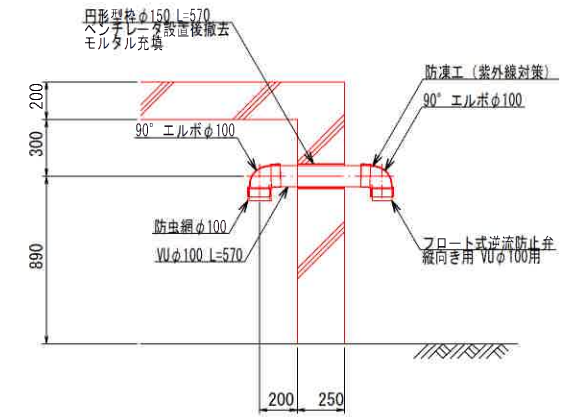


マンホールカバー詳細図 (参考) S=1:10 (A1)
完全防水型 φ600

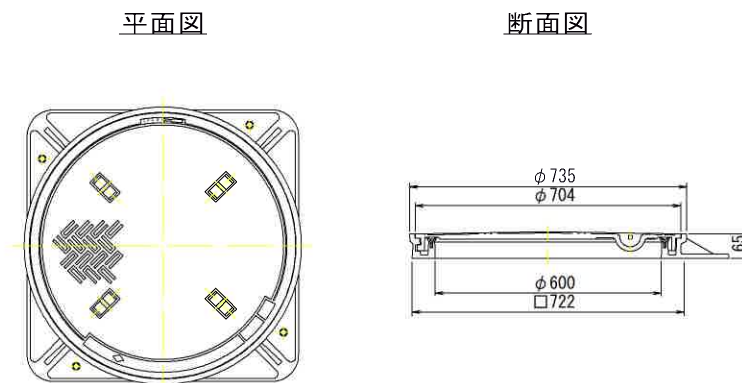

フロート式逆流防止弁詳細図 (参考) S=1:2 (A1)

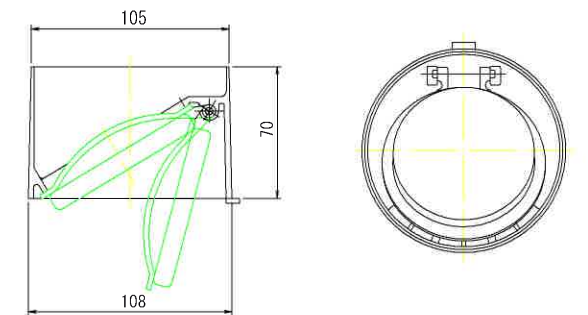

マシンハッチ詳細図 (参考) S=1:10 (A1)
完全防水型 編鋼板製 900 x 900

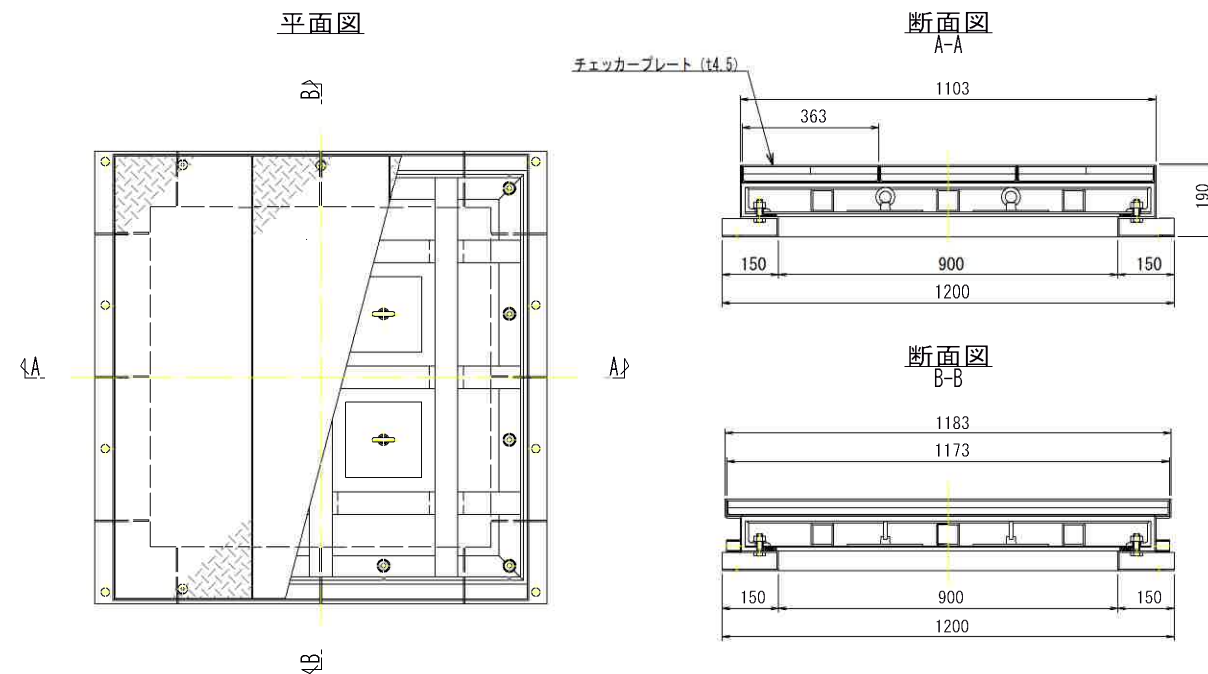


工事名	第2水源取水井浸水対策工事			
図面名	1号取水井ピット改造図 (3)			
作成年月日				
縮尺	図示	図面番号	5 / 19	
会社名				
事業者名	亀山市 上下水道部 上水道課			


2号取水井平面図・横断面図



平面図 S=1:200 (A1)

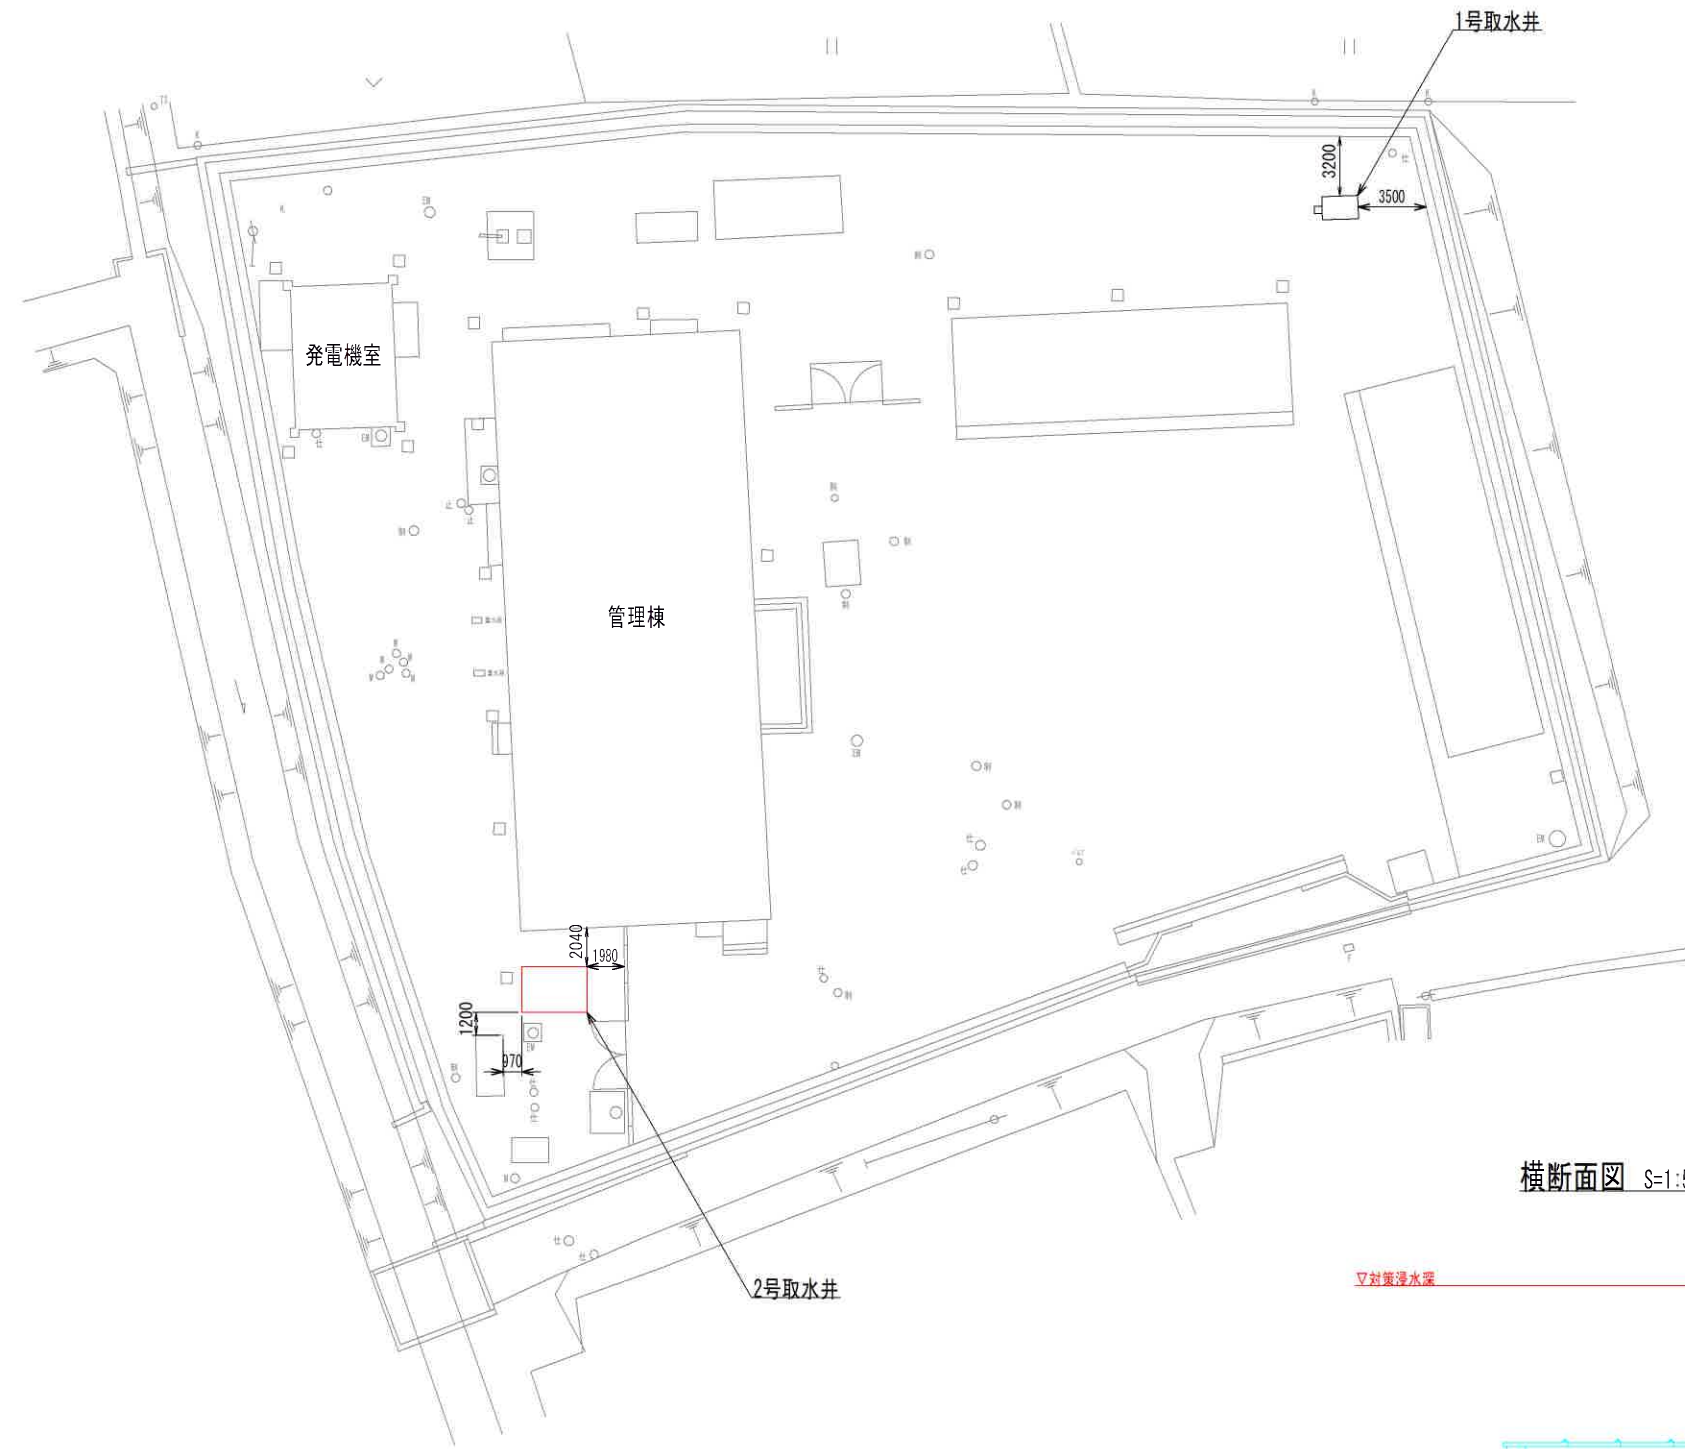


横断面図 S=1:50 (A1)

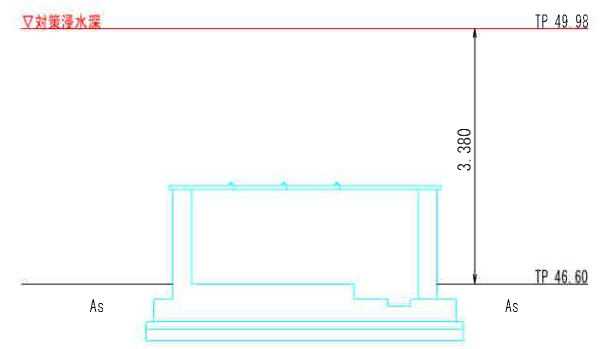


工事名	第2水源地下水井浸水対策工事		
図面名	2号取水井平面図・横断面図		
作成年月日			
縮尺	図示	図面番号	6 / 19
会社名			
事業者名	亀山市 上下水道部 上水道課		

2号取水井ピット改造図 (1) S=1:30 (A1)

平面図


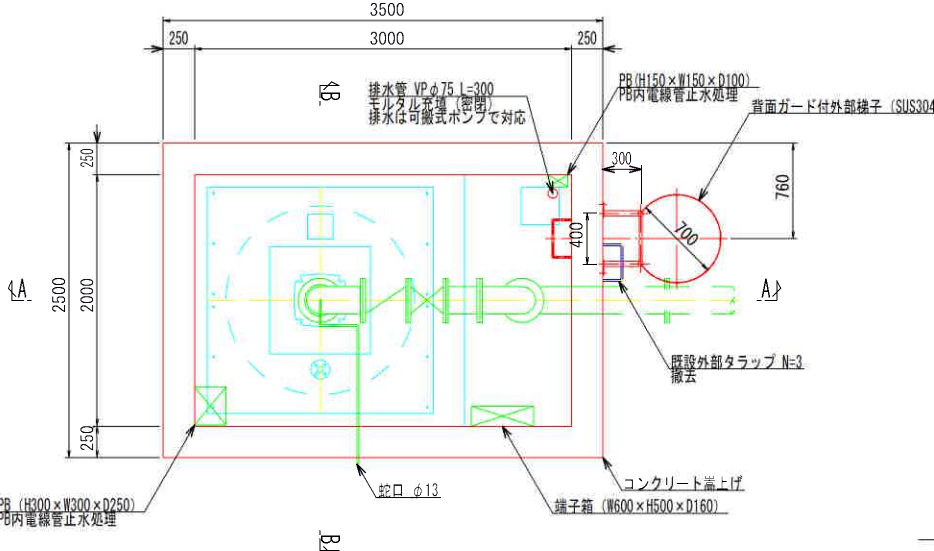


ピット蓄詳細図

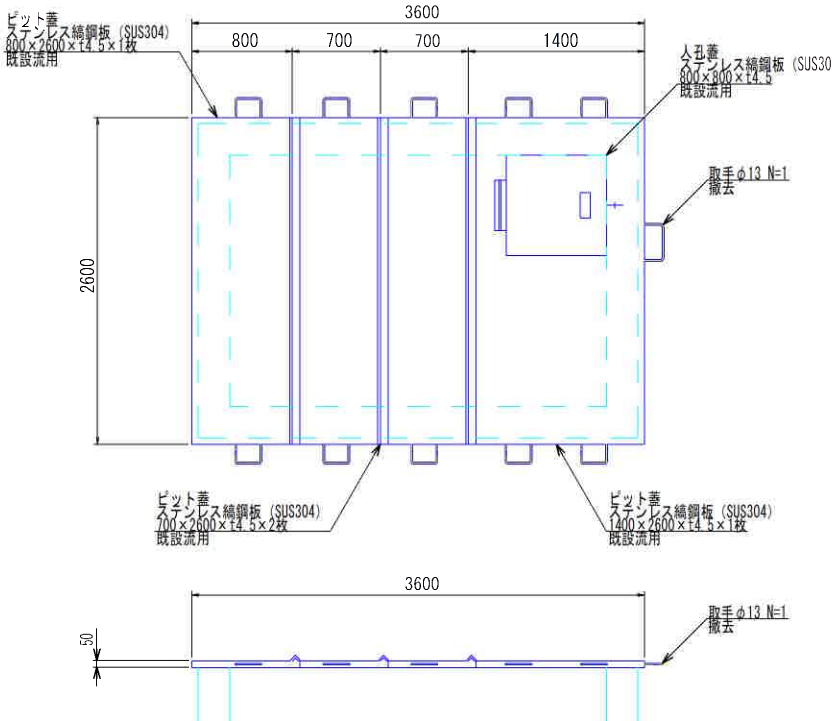

断面図

A-A

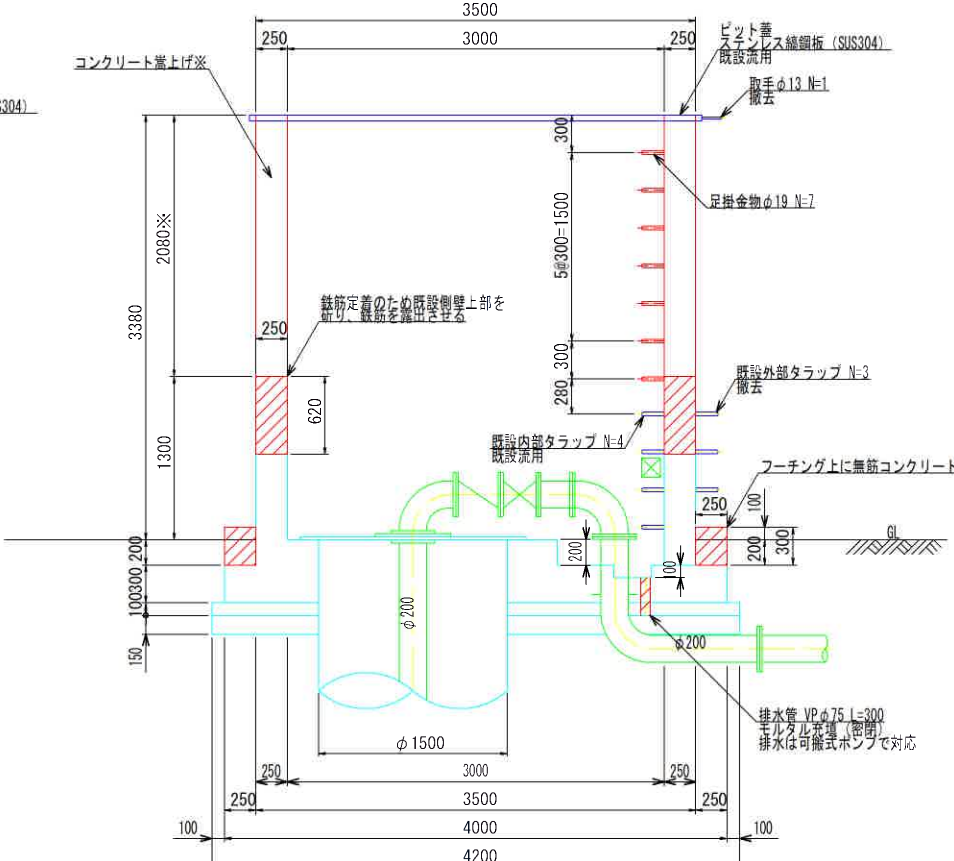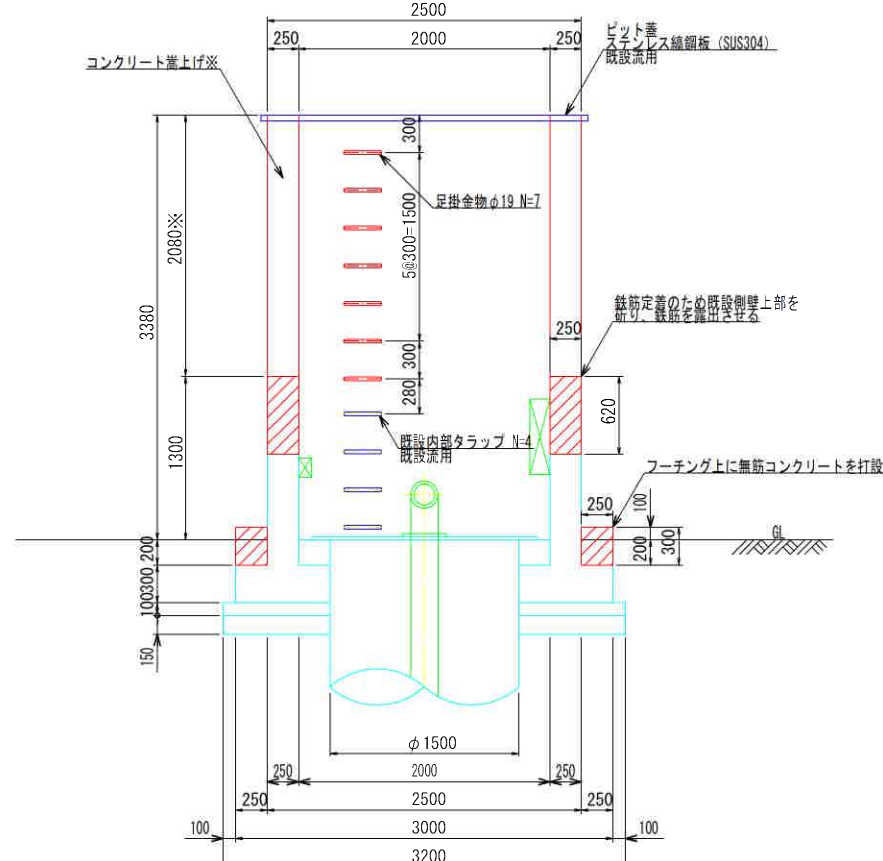B-E



※既設構造物取壊し等の作業については導水管並びに電線管等に十分注意し
事前に施工内容の確認を監督員と現場で行ってから工事を行うこと

※側壁の高さは想定浸水深（TP+49.98m）以上となるように施工する。


工事名	第2水源地下水井浸水対策工事		
図面名	2号取水井ピット改造図 (1)		
作成年月日			
縮尺	S=1:30 (A1)	図面番号	7 / 19
会社名			
工事者名	亀山市 上下水道部 上水道課		

2号取水井ピット改造図 (2) S=1:30 (A1)


配筋図

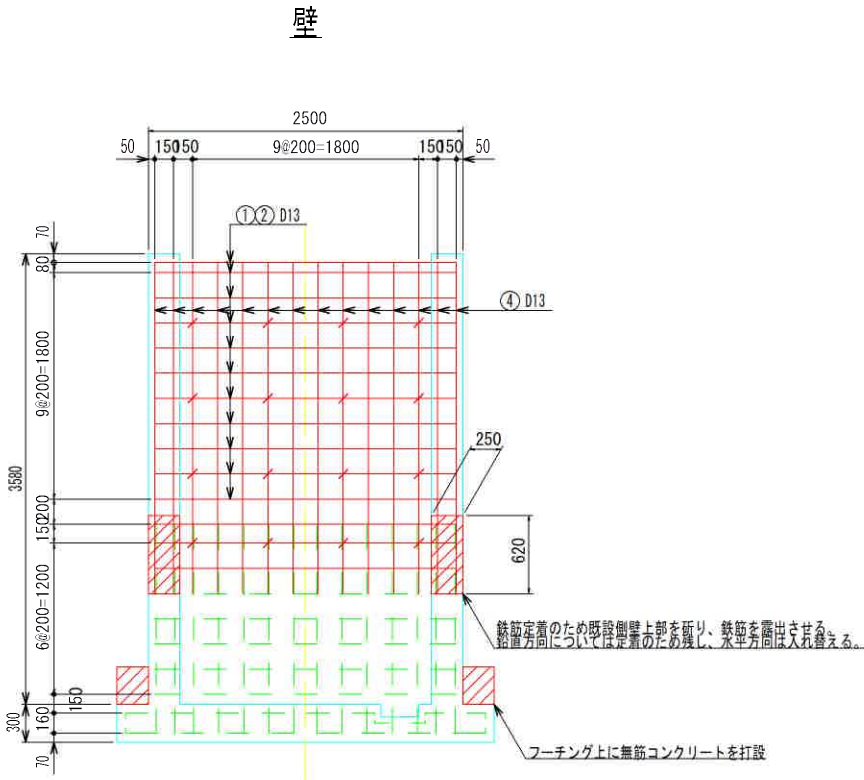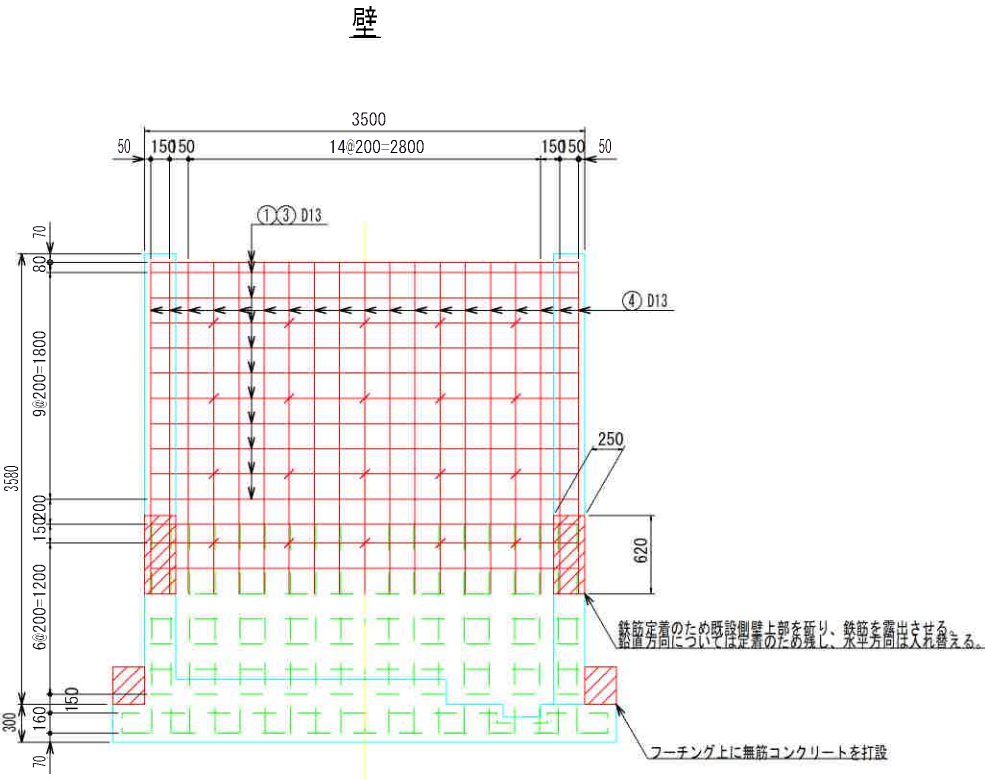

鉄筋加工図

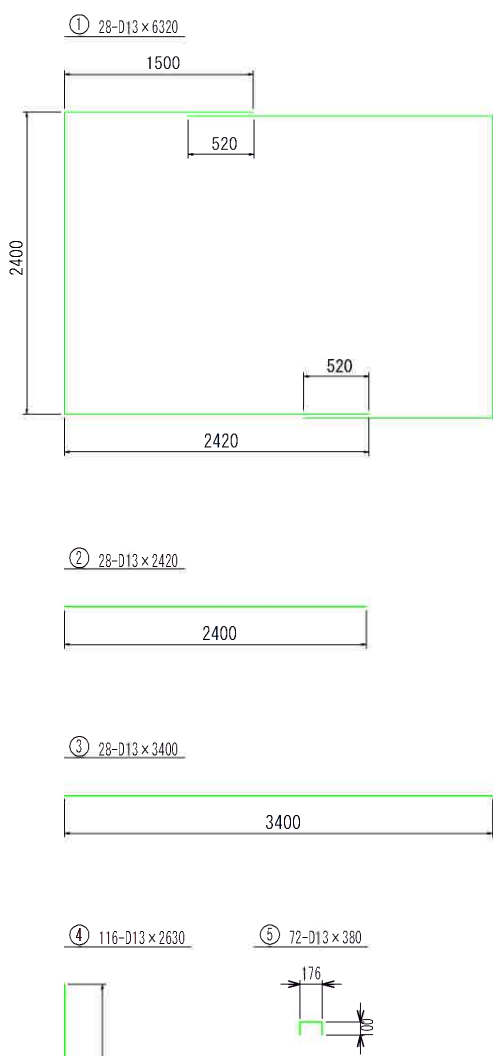

断面


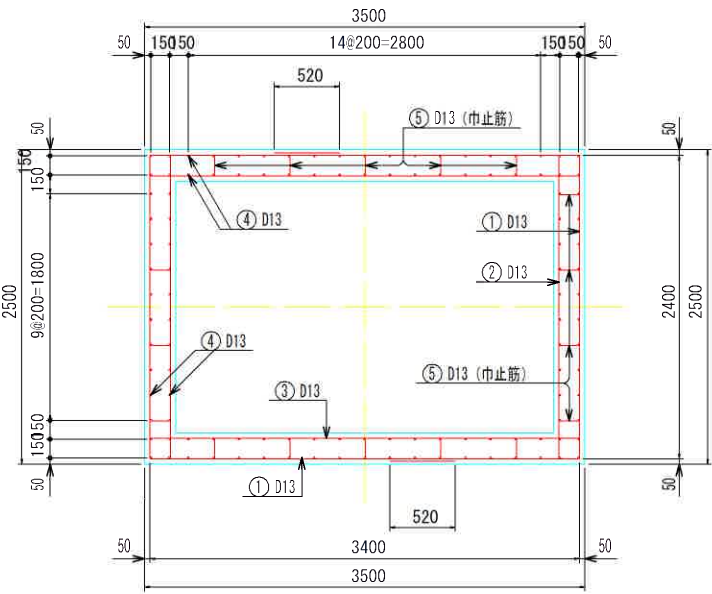


工事名	第2水源取水井浸水対策工事		
図面名	2号取水井ピット改造図 (2)		
作成年月日			
縮尺	図示	図面番号	8 / 19
会社名			
事業者名	亀山市 上下水道部 上水道課		


2号取水井ピット改造図 (3)

外部梯子詳細図 S=1:20 (A1)


平面図

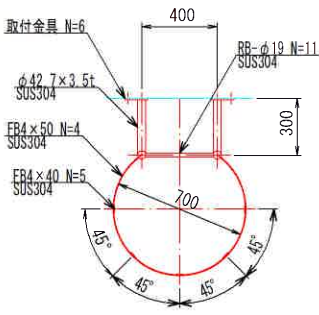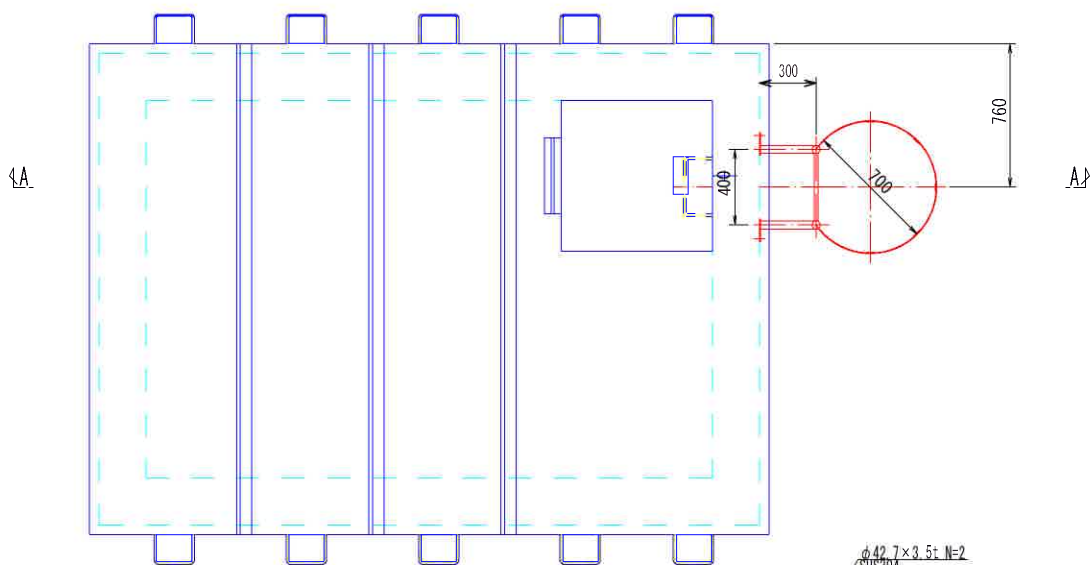


取付金具詳細図 S=1:10 (A1)

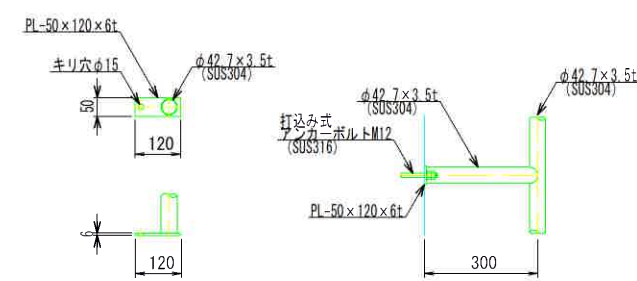

正面図

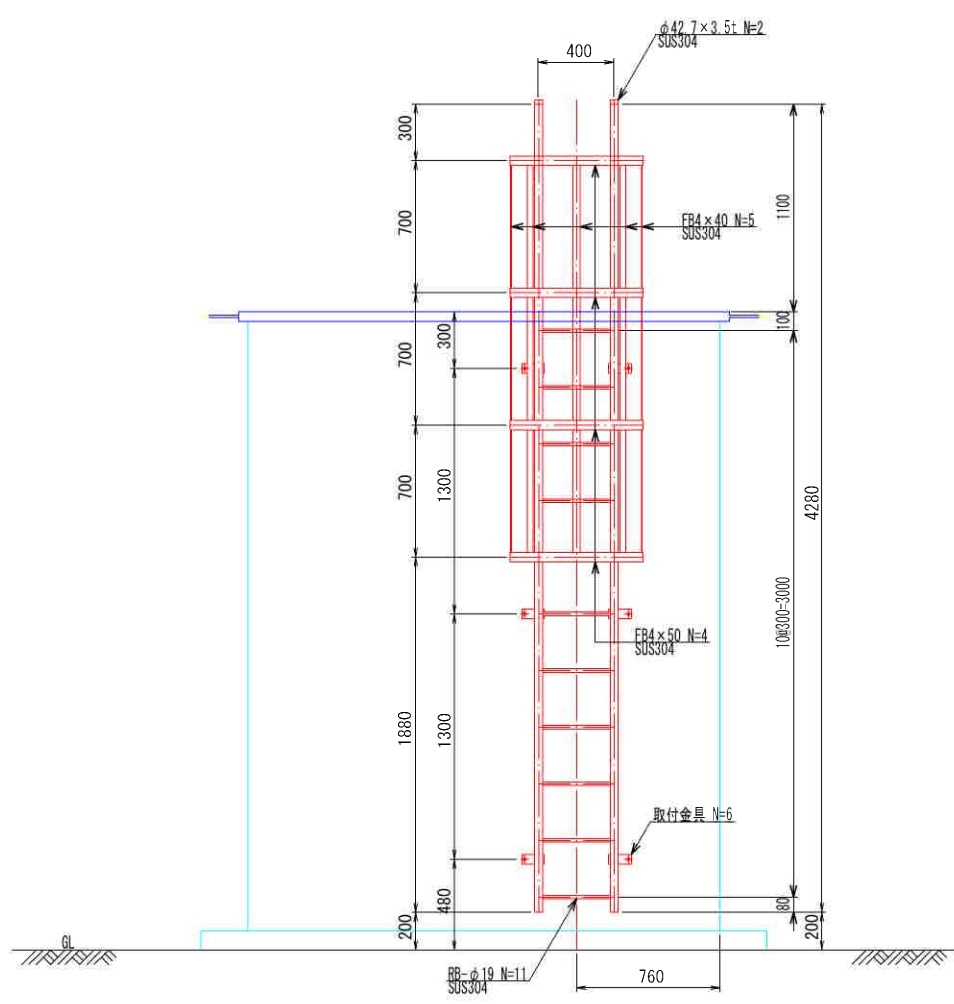


A-A断面

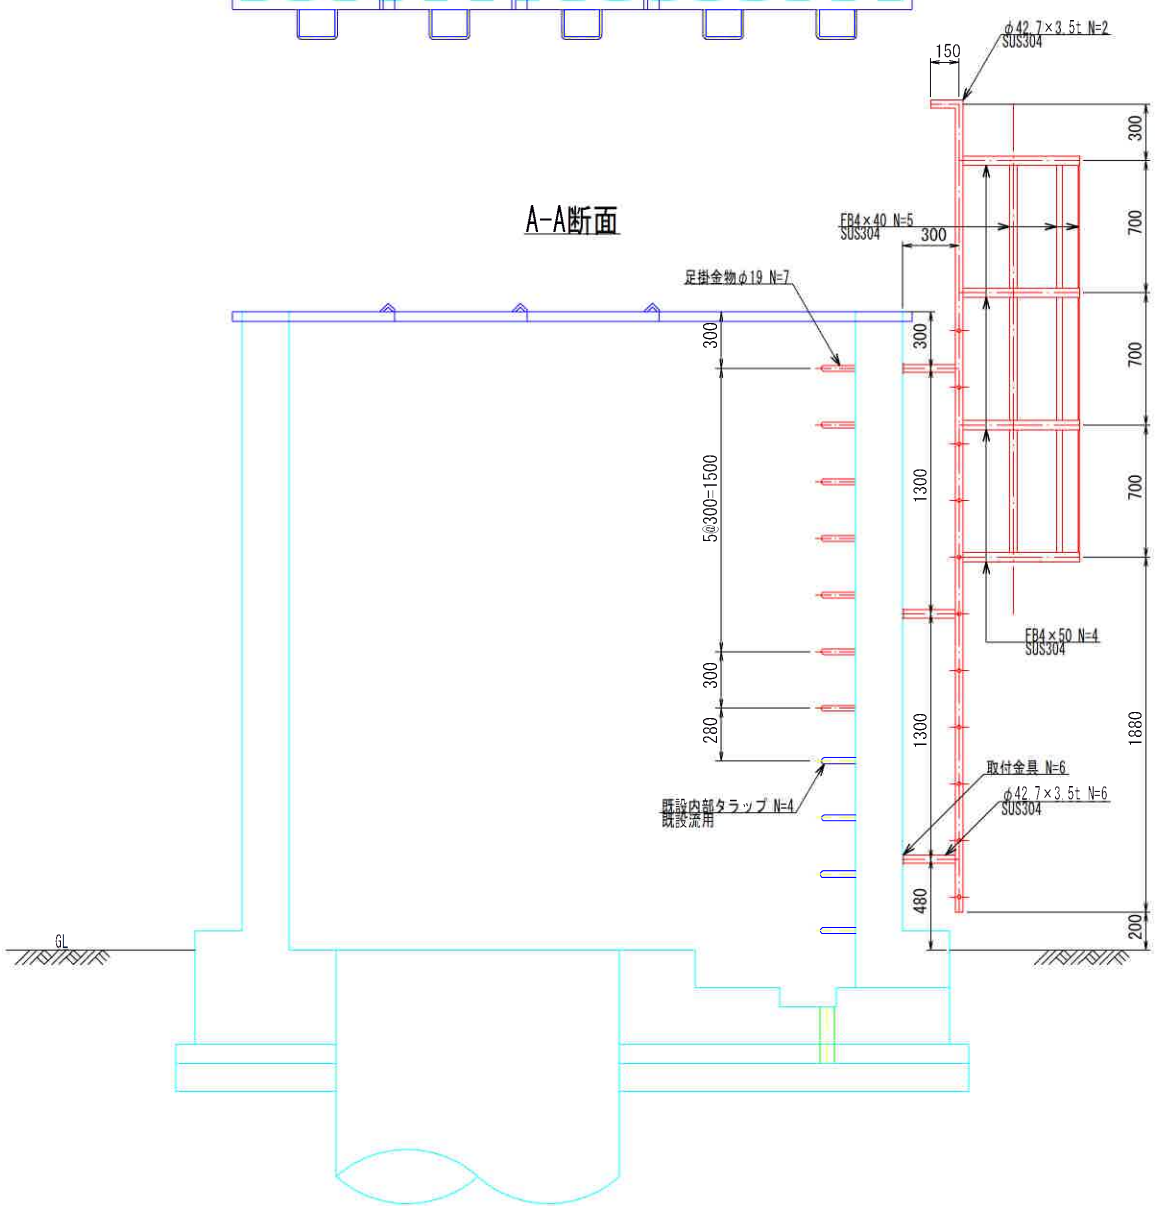

工事名	第2水源取水井浸水対策工事		
図面名	2号取水井ピット改造図 (3)		
作成年月日			
縮尺	図示	図面番号	9 / 19
会社名			
事業者名	亀山市 上下水道部 上水道課		


4号取水井平面図 S=1:100 (A1)

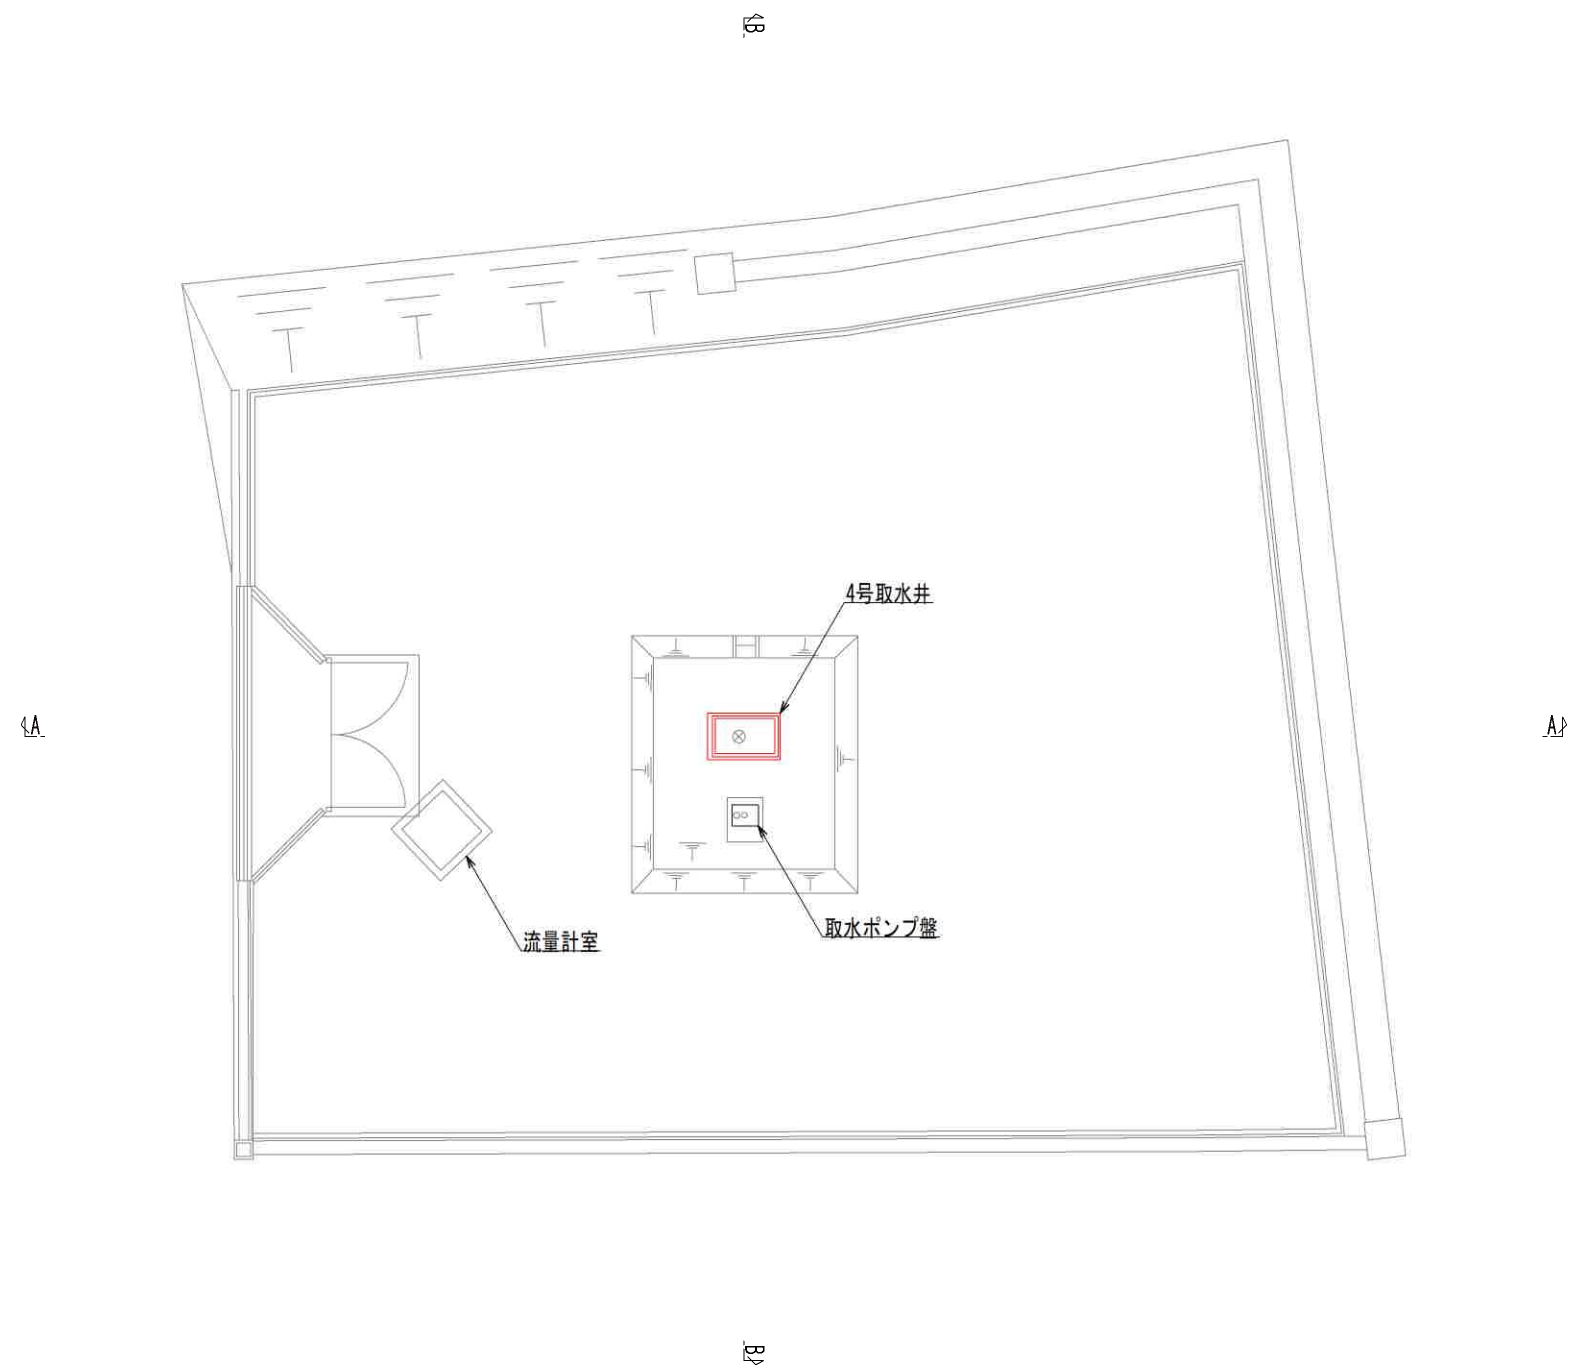


工事名	第2水源地下水浸水対策工事		
図面名	4号取水井平面図		
作成年月日			
縮尺	S=1:100 (A1)	図面番号	10 / 19
会社名			
事業者名	亀山市 上下水道部 上水道課		

4号取水井横断面図 S=1:50 (A1)

A-A

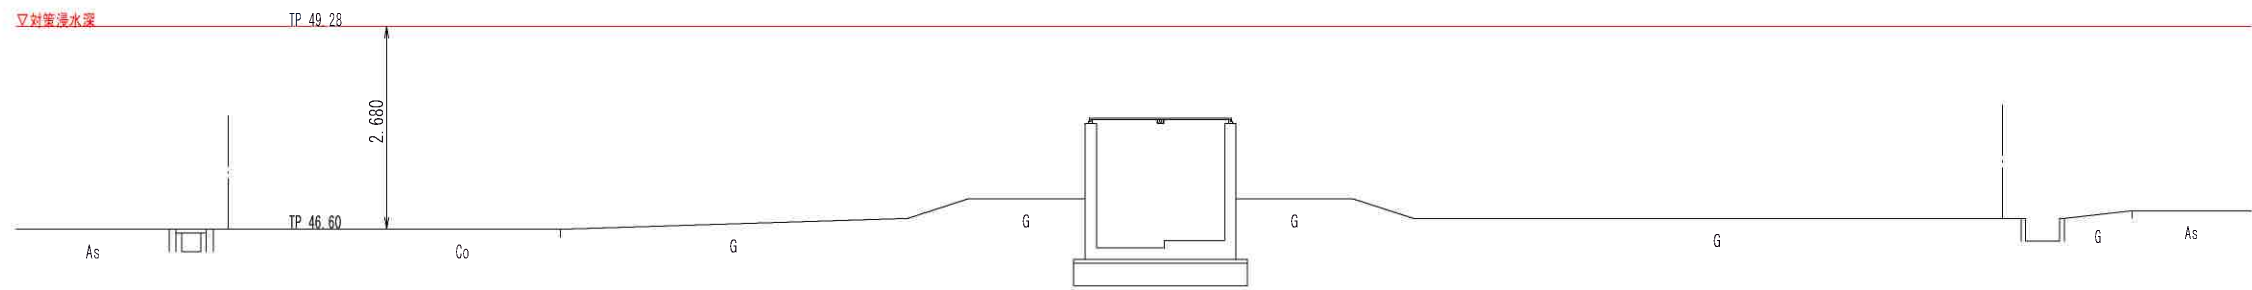

B-B

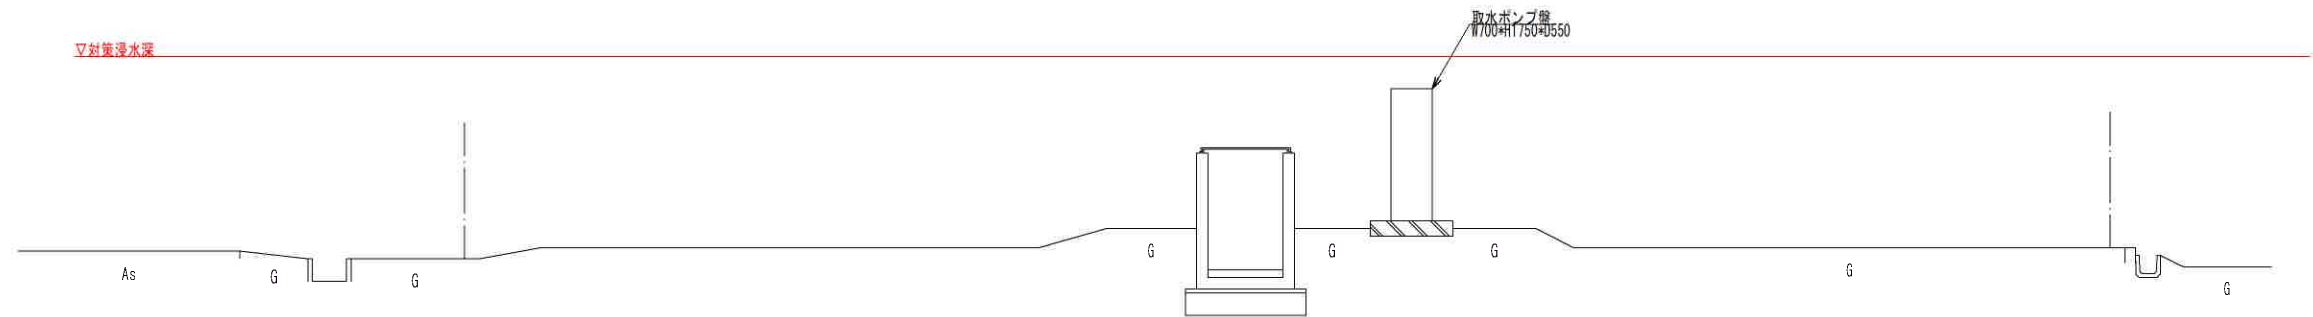


工事名	第2水源地下水井浸水対策工事		
図面名	4号取水井横断面図		
作成年月日			
縮尺	S=1:50 (A1)	図面番号	11 / 19
会社名			
事業者名	亀山市 上下水道部 上水道課		


4号取水井ピット改造図 (1) S=1:20 (A1)

既設撤去図

平面図

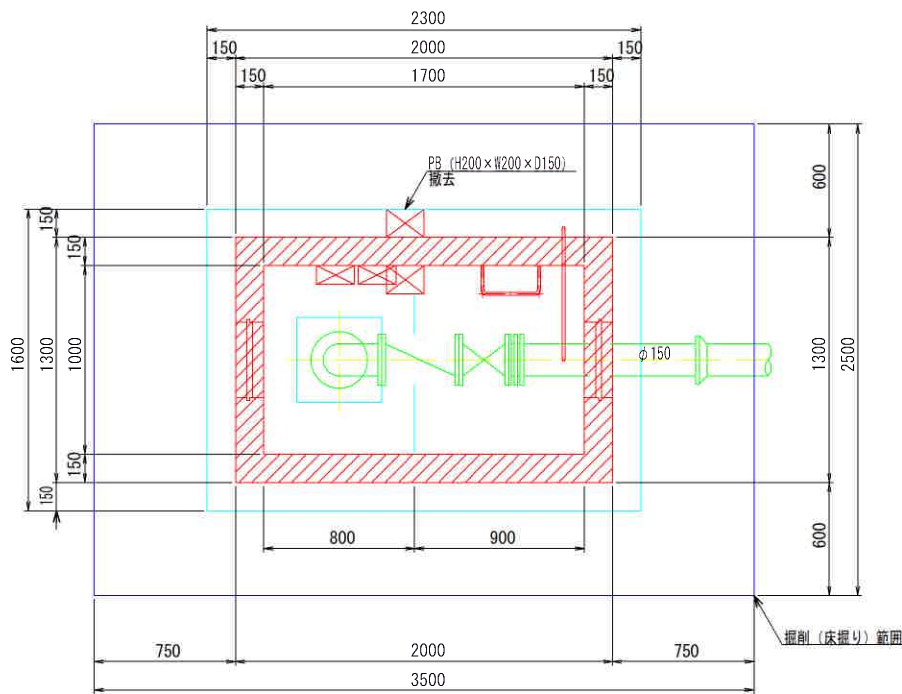


断面図

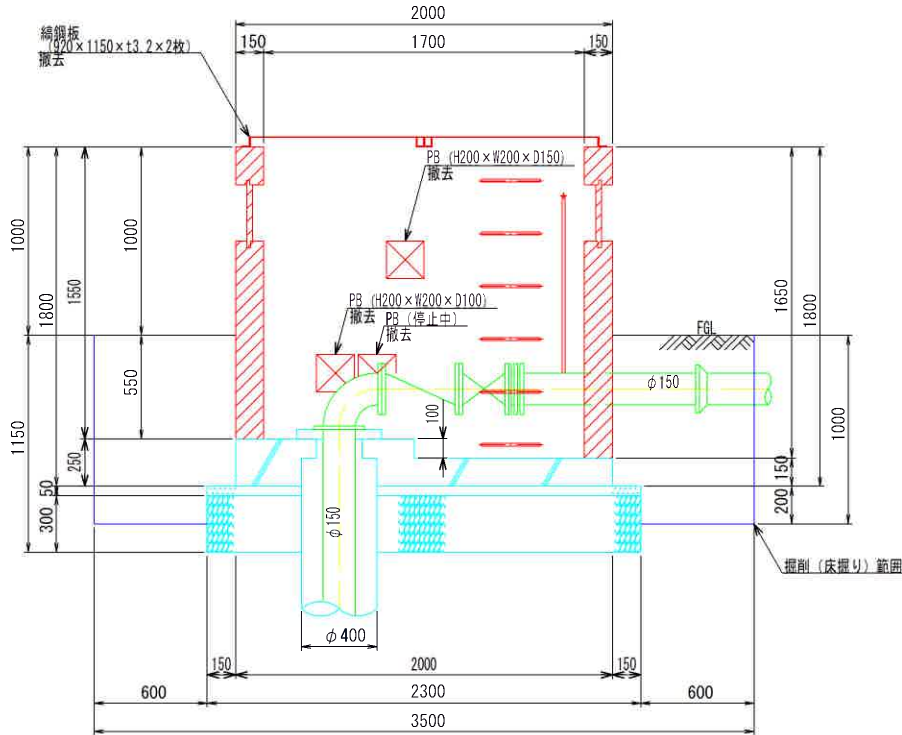


ピット改造図


平面図

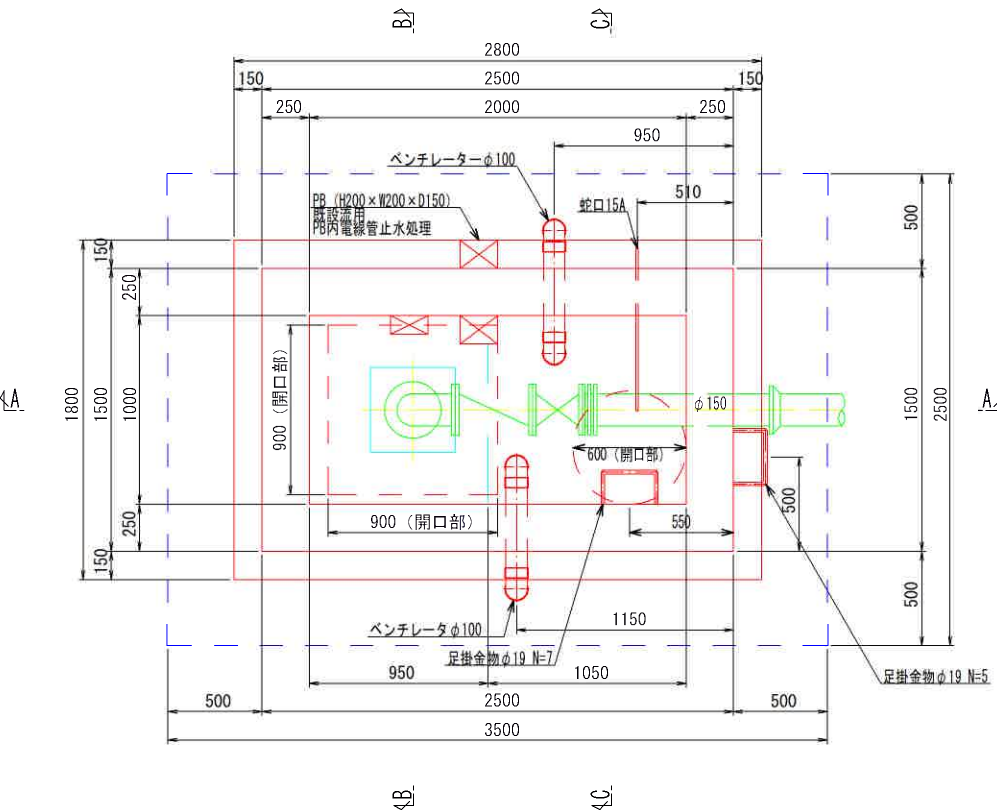


断面図

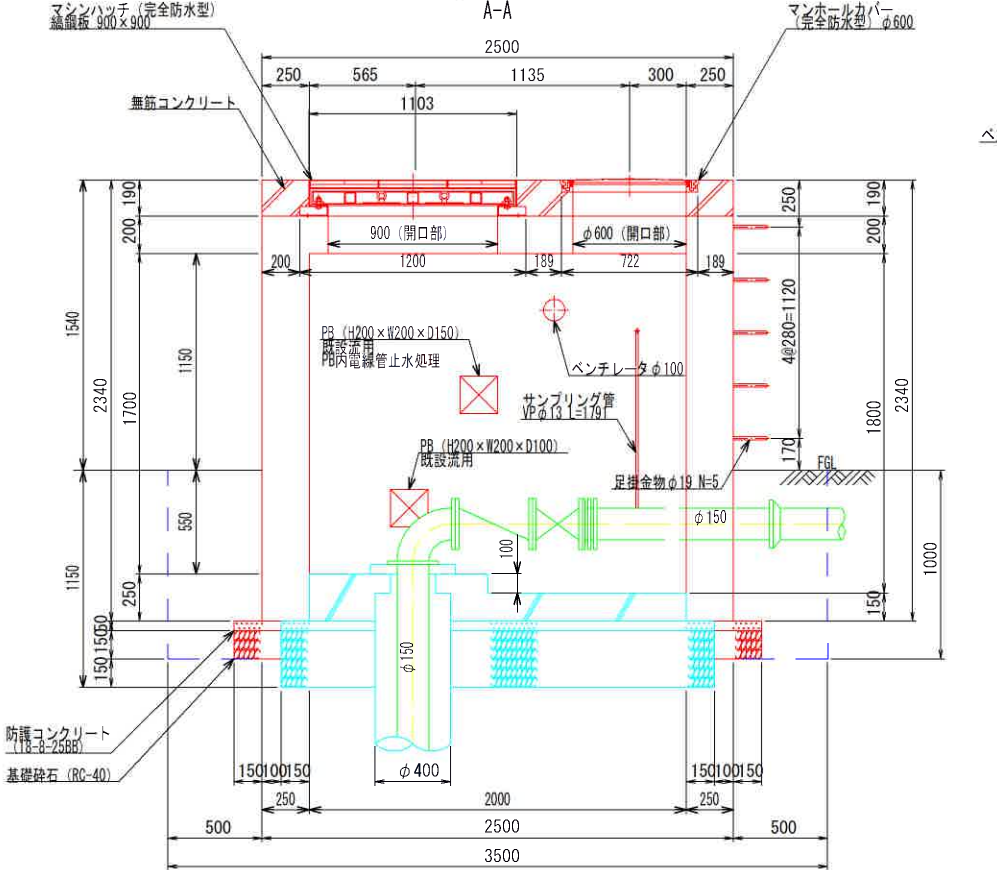

断面図

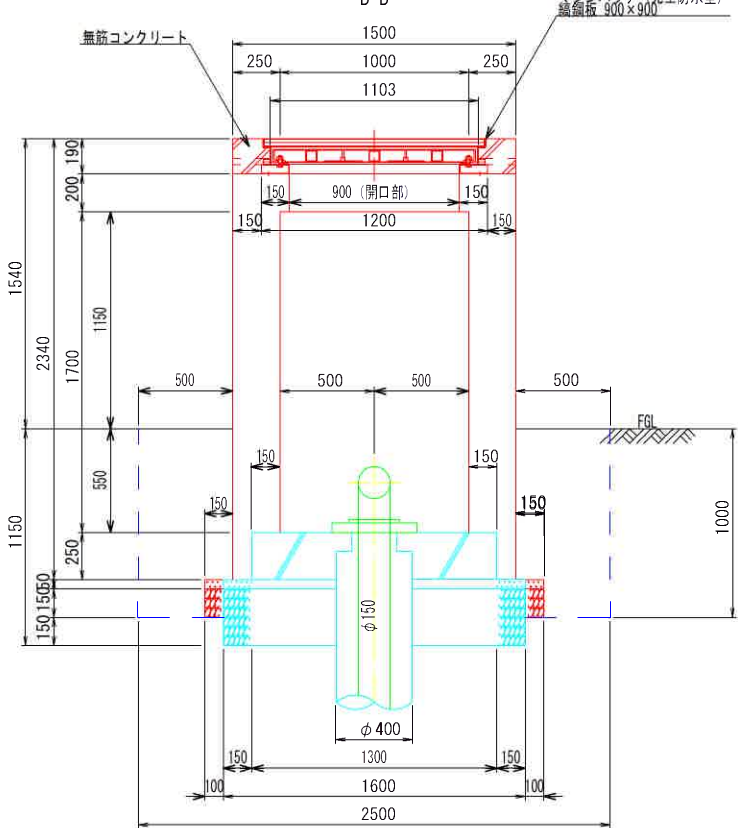

断面図

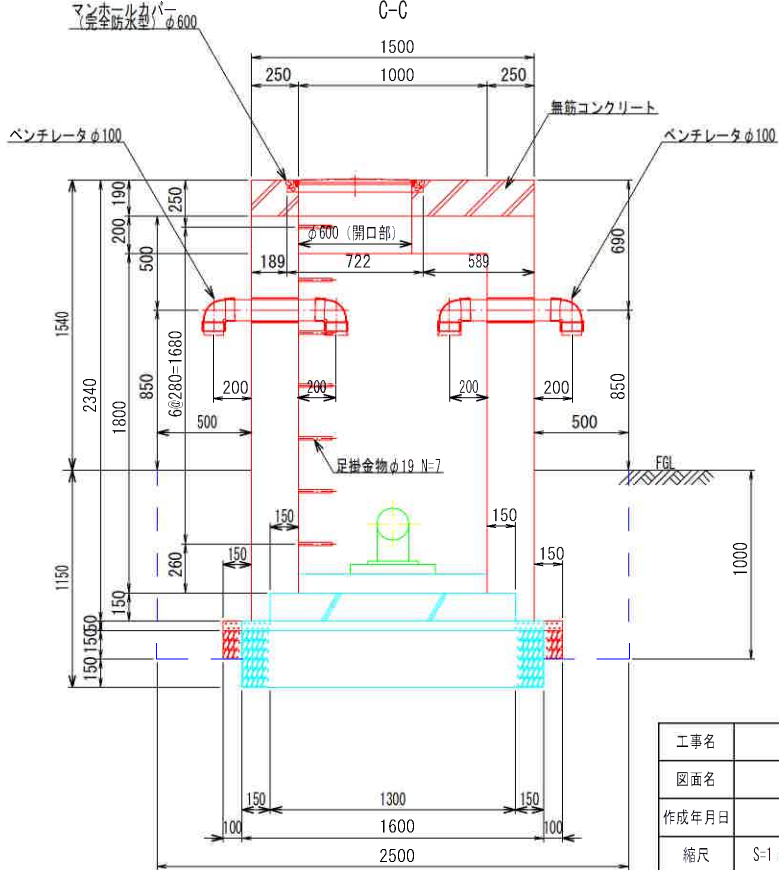


撤去
新設

※掘削、既設構造物取壊し等の作業については導水管並びに電線管等に十分注意し、事前に施工内容の確認を監督員と現場で行ってから工事を行うこと

工事名	第2水源取水井浸水対策工事		
図面名	4号取水井ピット改造図 (1)		
作成年月日			
縮尺	S=1:20 (A1)	図面番号	12 / 19
会社名			
事業者名	亀山市 上下水道部 上水道課		


4号取水井ピット改造図 (2) S=1:20 (A1)

配筋図

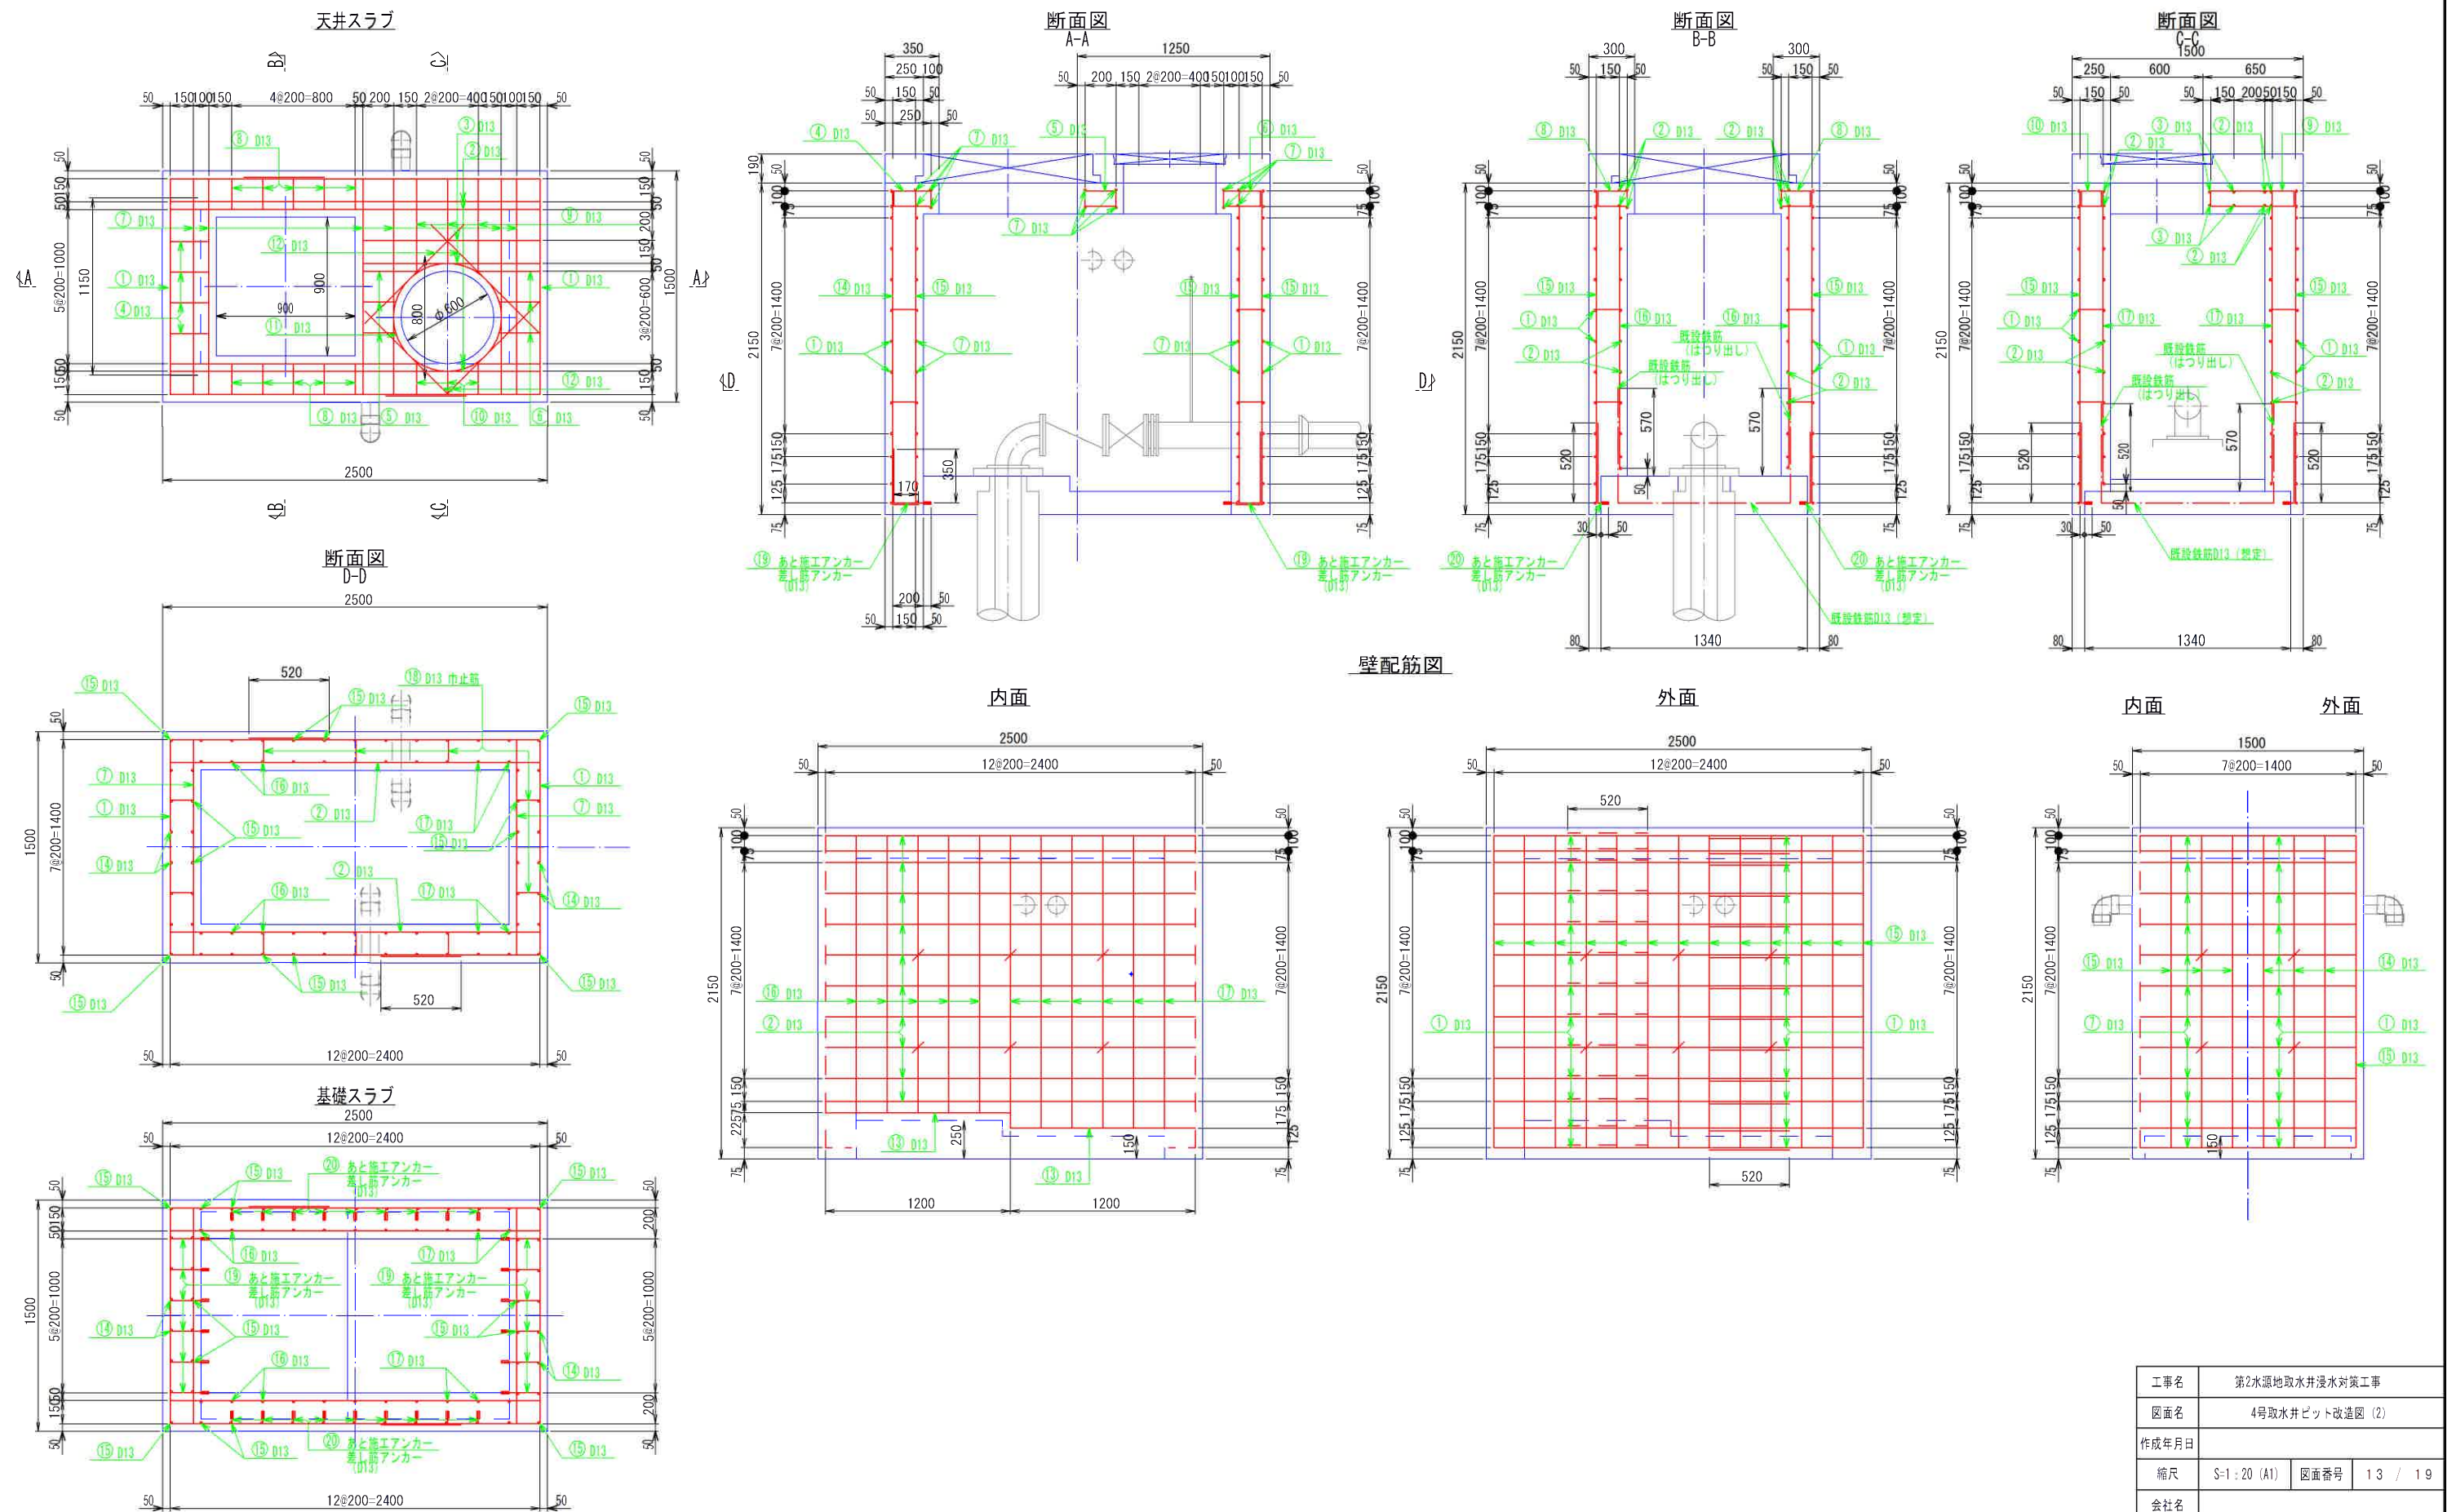

工事名	第2水源地下水浸水対策工事		
図面名	4号取水井ピット改造図 (2)		
作成年月日			
縮尺	S=1:20 (A1)	図面番号	13 / 19
会社名			
事業者名	亀山市 上下水道部 上水道課		


5号取水井平面図 S=1:100 (A1)

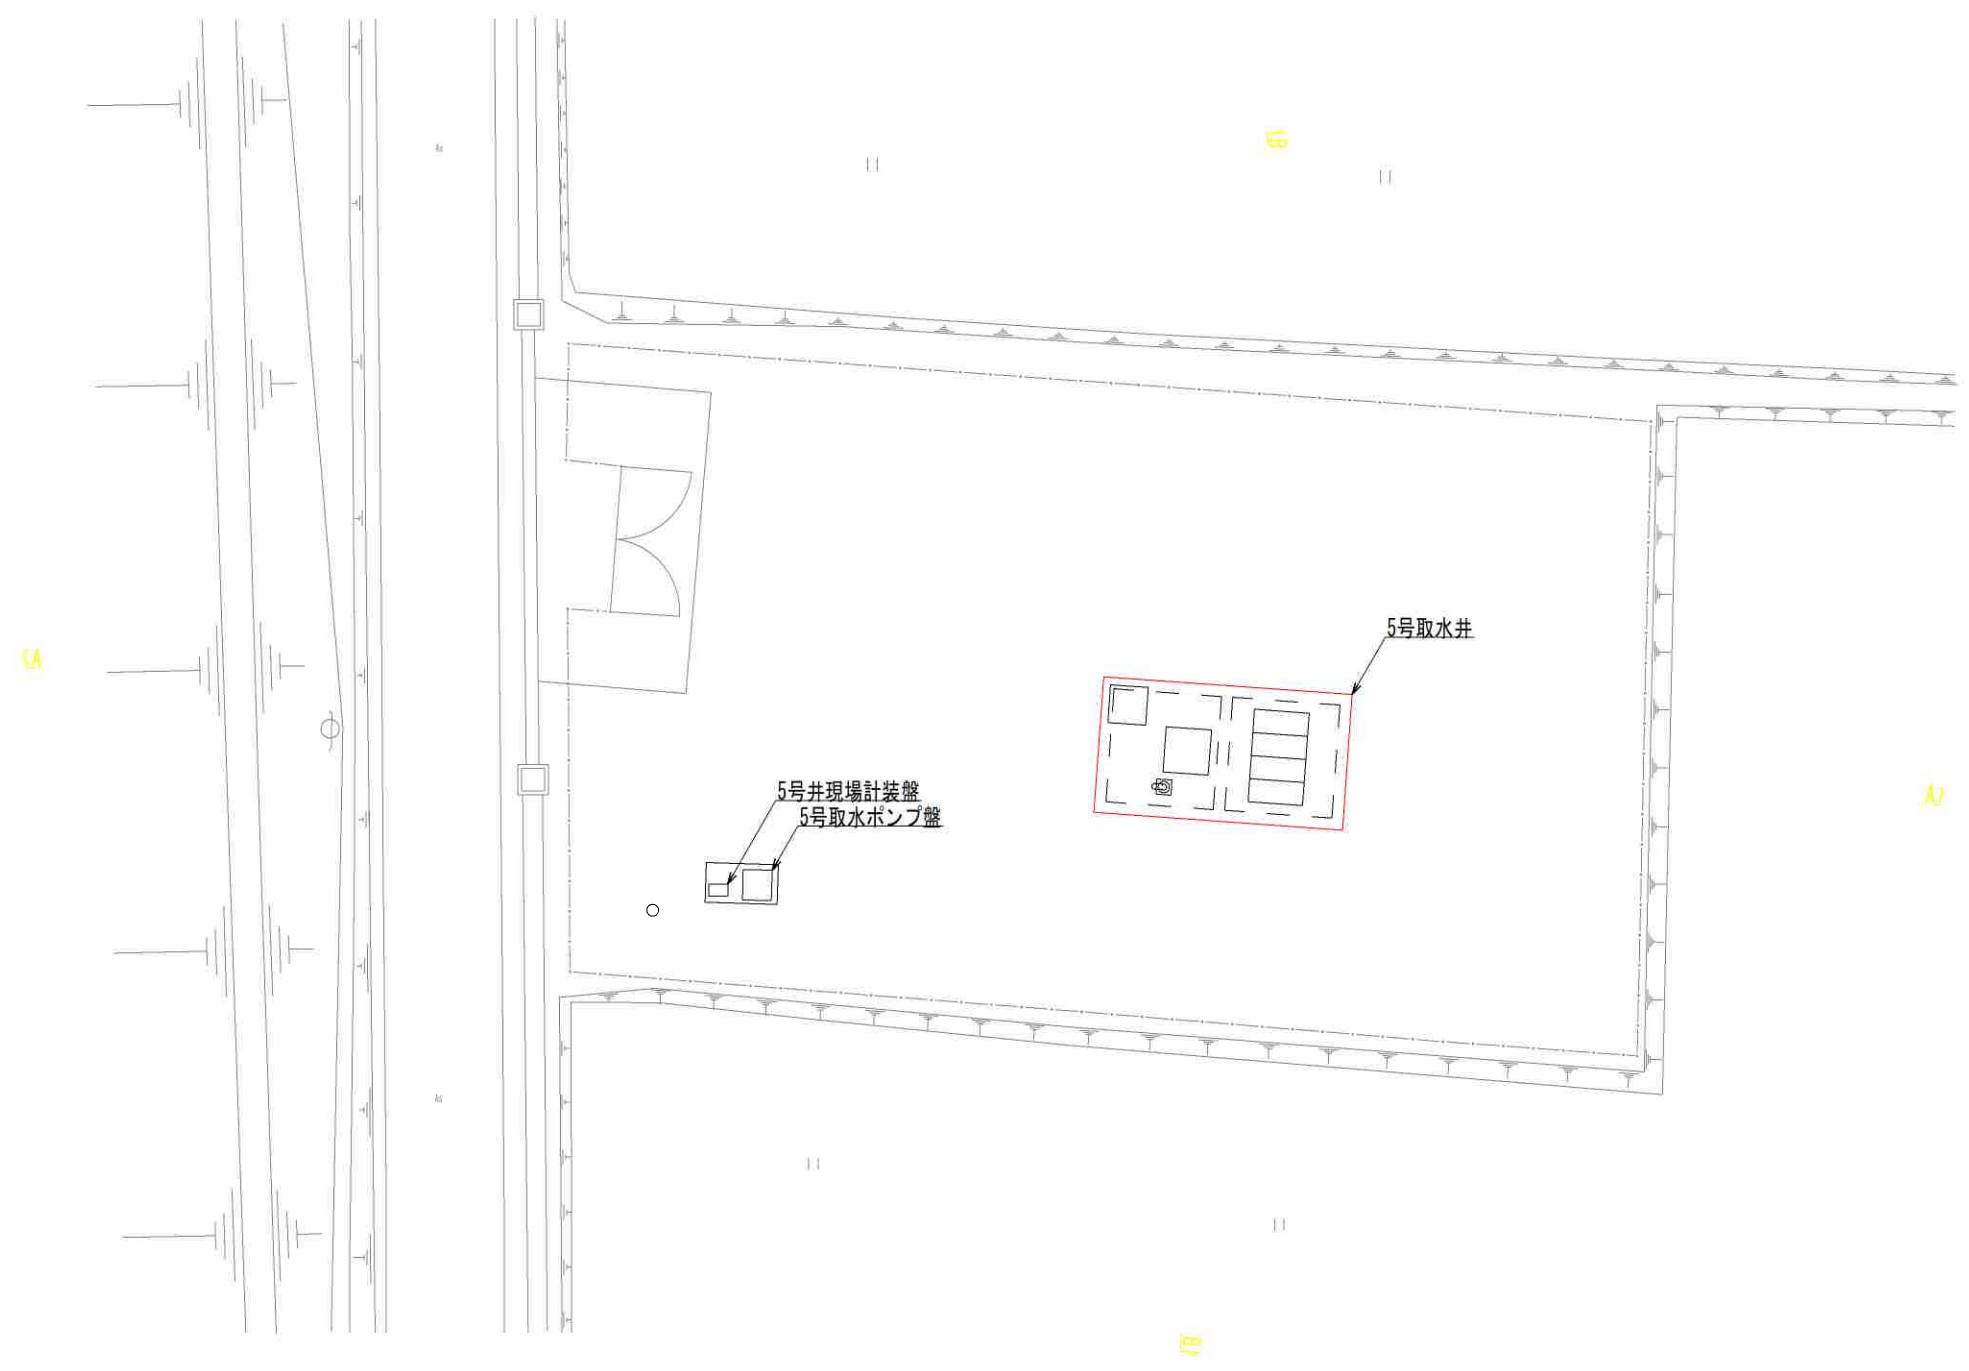


工事名	第2水源地下水浸水対策工事		
図面名	5号取水井平面図		
作成年月日			
縮尺	S=1:100 (A1)	図面番号	15 / 19
会社名			
事業者名	亀山市 上下水道部 上水道課		

5号取水井横断面図 S=1:50 (A1)

A-A

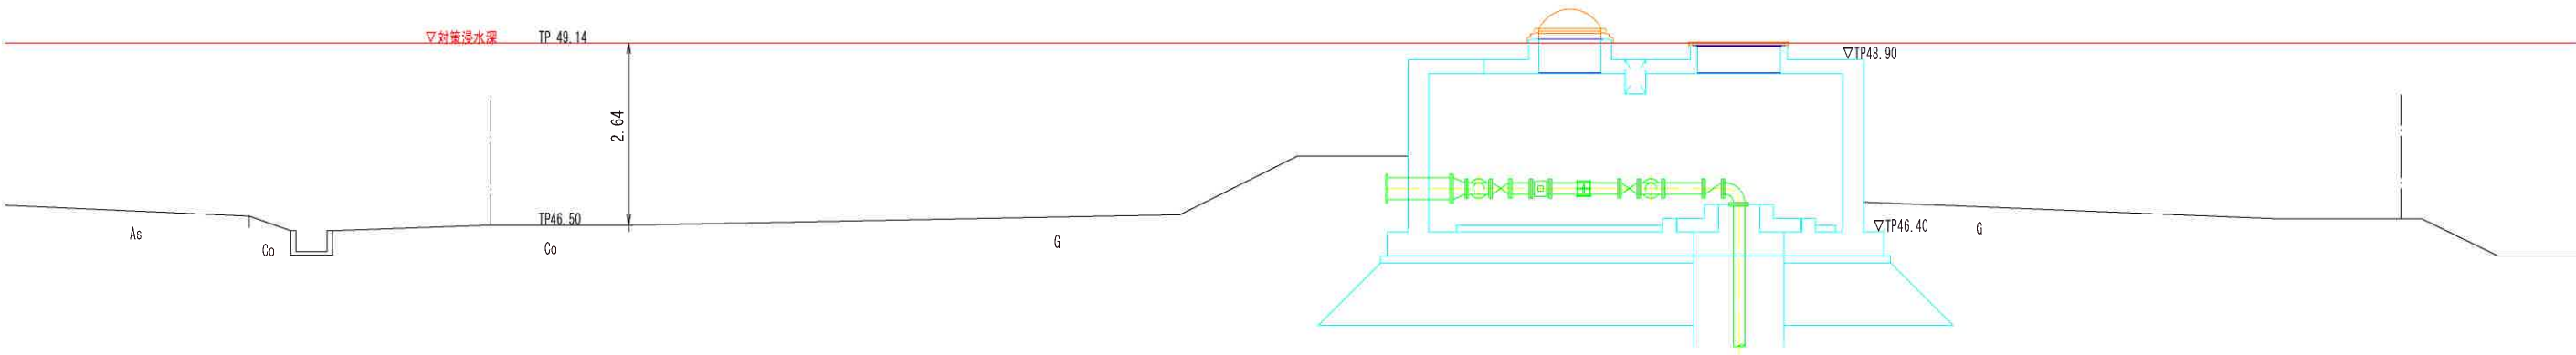


B-B

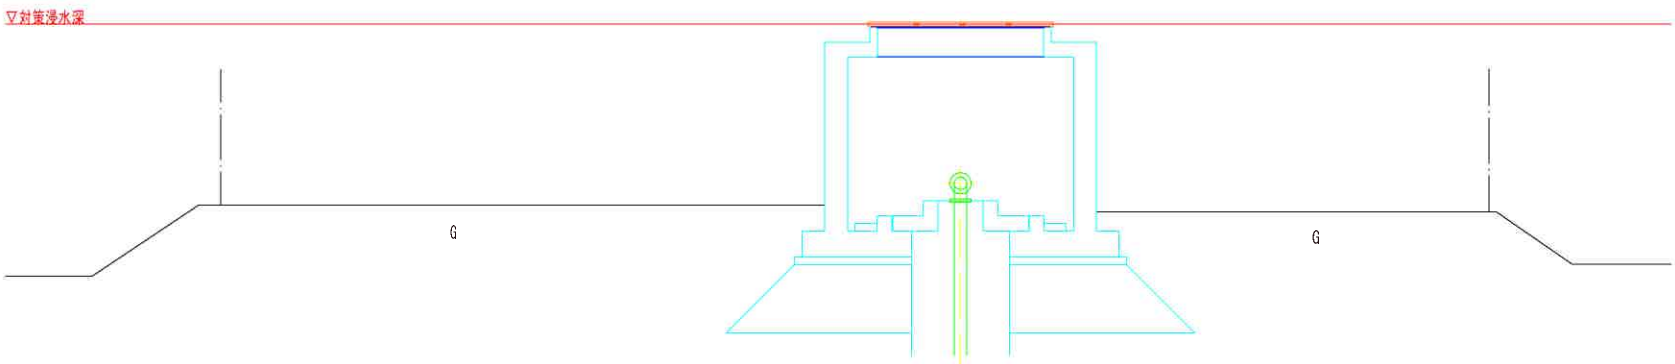


工事名	第2水源地下水浸水対策工事		
図面名	5号取水井横断面図		
作成年月日			
縮尺	S=1:50 (A1)	図面番号	16 / 19
会社名			
事業者名	亀山市 上下水道部 上水道課		

5号取水井ピット改造図 (1) S=1:30 (A1)


平面图

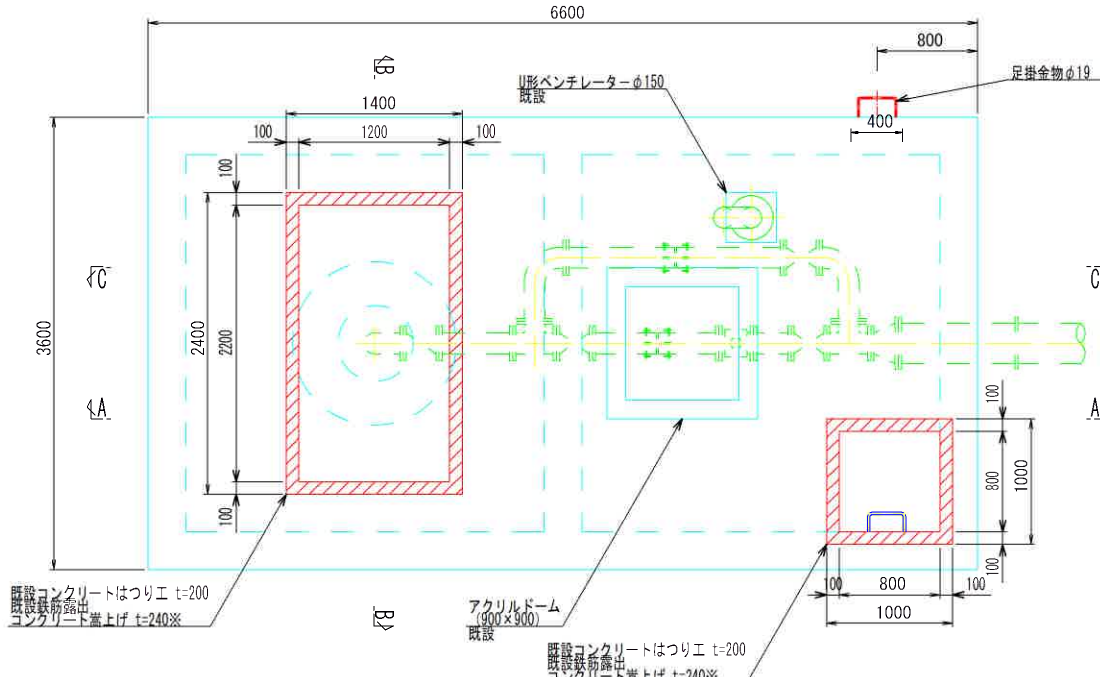


蓋据付圖

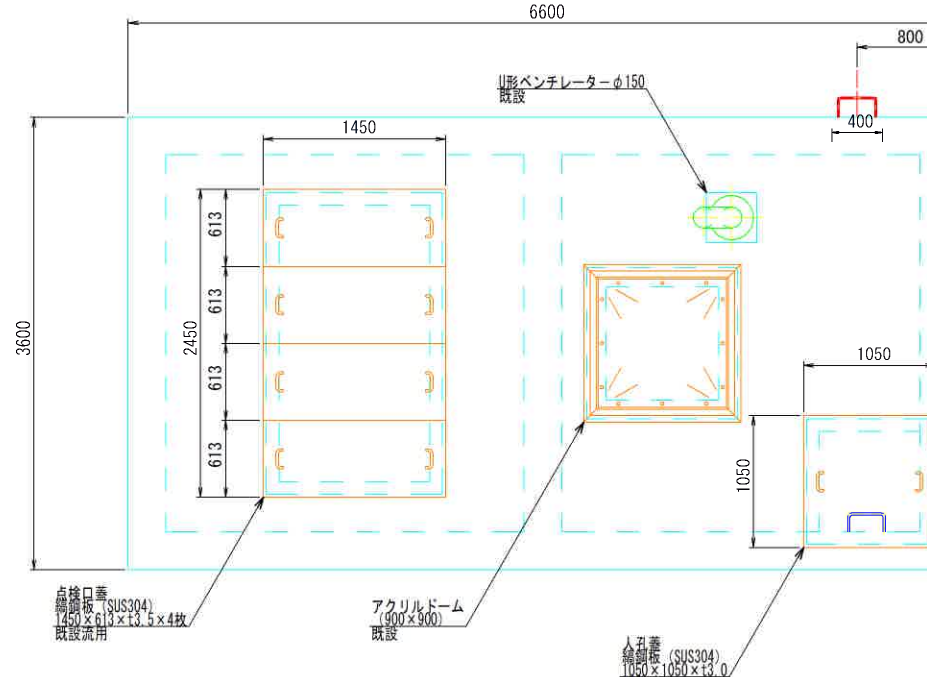


ベンチレータ詳細図 S=1:20

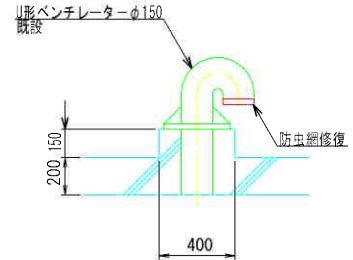


点検口詳細図 S=1:5

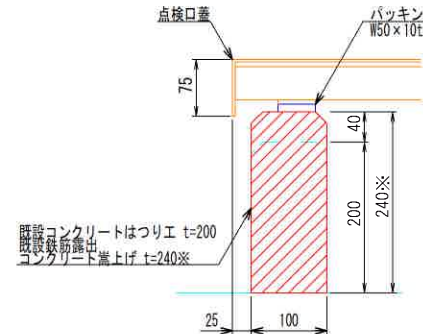


人孔詳細図 S=1:5

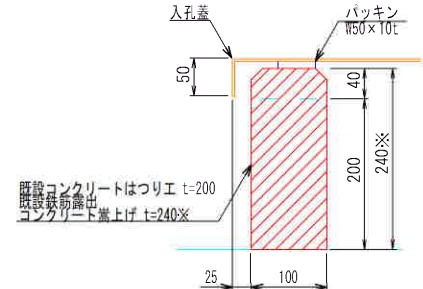

断面図

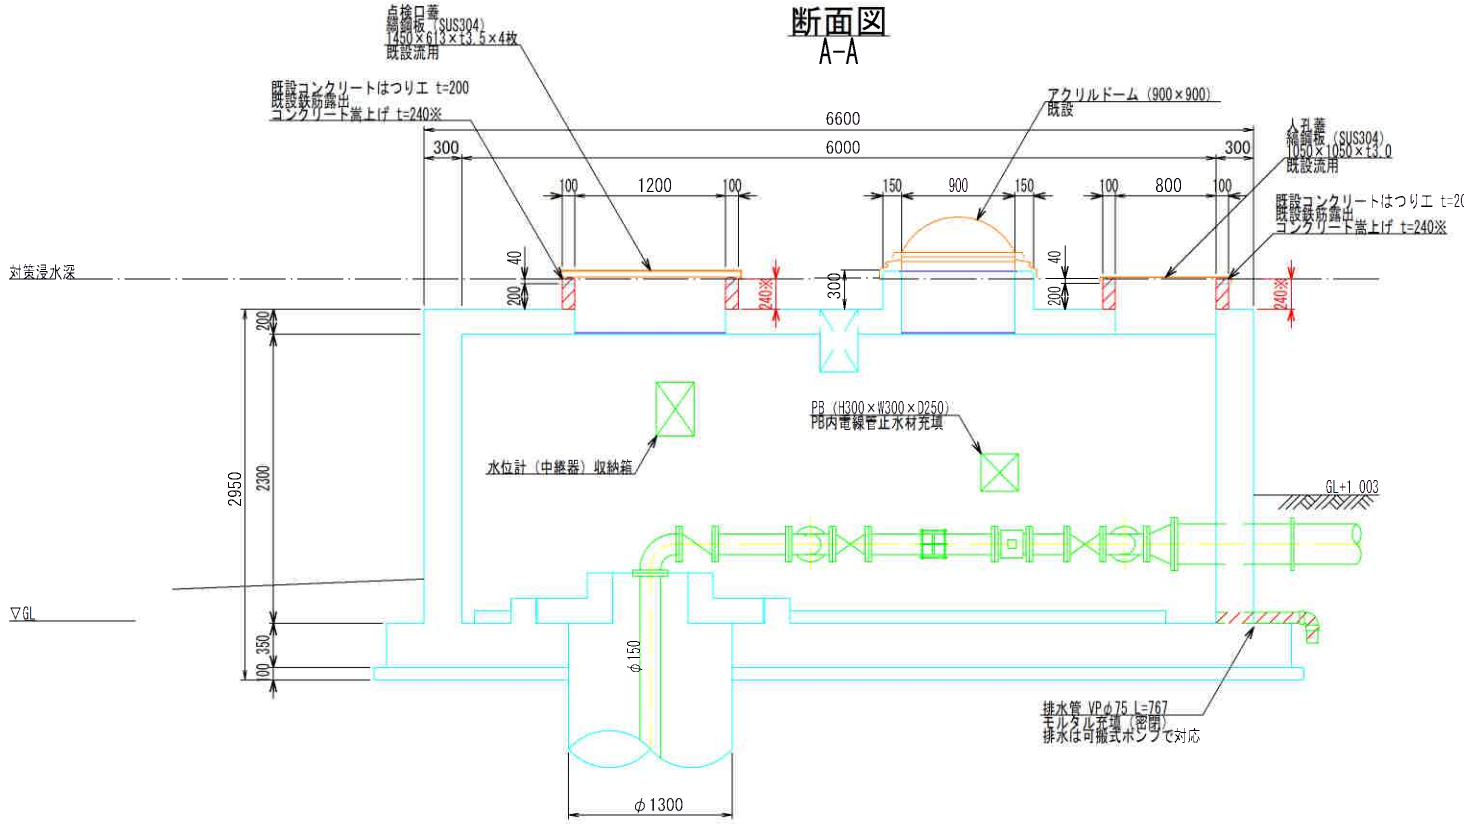

断面図

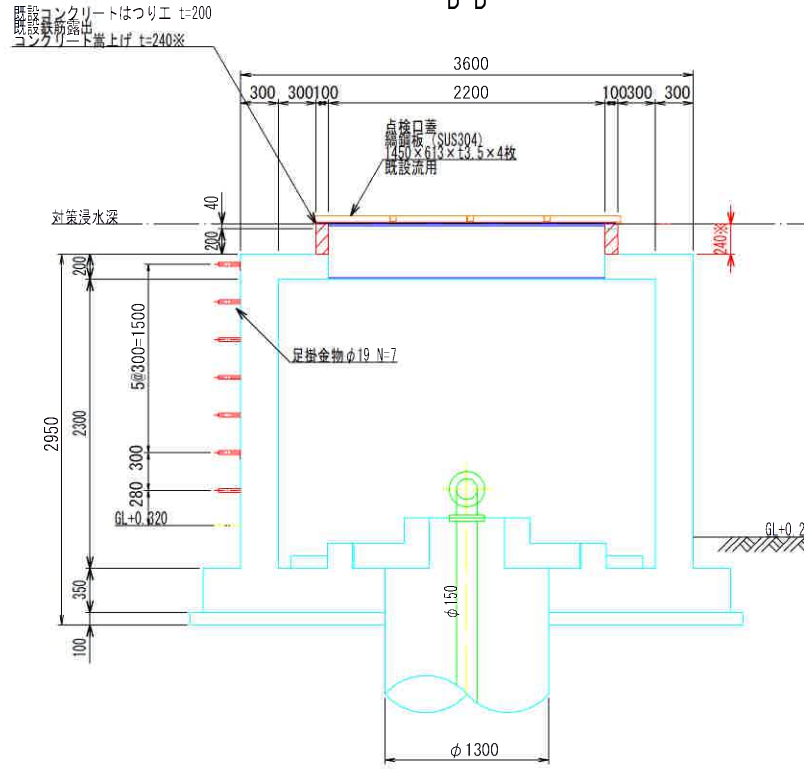


※既設構造物取壊し等の作業については導水管並びに電線管等に十分注意
事前に施工内容の確認を監督員と現場で行ってから工事を行うこと

※開口部嵩上げの高さは想定浸水深（TP+49.14m）以上となるように施工す

工事名	第2水源地取水井浸水対策工事		
図面名	5号取水井ピット改造図 (1)		
作成年月日			
縮尺	S-1:30 (A1)	図面番号	17 / 19
会社名			
事業者名	亀山市 上下水道部 上水道課		

5号取水井ピット改造図（2）


既設配筋図（開口部） S=1:20 (A1)

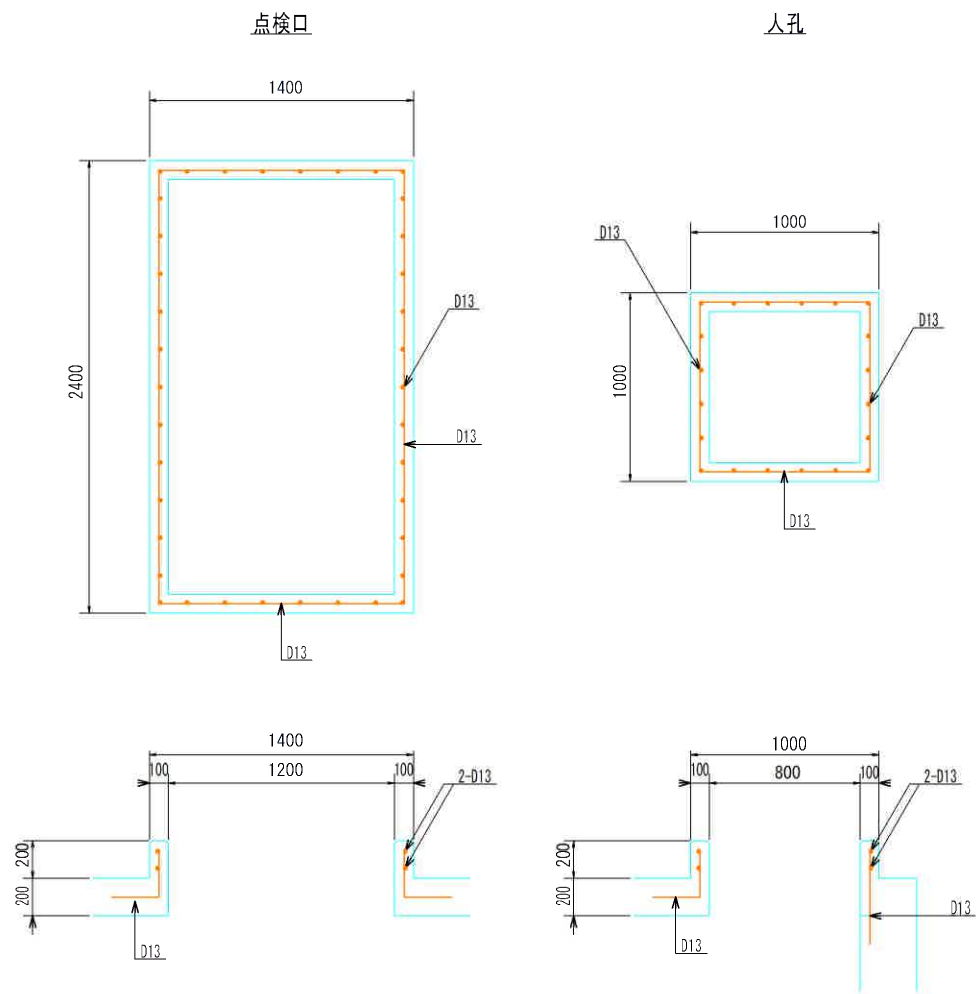


工事名	第2水源地下水井浸水対策工事		
図面名	5号取水井ピット改造図（2）		
作成年月日			
縮尺	図示	図面番号	18 / 19
会社名			
事業者名	亀山市 上下水道部 上水道課		

5号取水井ピット改造図 (3) S=1:30 (A1)


断面図
A-A

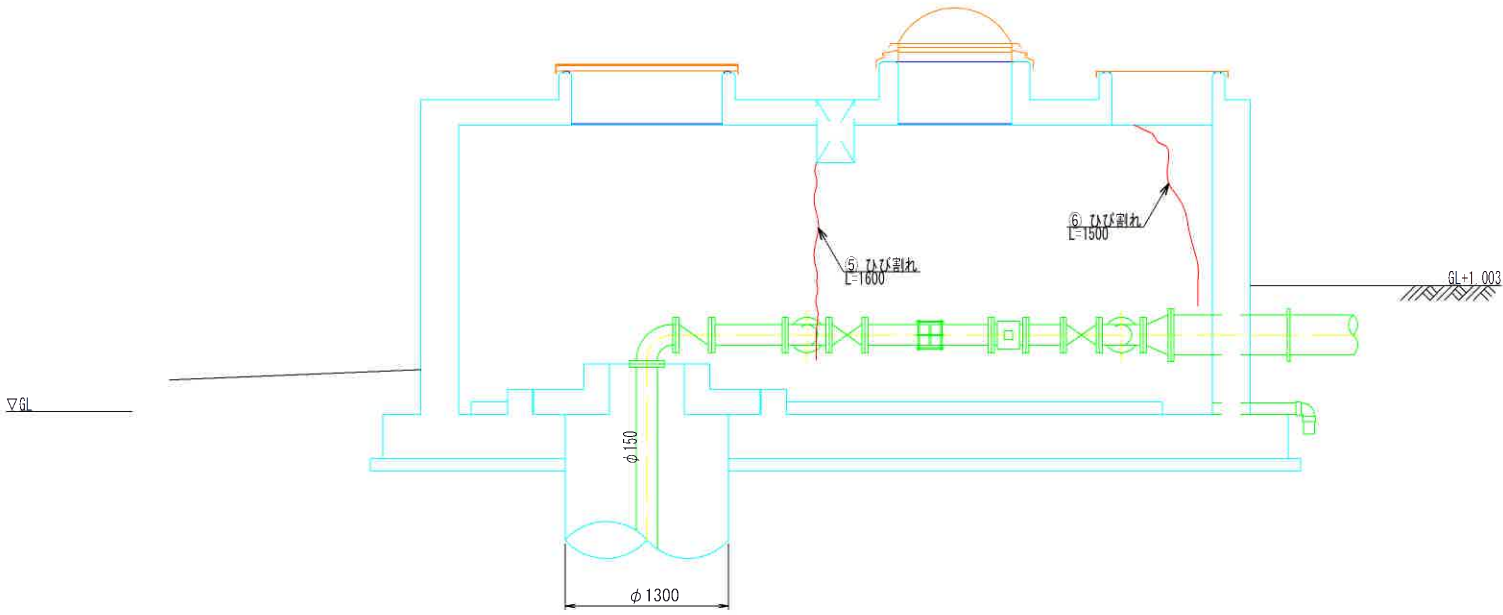

断面図
B-B

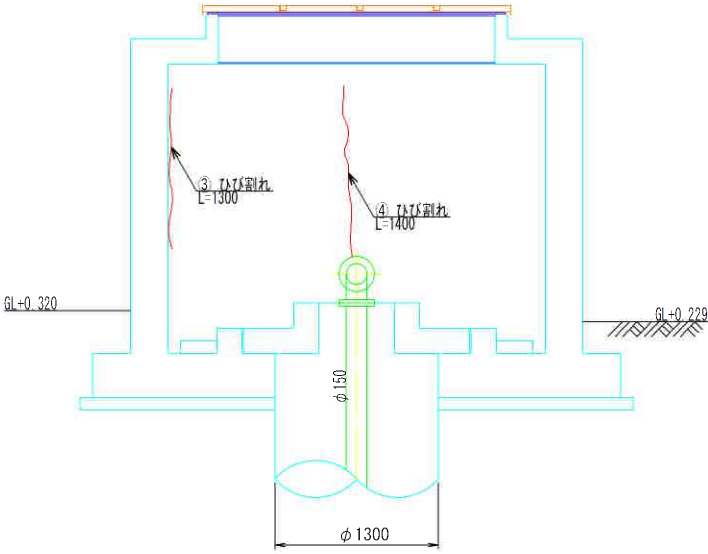

断面図
C-C

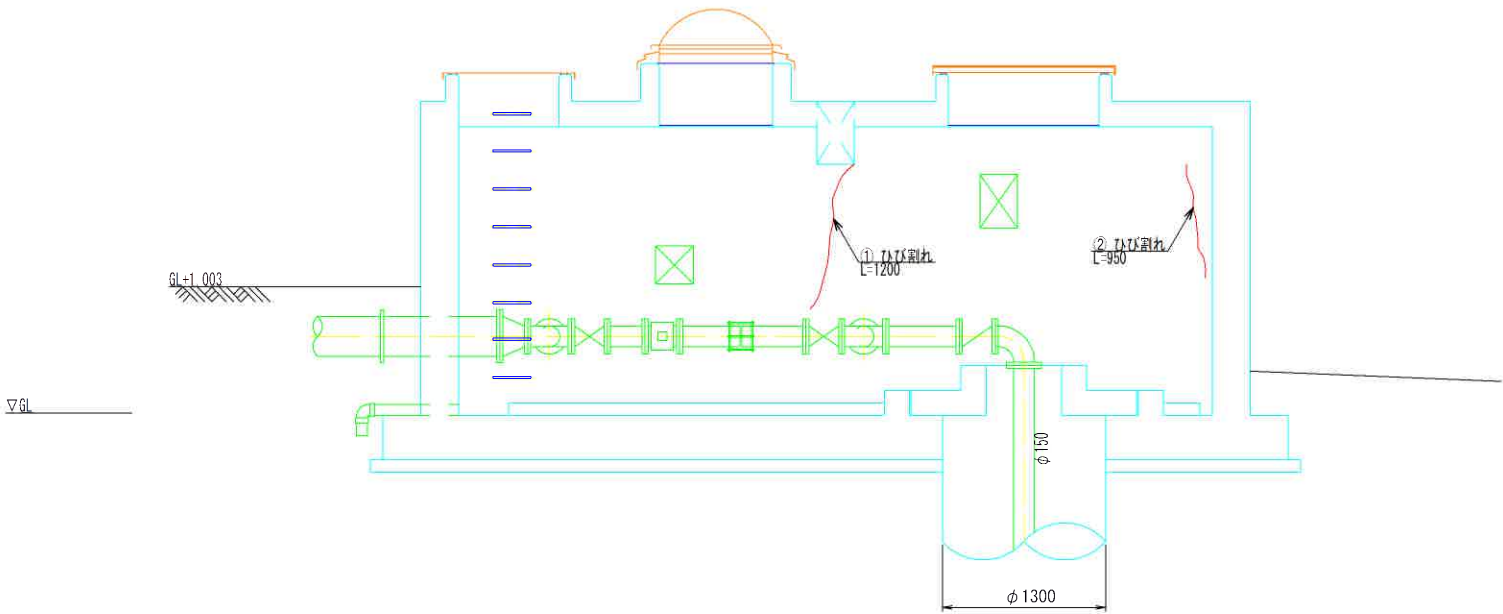

注：施工時にひび割れ位置を再調査し、確定すること。

工事名	第2水源取水井浸水対策工事		
図面名	5号取水井ピット改造図 (3)		
作成年月日			
縮尺	S=1:30 (A1)	図面番号	19 / 19
会社名			
事業者名	亀山市 上下水道部 上水道課		